

Project name :

โครงการ งานออกแบบปรับปรุงห้องสำนักงานคณบดี และห้องพักอาจารย์อาคาร 6 ชั้น3 และชั้น4

Project Location :

114 ซ. สุขุมวิท 23
แขวงคลองเตยเหนือ เขตวัฒนา
กรุงเทพมหานคร 10110

Owner :

มหาวิทยาลัยศรีนครินทรวิโรฒ
โดย วิทยาลัยอุตสาหกรรมสร้างสรรค์

Architect :

เฉลิมพล แก้วแถมเสียด ภ-สต.5620

Signature

Interior Designer :

นายจตุรนต์ พิบูลย์ ภ-สน 897

Signature

Structural Engineer :

นายวิฑิตา ดอนเกิด สย.11211

Signature

Electrical Engineer :

นางสาววิลาสินี บุญประคม ภพท. 33132

Signature

Sanitary Engineer :

นายเฉลิมพล โชคดีชัยสิทธิ์ สส. 241

Signature

Drawing Title

REFLECTED CEILING LAYOUT PLAN

General Notes

- THIS DRAWING IS THE PROPERTY OF THE ARCHITECT DESIGN AUTOMATION OR ONE OF AFFILIATES. IT IS ISSUED SUBJECT TO RETURN UPON DEMAND AND IS NOT TO BE USED EXCEPT IN CONNECTION WITH THE PROJECT FOR WHICH IT IS INTENDED.
- DO NOT SCALE THIS DRAWING, USE FIGURED DIMENSIONS ONLY.


ให้ใช้คำตัวเลขที่กำหนดให้เท่านั้นห้ามวัดจากแบบ

Drawn By

Checked By

Date 31.07.2024




SCALE 1:200 Sheet No. ID-01-06

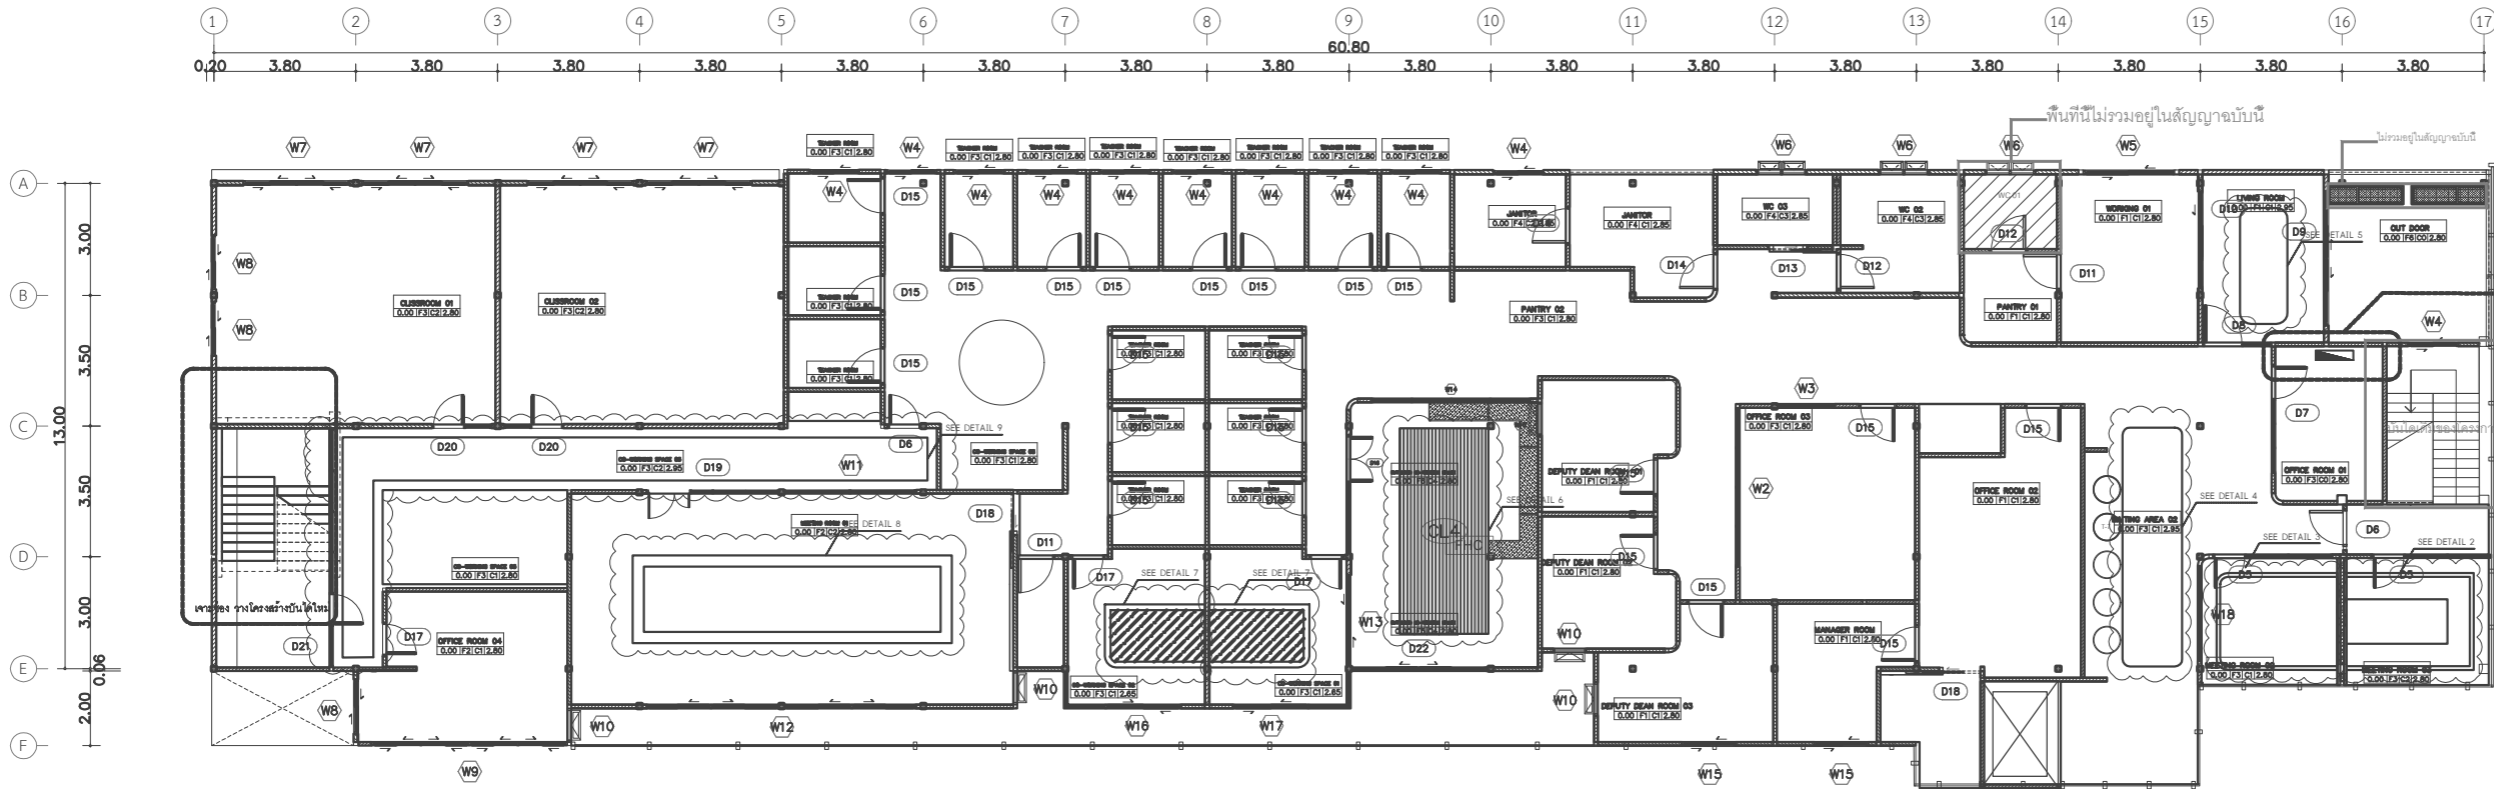

CL1	ฝ้าเพดานยิบซีบอร์ด ชนิดธรรมดา หนา 9 มม ฉาบเรียบต่อเรียบ ยี่ห้อ SCG หรือเทียบเท่า ทาสีน้ำทาฝ้า TOA K7036 White As Snow / โครงเคาะเหล็กชุบสังกะสี/ฉนวนกันความร้อน	ฝ้าเพดานภายใน
CL2	ฝ้าเพดานยิบซีบอร์ด ชนิดธรรมดา หนา 9 มม ฉาบเรียบต่อเรียบ ยี่ห้อ SCG หรือเทียบเท่า ทาสีน้ำทาฝ้า TOA O1037 Citrus Marmalade / โครงเคาะเหล็กชุบสังกะสี/ฉนวนกันความร้อน	ฝ้าเพดานภายใน
CL3	ฝ้าเพดานยิบซีบอร์ด ชนิดกันความชื้น หนา 9 มม ฉาบเรียบต่อเรียบ ยี่ห้อ SCG หรือเทียบเท่า ทาสีน้ำทาฝ้า TOA K7036 White As Snow / โครงเคาะเหล็กชุบสังกะสี/ฉนวนกันความร้อน	ฝ้าเพดานภายนอก ฝ้าเพดานห้องน้ำ
CL4	ระแนงไม้เทียม WALLBOARD ยี่ห้อ TREECONCEPT หรือ รหัส W01 สี G-Printed Maple หรือเทียบเท่า/ฉนวนกันความร้อน	ฝ้าเพดาน

มหาวิทยาลัยศรีนครินทรวิโรฒ CCI
CEILING PLAN FLOOR 4

SCALE 1 : 200

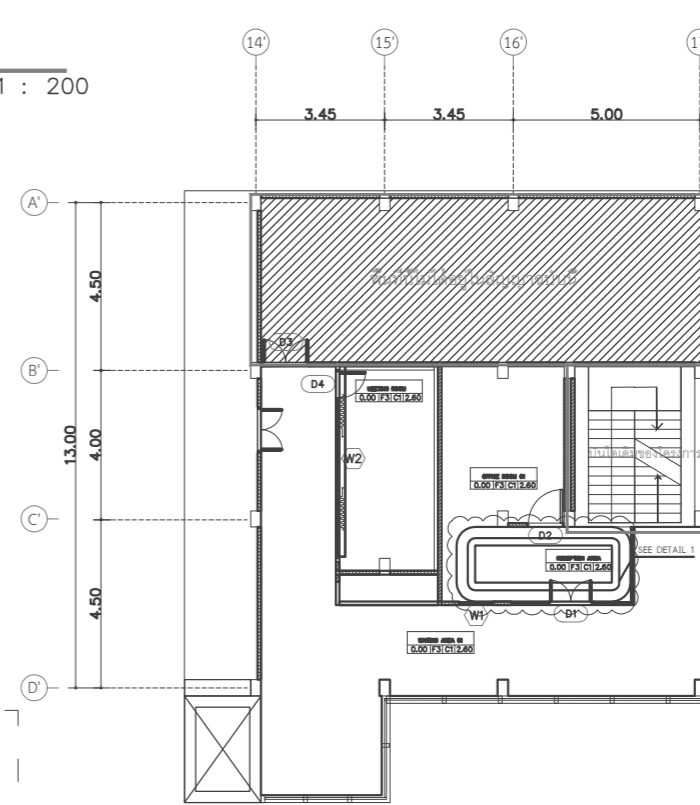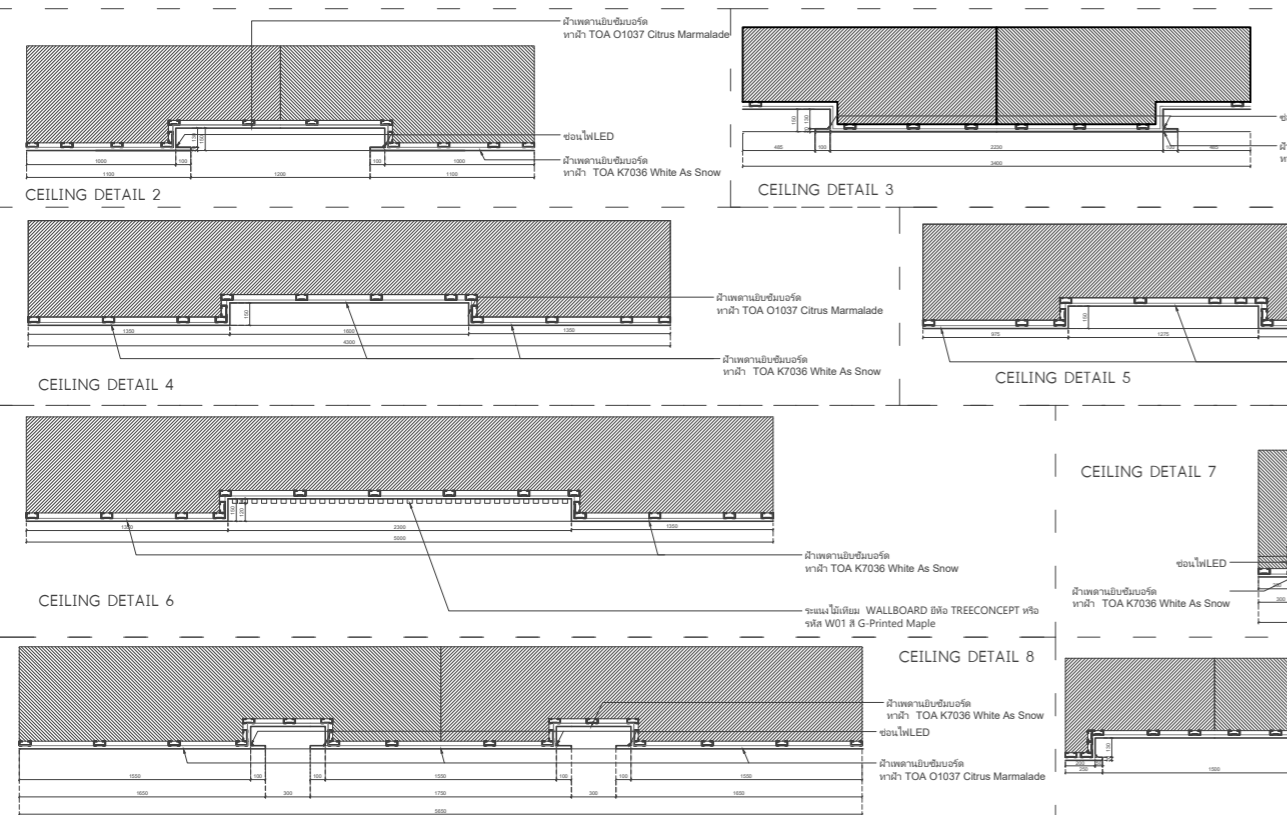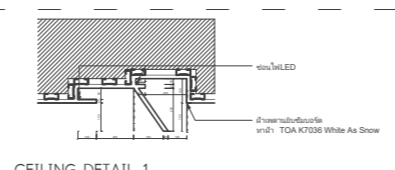

มหาวิทยาลัยศรีนครินทรวิโรฒ CCI
CEILING PLAN FLOOR 3

SCALE 1 : 200

Project name :

โครงการ งานออกแบบปรับปรุงห้องสำนักงานคณบดี
และห้องพักอาจารย์อาคาร 6 ชั้น3 และชั้น4

Project Location :

114 ซ. สุขุมวิท 23
แขวงคลองเตยเหนือ เขตวัฒนา
กรุงเทพมหานคร 10110

Owner :

มหาวิทยาลัยศรีนครินทรวิโรฒ
โดย วิทยาลัยอุตสาหกรรมสร้างสรรค์

Architect :

เฉลิมพล แก้วแก้วเสียด ภ-สถ.5620

Signature

Interior Designer :

นายจตุรนต์ พิบูลย์ ภ-สน 897

Signature

Structural Engineer :

นาย วิทยา ดอนเกิด สย.11211

Signature

Electrical Engineer :

นางสาววิลาสินี บุญประคม ภพท. 33132

Signature

Sanitary Engineer :

นายเฉลิมพล โชคดีพิเศษชัยสิทธิ์ สส. 241

Signature

Drawing Title

CEILING PLAN FLOOR 3

General Notes

1. THIS DRAWING IS THE PROPERTY OF THE ARCHITECT DESIGN AUTOMATION OR ONE OF AFFILIATES. IT IS ISSUED SUBJECT TO RETURN UPON DEMAND AND IS NOT TO BE USED EXCEPT IN CONNECTION WITH THE PROJECT FOR WHICH IT IS INTENDED.
2. DO NOT SCALE THIS DRAWING, USE FIGURED DIMENSIONS ONLY.

ให้ใช้คำตัวเลขที่กำหนดให้เท่านั้นห้ามวัดจากแบบ


Drawn By

Checked By

Date 31.07.2024

SCALE 1:100

Sheet No. ID-01-06.1

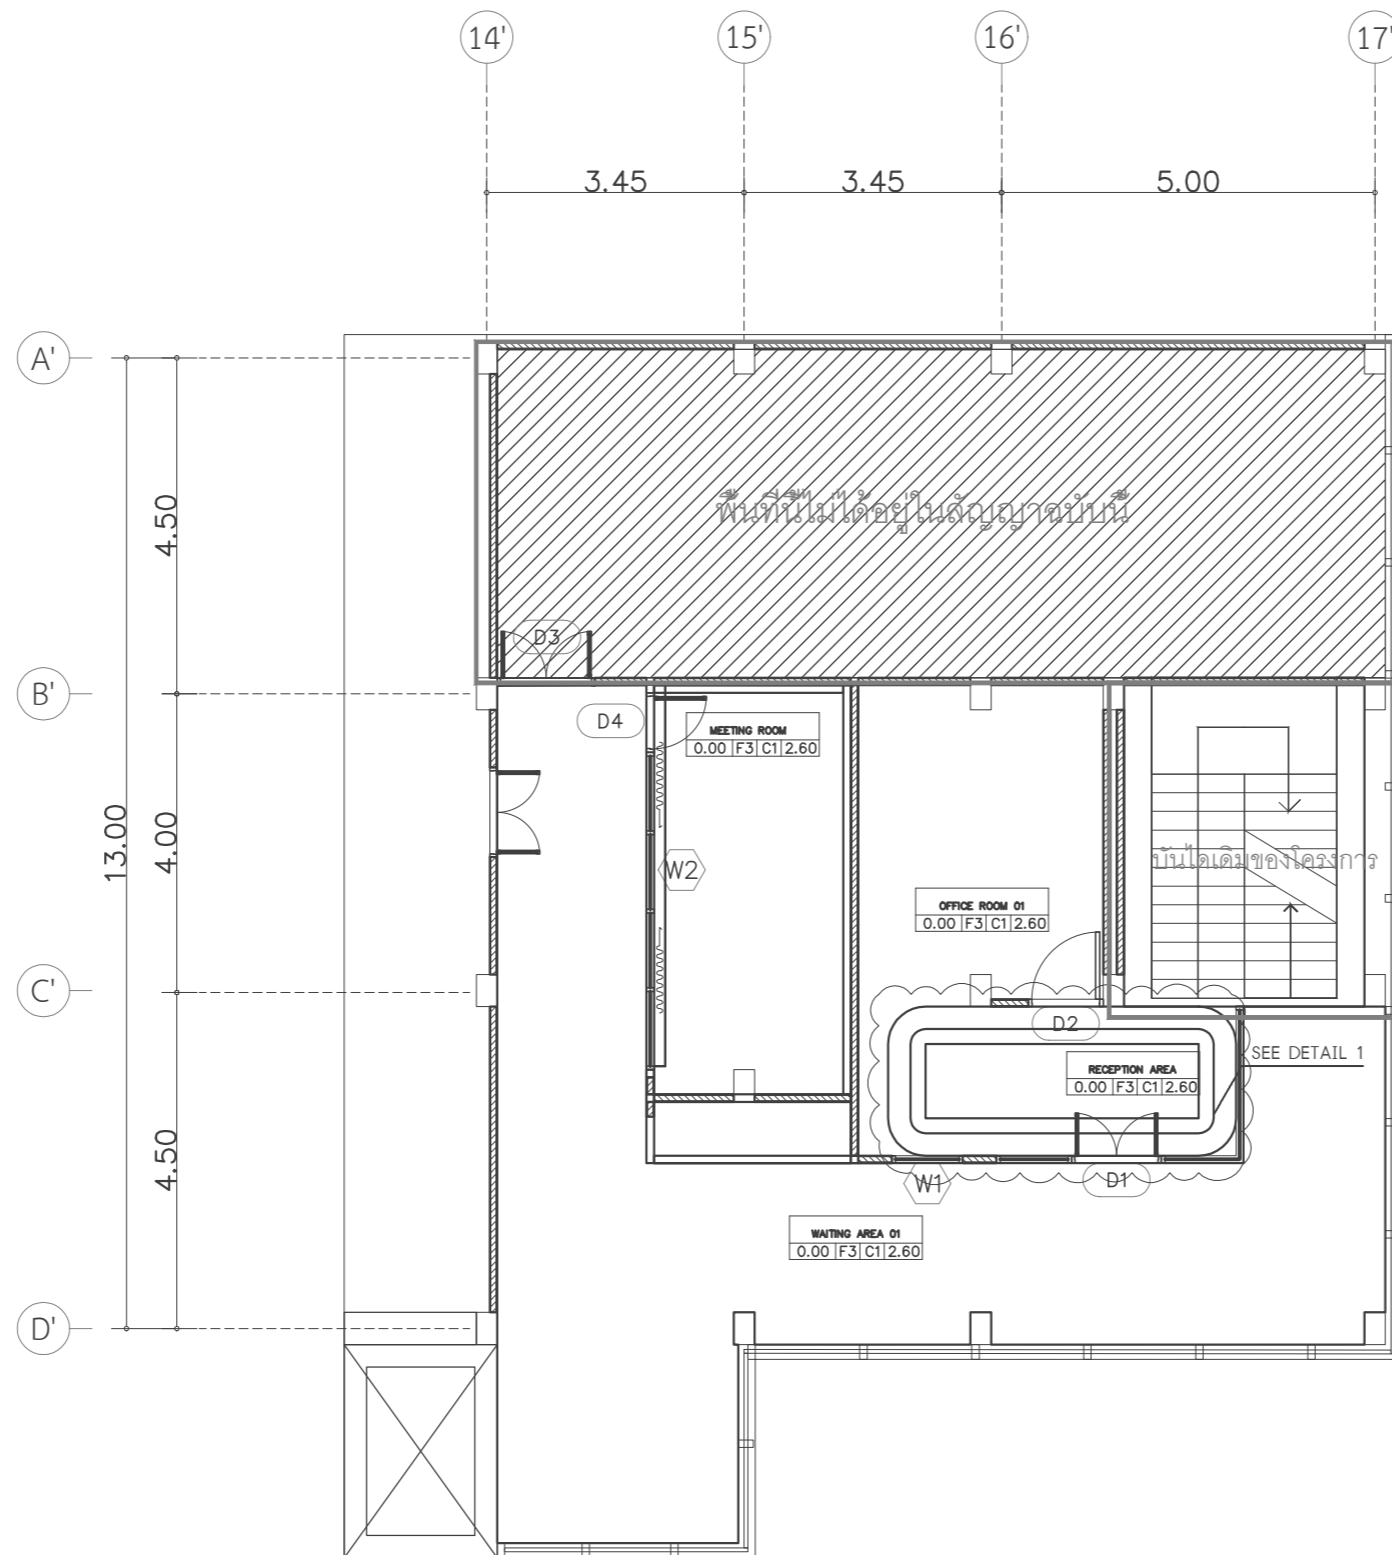

มหาวิทยาลัยศรีนครินทรวิโรฒ CCI
CEILING PLAN FLOOR F3

SCALE

1:100

Project name :
โครงการ งานออกแบบปรับปรุงห้องสำนักงานคณบดี
และห้องพักอาจารย์อาคาร 6 ชั้น3 และชั้น4

Project Location :
114 ซ. สุขุมวิท 23
แขวงคลองเตยเหนือ เขตวัฒนา
กรุงเทพมหานคร 10110

Owner :
มหาวิทยาลัยศรีนครินทรวิโรฒ
โดย วิทยาลัยอุตสาหกรรมสร้างสรรค์

Architect :
เฉลิมพล แก้วแก้วเสียด ภ-สถ.5620

Interior Designer :
นายจตุรนต์ พิบูลย์ ภ-สน 897

Structural Engineer :
นายวิฑิตย ดอนเกิด สย.11211

Electrical Engineer :
นางสาววิลาสินี บุญประคม ภพท. 33132

Sanitary Engineer :
นายเฉลิมพล โชคดีชัยสิทธิ์ สส. 241

Handwritten signatures and initials for each professional.

Drawing Title

CEILING PLAN FLOOR 4-1


General Notes
1. THIS DRAWING IS THE PROPERTY OF THE ARCHITECT DESIGN AUTOMATION OR ONE OF AFFILIATES. IT IS ISSUED SUBJECT TO RETURN UPON DEMAND AND IS NOT TO BE USED EXCEPT IN CONNECTION WITH THE PROJECT FOR WHICH IT IS INTENDED.
2. DO NOT SCALE THIS DRAWING, USE FIGURED DIMENSIONS ONLY.
ให้ใช้ค่าตัวเลขที่กำหนดให้เท่านั้นห้ามวัดจากแบบ

Drawn By

Checked By

Date 31.07.2024

SCALE 1:100 Sheet No. ID-01-06.2

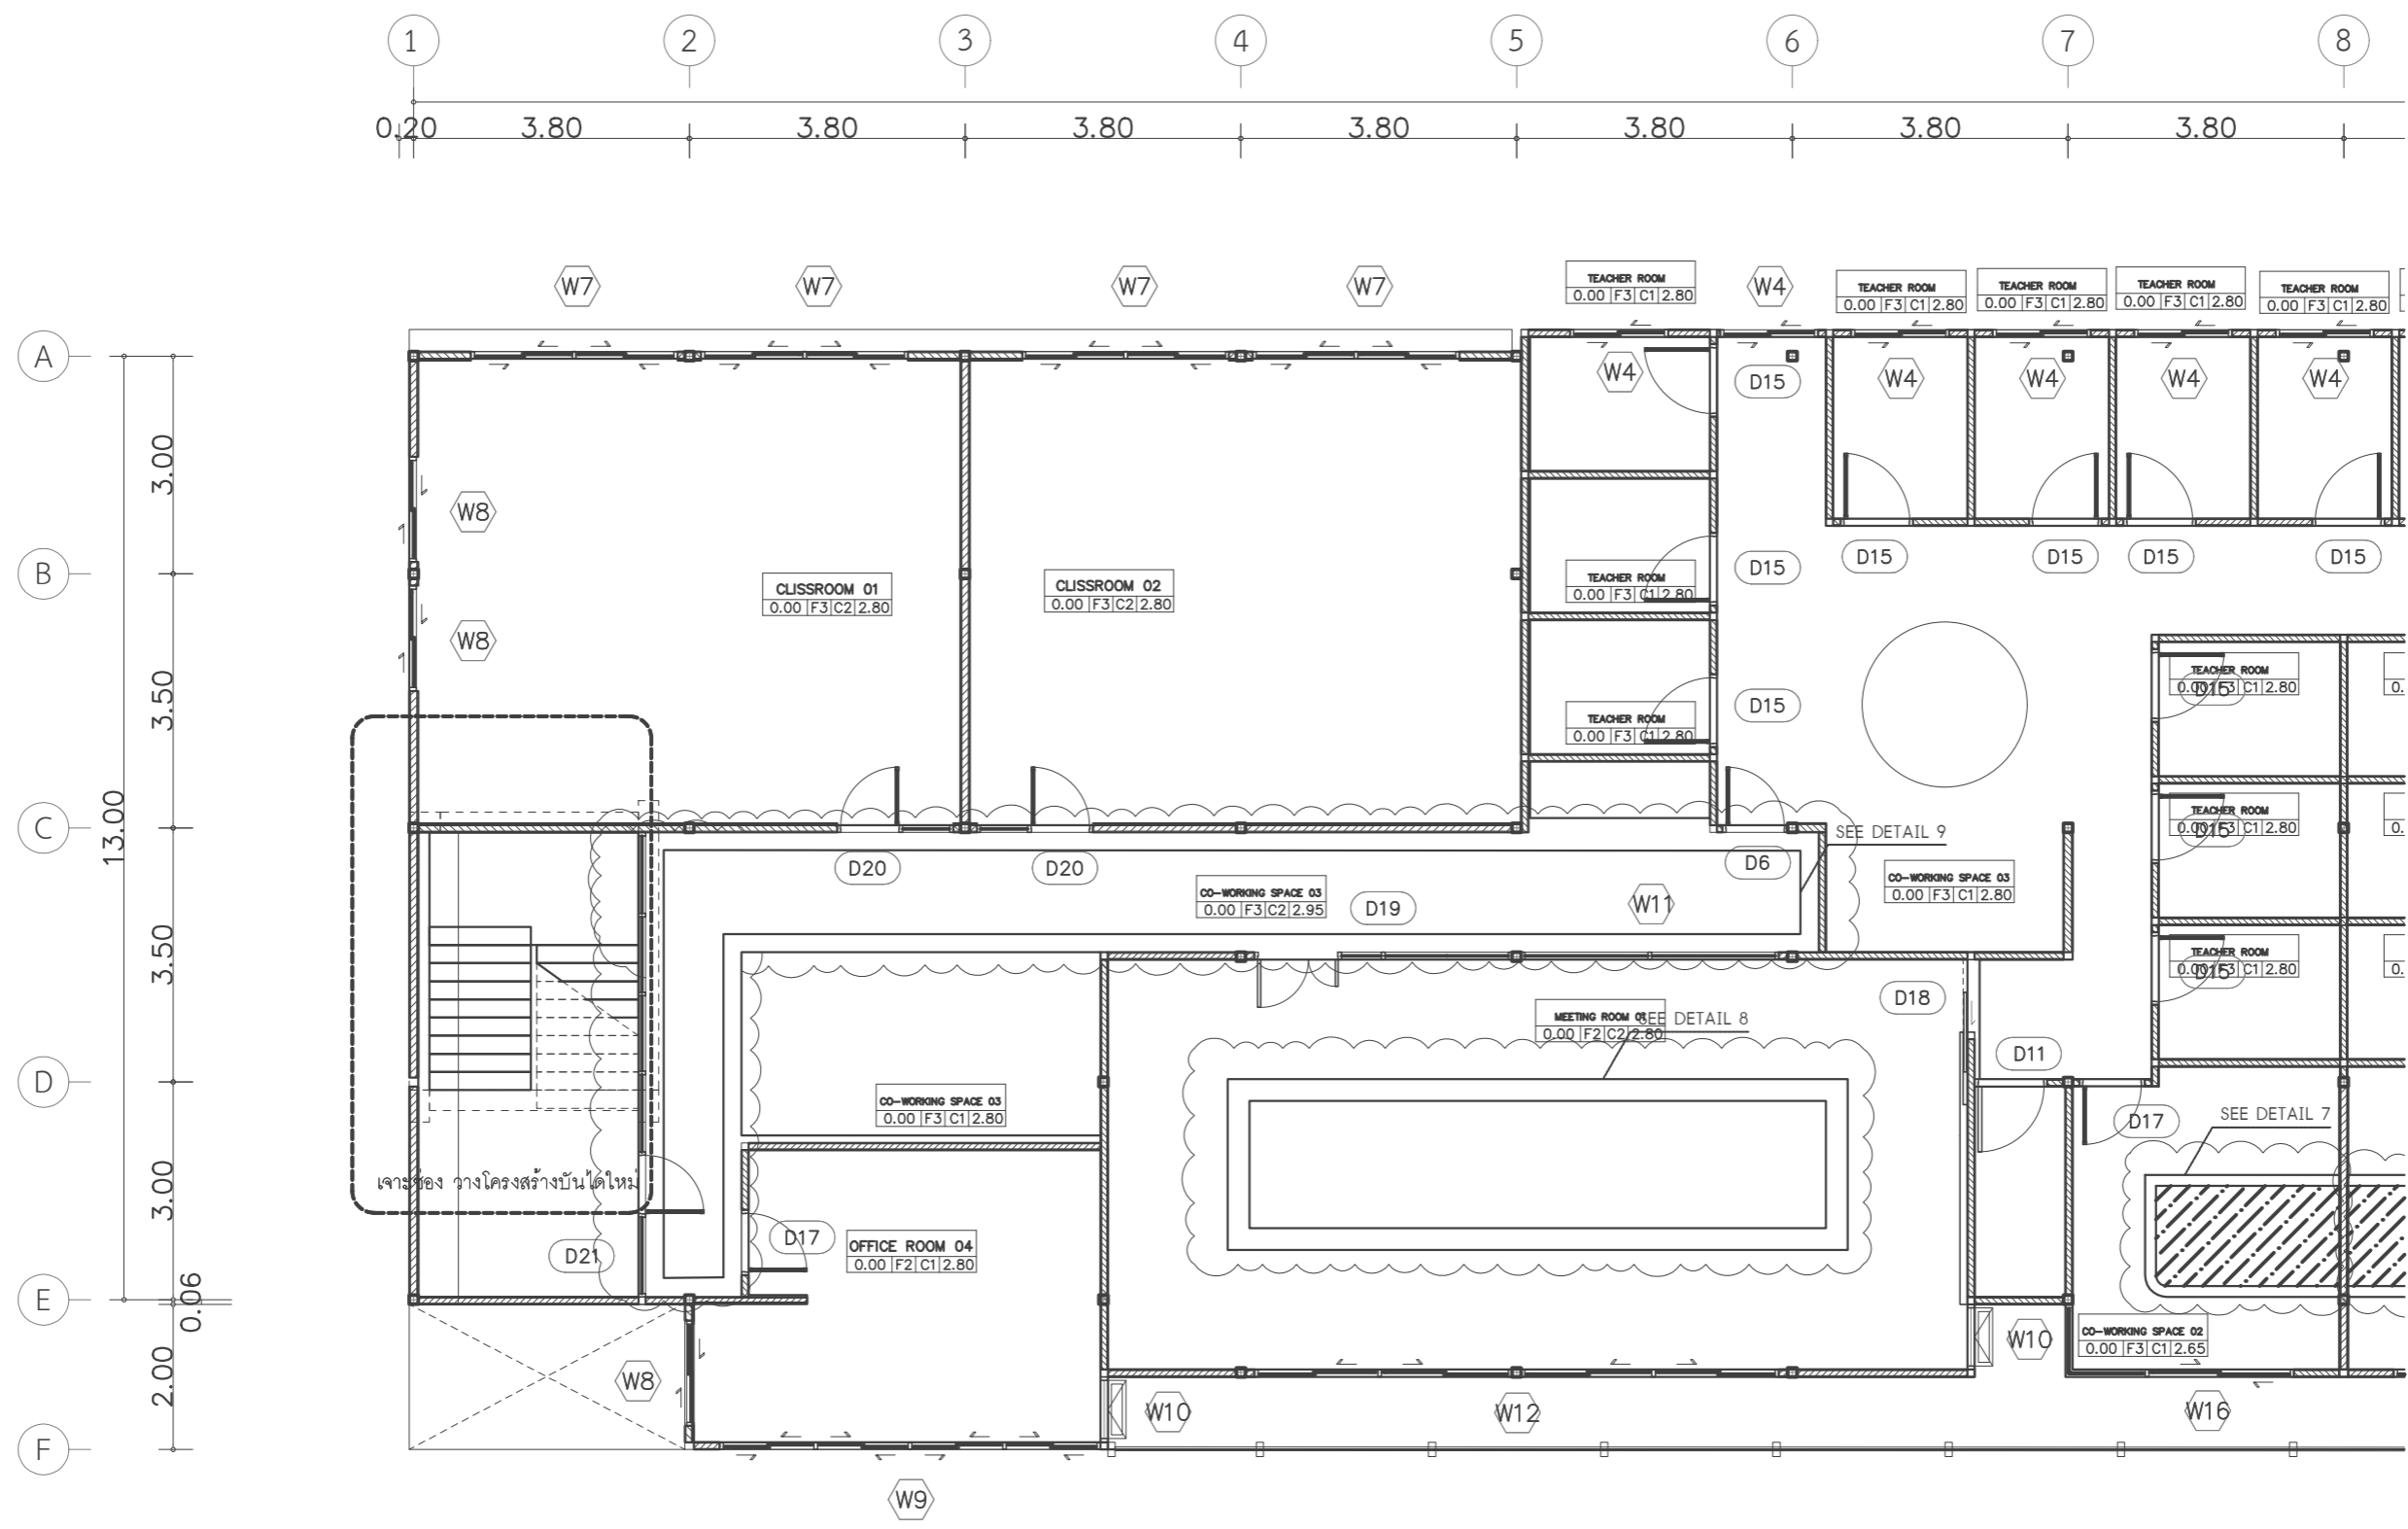

มหาวิทยาลัยศรีนครินทรวิโรฒ CCI
CEILING PLAN FLOOR 4-1
SCALE 1:100

Project name :

โครงการ งานออกแบบปรับปรุงห้องสำนักงานคณบดี
และห้องพักอาจารย์อาคาร 6 ชั้น3 และชั้น4

Project Location :

114 ซ. สุขุมวิท 23
แขวงคลองเตยเหนือ เขตวัฒนา
กรุงเทพมหานคร 10110

Owner :

มหาวิทยาลัยศรีนครินทรวิโรฒ
โดย วิทยาลัยอุตสาหกรรมสร้างสรรค์

Architect :

เฉลิมพล แก้วแกมเส็ด ภ-สถ.5620

Signature

Interior Designer :

นายจตุรนต์ พิบูลย์ ภ-สน 897

Signature

Structural Engineer :

นาย วิทยา ดอนเกิด สย.11211

Signature

Electrical Engineer :

นางสาววิลาสินี บุญประคม ภพท. 33132

Signature

Sanitary Engineer :

นายเฉลิมพล ไชยพิเศษชัยสิทธิ์ สส. 241

Signature

Drawing Title

CEILING PLAN FLOOR 4-2

General Notes

1. THIS DRAWING IS THE PROPERTY OF THE ARCHITECT DESIGN AUTOMATION OR ONE OF AFFILIATES. IT IS ISSUED SUBJECT TO RETURN UPON DEMAND AND IS NOT TO BE USED EXCEPT IN CONNECTION WITH THE PROJECT FOR WHICH IT IS INTENDED.
2. DO NOT SCALE THIS DRAWING, USE FIGURED DIMENSIONS ONLY.

ให้ใช้คำตัวเลขที่กำหนดให้เท่านั้นห้ามวัดจากแบบ

Drawn By

Checked By

Date 31.07.2024

SCALE 1:100 Sheet No. ID-01-06.3



มหาวิทยาลัยศรีนครินทรวิโรฒ CCI
CEILING PLAN FLOOR 4-2
SCALE 1:100

Project name :
โครงการ งานออกแบบปรับปรุงห้องสำนักงานคณบดี
และห้องพักอาจารย์อาคาร 6 ชั้น3 และชั้น4

Project Location :
114 ซ. สุขุมวิท 23
แขวงคลองเตยเหนือ เขตวัฒนา
กรุงเทพมหานคร 10110

Owner :
มหาวิทยาลัยศรีนครินทรวิโรฒ
โดย วิทยาลัยอุตสาหกรรมสร้างสรรค์

Architect :
เฉลิมพล แก้วแกมเส็ด ภ-สถ.5620

Interior Designer :
(Signature)

นายจตุรงค์ พิบูลย์ ภ-สน 897
(Signature)

Structural Engineer :
นายวิทยา ดอนเกิด สย.11211

(Signature)
Electrical Engineer :

นางสาววิลาสินี บุญประคม ภพท. 33132
(Signature)

Sanitary Engineer :
นายเฉลิมพล โชควิเศษชัยสิทธิ์ สส. 241

(Signature)

Drawing Title
LIGHTING LAYOUT PLAN

General Notes
1. THIS DRAWING IS THE PROPERTY OF THE ARCHITECT DESIGN AUTOMATION OR ONE OF AFFILIATES. IT IS ISSUED SUBJECT TO RETURN UPON DEMAND AND IS NOT TO BE USED EXCEPT IN CONNECTION WITH THE PROJECT FOR WHICH IT IS INTENDED.
2. DO NOT SCALE THIS DRAWING, USE FIGURED DIMENSIONS ONLY.


ให้ใช้ค่าตัวเลขที่กำหนดไว้เท่านั้นห้ามวัดจากแบบ

Drawn By


Checked By

Date 31.07.2024

SCALE 1:200 Sheet No. ID-01-07

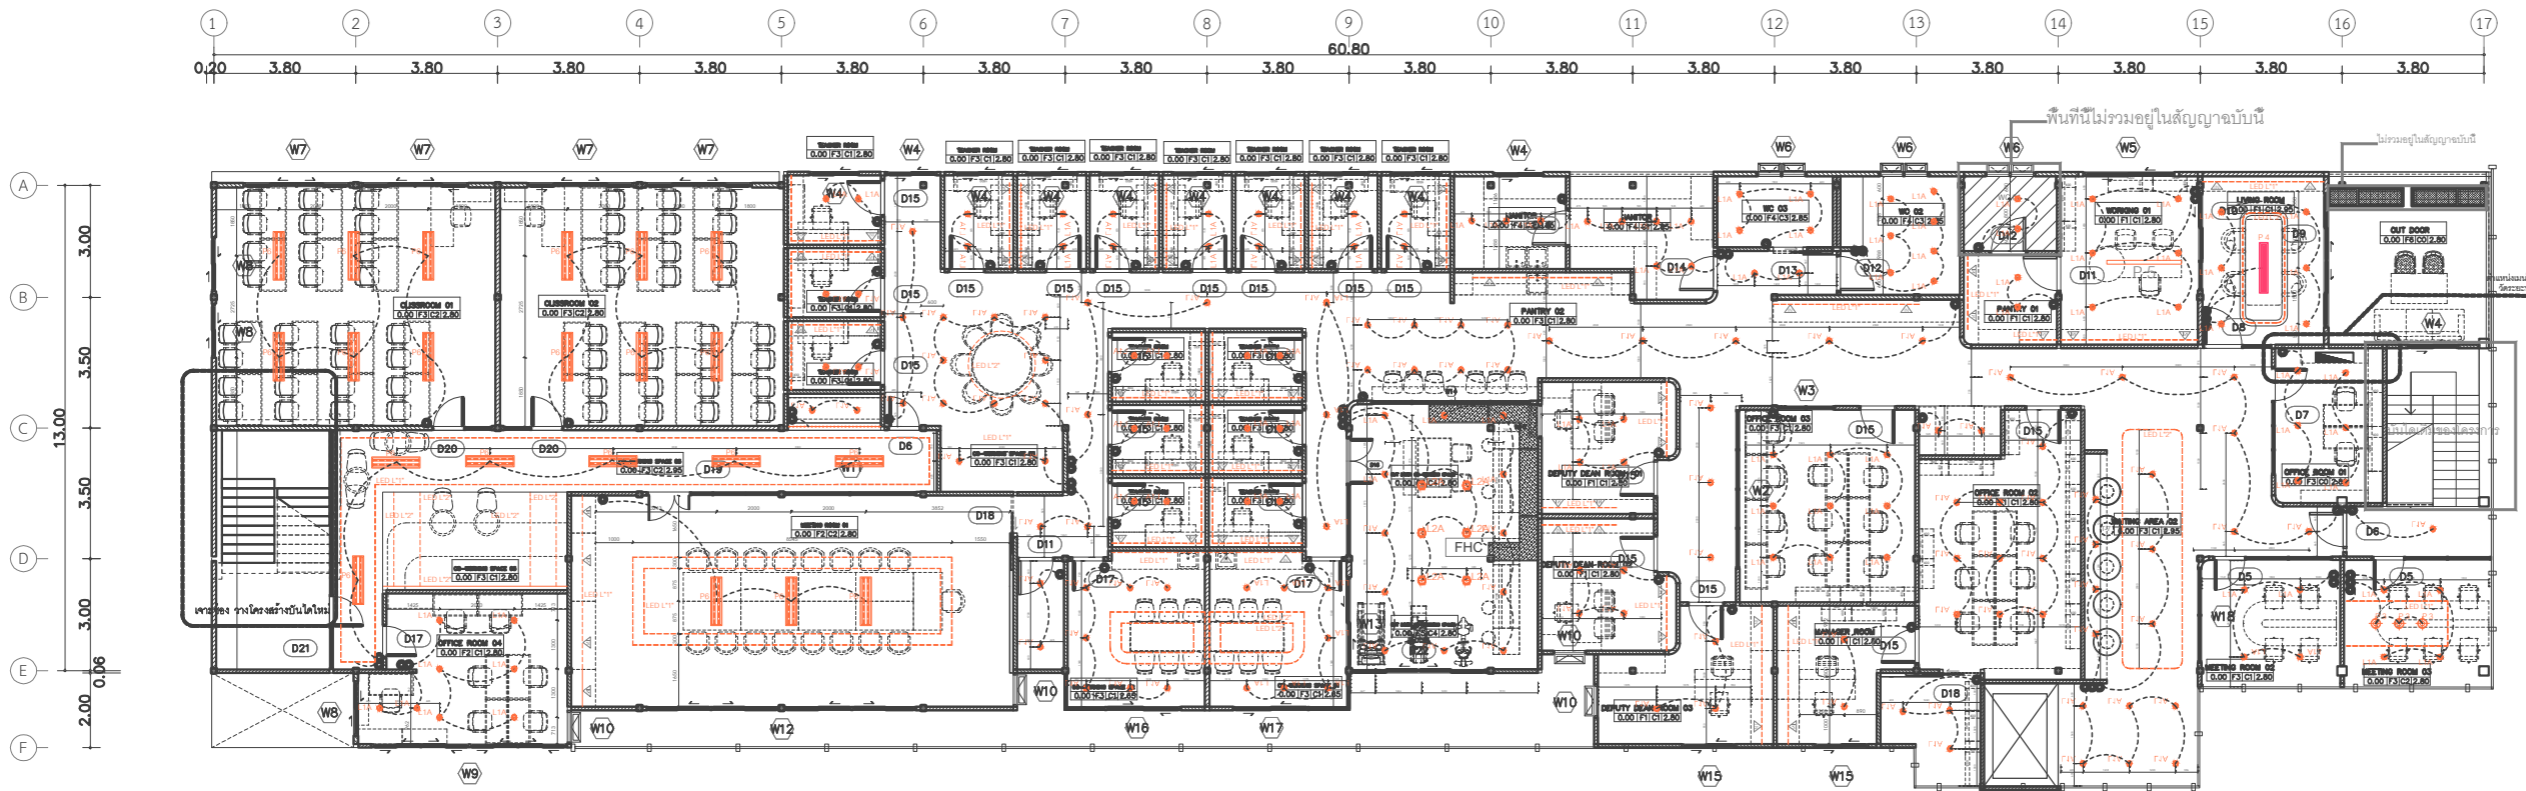

มหาวิทยาลัยศรีนครินทรวิโรฒ CCI
LIGHTING PLAN FLOOR 4
SCALE 1 : 200

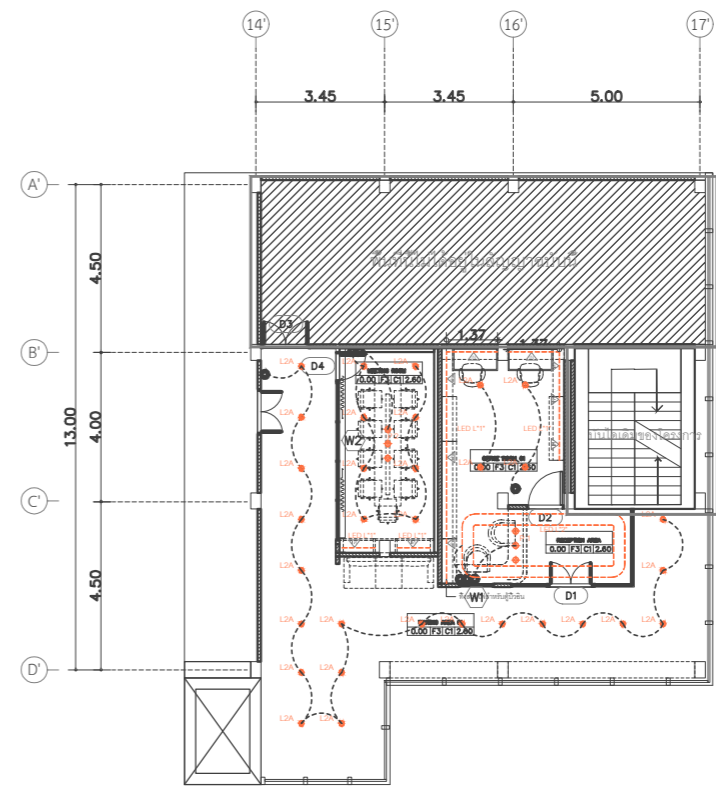

มหาวิทยาลัยศรีนครินทรวิโรฒ CCI
LIGHTING PLAN FLOOR 3
SCALE 1 : 200

รายการสัญลักษณ์ไฟฟ้าแสงสว่าง

สัญลักษณ์	ชนิดวงโคม	ตำแหน่ง	ลักษณะตัวโคม	ลักษณะหลอด
●	DOWN LIGHT	ฝังในฝ้า	LAMP & LIGHT รุ่น HL77 หรือเทียบเท่า	LED
○	DOWN LIGHT ติดลอย	ฝังในฝ้าห้องน้ำ	LAMP & LIGHT รุ่น PP-801SQ 12W หรือเทียบเท่า	LED
⊕	DOWN LIGHT ติดลอย	ติดบนฝ้า	LAMP & LIGHT รุ่น HL54 หรือเทียบเท่า	LED
-----	STRIP LIGHT	BUILT IN	LAMP & LIGHT รุ่น Tron 6 24V 4000K - IP20 - LED Striplight +PW-CASW-042 หรือเทียบเท่า	STRIP LIGHT
⊕	โคมติดลอย	พื้นห้องรับ ชั้น 3	LAMP & LIGHT รุ่น P185 หรือเทียบเท่า	
		ห้องประชุม 3 ชั้น 4	LAMP & LIGHT รุ่น Q435 หรือเทียบเท่า	
		ห้องศึกษาคณะ 4 ชั้น 4	LAMP & LIGHT รุ่น Q383 หรือเทียบเท่า	
▭	FLUORESCENT	ห้องประชุม	LRORM300/FO/2L OT-XXLED-TB 28-40W หรือเทียบเท่า	LED-TB

สัญลักษณ์	สัญลักษณ์	ความหมาย
⊕	สวิทช์ทางเดียวสูงจากพื้น 1.20ม	สวิทช์สองทางสูงจากพื้น 1.20ม
⊕w	สวิทช์ทางเดียวสูงจากพื้น 1.20ม 3ขั้วคอนแทกหน้า	

Project name :
โครงการ งานออกแบบปรับปรุงห้องสำนักงานคอมพิวเตอร์ และห้องพักอาจารย์อาคาร 6 ชั้น3 และชั้น4

Project Location :
114 ซ. สุขุมวิท 23
แขวงคลองเตยเหนือ เขตวัฒนา
กรุงเทพมหานคร 10110

Owner :
มหาวิทยาลัยศรีนครินทรวิโรฒ
โดย วิทยาลัยอุตสาหกรรมสร้างสรรค์

Architect :
เฉลิมพล แก้วแก้วเสียด ภ-สถ.5620

Interior Designer :
นายจตุรนต์ พิบูลย์ ภ-สน 897

Structural Engineer :
นาย วิทยา ดอนเกิด สย.11211

Electrical Engineer :
นางสาววิลาสินี บุญประคม ภพท. 33132

Sanitary Engineer :
นายเฉลิมพล โชควิเศษชัยสิทธิ์ สส. 241

Drawing Title

LIGHTING PLAN FLOOR 3


General Notes
1. THIS DRAWING IS THE PROPERTY OF THE ARCHITECT DESIGN AUTOMATION OR ONE OF AFFILIATES. IT IS ISSUED SUBJECT TO RETURN UPON DEMAND AND IS NOT TO BE USED EXCEPT IN CONNECTION WITH THE PROJECT FOR WHICH IT IS INTENDED.
2. DO NOT SCALE THIS DRAWING, USE FIGURED DIMENSIONS ONLY.
ให้ใช้ค่าตัวเลขที่กำหนดให้เท่านั้นห้ามวัดจากแบบ

Drawn By

Checked By

Date 31.07.2024

SCALE 1:100 Sheet No. ID-01-07.1

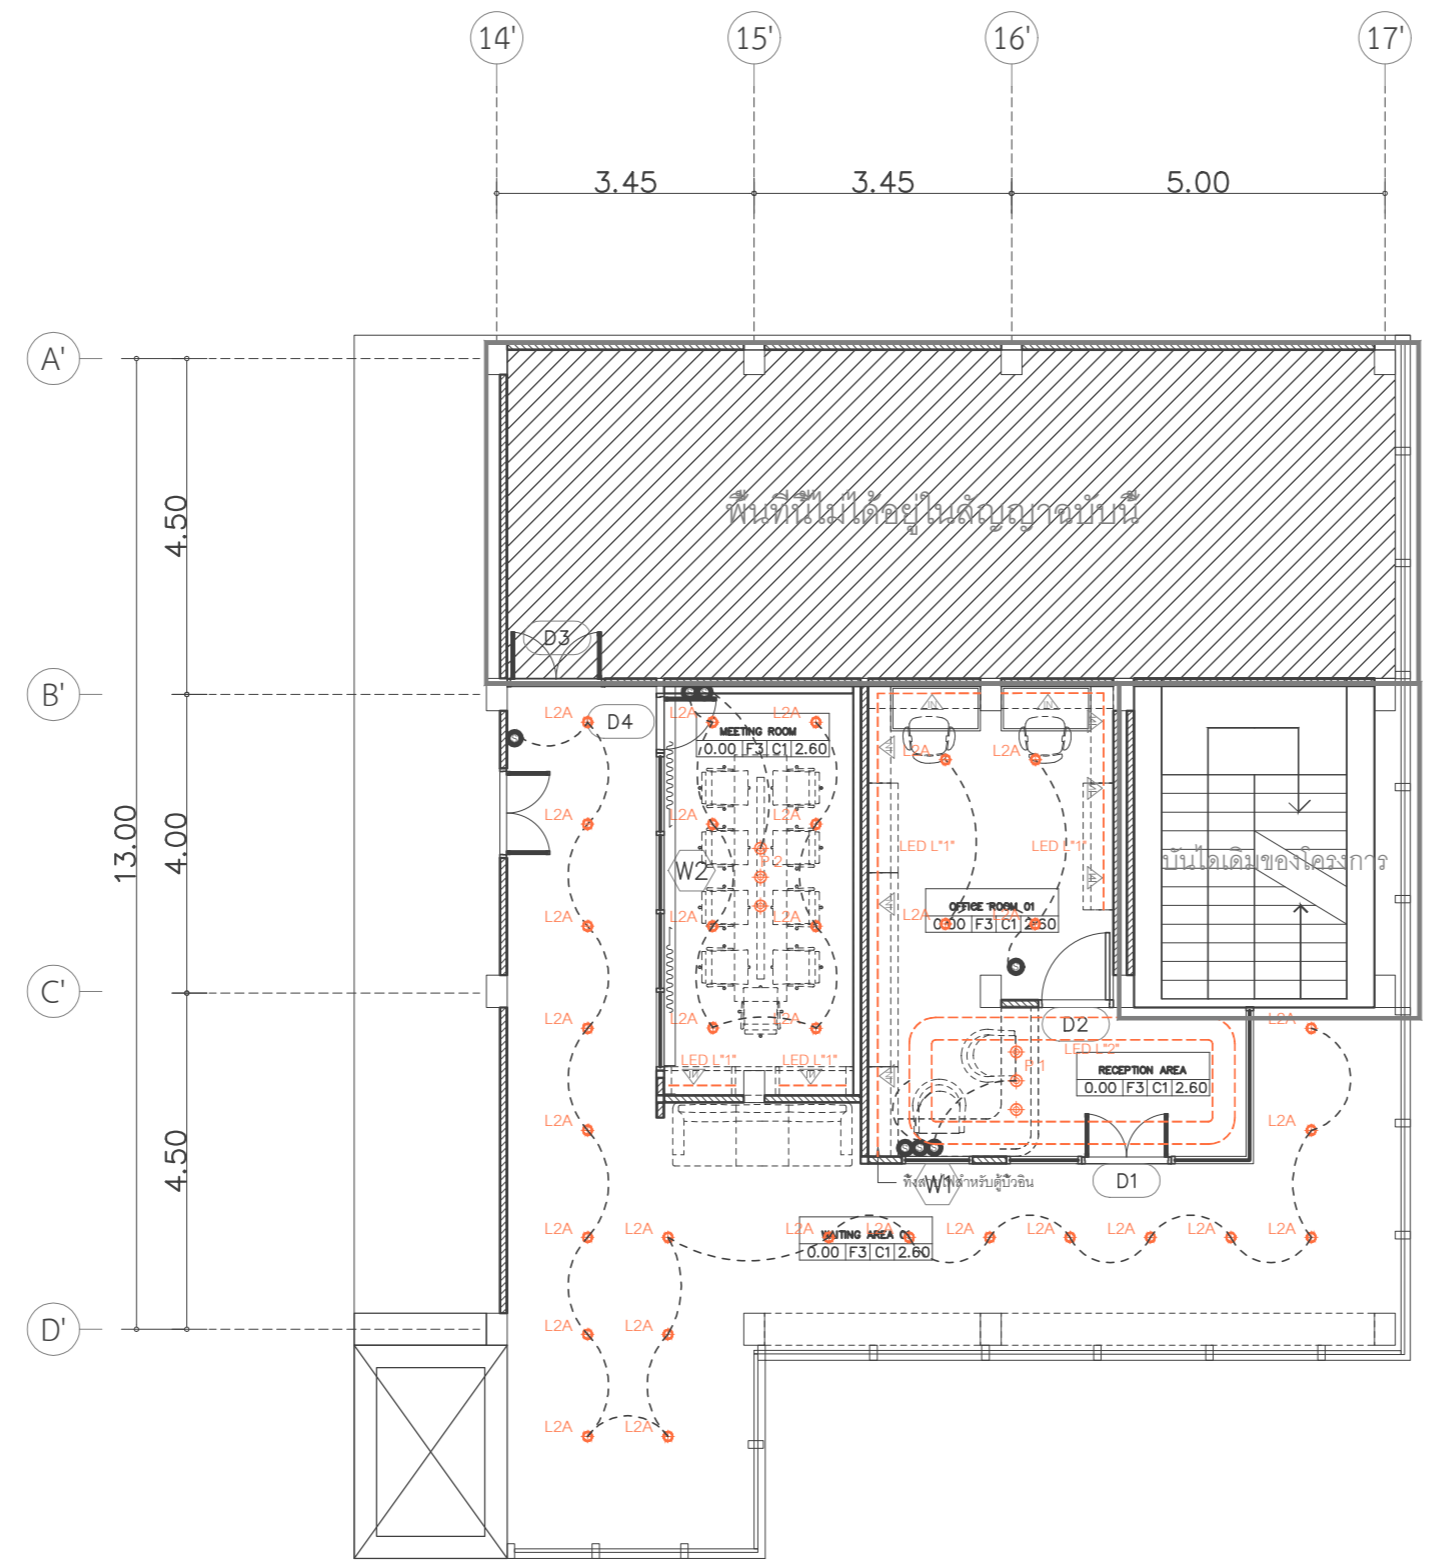

มหาวิทยาลัยศรีนครินทรวิโรฒ CCI
LIGHTING PLAN FLOOR 3
SCALE 1:100

Project name :

โครงการ งานออกแบบปรับปรุงห้องสำนักงานคณบดี และห้องพักอาจารย์อาคาร 6 ชั้น3 และชั้น4

Project Location :

114 ซ. สุขุมวิท 23
แขวงคลองเตยเหนือ เขตวัฒนา
กรุงเทพมหานคร 10110

Owner :

มหาวิทยาลัยศรีนครินทรวิโรฒ
โดย วิทยาลัยอุตสาหกรรมสร้างสรรค์

Architect :

เฉลิมพล แก้วแก้วเสียด ภ-สถ.5620

Signature

Interior Designer :

นายจตุรนต์ พิบูลย์ ภ-สน 897

Signature

Structural Engineer :

นายวิฑิตา ดอนเกิด สย.11211

Signature

Electrical Engineer :

นางสาววิลาสินี บุญประคม ภพท. 33132

Signature

Sanitary Engineer :

นายเฉลิมพล ไชยพิเศษชัยสิทธิ์ สส. 241

Signature

Drawing Title

LIGHTING PLAN FLOOR 4-1

General Notes

1. THIS DRAWING IS THE PROPERTY OF THE ARCHITECT DESIGN AUTOMATION OR ONE OF AFFILIATES. IT IS ISSUED SUBJECT TO RETURN UPON DEMAND AND IS NOT TO BE USED EXCEPT IN CONNECTION WITH THE PROJECT FOR WHICH IT IS INTENDED.
2. DO NOT SCALE THIS DRAWING, USE FIGURED DIMENSIONS ONLY.


ให้ใช้คำตัวเลขที่กำหนดให้เท่านั้นห้ามวัดจากแบบ

Drawn By

Checked By

Date 31.07.2024

SCALE 1:100 Sheet No. ID-01-07.2

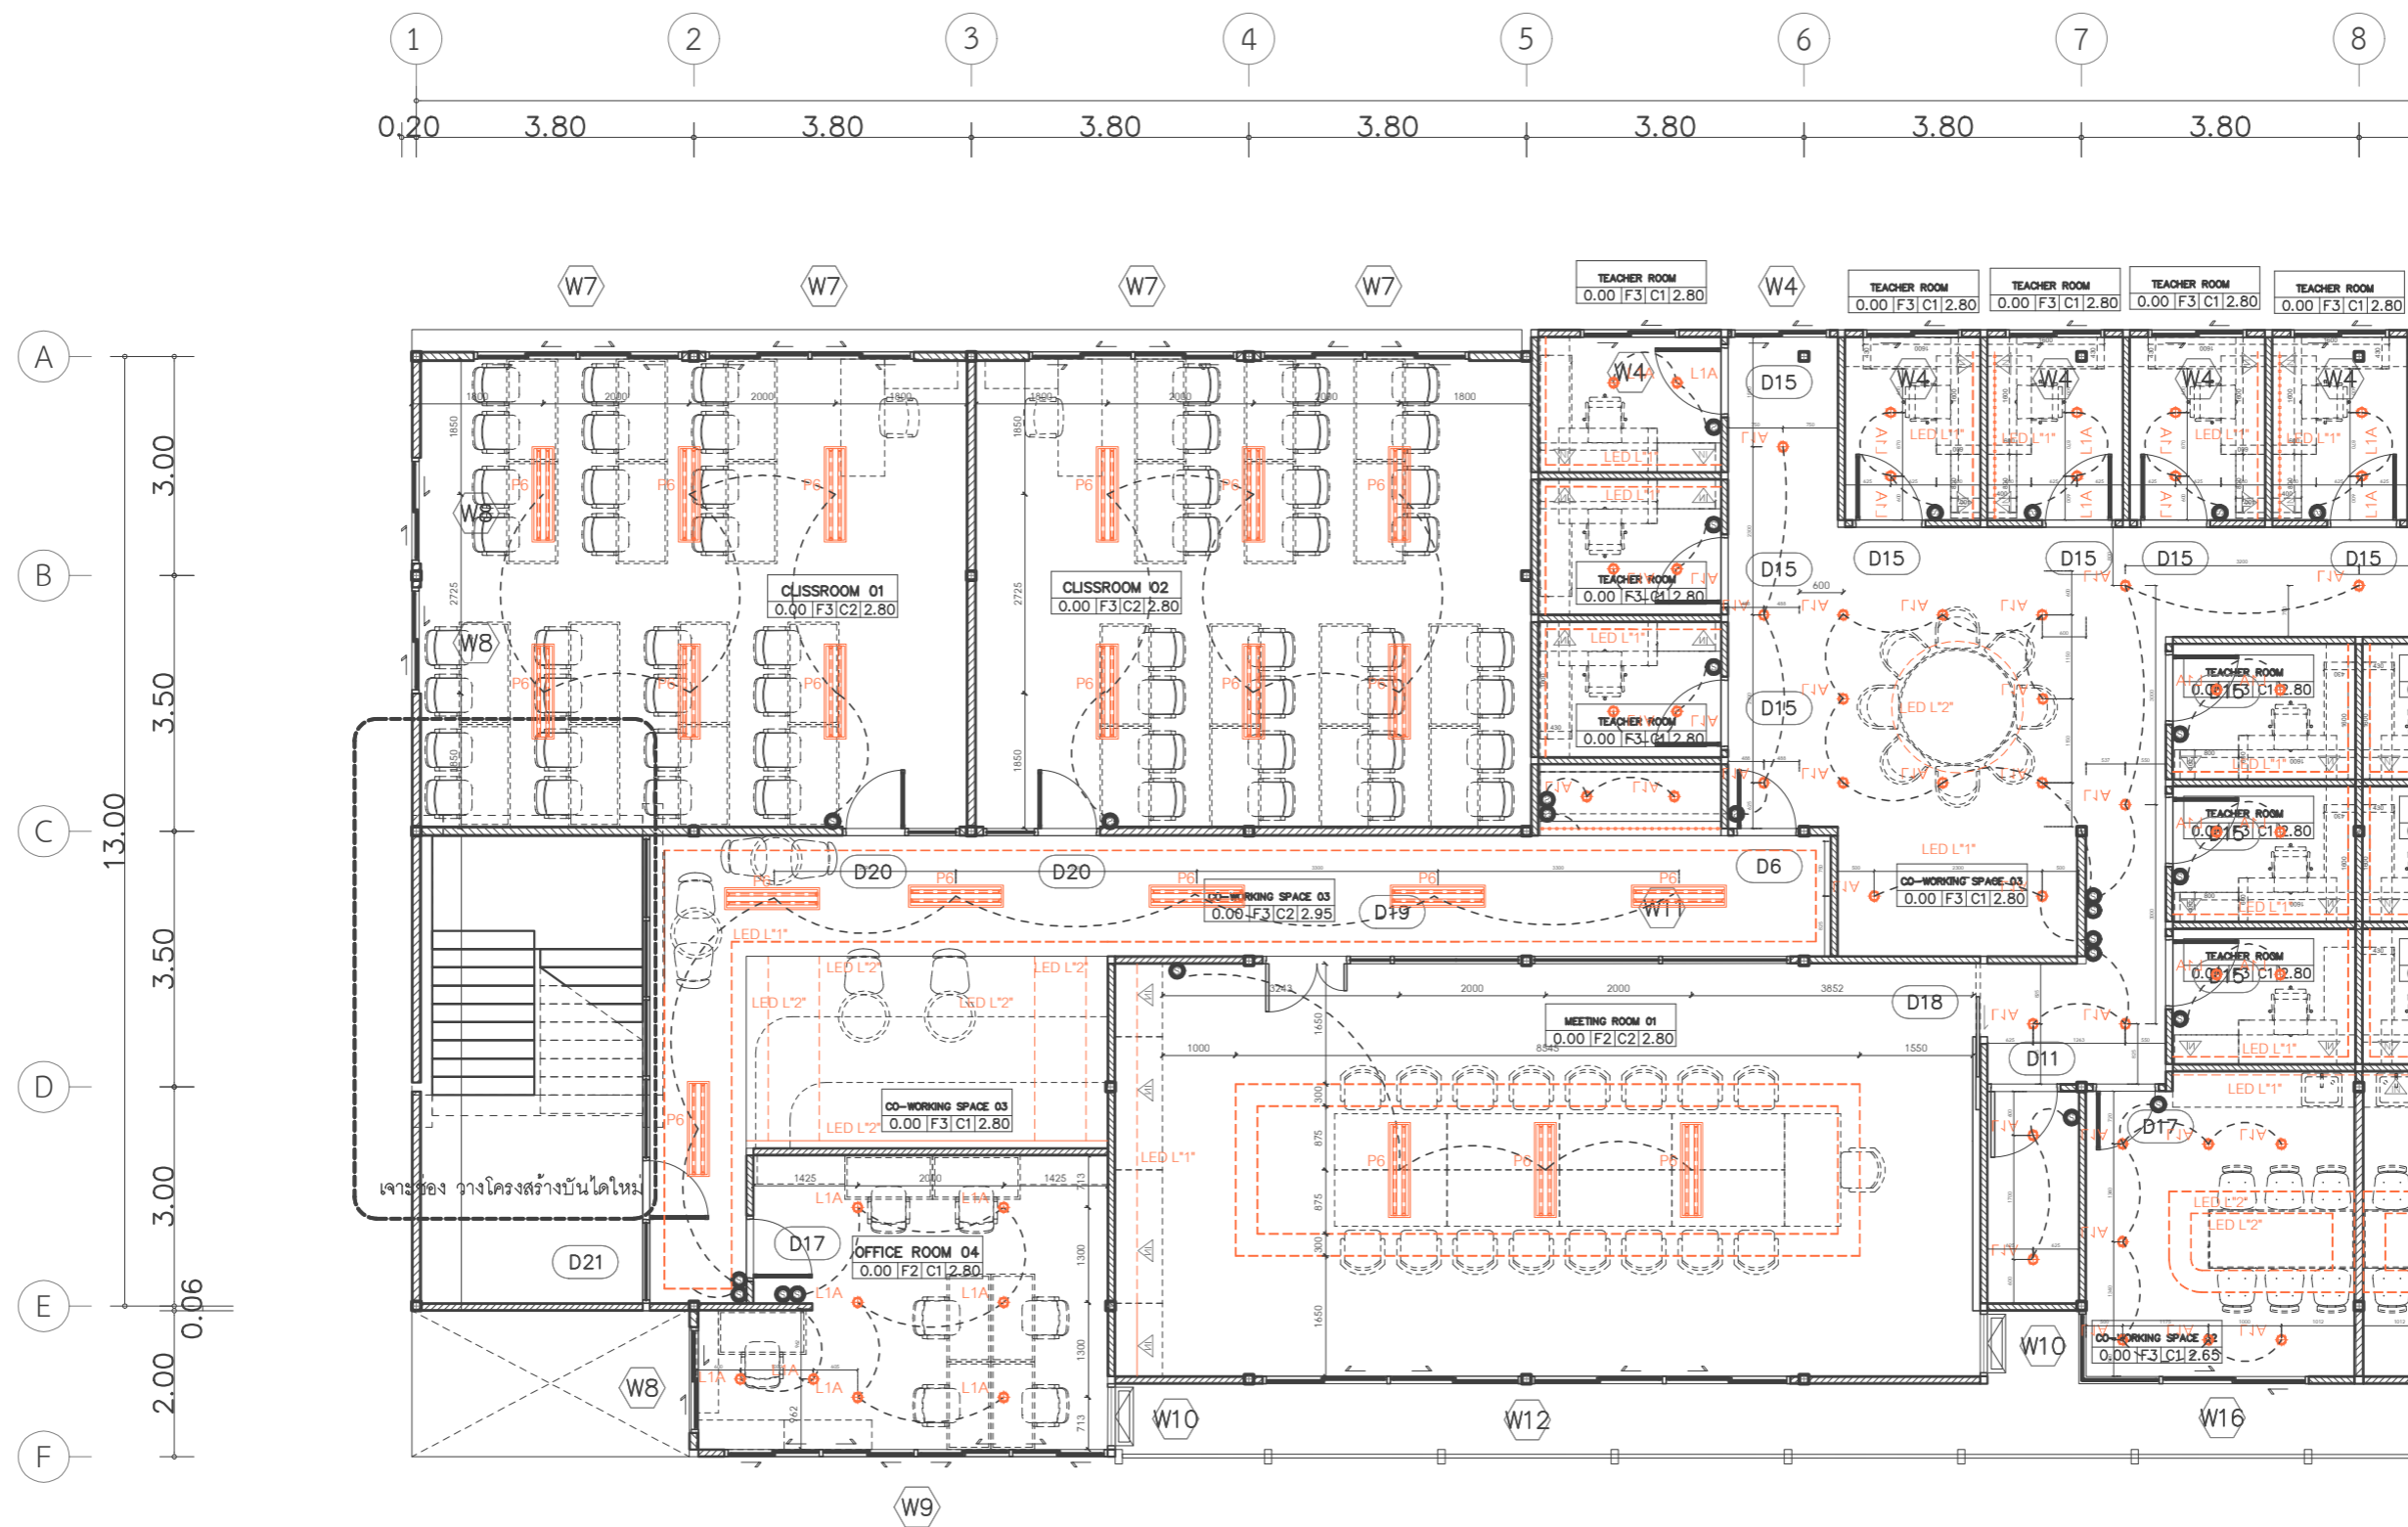

มหาวิทยาลัยศรีนครินทรวิโรฒ CCI
LIGHTING PLAN FLOOR 4-1
SCALE 1:100

Project name :
โครงการ งานออกแบบปรับปรุงห้องสำนักงานคณบดี
และห้องพักอาจารย์อาคาร 6 ชั้น3 และชั้น4

Project Location :
114 ซ. สุขุมวิท 23
แขวงคลองเตยเหนือ เขตวัฒนา
กรุงเทพมหานคร 10110

Owner :
มหาวิทยาลัยศรีนครินทรวิโรฒ
โดย วิทยาลัยอุตสาหกรรมสร้างสรรค์

Architect :
เฉลิมพล แก้วแกมเส็ด ภ-สถ.5620

Interior Designer :
นายจตุรนต์ พิบูลย์ ภ-สน 897

Structural Engineer :
นาย วิทยา ดอนเกิด สย.11211

Electrical Engineer :
นางสาววิลาสินี บุญประคม ภพท. 33132

Sanitary Engineer :
นายเฉลิมพล ไชวพิเศษชัยสิทธิ์ สส. 241

Drawing Title
LIGHTING PLAN FLOOR 4-2

General Notes
1. THIS DRAWING IS THE PROPERTY OF THE ARCHITECT DESIGN AUTOMATION OR ONE OF AFFILIATES. IT IS ISSUED SUBJECT TO RETURN UPON DEMAND AND IS NOT TO BE USED EXCEPT IN CONNECTION WITH THE PROJECT FOR WHICH IT IS INTENDED.
2. DO NOT SCALE THIS DRAWING, USE FIGURED DIMENSIONS ONLY.


ให้ใช้ค่าตัวเลขที่กำหนดให้เท่านั้นห้ามวัดจากแบบ

Drawn By

Checked By

Date 31.07.2024

SCALE 1:100 Sheet No. ID-01-07.3

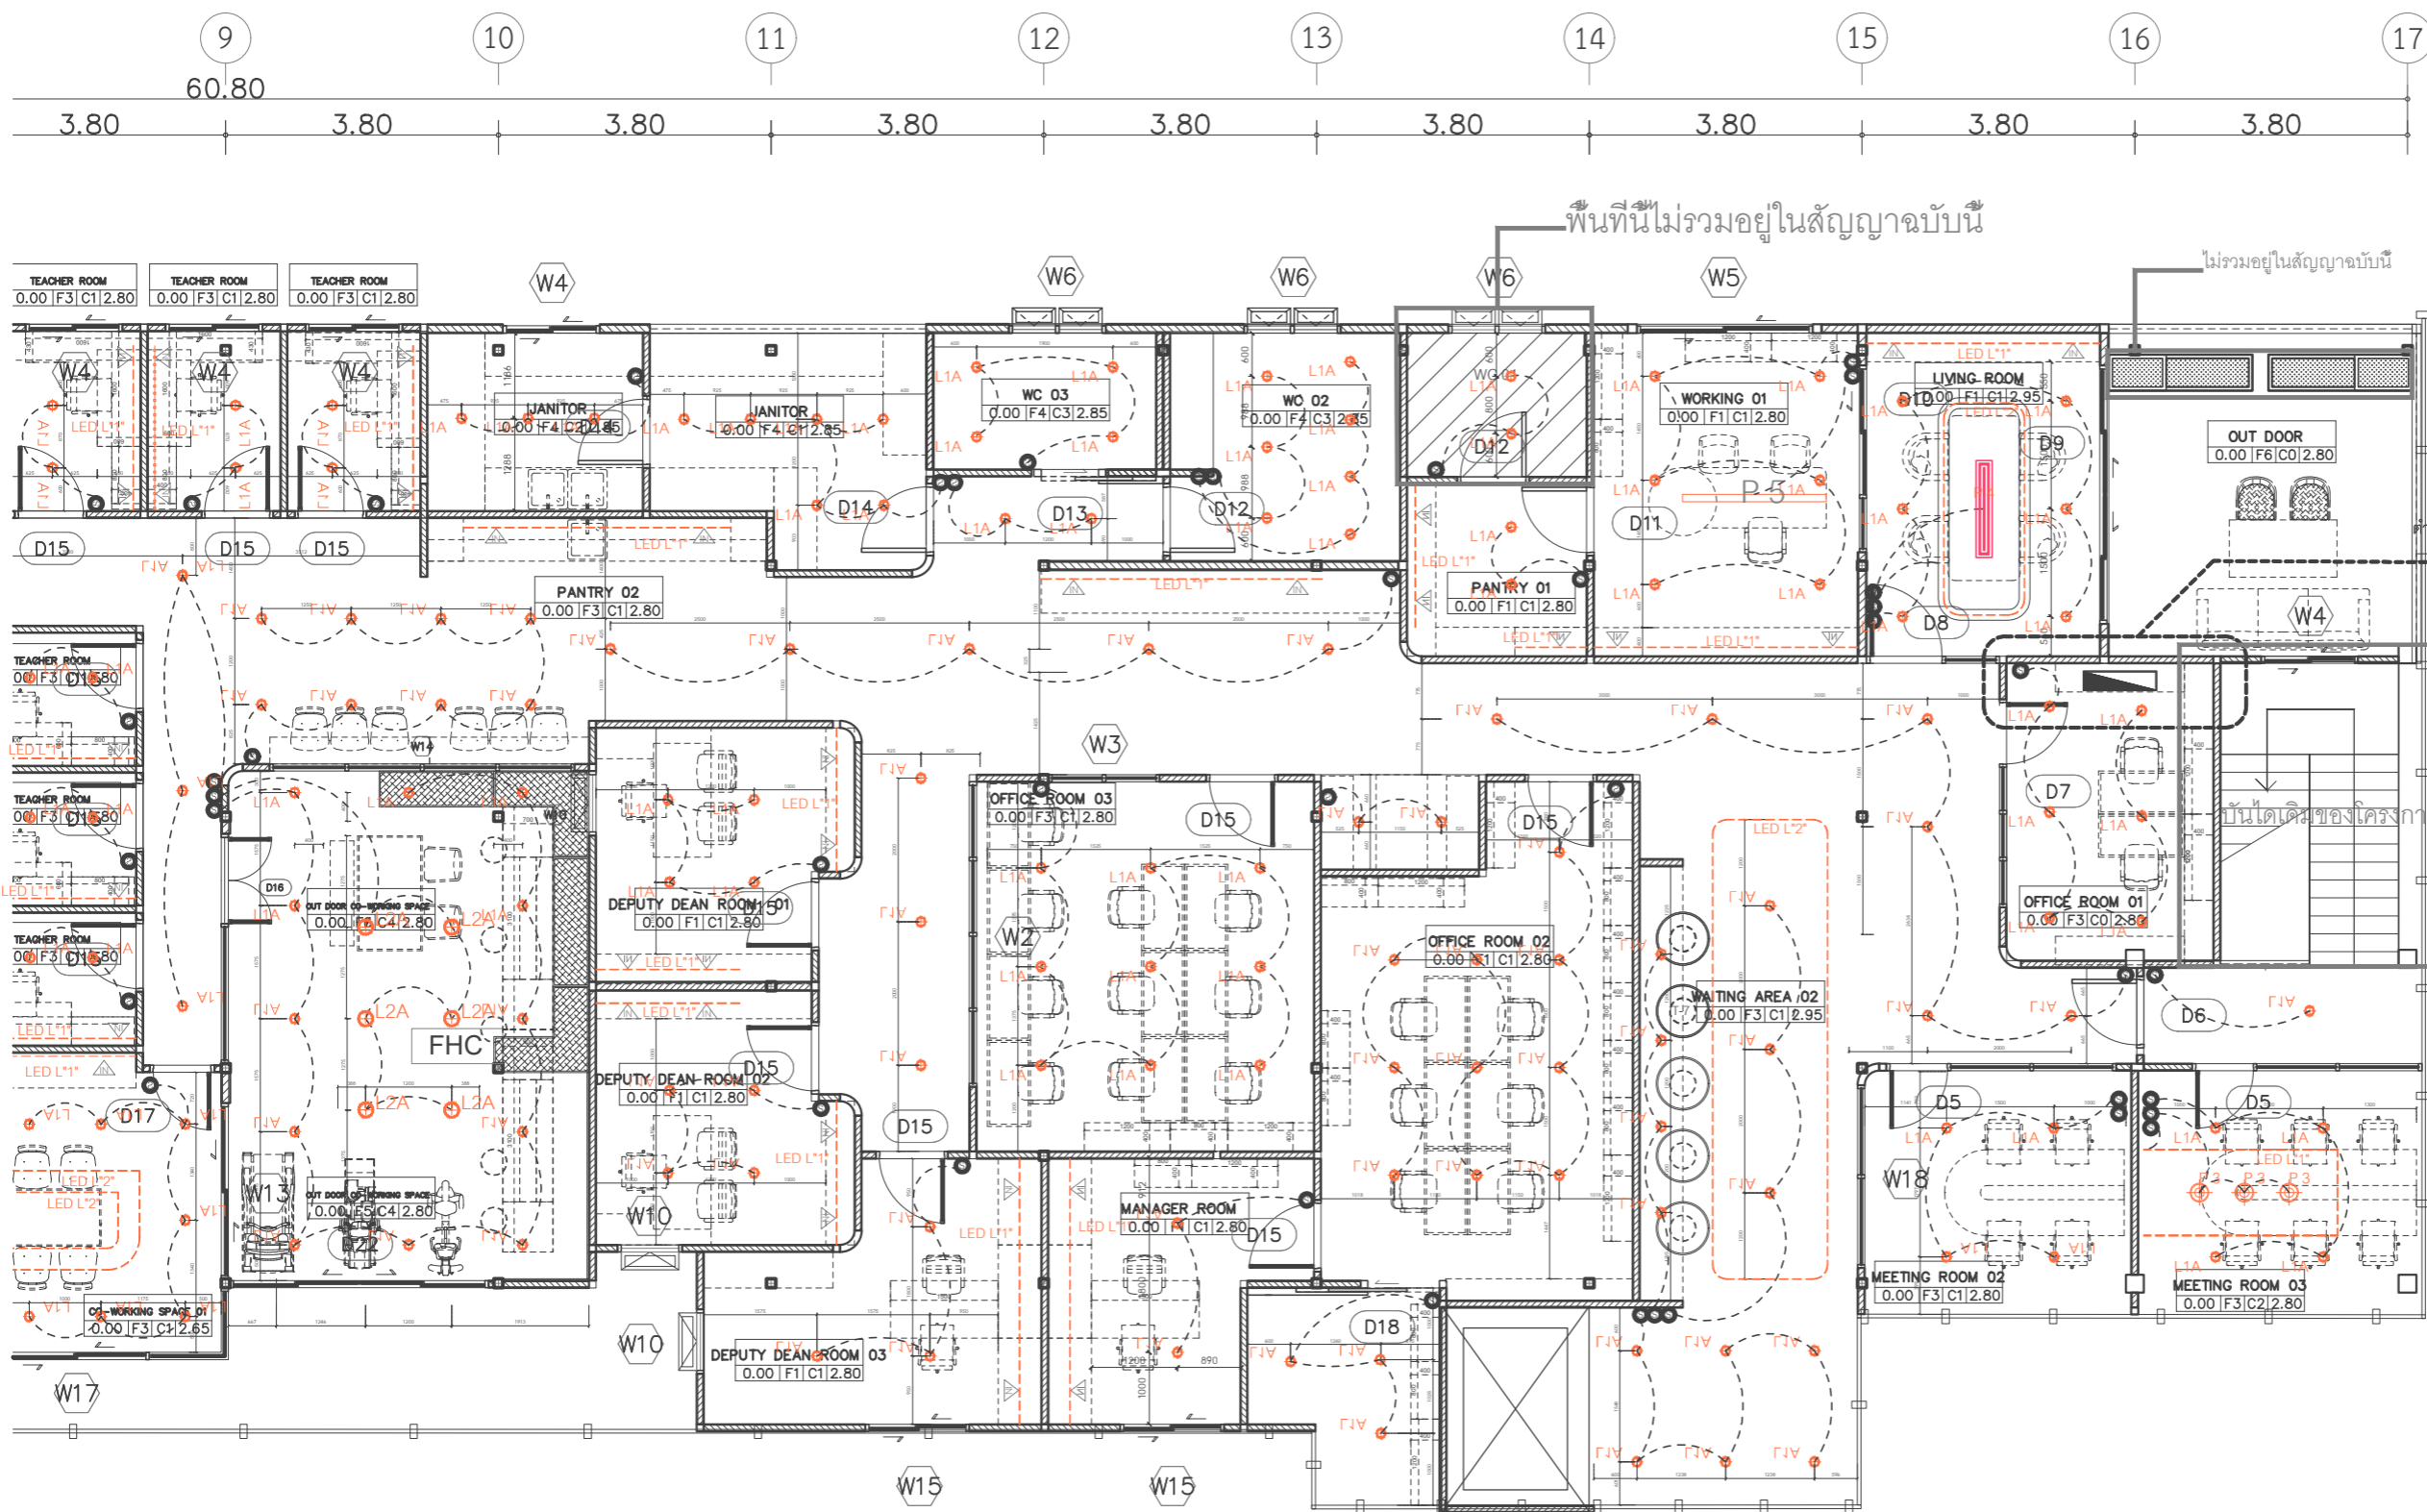

มหาวิทยาลัยศรีนครินทรวิโรฒ CCI
LIGHTING PLAN FLOOR 4-2
SCALE 1:100

Project name :

โครงการ งานออกแบบปรับปรุงห้องสำนักงานคณบดี
และห้องพักอาจารย์อาคาร 6 ชั้น3 และชั้น4

Project Location :

114 ซ. สุขุมวิท 23
แขวงคลองเตยเหนือ เขตวัฒนา
กรุงเทพมหานคร 10110

Owner :

มหาวิทยาลัยศรีนครินทรวิโรฒ
โดย วิทยาลัยอุตสาหกรรมสร้างสรรค์

Architect :

เฉลิมพล แก้วแถมเสียด ภ-สถ.5620

Signature

Interior Designer :

นายจตุรนต์ พิบูลย์ ภ-สน 897

Signature

Structural Engineer :

นายวิฑิตา ดอนเกิด สย.11211

Signature

Electrical Engineer :

นางสาววิลาสินี บุญประคม ภพท. 33132

Signature

Sanitary Engineer :

นายเฉลิมพล โชควิเศษชัยสิทธิ์ สส. 241

Signature

Drawing Title

RECEPTACLE LAYOUT PLAN

General Notes

- THIS DRAWING IS THE PROPERTY OF THE ARCHITECT DESIGN AUTOMATION OR ONE OF AFFILIATES. IT IS ISSUED SUBJECT TO RETURN UPON DEMAND AND IS NOT TO BE USED EXCEPT IN CONNECTION WITH THE PROJECT FOR WHICH IT IS INTENDED.
- DO NOT SCALE THIS DRAWING, USE FIGURED DIMENSIONS ONLY.




ให้ใช้คำต่อเติมที่กำหนดให้เท่านั้นห้ามวาดจากแบบ

Drawn By

Checked By

Date 31.07.2024

 
SCALE 1:200 Sheet No. ID-01-08

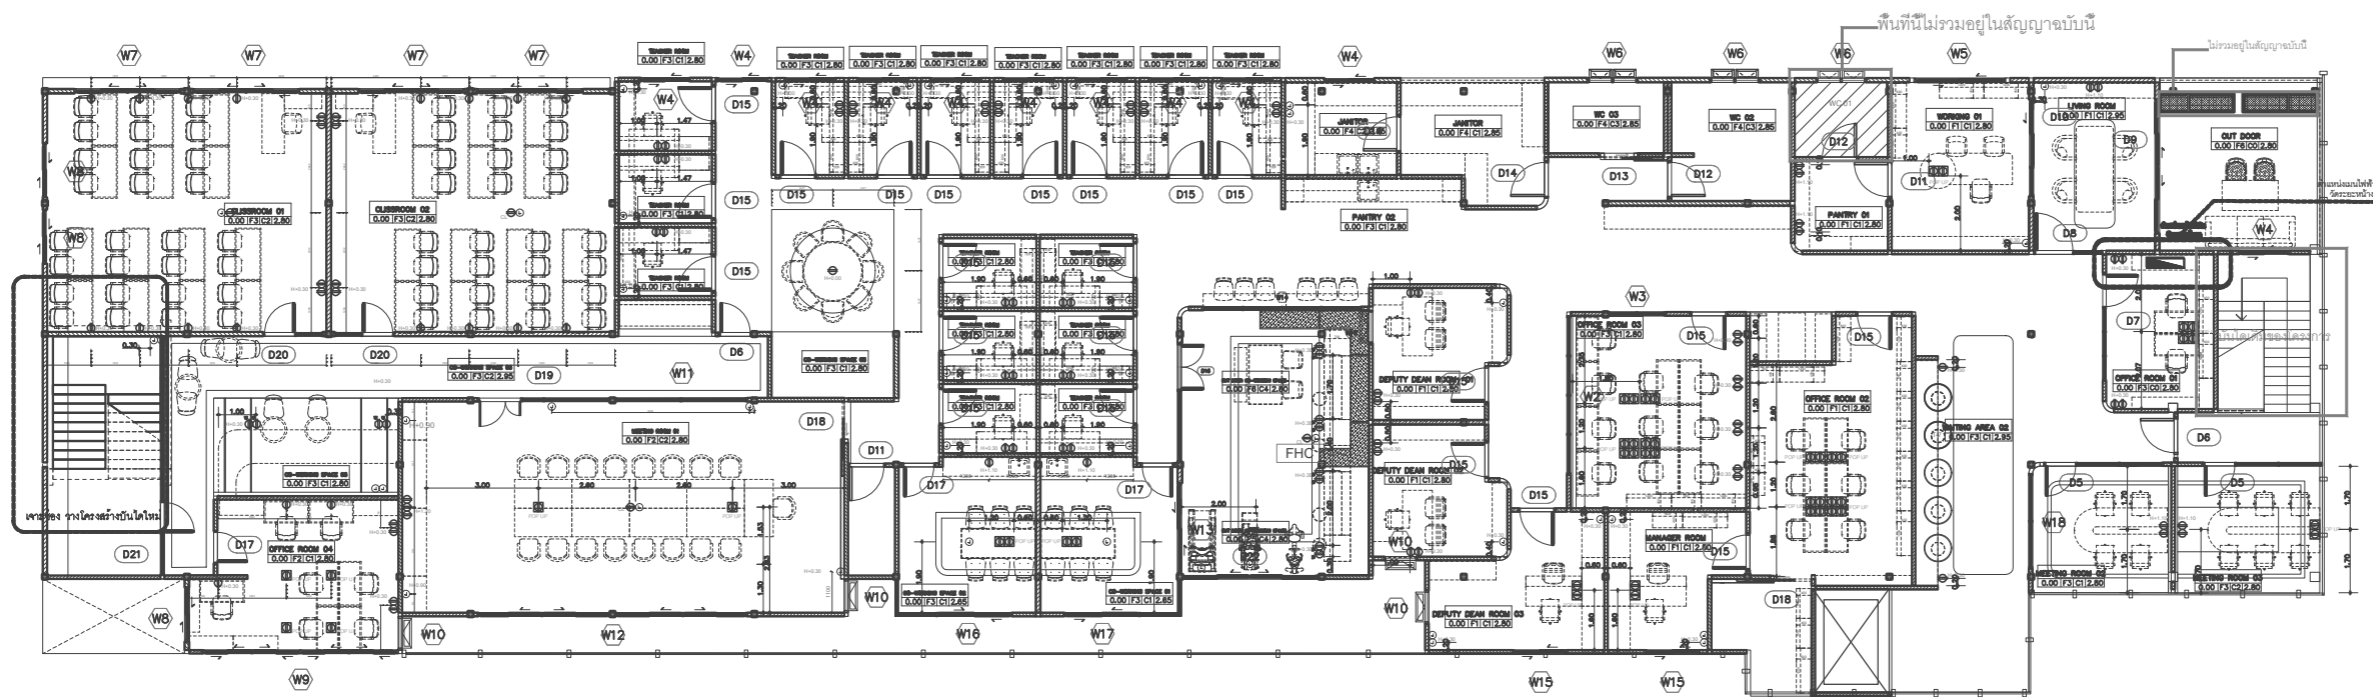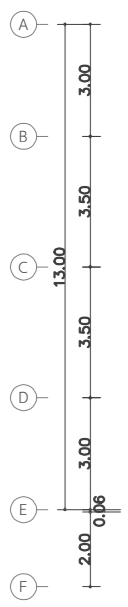

มหาวิทยาลัยศรีนครินทรวิโรฒ CCI
ELECTRICAL OUTLET PLAN FLOOR 4
SCALE 1 : 200

รายการสัญลักษณ์ประกอบแบบแปลน-สวิตช์

สัญลักษณ์	อุปกรณ์	รายละเอียด	สัญลักษณ์	อุปกรณ์	รายละเอียด
□	□	SWITCH 1GANG PANASONIC BSW1101 1 GANG WHITE สีขาว หรือเทียบเท่า	□	□	2PIN&3PIN PANASONIC BSW 1392 สีขาว หรือเทียบเท่า
□	□	SWITCH 2GANG PANASONIC BSW1201 2 GANG สีขาว หรือเทียบเท่า	WP	□	WEATHER PROOF PANASONIC BSW 1392 + WEG 8963 SW สีขาว หรือเทียบเท่า
□	□	SWITCH 3 GANG PANASONIC BSW 1301 3 GANG สีขาว หรือเทียบเท่า	SWITCH	□	3PIN UNIVERSAL WITH SWITCH SOCKET PANASONIC WEGP 1282 สีขาว หรือเทียบเท่า
			□	□	COMPUTER & TV SOCKET ระบุตำแหน่งติดตั้ง สีขาว
			□	□	COMPUTER SOCKET ระบุตำแหน่งติดตั้ง สีขาว
			□	□	

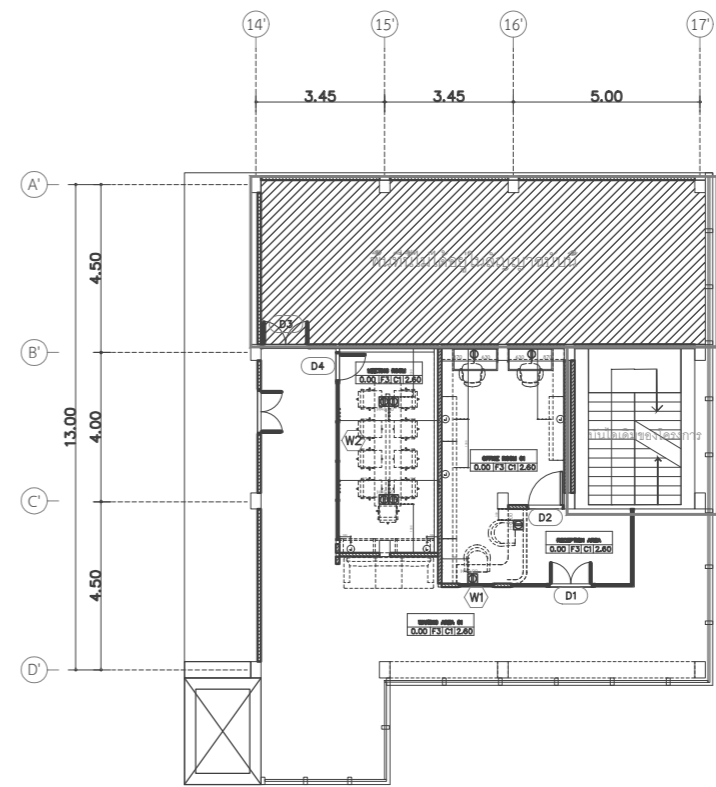

มหาวิทยาลัยศรีนครินทรวิโรฒ CCI
ELECTRICAL OUTLET PLAN FLOOR 3
SCALE 1 : 200

Project name :

โครงการ งานออกแบบปรับปรุงห้องสำนักงานคณบดี
และห้องพักอาจารย์อาคาร 6 ชั้น3 และชั้น4

Project Location :

114 ซ. สุขุมวิท 23
แขวงคลองเตยเหนือ เขตวัฒนา
กรุงเทพมหานคร 10110

Owner :

มหาวิทยาลัยศรีนครินทรวิโรฒ
โดย วิทยาลัยอุตสาหกรรมสร้างสรรค์

Architect :

เฉลิมพล แก้วแก้วเสียด ภ-สถ.5620

Signature

Interior Designer :

นายจตุรนต์ พิบูลย์ ภ-สน 897

Signature

Structural Engineer :

นายวิทยา ดอนเกิด สย.11211

Signature

Electrical Engineer :

นางสาววิลาสินี บุญประคม ภพท. 33132

Signature

Sanitary Engineer :

นายเฉลิมพล ไชควิเศษชัยสิทธิ์ สส. 241

Signature

Drawing Title

ELECTRICAL OUTLET PLAN FLOOR 3

General Notes

1. THIS DRAWING IS THE PROPERTY OF THE ARCHITECT DESIGN AUTOMATION OR ONE OF AFFILIATES. IT IS ISSUED SUBJECT TO RETURN UPON DEMAND AND IS NOT TO BE USED EXCEPT IN CONNECTION WITH THE PROJECT FOR WHICH IT IS INTENDED.
2. DO NOT SCALE THIS DRAWING, USE FIGURED DIMENSIONS ONLY.


ให้ใช้คำตัวเลขที่กำหนดให้เท่านั้นห้ามวัดจากแบบ

Drawn By

Checked By

Date 31.07.2024

SCALE 1:100 Sheet No. ID-01-08.1

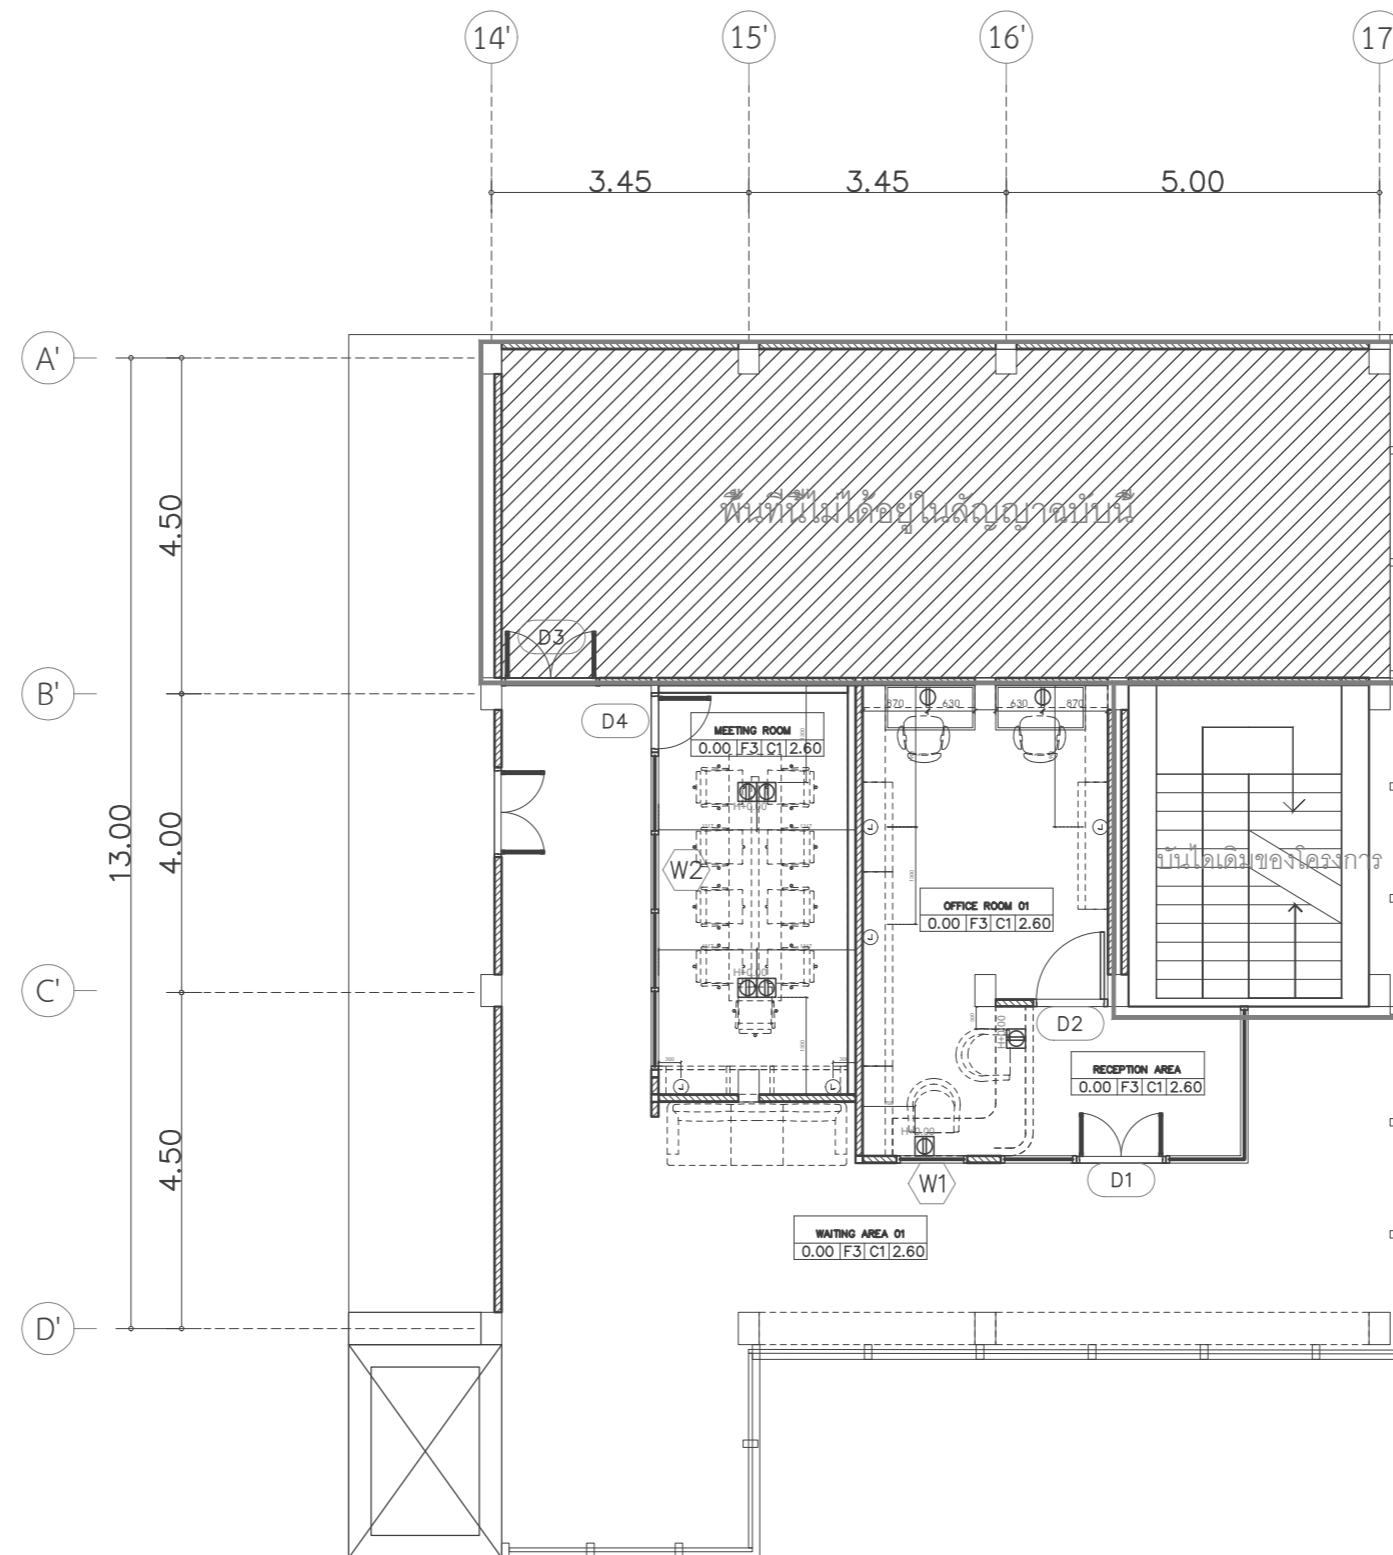

มหาวิทยาลัยศรีนครินทรวิโรฒ CCI

ELECTRICAL OUTLET PLAN FLOOR F3

SCALE

1:100

Project name :

โครงการ งานออกแบบปรับปรุงห้องสำนักงานคณบดี
และห้องพักอาจารย์อาคาร 6 ชั้น3 และชั้น4

Project Location :

114 ซ. สุขุมวิท 23
แขวงคลองเตยเหนือ เขตวัฒนา
กรุงเทพมหานคร 10110

Owner :

มหาวิทยาลัยศรีนครินทรวิโรฒ
โดย วิทยาลัยอุตสาหกรรมสร้างสรรค์

Architect :

เฉลิมพล แก้วแถมเสียด ภ-สถ.5620

Signature

Interior Designer :

นายจตุรนต์ พิบูลย์ ภ-สน 897

Signature

Structural Engineer :

นาย วิทิตา ดอนเกิด สย.11211

Signature

Electrical Engineer :

นางสาววิลาสินี บุญประคม ภพท. 33132

Signature

Sanitary Engineer :

นายเฉลิมพล โชคดีพิเศษชัยสิทธิ์ สส. 241

Signature

Drawing Title

ELECTRICAL OUTLET PLAN FLOOR 4-1

General Notes

- THIS DRAWING IS THE PROPERTY OF THE ARCHITECT DESIGN AUTOMATION OR ONE OF AFFILIATES. IT IS ISSUED SUBJECT TO RETURN UPON DEMAND AND IS NOT TO BE USED EXCEPT IN CONNECTION WITH THE PROJECT FOR WHICH IT IS INTENDED.
- DO NOT SCALE THIS DRAWING, USE FIGURED DIMENSIONS ONLY.


ให้ใช้ค่าตัวเลขที่กำหนดให้เท่านั้นห้ามวัดจากแบบ

Drawn By

Checked By

Date 31.07.2024

SCALE 1:100 Sheet No. ID-01-08.2

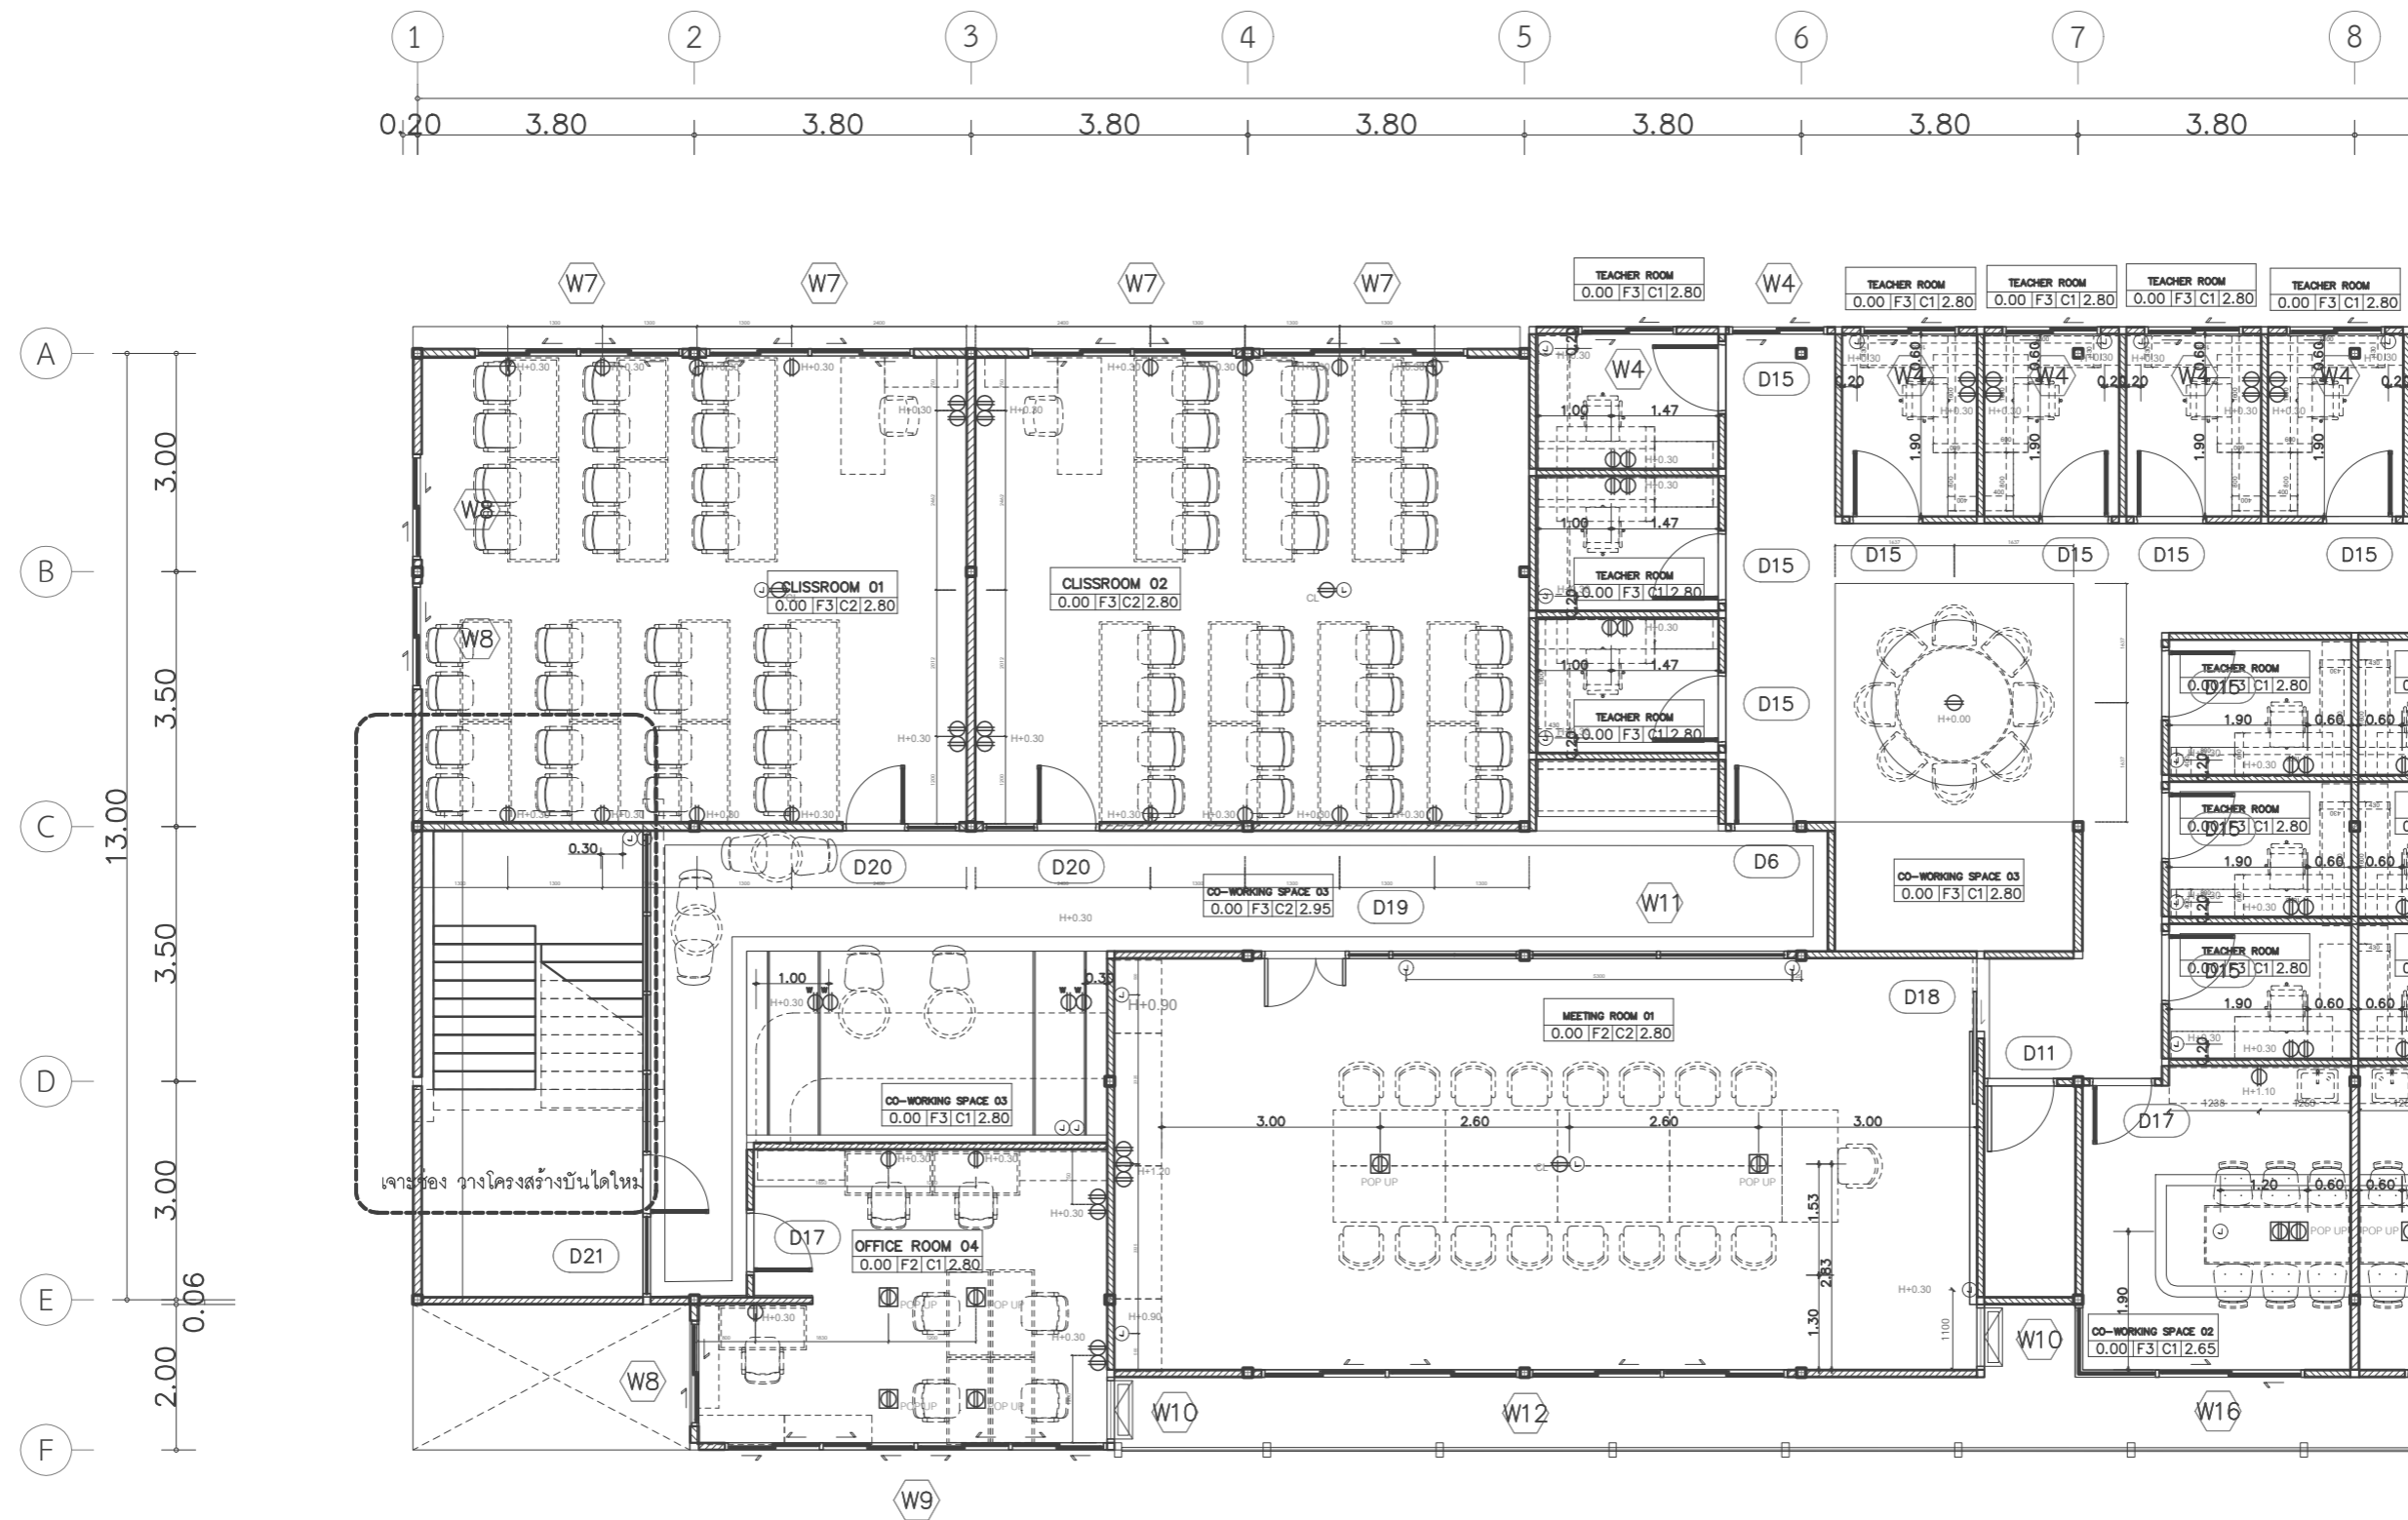

มหาวิทยาลัยศรีนครินทรวิโรฒ CCI
ELECTRICAL OUTLET PLAN FLOOR 4-1
SCALE 1:100

Project name :

โครงการ งานออกแบบปรับปรุงห้องสำนักงานคณบดี
และห้องพักอาจารย์อาคาร 6 ชั้น3 และชั้น4

Project Location :

114 ซ. สุขุมวิท 23
แขวงคลองเตยเหนือ เขตวัฒนา
กรุงเทพมหานคร 10110

Owner :

มหาวิทยาลัยศรีนครินทรวิโรฒ
โดย วิทยาลัยอุตสาหกรรมสร้างสรรค์

Architect :

เฉลิมพล แก้วแกมเส็ด ภ-สถ.5620

Signature

Interior Designer :

นายจตุรนต์ พิบูลย์ ภ-สน 897

Signature

Structural Engineer :

นาย วิทยา ดอนเกิด สย.11211

Signature

Electrical Engineer :

นางสาววิลาสินี บุญประคม ภพท. 33132

Signature

Sanitary Engineer :

นายเฉลิมพล ไชยพิเศษชัยสิทธิ์ สส. 241

Signature

Drawing Title

ELECTRICAL OUTLET PLAN FLOOR 4-2

General Notes

1. THIS DRAWING IS THE PROPERTY OF THE ARCHITECT DESIGN AUTOMATION OR ONE OF AFFILIATES. IT IS ISSUED SUBJECT TO RETURN UPON DEMAND AND IS NOT TO BE USED EXCEPT IN CONNECTION WITH THE PROJECT FOR WHICH IT IS INTENDED.
2. DO NOT SCALE THIS DRAWING, USE FIGURED DIMENSIONS ONLY.


ให้ใช้ค่าตัวเลขที่กำหนดให้เท่านั้นห้ามวัดจากแบบ

Drawn By

Checked By

Date 31.07.2024

SCALE 1:100 Sheet No. ID-01-08.3

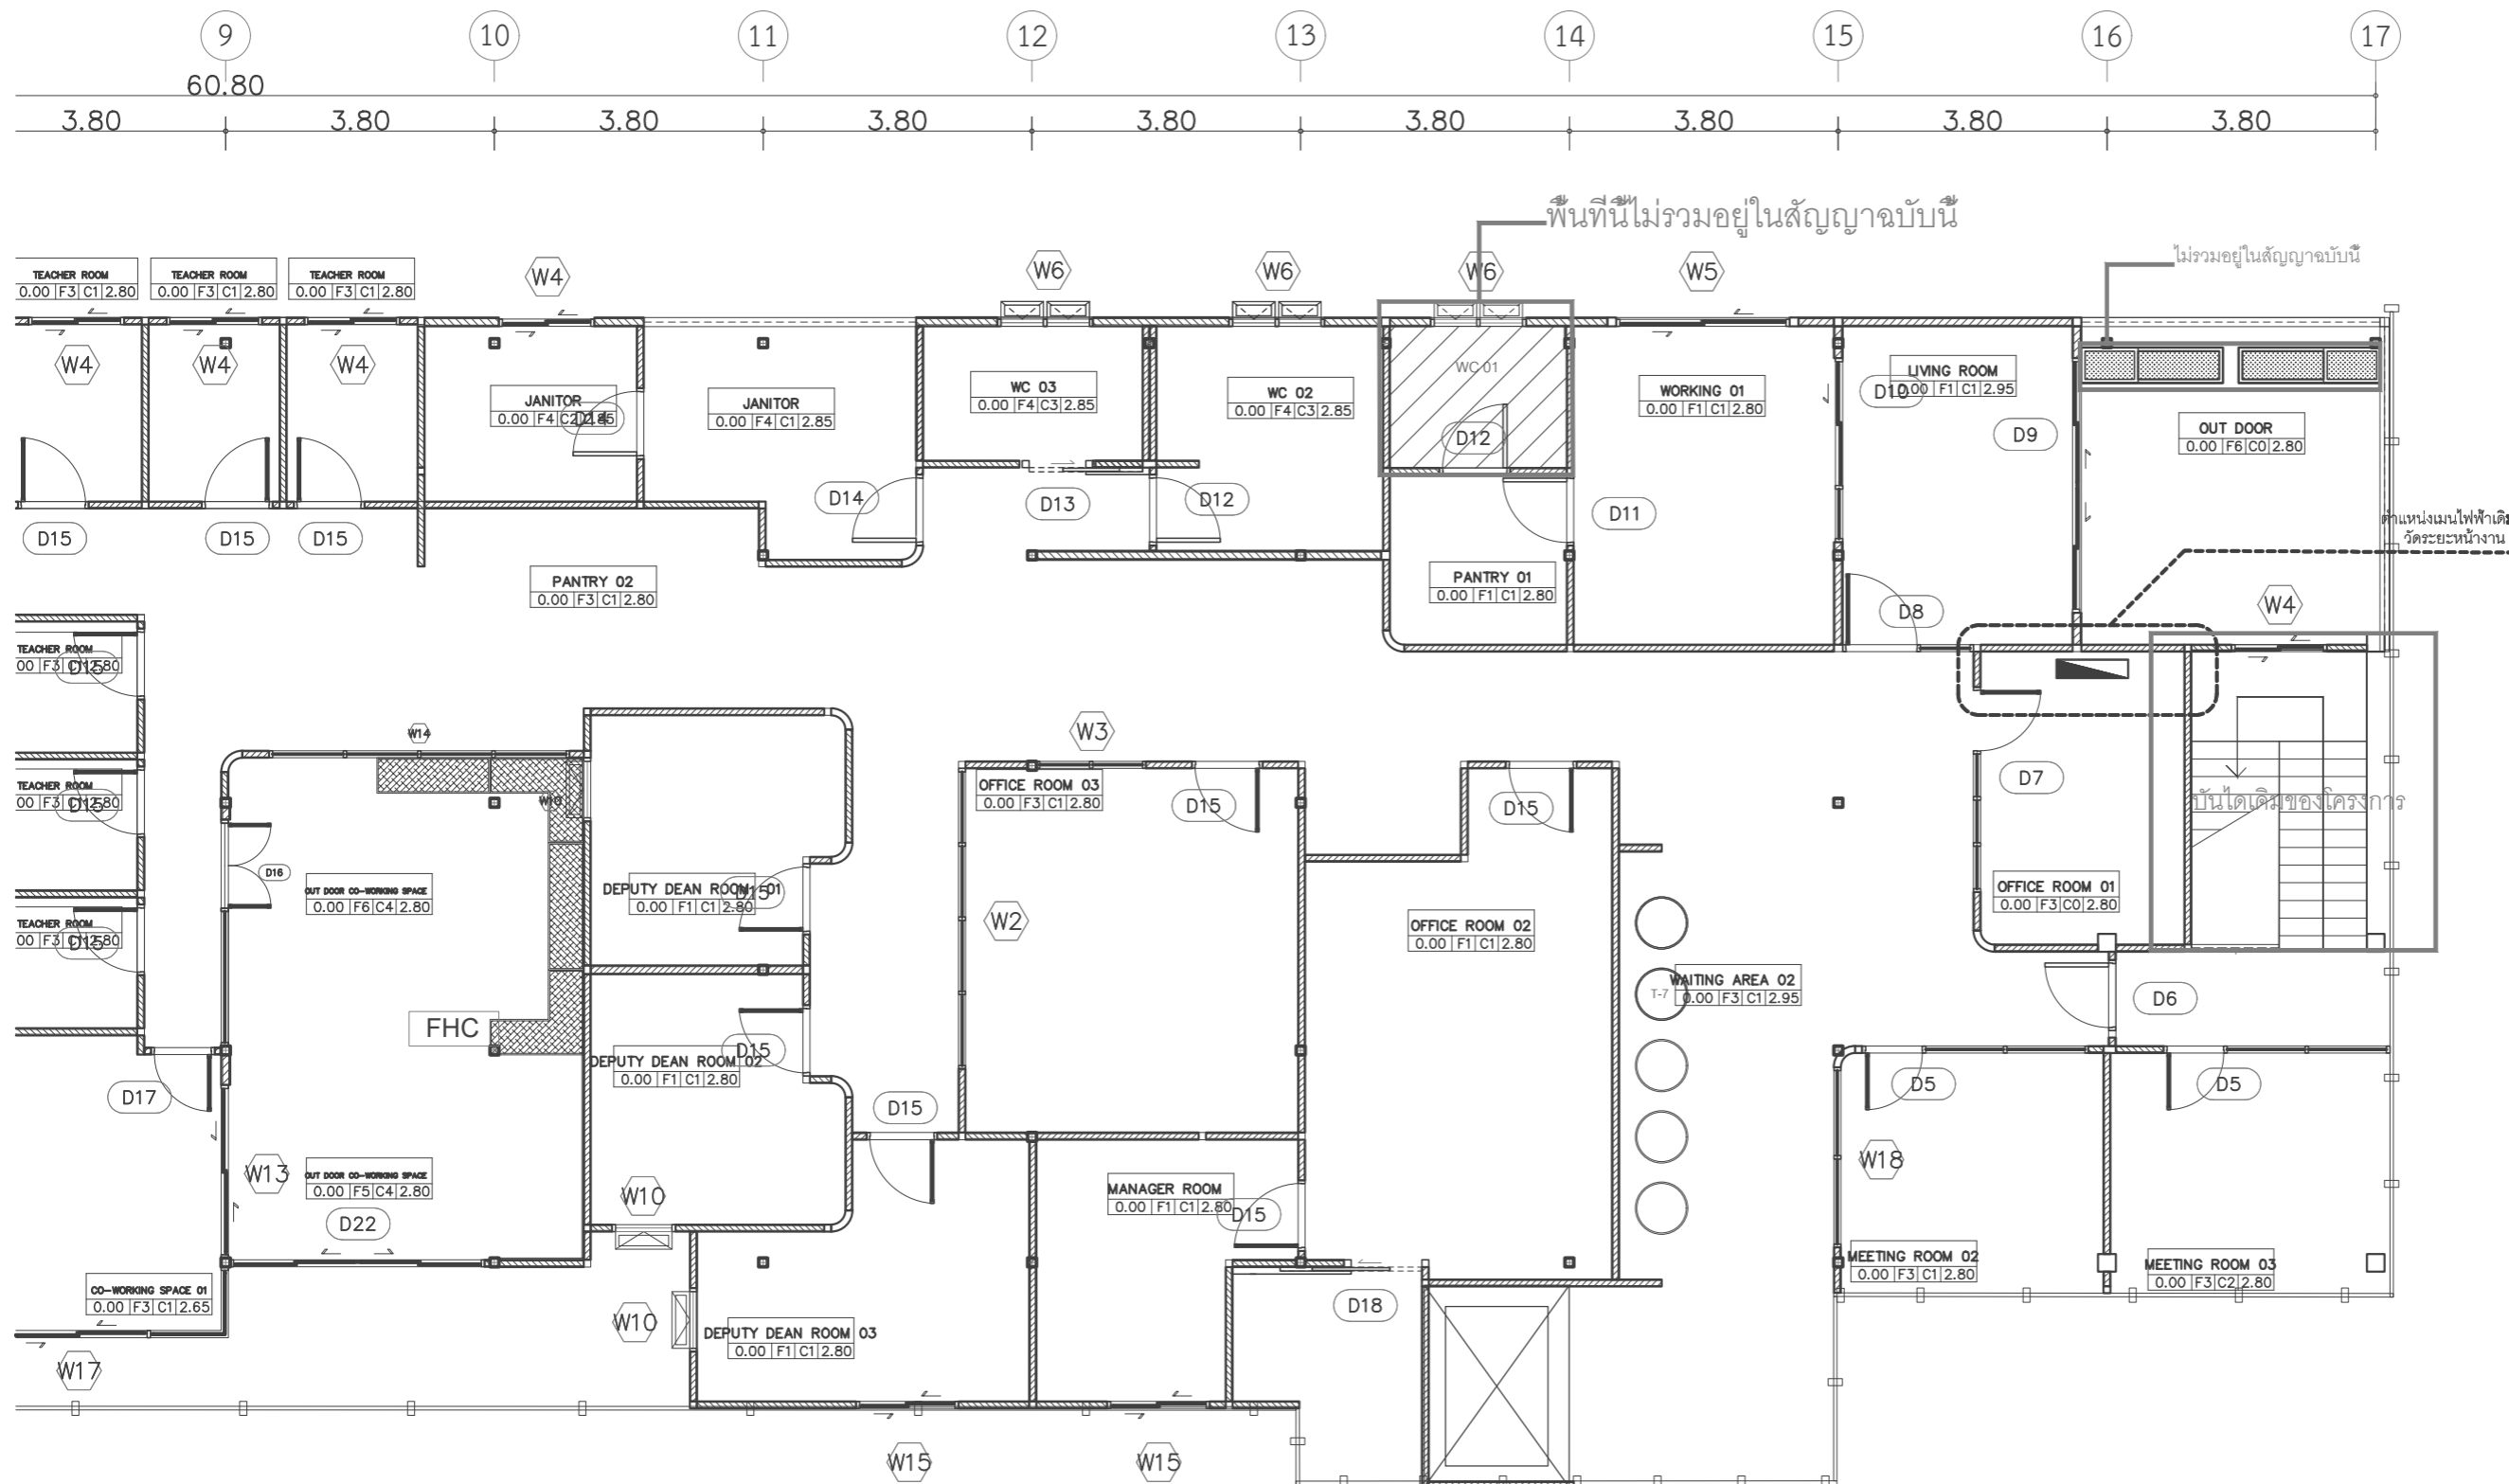

มหาวิทยาลัยศรีนครินทรวิโรฒ CCI
ELECTRICAL OUTLET PLAN FLOOR 4-2
SCALE 1:100

Project name :

โครงการ งานออกแบบปรับปรุงห้องสำนักงานคณบดี และห้องพักอาจารย์อาคาร 6 ชั้น3 และชั้น4

Project Location :

114 ซ. สุขุมวิท 23
แขวงคลองเตยเหนือ เขตวัฒนา
กรุงเทพมหานคร 10110

Owner :

มหาวิทยาลัยศรีนครินทรวิโรฒ
โดย วิทยาลัยอุตสาหกรรมสร้างสรรค์

Architect :

เฉลิมพล แก้วแถมเสียด ภ-สถ.5620

Signature

Interior Designer :

นายจตุรนต์ พิบูลย์ ภ-สน 897

Signature

Structural Engineer :

นายวิฑิตา ดอนเกิด สย.11211

Signature

Electrical Engineer :

นางสาววิลาสินี บุญประคม ภพท. 33132

Signature

Sanitary Engineer :

นายเฉลิมพล โชคดีพิเศษชัยสิทธิ์ สส. 241

Signature

Drawing Title

WALL DECORATE LAYOUT PLAN

General Notes

- THIS DRAWING IS THE PROPERTY OF THE ARCHITECT DESIGN AUTOMATION OR ONE OF AFFILIATES. IT IS ISSUED SUBJECT TO RETURN UPON DEMAND AND IS NOT TO BE USED EXCEPT IN CONNECTION WITH THE PROJECT FOR WHICH IT IS INTENDED.
- DO NOT SCALE THIS DRAWING, USE FIGURED DIMENSIONS ONLY.


ให้ใช้คำต่อเติมที่กำหนดให้เท่านั้นห้ามวาดจากแบบ

Drawn By

Checked By

Date 31.07.2024


SCALE 1:200 Sheet No. ID-01-09

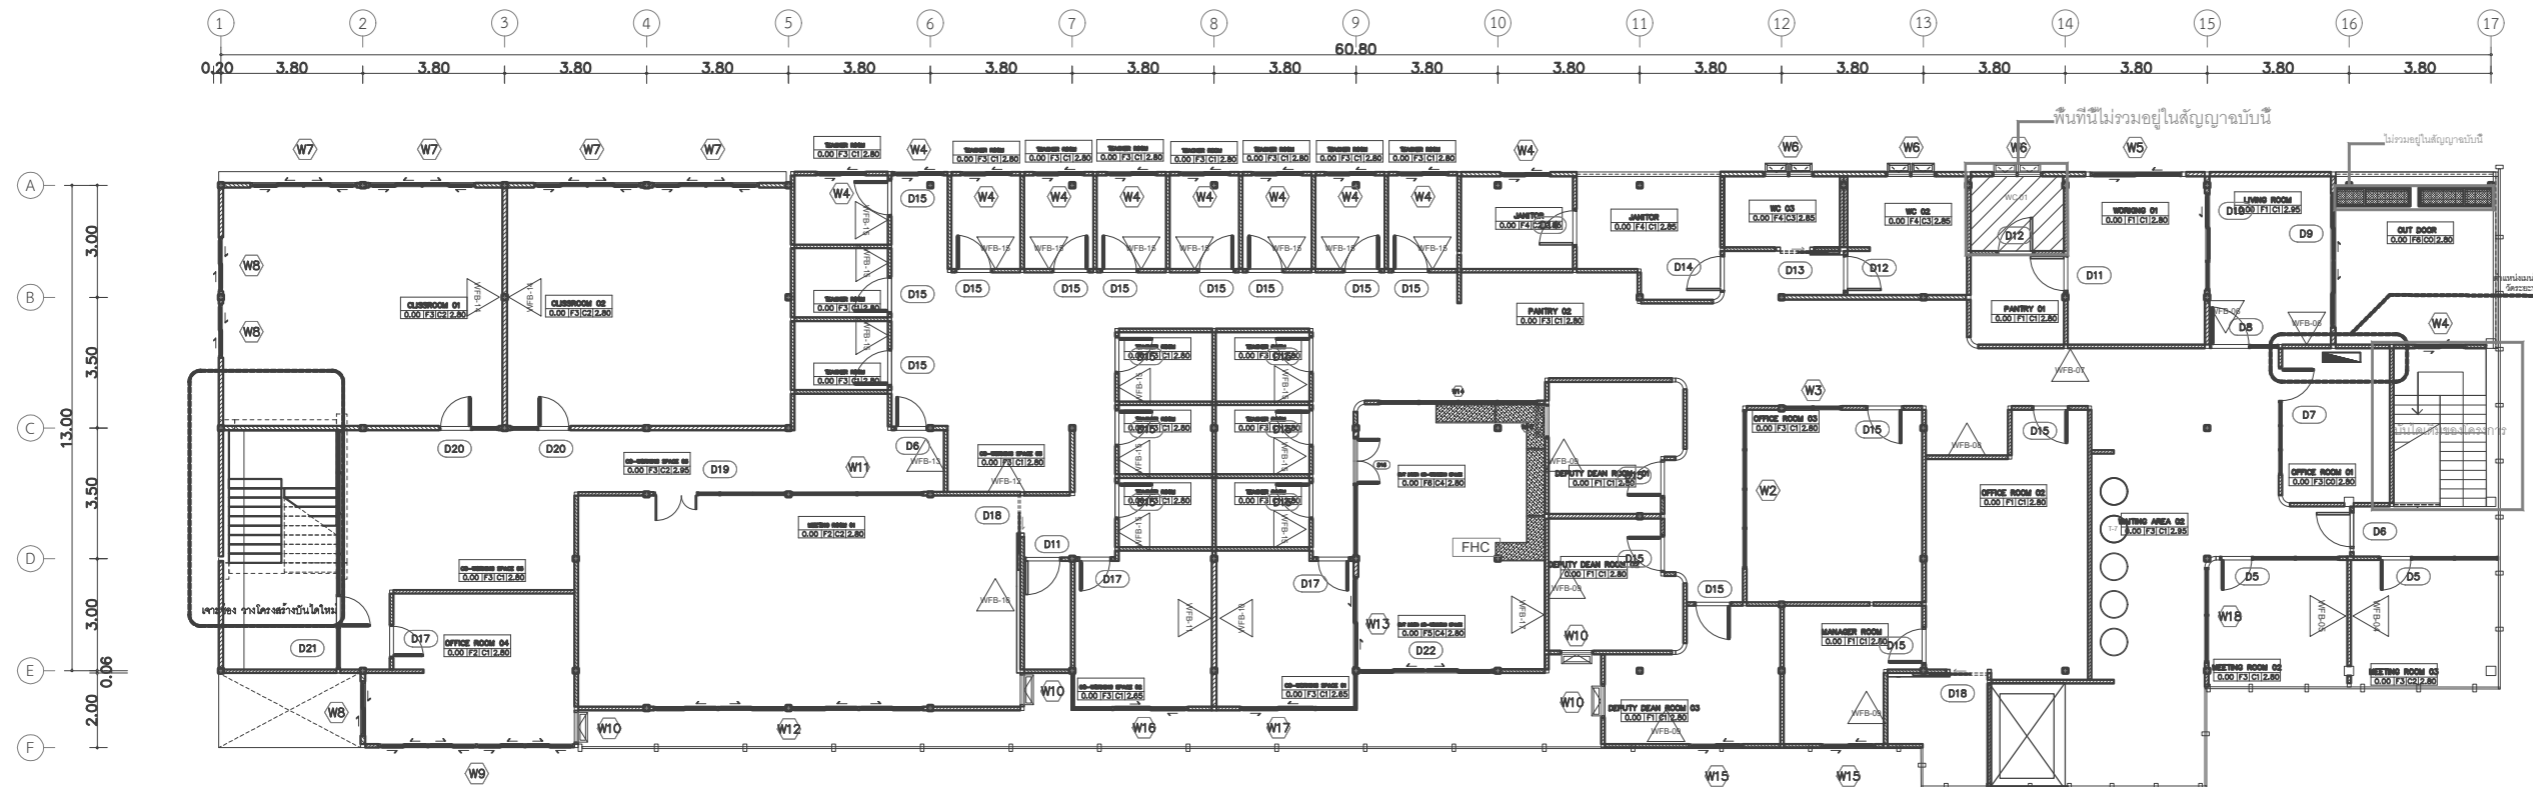

มหาวิทยาลัยศรีนครินทรวิโรฒ CCI
WALL DECORATE LAYOUT PLAN FLOOR 4
SCALE 1 : 200

ITEM#	QTY.	DESCRIPTION
WFB-04	1	WALL DECORATE+ TV
WFB-05	1	WALL DECORATE+ TV
WFB-06	2	WALL DECORATE+ WHITE BOARD
WFB-07	1	WALL DECORATE
WFB-08	1	WALL DECORATE+ WHITE BOARD
WFB-09	4	WALL DECORATE+ WHITE BOARD
WFB-10	1	WALL DECORATE
WFB-11	1	WALL DECORATE
WFB-12	1	WALL DECORATE
WFB-13	1	WALL DECORATE
WFB-14	2	WALL DECORATE+ WHITE BOARD
WFB-15	16	WALL DECORATE+ WHITE BOARD
WFB-16	1	WALL DECORATE
WFB-17	1	WALL DECORATE

ITEM#	QTY.	DESCRIPTION
WFB-01	1	WALL DECORATE
WFB-02	1	WALL DECORATE+ WHITE BOARD
WFB-03	1	WALL DECORATE+ WHITE BOARD

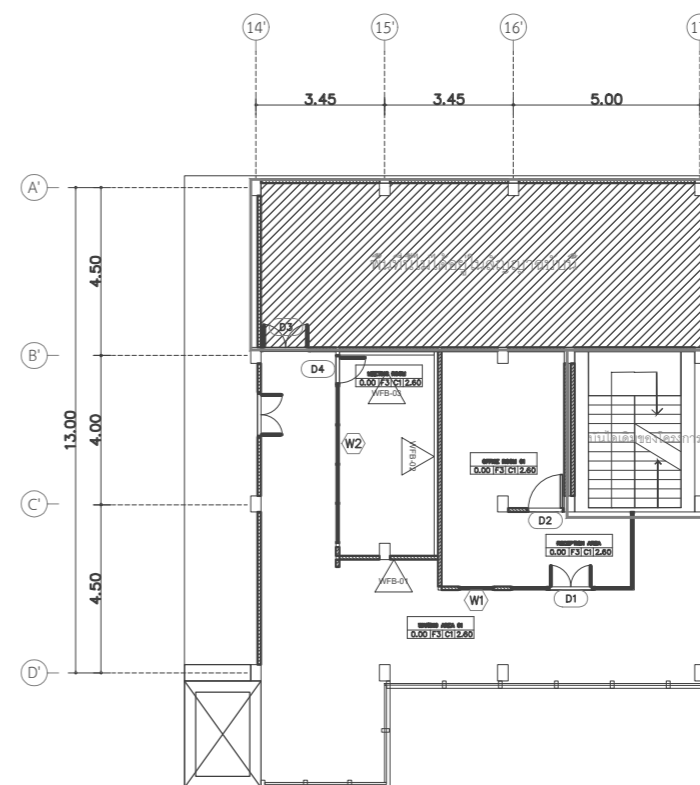

มหาวิทยาลัยศรีนครินทรวิโรฒ CCI
WALL DECORATE LAYOUT PLAN FLOOR 3
SCALE 1 : 200

Project name :

โครงการ งานออกแบบปรับปรุงห้องสำนักงานคณบดี
และห้องพักอาจารย์อาคาร 6 ชั้น3 และชั้น4

Project Location :

114 ซ. สุขุมวิท 23
แขวงคลองเตยเหนือ เขตวัฒนา
กรุงเทพมหานคร 10110

Owner :

มหาวิทยาลัยศรีนครินทรวิโรฒ
โดย วิทยาลัยอุตสาหกรรมสร้างสรรค์

Architect :

เฉลิมพล แก้วแก้วเสียด ภ-สถ.5620

Signature

Interior Designer :

นายจตุรนต์ พิบูลย์ ภ-สน 897

Signature

Structural Engineer :

นาย วิทยา ดอนเกิด สย.11211

Signature

Electrical Engineer :

นางสาววิลาสินี บุญประคม ภพท. 33132

Signature

Sanitary Engineer :

นายเฉลิมพล โชคดีพิเศษชัยสิทธิ์ สส. 241

Signature

Drawing Title

WALL DECORATE LAYOUT PLAN FLOOR 3

General Notes

1. THIS DRAWING IS THE PROPERTY OF THE ARCHITECT DESIGN AUTOMATION OR ONE OF AFFILIATES. IT IS ISSUED SUBJECT TO RETURN UPON DEMAND AND IS NOT TO BE USED EXCEPT IN CONNECTION WITH THE PROJECT FOR WHICH IT IS INTENDED.
2. DO NOT SCALE THIS DRAWING, USE FIGURED DIMENSIONS ONLY.


ให้ใช้คำตัวเลขที่กำหนดให้เท่านั้นห้ามวัดจากแบบ

Drawn By

Checked By

Date 31.07.2024

SCALE 1:100 Sheet No. ID-01-09.1

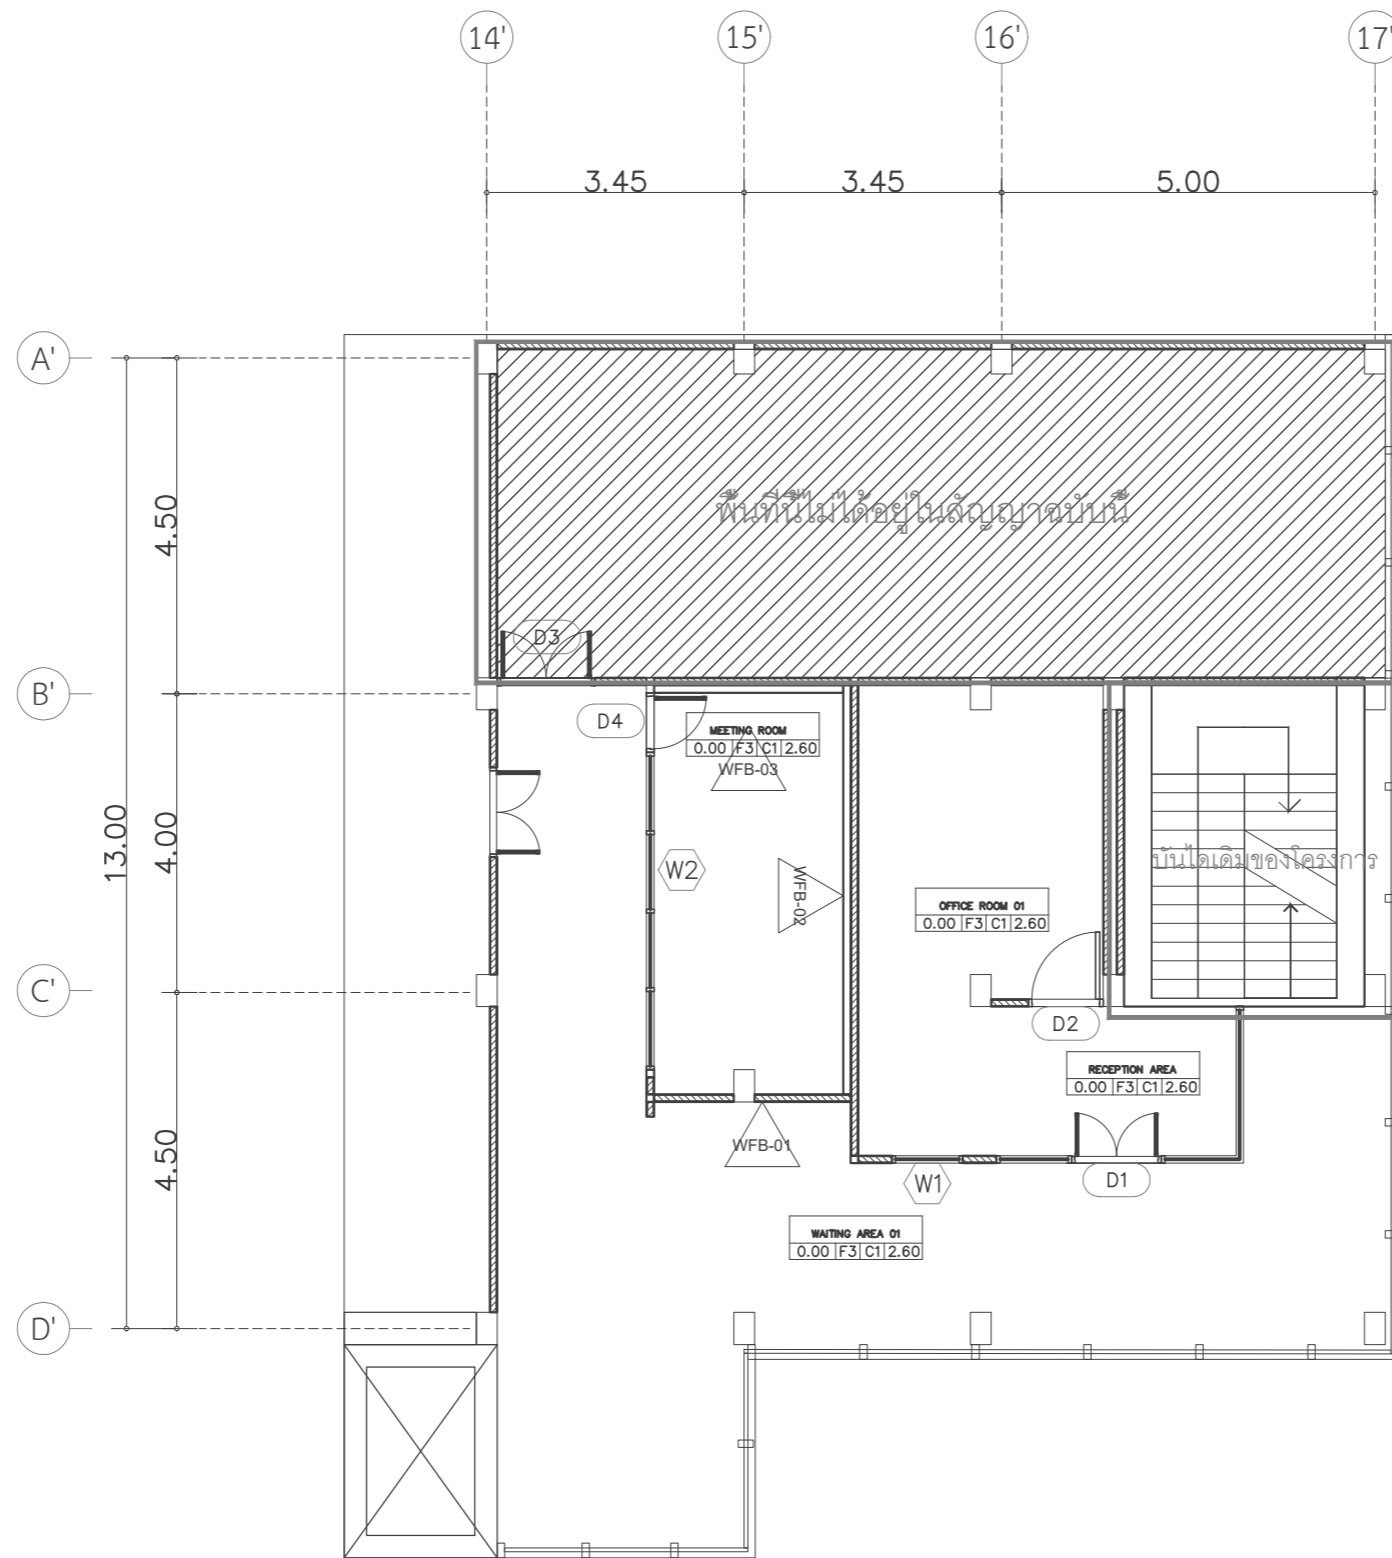

มหาวิทยาลัยศรีนครินทรวิโรฒ CCI
WALL DECORATE LAYOUT PLAN FLOOR 3
SCALE 1:100

Project name :

โครงการ งานออกแบบปรับปรุงห้องสำนักงานคณบดี
และห้องพักอาจารย์อาคาร 6 ชั้น3 และชั้น4

Project Location :

114 ซ. สุขุมวิท 23
แขวงคลองเตยเหนือ เขตวัฒนา
กรุงเทพมหานคร 10110

Owner :

มหาวิทยาลัยศรีนครินทรวิโรฒ
โดย วิทยาลัยอุตสาหกรรมสร้างสรรค์

Architect :

เฉลิมพล แก้วแถมเสียด ภ-สถ.5620

Signature

Interior Designer :

นายจาตุรงค์ พิบูลย์ ภ-สน 897

Signature

Structural Engineer :

นายวิทยา ดอนเกิด สย.11211

Signature

Electrical Engineer :

นางสาววิลาสินี บุญประคม ภพท. 33132

Signature

Sanitary Engineer :

นายเฉลิมพล โชคดีพิเศษชัยสิทธิ์ สส. 241

Signature

Drawing Title

WALL DECORATE LAYOUT PLAN FLOOR 4-1

General Notes

- THIS DRAWING IS THE PROPERTY OF THE ARCHITECT DESIGN AUTOMATION OR ONE OF AFFILIATES. IT IS ISSUED SUBJECT TO RETURN UPON DEMAND AND IS NOT TO BE USED EXCEPT IN CONNECTION WITH THE PROJECT FOR WHICH IT IS INTENDED.
- DO NOT SCALE THIS DRAWING, USE FIGURED DIMENSIONS ONLY.


ให้ใช้คำต่อเติมที่กำหนดให้เท่านั้นห้ามวิงวอนแบบ

Drawn By

Checked By

Date 31.07.2024

SCALE 1:100 Sheet No. ID-01-09.2

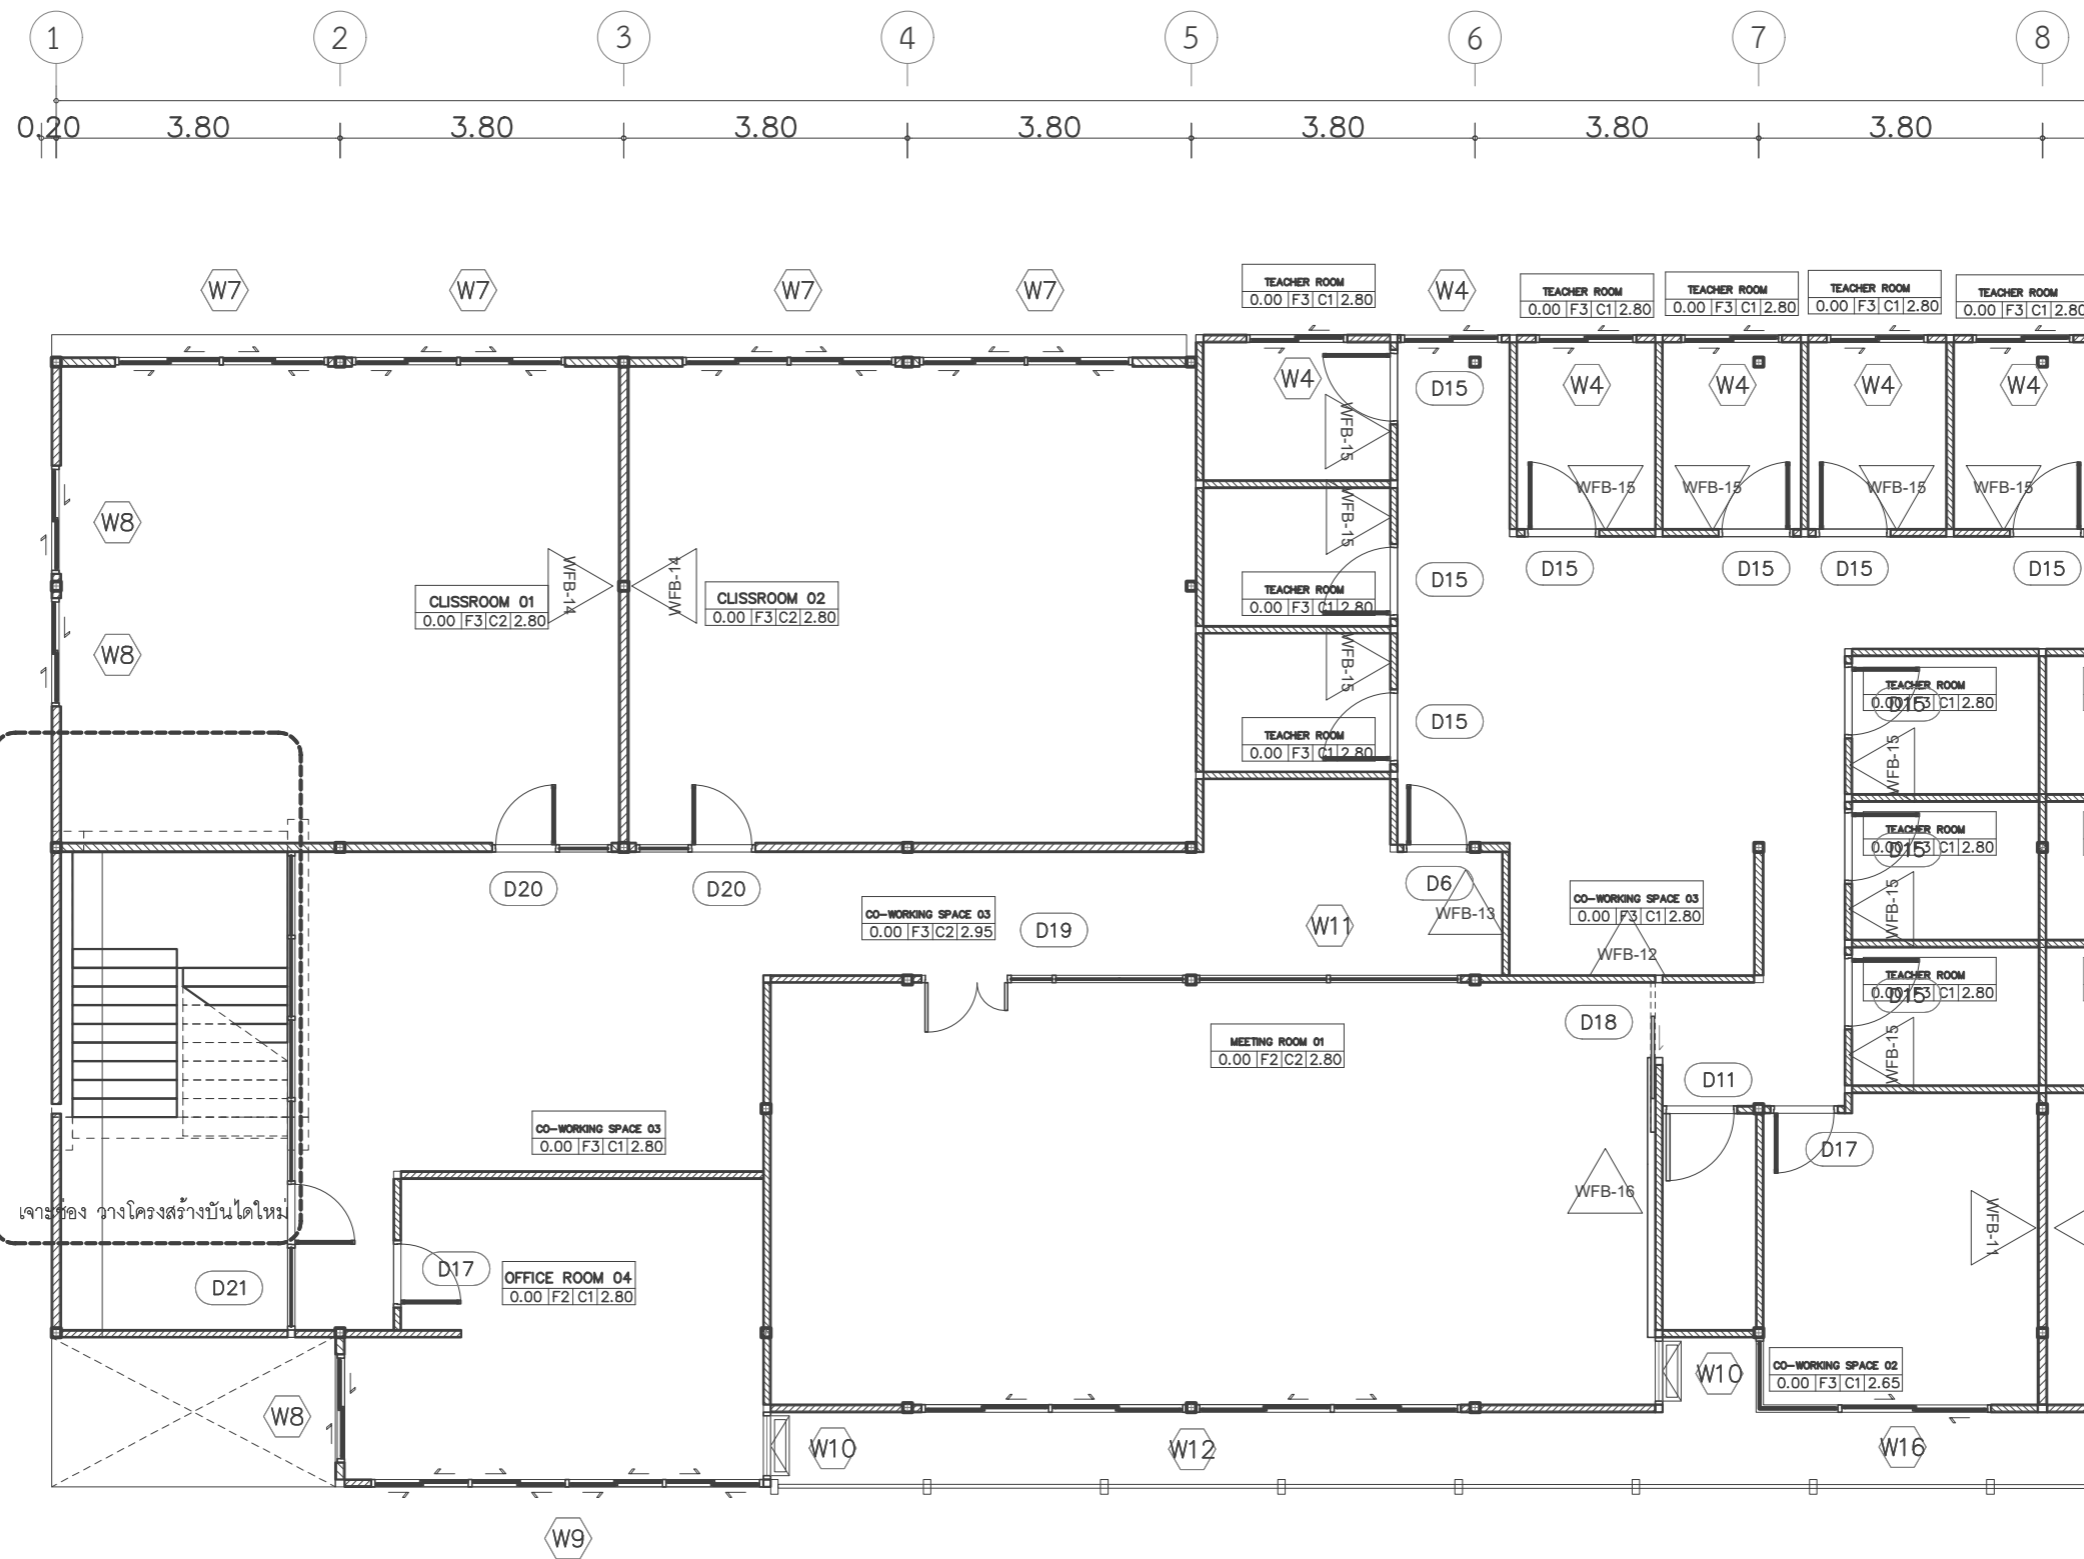

มหาวิทยาลัยศรีนครินทรวิโรฒ CCI
WALL DECORATE LAYOUT PLAN FLOOR 4-1
SCALE 1:100

Project name :

โครงการ งานออกแบบปรับปรุงห้องสำนักงานคณบดี
และห้องพักอาจารย์อาคาร 6 ชั้น3 และชั้น4

Project Location :

114 ซ. สุขุมวิท 23
แขวงคลองเตยเหนือ เขตวัฒนา
กรุงเทพมหานคร 10110

Owner :

มหาวิทยาลัยศรีนครินทรวิโรฒ
โดย วิทยาลัยอุตสาหกรรมสร้างสรรค์

Architect :

เฉลิมพล แก้วแกมเส็ด ภ-สถ.5620

Signature

Interior Designer :

นายจาตุรงค์ พิบูลย์ ภ-สน 897

Signature

Structural Engineer :

นายวิทยา ดอนเกิด สย.11211

Signature

Electrical Engineer :

นางสาววิลาสินี บุญประคม ภพท. 33132

Signature

Sanitary Engineer :

นายเฉลิมพล ไชยพิเศษชัยสิทธิ์ สส. 241

Signature

Drawing Title

WALL DECORATE LAYOUT PLAN FLOOR 4-2

General Notes

1. THIS DRAWING IS THE PROPERTY OF THE ARCHITECT DESIGN AUTOMATION OR ONE OF AFFILIATES. IT IS ISSUED SUBJECT TO RETURN UPON DEMAND AND IS NOT TO BE USED EXCEPT IN CONNECTION WITH THE PROJECT FOR WHICH IT IS INTENDED.
2. DO NOT SCALE THIS DRAWING, USE FIGURED DIMENSIONS ONLY.


ให้ใช้คำตัวเลขที่กำหนดให้เท่านั้นห้ามวัดจากแบบ

Drawn By

Checked By

Date 31.07.2024

SCALE 1:100 Sheet No. ID-01-09.3

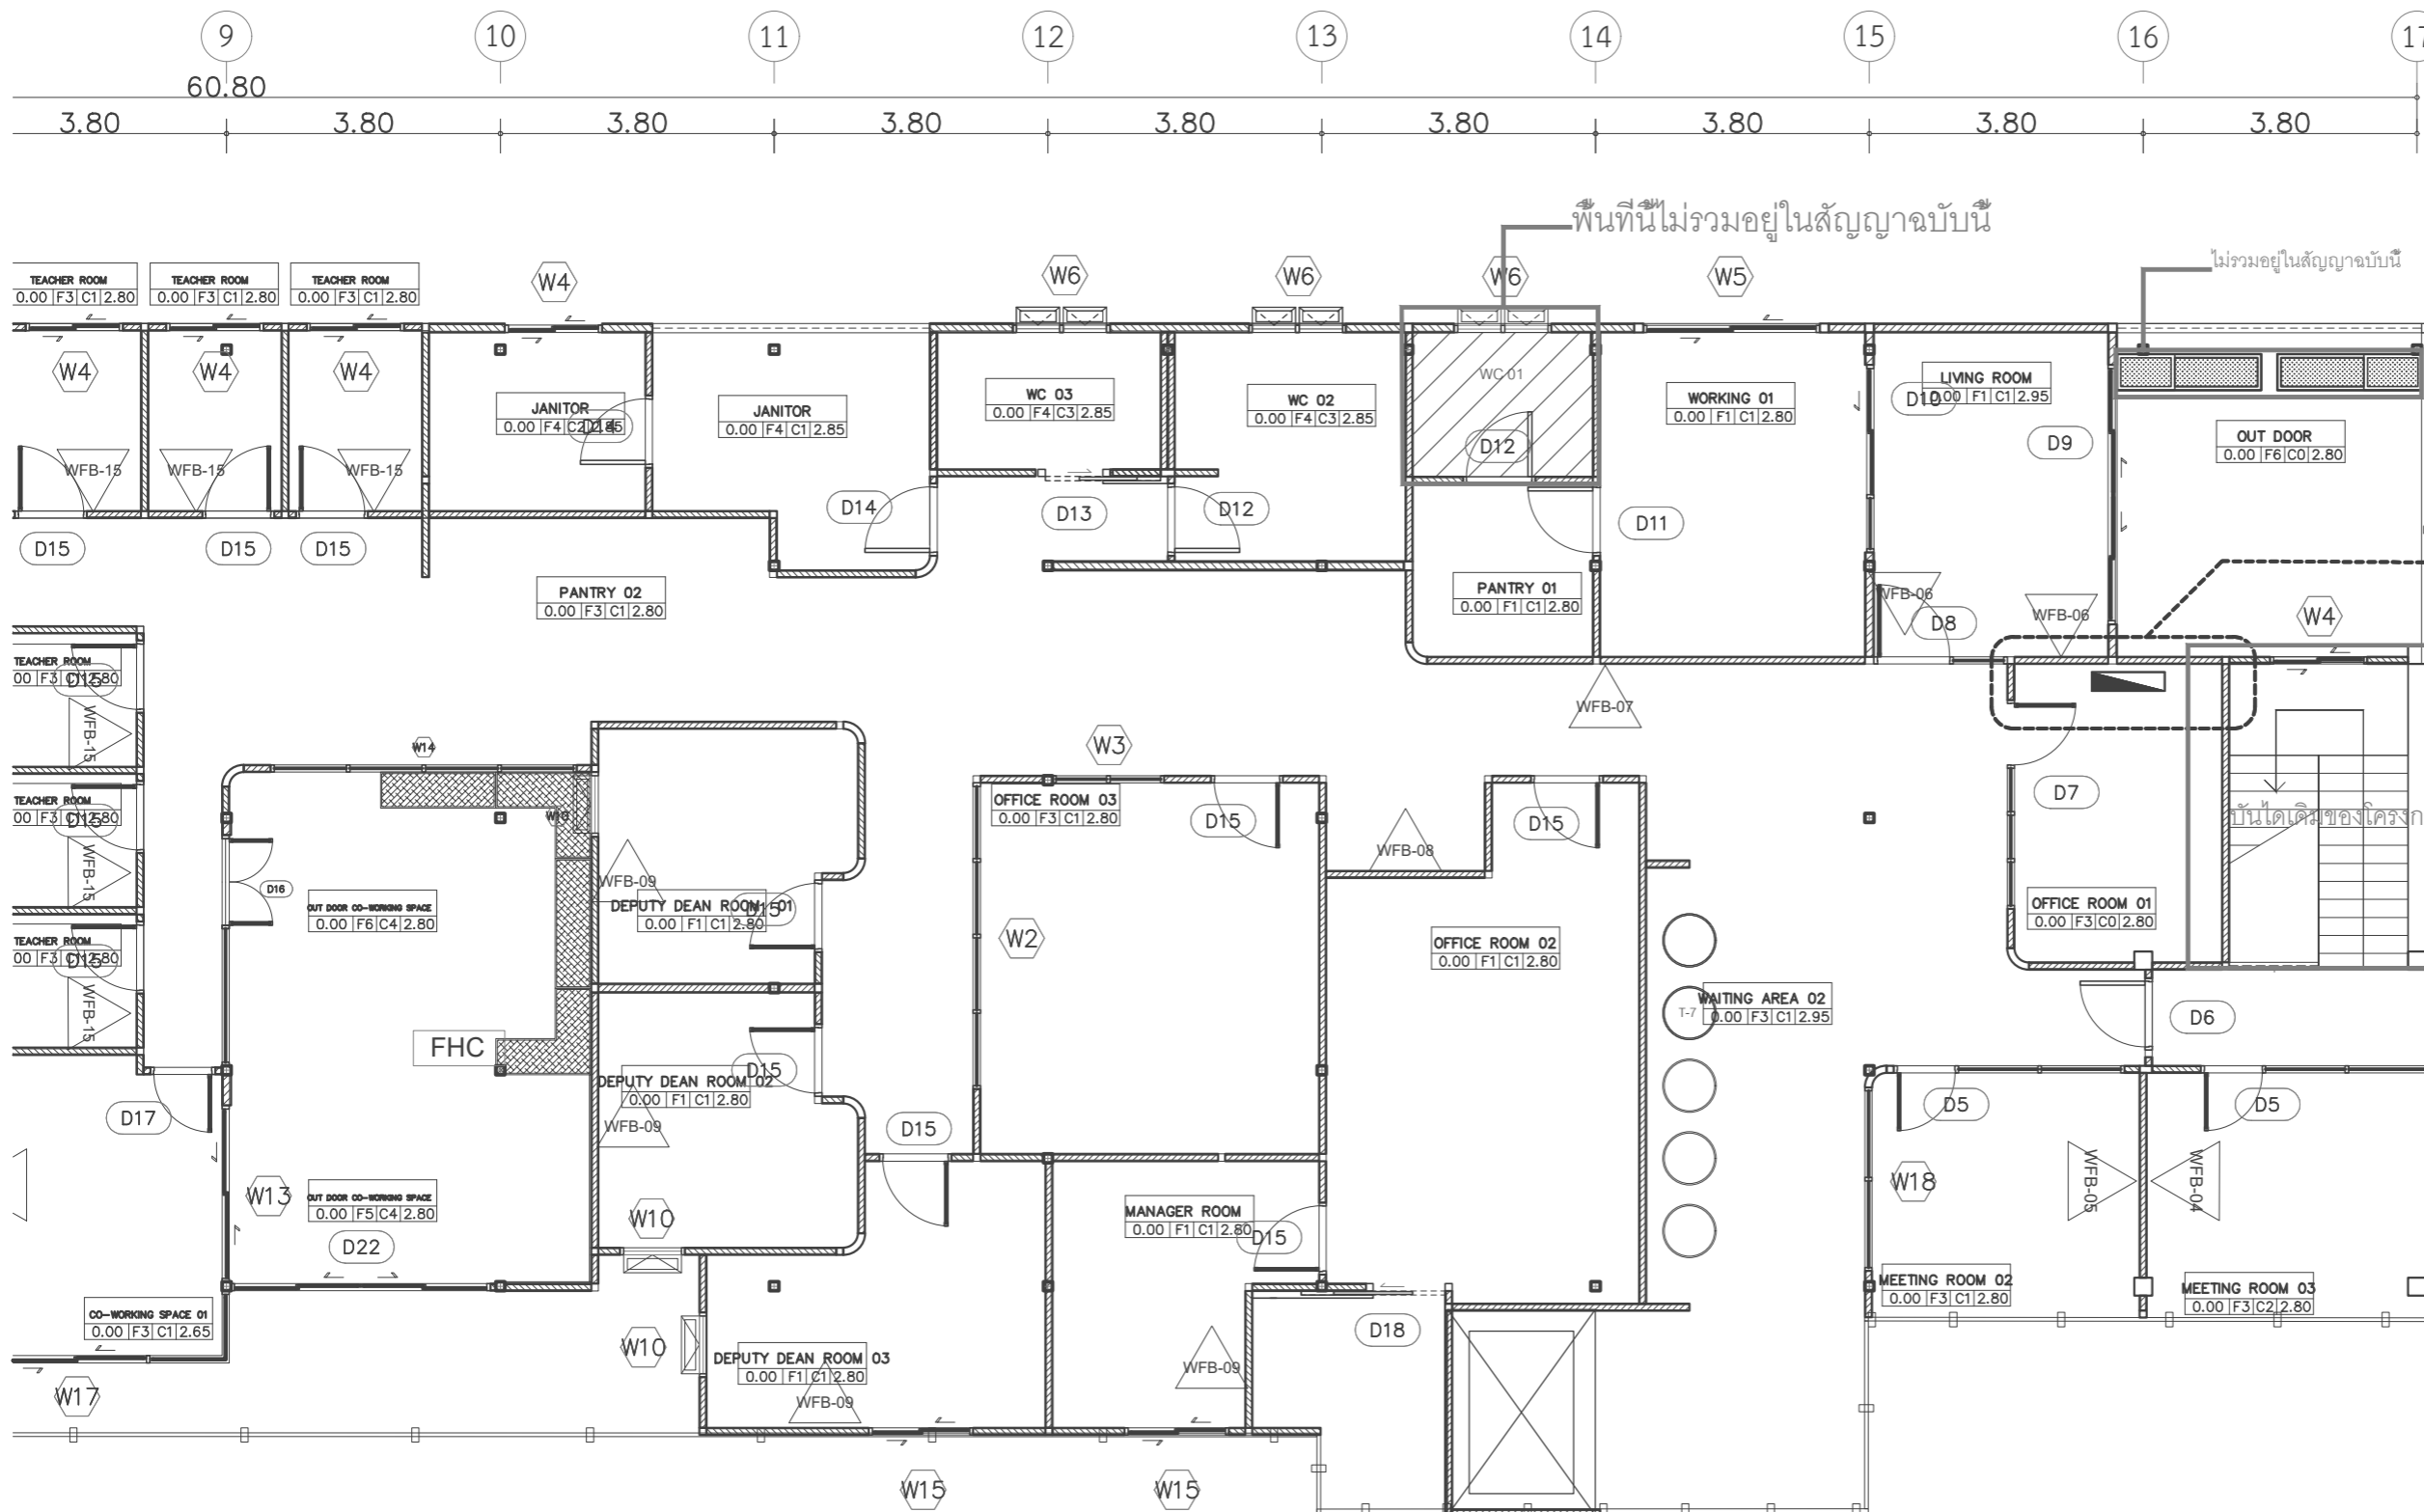

มหาวิทยาลัยศรีนครินทรวิโรฒ CCI
WALL DECORATE LAYOUT PLAN FLOOR 4-2
SCALE 1:100

Project name :

โครงการ งานออกแบบปรับปรุงห้องสำนักงานคอมพิวเตอร์ และห้องพักอาจารย์อาคาร 6 ชั้น3 และชั้น4

Project Location :

114 ซ. สุขุมวิท 23
แขวงคลองเตยเหนือ เขตวัฒนา
กรุงเทพมหานคร 10110

Owner :

มหาวิทยาลัยศรีนครินทรวิโรฒ
โดย วิทยาลัยอุตสาหกรรมสร้างสรรค์

Architect :

เฉลิมพล แก้วแก้วเสียด ภ-สถ.5620

Signature

Interior Designer :

นายจตุรนต์ พิบูลย์ ภ-สน 897

Signature

Structural Engineer :

นาย วิทยา ดอนเกิด สย.11211

Signature

Electrical Engineer :

นางสาววิลาสินี บุญประคม ภพท. 33132

Signature

Sanitary Engineer :

นายเฉลิมพล โชคดีชัยสิทธิ์ สส. 241

Signature

Drawing Title

PARTIAL PLAN
ELEVATION-E1
ELEVATION-E2

General Notes

- THIS DRAWING IS THE PROPERTY OF THE ARCHITECT DESIGN AUTOMATION OR ONE OF AFFILIATES. IT IS ISSUED SUBJECT TO RETURN UPON DEMAND AND IS NOT TO BE USED EXCEPT IN CONNECTION WITH THE PROJECT FOR WHICH IT IS INTENDED.
- DO NOT SCALE THIS DRAWING, USE FIGURED DIMENSIONS ONLY.

ให้ใช้คำตัวเลขที่กำหนดให้เท่านั้นห้ามวัดจากแบบ


Drawn By

Checked By


Date 31.07.2024

SCALE 1:50

Sheet No. ID-02-01

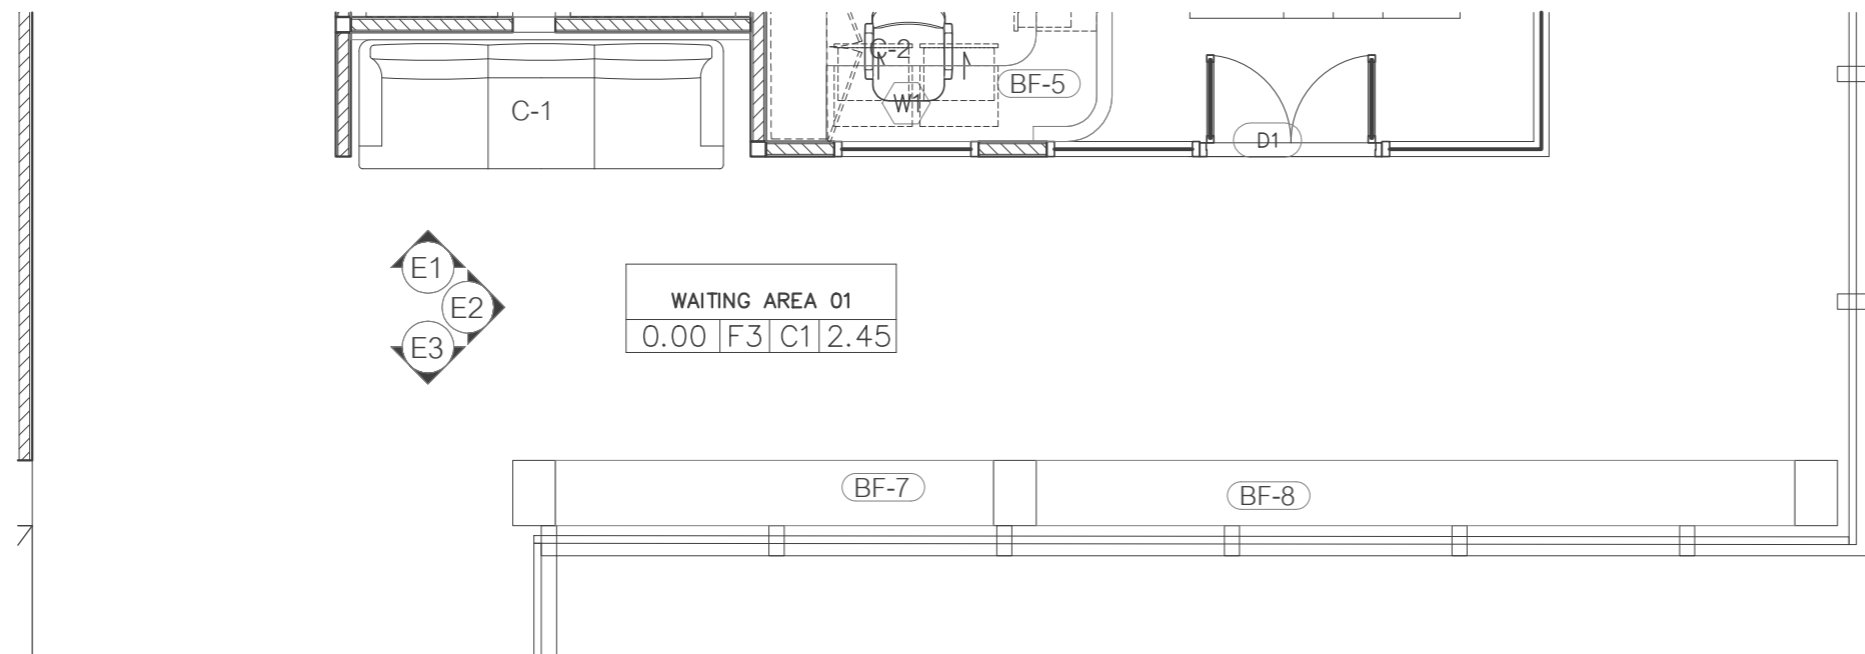

1 PARTIAL PLAN
SCALE 1 : 50

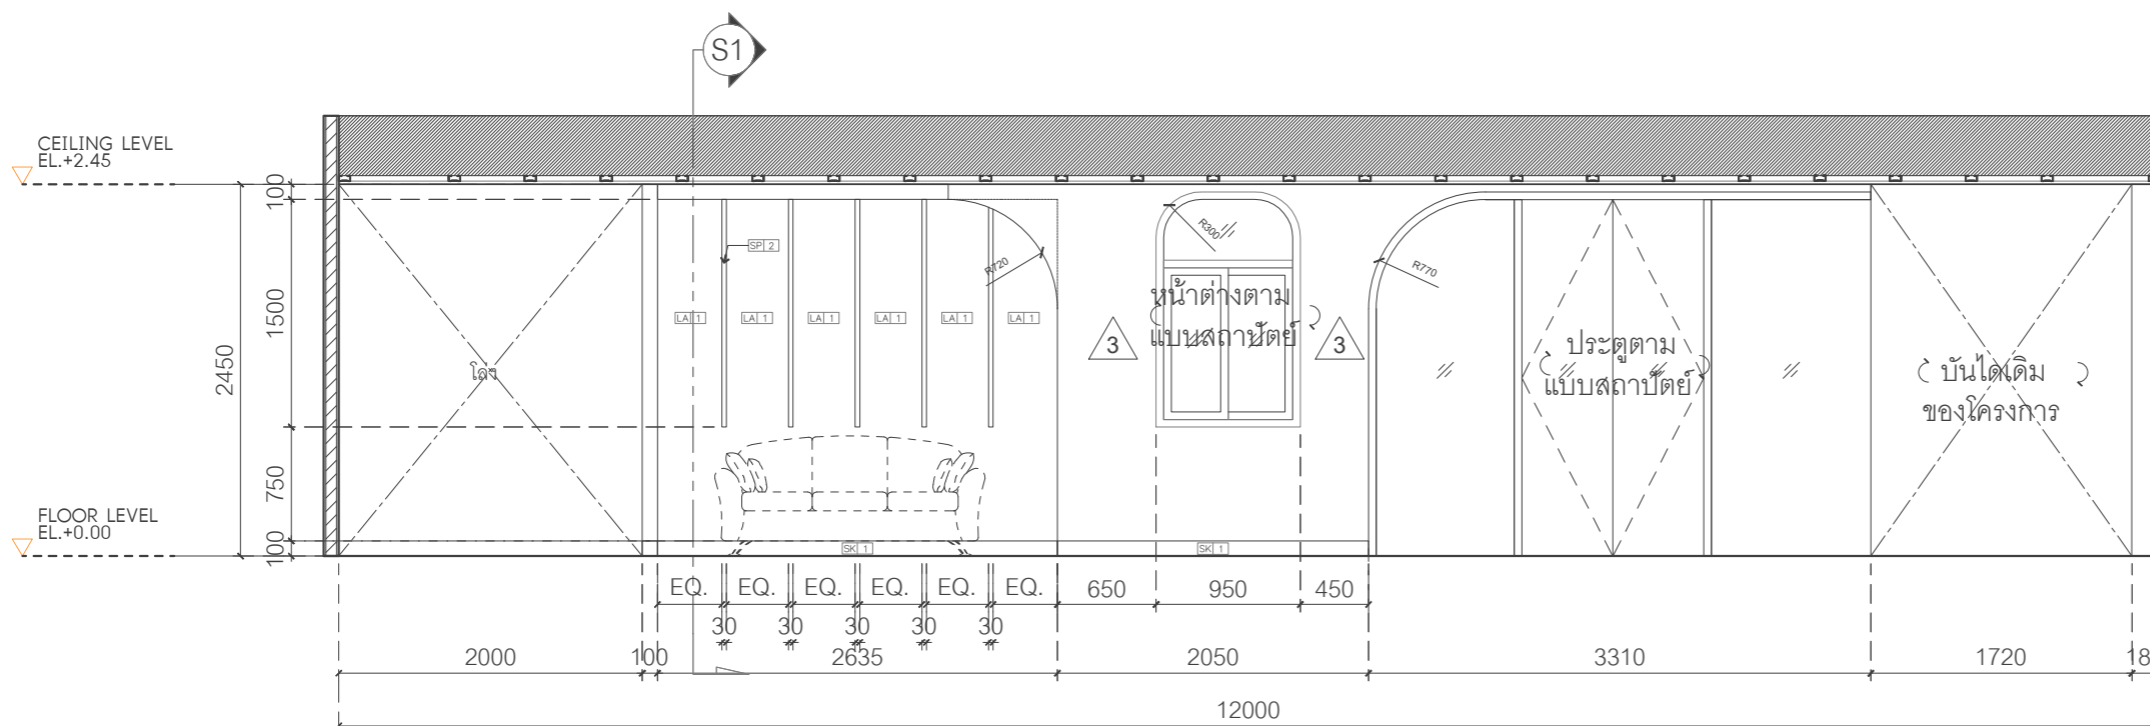

2 ELEVATION-E1
SCALE 1 : 50

Project name :

โครงการ งานออกแบบปรับปรุงห้องสำนักงานคณบดี
และห้องพักอาจารย์อาคาร 6 ชั้น3 และชั้น4

Project Location :

114 ซ. สุขุมวิท 23
แขวงคลองเตยเหนือ เขตวัฒนา
กรุงเทพมหานคร 10110

Owner :

มหาวิทยาลัยศรีนครินทรวิโรฒ
โดย วิทยาลัยอุตสาหกรรมสร้างสรรค์

Architect :

เฉลิมพล แก้วแถมเสื่อ ภ-สถ.5620

เฉลิมพล แก้วแถมเสื่อ

Interior Designer :

นายจตุรนต์ พิบูลย์ ภ-สน 897

จตุรนต์ พิบูลย์

Structural Engineer :

นาย วิทยา ดอนเกิด สย.11211

วิทยา ดอนเกิด

Electrical Engineer :

นางสาววิลาสินี บุญประคม ภพท. 33132

วิลาสินี บุญประคม

Sanitary Engineer :

นายเฉลิมพล โชควิเศษชัยสิทธิ์ สส. 241

เฉลิมพล โชควิเศษชัยสิทธิ์

Drawing Title

SECTION 1
SECTION 2

General Notes

1. THIS DRAWING IS THE PROPERTY OF THE ARCHITECT DESIGN AUTOMATION OR ONE OF AFFILIATES. IT IS ISSUED SUBJECT TO RETURN UPON DEMAND AND IS NOT TO BE USED EXCEPT IN CONNECTION WITH THE PROJECT FOR WHICH IT IS INTENDED.
2. DO NOT SCALE THIS DRAWING, USE FIGURED DIMENSIONS ONLY.


ให้ใช้คำตัวเลขที่กำหนดให้เท่านั้นห้ามวัดจากแบบ

Drawn By


Checked By

Date 31.07.2024

SCALE 1:12.5 Sheet No. ID-02-02.1

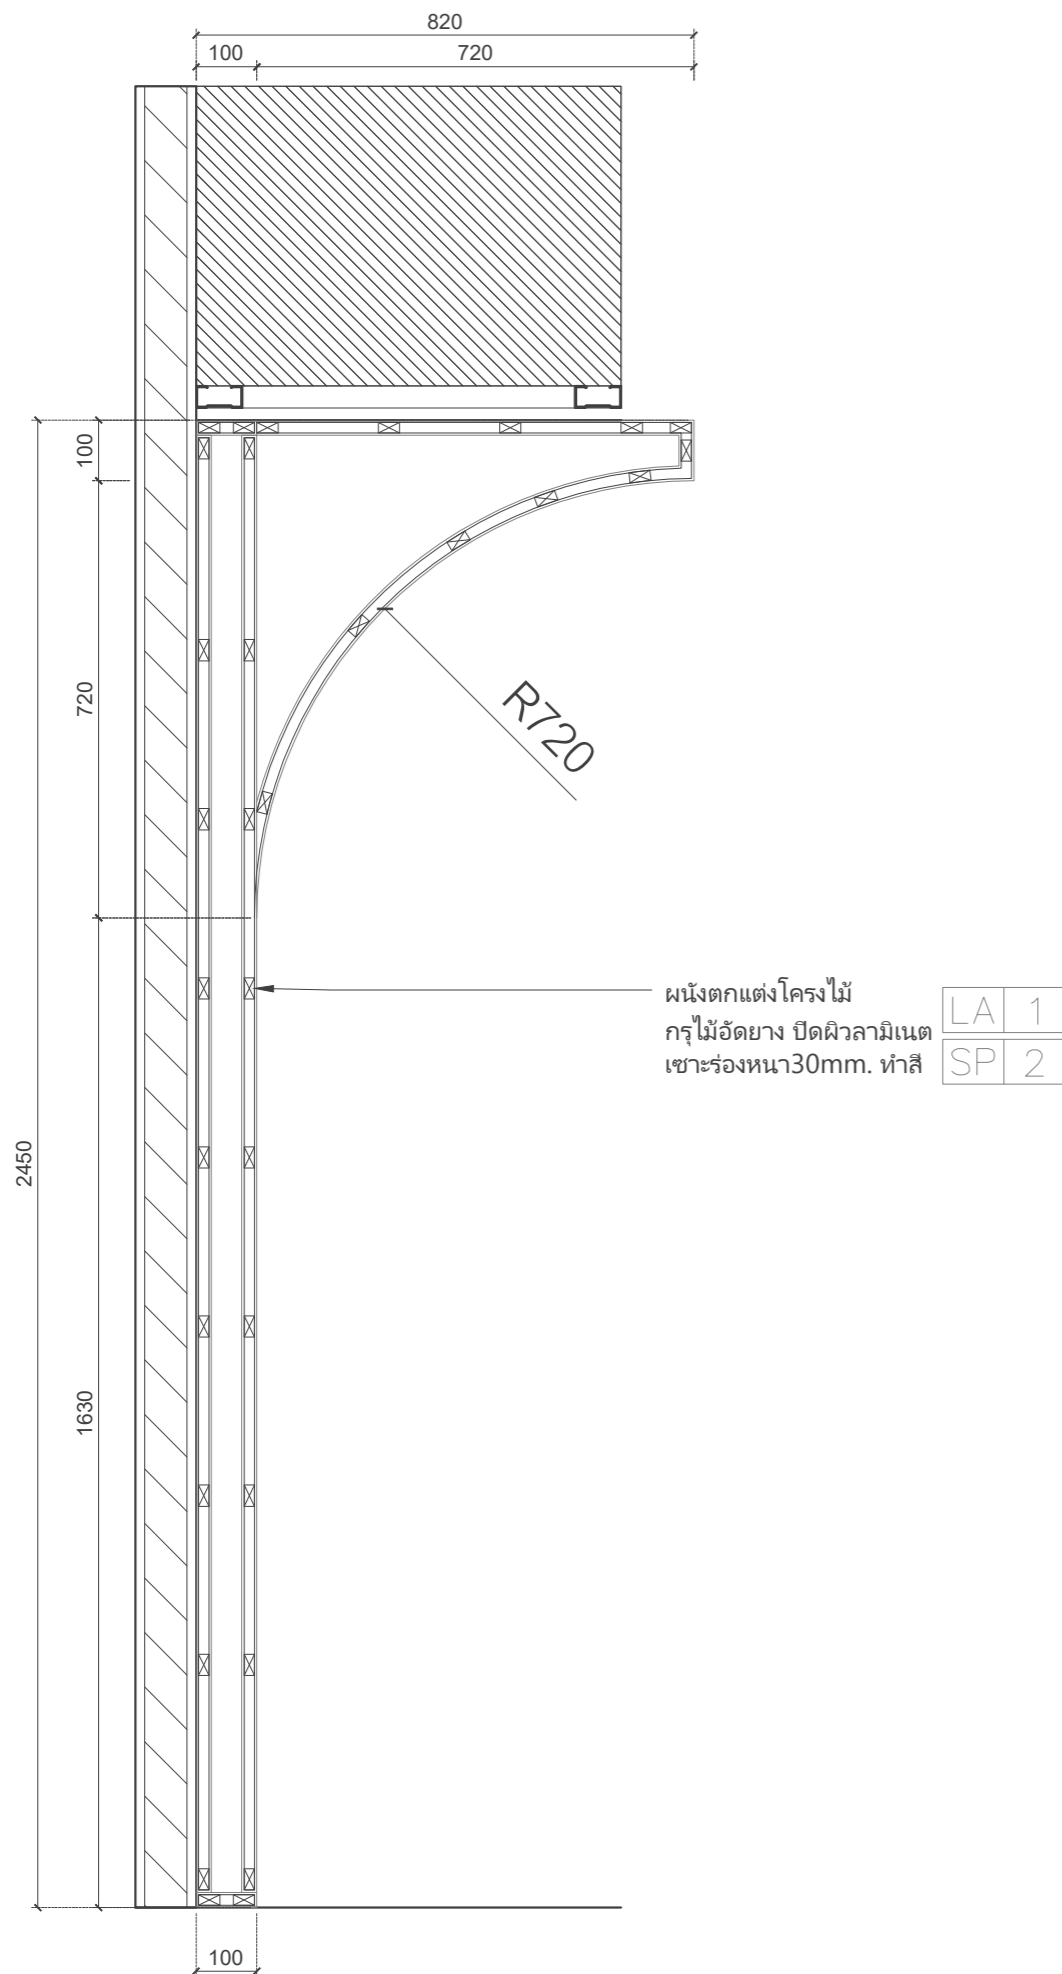

1 SECTION 1
SCALE 1 : 12.5

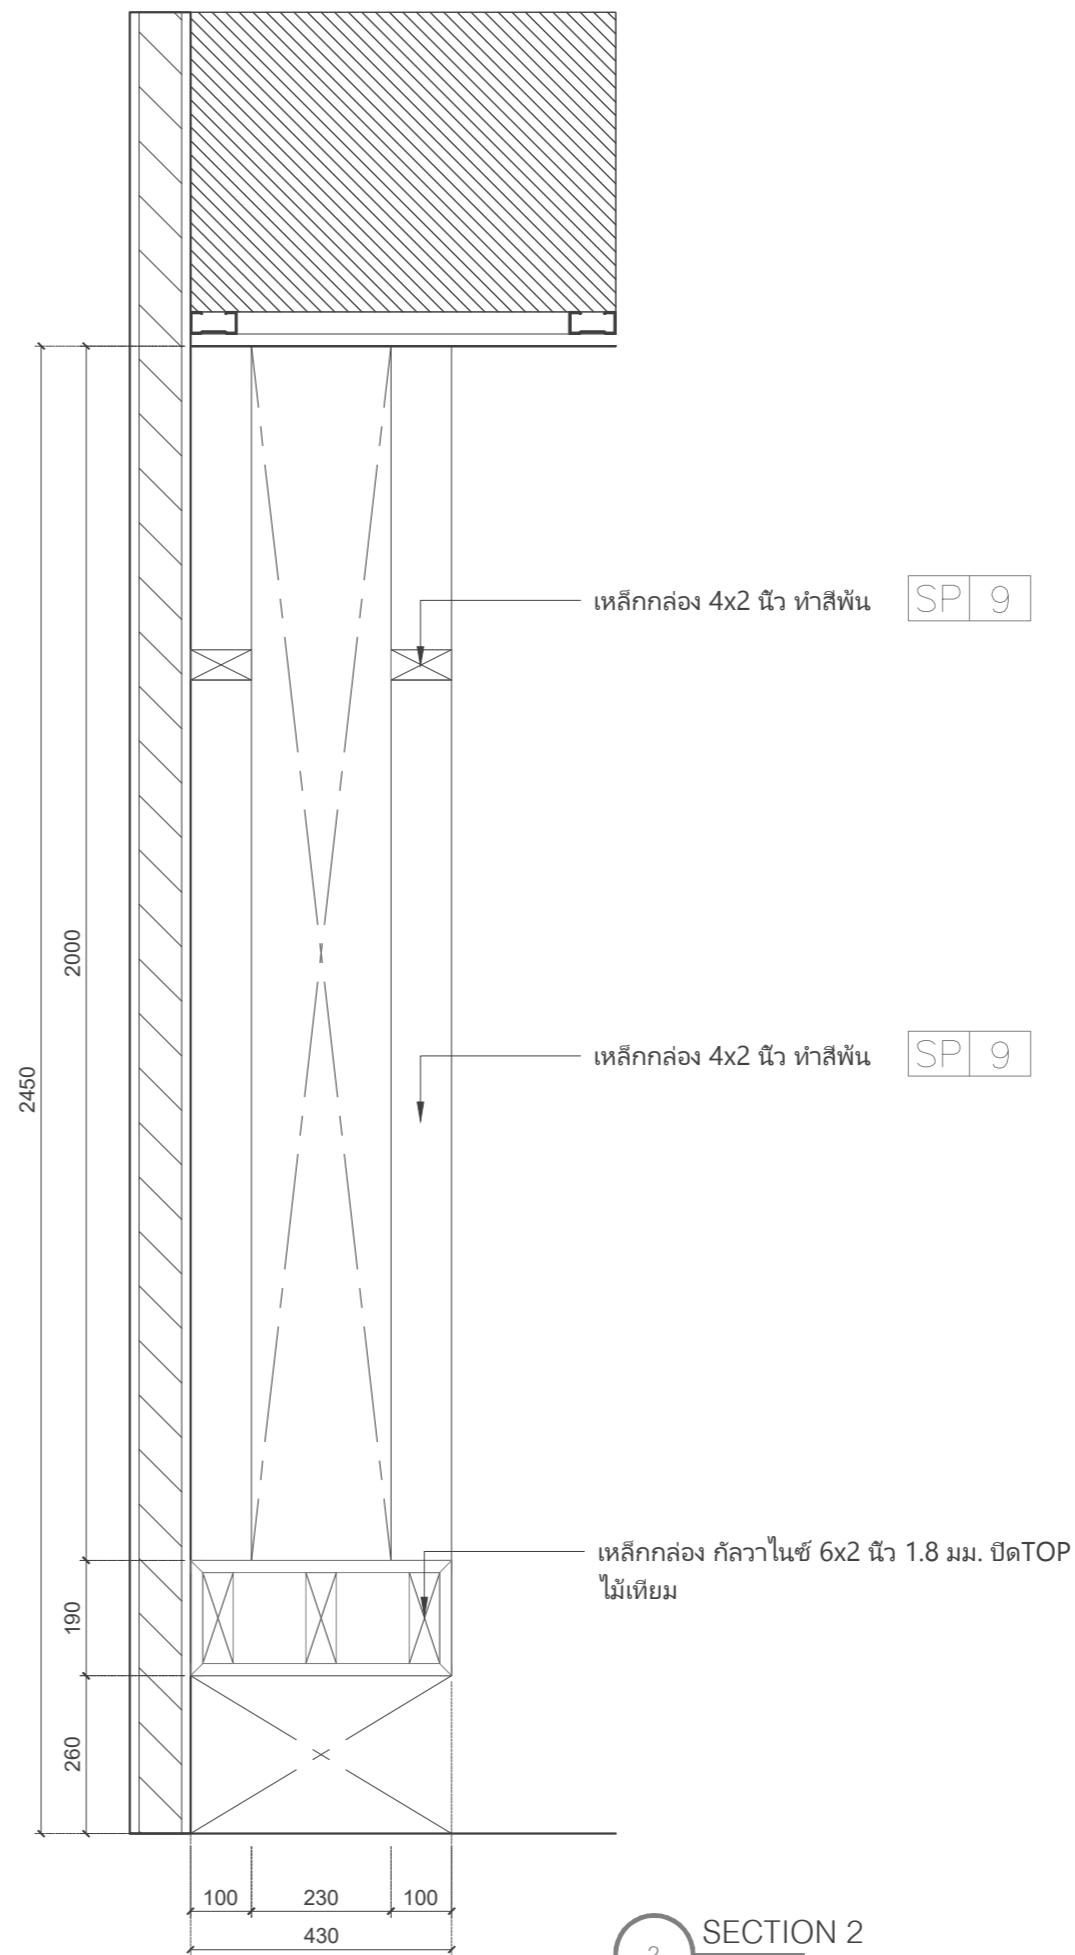

2 SECTION 2
SCALE 1 : 12.5

Project name :

โครงการ งานออกแบบปรับปรุงห้องสำนักงานคณบดี
และห้องพักอาจารย์อาคาร 6 ชั้น3 และชั้น4

Project Location :

114 ซ. สุขุมวิท 23
แขวงคลองเตยเหนือ เขตวัฒนา
กรุงเทพมหานคร 10110

Owner :

มหาวิทยาลัยศรีนครินทรวิโรฒ
โดย วิทยาลัยอุตสาหกรรมสร้างสรรค์

Architect :

เฉลิมพล แก้วแถมเส็ด ภ-สถ.5620

Signature

Interior Designer :

นายจตุรันต์ พิบุลย์ ภ-สน 897

Signature

Structural Engineer :

นาย วิทยา ดอนเกิด สย.11211

Signature

Electrical Engineer :

นางสาววิลาสินี บุญประคม ภพท. 33132

Signature

Sanitary Engineer :

นายเฉลิมพล โชคดีชัยสิทธิ์ สส. 241

Signature

Drawing Title

ELEVATION-E3
ELEVATION-E4

General Notes

1. THIS DRAWING IS THE PROPERTY OF THE ARCHITECT DESIGN AUTOMATION OR ONE OF AFFILIATES. IT IS ISSUED SUBJECT TO RETURN UPON DEMAND AND IS NOT TO BE USED EXCEPT IN CONNECTION WITH THE PROJECT FOR WHICH IT IS INTENDED.
2. DO NOT SCALE THIS DRAWING, USE FIGURED DIMENSIONS ONLY.

ให้ใช้คำตัวเลขที่กำหนดให้เท่านั้นห้ามวัดจากแบบ


Drawn By

Checked By


Date 31.07.2024

SCALE 1:50

Sheet No. ID-02-02

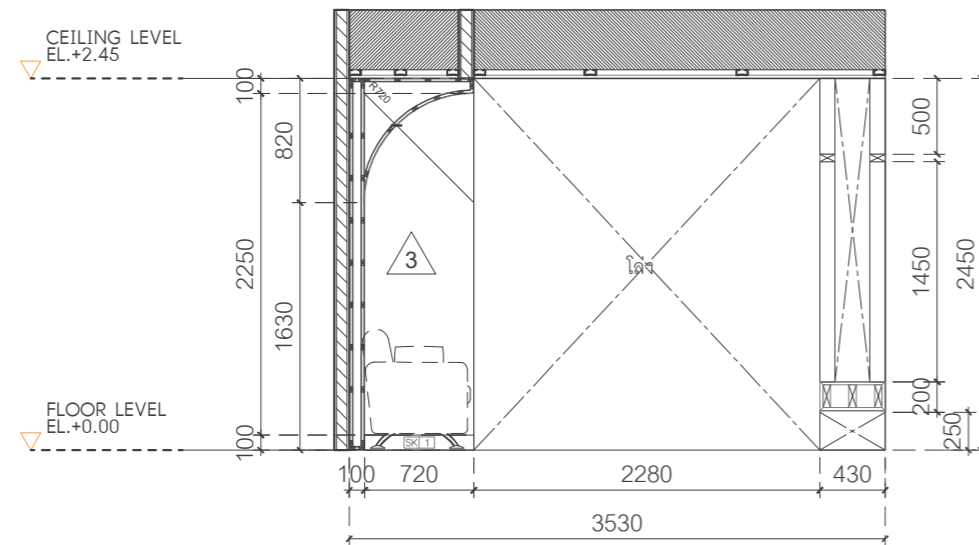

1 ELEVATION-E2
SCALE 1 : 50

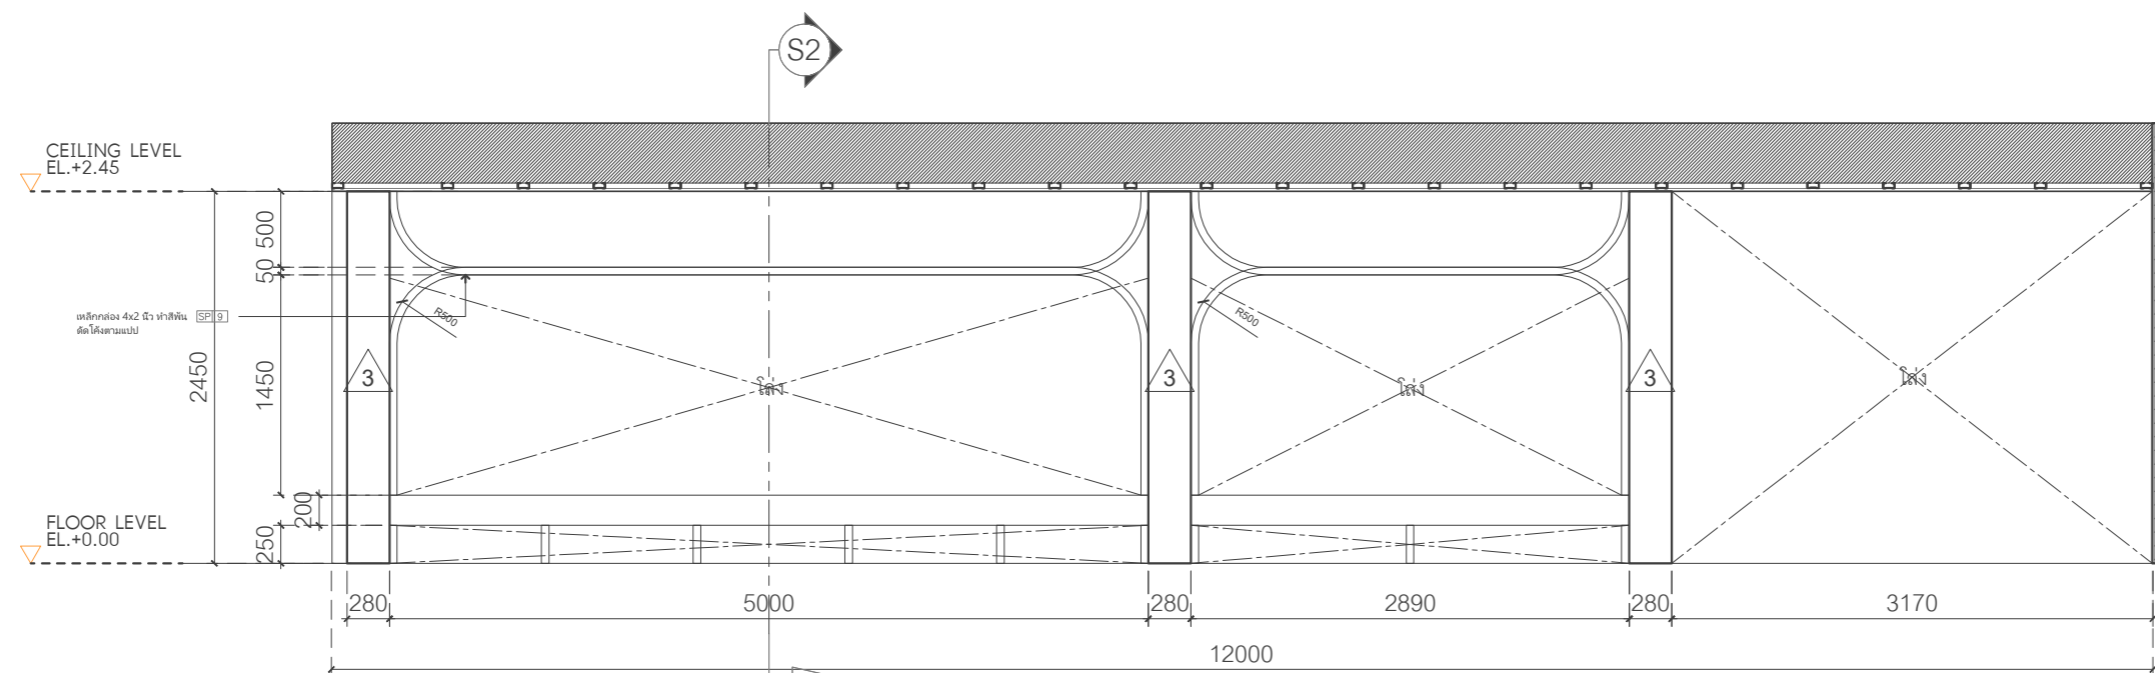

2 ELEVATION-E3
SCALE 1 : 50

Project name :

โครงการ งานออกแบบปรับปรุงห้องสำนักงานคอมพิวเตอร์ และห้องพักอาจารย์อาคาร 6 ชั้น3 และชั้น4

Project Location :

114 ซ. สุขุมวิท 23
แขวงคลองเตยเหนือ เขตวัฒนา
กรุงเทพมหานคร 10110

Owner :

มหาวิทยาลัยศรีนครินทรวิโรฒ
โดย วิทยาลัยอุตสาหกรรมสร้างสรรค์

Architect :

เฉลิมพล แก้วแถมเสียด ภ-สถ.5620

Signature

Interior Designer :

นายจตุรนต์ พิบูลย์ ภ-สน 897

Signature

Structural Engineer :

นายวิทยา ดอนเกิด สย.11211

Signature

Electrical Engineer :

นางสาววิลาสินี บุญประคม ภพท. 33132

Signature

Sanitary Engineer :

นายเฉลิมพล ไชควิเศษชัยสิทธิ์ สส. 241

Signature

Drawing Title

PARTIAL PLAN
ELEVATION-E1
INSIDE ELEVATION-E1
ELEVATION-E2

General Notes

1. THIS DRAWING IS THE PROPERTY OF THE ARCHITECT DESIGN AUTOMATION OR ONE OF AFFILIATES. IT IS ISSUED SUBJECT TO RETURN UPON DEMAND AND IS NOT TO BE USED EXCEPT IN CONNECTION WITH THE PROJECT FOR WHICH IT IS INTENDED.
2. DO NOT SCALE THIS DRAWING, USE FIGURED DIMENSIONS ONLY.

ให้ใช้คำตัวเลขที่กำหนดให้เท่านั้นห้ามวัดจากแบบ





Drawn By

Checked By

Date 31.07.2024

SCALE 1:50

Sheet No. ID-02-03

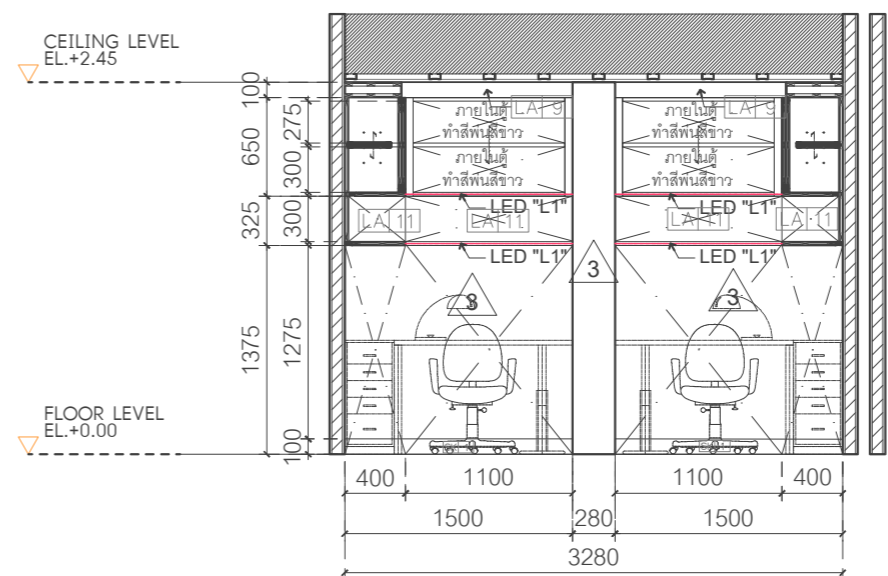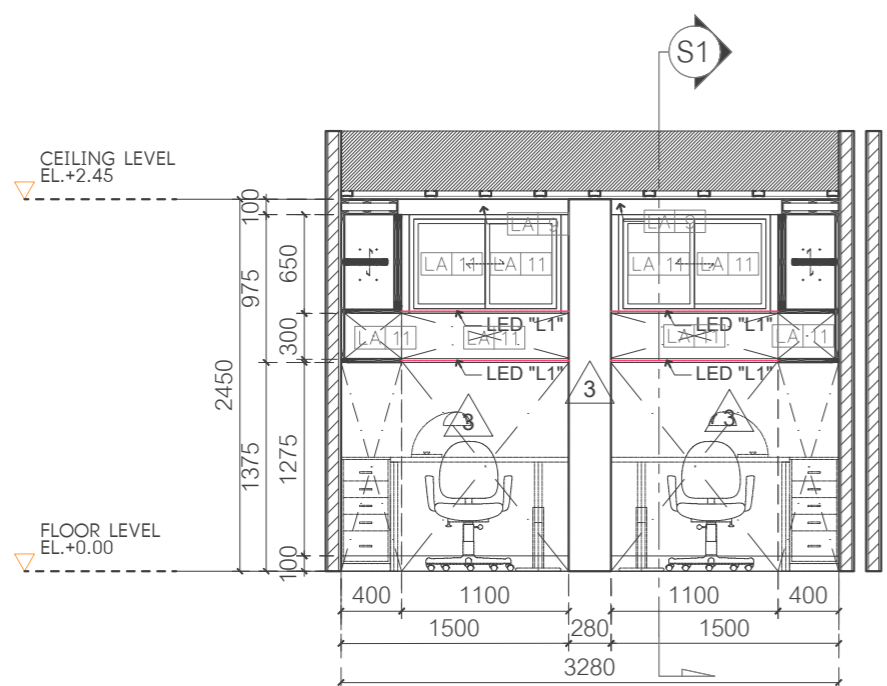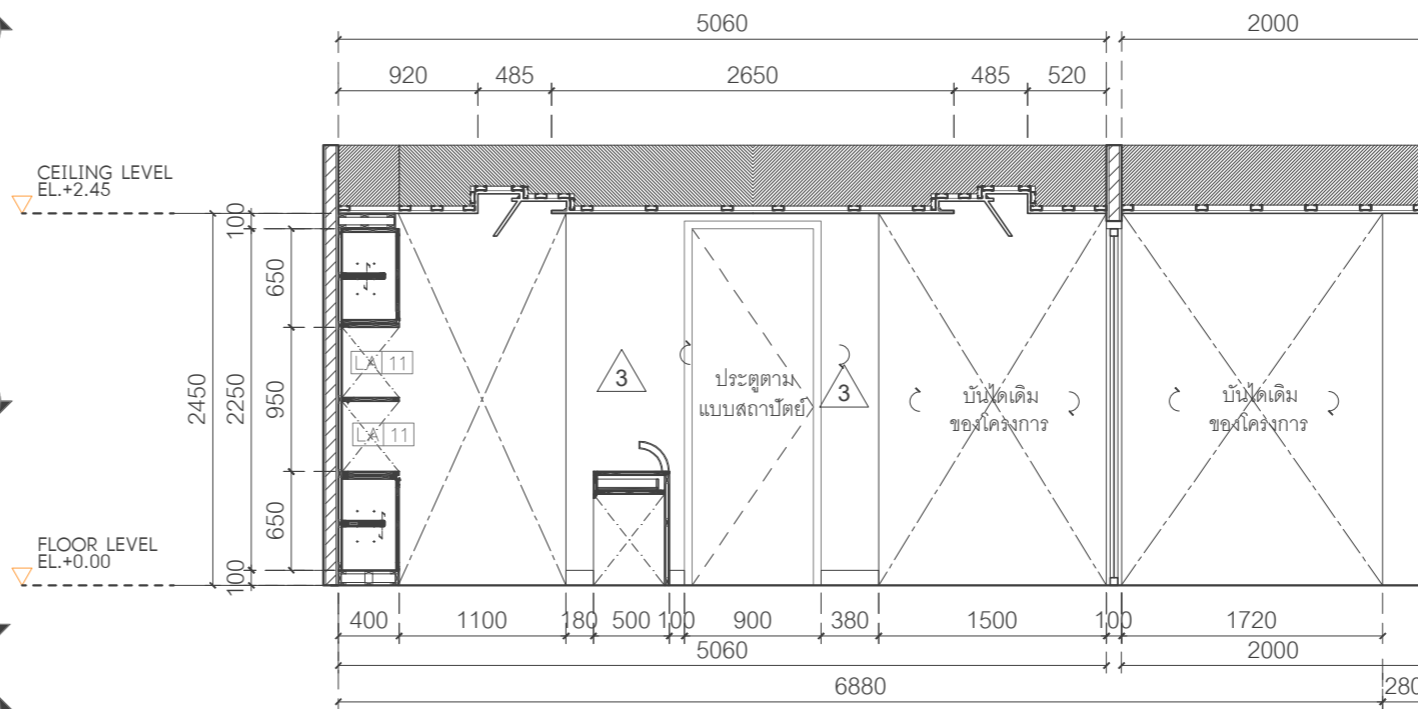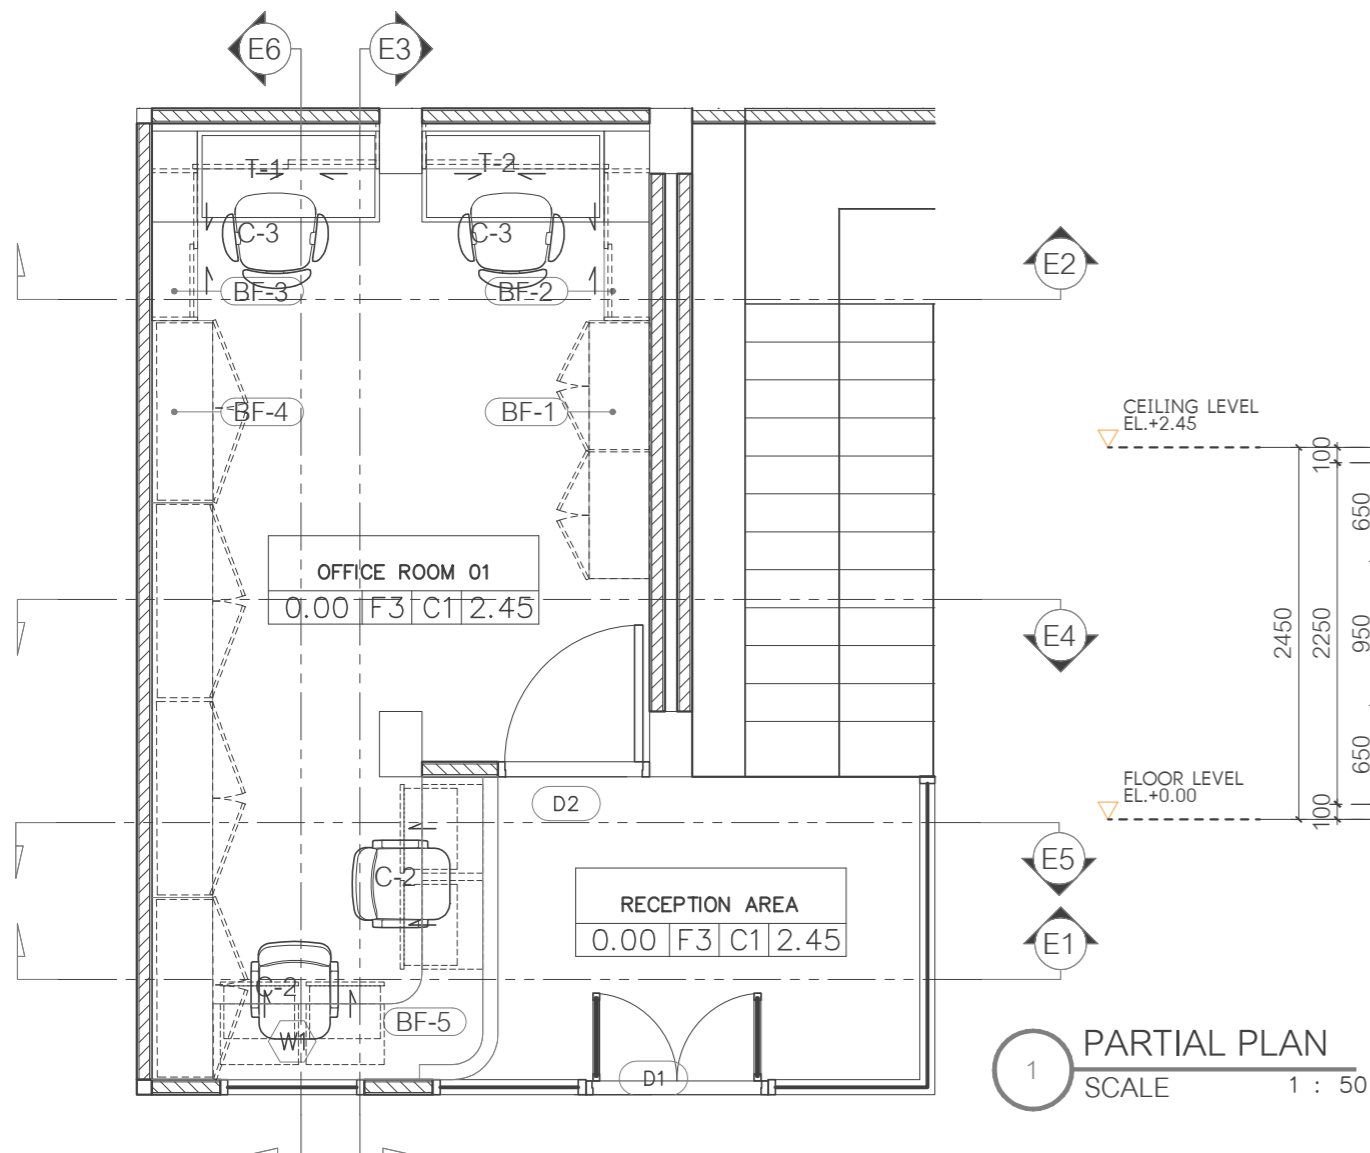

Project name :

โครงการ งานออกแบบปรับปรุงห้องสำนักงานคอมพิวเตอร์
และห้องพักอาจารย์อาคาร 6 ชั้น3 และชั้น4

Project Location :

114 ซ. สุขุมวิท 23
แขวงคลองเตยเหนือ เขตวัฒนา
กรุงเทพมหานคร 10110

Owner :

มหาวิทยาลัยศรีนครินทรวิโรฒ
โดย วิทยาลัยอุตสาหกรรมสร้างสรรค์

Architect :

เฉลิมพล แก้วแก้วเสียด ภ-สต.5620

Signature

Interior Designer :

นายจาตุรนต์ พิบูลย์ ภ-สน 897

Signature

Structural Engineer :

นาย วิทยา ดอนเกิด สย.11211

Signature

Electrical Engineer :

นางสาววิลาสินี บุญประคม ภพท. 33132

Signature

Sanitary Engineer :

นายเฉลิมพล ไชควิเศษชัยสิทธิ์ สส. 241

Signature

Drawing Title

ELEVATION-E3
INSIDE ELEVATION-E3

General Notes

1. THIS DRAWING IS THE PROPERTY OF THE ARCHITECT DESIGN AUTOMATION OR ONE OF AFFILIATES. IT IS ISSUED SUBJECT TO RETURN UPON DEMAND AND IS NOT TO BE USED EXCEPT IN CONNECTION WITH THE PROJECT FOR WHICH IT IS INTENDED.
2. DO NOT SCALE THIS DRAWING, USE FIGURED DIMENSIONS ONLY.

ให้ใช้คำต่อเลขที่กำหนดให้เท่านั้นห้ามวัดจากแบบ


Drawn By

Checked By


Date 31.07.2024

SCALE 1:50

Sheet No. ID-02-04

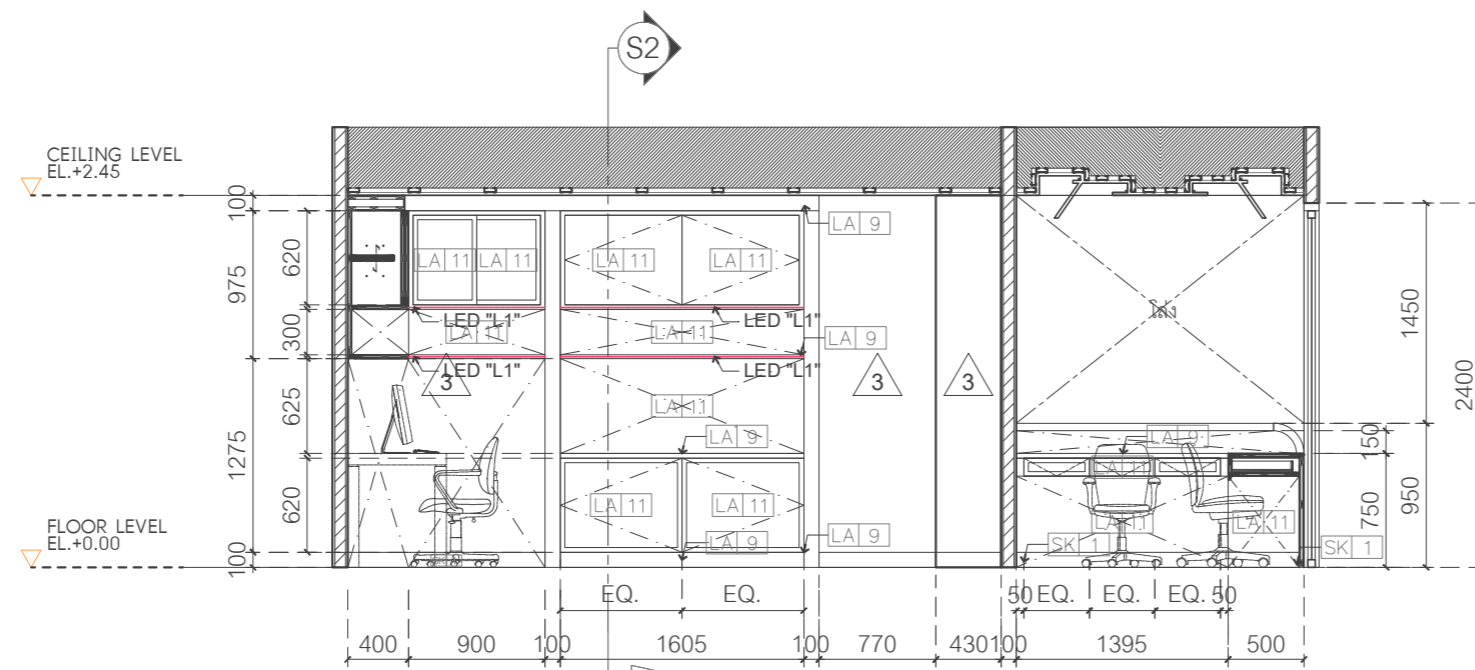

1 ELEVATION-E3
SCALE 1 : 50

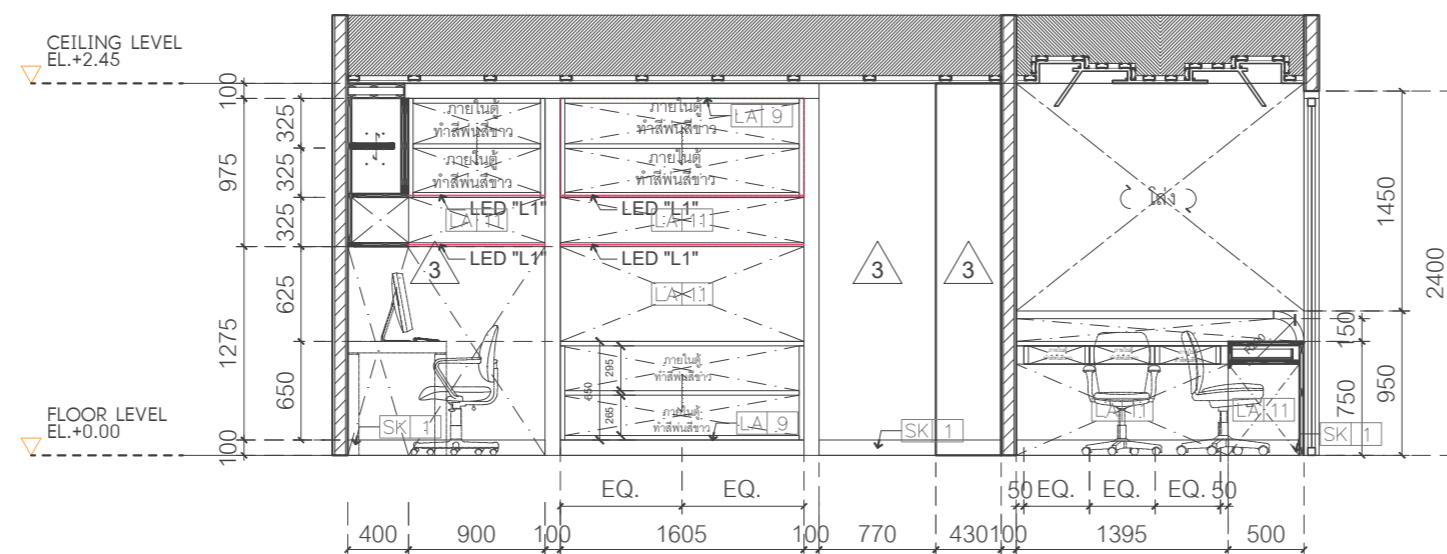

2 INSIDE ELEVATION-E3
SCALE 1 : 50

Project name :

โครงการ งานออกแบบปรับปรุงห้องสำนักงานคอมพิวเตอร์ และห้องพักอาจารย์อาคาร 6 ชั้น3 และชั้น4

Project Location :

114 ซ. สุขุมวิท 23
แขวงคลองเตยเหนือ เขตวัฒนา
กรุงเทพมหานคร 10110

Owner :

มหาวิทยาลัยศรีนครินทรวิโรฒ
โดย วิทยาลัยอุตสาหกรรมสร้างสรรค์

Architect :

เฉลิมพล แก้วแก้วเสียด ภ-สถ.5620

Signature

Interior Designer :

นายจตุรนต์ พิบูลย์ ภ-สน 897

Signature

Structural Engineer :

นาย วิทยา ดอนเกิด สย.11211

Signature

Electrical Engineer :

นางสาววิลาสินี บุญประคม ภพท. 33132

Signature

Sanitary Engineer :

นายเฉลิมพล ไชควิเศษชัยสิทธิ์ สส. 241

Signature

Drawing Title

ELEVATION-E4

ELEVATION-E5

INSIDE ELEVATION-E5

General Notes

1. THIS DRAWING IS THE PROPERTY OF THE ARCHITECT DESIGN AUTOMATION OR ONE OF AFFILIATES. IT IS ISSUED SUBJECT TO RETURN UPON DEMAND AND IS NOT TO BE USED EXCEPT IN CONNECTION WITH THE PROJECT FOR WHICH IT IS INTENDED.
2. DO NOT SCALE THIS DRAWING, USE FIGURED DIMENSIONS ONLY.

ให้ใช้คำตัวเลขที่กำหนดให้เท่านั้นห้ามวัดจากแบบ

Drawn By

Checked By


Date 31.07.2024

SCALE


1:50

Sheet No.


ID-02-05

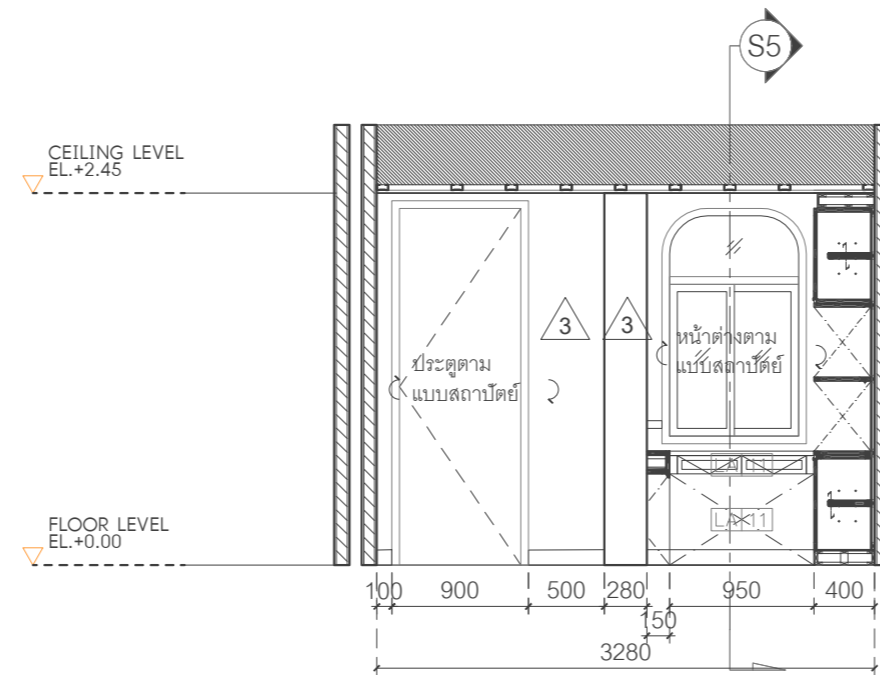

1 ELEVATION-E4
SCALE 1 : 50

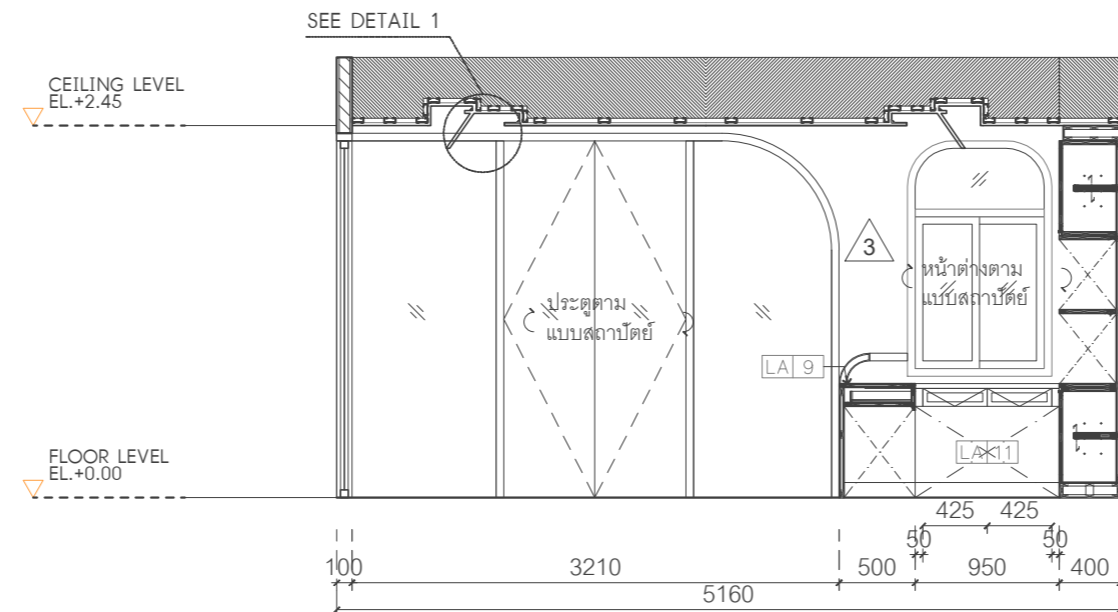

2 ELEVATION-E5
SCALE 1 : 50

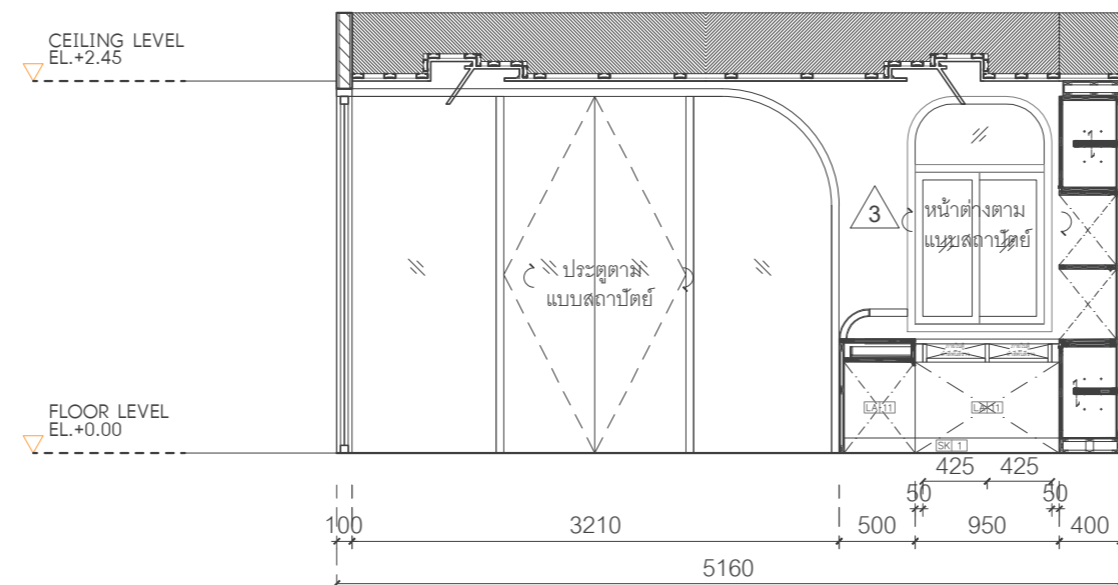

3 INSIDE ELEVATION-E5
SCALE 1 : 50

Project name :

โครงการ งานออกแบบปรับปรุงห้องสำนักงานคณบดี
และห้องพักอาจารย์อาคาร 6 ชั้น3 และชั้น4

Project Location :

114 ซ. สุขุมวิท 23
แขวงคลองเตยเหนือ เขตวัฒนา
กรุงเทพมหานคร 10110

Owner :

มหาวิทยาลัยศรีนครินทรวิโรฒ
โดย วิทยาลัยอุตสาหกรรมสร้างสรรค์

Architect :

เฉลิมพล แก้วแกมเส็ด ภ-สถ.5620

Signature

Interior Designer :

นายจตุรนต์ พิบูลย์ ภ-สน 897

Signature

Structural Engineer :

นาย วิทยา ดอนเกิด สย.11211

Signature

Electrical Engineer :

นางสาววิลาสินี บุญประคม ภพท. 33132

Signature

Sanitary Engineer :

นายเฉลิมพล ไชควิเศษชัยสิทธิ์ สส. 241

Signature

Drawing Title

SECTION 1
SECTION 2

General Notes

1. THIS DRAWING IS THE PROPERTY OF THE ARCHITECT DESIGN AUTOMATION OR ONE OF AFFILIATES. IT IS ISSUED SUBJECT TO RETURN UPON DEMAND AND IS NOT TO BE USED EXCEPT IN CONNECTION WITH THE PROJECT FOR WHICH IT IS INTENDED.
2. DO NOT SCALE THIS DRAWING, USE FIGURED DIMENSIONS ONLY.


ให้ใช้คำต่อเติมที่กำหนดให้เท่านั้นห้ามวาดจากแบบ

Drawn By


Checked By

Date 31.07.2024

SCALE 1:12.5 Sheet No. ID-02-06.1

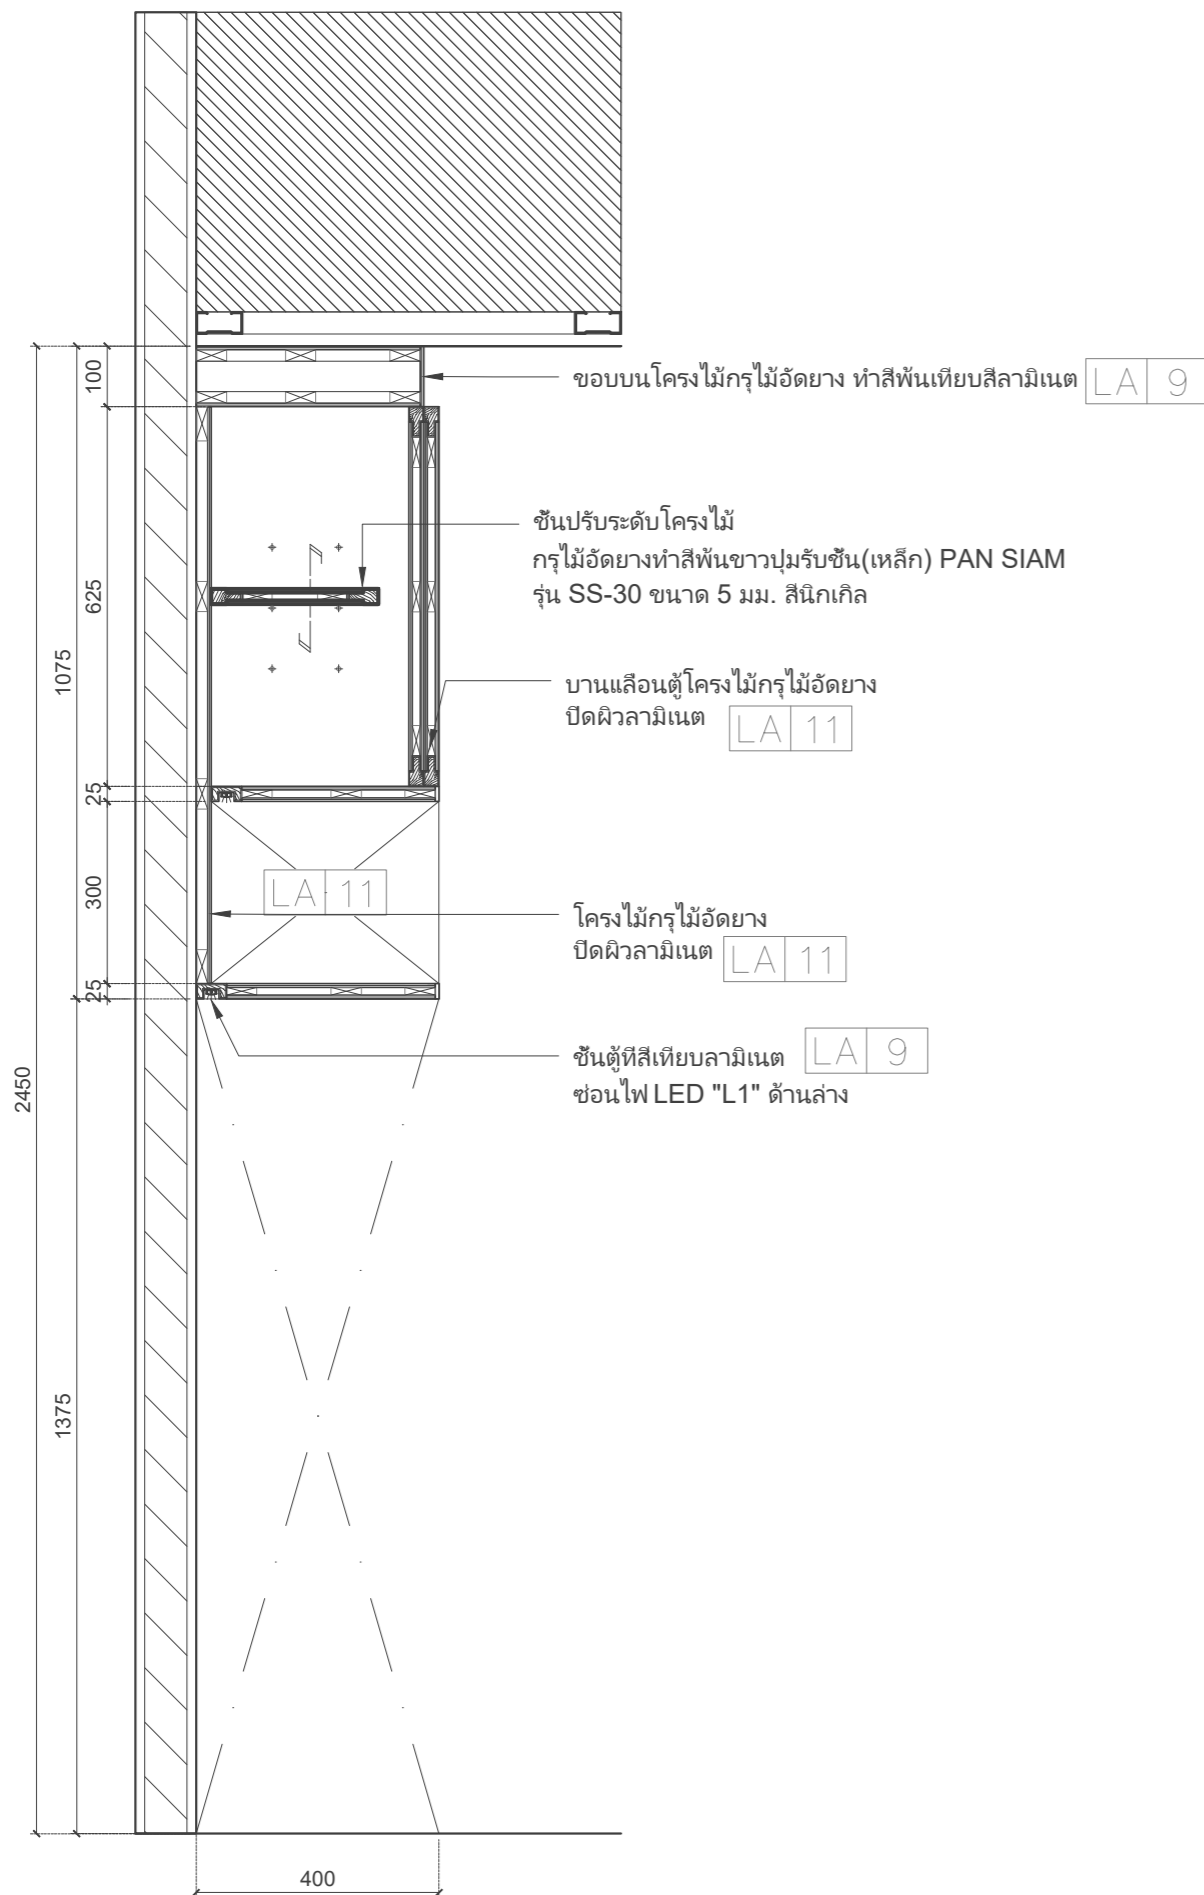

1 SECTION 1
SCALE 1 : 12.5

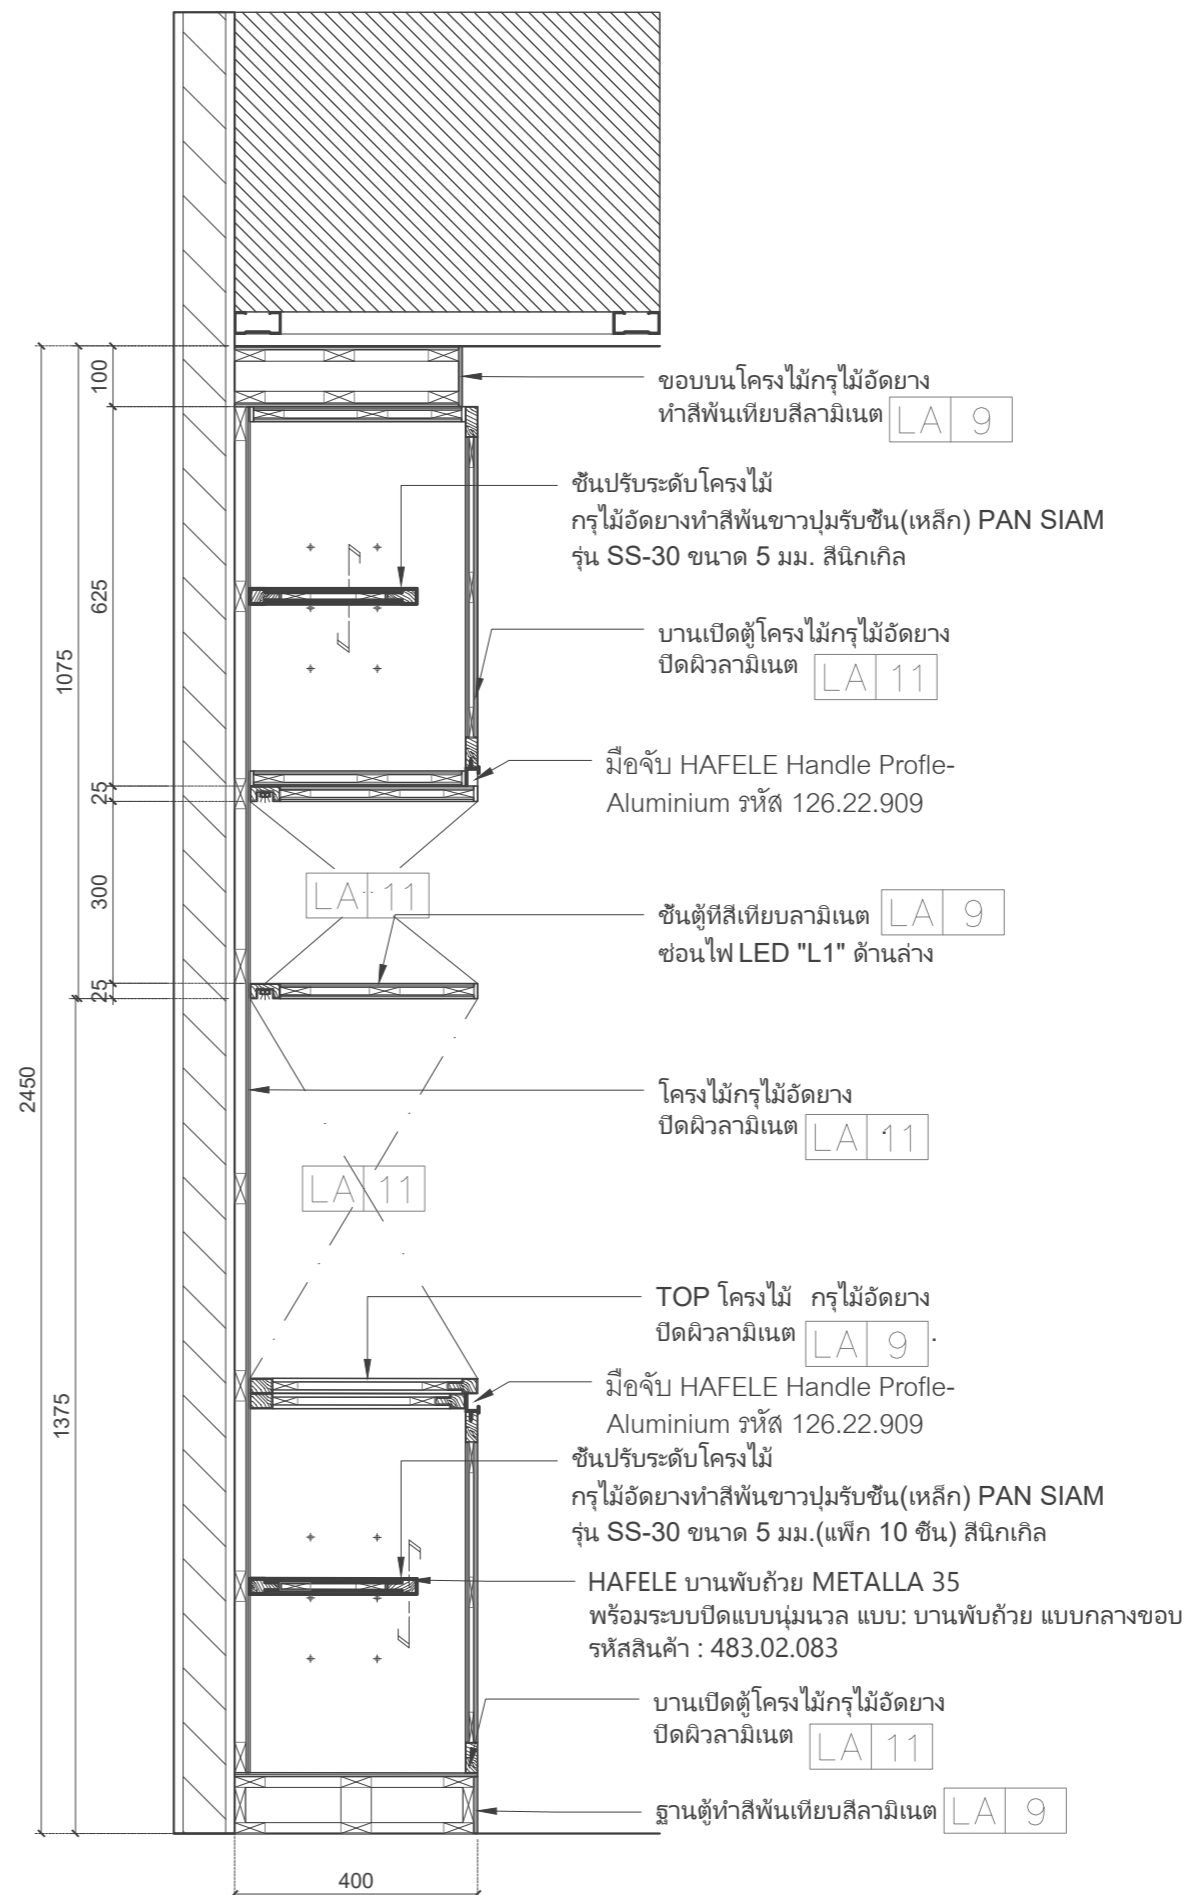

2 SECTION 2
SCALE 1 : 12.5

Project name :

โครงการ งานออกแบบปรับปรุงห้องสำนักงานคณบดี
และห้องพักอาจารย์อาคาร 6 ชั้น3 และชั้น4

Project Location :

114 ซ. สุขุมวิท 23
แขวงคลองเตยเหนือ เขตวัฒนา
กรุงเทพมหานคร 10110

Owner :

มหาวิทยาลัยศรีนครินทรวิโรฒ
โดย วิทยาลัยอุตสาหกรรมสร้างสรรค์

Architect :

เฉลิมพล แก้วแถมเสียด ภ-สถ.5620

Signature

Interior Designer :

นายจตุรนต์ พิบูลย์ ภ-สน 897

Signature

Structural Engineer :

นาย วิทยา ดอนเกิด สย.11211

Signature

Electrical Engineer :

นางสาววิลาสินี บุญประคม ภพท. 33132

Signature

Sanitary Engineer :

นายเฉลิมพล โชคดีชัยสิทธิ์ สส. 241

Signature

Drawing Title

SECTION 3
SECTION 4

General Notes

1. THIS DRAWING IS THE PROPERTY OF THE ARCHITECT DESIGN AUTOMATION OR ONE OF AFFILIATES. IT IS ISSUED SUBJECT TO RETURN UPON DEMAND AND IS NOT TO BE USED EXCEPT IN CONNECTION WITH THE PROJECT FOR WHICH IT IS INTENDED.
2. DO NOT SCALE THIS DRAWING, USE FIGURED DIMENSIONS ONLY.


ให้ใช้คำตัวเลขที่กำหนดให้เท่านั้นห้ามวัดจากแบบ

Drawn By


Checked By

Date 31.07.2024

SCALE 1:12.5 Sheet No. ID-02-06.2

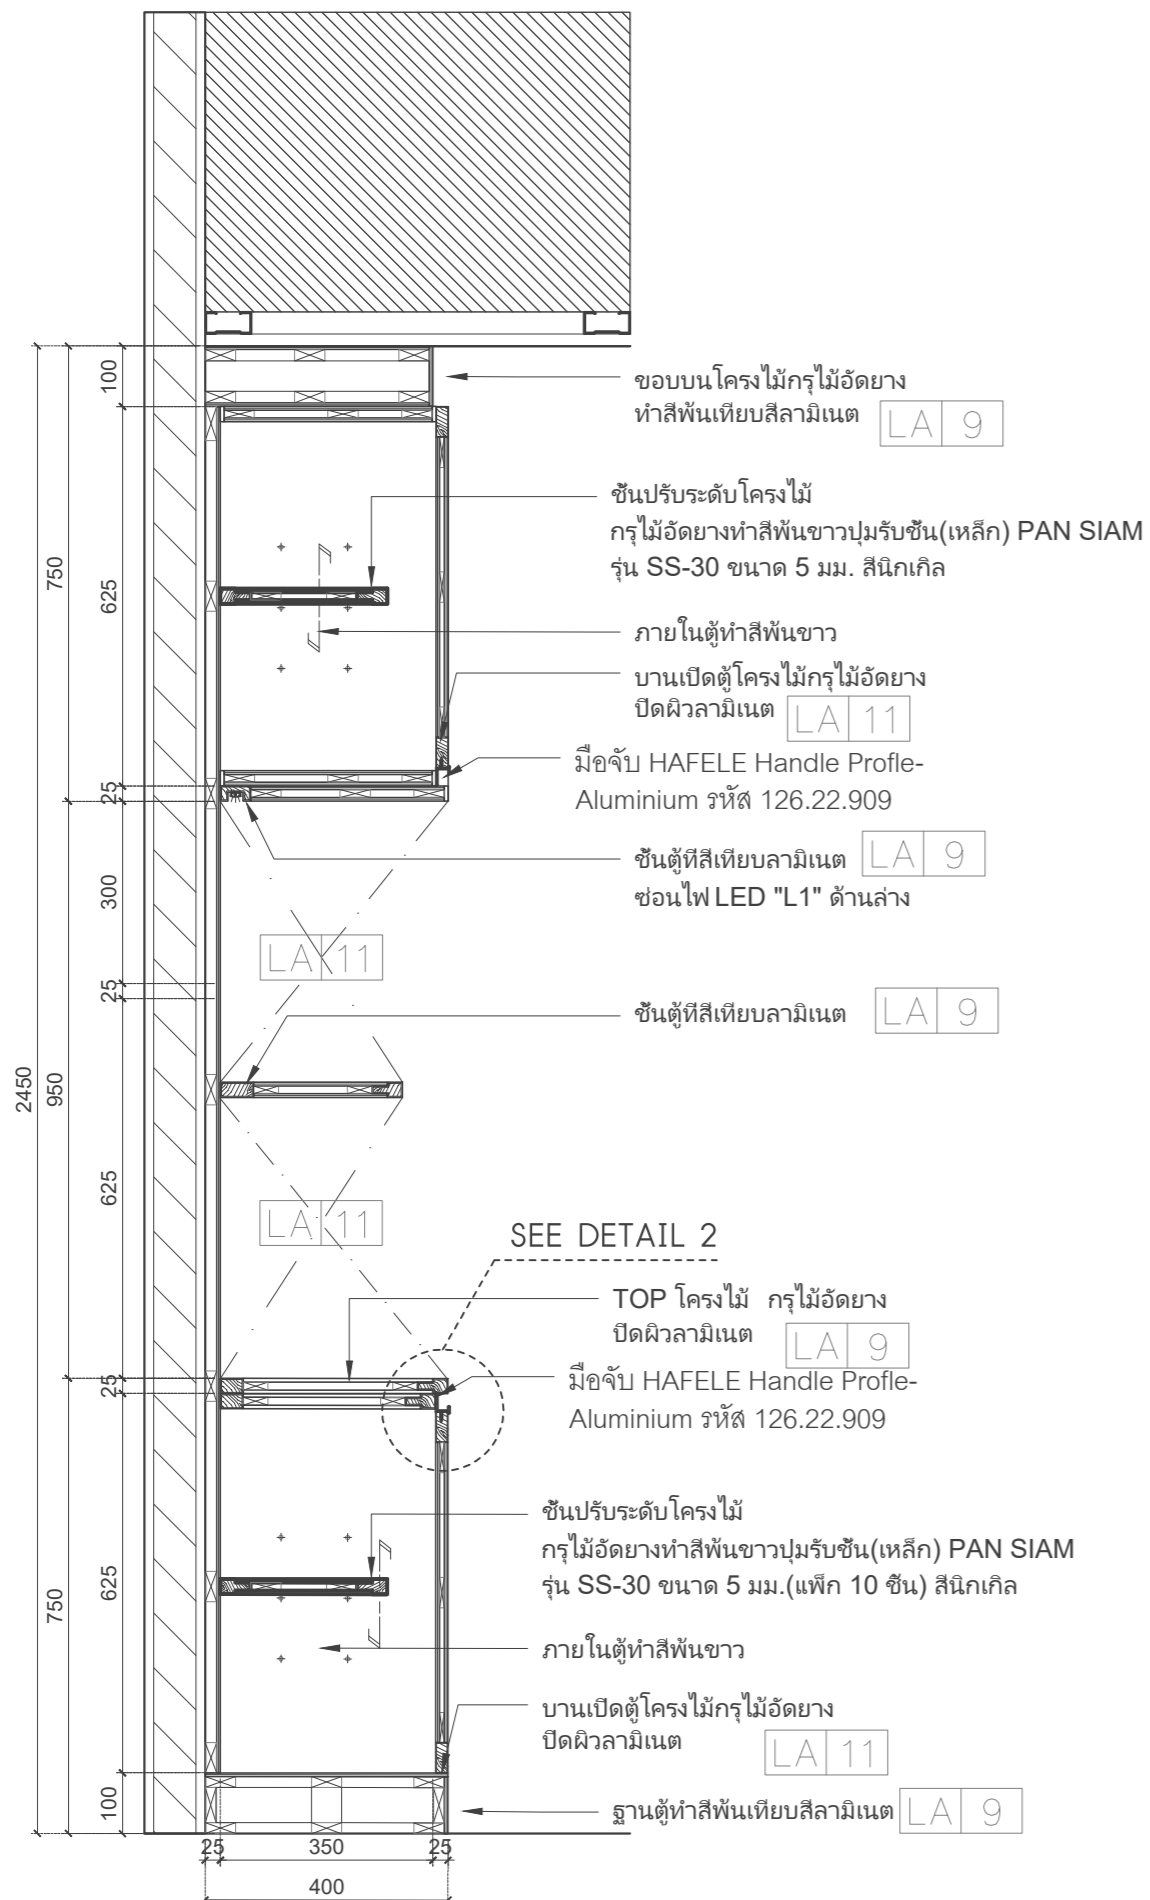

1 SECTION 3
SCALE 1 : 12.5

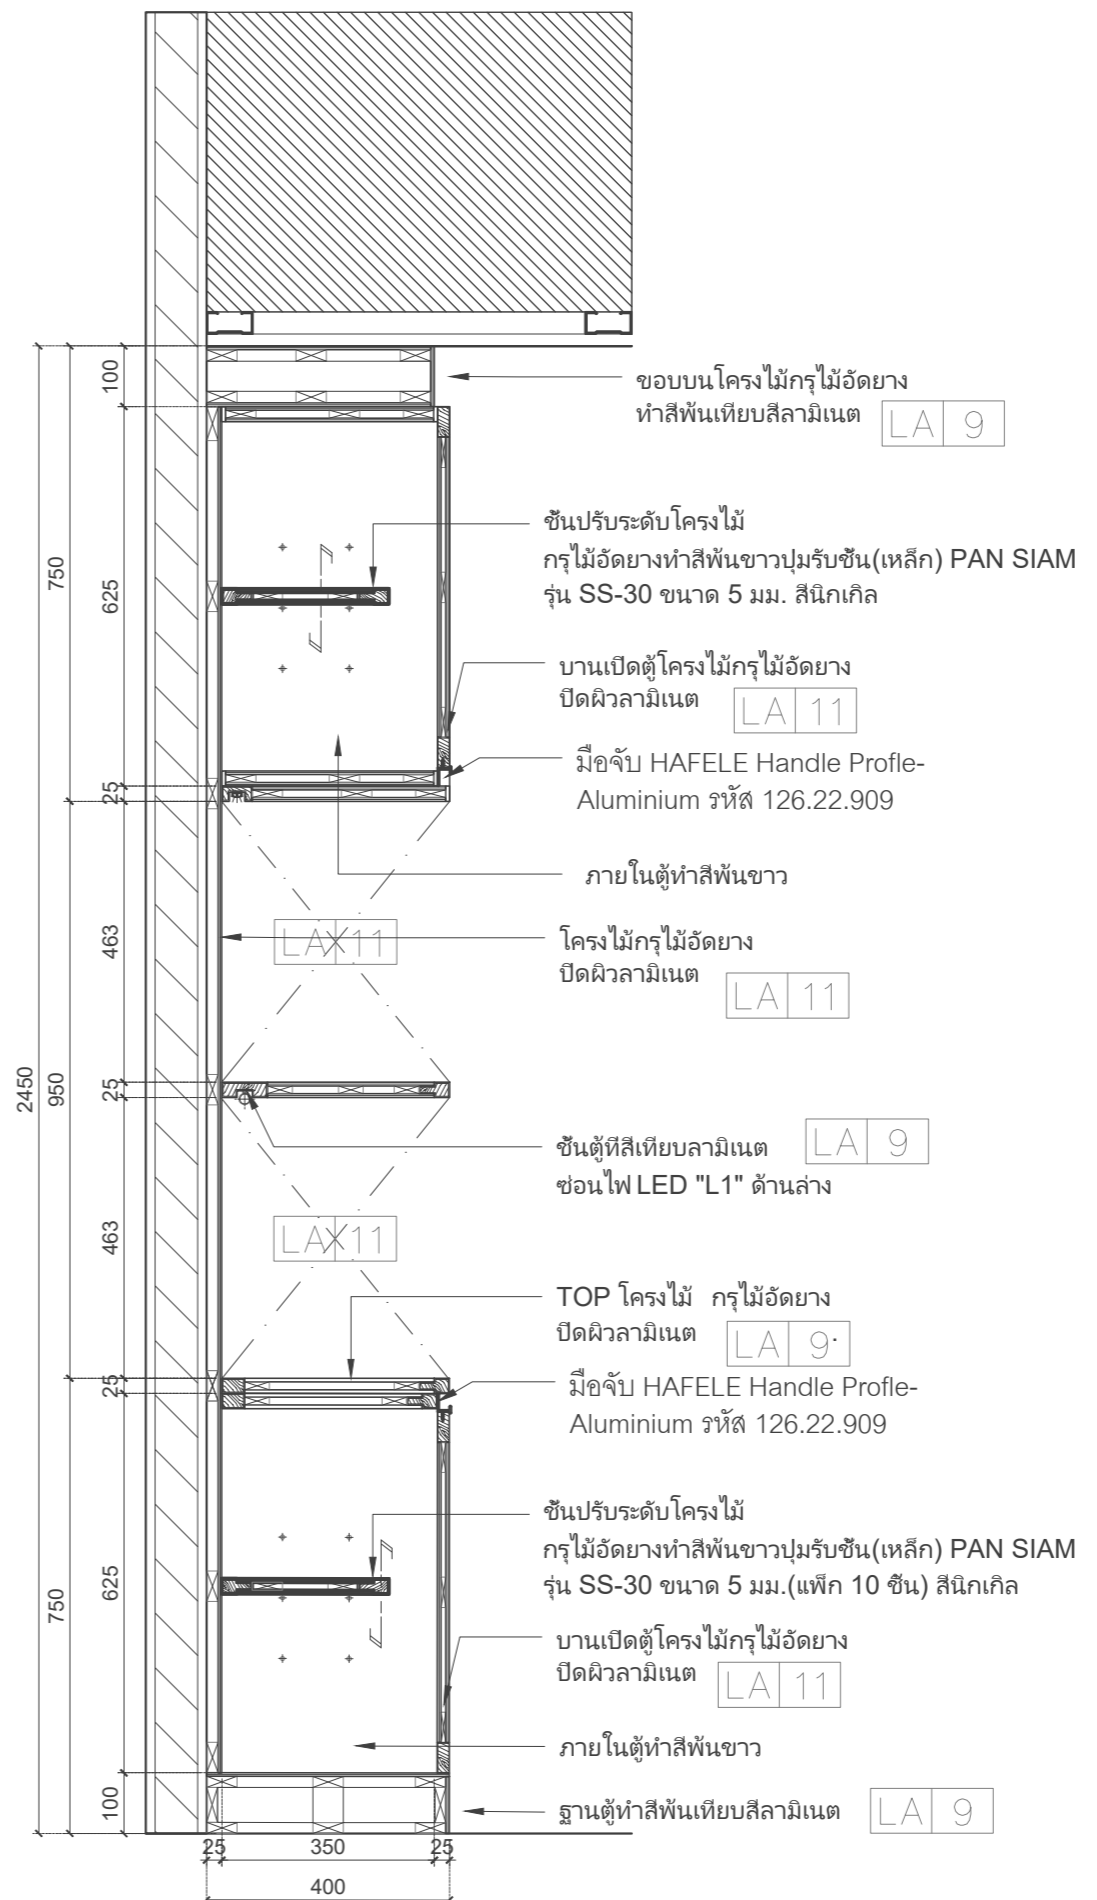

2 SECTION 4
SCALE 1 : 12.5

Project name :

โครงการ งานออกแบบปรับปรุงห้องสำนักงานคณบดี
และห้องพักอาจารย์อาคาร 6 ชั้น3 และชั้น4

Project Location :

114 ซ. สุขุมวิท 23
แขวงคลองเตยเหนือ เขตวัฒนา
กรุงเทพมหานคร 10110

Owner :

มหาวิทยาลัยศรีนครินทรวิโรฒ
โดย วิทยาลัยอุตสาหกรรมสร้างสรรค์

Architect :

เฉลิมพล แก้วแถมเส็ด ภ-สถ.5620

Signature

Interior Designer :

นายจตุรนต์ พิบูลย์ ภ-สน 897

Signature

Structural Engineer :

นาย วิทยา ดอนเกิด สย.11211

Signature

Electrical Engineer :

นางสาววิลาสินี บุญประคม ภพท. 33132

Signature

Sanitary Engineer :

นายเฉลิมพล โชควิเศษชัยสิทธิ์ สส. 241

Signature

Drawing Title

SECTION 5
PARTIAL PLAN

General Notes

1. THIS DRAWING IS THE PROPERTY OF THE ARCHITECT DESIGN AUTOMATION OR ONE OF AFFILIATES. IT IS ISSUED SUBJECT TO RETURN UPON DEMAND AND IS NOT TO BE USED EXCEPT IN CONNECTION WITH THE PROJECT FOR WHICH IT IS INTENDED.
2. DO NOT SCALE THIS DRAWING, USE FIGURED DIMENSIONS ONLY.

ให้ใช้คำตัวเลขที่กำหนดให้เท่านั้นห้ามวัดจากแบบ


Drawn By

Checked By

Date 31.07.2024

SCALE 1:12.5

Sheet No. ID-02-06.3

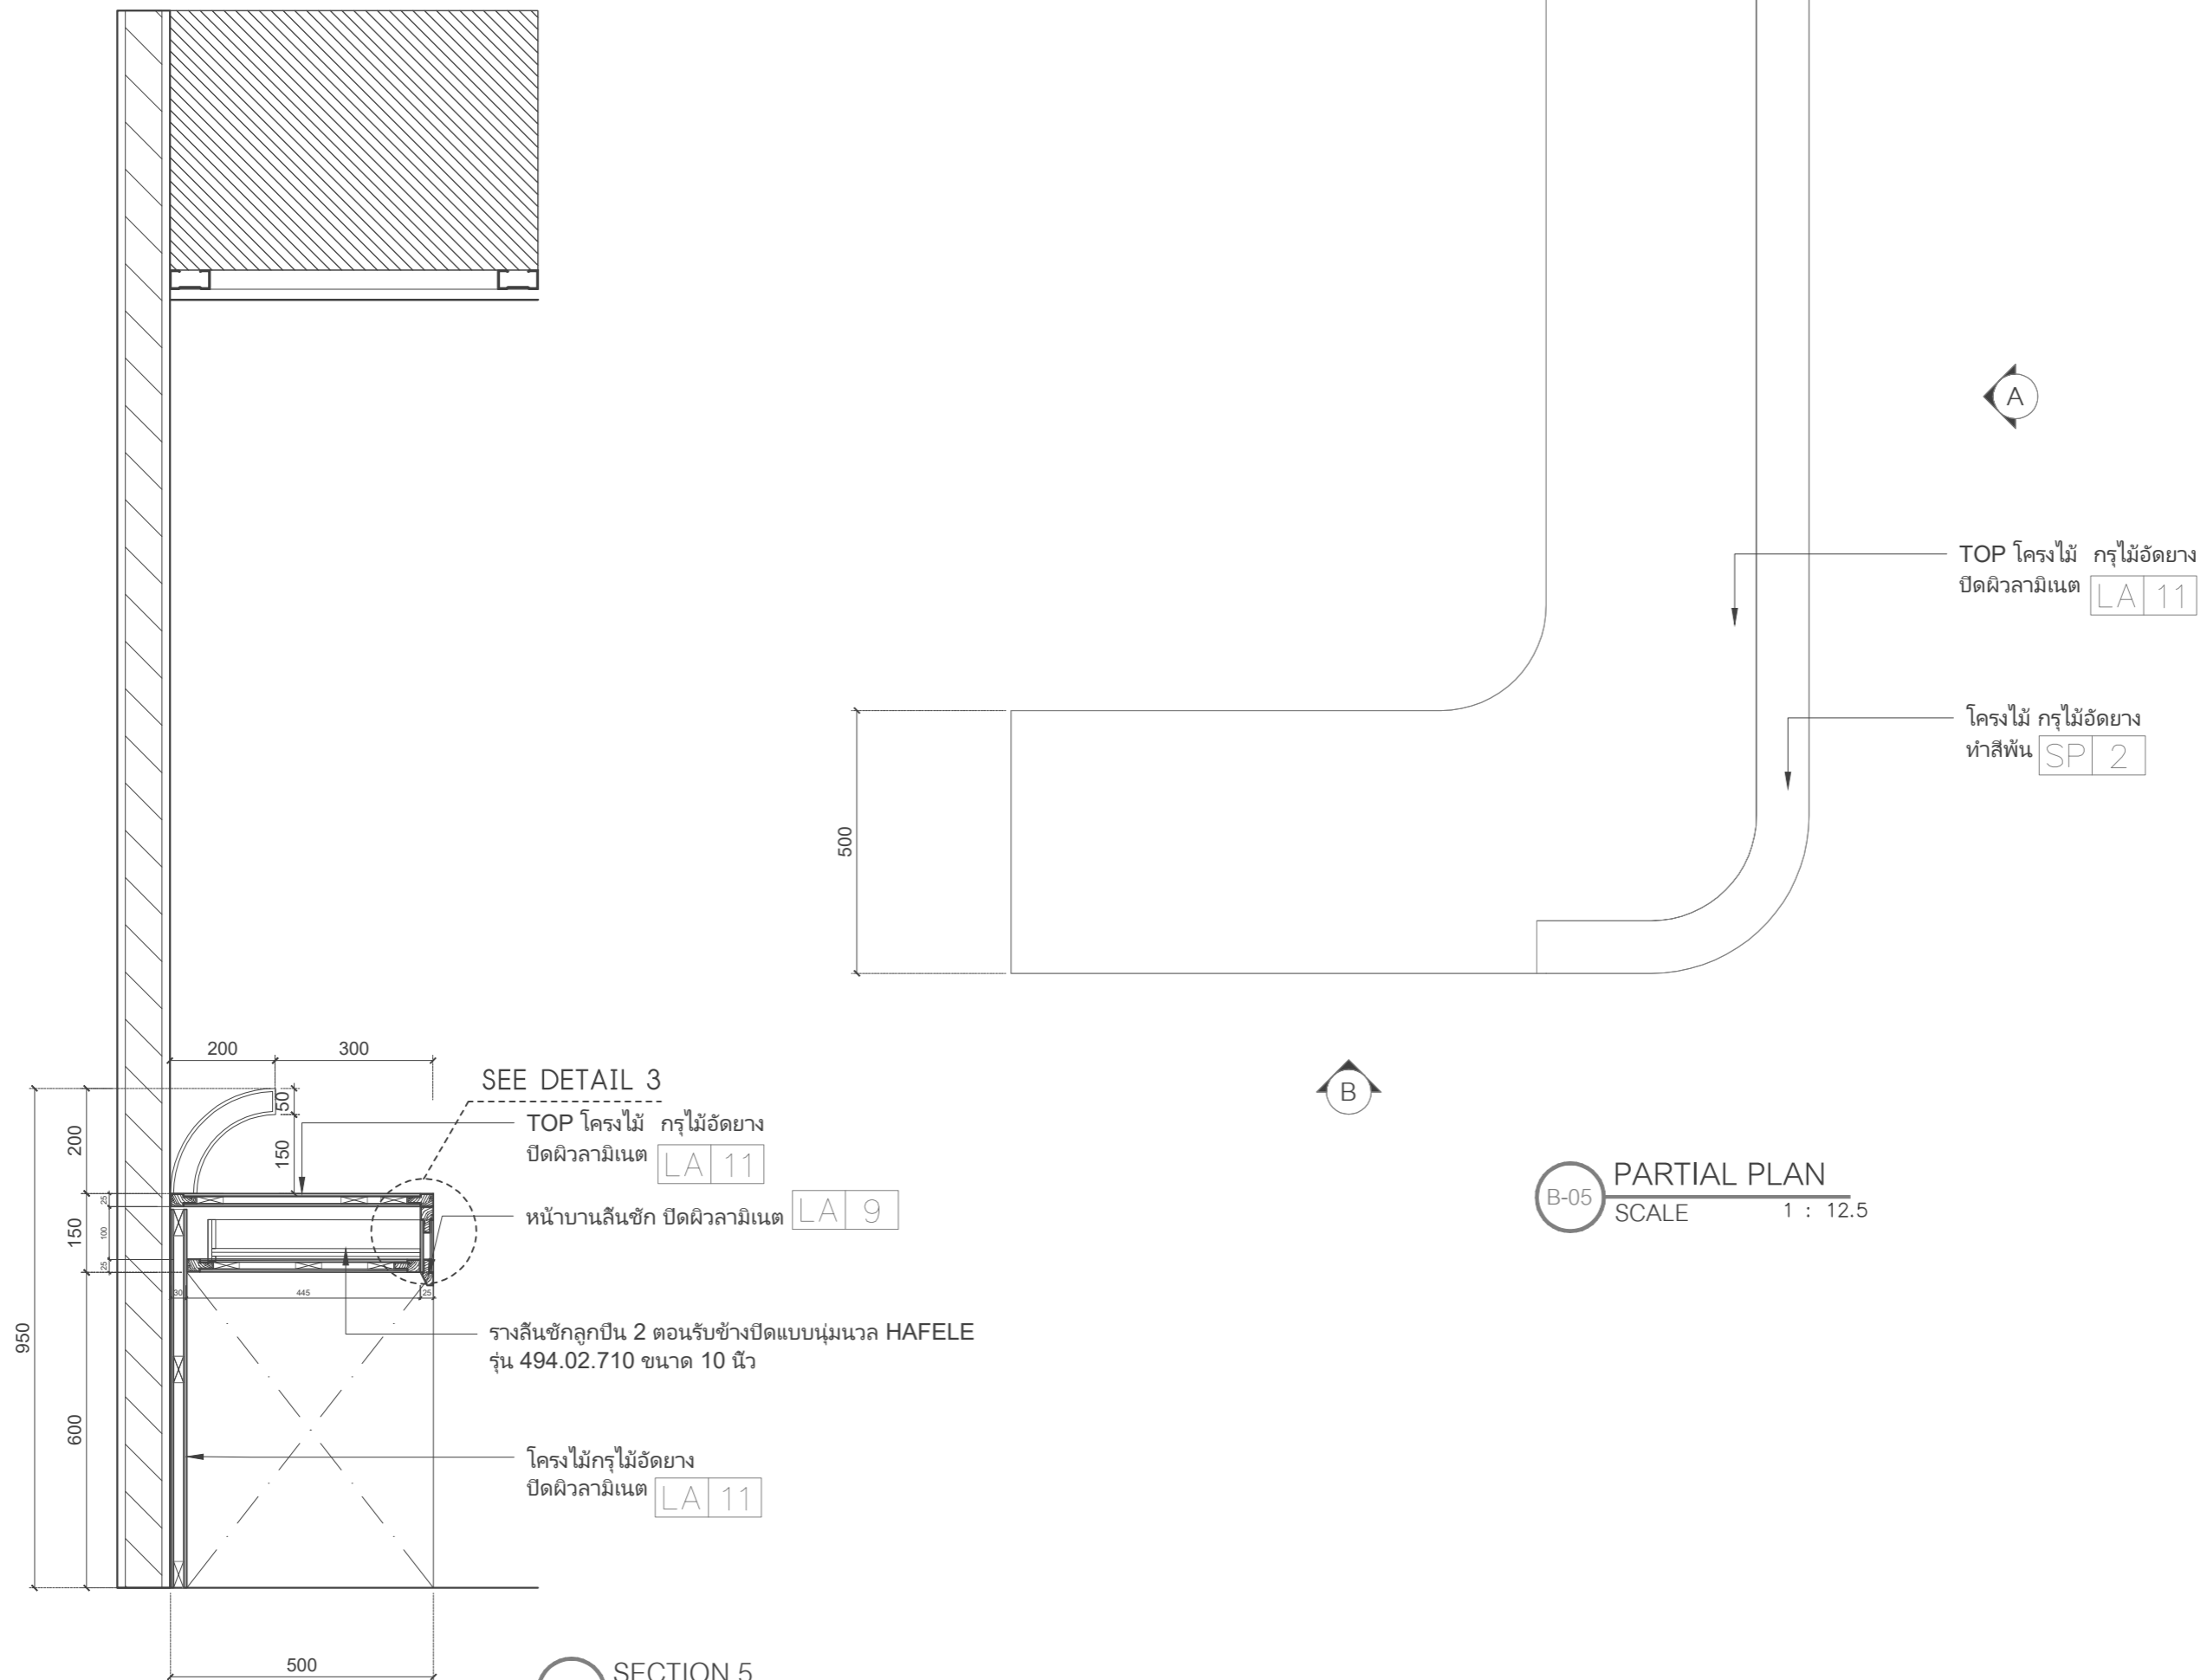

B-05 PARTIAL PLAN
SCALE 1 : 12.5

1 SECTION 5
SCALE 1 : 12.5

Project name :

โครงการ งานออกแบบปรับปรุงห้องสำนักงานคณบดี
และห้องพักอาจารย์อาคาร 6 ชั้น3 และชั้น4

Project Location :

114 ซ. สุขุมวิท 23
แขวงคลองเตยเหนือ เขตวัฒนา
กรุงเทพมหานคร 10110

Owner :

มหาวิทยาลัยศรีนครินทรวิโรฒ
โดย วิทยาลัยอุตสาหกรรมสร้างสรรค์

Architect :

เฉลิมพล แก้วแกมเส็ด ภ-สถ.5620

เฉลิมพล แก้วแกมเส็ด

Interior Designer :

นายจตุรนต์ พิบูลย์ ภ-สน 897

จตุรนต์ พิบูลย์

Structural Engineer :

นาย วิทยา ดอนเกิด สย.11211

วิทยา ดอนเกิด

Electrical Engineer :

นางสาววิลาสินี บุญประคม ภพท. 33132

วิลาสินี บุญประคม

Sanitary Engineer :

นายเฉลิมพล โชคดีชัยสิทธิ์ สส. 241

เฉลิมพล โชคดีชัยสิทธิ์

Drawing Title

PARTAIL ELEVATION-A

PARTAIL ELEVATION-B

General Notes

1. THIS DRAWING IS THE PROPERTY OF THE ARCHITECT DESIGN AUTOMATION OR ONE OF AFFILIATES. IT IS ISSUED SUBJECT TO RETURN UPON DEMAND AND IS NOT TO BE USED EXCEPT IN CONNECTION WITH THE PROJECT FOR WHICH IT IS INTENDED.
2. DO NOT SCALE THIS DRAWING, USE FIGURED DIMENSIONS ONLY.

ให้ใช้คำตัวเลขที่กำหนดให้เท่านั้นห้ามวัดจากแบบ


Drawn By

Checked By


Date 31.07.2024

SCALE 1:12.5

Sheet No. ID-02-06.4

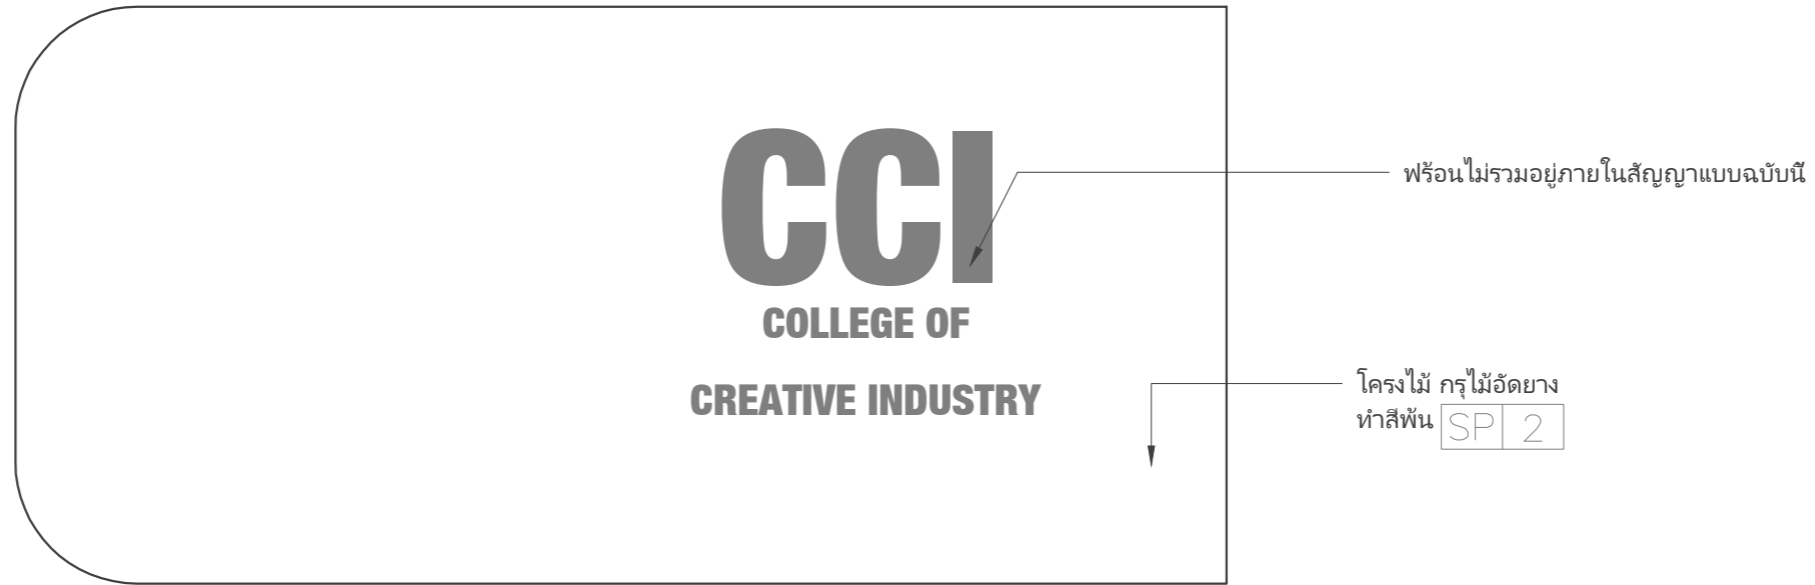

B-05 PARTAIL ELEVATION-A
SCALE 1 : 12.5

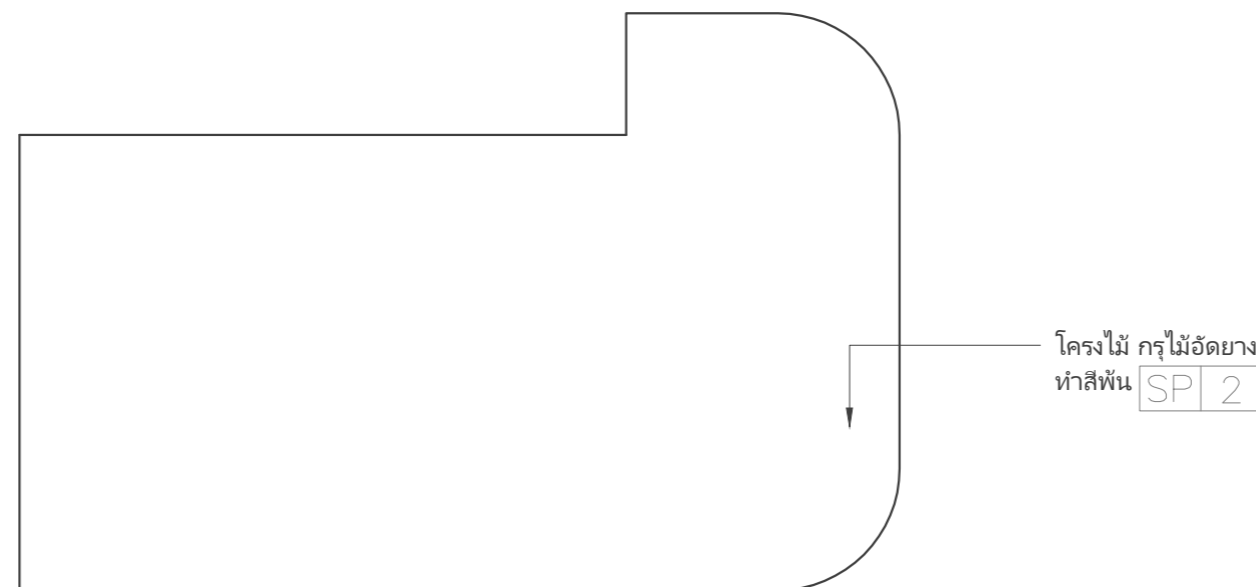

B-05 PARTAIL ELEVATION-B
SCALE 1 : 12.5

หมายเหตุ

- พร้อมไม้ระแนงอยู่ในสัญญาแบบฉบับนี้ พร้อมใช้คำตามงานเขียนแบบ

Project name :

โครงการ งานออกแบบปรับปรุงห้องสำนักงานคณบดี
และห้องพักอาจารย์อาคาร 6 ชั้น3 และชั้น4

Project Location :

114 ซ. สุขุมวิท 23
แขวงคลองเตยเหนือ เขตวัฒนา
กรุงเทพมหานคร 10110

Owner :

มหาวิทยาลัยศรีนครินทรวิโรฒ
โดย วิทยาลัยอุตสาหกรรมสร้างสรรค์

Architect :

เฉลิมพล แก้วแกมเส็ด ภ-สถ.5620

เฉลิมพล แก้วแกมเส็ด

Interior Designer :

นายจตุรนต์ พิบูลย์ ภ-สน 897

จตุรนต์ พิบูลย์

Structural Engineer :

นาย วิทยา ดอนเกิด สย.11211

วิทยา ดอนเกิด

Electrical Engineer :

นางสาววิลาสินี บุญประคม ภพท. 33132

วิลาสินี บุญประคม

Sanitary Engineer :

นายเฉลิมพล โชควิเศษชัยสิทธิ์ สส. 241

เฉลิมพล โชควิเศษชัยสิทธิ์

Drawing Title

DETAIL 1

General Notes

1. THIS DRAWING IS THE PROPERTY OF THE ARCHITECT DESIGN AUTOMATION OR ONE OF AFFILIATES. IT IS ISSUED SUBJECT TO RETURN UPON DEMAND AND IS NOT TO BE USED EXCEPT IN CONNECTION WITH THE PROJECT FOR WHICH IT IS INTENDED.
2. DO NOT SCALE THIS DRAWING, USE FIGURED DIMENSIONS ONLY.

ให้ใช้คำตัวเลขที่กำหนดให้เท่านั้นห้ามวัดจากแบบ


Drawn By

Checked By

Date 31.07.2024

SCALE
1:5

Sheet No.
ID-02-06.5

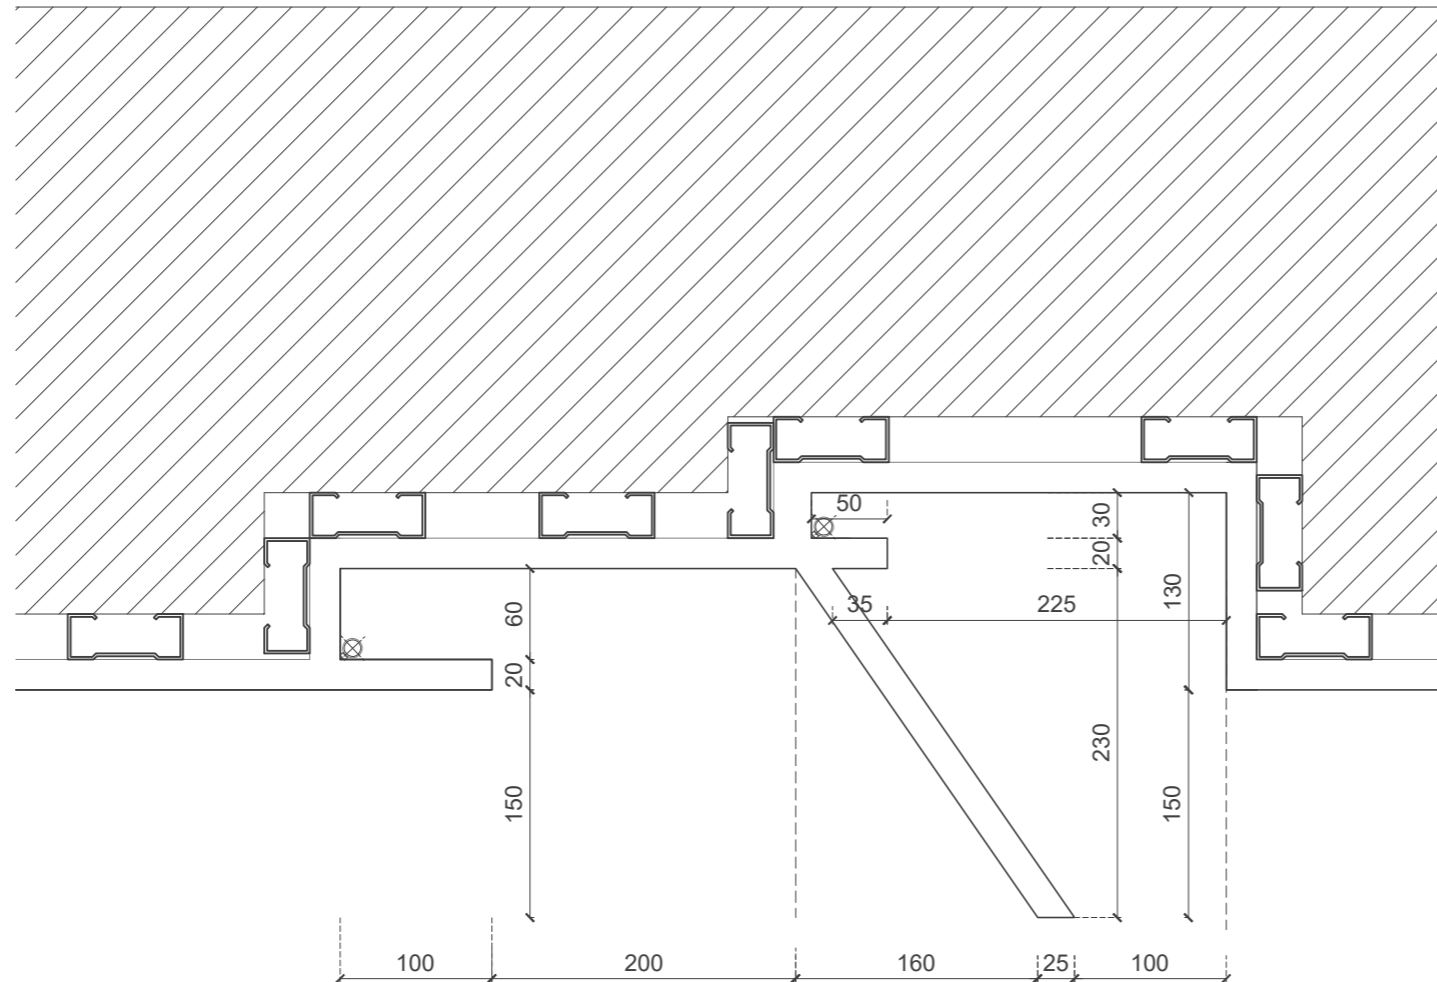

DETAIL 1
SCALE 1 : 5

Project name :

โครงการ งานออกแบบปรับปรุงห้องสำนักงานคณบดี
และห้องพักอาจารย์อาคาร 6 ชั้น3 และชั้น4

Project Location :

114 ซ. สุขุมวิท 23
แขวงคลองเตยเหนือ เขตวัฒนา
กรุงเทพมหานคร 10110

Owner :

มหาวิทยาลัยศรีนครินทรวิโรฒ
โดย วิทยาลัยอุตสาหกรรมสร้างสรรค์

Architect :

เฉลิมพล แก้วแถมเส็ด ภ-สถ.5620

เฉลิมพล แก้วแถมเส็ด

Interior Designer :

นายจตุรงค์ พิบูลย์ ภ-สน 897

จตุรงค์ พิบูลย์

Structural Engineer :

นาย วิทยา ดอนเกิด สย.11211

วิทยา ดอนเกิด

Electrical Engineer :

นางสาววิลาสินี บุญประคม ภพท. 33132

วิลาสินี บุญประคม

Sanitary Engineer :

นายเฉลิมพล โชควิเศษชัยสิทธิ์ สส. 241

เฉลิมพล โชควิเศษชัยสิทธิ์

Drawing Title

DETAIL 2
DETAIL 3

General Notes

1. THIS DRAWING IS THE PROPERTY OF THE ARCHITECT DESIGN AUTOMATION OR ONE OF AFFILIATES. IT IS ISSUED SUBJECT TO RETURN UPON DEMAND AND IS NOT TO BE USED EXCEPT IN CONNECTION WITH THE PROJECT FOR WHICH IT IS INTENDED.
2. DO NOT SCALE THIS DRAWING, USE FIGURED DIMENSIONS ONLY.

ให้ใช้คำตัวเลขที่กำหนดให้เท่านั้นห้ามวัดจากแบบ


Drawn By

Checked By


Date 31.07.2024

SCALE
1:5

Sheet No.
ID-02-06.6

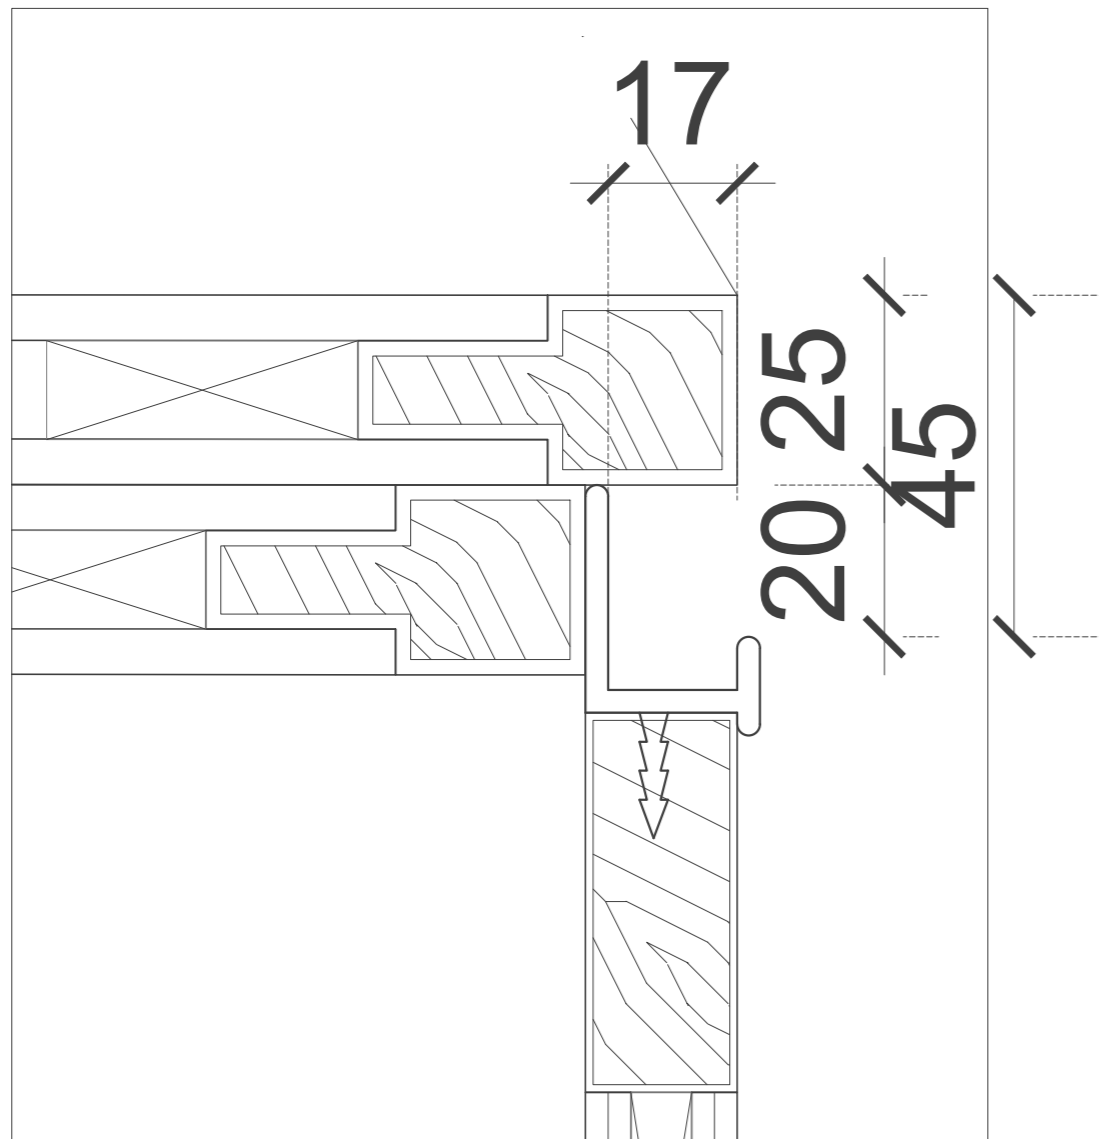

○ CELING DETAIL 2
SCALE 1 : 5

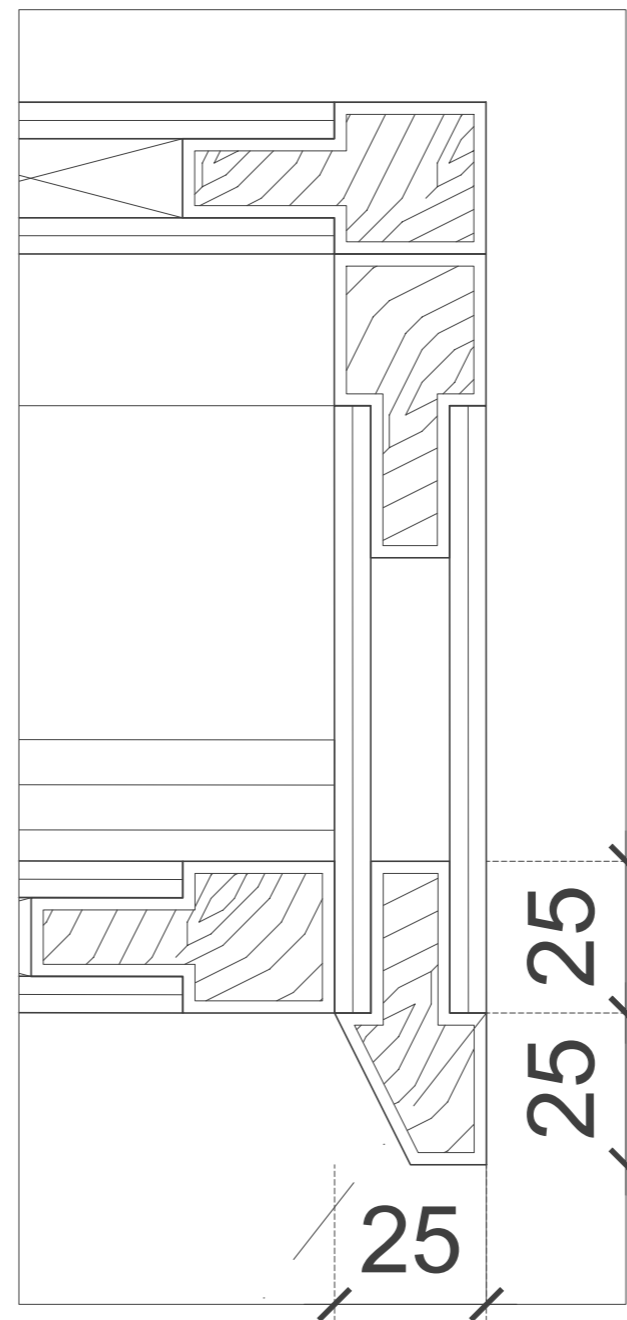

○ CELING DETAIL 3
SCALE 1 : 5

Project name :
โครงการ งานออกแบบปรับปรุงห้องสำนักงานคอมพิวเตอร์ และห้องพักอาจารย์อาคาร 6 ชั้น3 และชั้น4

Project Location :
114 ซ. สุขุมวิท 23
แขวงคลองเตยเหนือ เขตวัฒนา
กรุงเทพมหานคร 10110

Owner :
มหาวิทยาลัยศรีนครินทรวิโรฒ
โดย วิทยาลัยอุตสาหกรรมสร้างสรรค์

Architect :
เฉลิมพล แก้วแก้วเสียด ภ-สถ.5620

Interior Designer :
Signature

นายจาตุรงค์ พิบูลย์ ภ-สน 897
Signature

Structural Engineer :
นาย วิทยา ดอนเกิด สย.11211

Signature
Electrical Engineer :

นางสาววิลาสินี บุญประคม ภพท. 33132
Signature

Sanitary Engineer :
นายเฉลิมพล ไชควิเศษชัยสิทธิ์ สส. 241

Signature

Drawing Title
ELEVATION-E4
INSIDE ELEVATION-E4

General Notes
1. THIS DRAWING IS THE PROPERTY OF THE ARCHITECT DESIGN AUTOMATION OR ONE OF AFFILIATES. IT IS ISSUED SUBJECT TO RETURN UPON DEMAND AND IS NOT TO BE USED EXCEPT IN CONNECTION WITH THE PROJECT FOR WHICH IT IS INTENDED.
2. DO NOT SCALE THIS DRAWING, USE FIGURED DIMENSIONS ONLY.
ให้ใช้ค่าตัวเลขที่กำหนดให้เท่านั้น ห้ามวัดจากแบบ


Drawn By

Checked By


Date
31.07.2024

SCALE
1:50

Sheet No.
ID-02-06

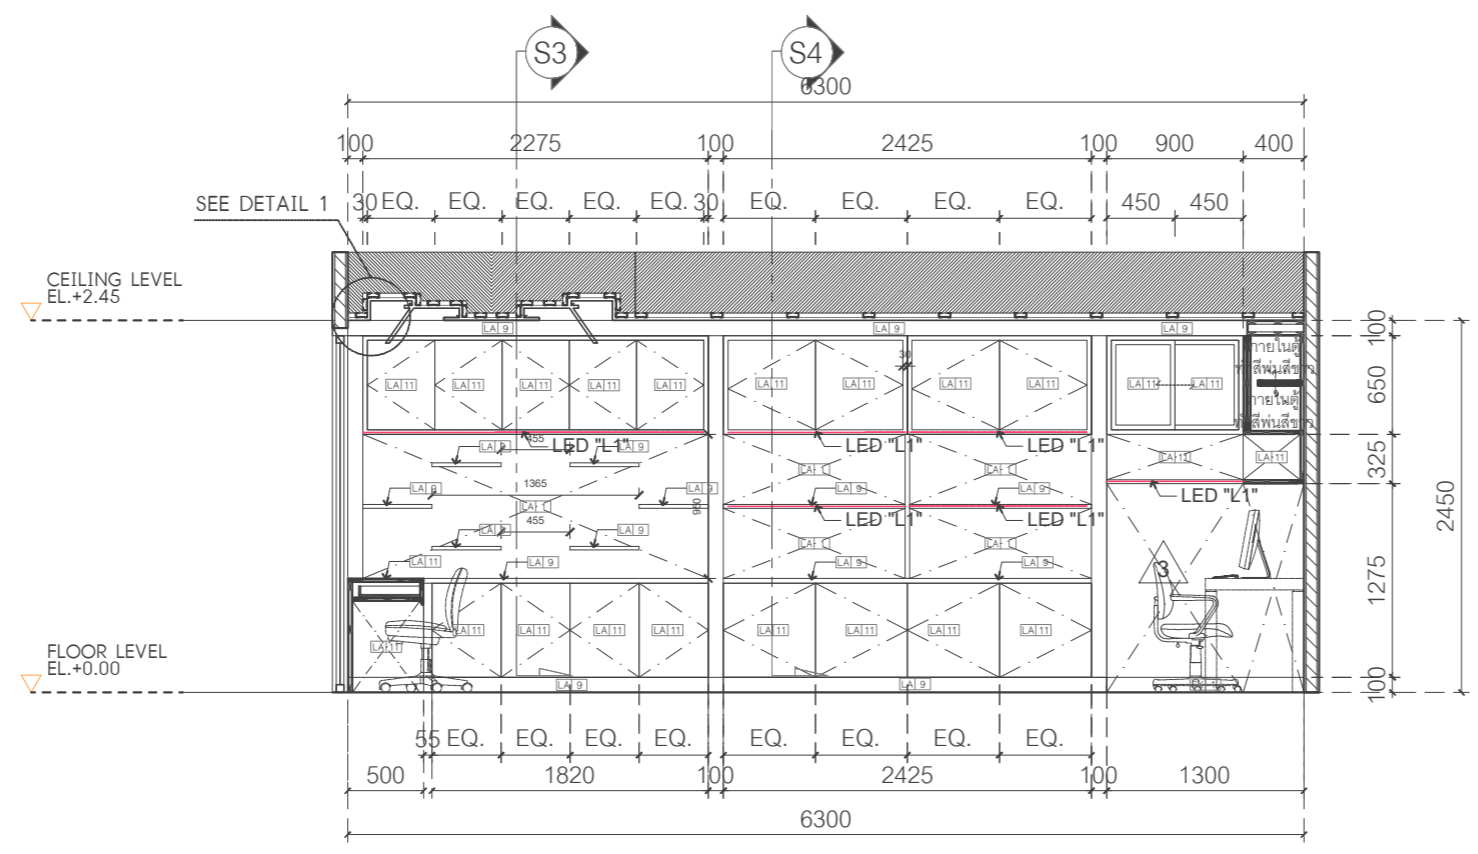

1 ELEVATION-E6
SCALE 1 : 50

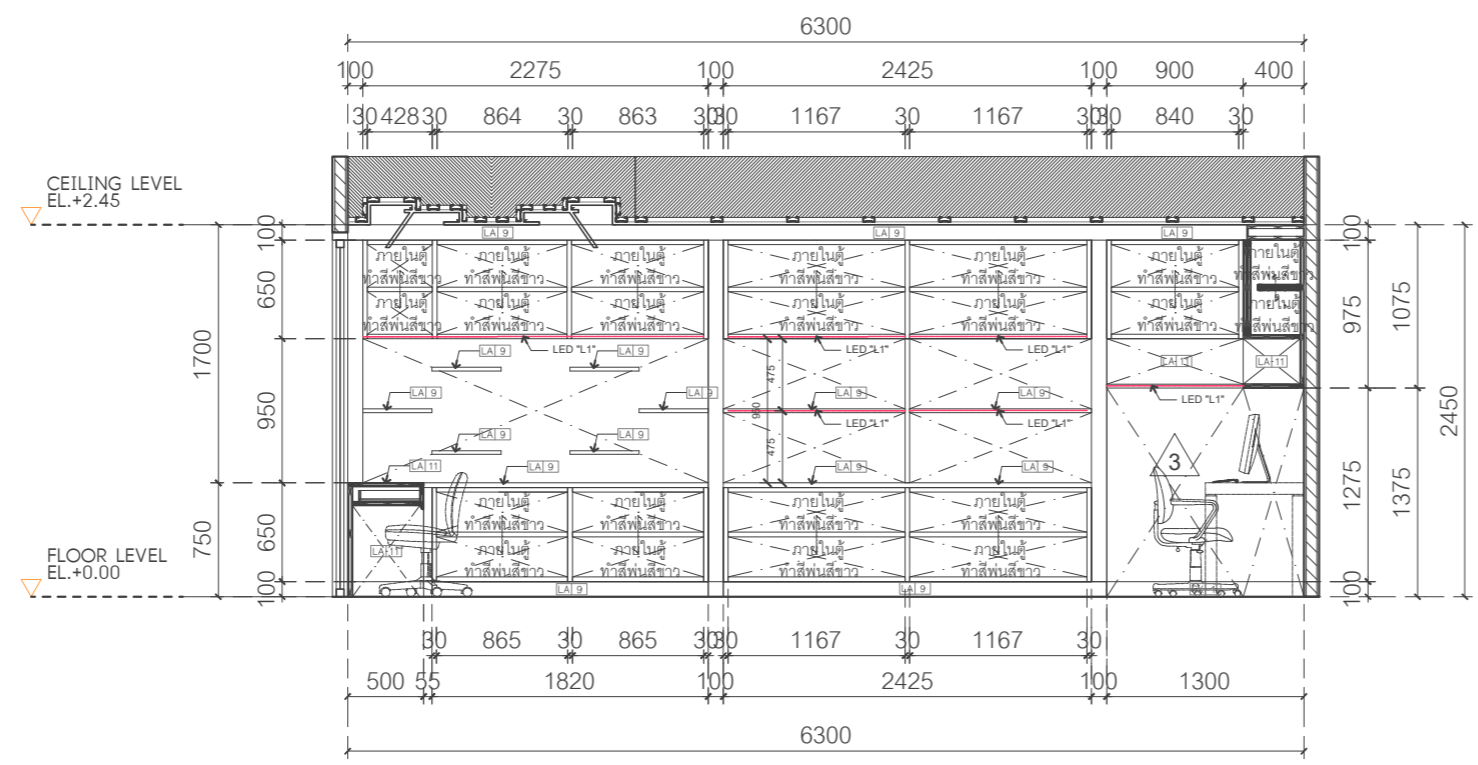

2 INSIDE ELEVATION-E6
SCALE 1 : 50

Project name :
โครงการ งานออกแบบปรับปรุงห้องสำนักงานคนดี
และห้องพักอาจารย์อาคาร 6 ชั้น3 และชั้น4

Project Location :
114 ซ. สุขุมวิท 23
แขวงคลองเตยเหนือ เขตวัฒนา
กรุงเทพมหานคร 10110

Owner :
มหาวิทยาลัยศรีนครินทรวิโรฒ
โดย วิทยาลัยอุตสาหกรรมสร้างสรรค์

Architect :
เฉลิมพล แก้วแถมเส็ด ภ-สถ.5620

Interior Designer :
(Signature)

นายจตุรนต์ พิบูลย์ ภ-สน 897

Structural Engineer :
(Signature)

นายวิทยา ดอนเกิด สย.11211

Electrical Engineer :
(Signature)

นางสาววิลาสินี บุญประคม ภพท. 33132

Sanitary Engineer :
(Signature)

นายเฉลิมพล โชคดีชัยสิทธิ์ สส. 241

Drawing Title
PARTIAL PLAN
ELEVATION-E1
ELEVATION-E2
ELEVATION-E3

General Notes
1. THIS DRAWING IS THE PROPERTY OF THE ARCHITECT DESIGN AUTOMATION OR ONE OF AFFILIATES. IT IS ISSUED SUBJECT TO RETURN UPON DEMAND AND IS NOT TO BE USED EXCEPT IN CONNECTION WITH THE PROJECT FOR WHICH IT IS INTENDED.
2. DO NOT SCALE THIS DRAWING, USE FIGURED DIMENSIONS ONLY.


ให้ใช้คำตัวเลขที่กำหนดใช้เท่านั้นห้ามวัดจากแบบ

Drawn By


Checked By

Date 31.07.2024

SCALE 1:50 Sheet No. ID-02-07

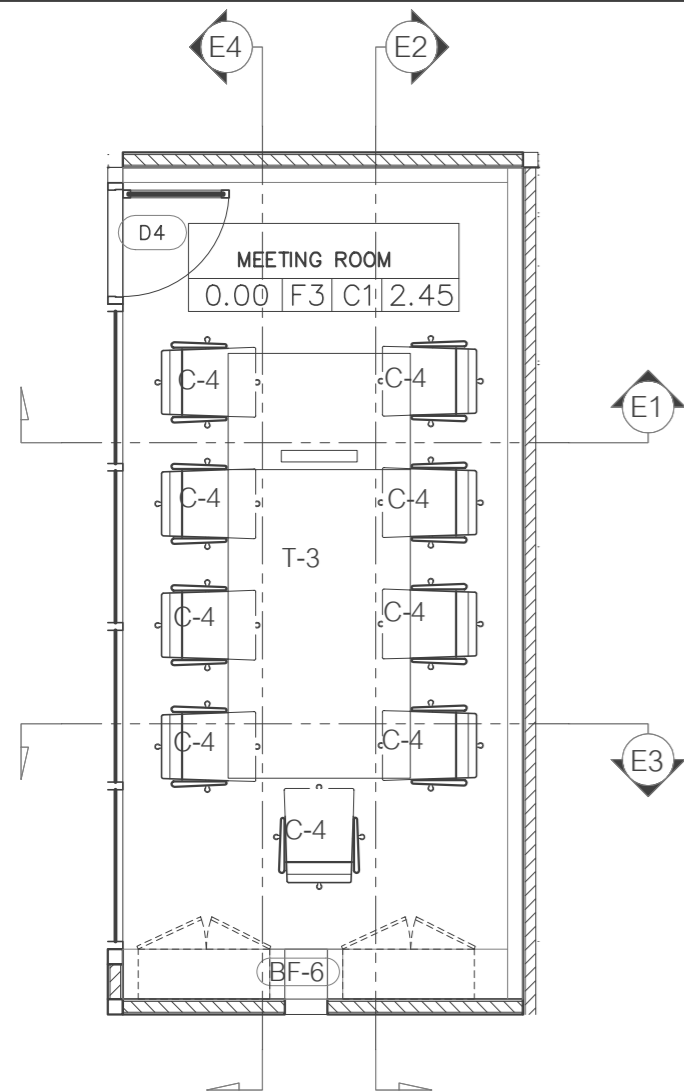


1 PARTIAL PLAN
SCALE 1 : 50

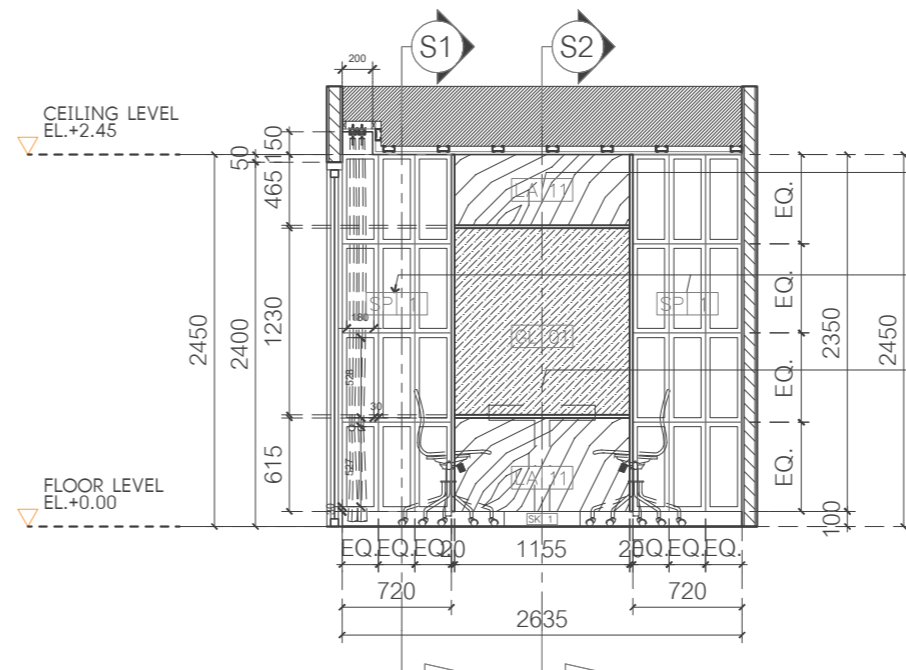


2 ELEVATION-E1
SCALE 1 : 50

ผนังตกแต่งโครงไม้กรุไม้อัดยาง
ปิดผิวลามิเนต [LA 11]
ผนังตกแต่งไม้HMR ตัดตามแบบ
โครงไม้กรุไม้อัดยางทำสี [SP 1]
โครงไม้กรุไม้อัดยางกรูกระจก
หน้า6mm [GL 01]

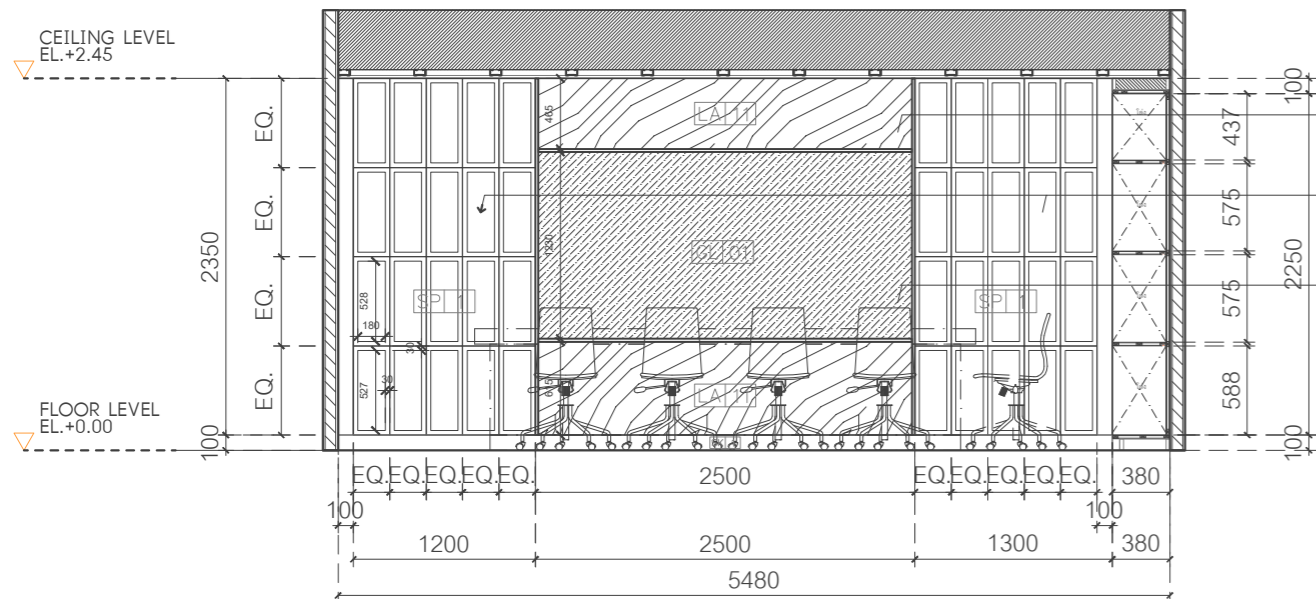

3 ELEVATION-E2
SCALE 1 : 50

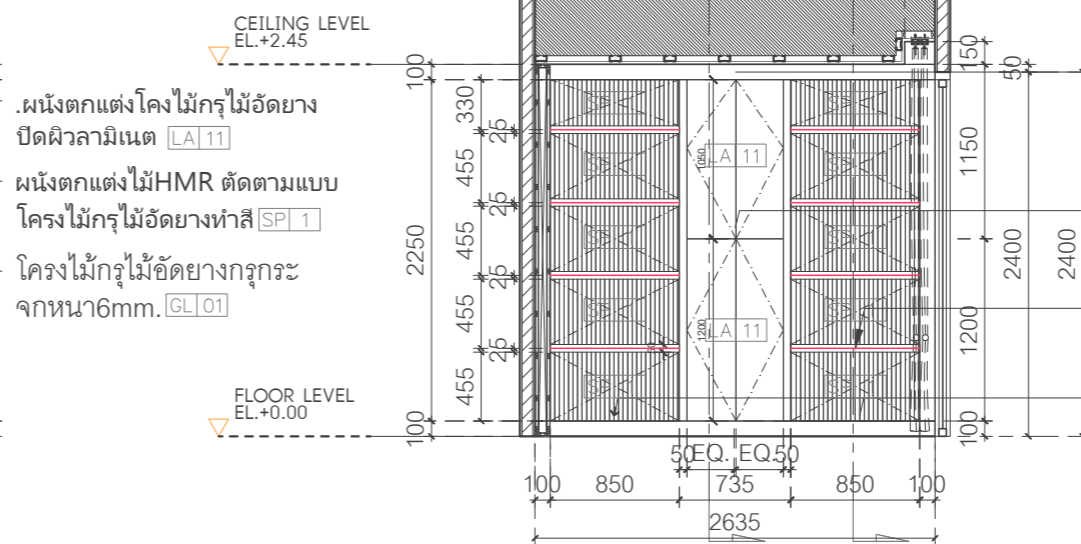

4 ELEVATION-E3
SCALE 1 : 50

ผนังตกแต่งโครงไม้กรุไม้อัดยาง
ปิดผิวลามิเนต [LA 11]
ผนังตกแต่งไม้HMR ตัดตามแบบ
โครงไม้กรุไม้อัดยางทำสี [SP 1]
โครงไม้กรุไม้อัดยางกรูกระ
จกหน้า6mm. [GL 01]

ขอบบนโครงไม้
กรุไม้อัดยาง ทำสี
พื้นเทียบสีลามิเนต [LA 9]
บานเปิดตู้โครงไม้กรุไม้อัดยาง
ปิดผิวลามิเนต [LA 11]
ชั้นตู้เทียบสีลามิเนต [LA 11]
ช่องไฟLED ด้านล่าง
ผนังกรุไม้อัด ติดไม้HMR
สำเร็จรูป ของ CUT & CARVE
GROOVY PANEL
รุ่น C004 ทำสีพื้น [SP 1]