


ผังแสดงตำแหน่งต้นไม้ ชั้นที่ 19  
 มาตรฐาน 1:50

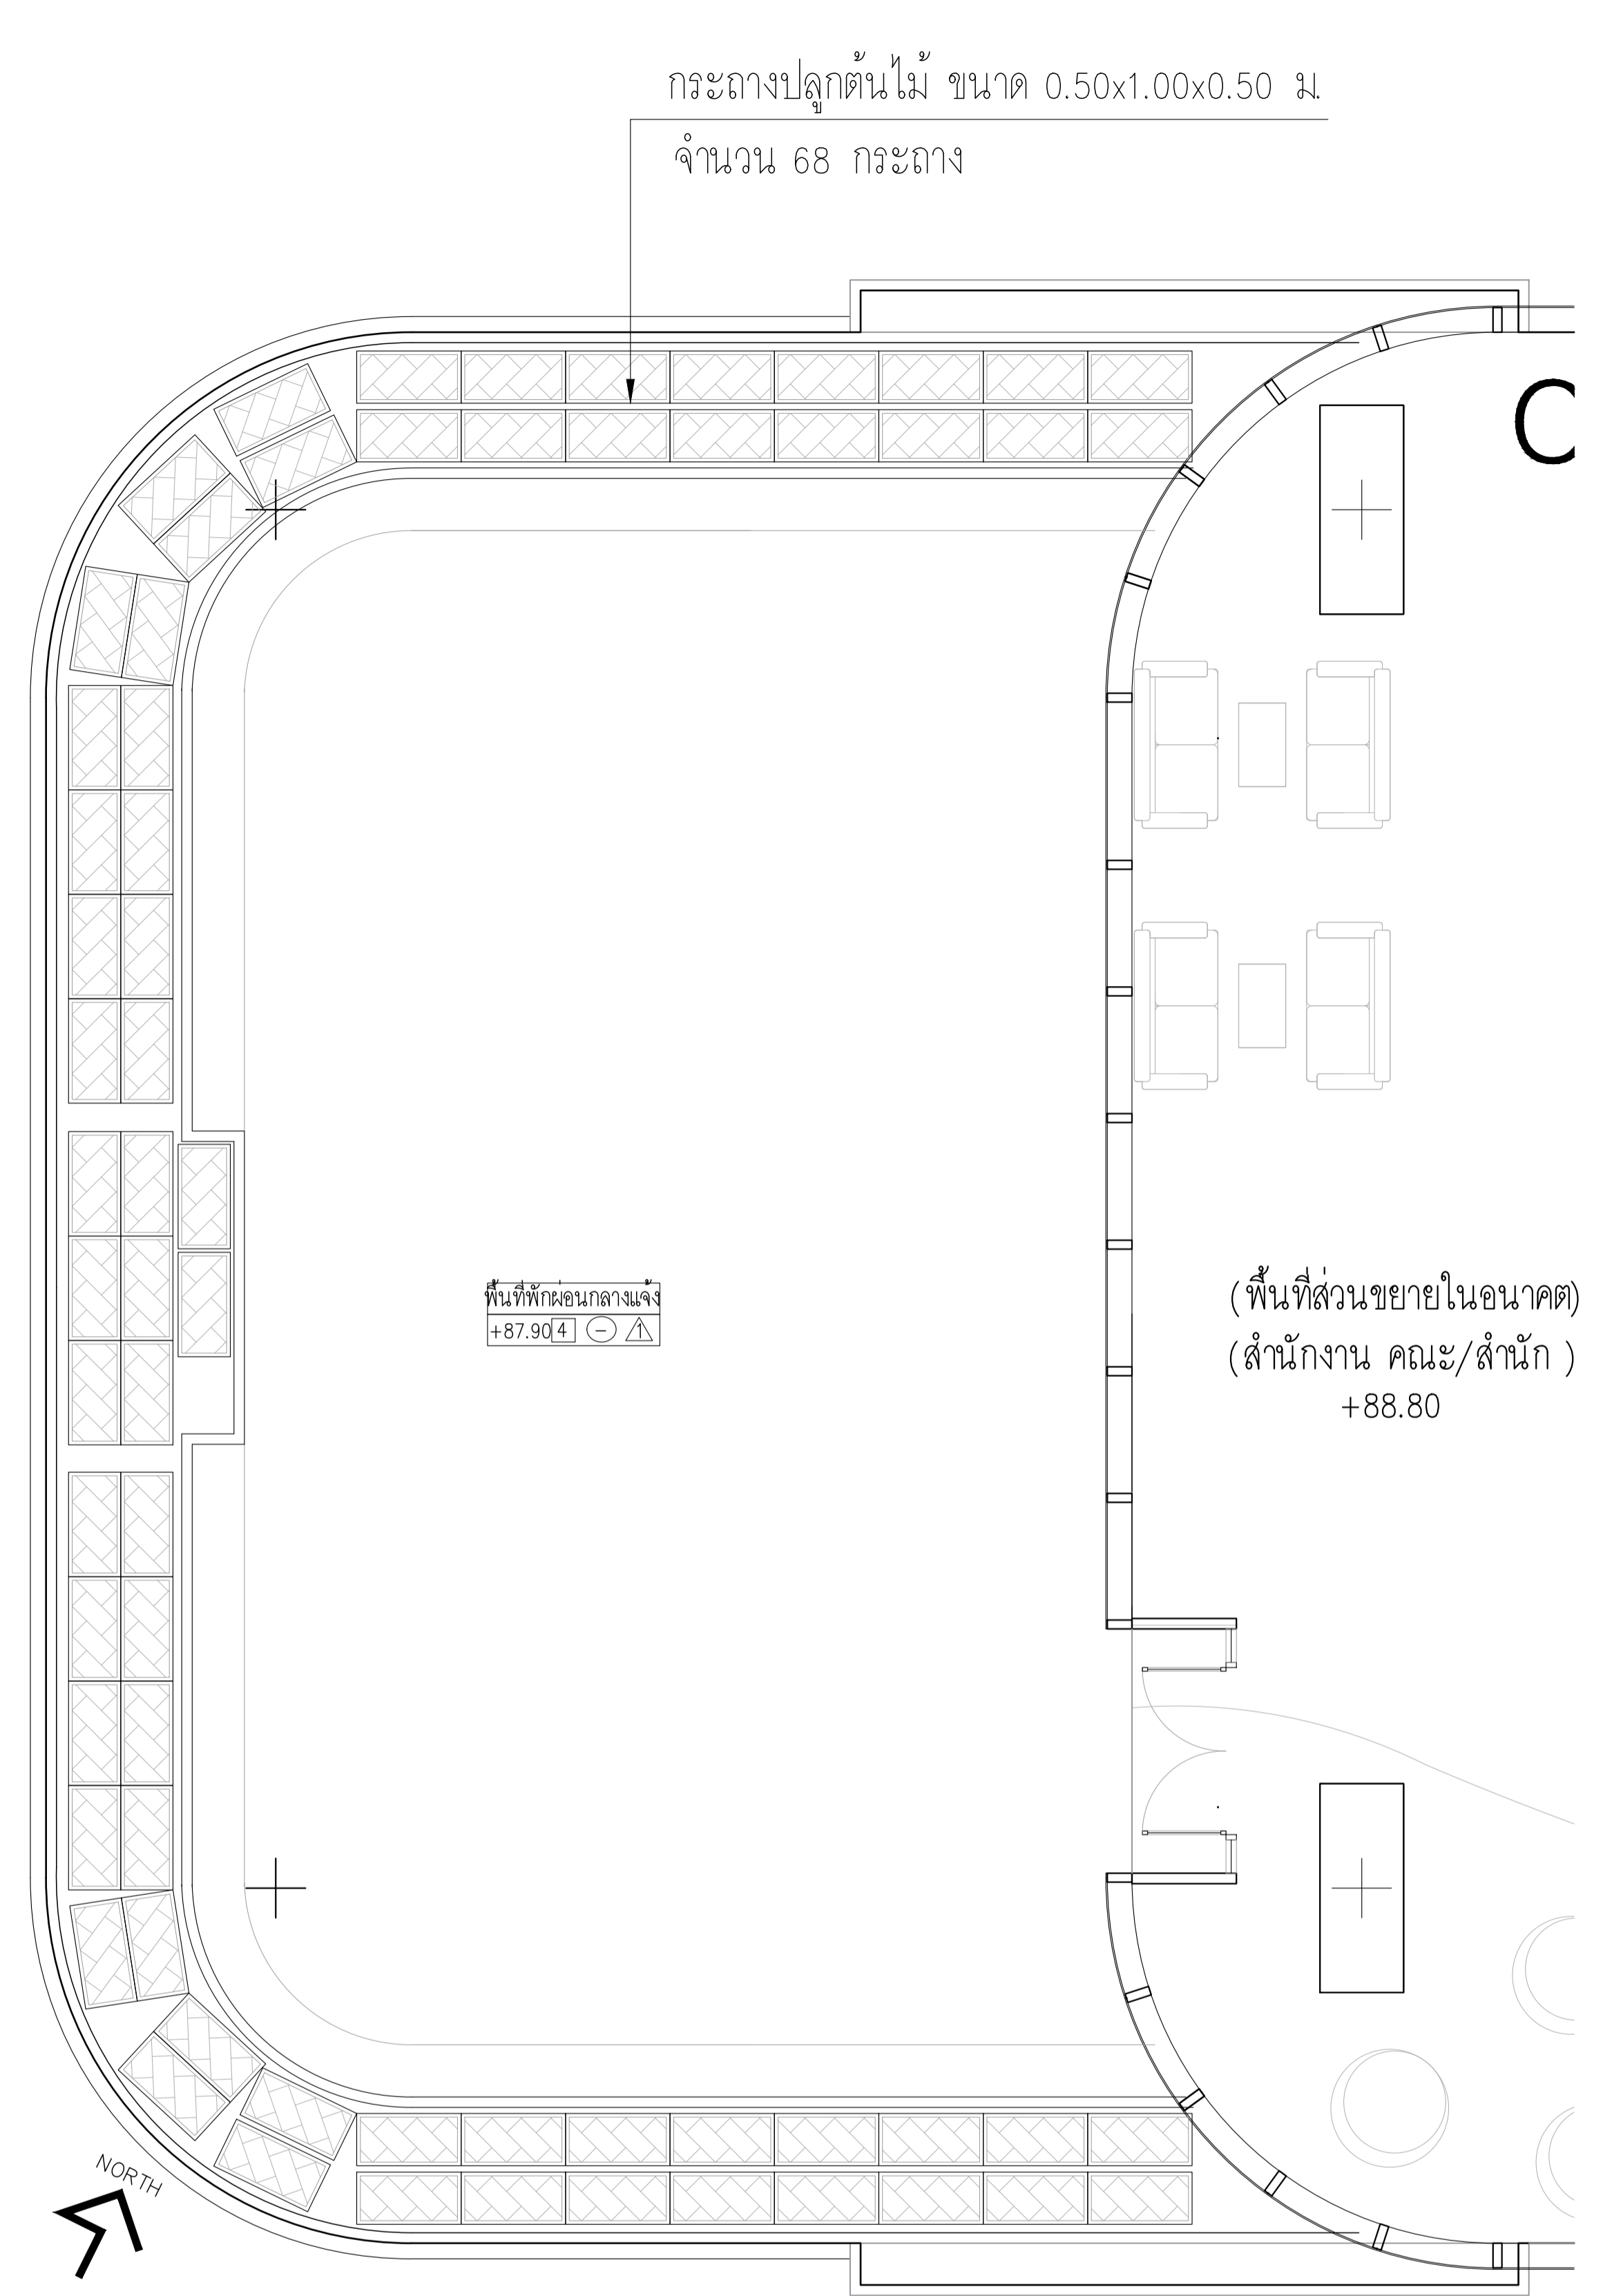

ผังแสดงจำนวนกระถางต้นไม้ ชั้นที่ 19  
 มาตรฐาน 1:50


รายการต้นไม้ : ไม้ยืนต้น

จำนวน	สัญลักษณ์	ชื่อสามัญ/ชื่อไทย	ขนาดความสูง (Installation)	ขนาดทรงพุ่ม (Installation)	ระยะห่างการปลูก (Spacing)	รายละเอียด
-6-		พุทธร้อยมาลัย	2.00-4.00m.	3.00 m.	ตามแบบ	ลำต้น ๑ 4 นิ้ว ทรงพุ่มสมมาตรทุกด้านและในสอยงาม มีกิ่งสมบูรณ์ตามลักษณะพันธุ์

จำนวน (ตร.ม.)	จำนวน (ต้น)	สัญลักษณ์	ชื่อสามัญ/ชื่อไทย	ขนาดความสูง (Installation)	ขนาดทรงพุ่ม (Installation)	รายละเอียด
-0-			เฟิร์น ฮาวาย	0.30 m.	0.30 m.	กระถาง 12 นิ้ว @0.30 ทรงพุ่มแน่นสวยงาม เจริญเติบโตเต็มกระถาง จำนวน 4 ต้น / เมตร
-26.52-			หนวดปลาหมึกแคะ	0.30 m.	0.30 m.	กระถาง 6 นิ้ว @0.50 ทรงพุ่ม และใบสวยงาม จำนวน 25 ต้น / ตร.ม.



PROJECT: อาคารพัฒนาทรัพยากรมนุษย์ เพื่อสร้างเศรษฐกิจอย่างยั่งยืน  
 LOCATION: เลขที่ 114 ซอยสุขุมวิท 23 ถนนสุขุมวิท แขวงคลองเตยเหนือ เขตวัฒนา กรุงเทพมหานคร 10110  
 OWNER: มหาวิทยาลัยศรีนครินทรวิโรฒ

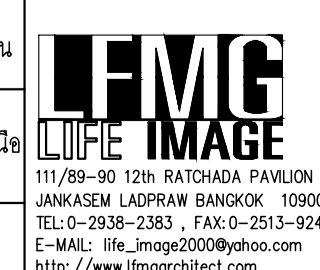


สถาปนิก : นวาท โครว์ลัน วีระศิริ 262361  
 สถาปนิก : ภรพรพงษ์ วงษ์แข็ง 26284  
 ภาควัฒนศิลป์ : สันติวัฒน์ สอนวิรัตน์ 2456  
 ภาควัฒนศิลป์ : สันติวัฒน์ สอนวิรัตน์ 2456


วิศวกรโครงสร้าง : สิริโชค ศิริวัฒน์ 585 6090  
 วิศวกรตรวจสอบสอยการคำนวณ : กิตติศักดิ์ พิทักษ์วงศ์ 25 2129  
 วิศวกรไฟฟ้า : เอกสิทธิ์ รัชชานุกุลเกียรติ 5844065  
 วิศวกรเครื่องกล : วรวิทย์ สมันตยาภักดิ์ 583355  
 วิศวกรสิ่งแวดล้อม : วรวิทย์ สมันตยาภักดิ์ 58186

วิศวกรเครื่องกล : วรวิทย์ สมันตยาภักดิ์ 583355  
 วิศวกรสิ่งแวดล้อม : วรวิทย์ สมันตยาภักดิ์ 58186  
 วิศวกรเครื่องกล : วรวิทย์ สมันตยาภักดิ์ 583355  
 วิศวกรสิ่งแวดล้อม : วรวิทย์ สมันตยาภักดิ์ 58186


DRAWING TITLE: ผังแสดงตำแหน่งต้นไม้ ชั้นที่ 19  
 DWG NO: A10-05  
 DATE: 24/04/2566  
 SCALE: 1:50  
 IMPORTANT: NOT SCALE THIS DRAWING. ALL DIMENSIONS SHOULD BE CHECKED ON THE SITE AND SHOP DRAWING SHOULD BE PREPARED BEFORE CONSTRUCTION BY CONTRACTOR.

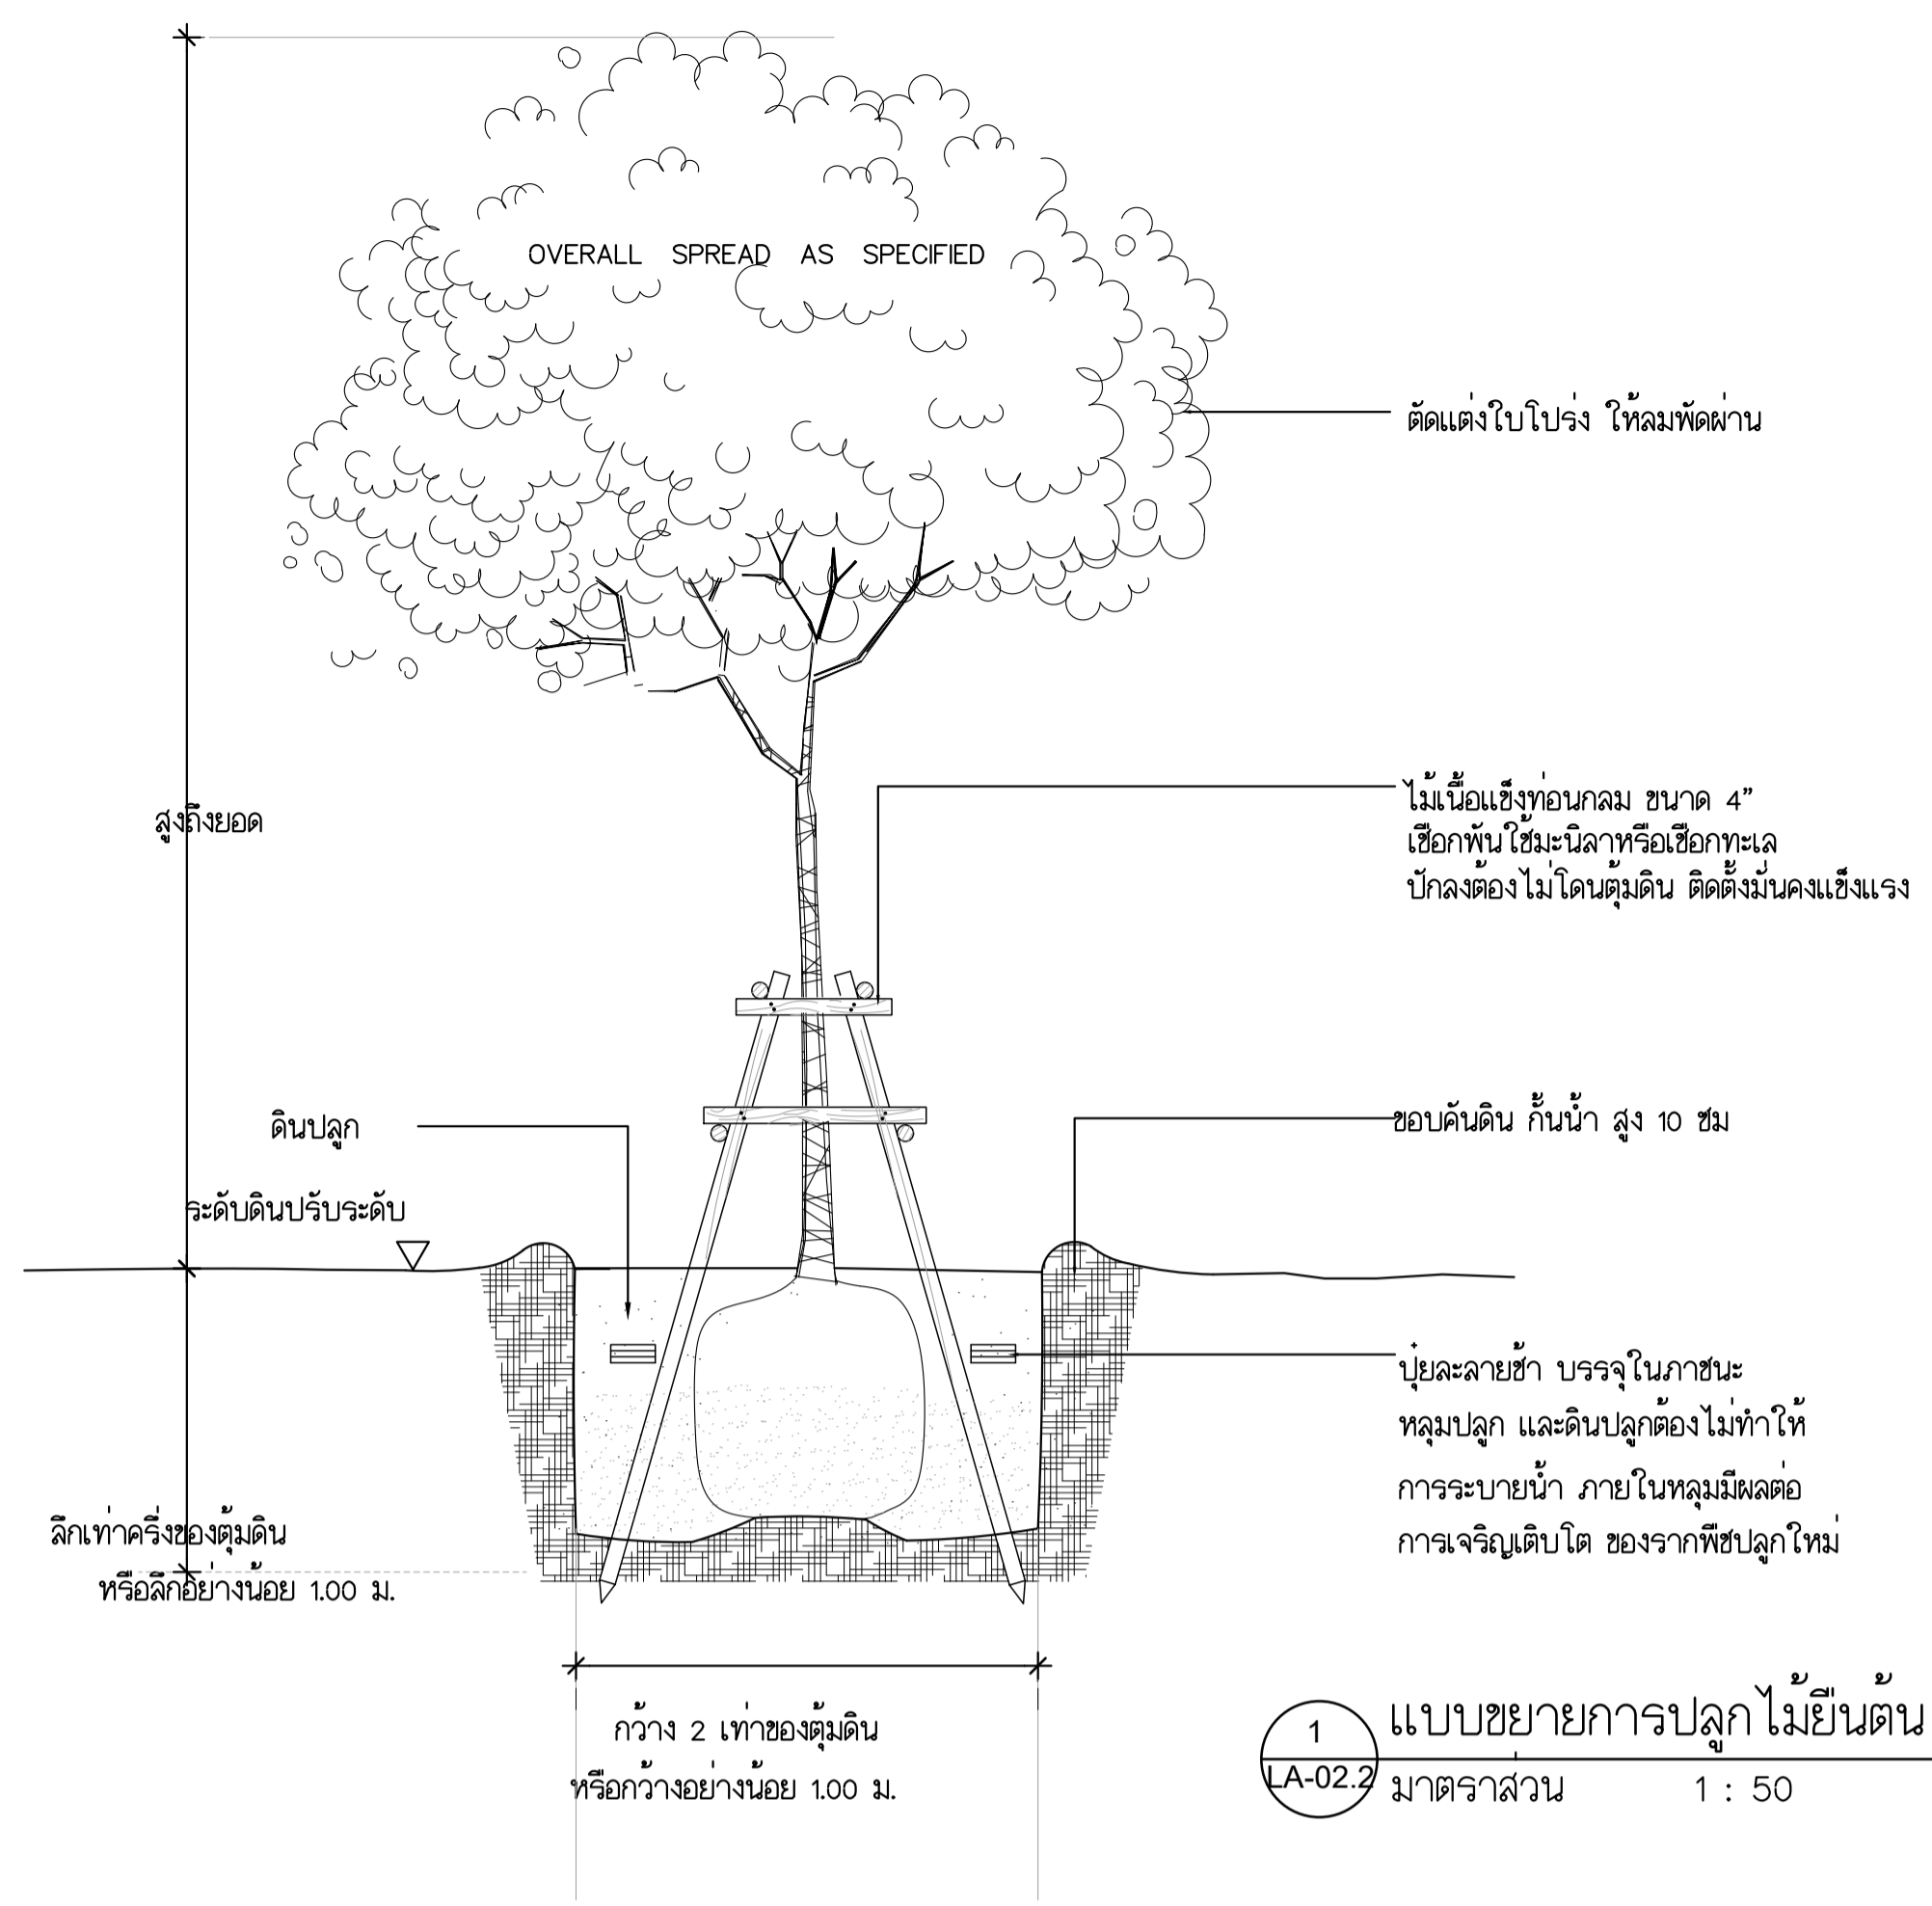


1 แบบขยายการปลูกไม้ยืนต้น  
LA-02.2 มาตรฐาน 1 : 50

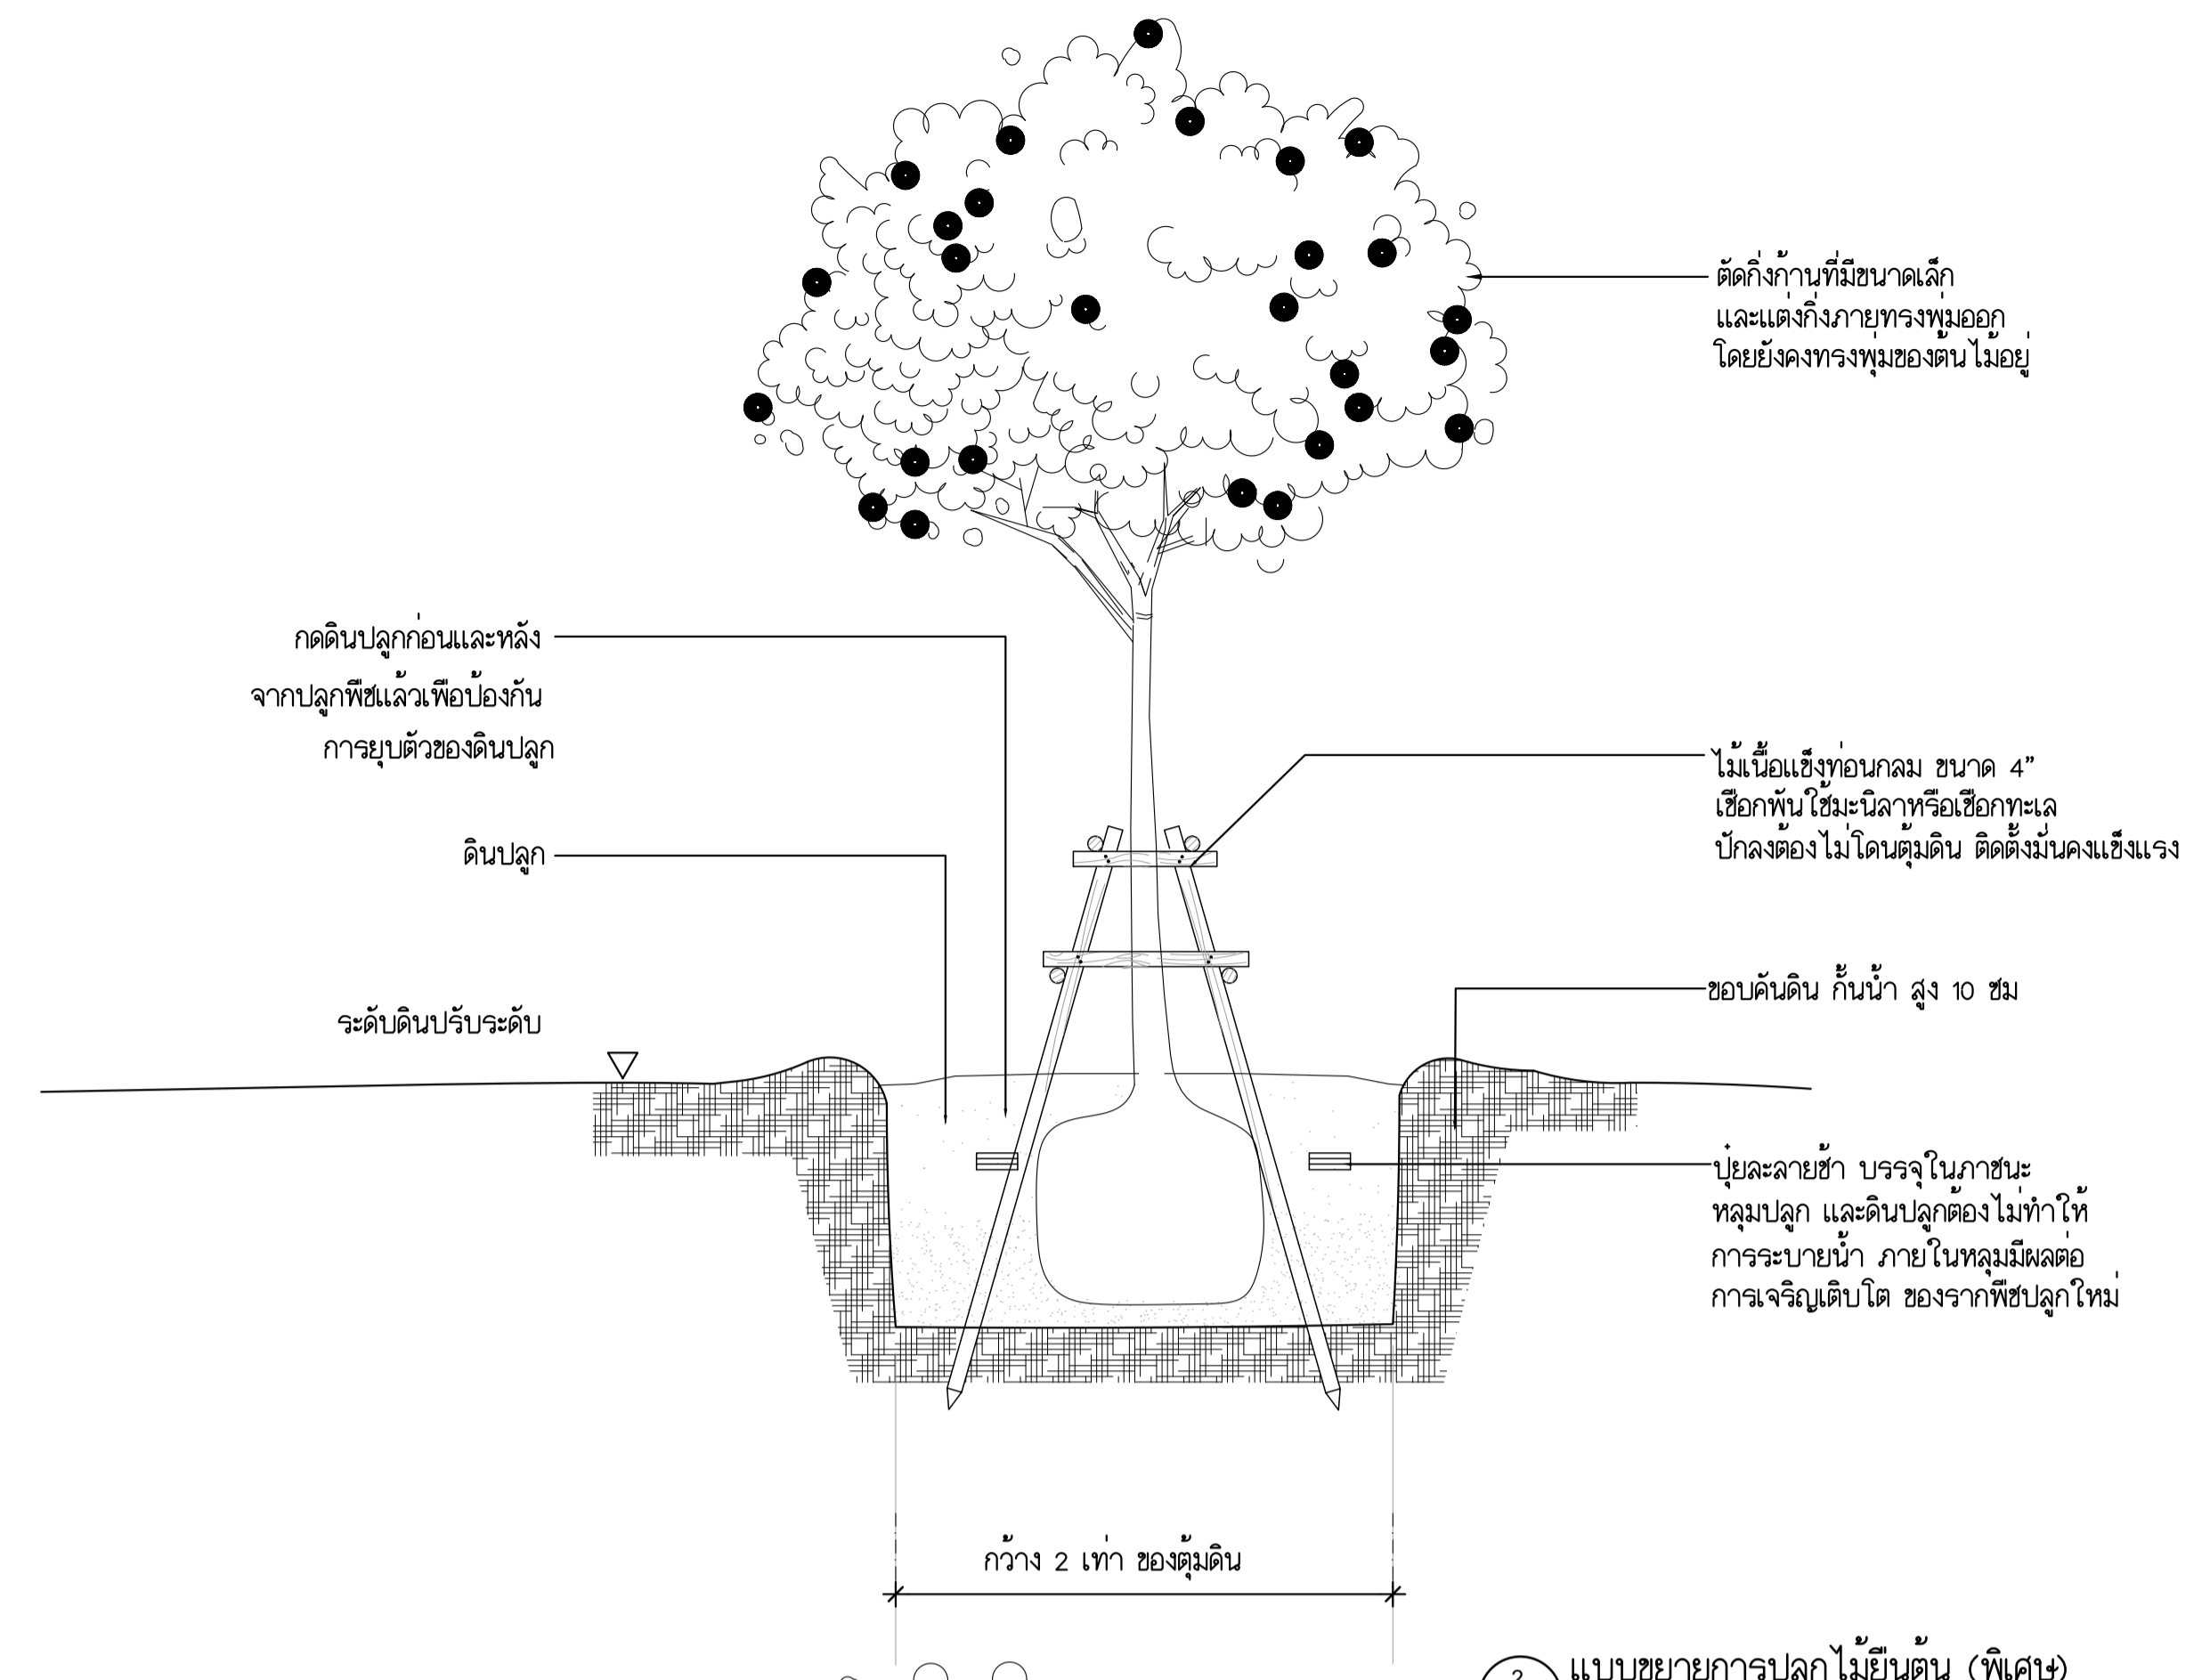

2 แบบขยายการปลูกไม้ยืนต้น (พิเศษ)  
LA-02.2 มาตรฐาน 1 : 25

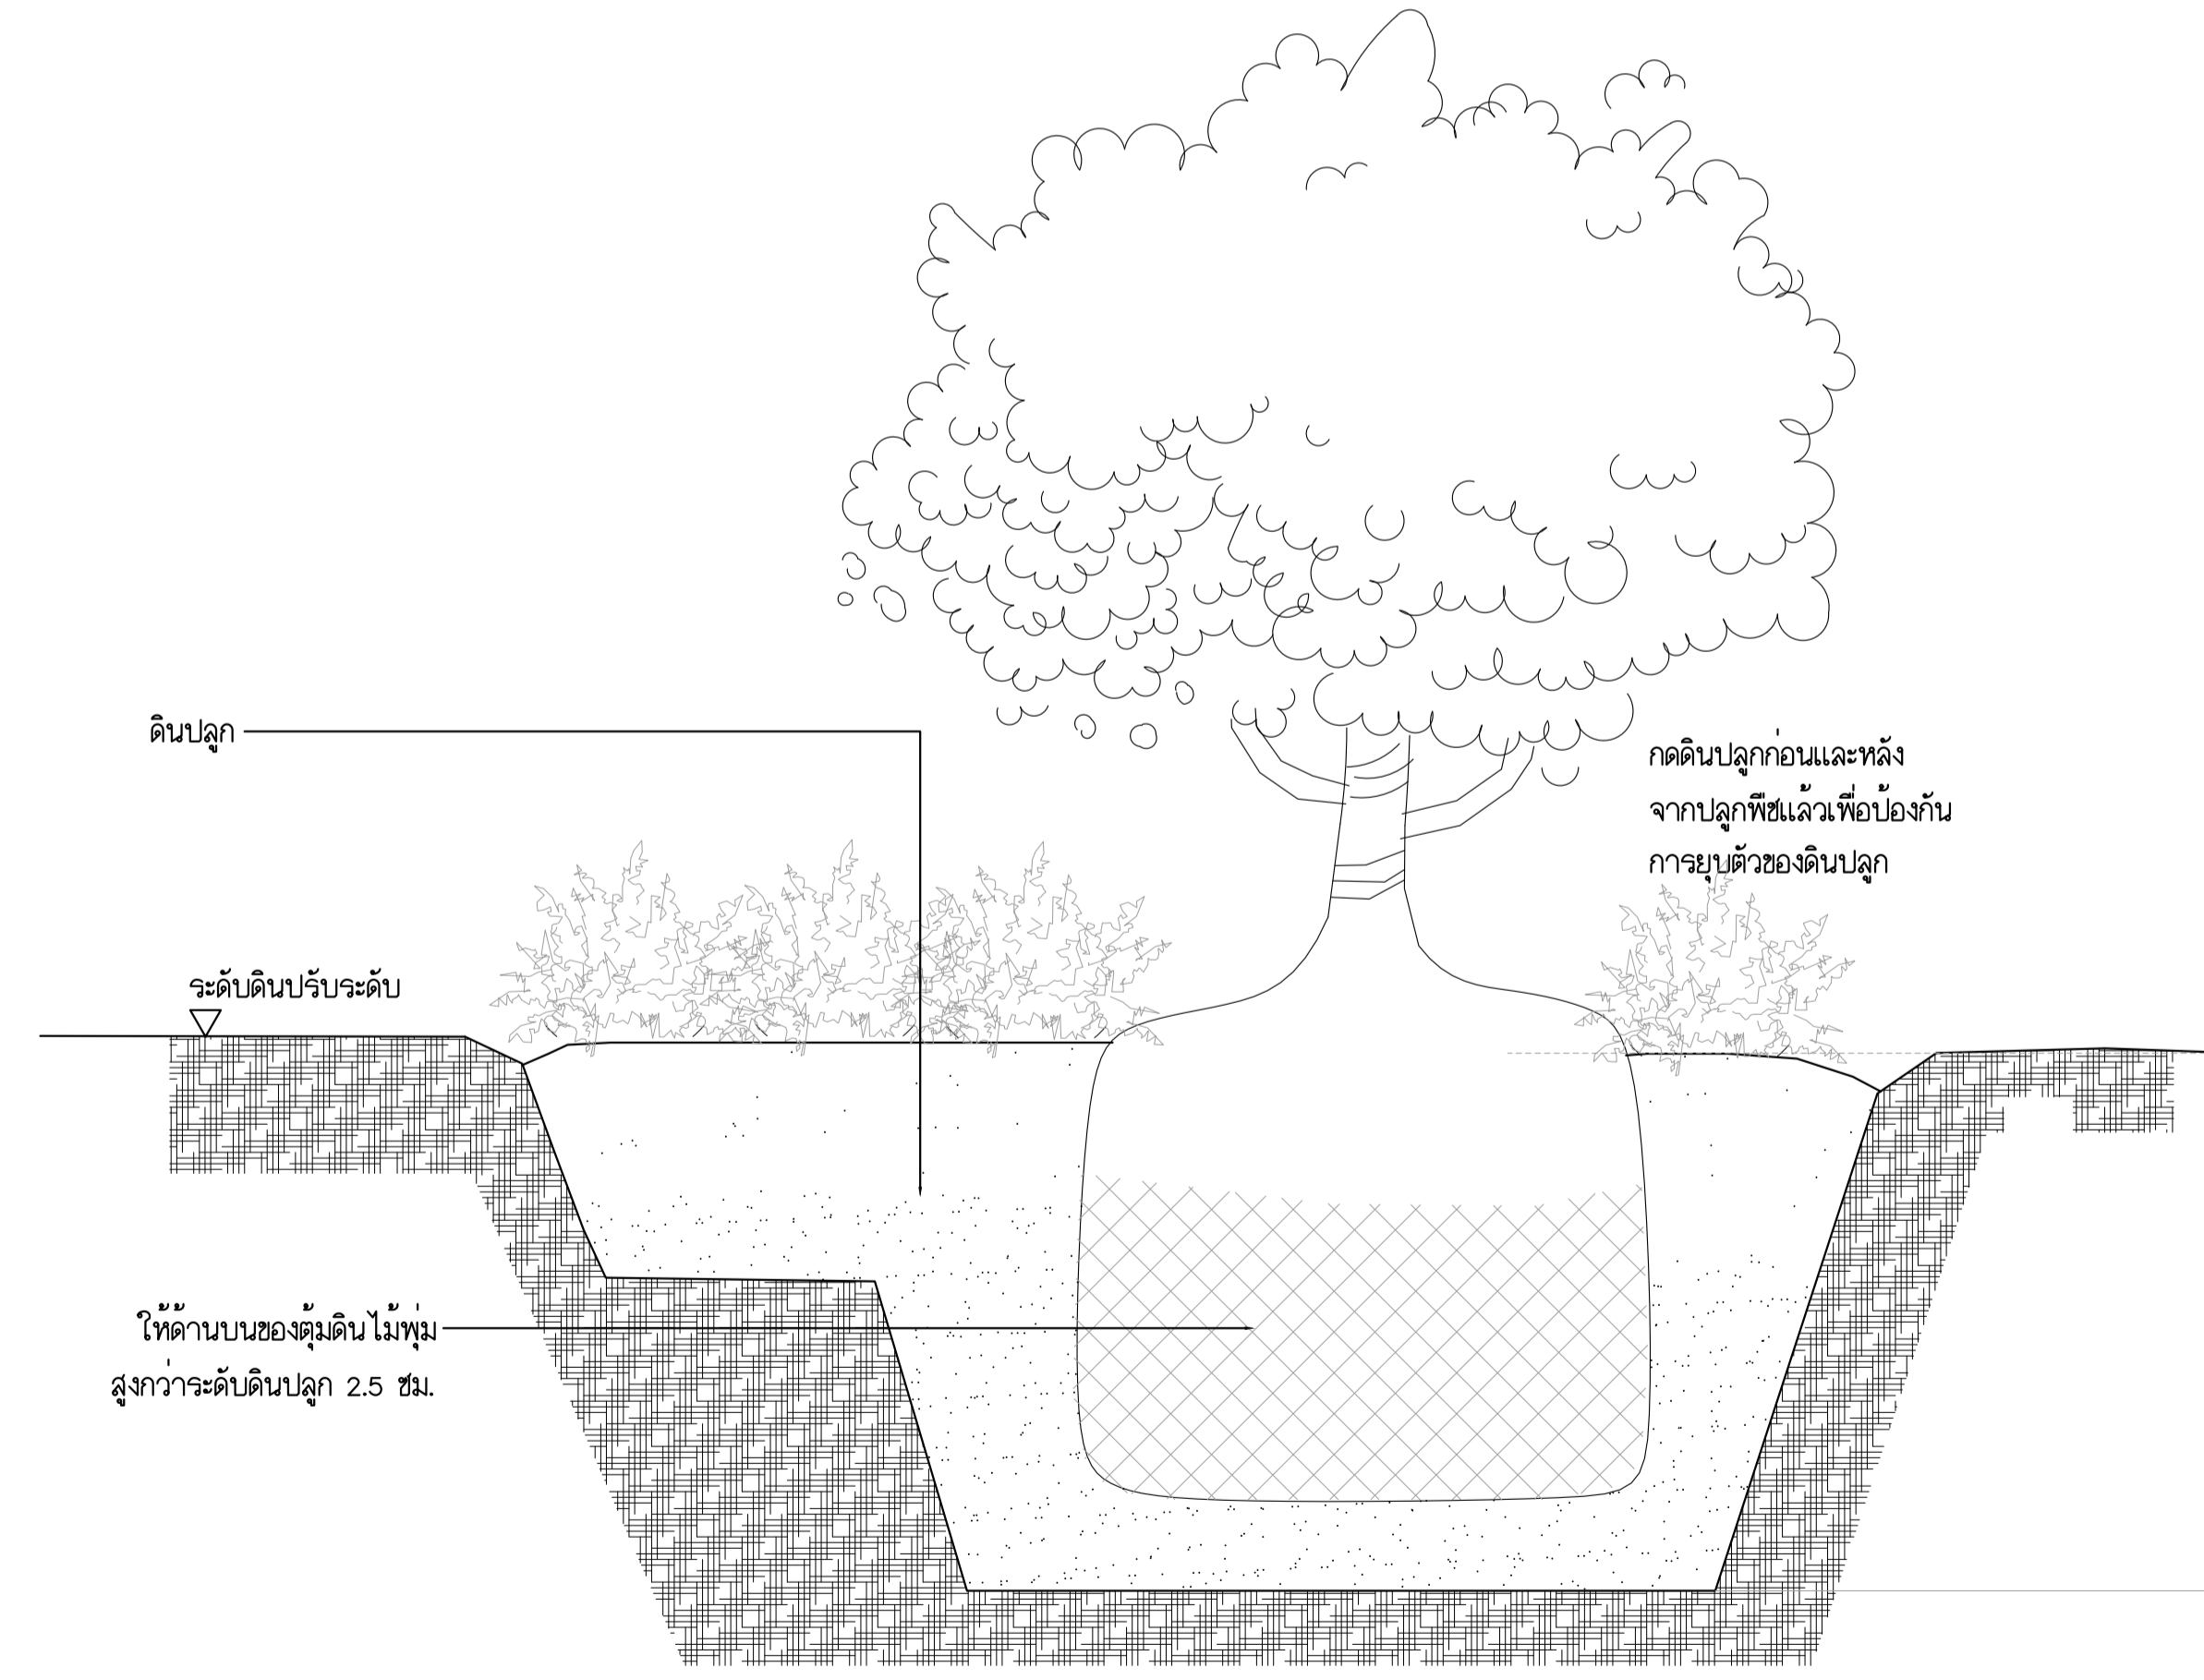

3 แบบขยายการปลูกไม้พุ่ม - ไม้คลุมดิน  
LA-02.2 มาตรฐาน 1 : 25

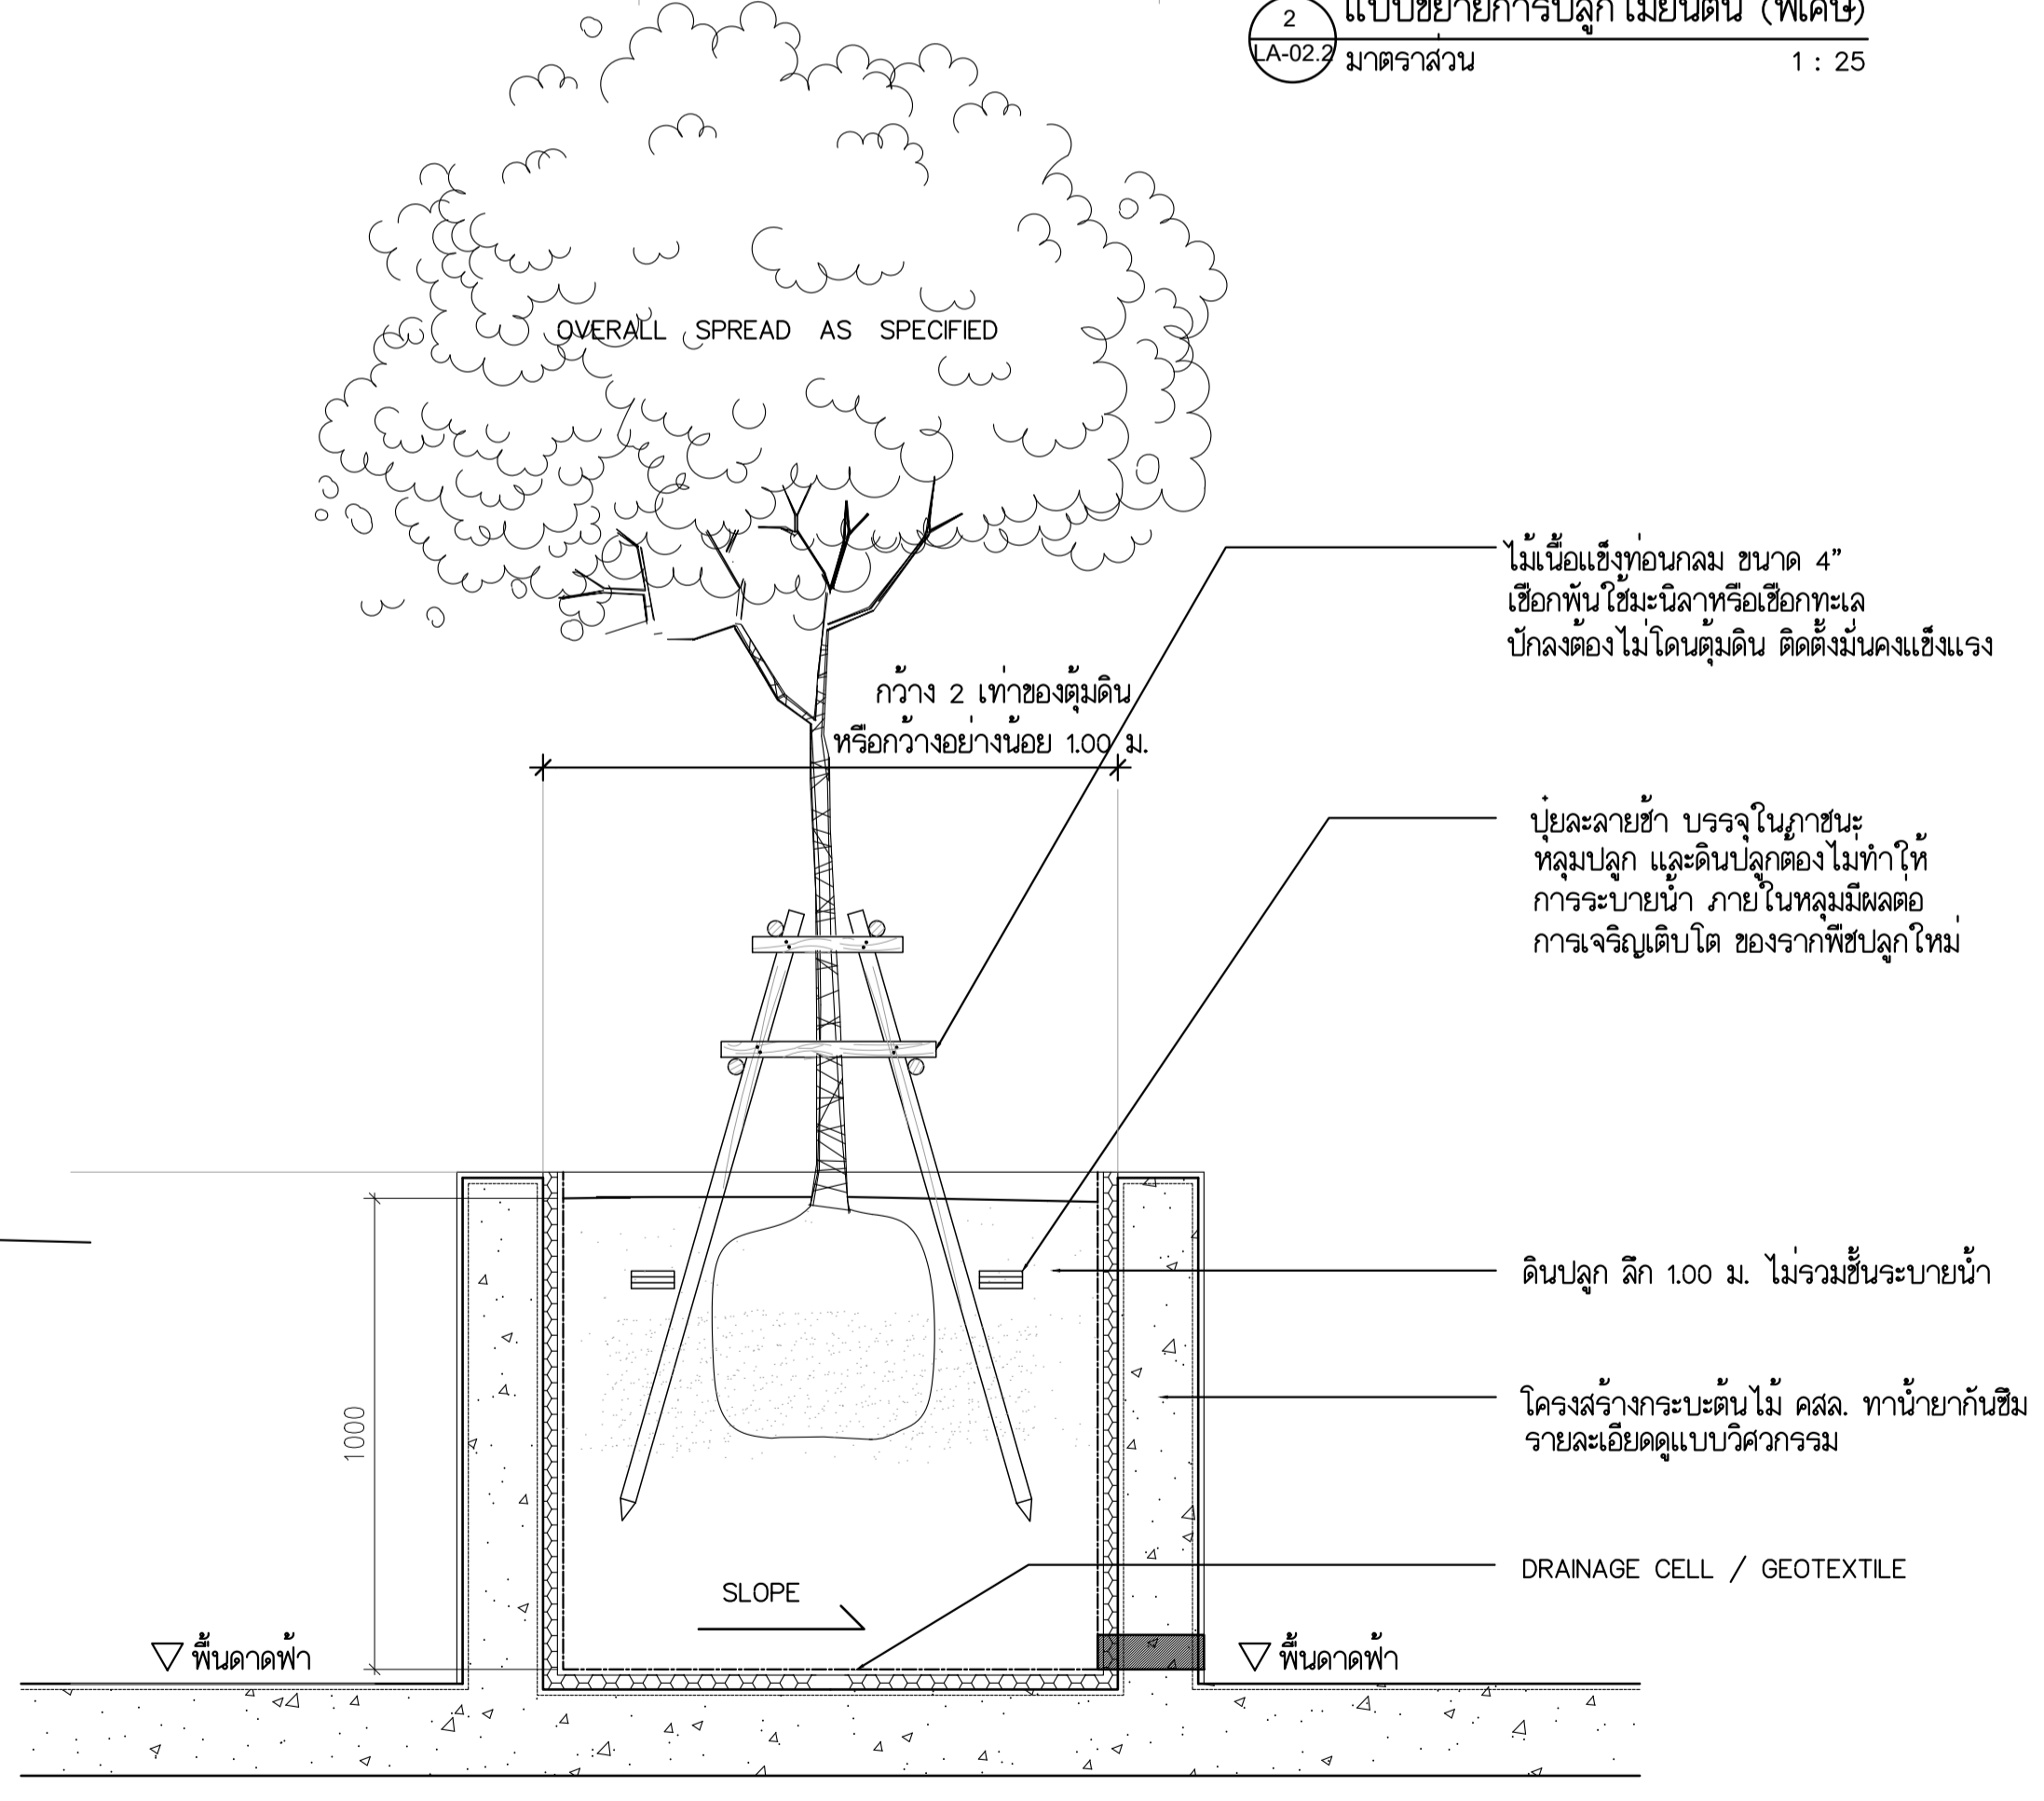

4 แบบขยายการปลูกต้นไม้บนอาคาร  
LA-02.2 มาตรฐาน 1 : 25

	PROJECT: อาคารพัฒนาทรัพยากรมนุษย์ เพื่อสร้างวิชาชีพอย่างยั่งยืน LOCATION: เลขที่ 114 ซอยสุขุมวิท 23 ถนนสุขุมวิท แขวงคลองจั่นเหนือ เขตวัฒนา กรุงเทพมหานคร 10110 OWNER: มหาวิทยาลัยศรีนครินทรวิโรฒ		สถาปนิก : นวชาไพฑูริวัฒน์ วิชาญ 260.361 ภาณุวัฒน์ สินธุวิทย์ สสจ. 2456	สถาปนิก : ภรพรพงษ์ รุ่งเรือง 26284 วุฒิพงษ์ คำแสน 26324	วิศวกรโครงสร้าง : สิทธิโชค ศิริวิวัฒน์ สย 6090 อติชัย โล่ห์วิชิตต์ สย 9850	วิศวกรตรวจสอบรายการคำนวณ : กิตติศักดิ์ พิทักษ์วงศ์ อย 2129 กิตติศักดิ์	วิศวกรไฟฟ้า : เอกสิทธิ์ รัชกาลสุภณวิทย์ สพท. 4065 พลภัทร พรรคนานนท์ สท. 4494	วิศวกรเครื่องจักร : วรวิทย์ สมันตยาภักดิ์ สท. 3355 พลภัทร พรรคนานนท์ สท. 4494	วิศวกรสิ่งแวดล้อม : วรวิทย์ สมันตยาภักดิ์ สท. 186 พลภัทร พรรคนานนท์ สท. 4494	DRAWING TITLE: รายการประกอบแบบ 1	DWG NO: A10-06 DATE: 24/04/2566 SCALE:
	IMPORTANT: WEBSITE THE DRAWING ALL DIMENSIONS SHOULD BE CHECKED ON THE SITE AND SHOP DRAWING SHOULD BE PREPARED BEFORE CONSTRUCTION BY CONTRACTOR.										




E F G H I J K L

10.40 10.40 10.40 10.40 10.40 10.40 6.70 9.66 1.74

ROAD

แนวเขตที่ดิน 103.95 ม.

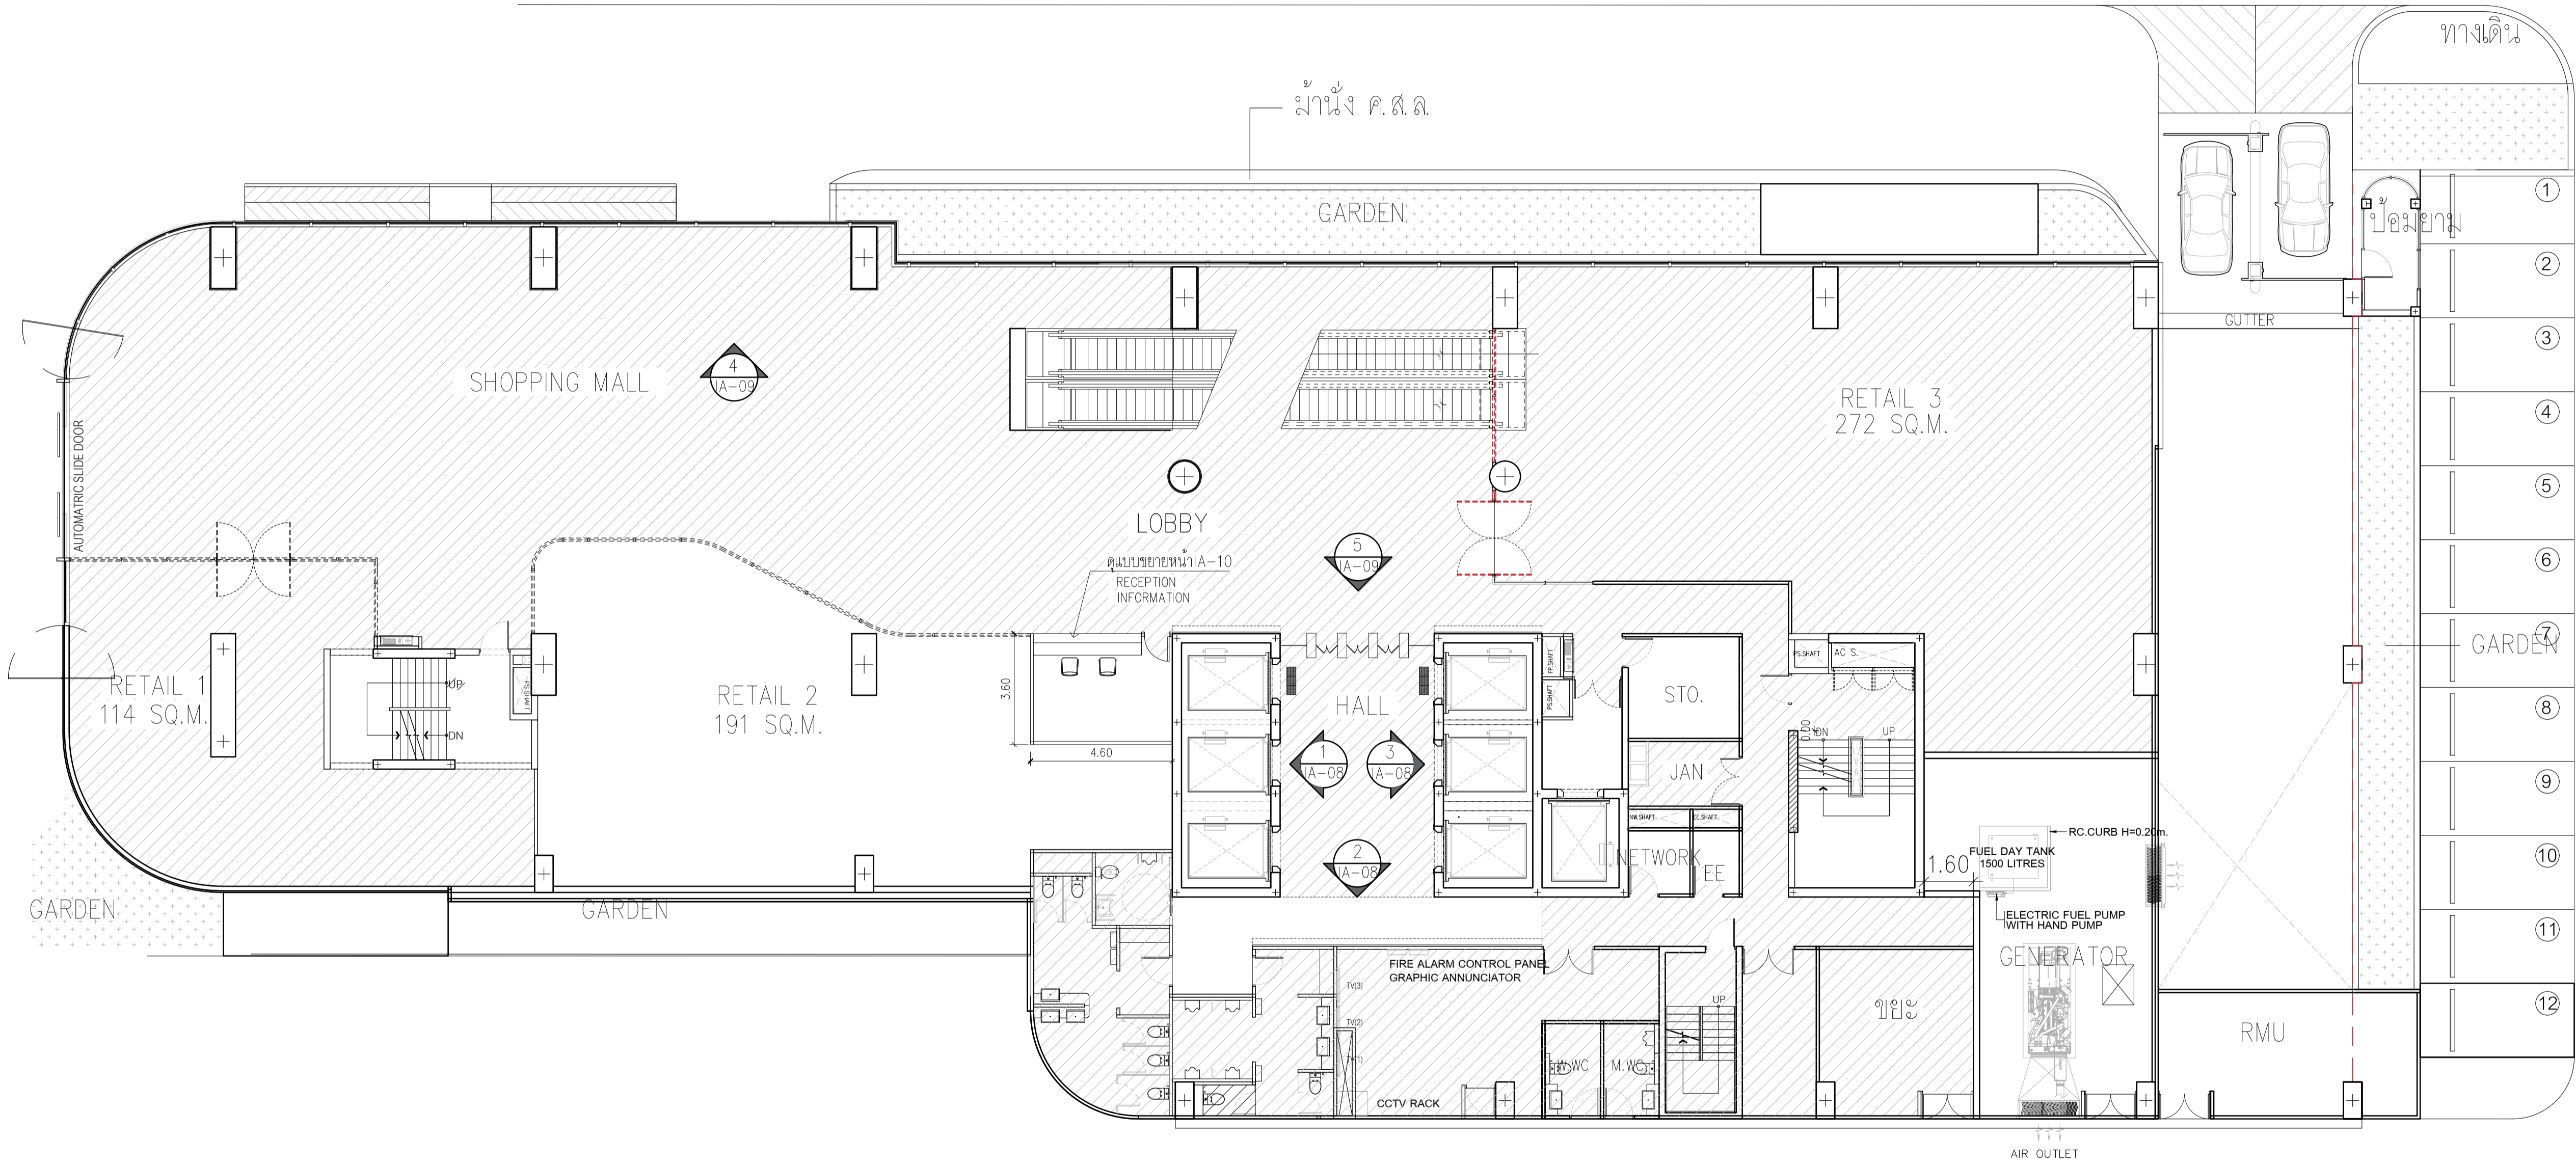

2.01 ม. 0.09

7.30

PUBLIC ROAD +0.00

ROAD

1.30

5.80

แนวเขตที่ดิน 45.23 ม.


6.10

27.35


อาคารข้างเคียง

14.15

1  
2  
3  
2A  
3  
5

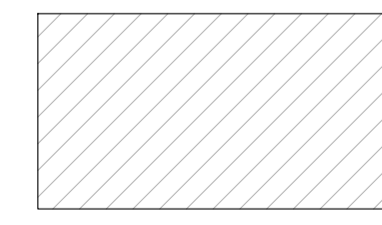

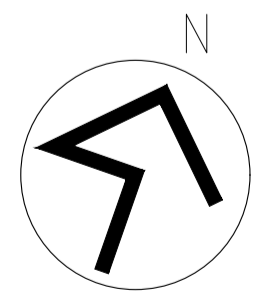




ส่วนที่ไม่ทำในงานสถาปัตยกรรมภายใน




GROUND FLOOR PLAN

มาตราส่วน 1:125

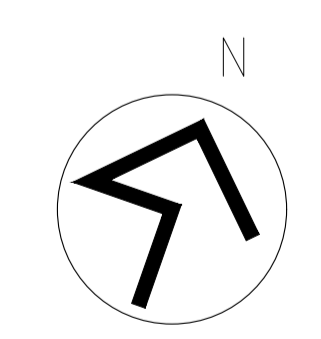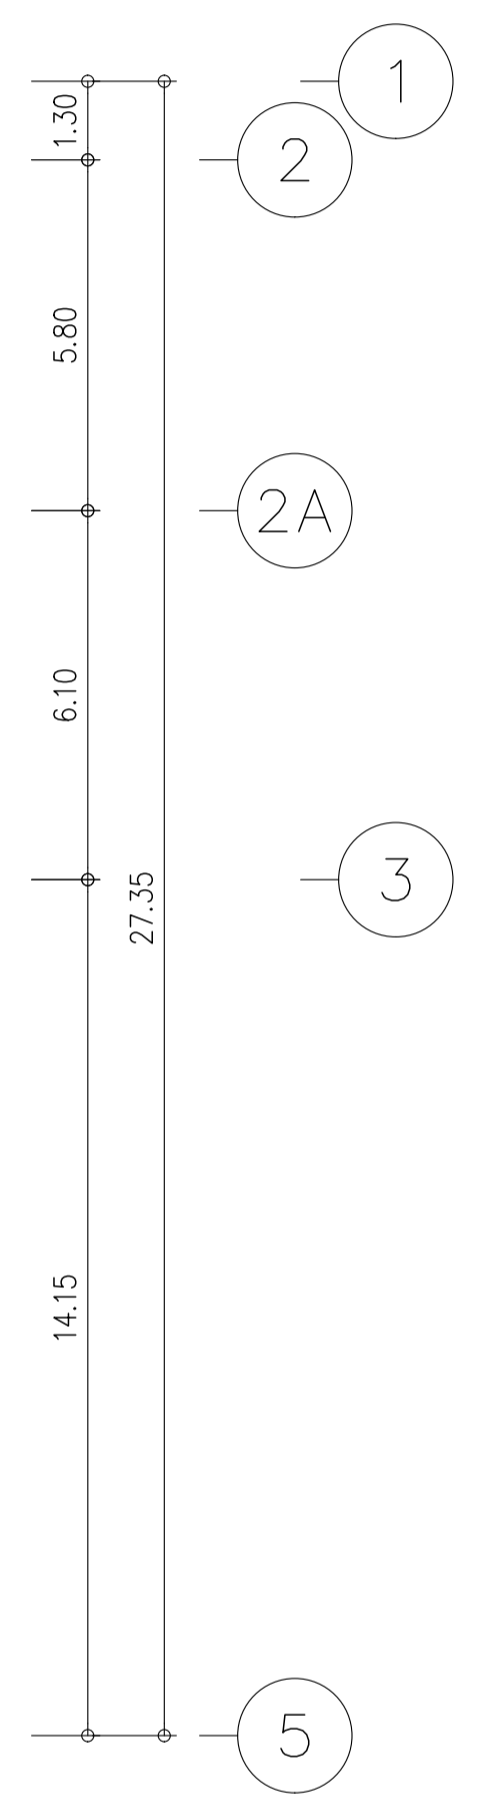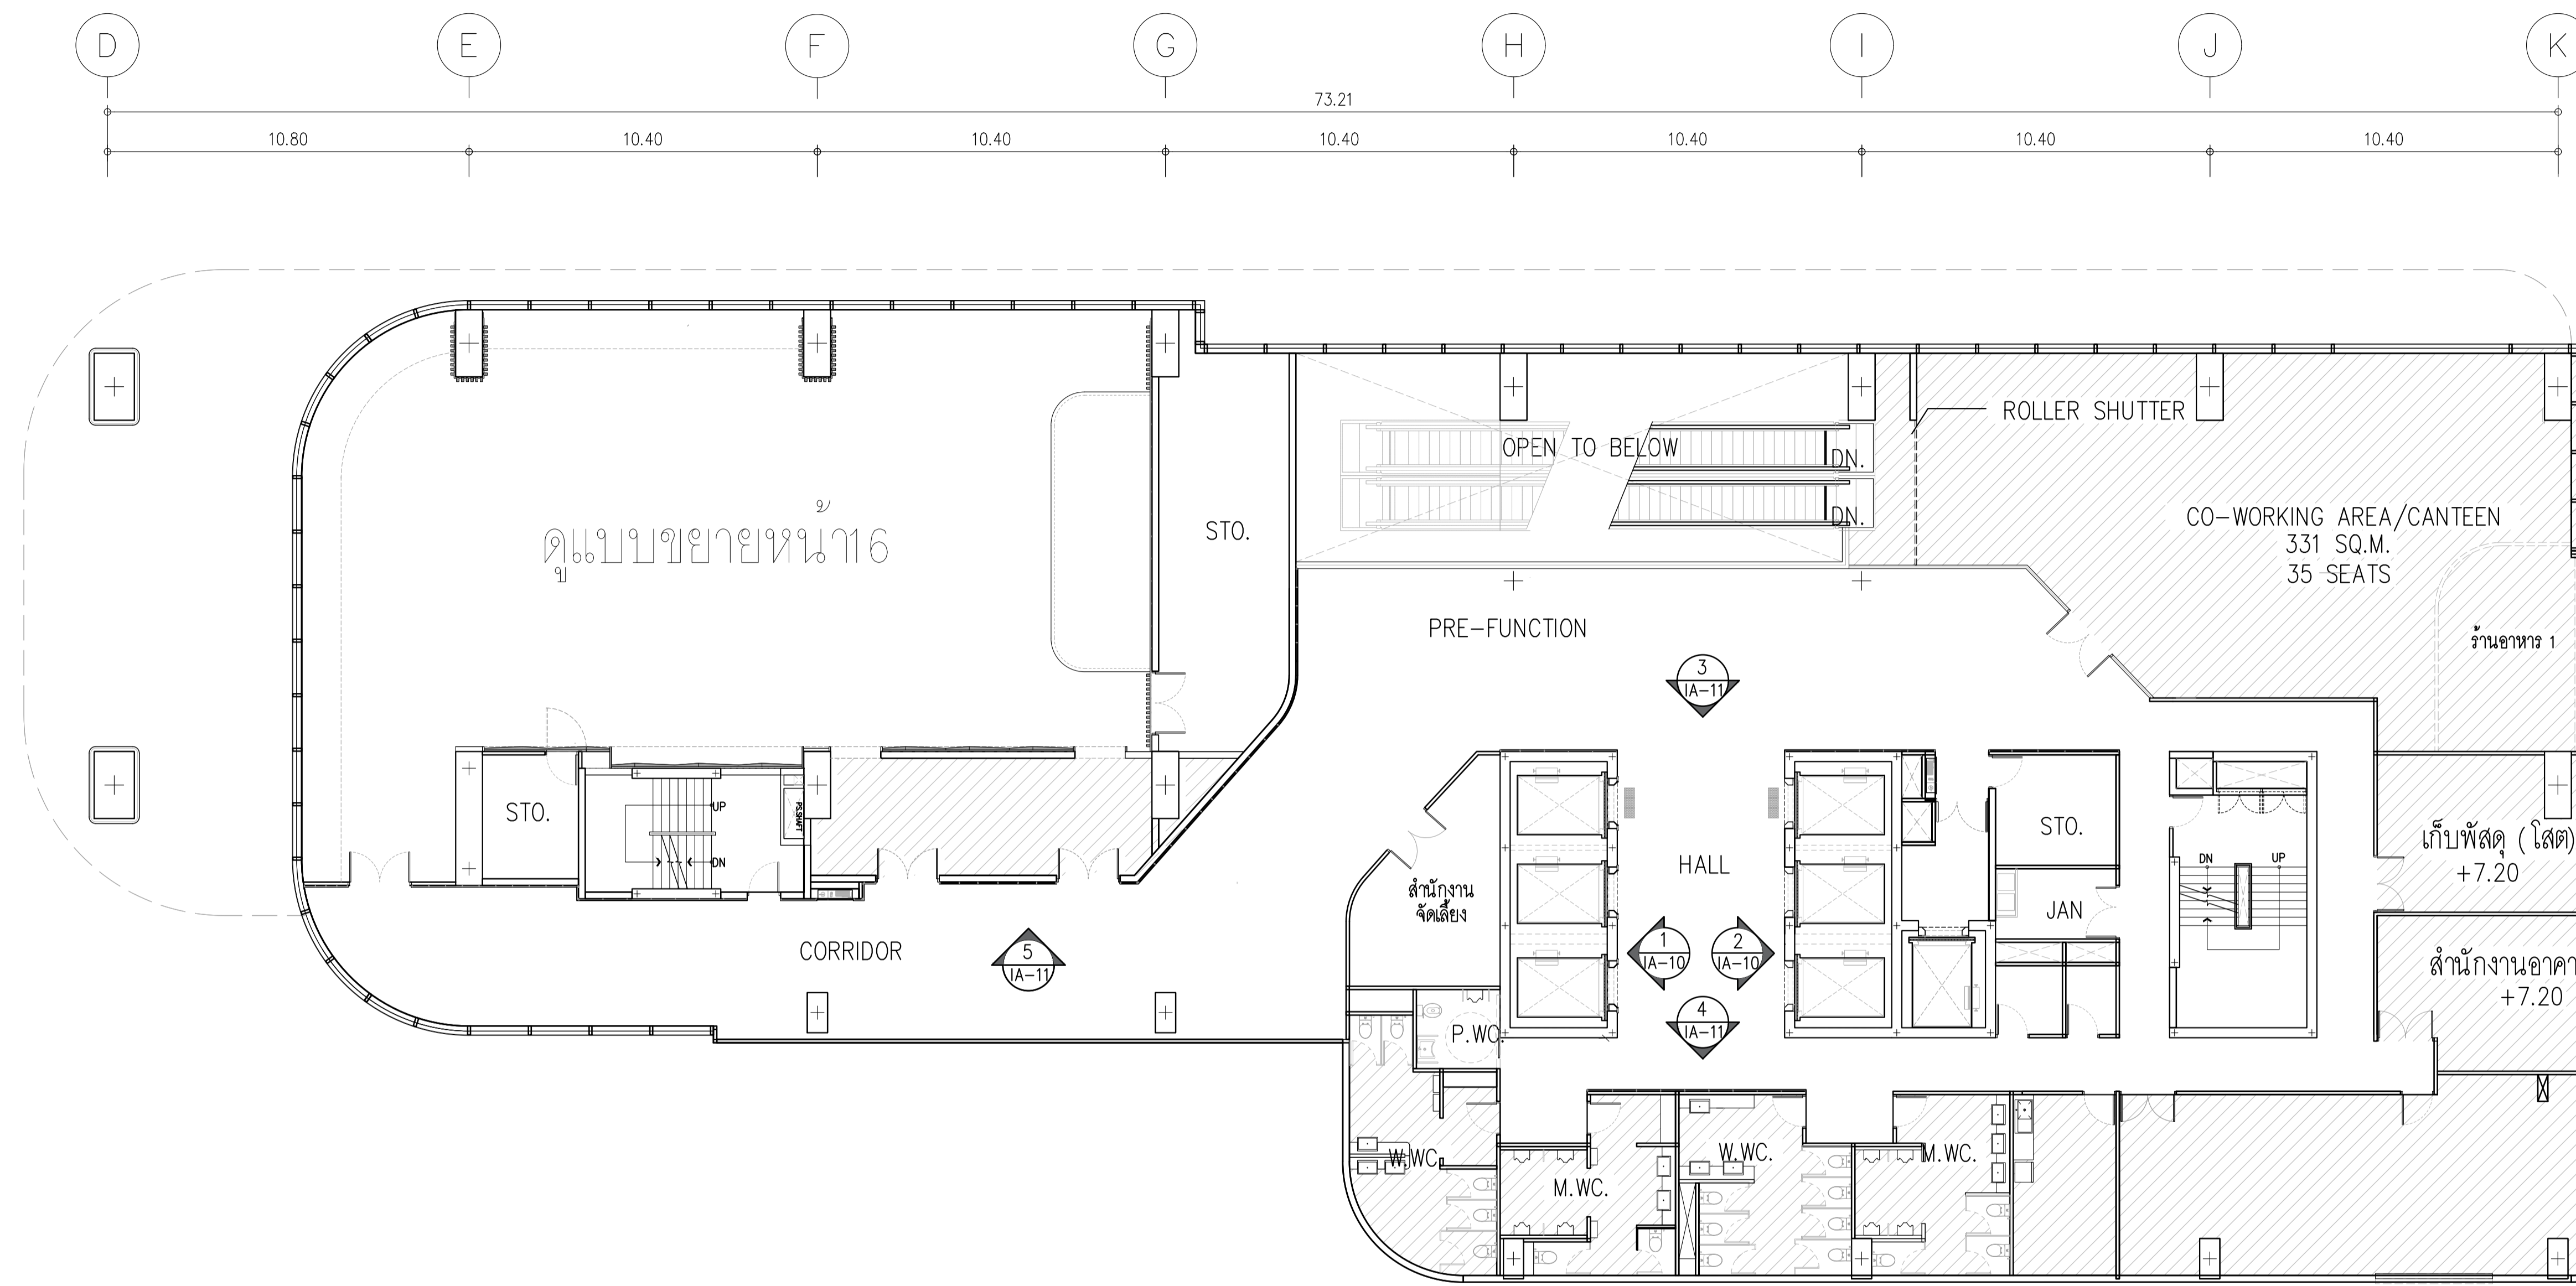

	PROJECT: อาคารพัฒนาทรัพย์สิน 114 เพื่อสร้างศูนย์การค้าเชิงพาณิชย์		สถาปนิก : นวาท โดวีวัฒน์ วิชาญ 262361	สถาปนิก : ภรพรพงษ์ วงษ์แข็ง 26284	วิศวกรโครงสร้าง : สิทธิโชค ศิริวัฒน์ สย 6090	วิศวกรตรวจสอบรายการคำนวณ : วิชิตศักดิ์ พิทักษ์วงศ์ รย 2129	วิศวกรไฟฟ้า : เอกสิทธิ์ รัชกาลสาธุเมธี สทท.4065	วิศวกรเครื่องกล : วรวิทย์ สมันตยาภรณ์ สท.3355	วิศวกรสิ่งแวดล้อม : วรวิทย์ สมันตยาภรณ์ สท.186	DRAWING TITLE: LAYOUT PLAN GROUND FLOOR PLAN	DWG NO: IA-02
	LOCATION: เลขที่ 114 ซอยสุขุมวิท 23 ถนนสุขุมวิท แขวงคลองจั่น เขตวัฒนา กรุงเทพมหานคร 10110	OWNER: มหาวิทยาลัยศรีนครินทรวิโรฒ	111,899-90 12th RATCHADA PAVILION Bldg. JMWKSEM LADPRAW BANGKOK 10900 TEL:0-2938-2383 FAX:0-2513-9246 E-MAIL: lime_image2000@yahoo.com http://www.limearchitect.com	ภาณุวัฒน์ สินธุวัฒน์ สย.2456	วุฒิพงษ์ คำแสน 26324	อติชัย โล่ห์วิจิรัตน์ สย 9850	วิศวกรควบคุม : กิตติศักดิ์	วิศวกรสถาปัตย์ : พลภัทร พงศ์นันทน์ สท.4494	วิศวกรเครื่องกล : พลภัทร พงศ์นันทน์ สท.4494	วิศวกรสิ่งแวดล้อม : พลภัทร พงศ์นันทน์ สท.4494	DATE: 24/04/2566

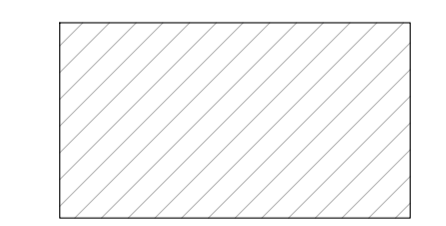


SECOND FLOOR PLAN  
 มาตรฐาน 1:125



ส่วนที่ไม่ทำในงานสถาปัตยกรรมภายใน


	PROJECT: อาคารพัฒนาทรัพยากรมนุษย์ เพื่อสร้างเศรษฐกิจอย่างยั่งยืน		สถาปนิก : นวาท โสรวุฒิ วิชาชีพ 2403/361	สถาปนิก : ภรพรพงษ์ วงษ์แข็ง ภูสณ 26284	วิศวกรโครงสร้าง : สิทธิโชค ศิริวิวัฒน์ ทย 6090	วิศวกรตรวจสอบรายการคำนวณ : รัตติศักดิ์ พิทักษ์วงศ์ ทย 2129	วิศวกรไฟฟ้า : เอกสิทธิ์ รักษาผลฤทธิชัยติ สพท.4065	วิศวกรเครื่องกล : วรวิทย์ สมันตยาภรณ์กุล สท.3355	วิศวกรสิ่งแวดล้อม : วรวิทย์ สมันตยาภรณ์กุล สท.186	DRAWING TITLE: SECOND FLOOR PLAN	DWG NO: IA-03
	LOCATION: เลขที่ 114 ซอยสุขุมวิท 23 ถนนสุขุมวิท แขวงคลองจั่น เขตคลองจั่น กรุงเทพมหานคร 10110		ภาควิชาสถาปัตย์ศิลป์ สสจ.2456 วุฒิปริญญาตรี	วิศวกร : อติชัย โล่ห์วชิรรัตน์ ทย 9850	วิศวกร : พลวัฒน์ พิศนาคานนท์ สท.4494	DATE: 24/04/2566	SCALE: 1:125	IMPORTANT NOTICE: ALL DIMENSIONS SHOULD BE CHECKED ON THE SITE AND SHOP DRAWING SHOULD BE PREPARED BEFORE CONSTRUCTION BY CONTRACTOR.			



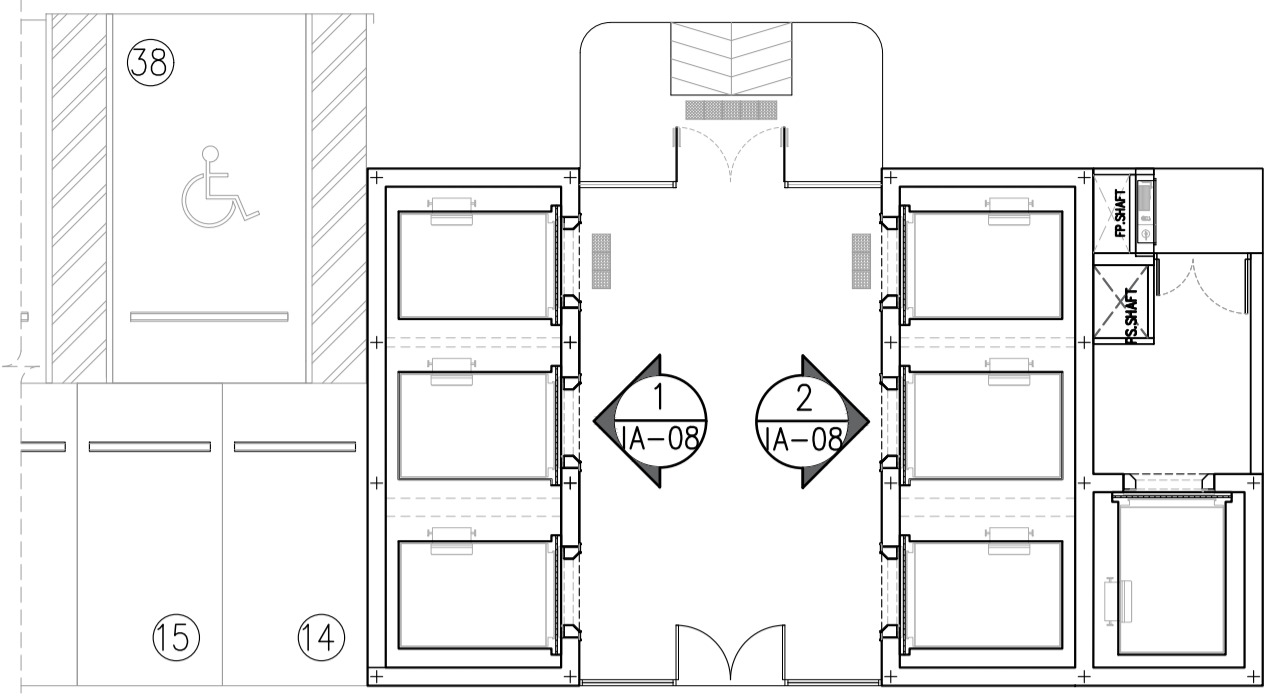


BASEMENT -2 LAYOUT PLAN

มาตราส่วน 1:125

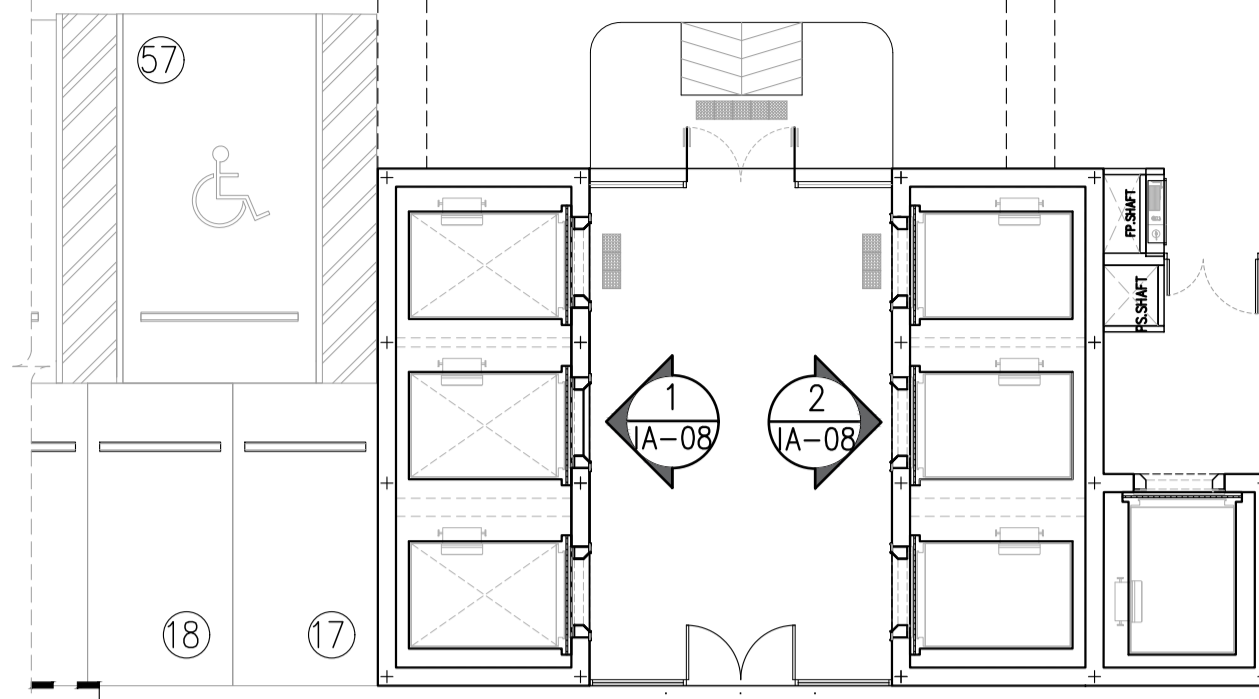


BASEMENT -1 LAYOUT PLAN

มาตราส่วน 1:125

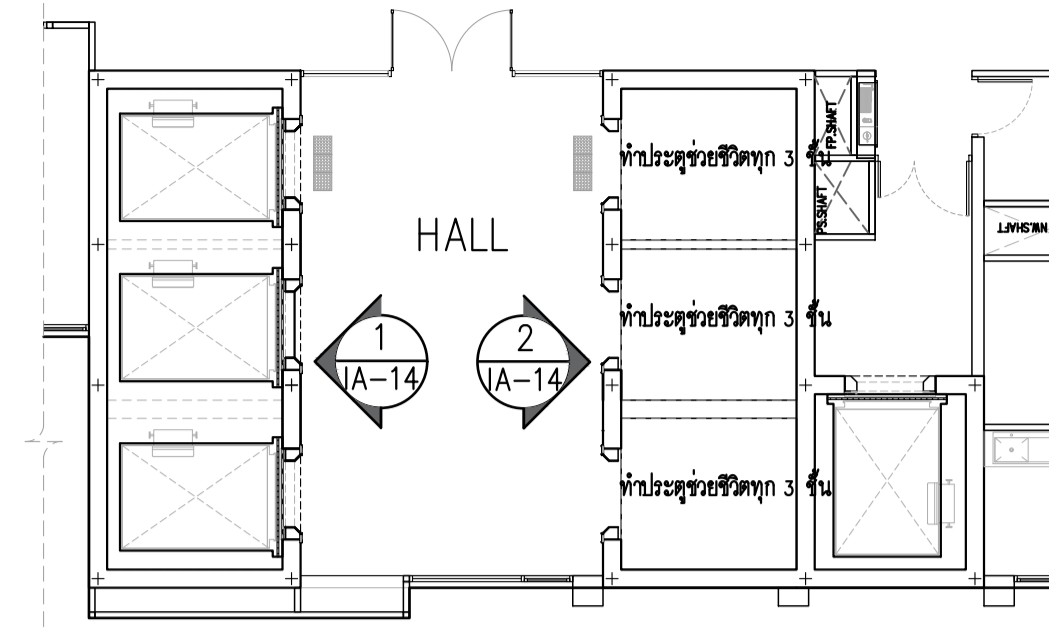


7th-12th Floor Plan

มาตราส่วน 1:125

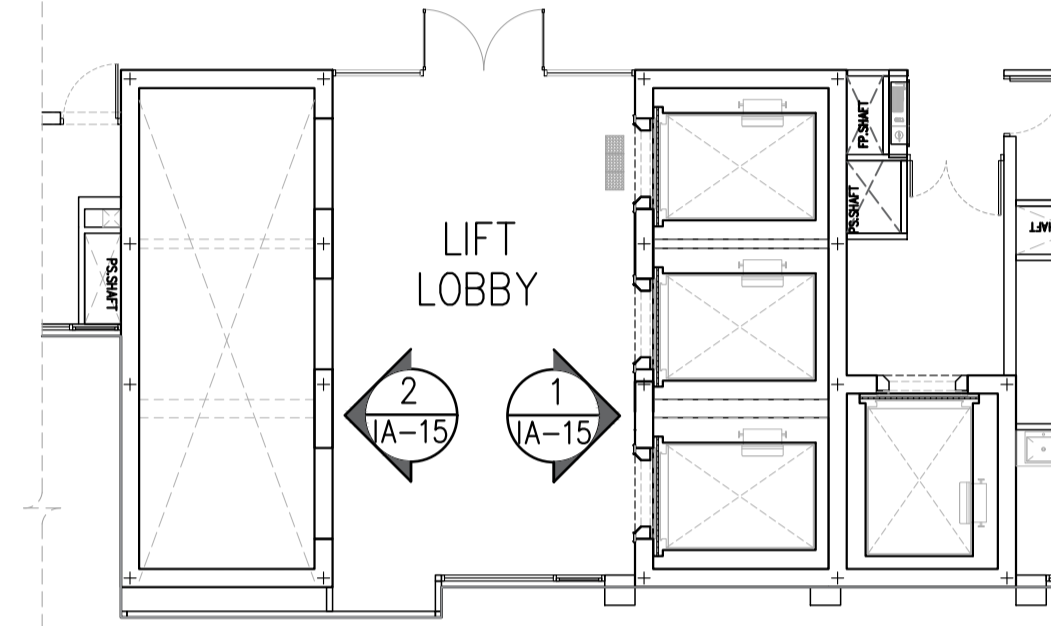


12A th Floor Plan

มาตราส่วน 1:125

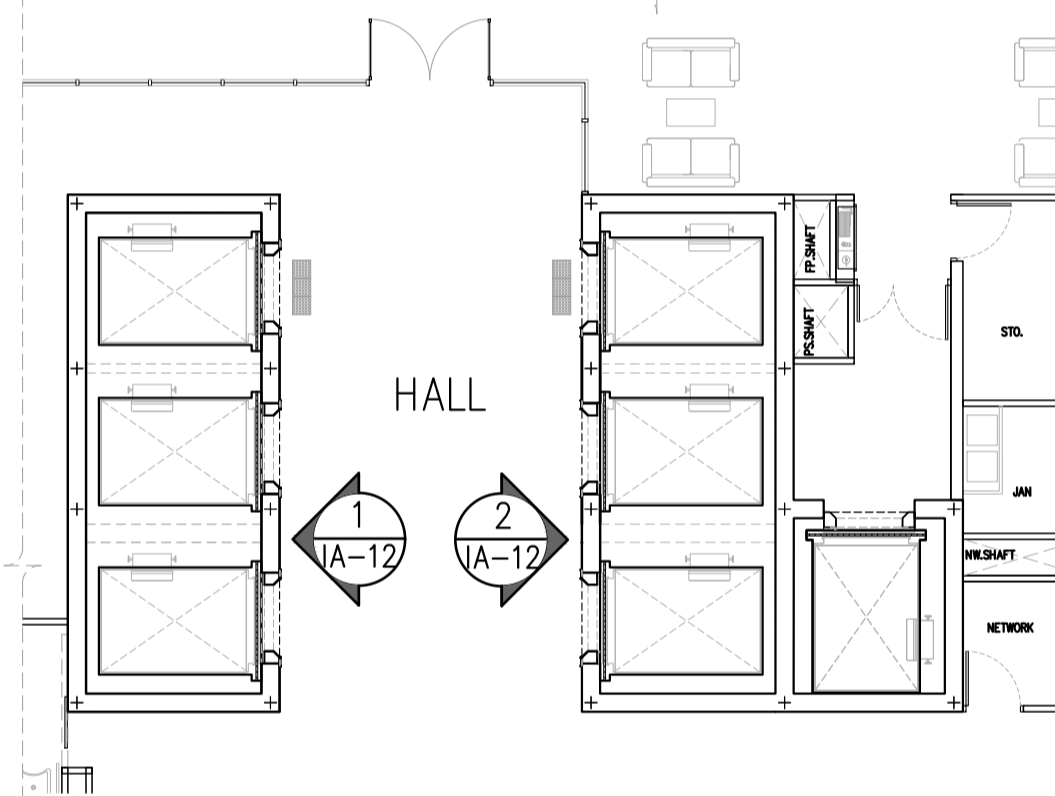


3rd FLOOR PLAN

มาตราส่วน 1:125

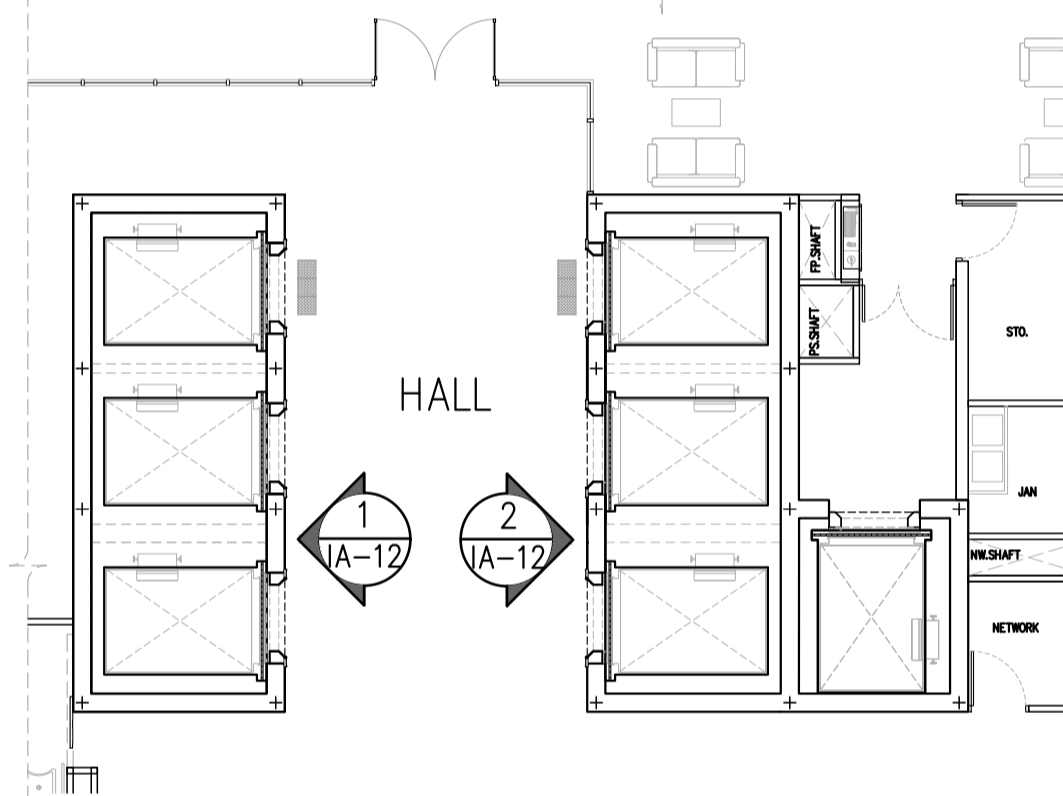


4th-5th FLOOR PLAN

มาตราส่วน 1:125

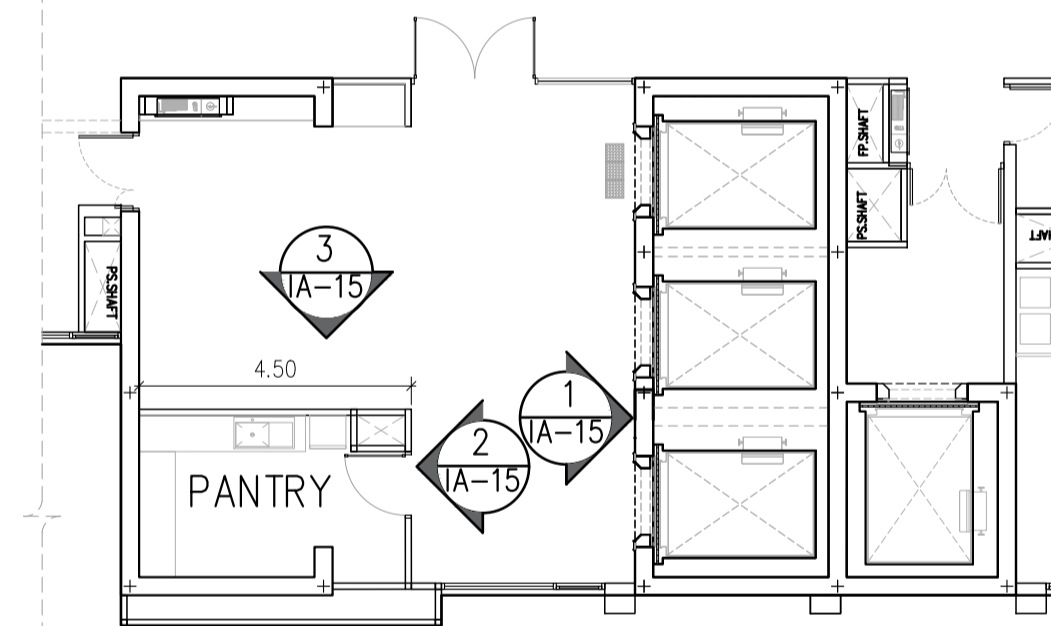

14th-22th Floor Plan


มาตราส่วน 1:125

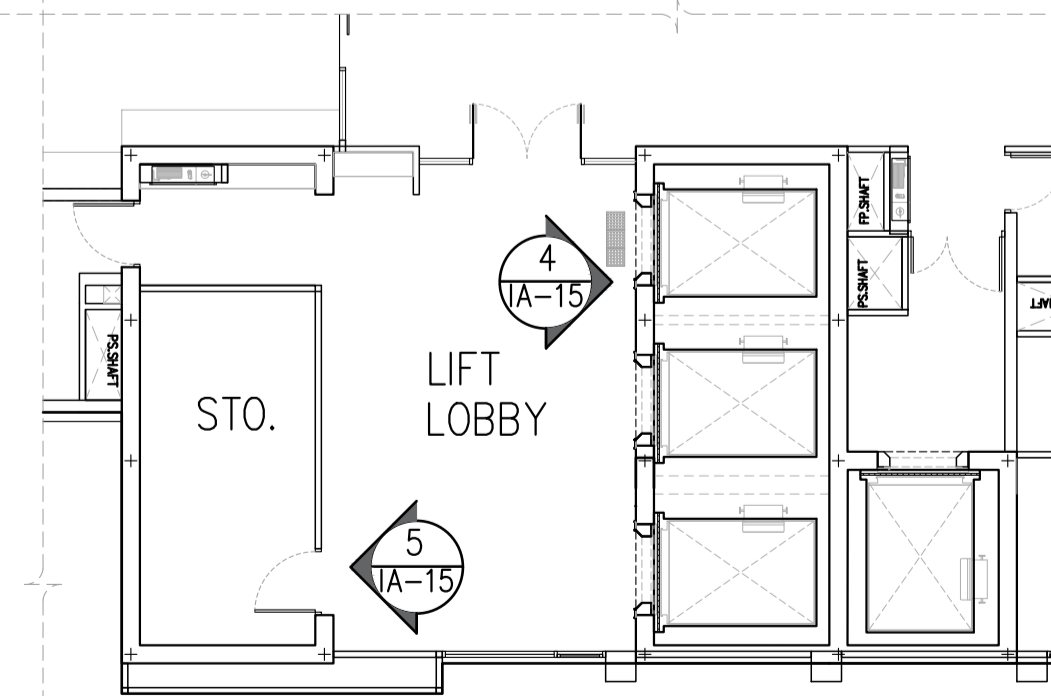

23rd Floor Plan

มาตราส่วน 1:125

	<b>PROJECT:</b> อาคารพัฒนาทรัพย์สินนครราชสีมา เพื่อสร้างชุมชนอย่างยั่งยืน		<b>สถาปนิก :</b> นวาทโชนวัฒน์ วิชาญ 262361	<b>สถาปนิก :</b> ภรพรพงษ์ วงษ์แข็ง 26284	<b>วิศวกรโครงสร้าง :</b> สิทธิโชค ศิริวัฒน์ สย 6090	<b>วิศวกรตรวจสอบรายการคำนวณ :</b> กิตติศักดิ์ พิทักษ์วงศ์ รย 2129	<b>วิศวกรไฟฟ้า :</b> เอกสิทธิ์ รัชกาลสุภาณัติ สพท.4065	<b>วิศวกรเครื่องกล :</b> วรวิทย์ สมันตยาภักดิ์ สท.3355	<b>วิศวกรสิ่งแวดล้อม :</b> วรวิทย์ สมันตยาภักดิ์ สท.186	<b>DRAWING TITLE:</b> LAYOUT PLAN	<b>DWG NO.:</b> IA-05
	<b>LOCATION:</b> เลขที่ 114 ซอยสุขุมวิท 23 ถนนสุขุมวิท แขวงคลองเตยเหนือ เขตวัฒนา กรุงเทพมหานคร 10110		<b>สถาปนิก :</b> ภาณุวัฒน์ สินธุวัฒน์ สย.2456	<b>สถาปนิก :</b> วุฒิพงษ์ คำแสน 26324	<b>วิศวกรโครงสร้าง :</b> อติชัย โล่ห์ศิริรัตน์ สย 9850	<b>วิศวกรตรวจสอบรายการคำนวณ :</b> กิตติศักดิ์ พิทักษ์วงศ์ รย 2129	<b>วิศวกรไฟฟ้า :</b> เอกสิทธิ์ รัชกาลสุภาณัติ สพท.4065	<b>วิศวกรเครื่องกล :</b> วรวิทย์ สมันตยาภักดิ์ สท.3355	<b>วิศวกรสิ่งแวดล้อม :</b> วรวิทย์ สมันตยาภักดิ์ สท.186	<b>DATE:</b> 24/04/2566	<b>SACLE:</b> 1:125


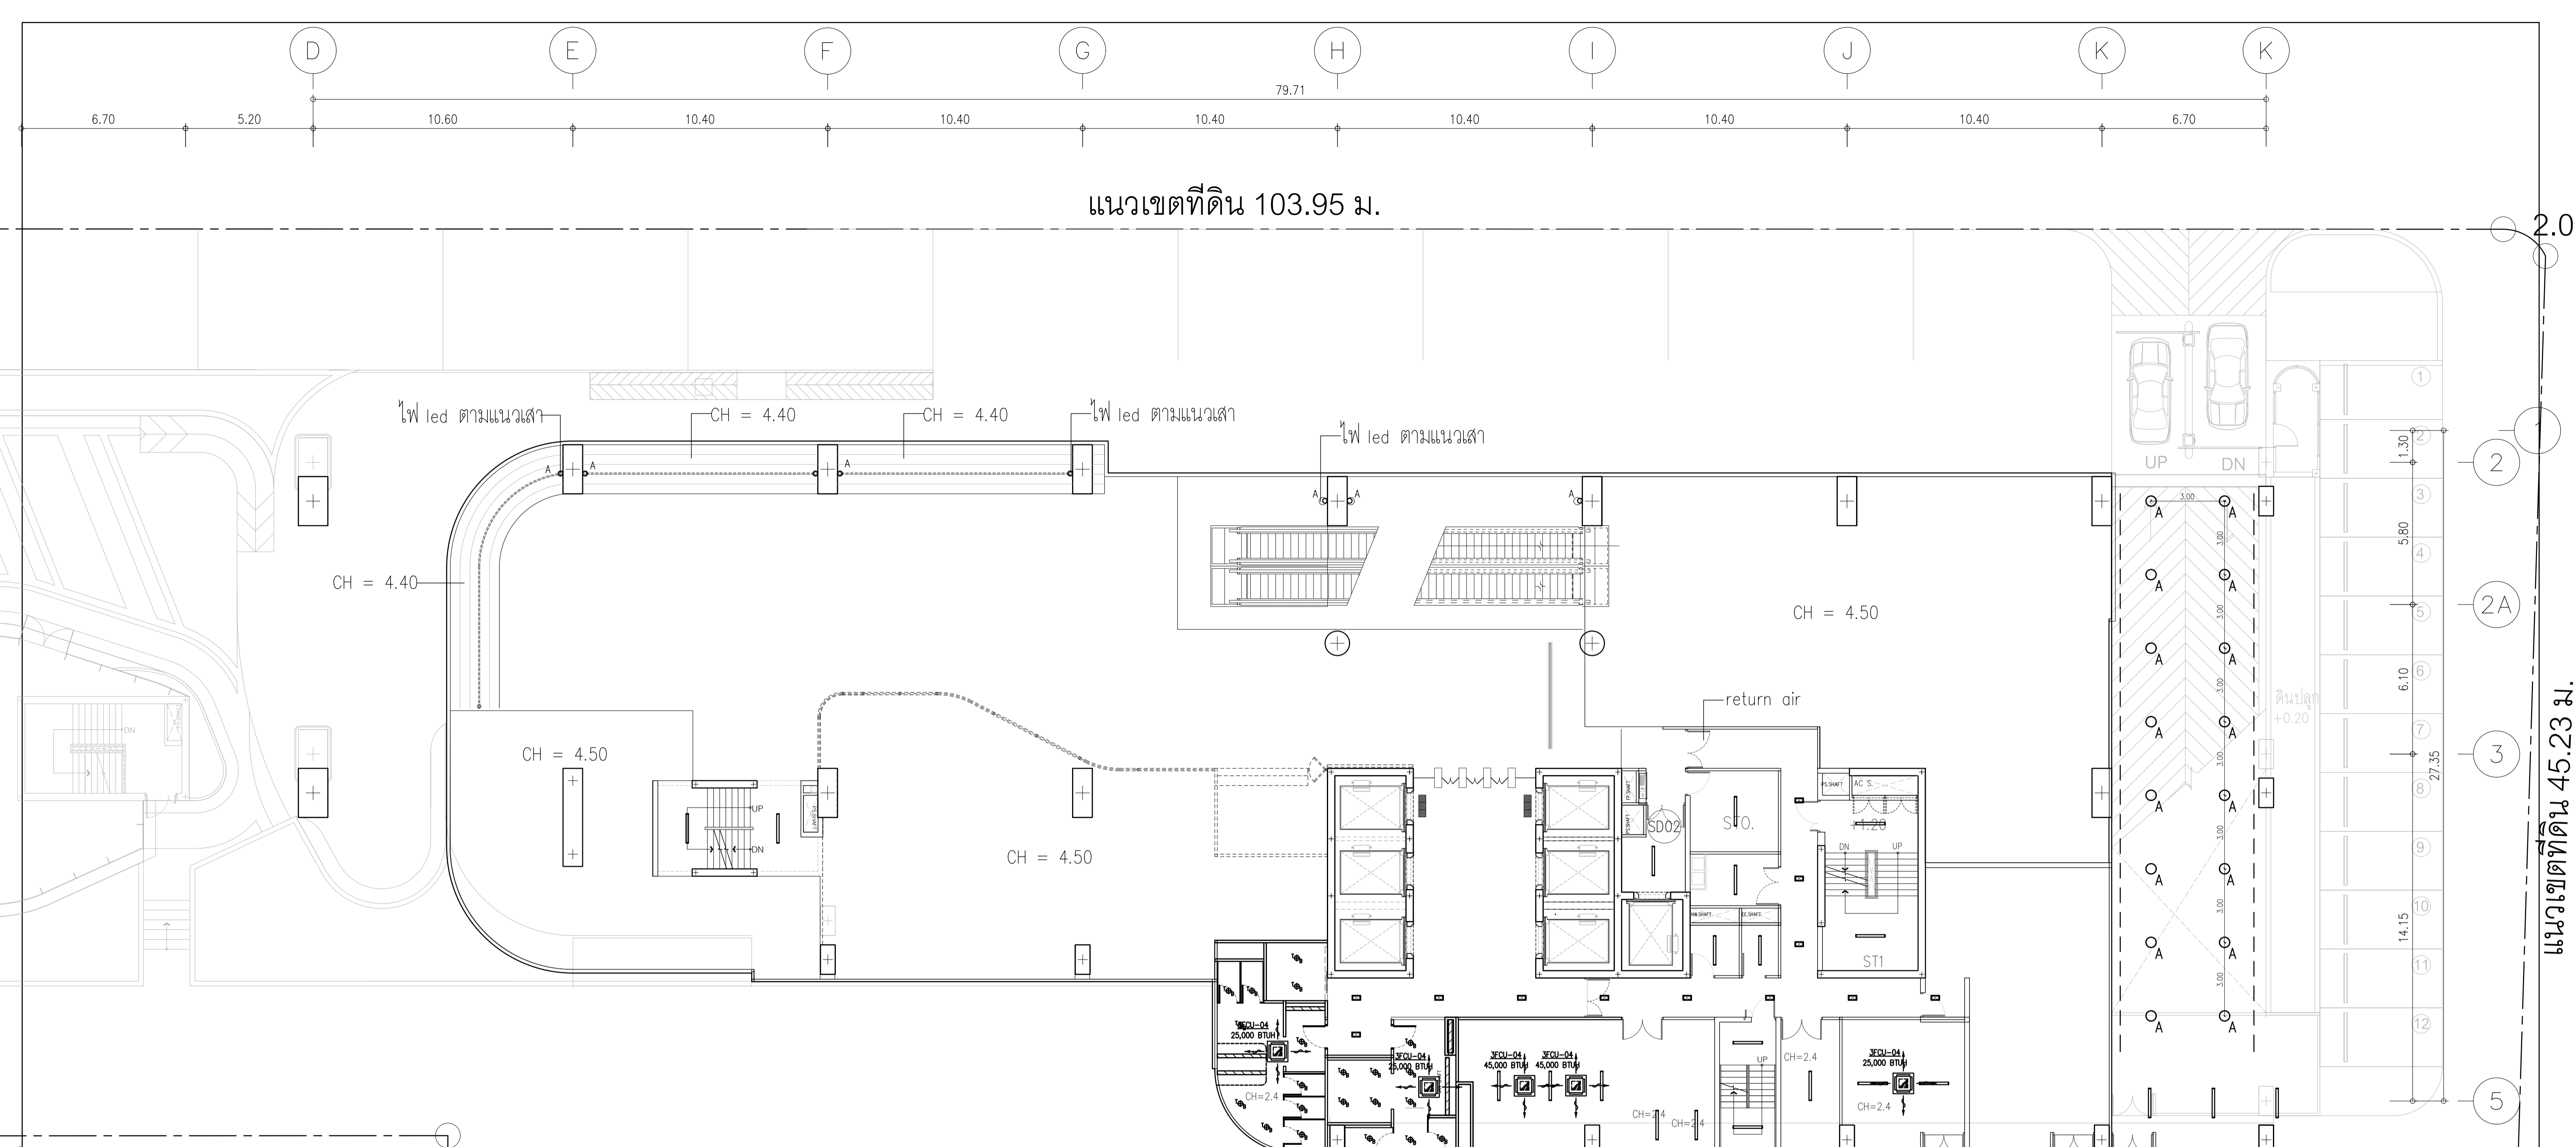


ที่ดิน 33.48 ม.  
6.57 ม.

	LED FLOOD LIGHT 100 W		LED PANEL 40W 600 x 600 MM.
	โคมไฟดาวนไลท์ฝังฝ้า IP65 LED-COB 20 วัตต์ (IRDL26)		CHANDER
	โคมไฟดาวนไลท์ฝังฝ้า LED-MR16 12 วัตต์		xx,000 BTU
	โคมไฟดาวนไลท์ติดลอย LED-COB 20 วัตต์ (PDL80)		แอร์แขวน (Ceiling Suspended)
	ไฟแถบ LED 220VAC 11.52 วัตต์/เมตร		แอร์สี่ทิศทาง (Cassette Type)
	ไฟแถบ LED 220VAC 11.52 วัตต์/เมตร		xx,000 BTU
	ไฟแถบ LED 220VAC กันน้ำ 11.52 วัตต์/เมตร		220V-1-07 xx,000 BTU
	ไฟลิ้นยี่สิบฝ้า		แอร์ติดผนัง
	โคมไฟโซนัย ไฟโรงงาน 200W		220V-1-07 xx,000 BTU
	โคมไฟดาวนไลท์ฝังฝ้าแบบเหลี่ยมปรับมุมได้ 2x20 วัตต์		แอร์ติดผนัง
	ไฟโชน้ำ LED วงแหวนคืนไฟ 12W		แอร์ติดผนัง
	ไฟเสา		แอร์ติดผนัง
	โคมฝังฝ้าเรียบเสมอฝ้า ซอนโครจ_RLP/1L 1x36W (120cm.)		แอร์ติดผนัง
	โคมไฟติดลอยพร้อมฝ้าครอบอะคริลิค หลอด LED T8 1x18 วัตต์		แอร์ติดผนัง
	LED PANEL 48W 300 x 1200 MM.		แอร์ติดผนัง
	LED PANEL 50W 600 x 1200 MM.		แอร์ติดผนัง

แนวเขตที่ดิน 27.28 ม.  
3.02 ม.




หมายเหตุ  
- ใช้หลอดไฟ motion sensor  
- ห้องนี้ต้องมี หลอดไฟ UV  
- 60-100 m ต้องแยกวงจร switch

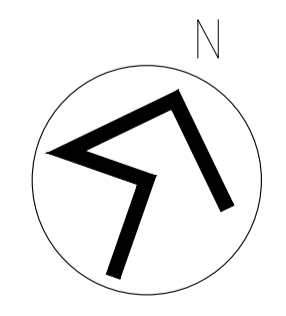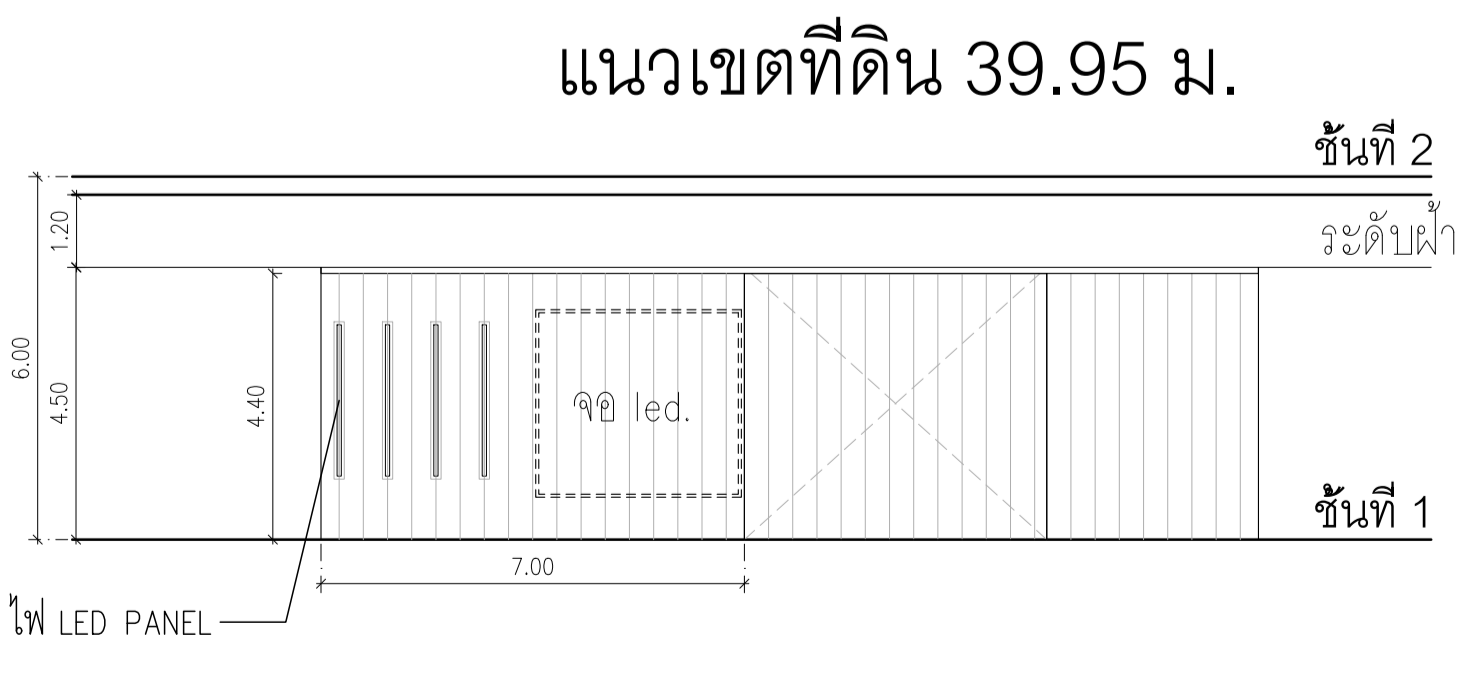


GROUND FLOOR PLAN  
CEILING PLAN

มาตราส่วน 1:125

	PROJECT:	สถาปนิก :	สถาปนิก :	วิศวกรโครงสร้าง :	วิศวกรตรวจสอบรายการคำนวณ :	วิศวกรไฟฟ้า :	วิศวกรเครื่องกล :	วิศวกรสิ่งแวดล้อม :	DRAWING TITLE:	DWG NO:
	LOCATION:	สถาปนิก :	สถาปนิก :	วิศวกรโครงสร้าง :	วิศวกรตรวจสอบรายการคำนวณ :	วิศวกรไฟฟ้า :	วิศวกรเครื่องกล :	วิศวกรสิ่งแวดล้อม :	GROUND FLOOR PLAN CEILING PLAN	IA-06
OWNER:	DATE:	SCALE:	<p>IMPORTANCY: NOT SCALE THE DRAWING. ALL DIMENSIONS SHOULD BE CHECKED ON THE SITE AND SHOP DRAWING. SHOULD BE PREPARED BEFORE CONSTRUCTION BY CONTRACTOR.</p>							




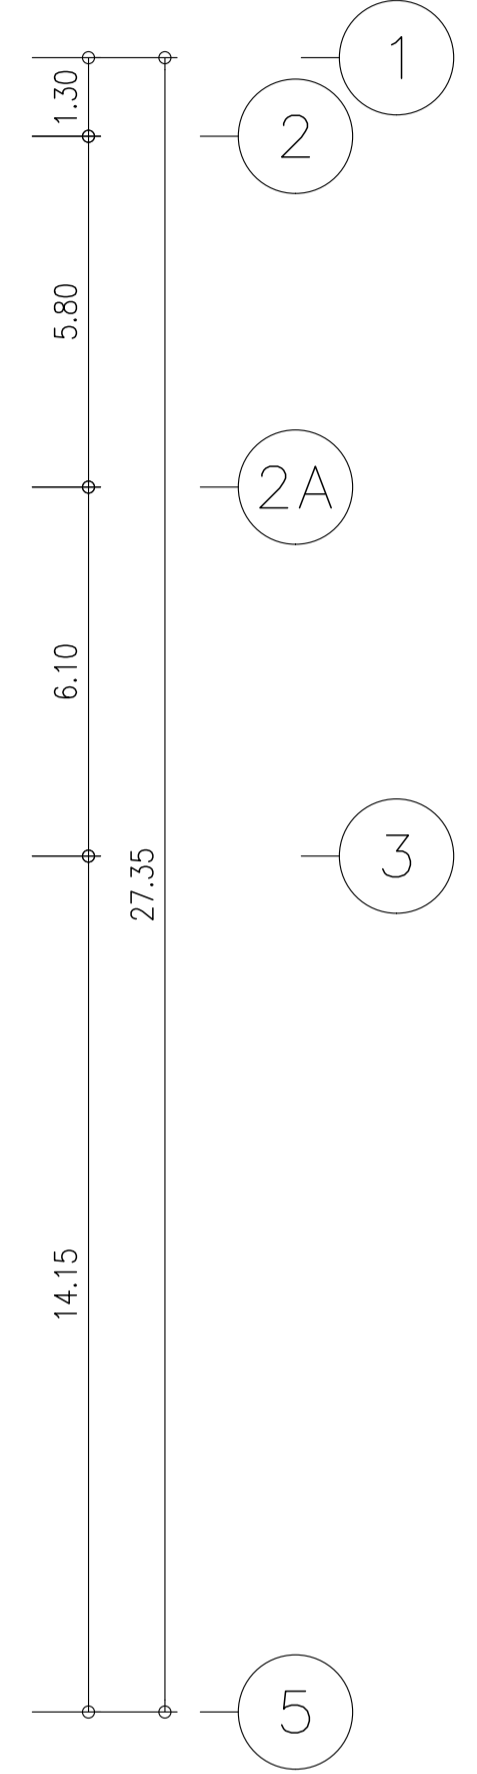
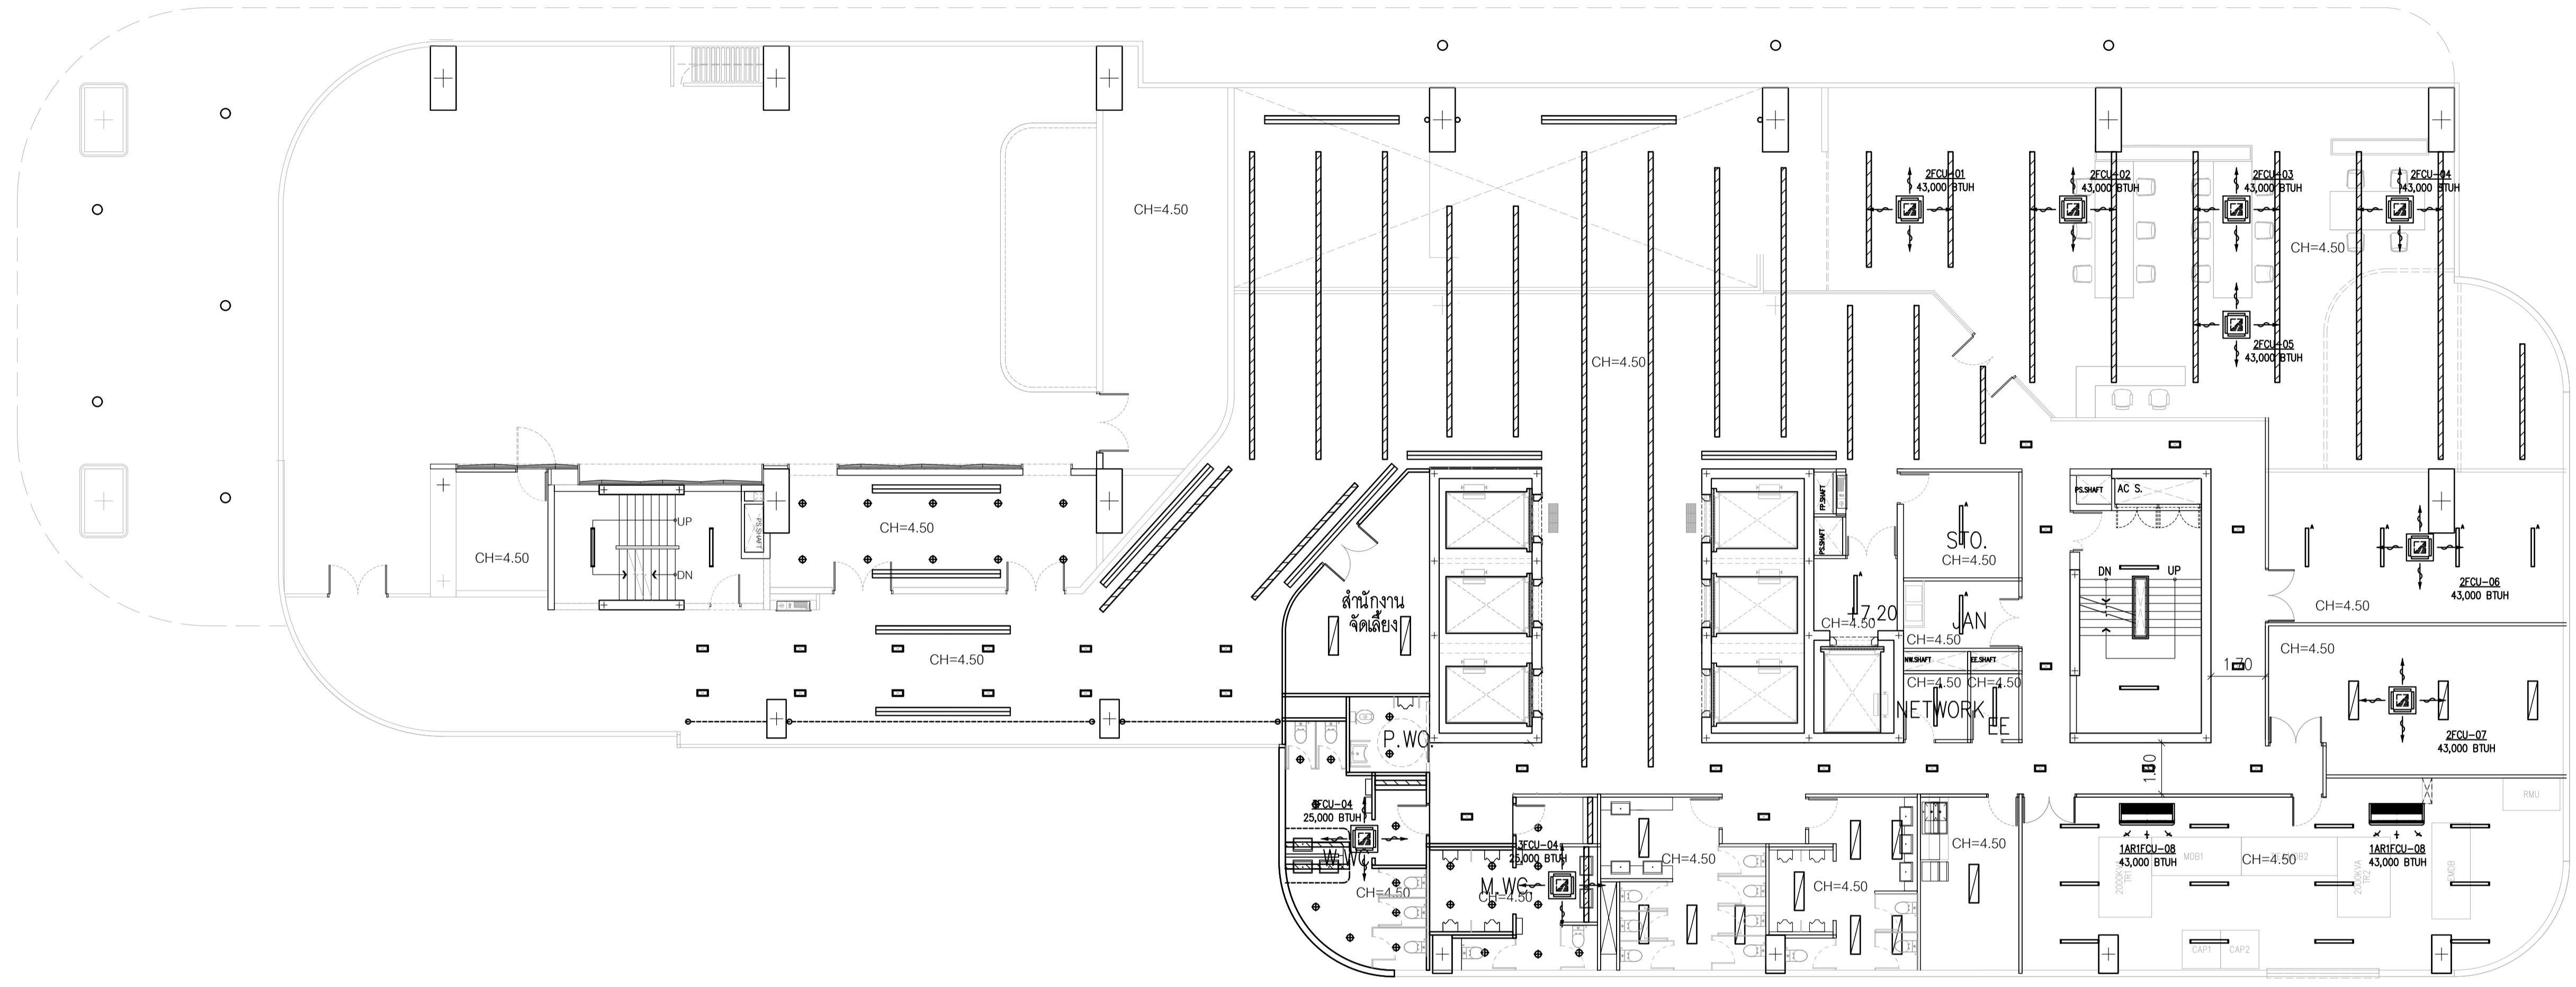
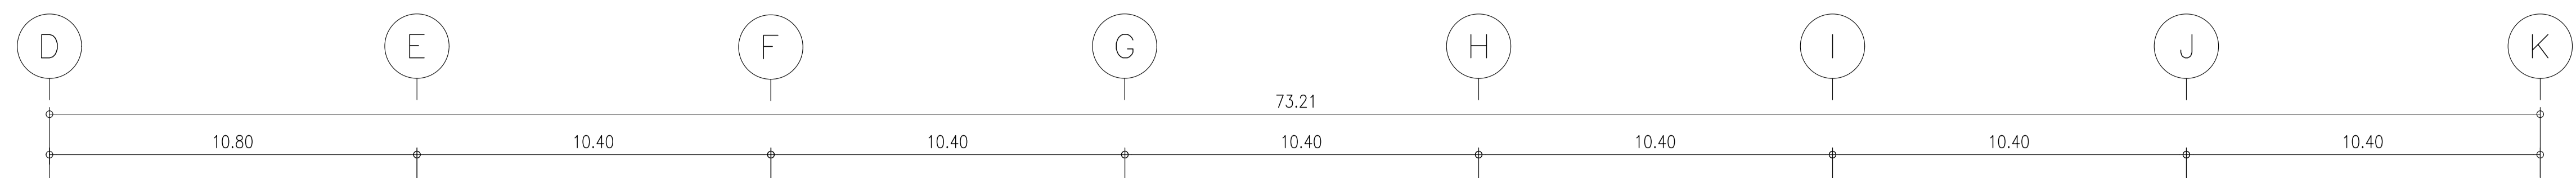


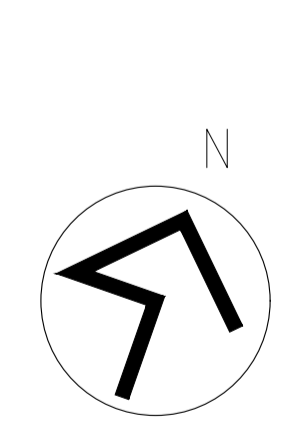

สัญลักษณ์	รายการ
	ไฟ LED PANEL
	ไฟ LED PANEL
	โคมไฟดาวนไลท์ฝังฝ้า MR16 LED 2x7W
	โคมไฮเบย์ LED60 62W
	ทางออกหนีไฟ และไฟฉุกเฉิน
	FRESH AIR
	SPRINKLER HEAD (PENDENT TYPE) K=5.6, TEMPERATURE RETING 68°C
	SMOKE DETECTOR
	RETURN




SECOND FLOOR  
CEILING PLAN  
มาตราส่วน 1:125

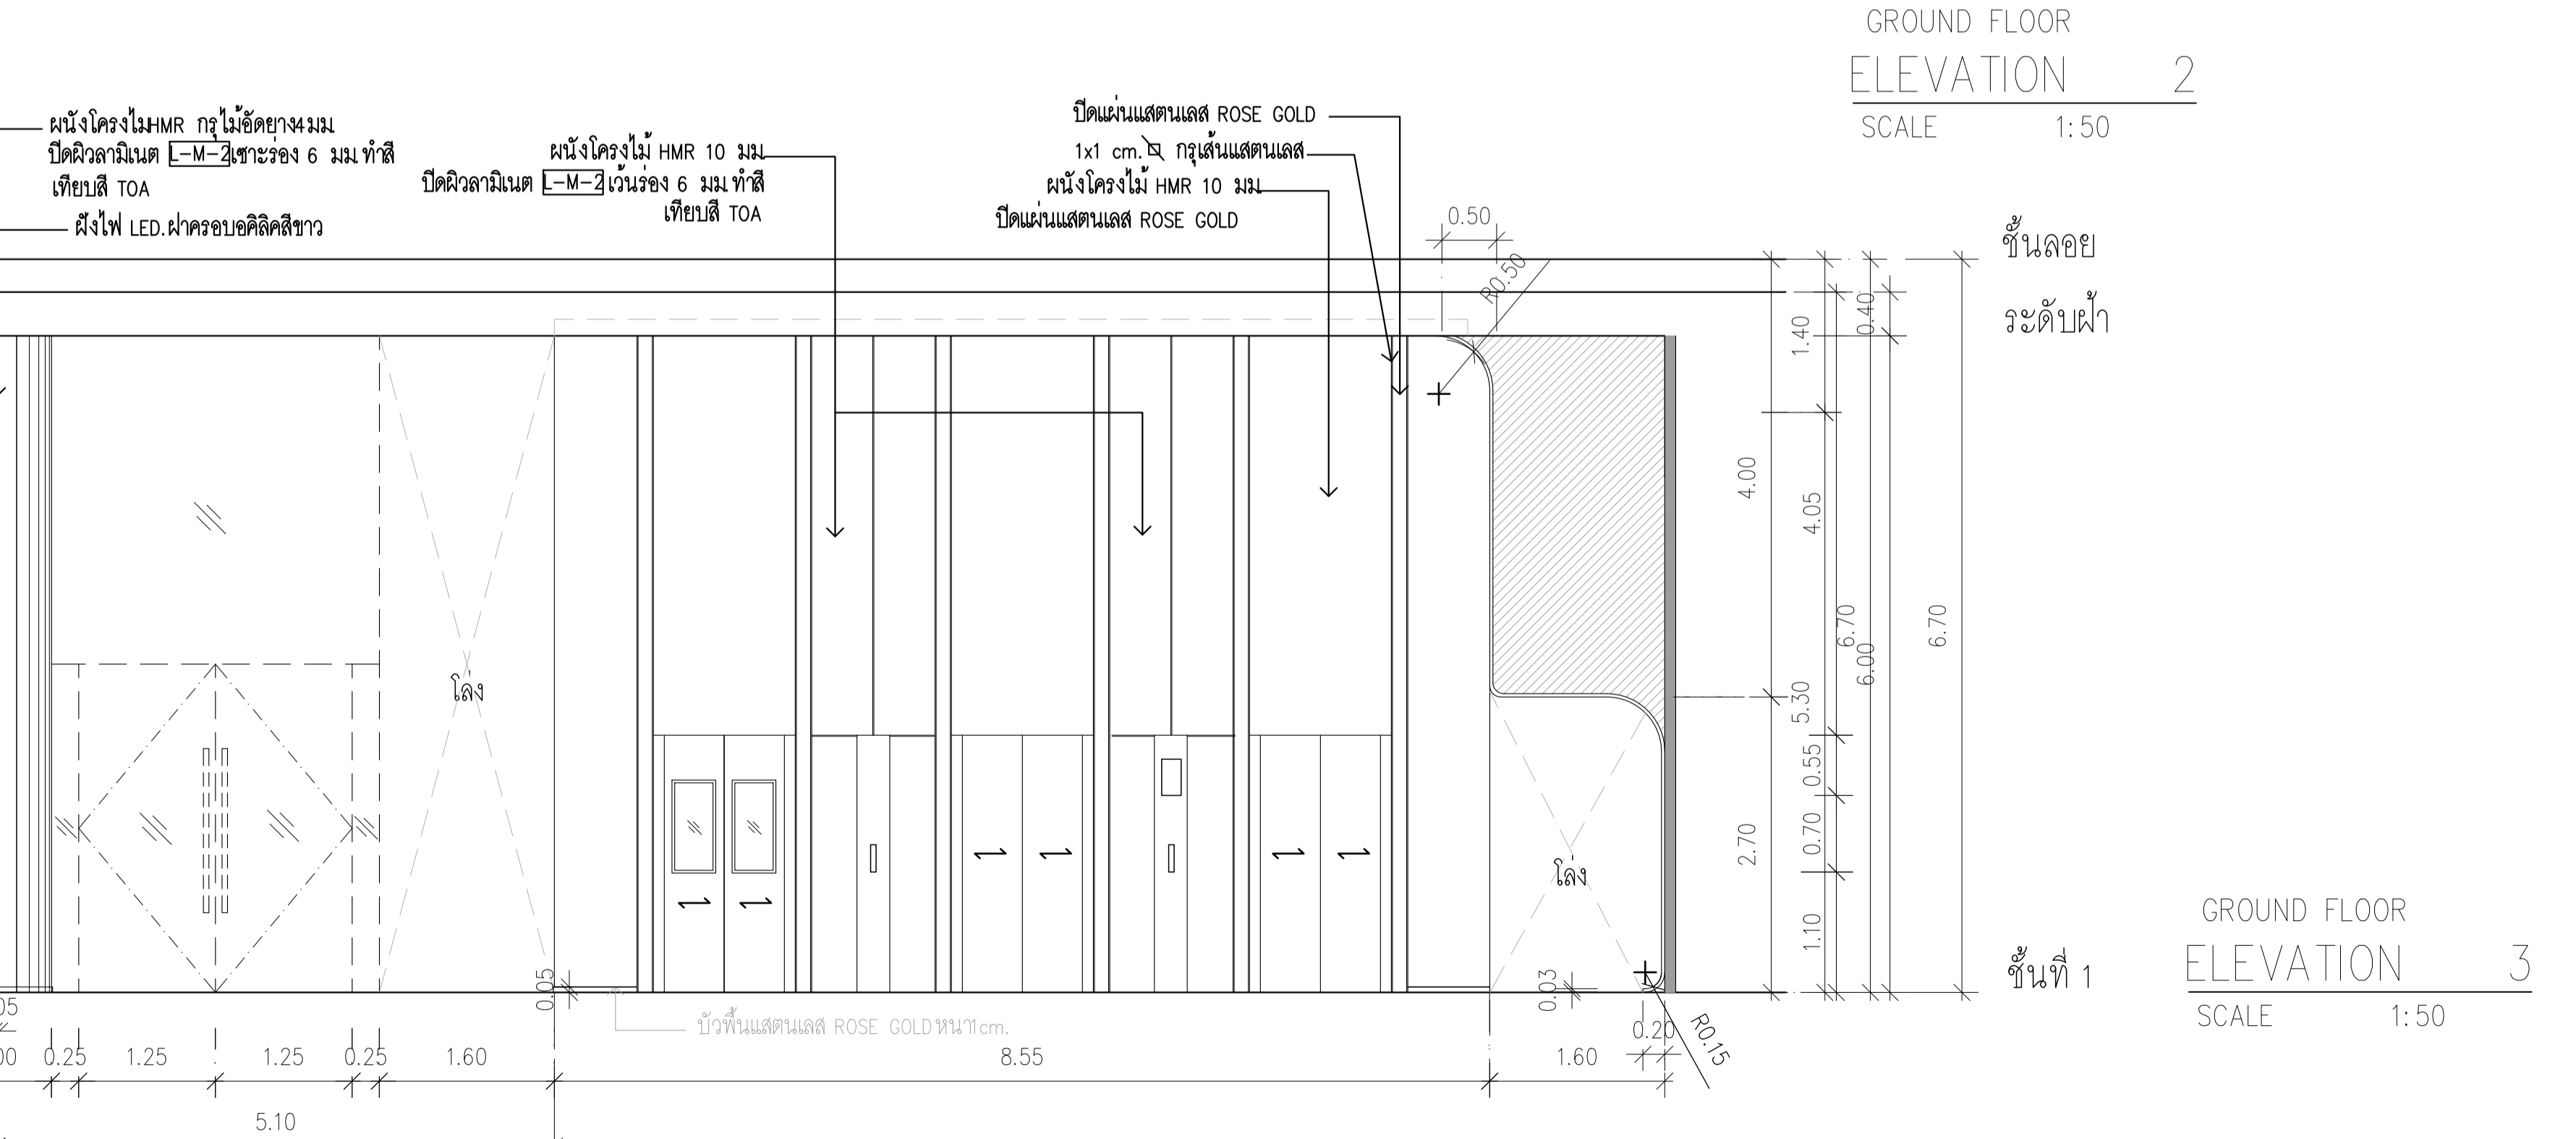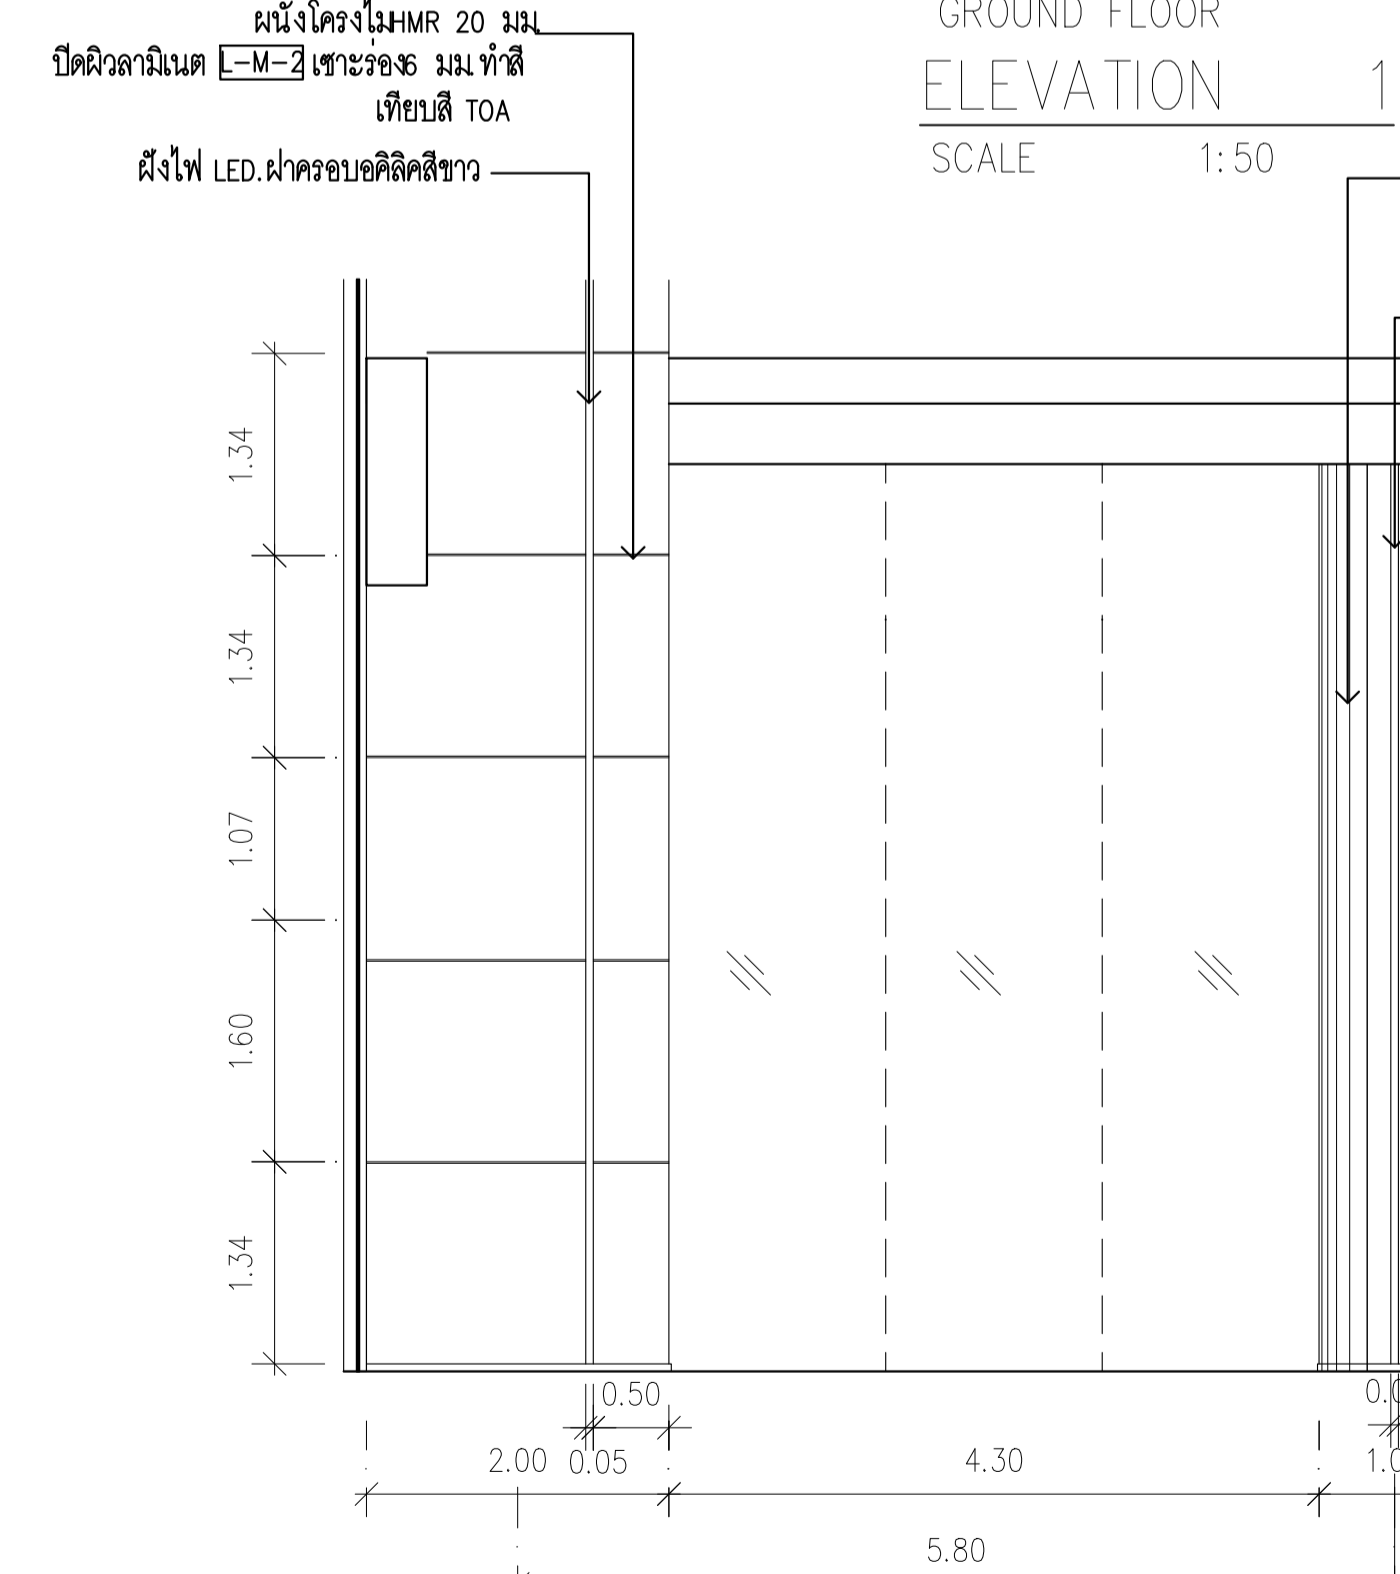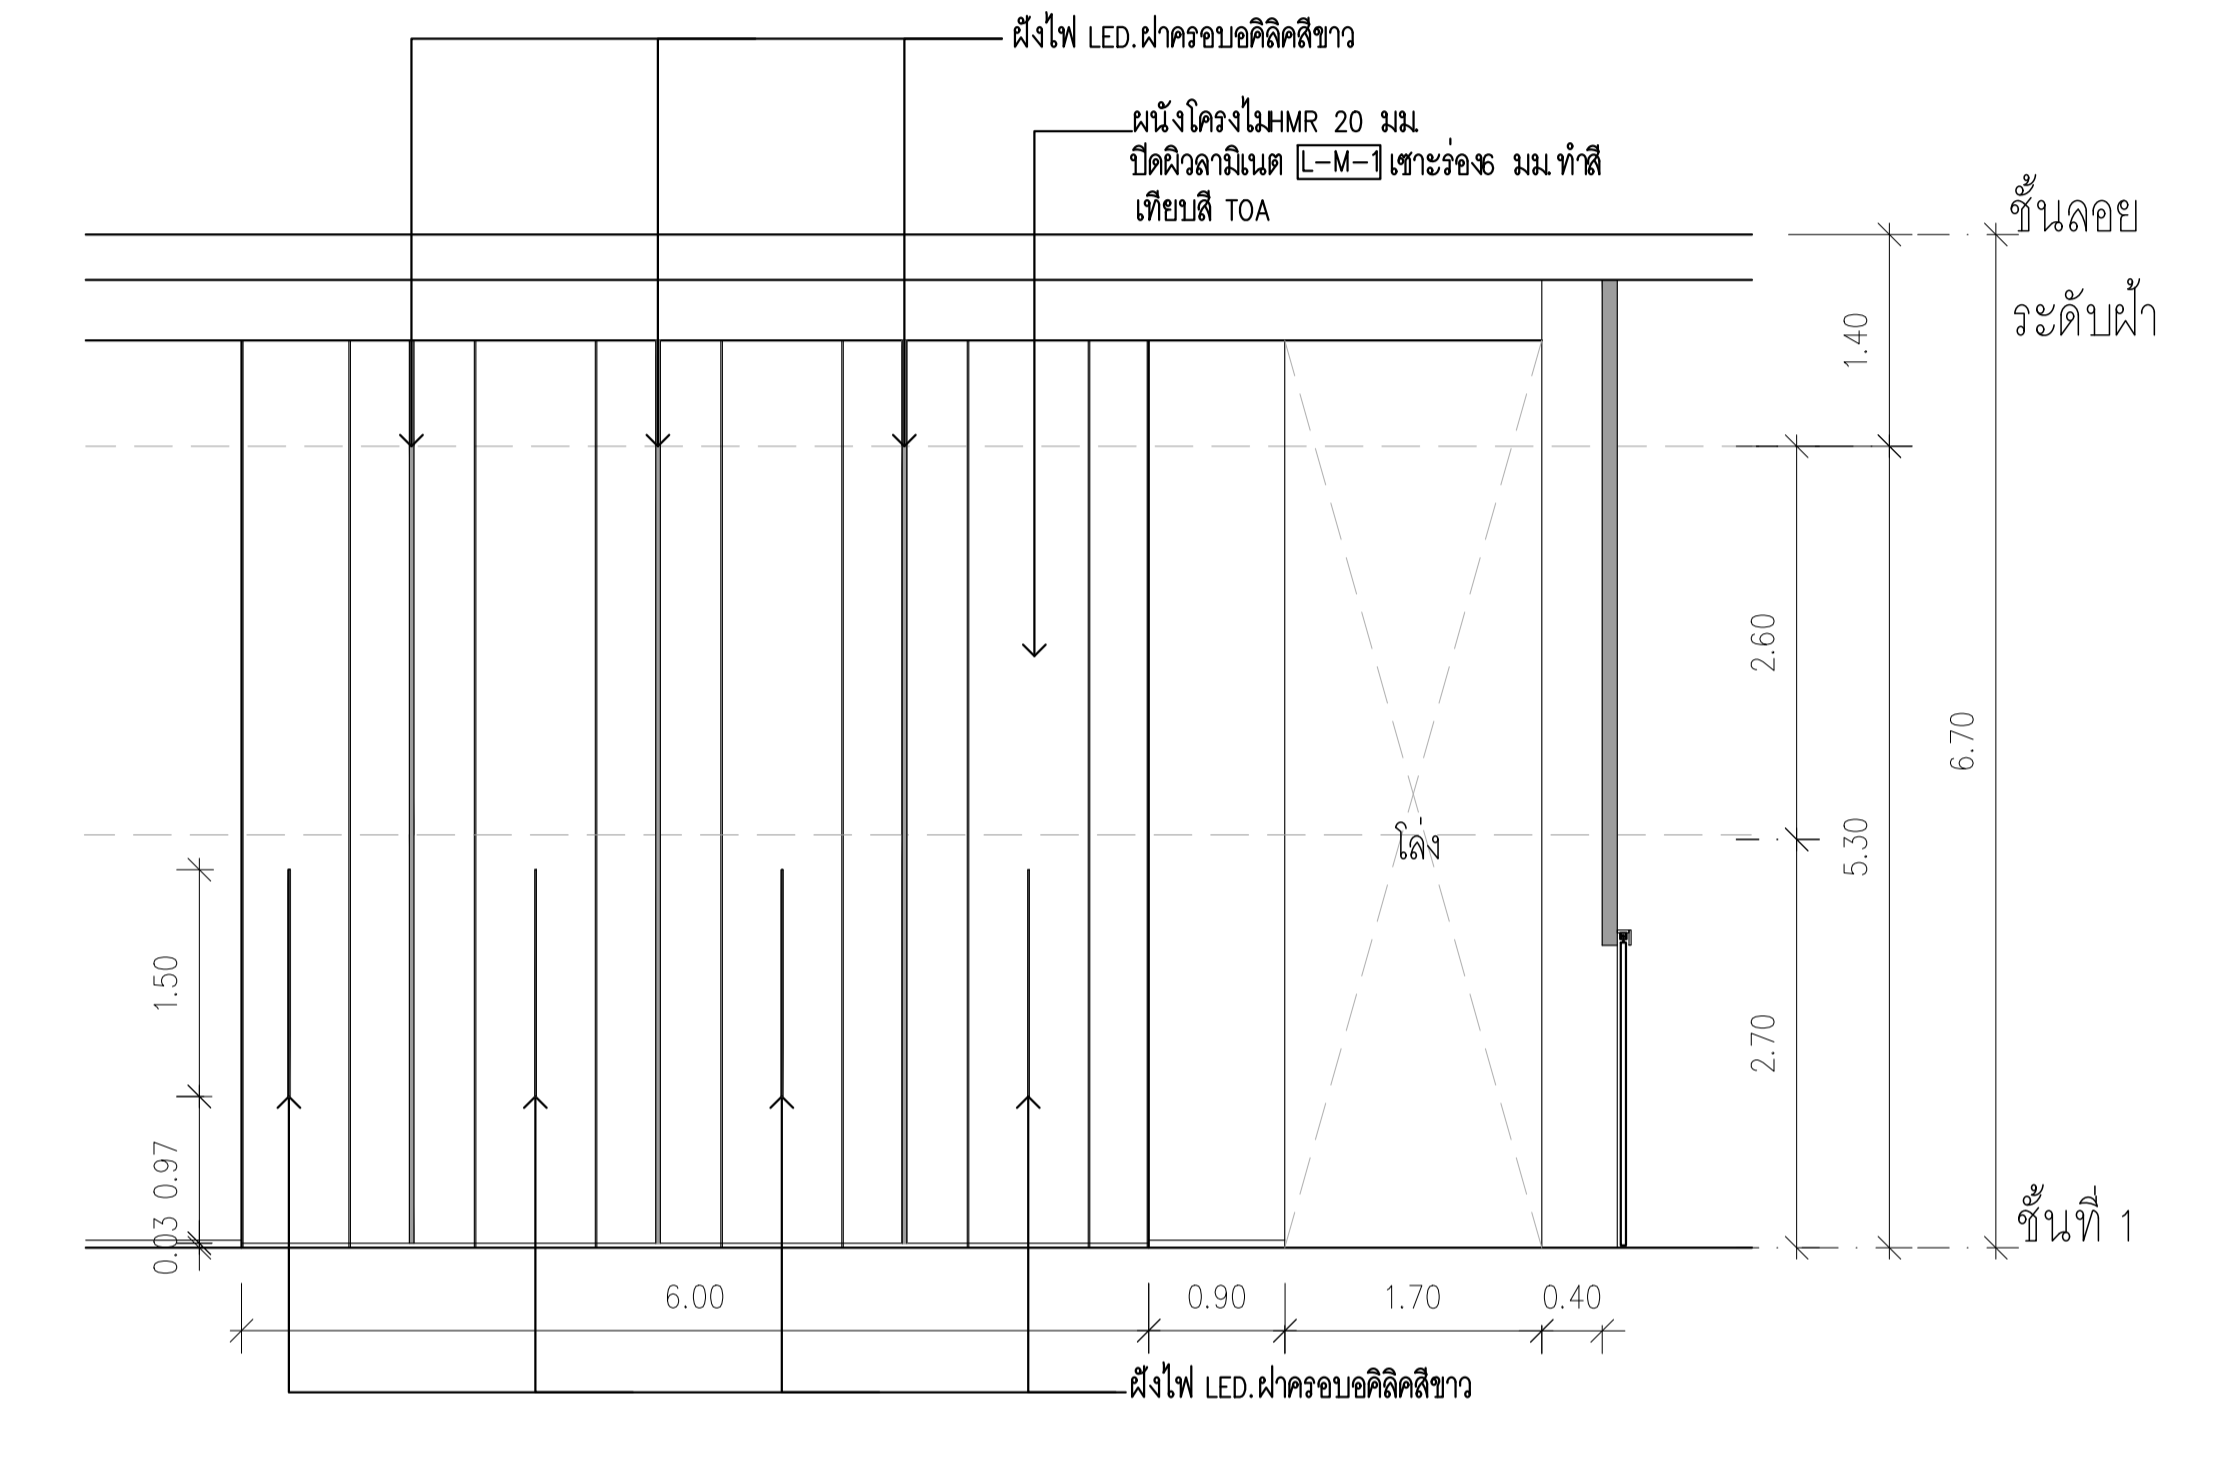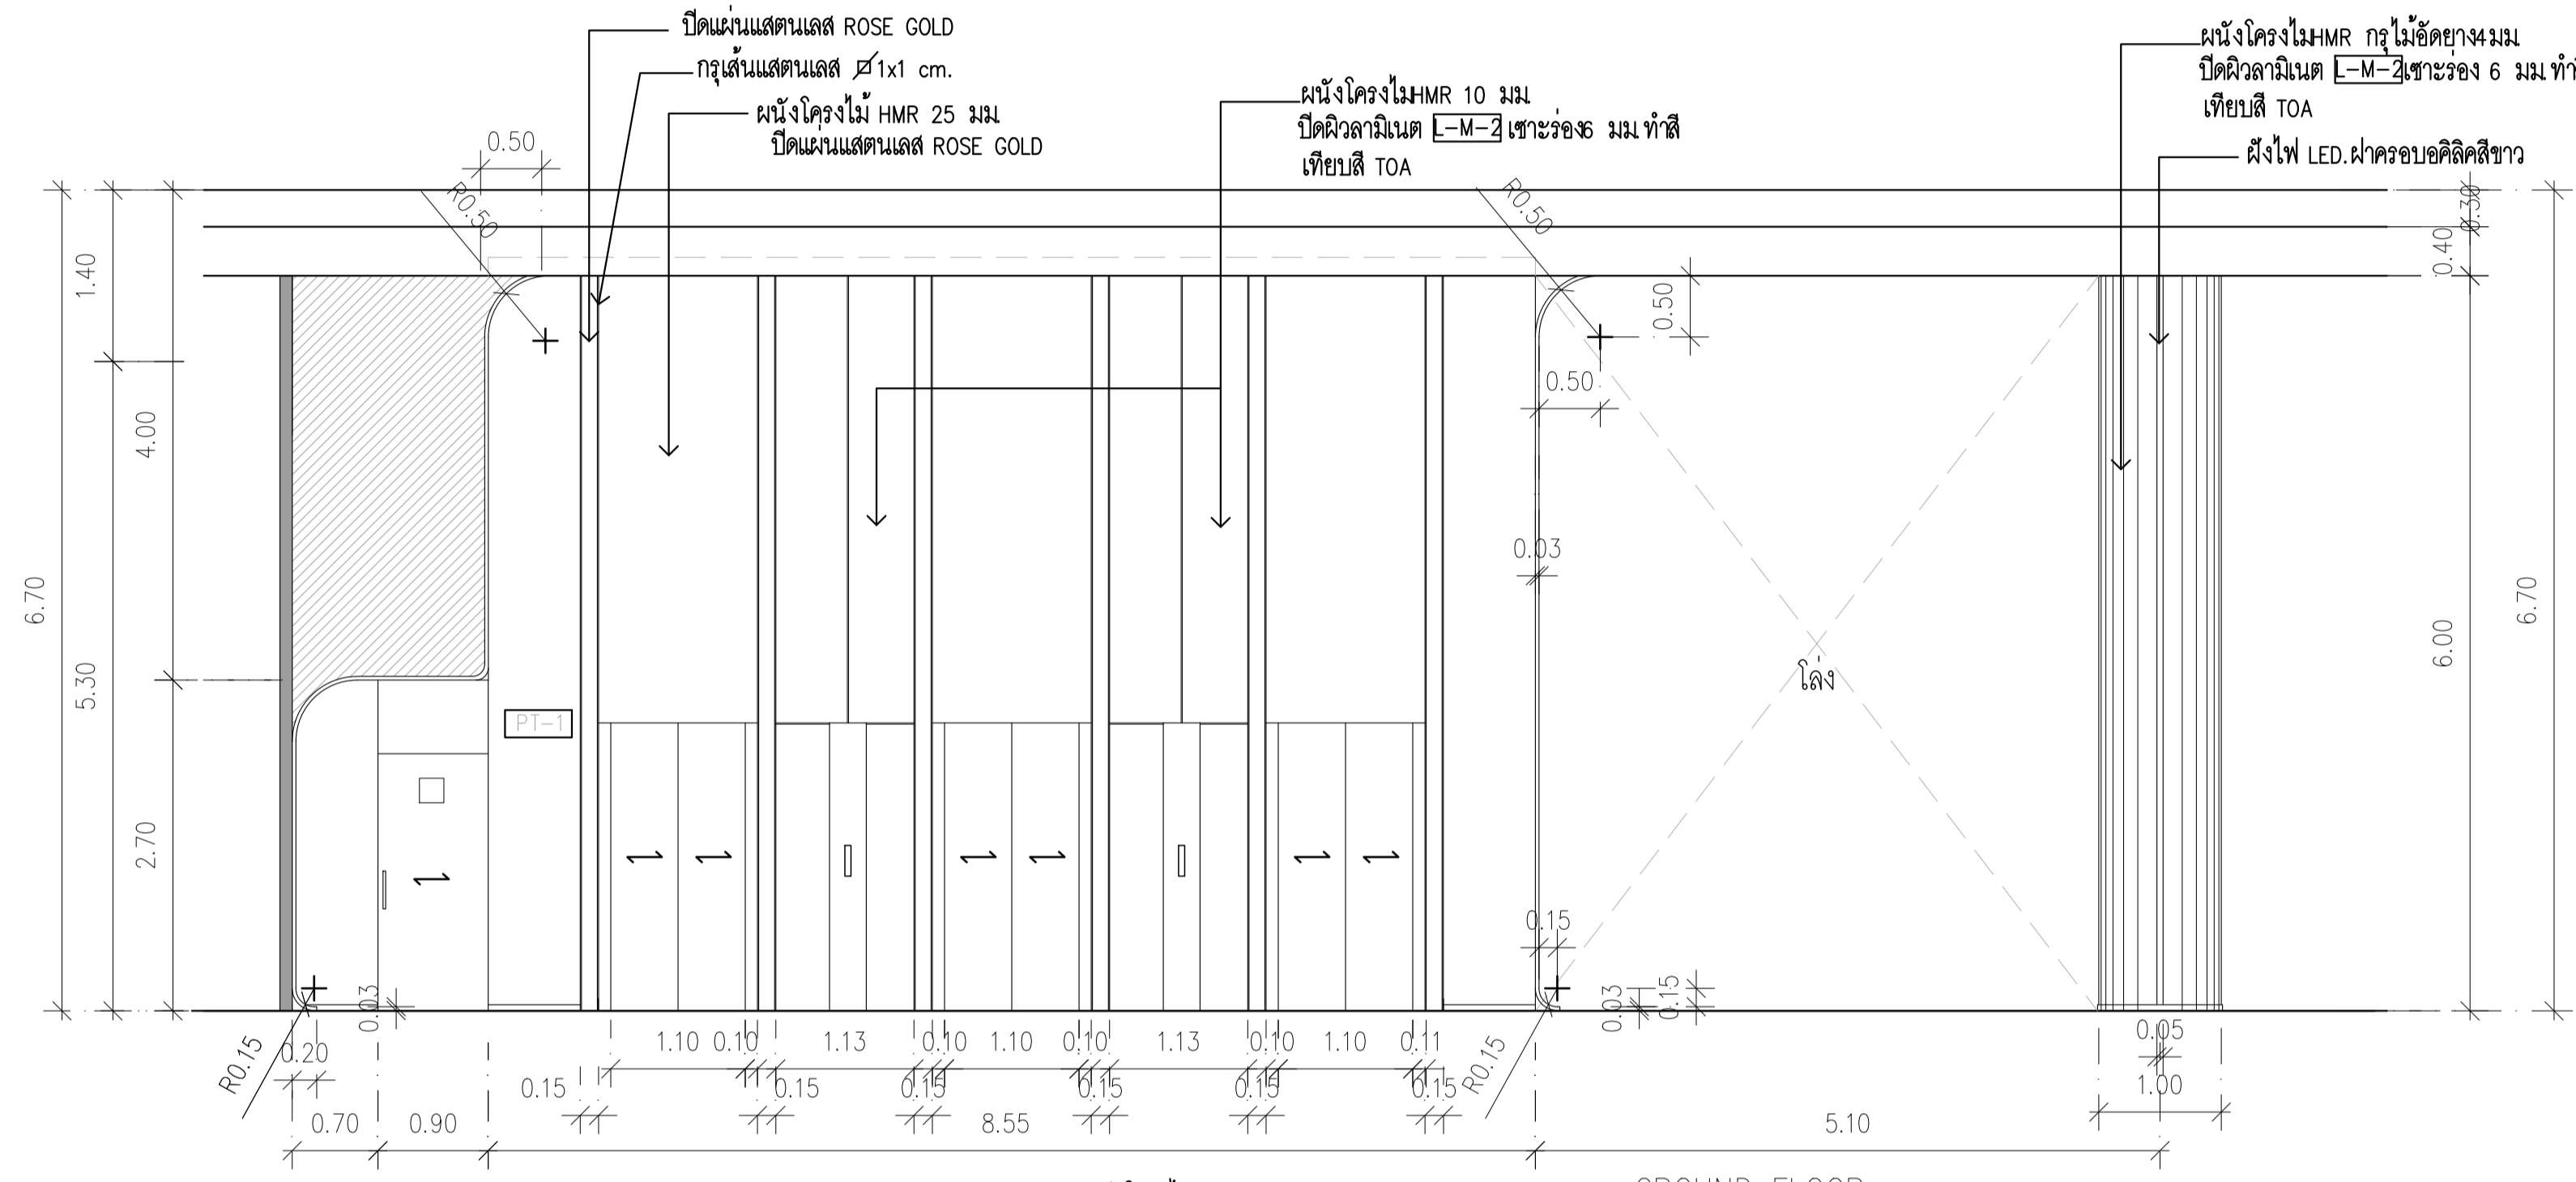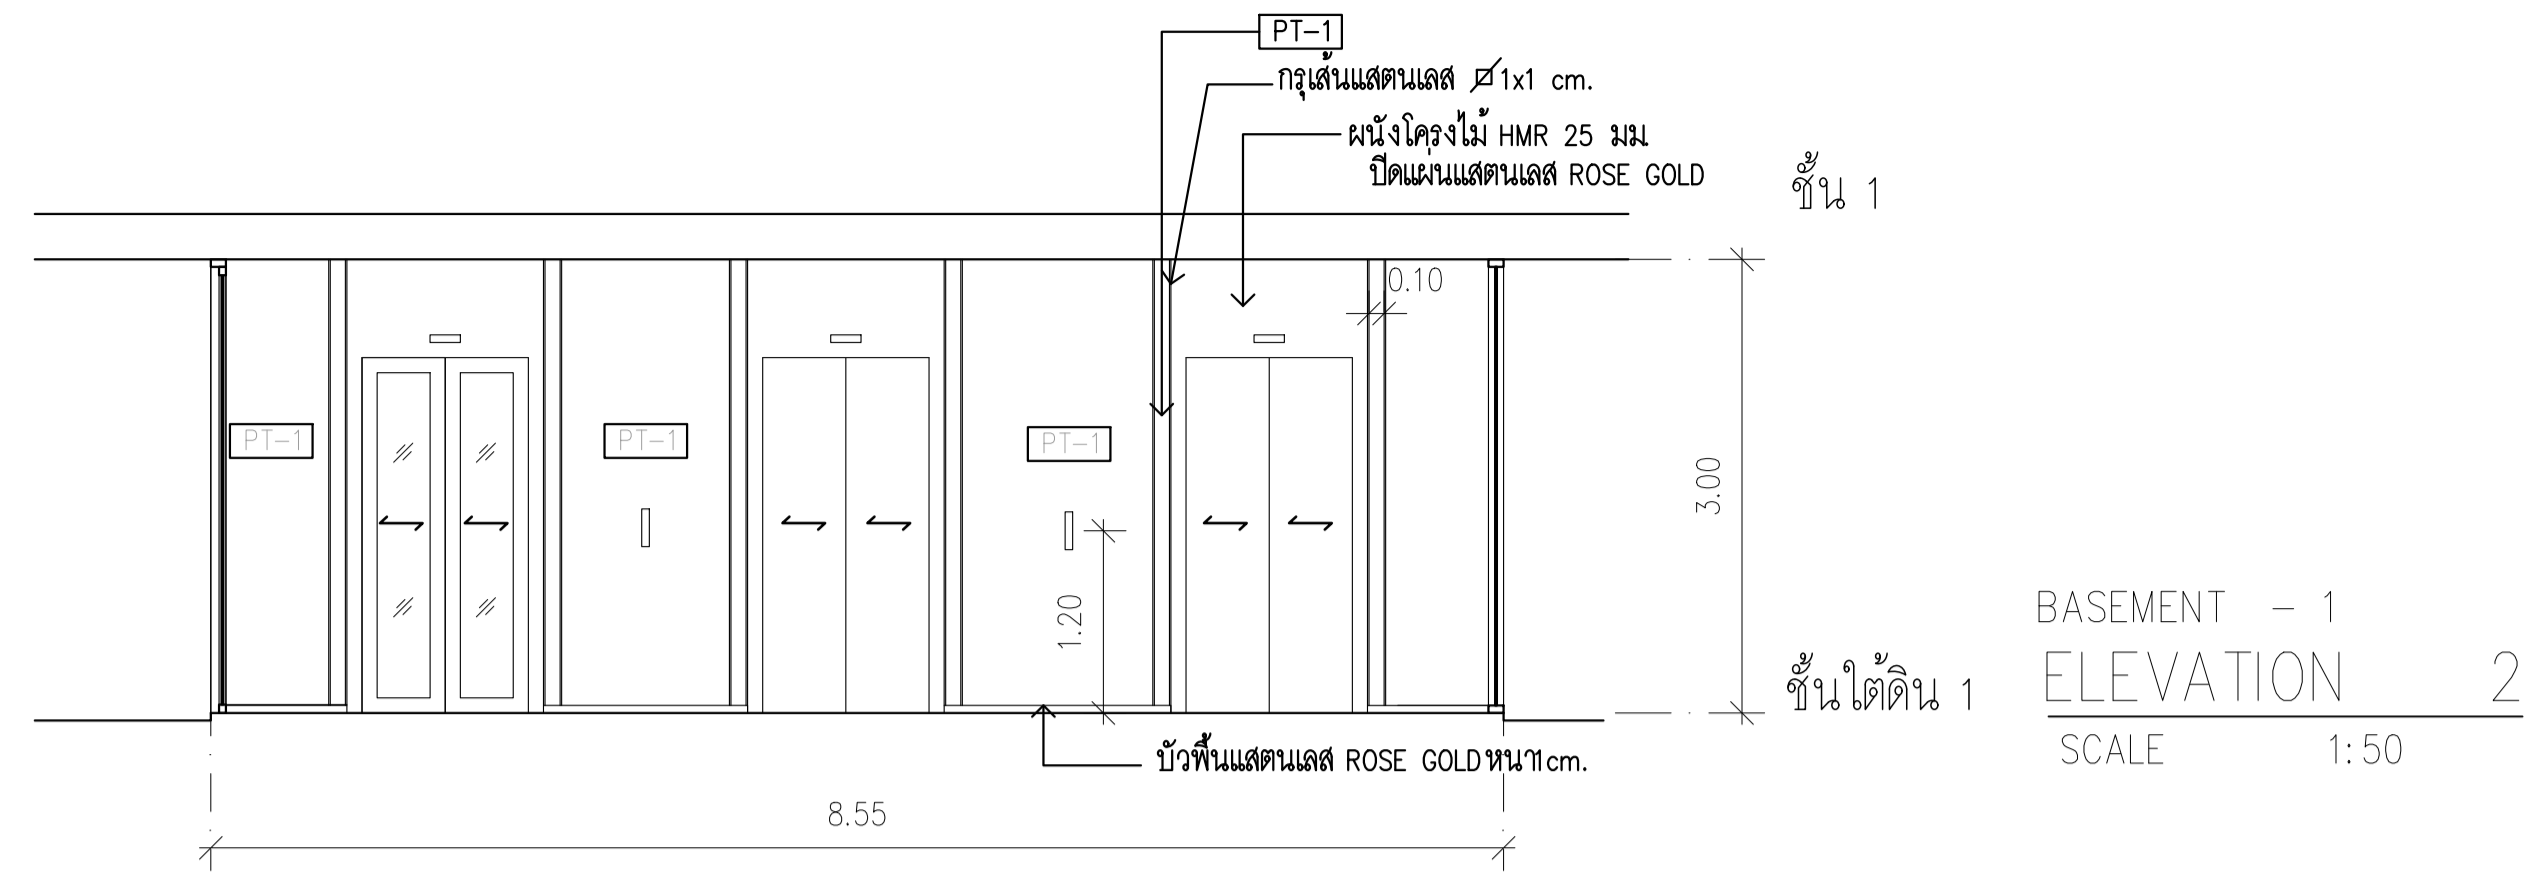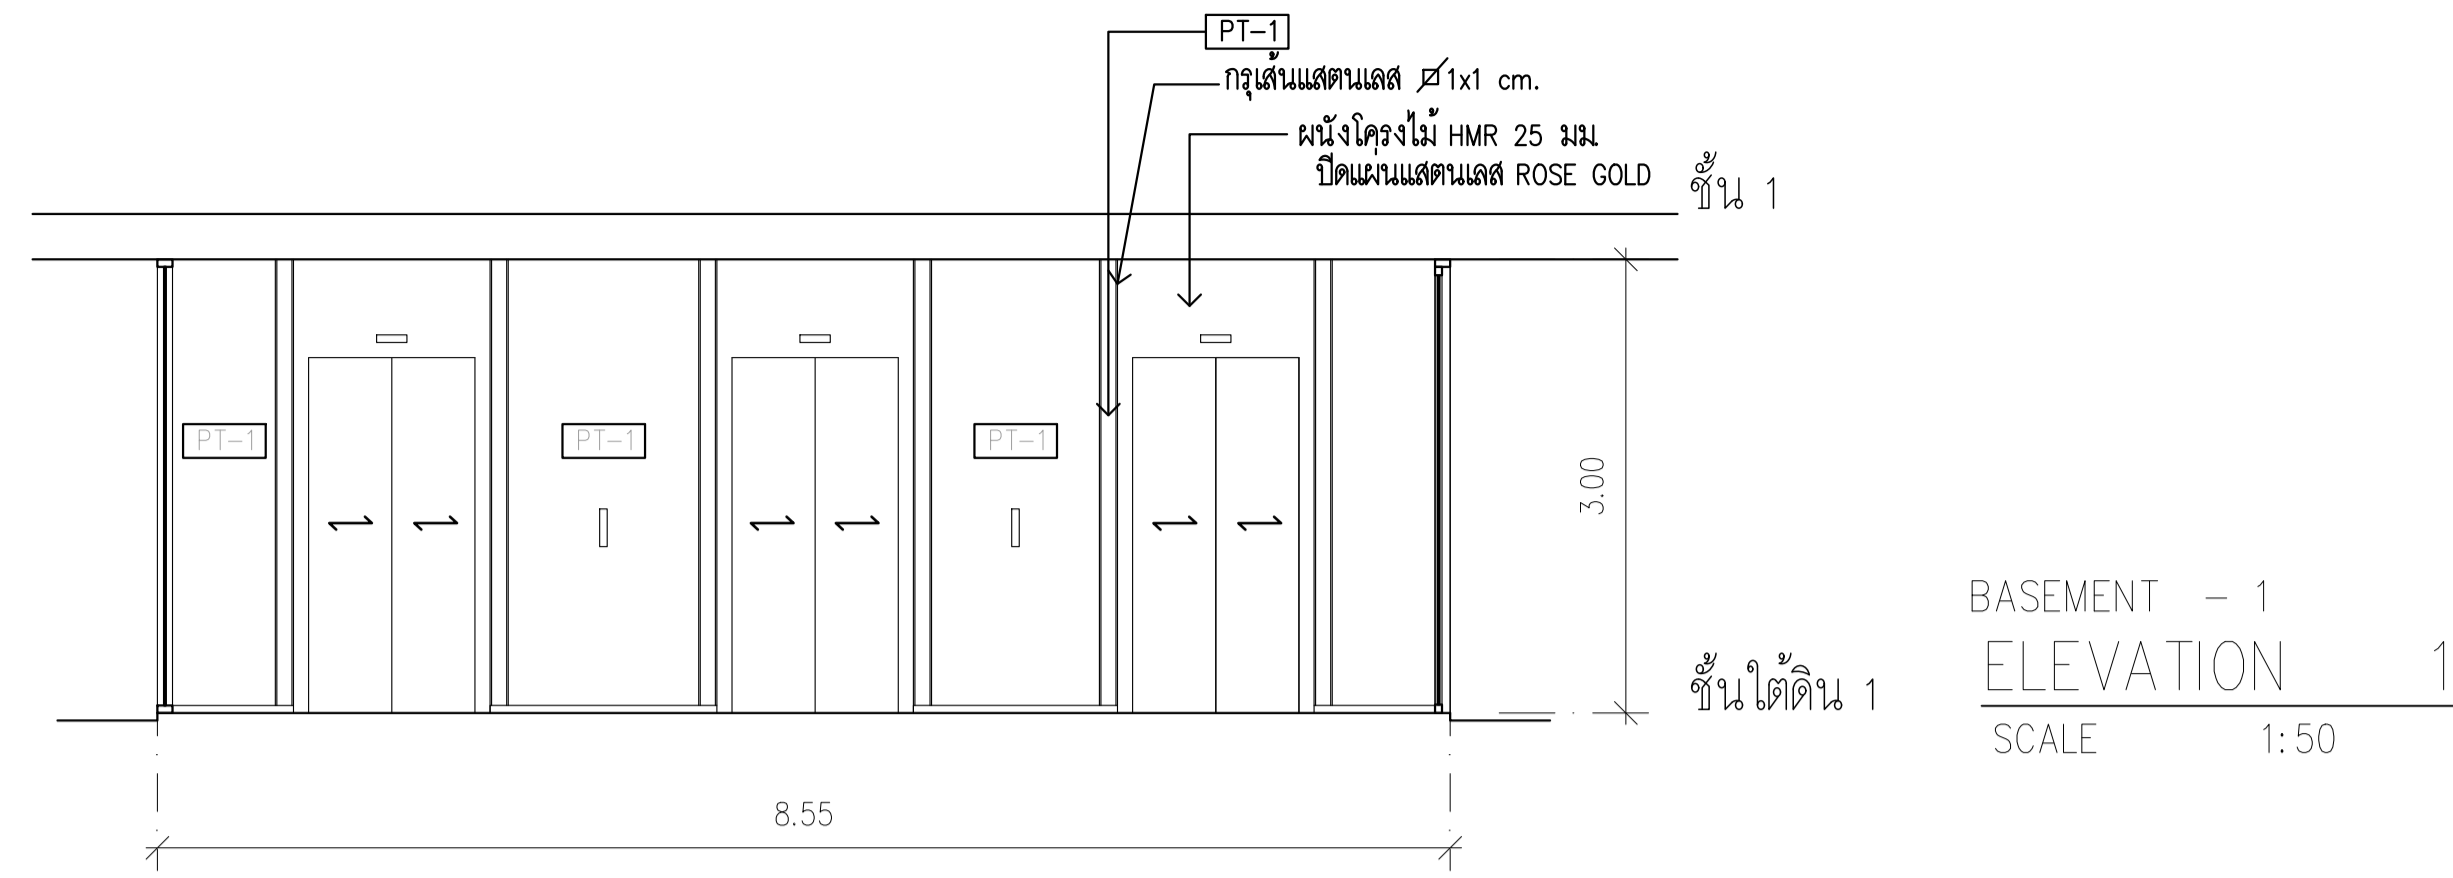
	PROJECT: อาคารพัฒนาพาณิชย์กรมบัญชี เพื่อสร้างเศรษฐกิจอย่างยั่งยืน LOCATION: เลขที่ 114 ซอยสุขุมวิท 23 ถนนสุขุมวิท แขวงคลองเตยเหนือ เขตวัฒนา กรุงเทพมหานคร 10110 OWNER: มหาวิทยาลัยศรีนครินทรวิโรฒ		สถาปนิก : นวาท โสวรัตน์ วิชาชีพ 26284 ภาณุวัฒน์ สินธุวิทย์ สสจ.2456 วุฒิพงษ์ คำแสน ภาสจ. 26324	สถาปนิก : ภรพรพงษ์ วงษ์เพ็ง ภาสจ. 26284 วุฒิพงษ์ คำแสน ภาสจ. 26324	วิศวกรโครงสร้าง : สิทธิโชค ศิริวิวัฒน์ สย 6090 อติชัย โล่ห์ศิริรัตน์ สย 9850	วิศวกรตรวจสอบรายการคำนวณ : กิตติศักดิ์ พิทักษ์วงษ์ อย 2129 กิตติศักดิ์ พิทักษ์วงษ์ อย 2129	วิศวกรไฟฟ้า : เอกสิทธิ์ รัชชลาภผลิโยติ สพจ.4065 พลภัทร พงศ์ณานุกาฬ สท.4494	วิศวกรเครื่องกล : วรวิทย์ สมันตยาภักุล สท.3355 พลภัทร พงศ์ณานุกาฬ สท.4494	วิศวกรสิ่งแวดล้อม : วรวิทย์ สมันตยาภักุล สท.186	DRAWING TITLE: SECOND FLOOR CEILING PLAN	DWG NO: IA-07   DATE: 24/04/2566 SCALE:
	IMPORTANT: NOT SCALE THE DRAWING. ALL DIMENSIONS SHOULD BE CHECKED ON THE SITE AND SHOP DRAWING SHOULD BE PREPARED BEFORE CONSTRUCTION BY CONTRACTOR.										



	PROJECT: อาคารพัฒนาพื้นที่พาณิชย์ เพื่อสร้างชุมชนอย่างยั่งยืน LOCATION: เลขที่ 114 ซอยสุขุมวิท 23 ถนนสุขุมวิท แขวงคลองจั่นเหนือ เขตวัฒนา กรุงเทพมหานคร 10110 OWNER: มหาวิทยาลัยศรีนครินทรวิโรฒ	 สถาปนิก : บริษัท ฟังก์ชัน อิมเมจ จำกัด 111/89-90 12th FLOOR RATCHADA PAVILION Bldg JANGKHEM LADPRAH BANGKOK 10000 TEL: 0-2388-2383, FAX: 0-2513-9246 E-MAIL: fmc_image2000@hotmail.com http://www.fmcimage.com	สถาปนิก : นายพงษ์ รุ่งเรือง ภาส 26284 ภาณุวัฒน์ สินธุวิทย์ สสจ. 2456 วุฒิพงษ์ คำแสน ภาส. 26324	วิศวกรโครงสร้าง : สิริโชค ศิริวัฒน์ สย 6090 อดิทย โล่ห์ศิริรัตน์ สย 9850	วิศวกรตรวจสอบรายการคำนวณ : กิตติศักดิ์ พิทักษ์วงษ์ รย 2129 กิตติศักดิ์	วิศวกรไฟฟ้า : เอกสิทธิ์ รักษาผลกุลวิเขต สพท. 4065 พลภัทร พงศ์อนุภาส สท. 4494	วิศวกรเครื่องจักร : วรวิทย์ สมันตยาภักดิ์ สท. 3355 พลภัทร พงศ์อนุภาส สท. 4494	วิศวกรสิ่งแวดล้อม : วรวิทย์ สมันตยาภักดิ์ สท. 186	DRAWING TITLE: ELEVATION 1 - 4 BASEMENT 1, 2	DWG NO: IA-08 DATE: 24/04/2566 SCALE: 1:50
	IMPORTANT: WEISS ENGINEERING ALL DIMENSIONS SHOULD BE CHECKED ON THE SITE AND SHOP DRAWING SHOULD BE PREPARED BEFORE CONSTRUCTION BY CONTRACTOR									
	24/04/2566 1:50									



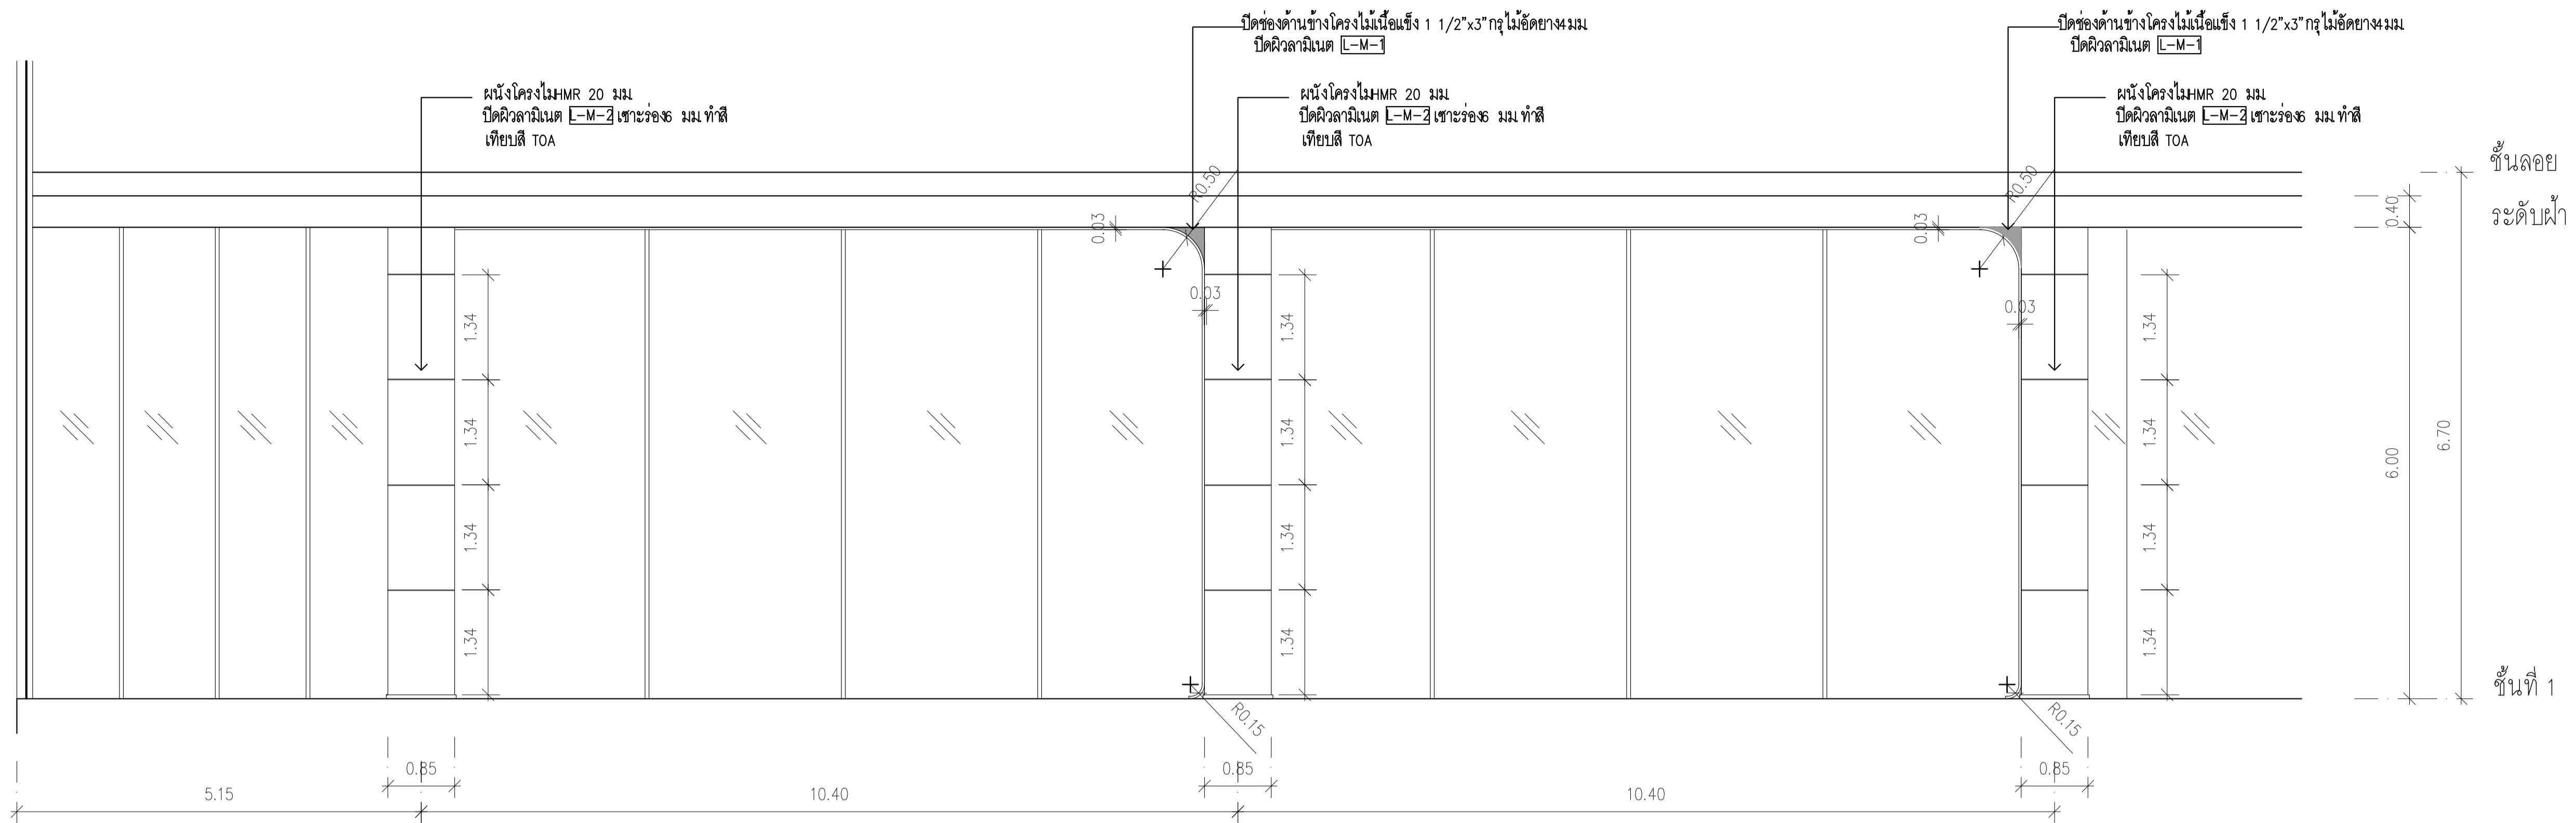


GROUND FLOOR  
ELEVATION 4  
SCALE 1:50

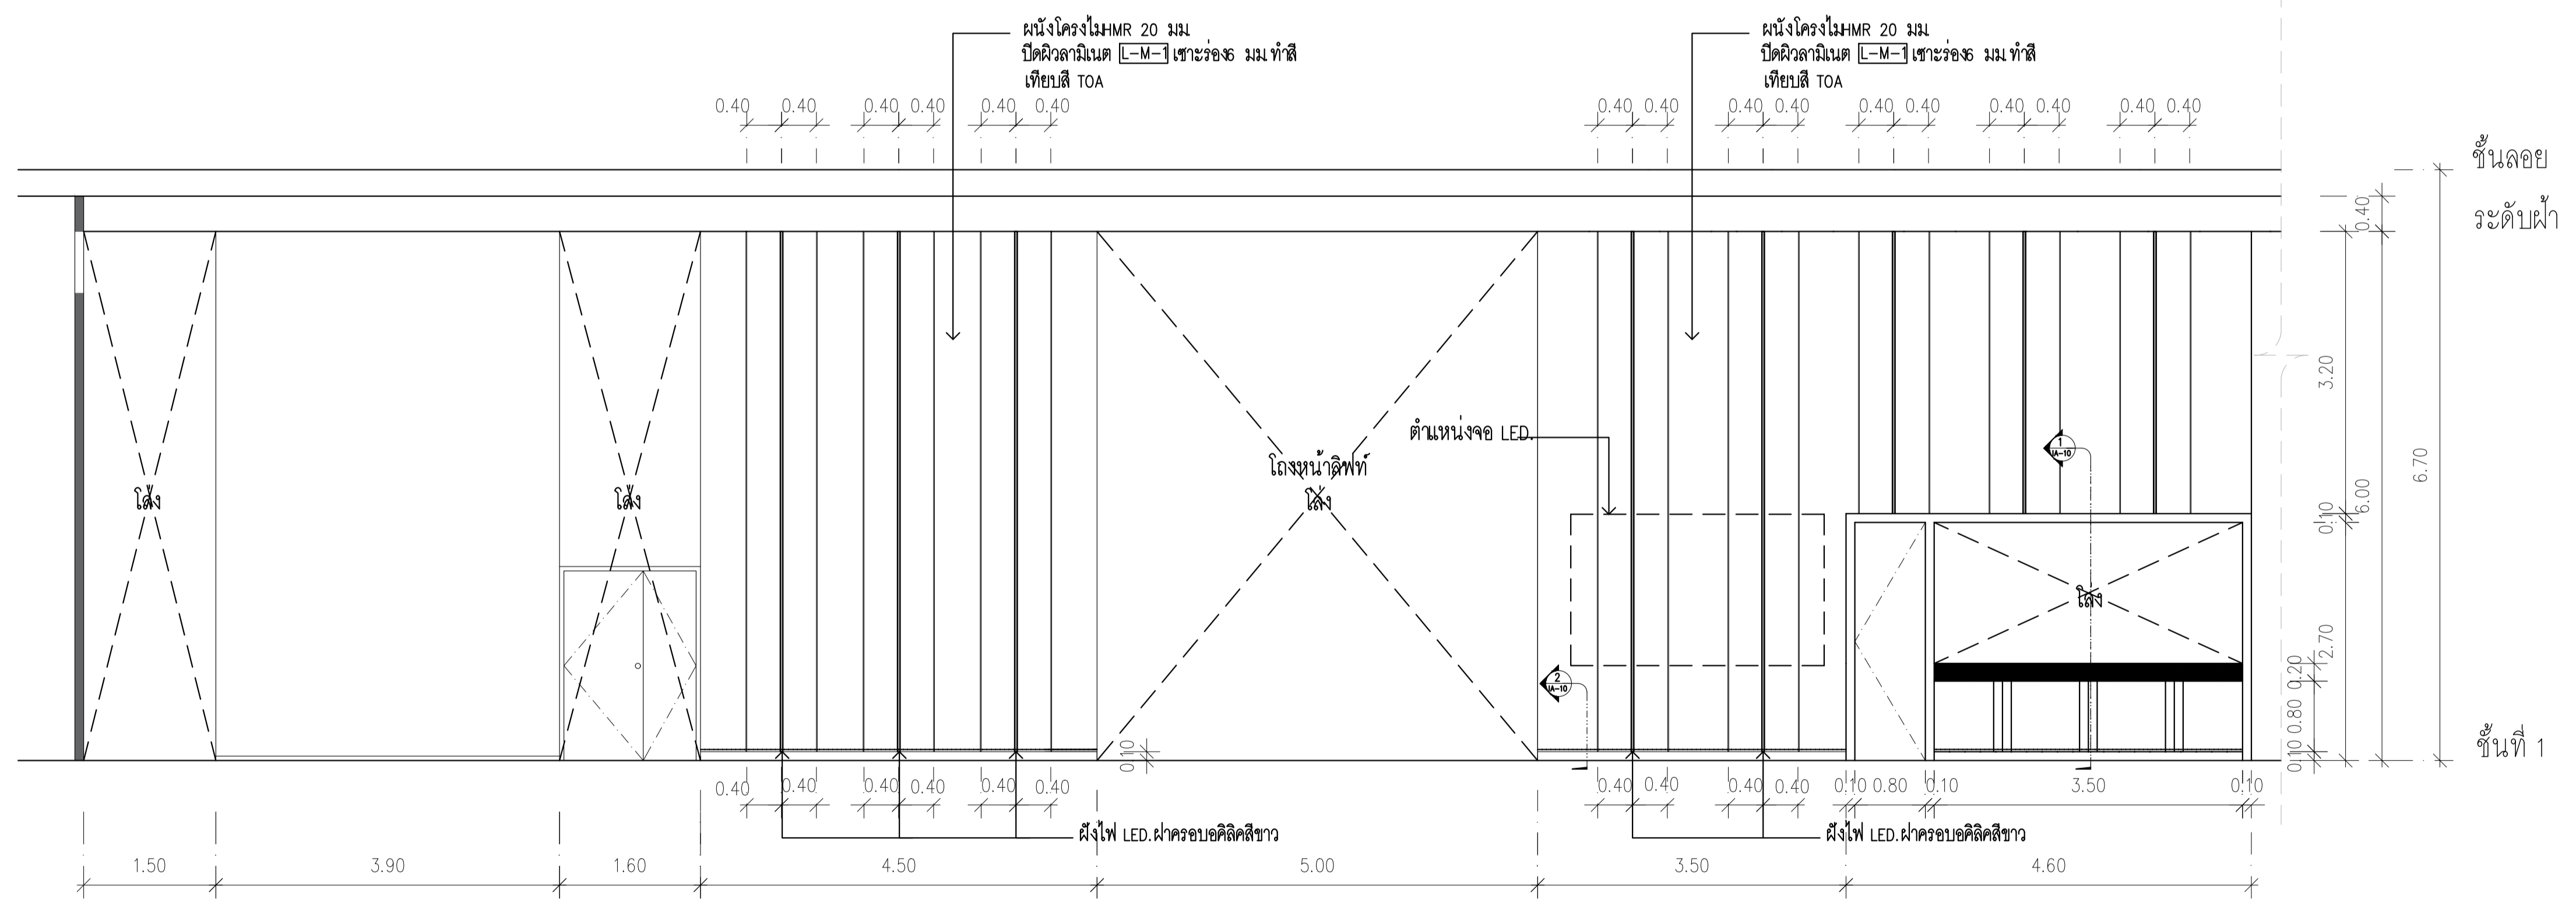


GROUND FLOOR  
ELEVATION 5  
SCALE 1:50


	PROJECT: อาคารพัฒนาทรัพย์สิน 3 เพื่อสร้างชุมชนอย่างยั่งยืน LOCATION: เลขที่ 114 ซอยสุขุมวิท 23 ถนนสุขุมวิท แขวงคลองจั่น เขตวัฒนา กรุงเทพมหานคร 10110 OWNER: มหาวิทยาลัยศรีนครินทรวิโรฒ	สถาปนิก : บริษัท อิมเมจ อินเตอร์เนชั่นแนล จำกัด (มหาชน) 111,899-90 12th RATCHADA PAVILION Bldg JANGKASEM LADPAW BANGKOK 10100 E-MAIL: info_image2000@hotmail.com http://www.imageinter.net	สถาปนิก : นายพรพงษ์ วงษ์เพ็ง ภูผา 26284 ภูผาภูธร สิ้นสวัสดิ์ สสจ. 2456 วุฒิปริญญาตรี ภูผา 26324	วิศวกรโครงสร้าง : สิริโชค ศิริวัฒน์ สย 6090 อดิทย โสภะศิริวัฒน์ สย 9850	วิศวกรตรวจสอบรายการคำนวณ : กิตติศักดิ์ พิทักษ์วงศ์ วย 2129 กิตติศักดิ์	วิศวกรไฟฟ้า : เอกสิทธิ์ รักษาผลเกษียติ สพท. 4065 พลภัทร พรรคณานุกาฬ สท. 4494	วิศวกรเครื่องกล : วรวิทย์ สมันตยาภรณ์ สท. 3355 พลภัทร พรรคณานุกาฬ สท. 4494	วิศวกรสิ่งแวดล้อม : วรวิทย์ สมันตยาภรณ์ สท. 186 พลภัทร พรรคณานุกาฬ สท. 4494	DRAWING TITLE: ELEVATION 1 - 3 GROUND FLOOR	DWG NO: IA-09 DATE: 24/04/2566 SCALE: 1:50
	IMPORTANT: NOT SCALE THIS DRAWING. ALL DIMENSIONS SHOULD BE CHECKED ON THE SITE AND SHOP DRAWING SHOULD BE PREPARED BEFORE CONSTRUCTION BY CONTRACTOR.									

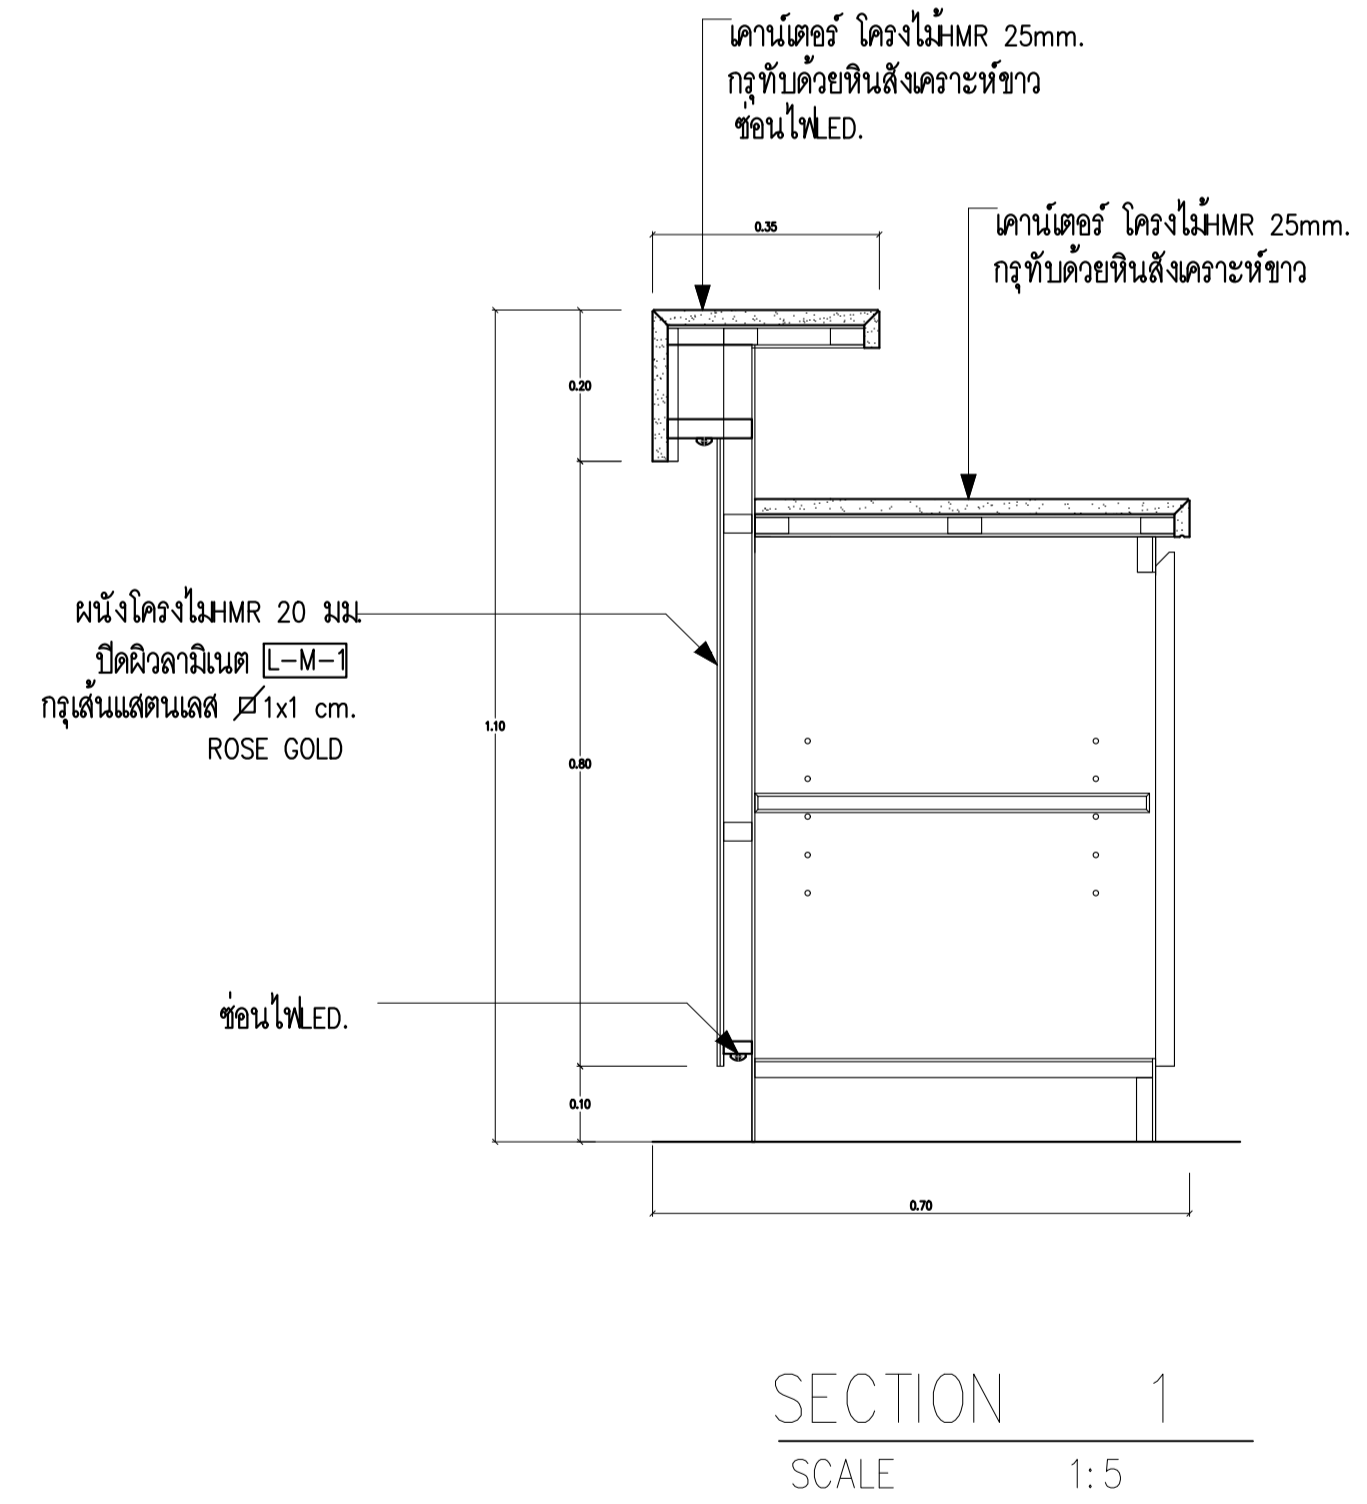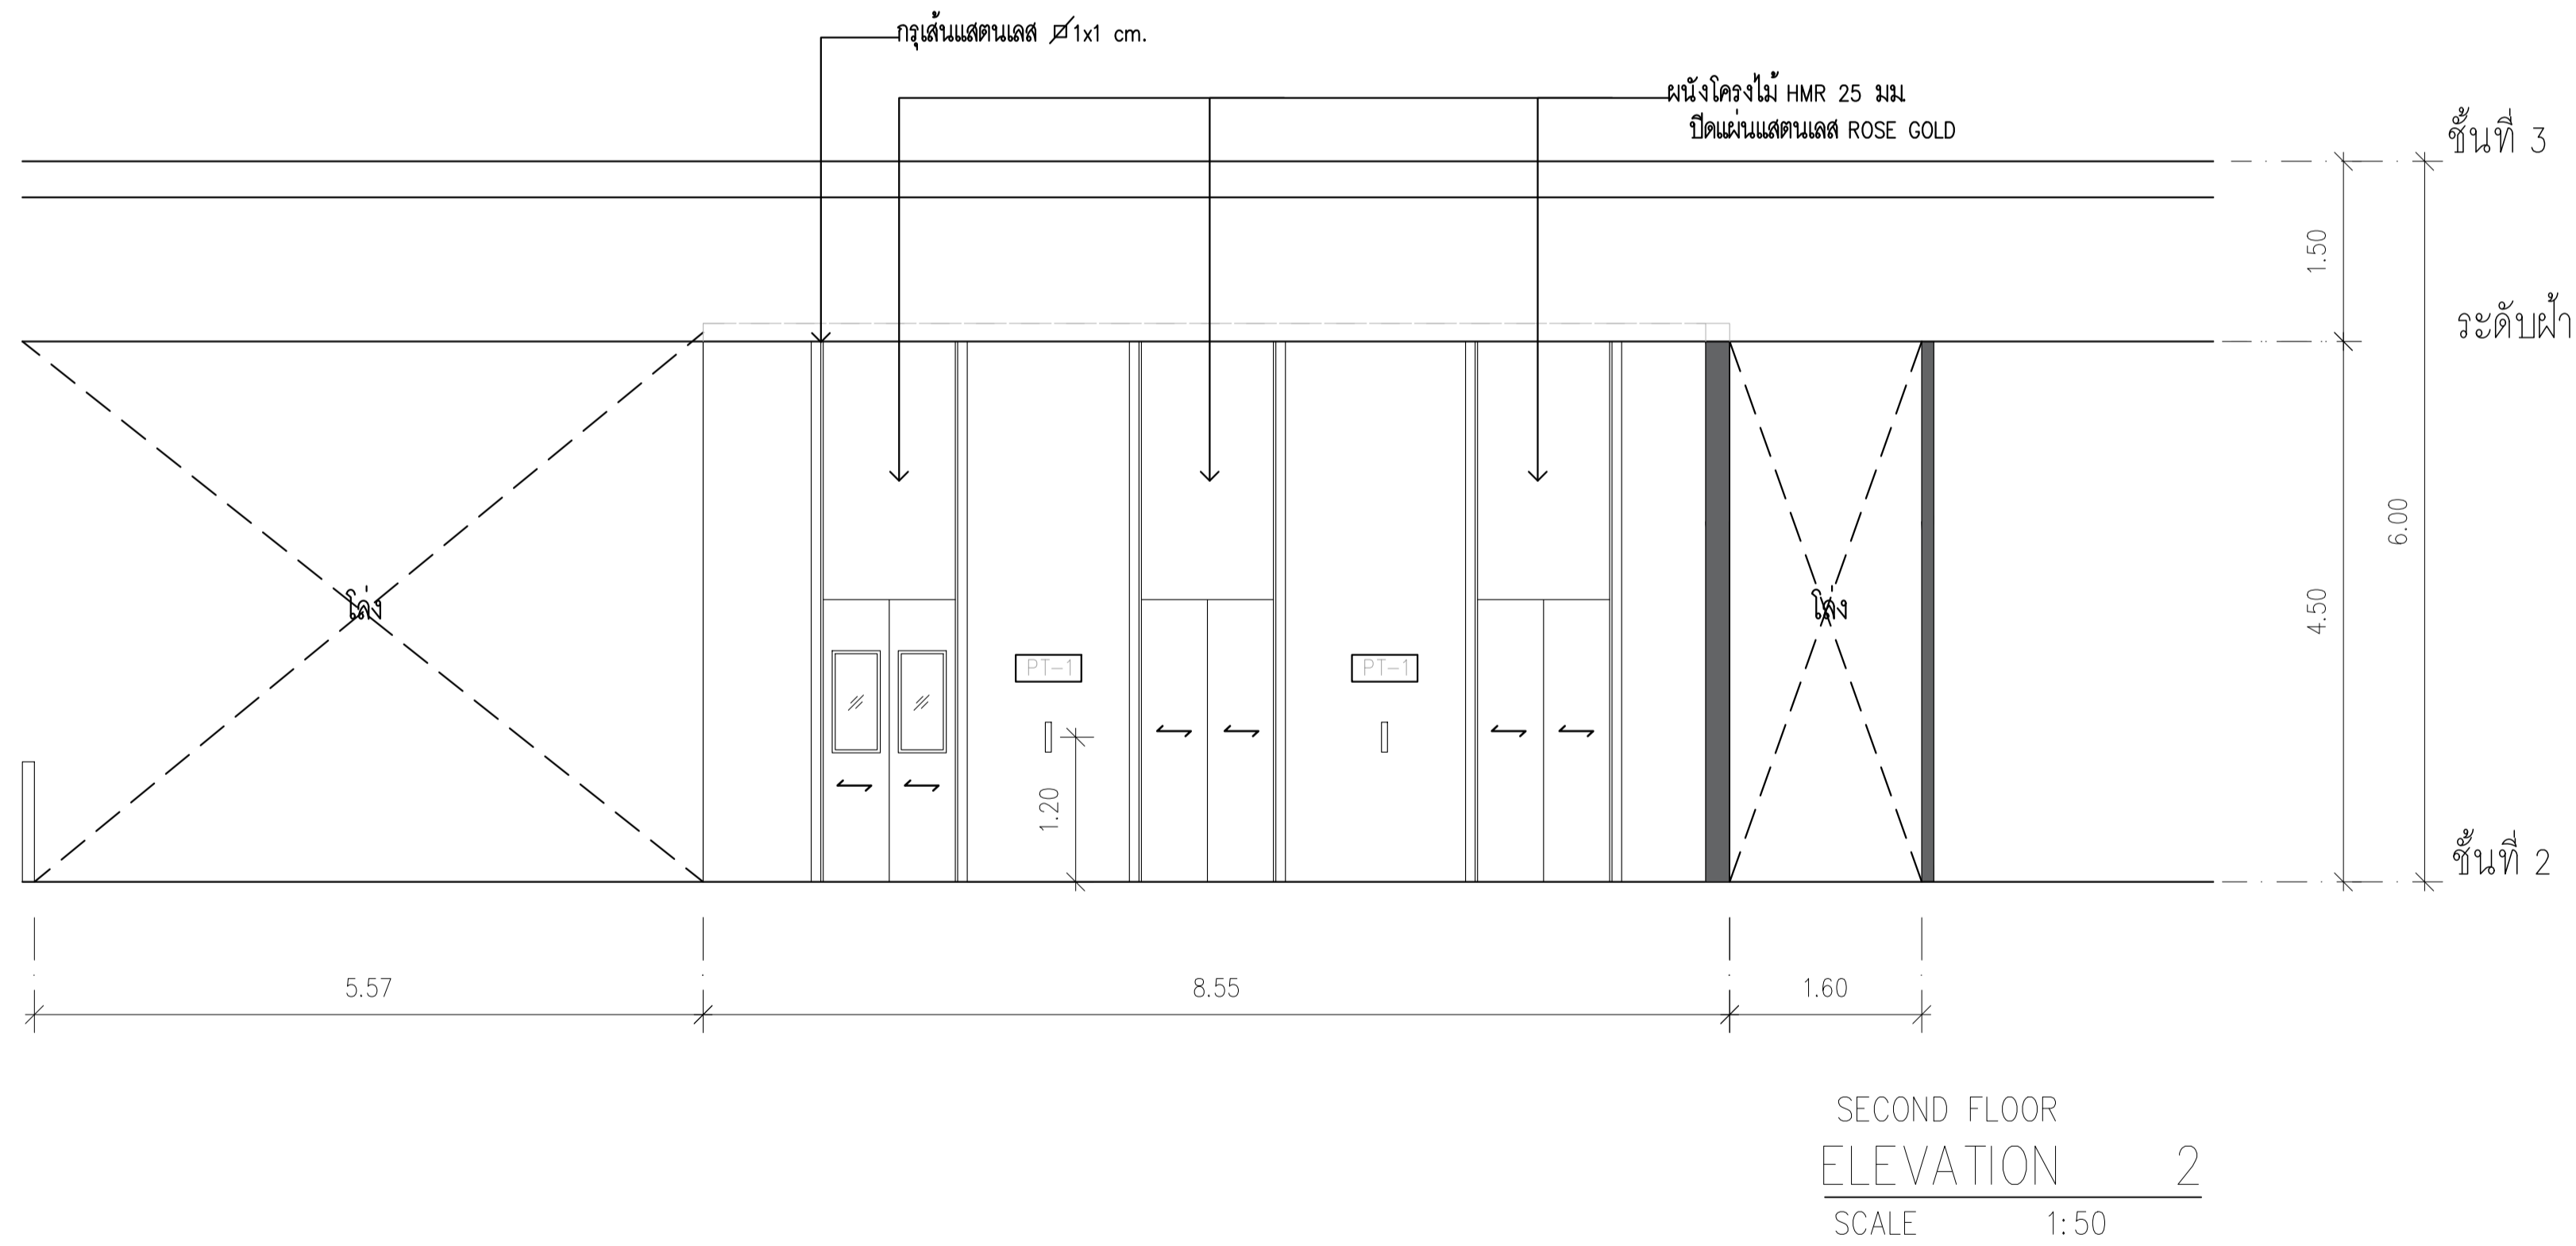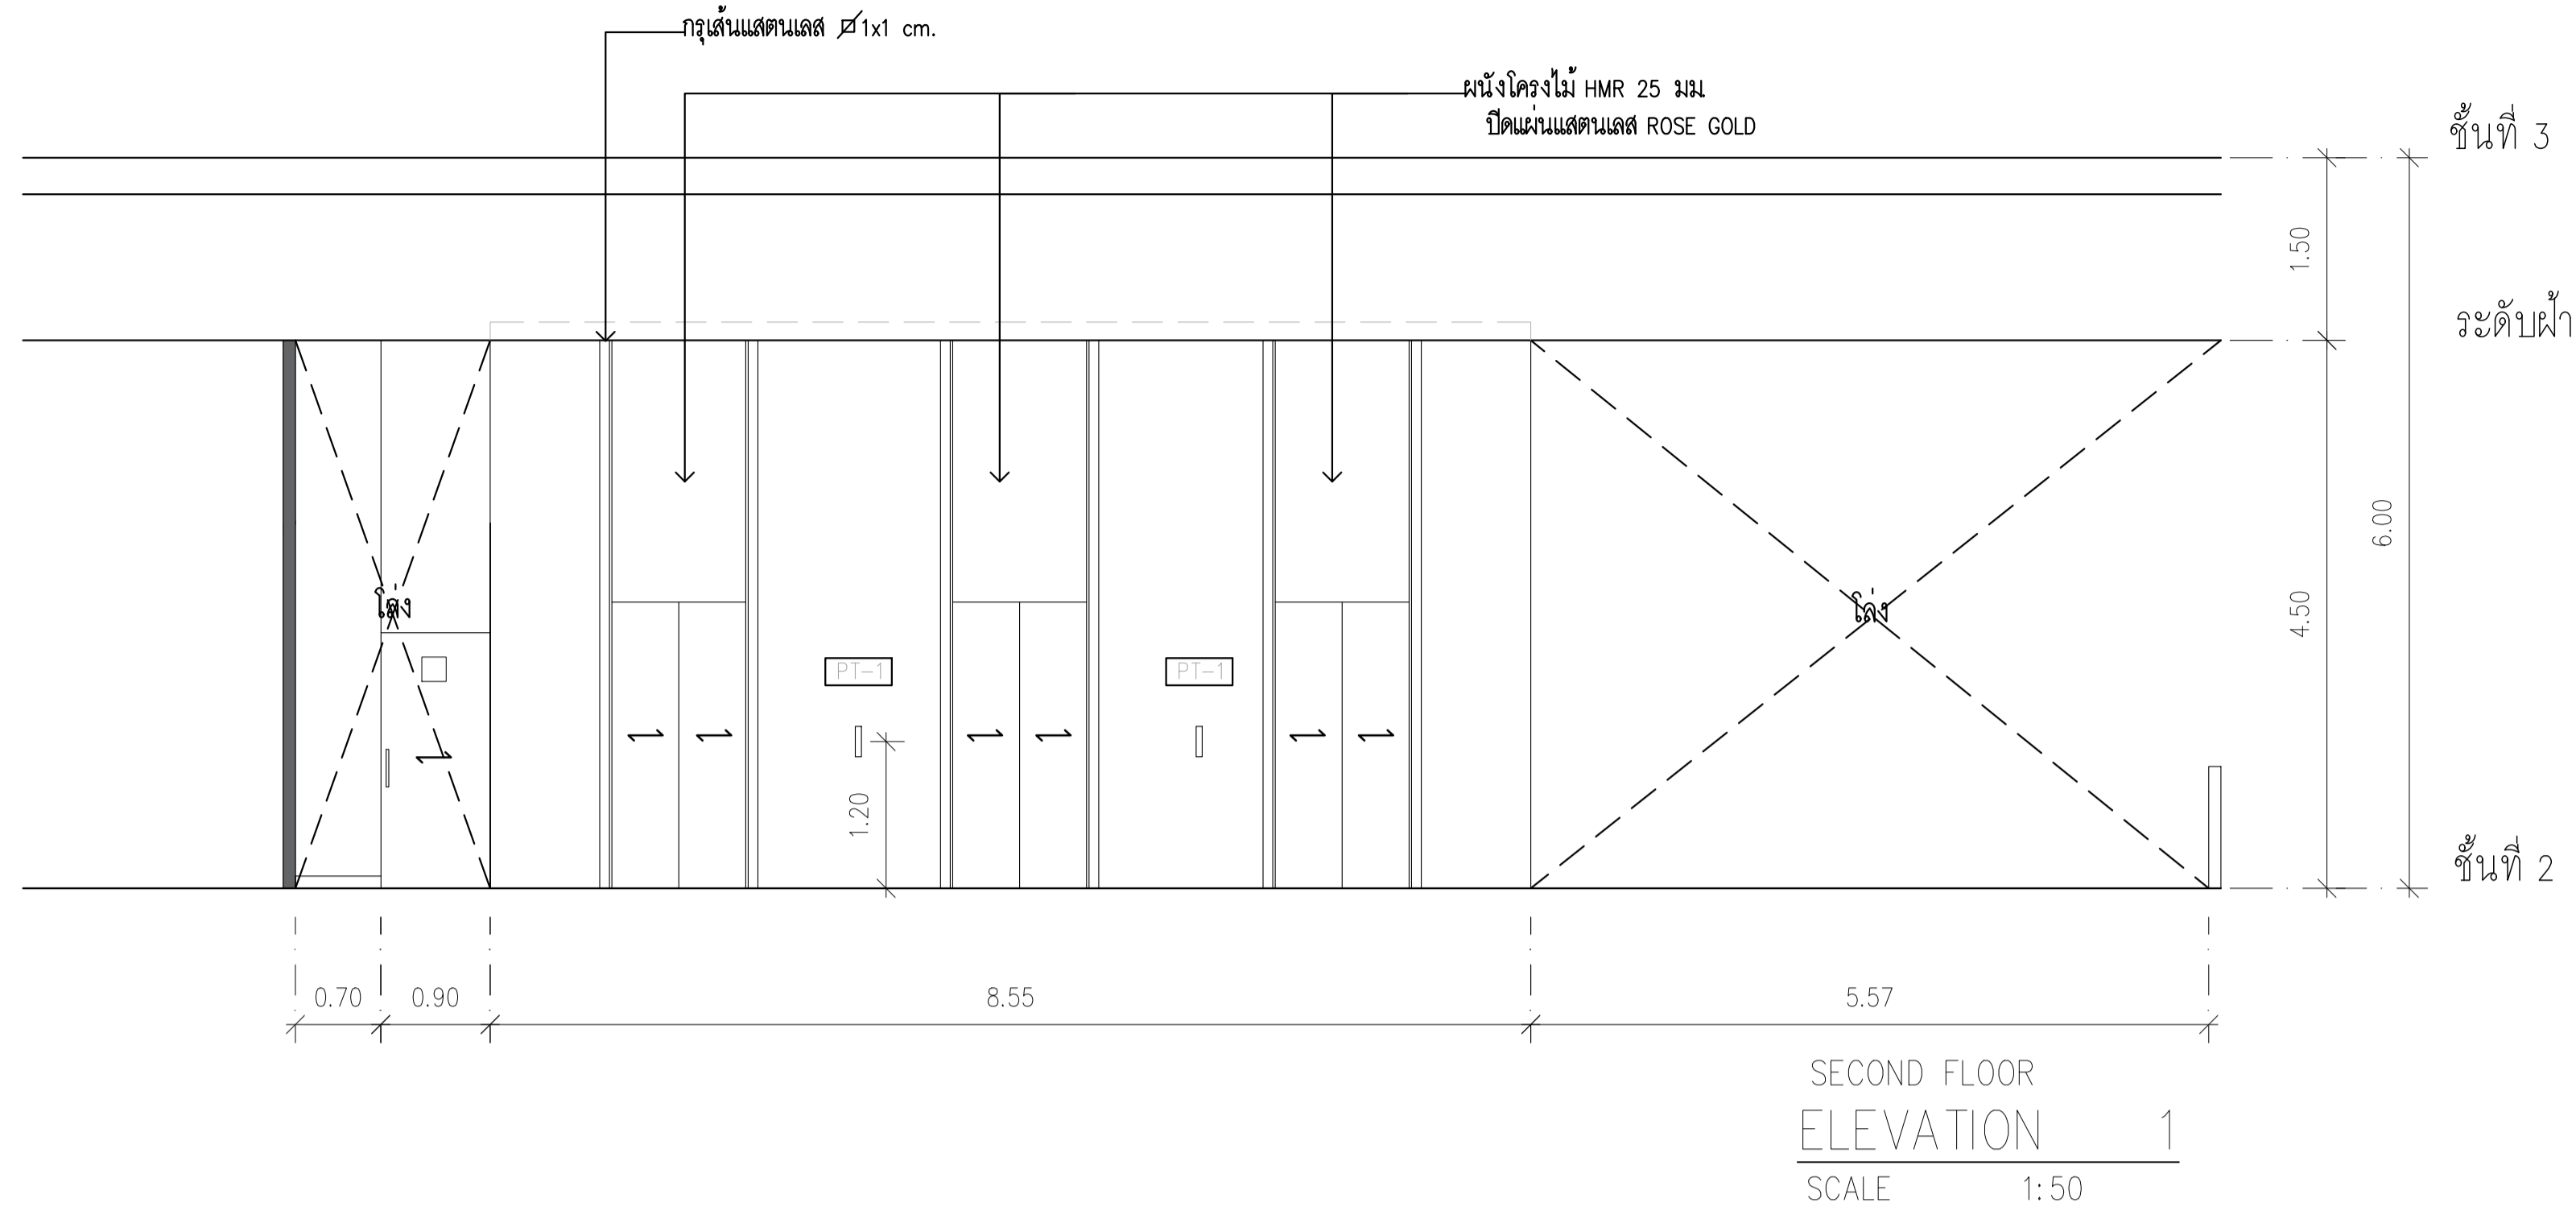


	PROJECT: อาคารพัฒนาทรัพย์สินพิเศษแห่งใหม่ เพื่อสร้างชุมชนอย่างยั่งยืน		สถาปนิก : นวาทโชติวัฒน์ วิชาญ 262361	สถาปนิก : ภรพพงษ์ วงษ์แข็ง 26284	วิศวกรโครงสร้าง : สิทธิโชค ศิริวัฒน์ สย 6090	วิศวกรตรวจสอบรายการคำนวณ : รัตติกาล พิทักษ์วงศ์ 2129	วิศวกรไฟฟ้า : เอกสิทธิ์ รัชกาลาภณีย์ สพท.4065	วิศวกรเครื่องกล : วรวิทย์ สมันตยาภักดิ์ สท.3355	วิศวกรสิ่งแวดล้อม : วรวิทย์ สมันตยาภักดิ์ สท.186	DRAWING TITLE: ELEVATION 1-2 ELEVATION 6	DWG NO: IA-10
	LOCATION: เลขที่ 114 ซอยสุขุมวิท 23 ถนนสุขุมวิท แขวงคลองเตยเหนือ เขตวัฒนา กรุงเทพมหานคร 10110		ภาควิชาสถาปัตย์ศิลป์ สสอ.2456 วุฒิปริญญาตรี 26324	อดิทย ไชยศิริวัฒน์ สย 9850	วิศวกรเครื่องกล : พลภัทร พงศ์ณานุกาฬ สท.4494	DATE: 24/04/2566	SCALE: 1:50	IMPORTANT NOTE: THIS DRAWING ALL DIMENSIONS SHOULD BE CHECKED ON THE SITE AND SHOP DRAWING SHOULD BE PREPARED BEFORE CONSTRUCTION BY CONTRACTOR.			

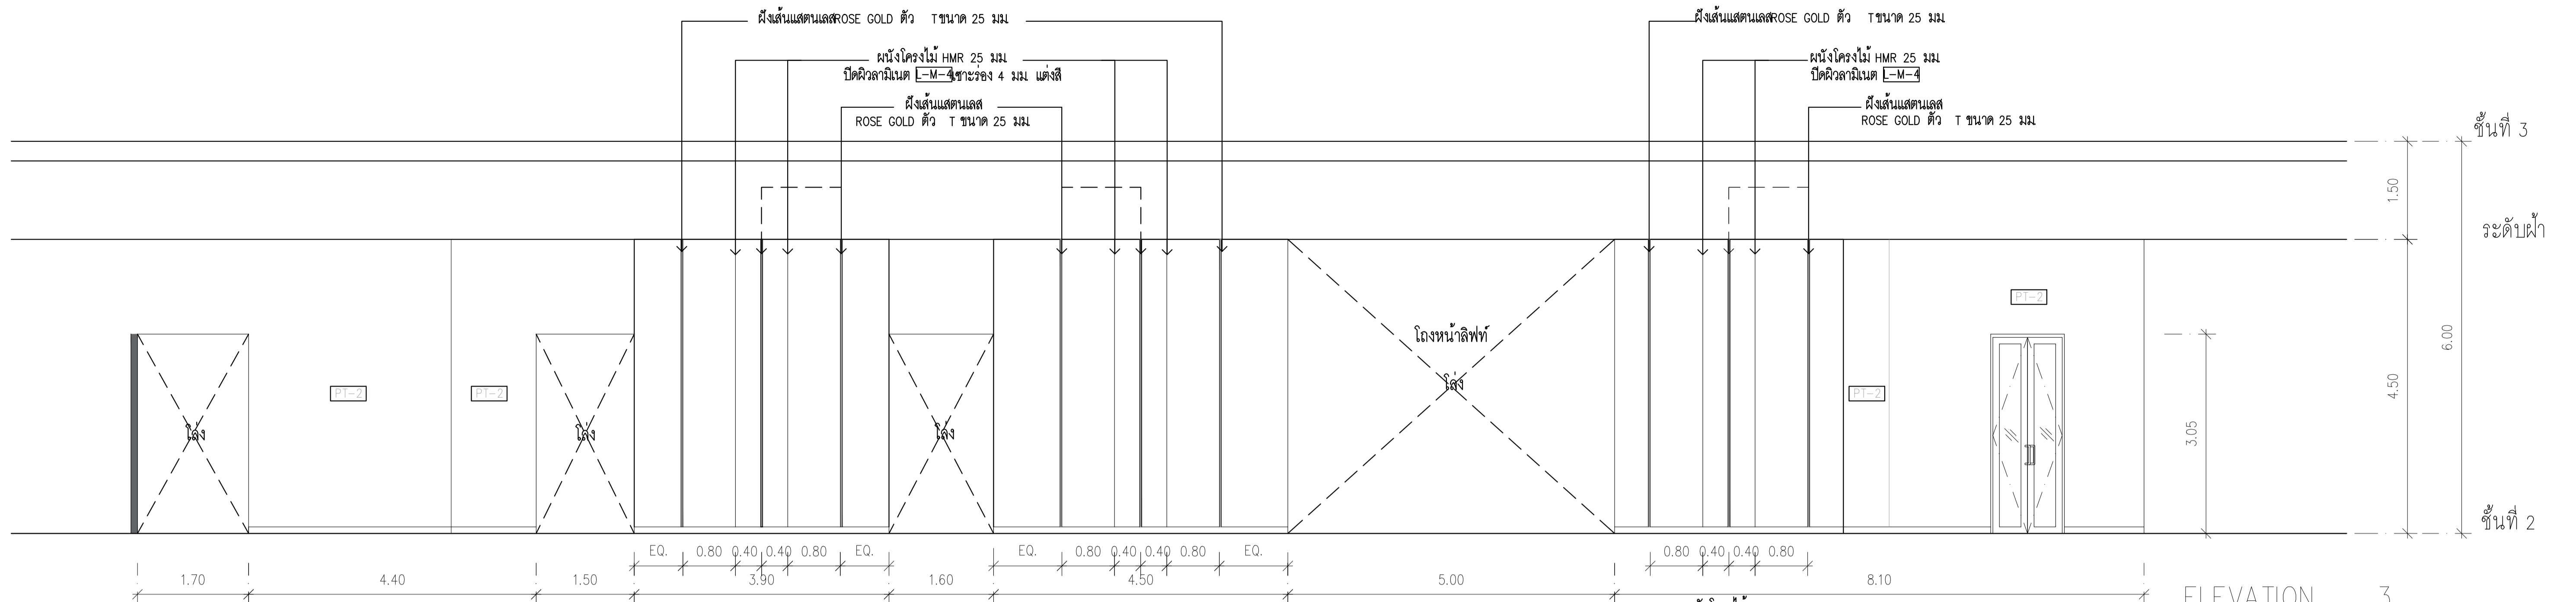

ELEVATION 3  
SCALE 1:50

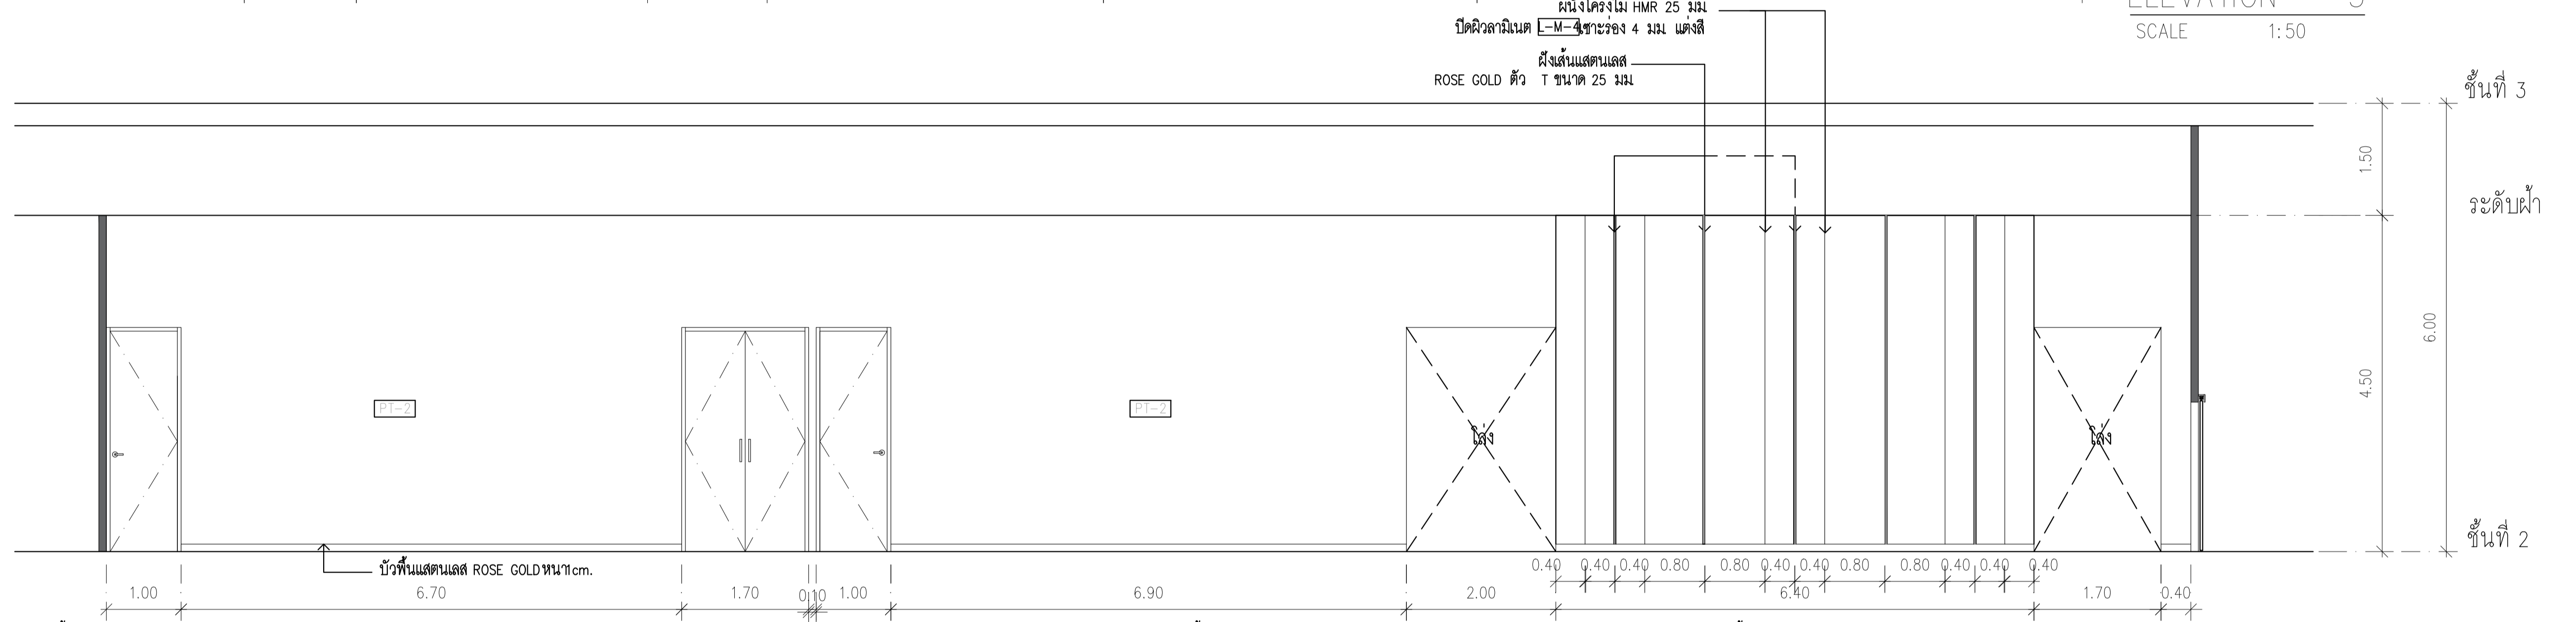


ELEVATION 4  
SCALE 1:50

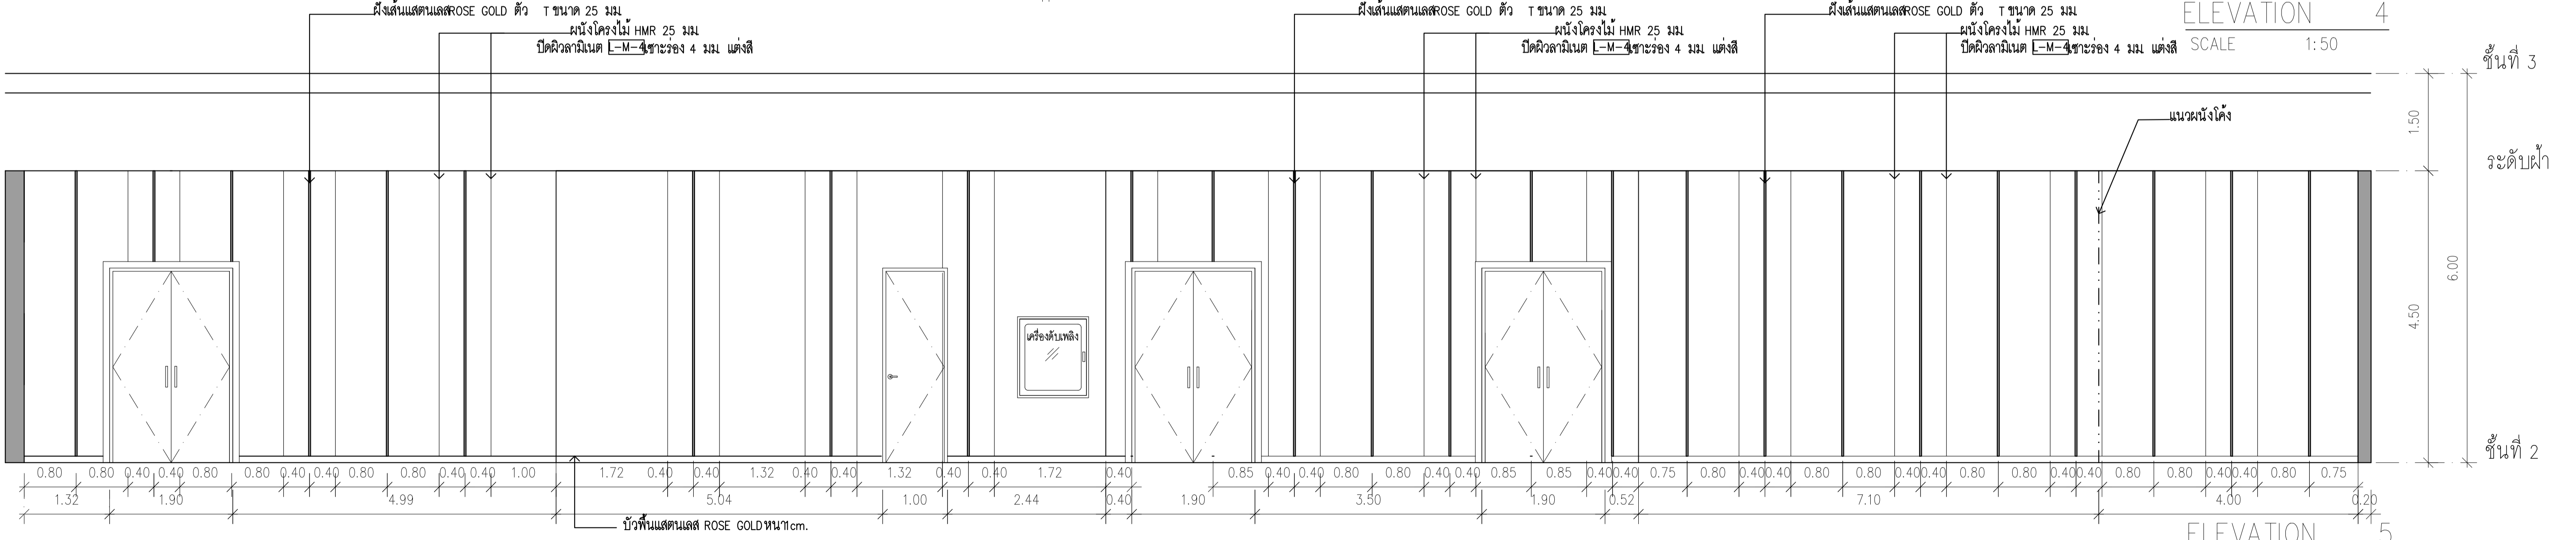


ELEVATION 5  
SCALE 1:50


	<b>PROJECT:</b> อาคารพัฒนาที่พักชุมชนฯ เพื่อสร้างชุมชนอย่างยั่งยืน <b>LOCATION:</b> เลขที่ 114 ซอยสุขุมวิท 23 ถนนสุขุมวิท แขวงคลองจั่นเหนือ เขตวัฒนา กรุงเทพมหานคร 10110 <b>OWNER:</b> มหาวิทยาลัยศรีนครินทรวิโรฒ		<b>สถาปนิก :</b> นวาท โครว์ลิ้น วิษณุ 26284 ภานุวัฒน์ สินธวิชัย สสจ. 2456 <b>สถาปนิก :</b> ภรพพงษ์ วงษ์แข็ง ภสจ. 26284 วุฒิพงษ์ คำแสน ภสจ. 26324 <b>วิศวกรโครงสร้าง :</b> สิทธิโชค ศิริวัฒน์ สย 6090 อติชัย โล่ห์ศิริวัฒน์ สย 9850	<b>วิศวกรเครื่องจักรกล :</b> วิศกร ใจดี สย 2129 <b>วิศวกรไฟฟ้า :</b> เอกสิทธิ์ รักษาคุณเกียรติ สทท. 4065 <b>วิศวกรเครื่องกล :</b> วรวิทย์ สมันตยาภักดิ์ สท. 3355 พลนัท ทอดนันทนภาพ สท. 4494	<b>วิศวกรสิ่งแวดล้อม :</b> วรวิทย์ สมันตยาภักดิ์ สท. 186 <b>วิศวกรช่างเชื่อม :</b> วรวิทย์ สมันตยาภักดิ์ สท. 186	<b>DRAWING TITLE:</b> ELEVATION 3-4 SECOND FLOOR	<b>DWG NO.:</b> IA-11 <b>DATE:</b> 24/04/2566 <b>SCALE:</b> 1:50		
	<b>PROJ. NO.:</b> 2024-01		<b>DATE:</b> 24/04/2566	<b>SCALE:</b> 1:50	<b>OWNER:</b> มหาวิทยาลัยศรีนครินทรวิโรฒ	<b>DESIGNER:</b> นวาท โครว์ลิ้น	<b>CHECKER:</b> ภานุวัฒน์	<b>APPROVER:</b> นวาท โครว์ลิ้น	<b>REVISION:</b> 1. แก้ไขรายละเอียดการติดตั้งประตูหน้าต่าง
	<b>PROJECT NO.:</b> 2024-01		<b>DATE:</b> 24/04/2566	<b>SCALE:</b> 1:50	<b>OWNER:</b> มหาวิทยาลัยศรีนครินทรวิโรฒ	<b>DESIGNER:</b> นวาท โครว์ลิ้น	<b>CHECKER:</b> ภานุวัฒน์	<b>APPROVER:</b> นวาท โครว์ลิ้น	<b>REVISION:</b> 1. แก้ไขรายละเอียดการติดตั้งประตูหน้าต่าง

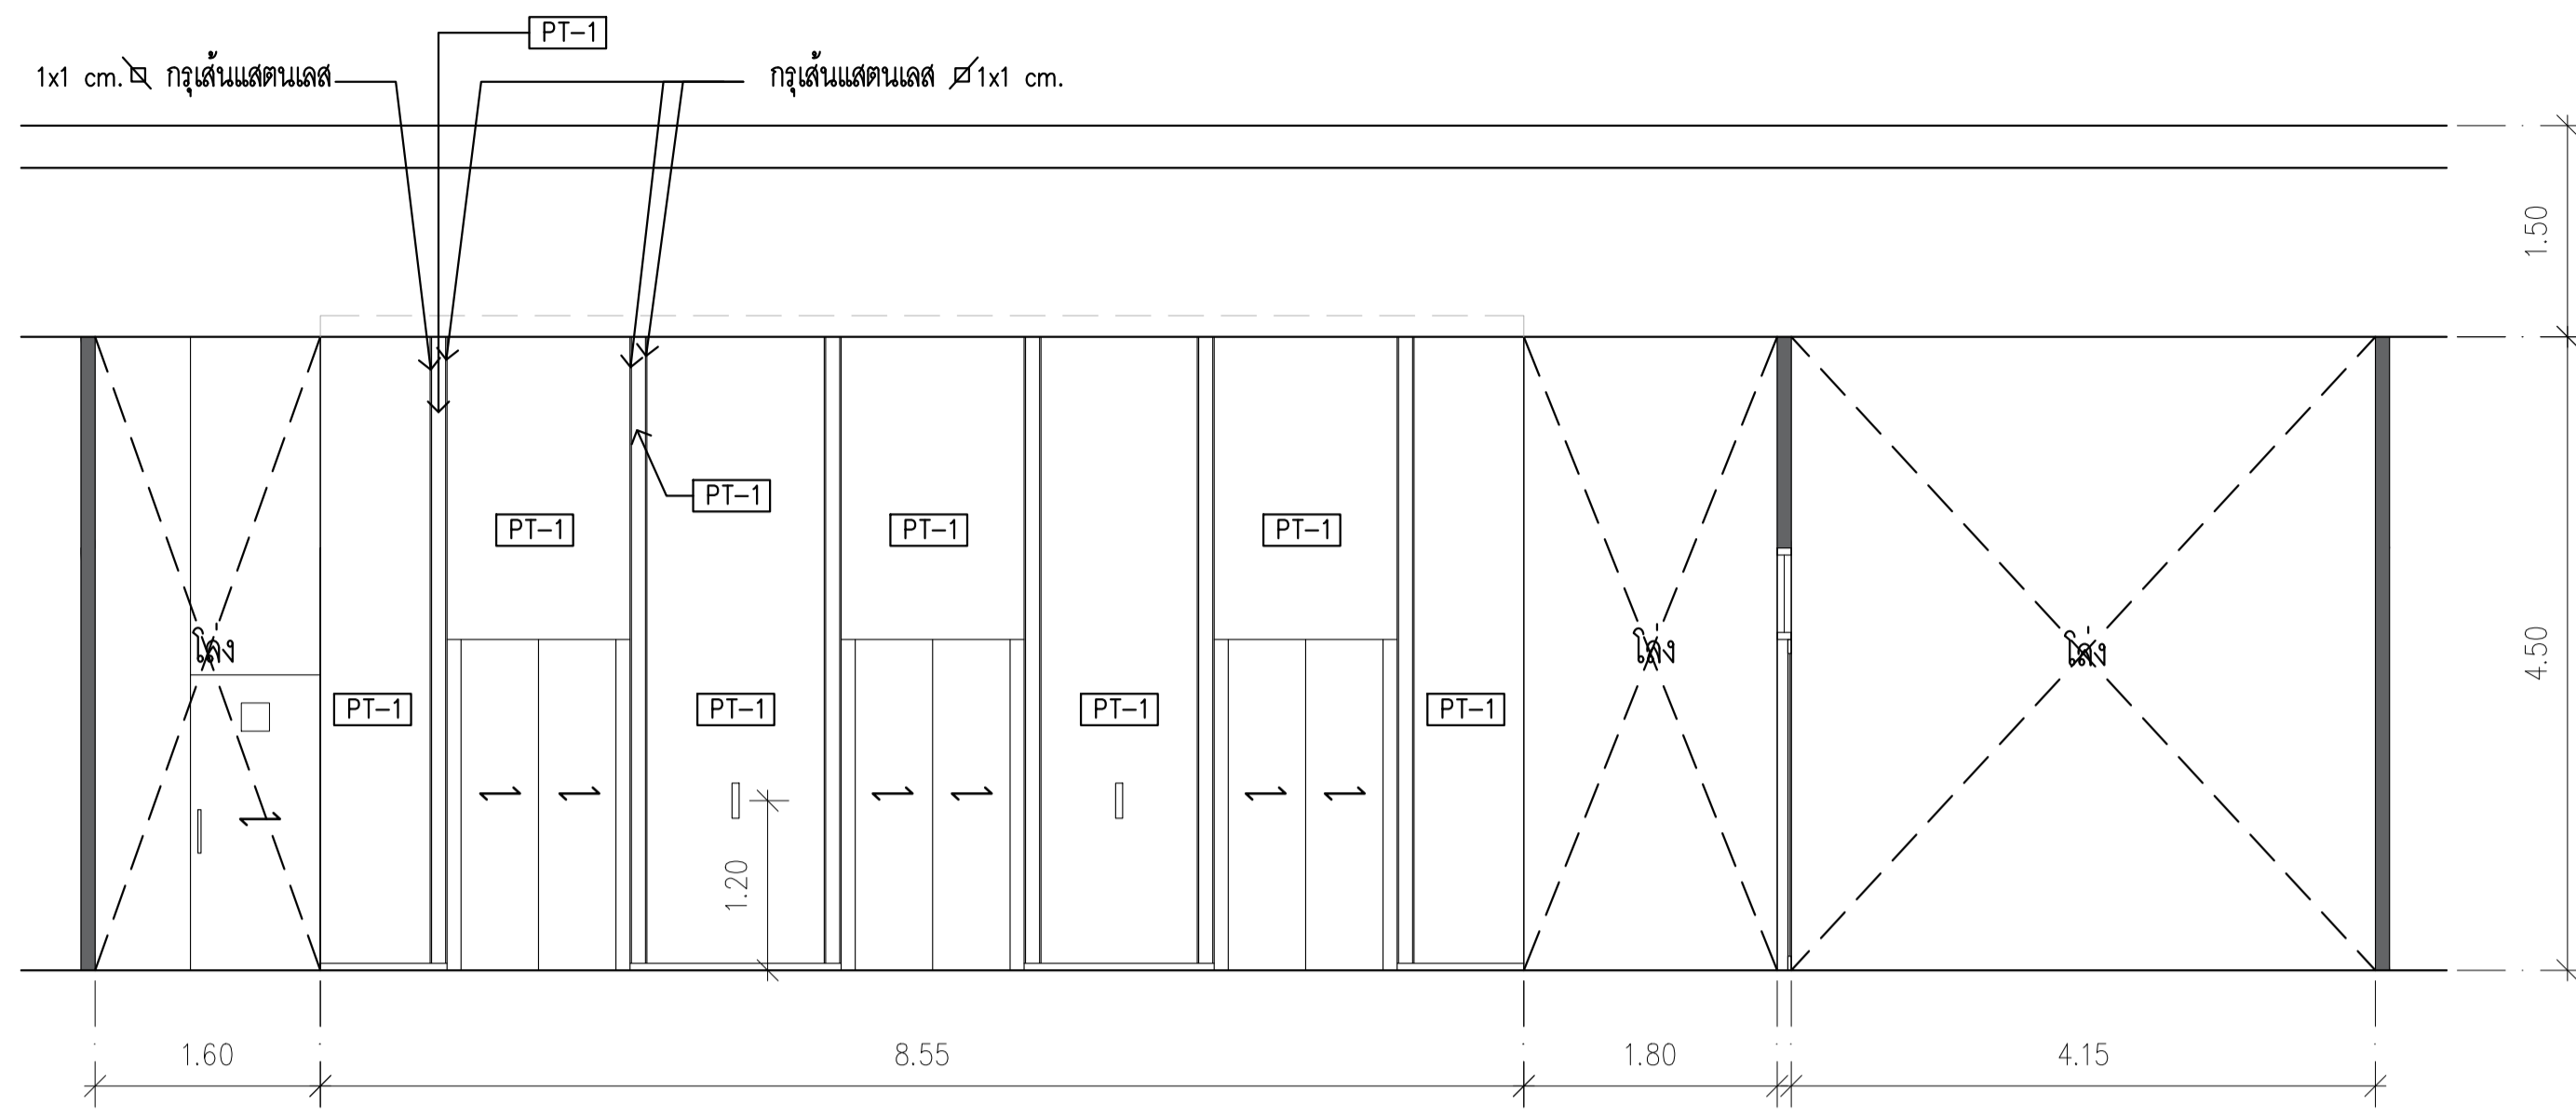


3rd FLOOR  
ELEVATION 1  
SCALE 1:50

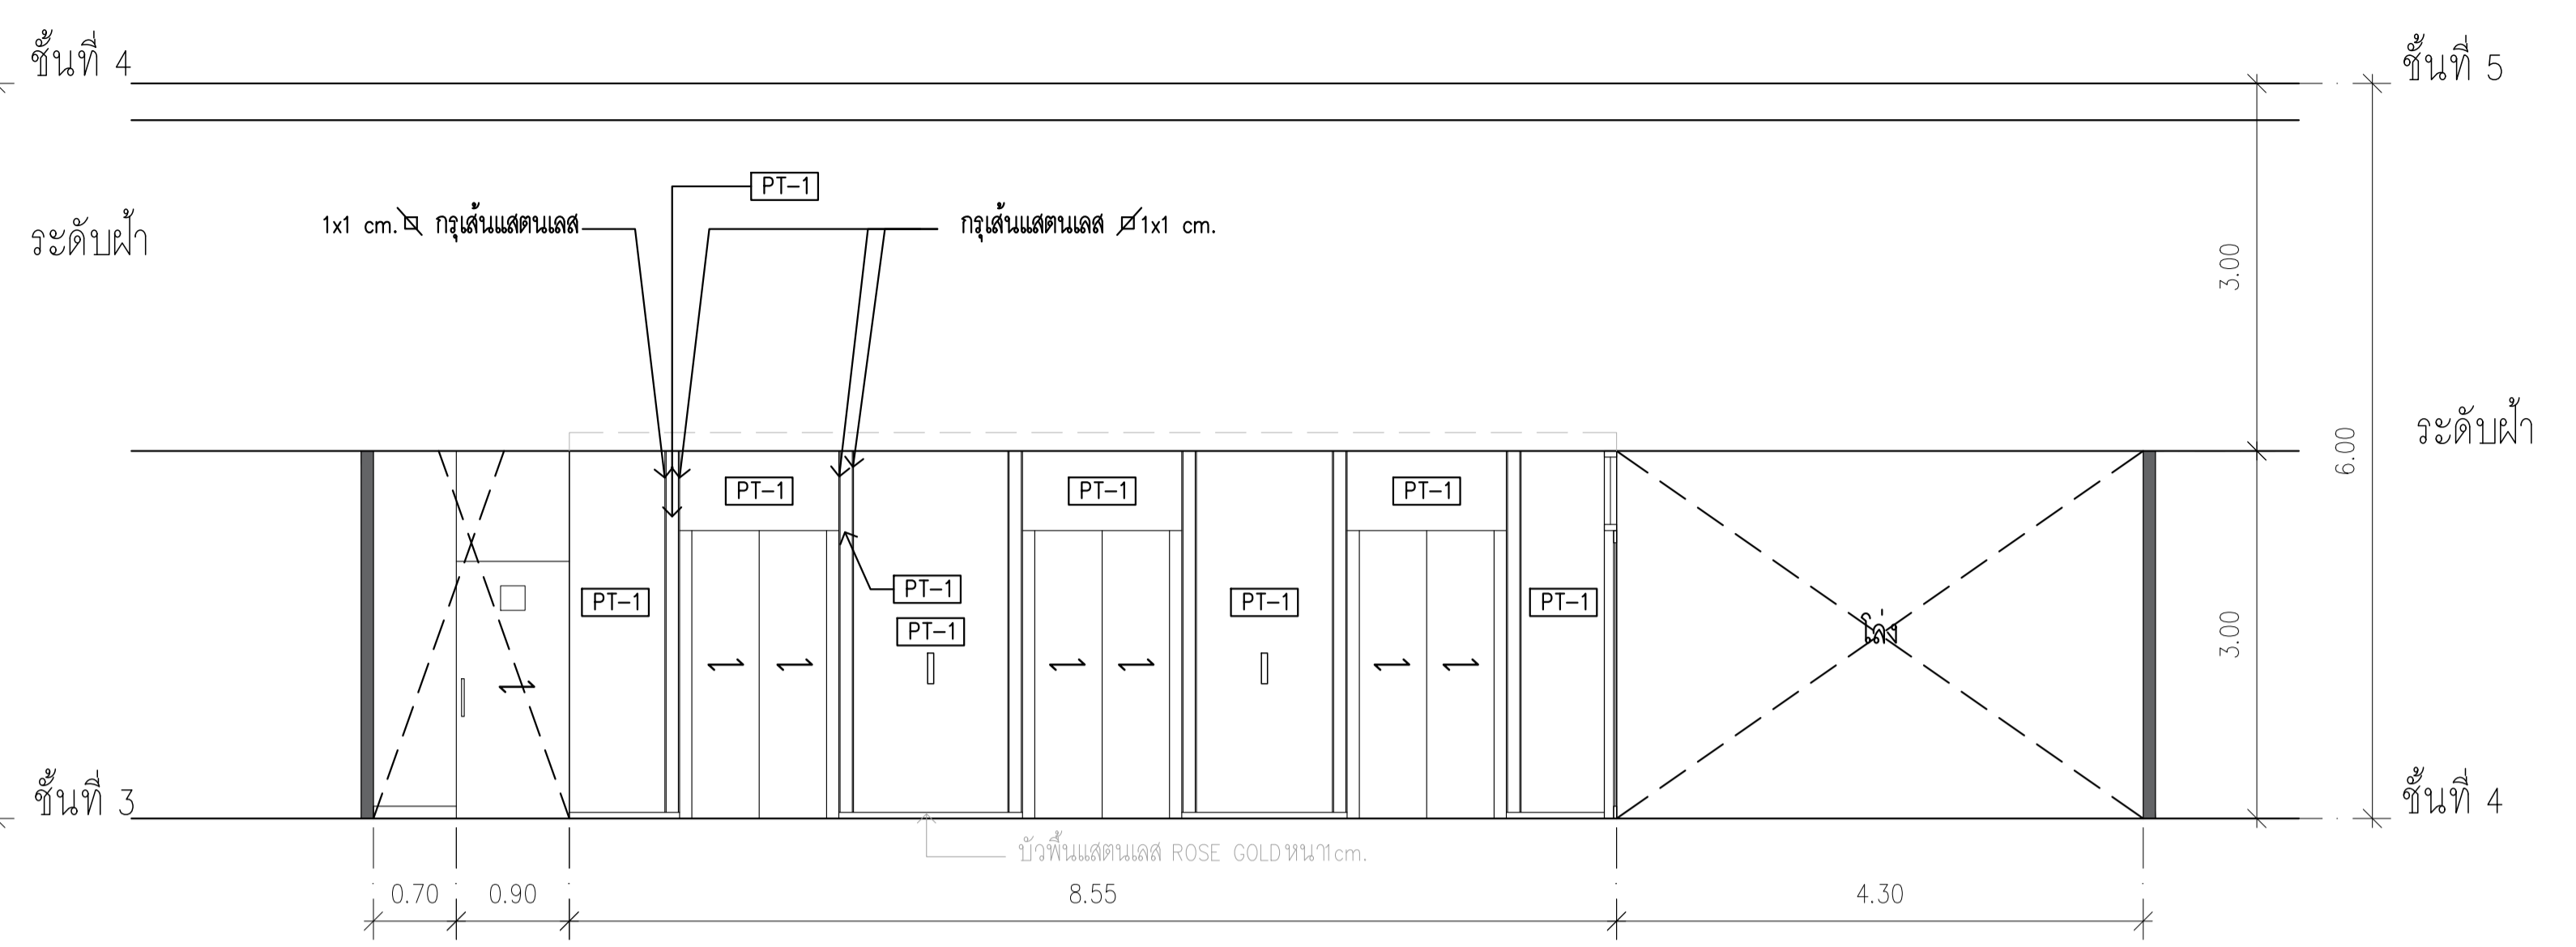

4th FLOOR  
ELEVATION 1  
SCALE 1:50





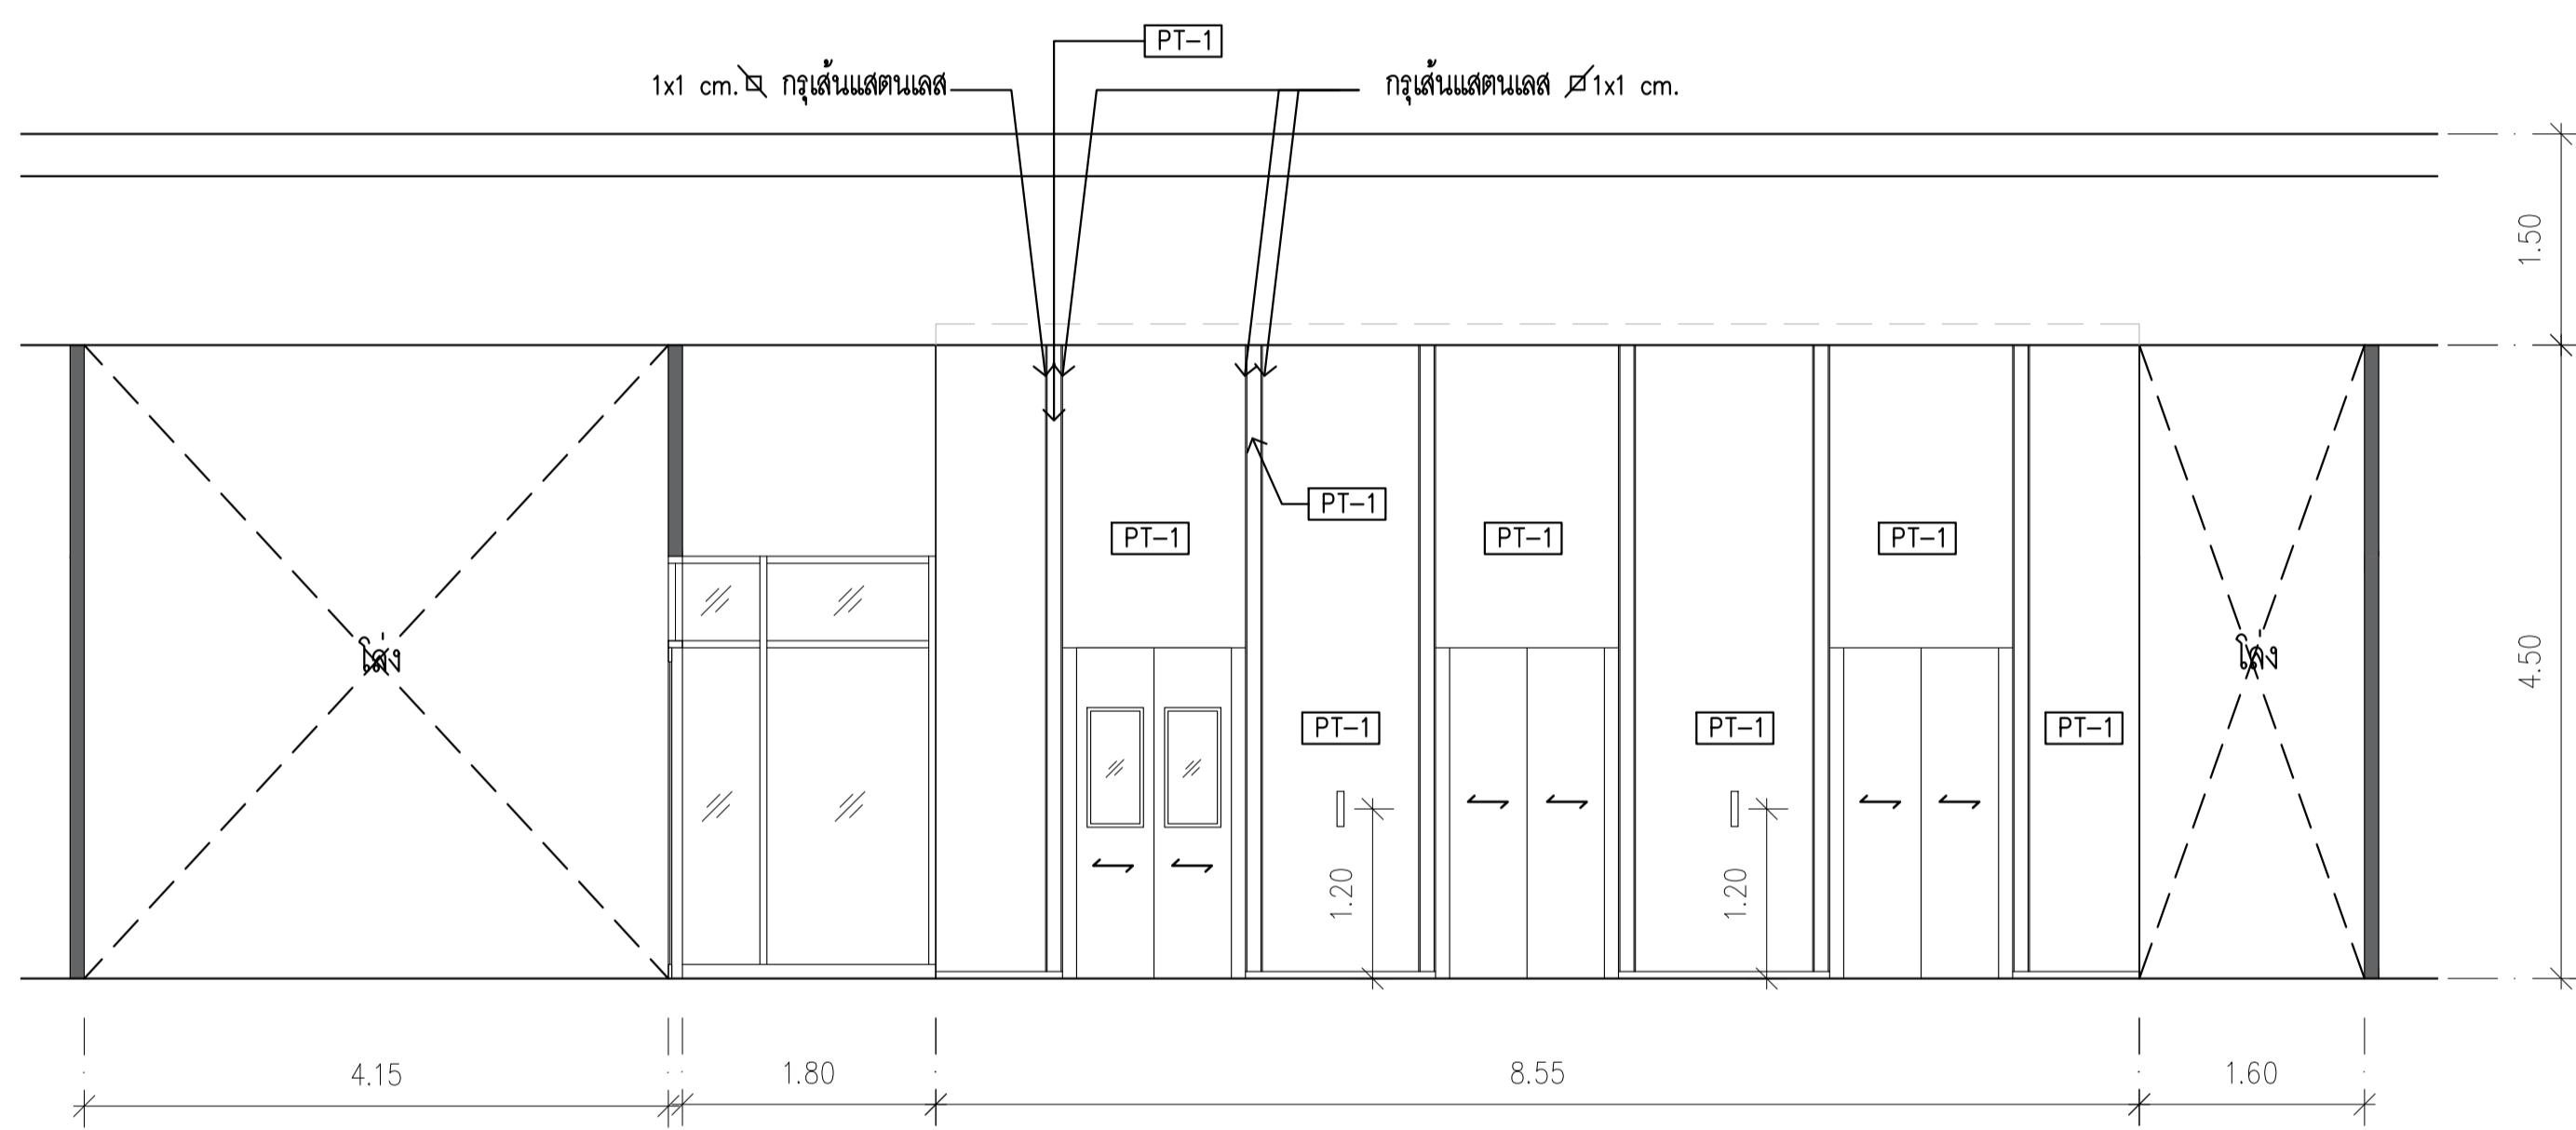


3rd FLOOR  
ELEVATION 2  
SCALE 1:50


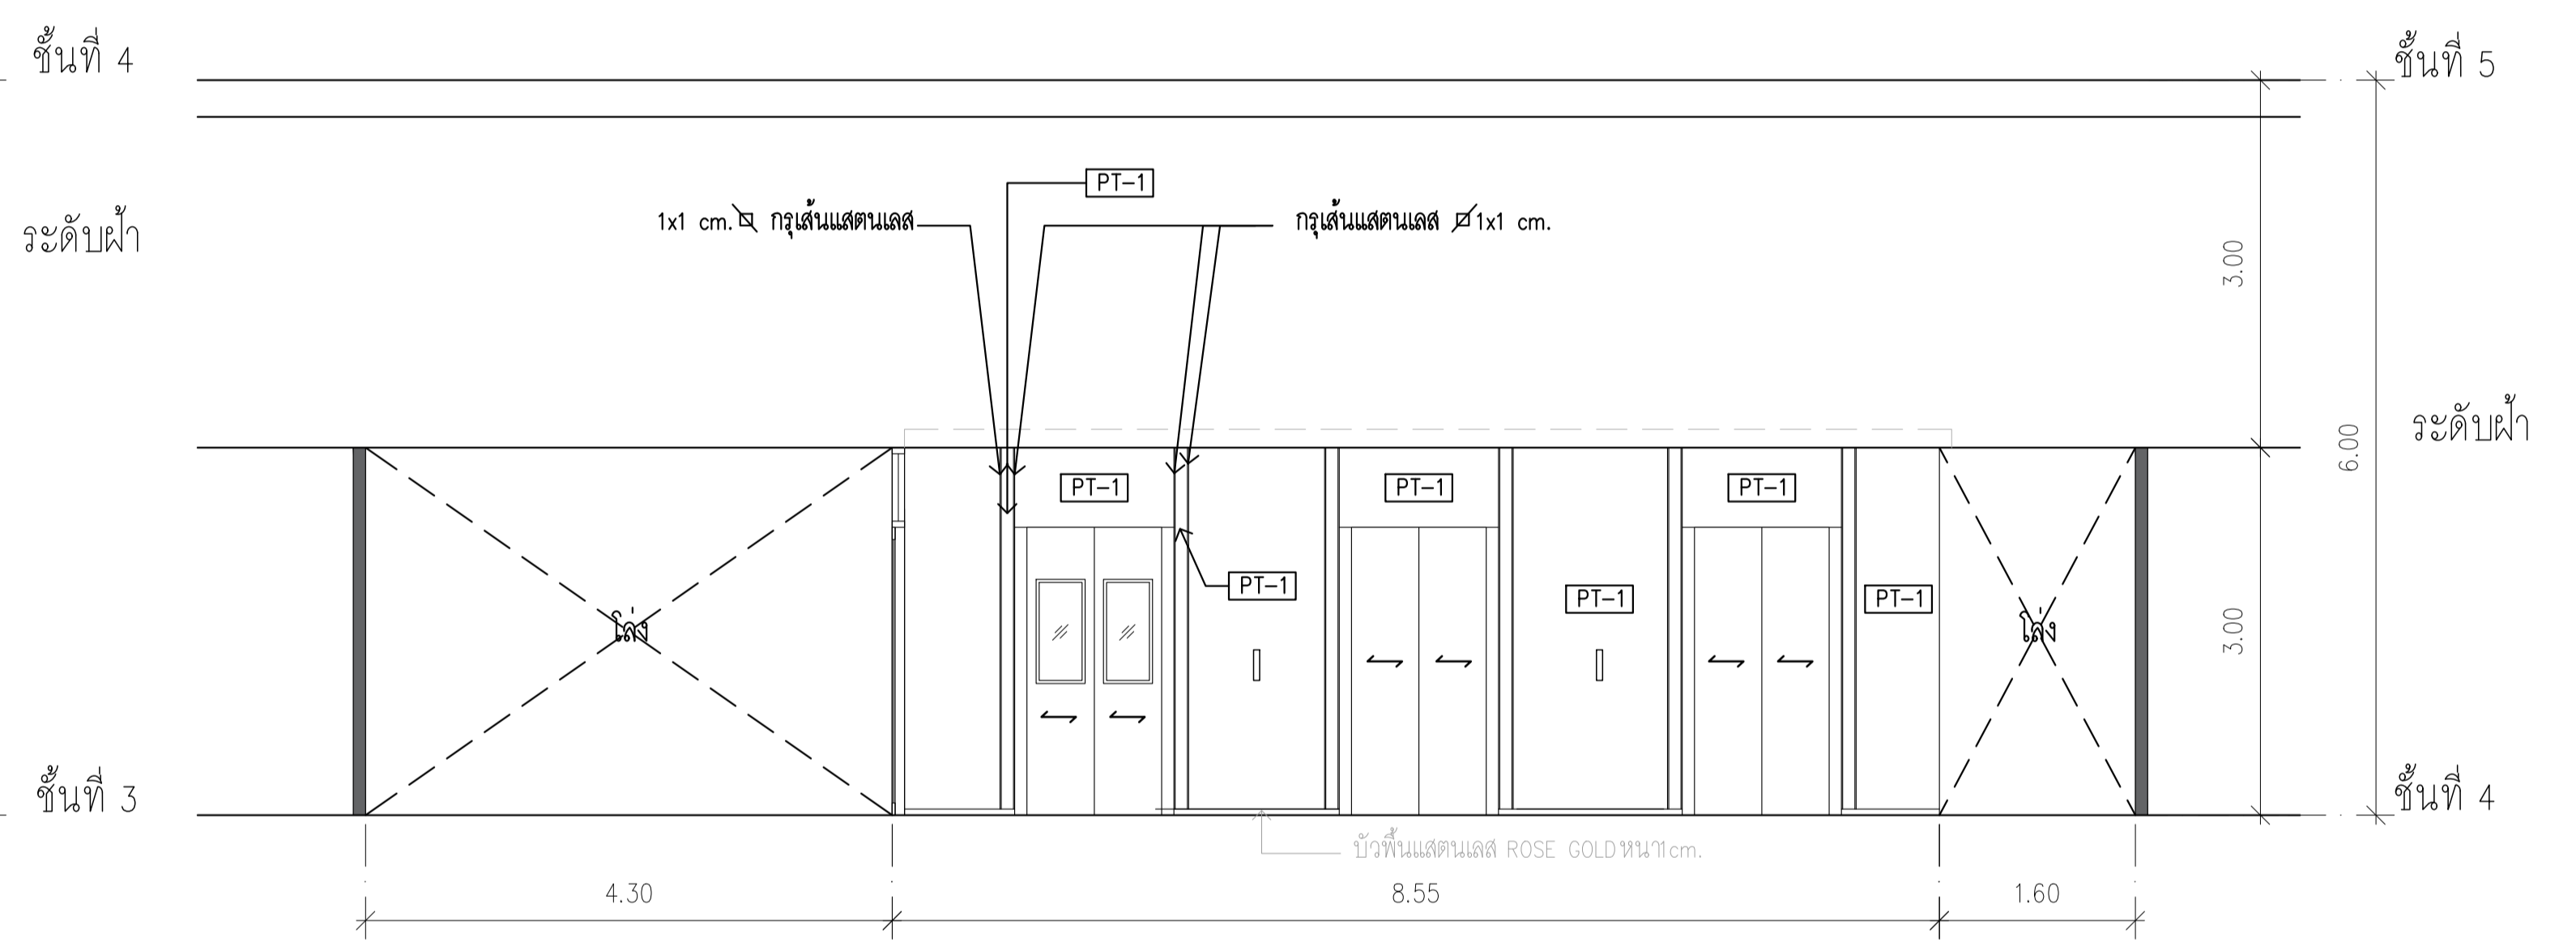


4th FLOOR  
ELEVATION 2  
SCALE 1:50


	PROJECT: อาคารพัฒนาทรัพย์สินนครินทร์ เพื่อสร้างชุมชนอยู่อาศัยยั่งยืน		สถาปนิก : นวราโพธิ์วัฒน์ วิเศษ 26284	สถาปนิก : ภรพรพงษ์ วงษ์แข็ง 26284	วิศวกรโครงสร้าง : สิทธิโชค ศิริวัฒน์ สย 6090	วิศวกรตรวจสอบรายการคำนวณ : วิฑิตศักดิ์ พิทักษ์วงศ์ วย 2129	วิศวกรไฟฟ้า : เอกสิทธิ์ รักษาผลฤทธิยชาติ สพท.4065	วิศวกรเครื่องกล : วรวิทย์ สมันตยาภักดิ์ สก.3355	วิศวกรสิ่งแวดล้อม : วรวิทย์ สมันตยาภักดิ์ สส.186	DRAWING TITLE: ELEVATION 1-2 3rd FLOOR 4th FLOOR	DWG NO: IA-12
	LOCATION: เลขที่ 114 ซอยสุขุมวิท 23 ถนนสุขุมวิท แขวงคลองจั่นเหนือ เขตวัฒนา กรุงเทพมหานคร 10110		ภาควัฒนน์ สินธุวิทย์ สส.2456 วุฒิพงษ์ คำแสน 26324	อดิത്യ โล่ห์ศิริรัตน์ สย 9850	วิศวกรสิ่งของกล : พลวิทย์ พงศ์ณานุกาฬ สก.4494	DATE: 24/04/2566	SCALE: 1:50	IMPORTANT: NOT SCALE THIS DRAWING. ALL DIMENSIONS SHOULD BE CHECKED ON THE SITE AND SHOP DRAWING SHOULD BE PREPARED BEFORE CONSTRUCTION BY CONTRACTOR.			

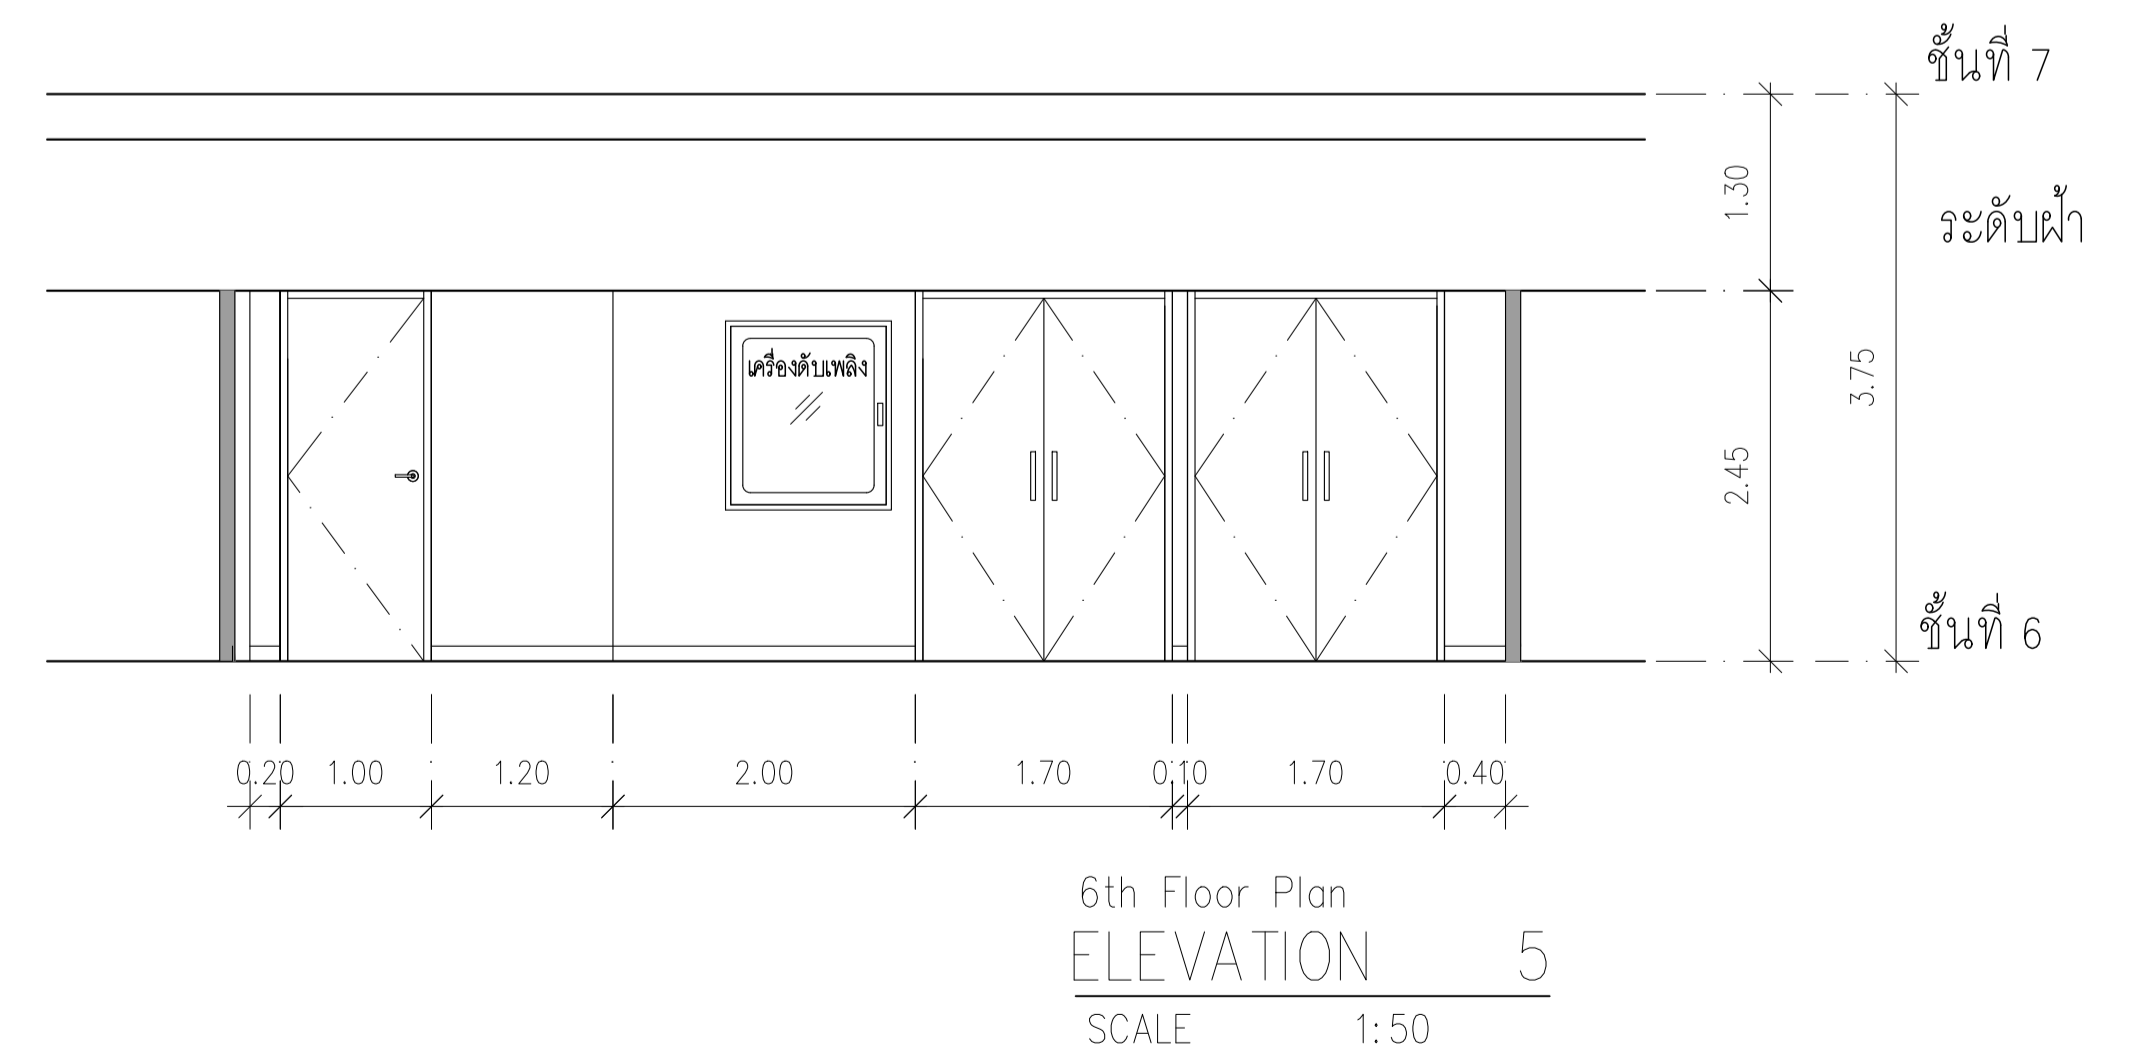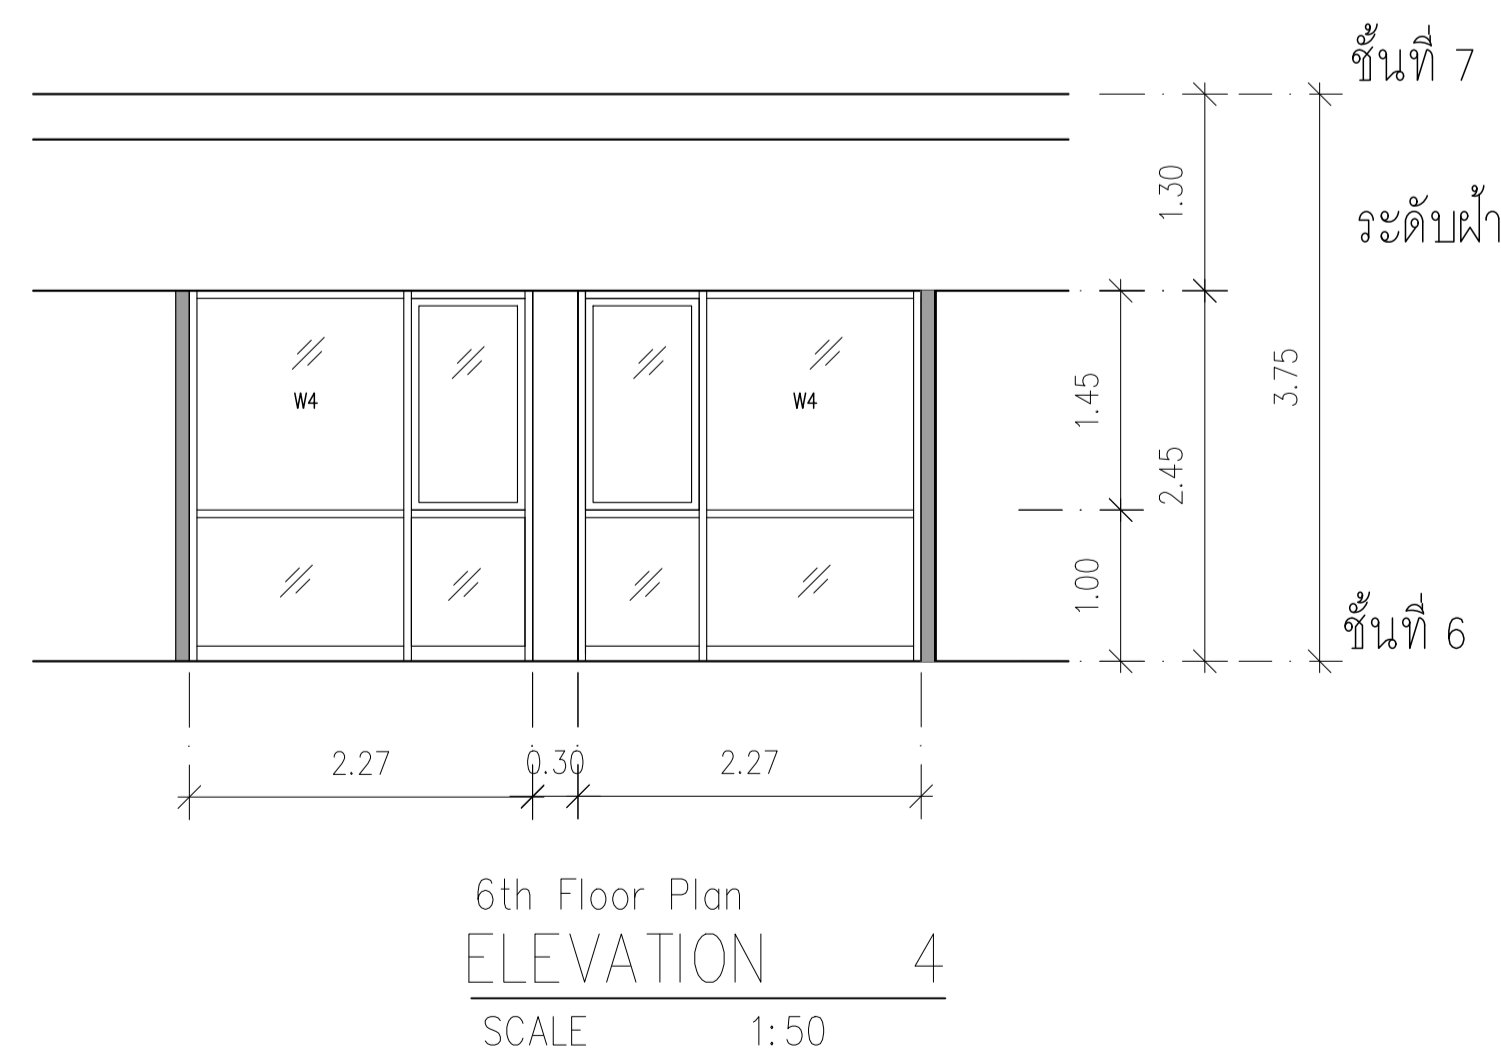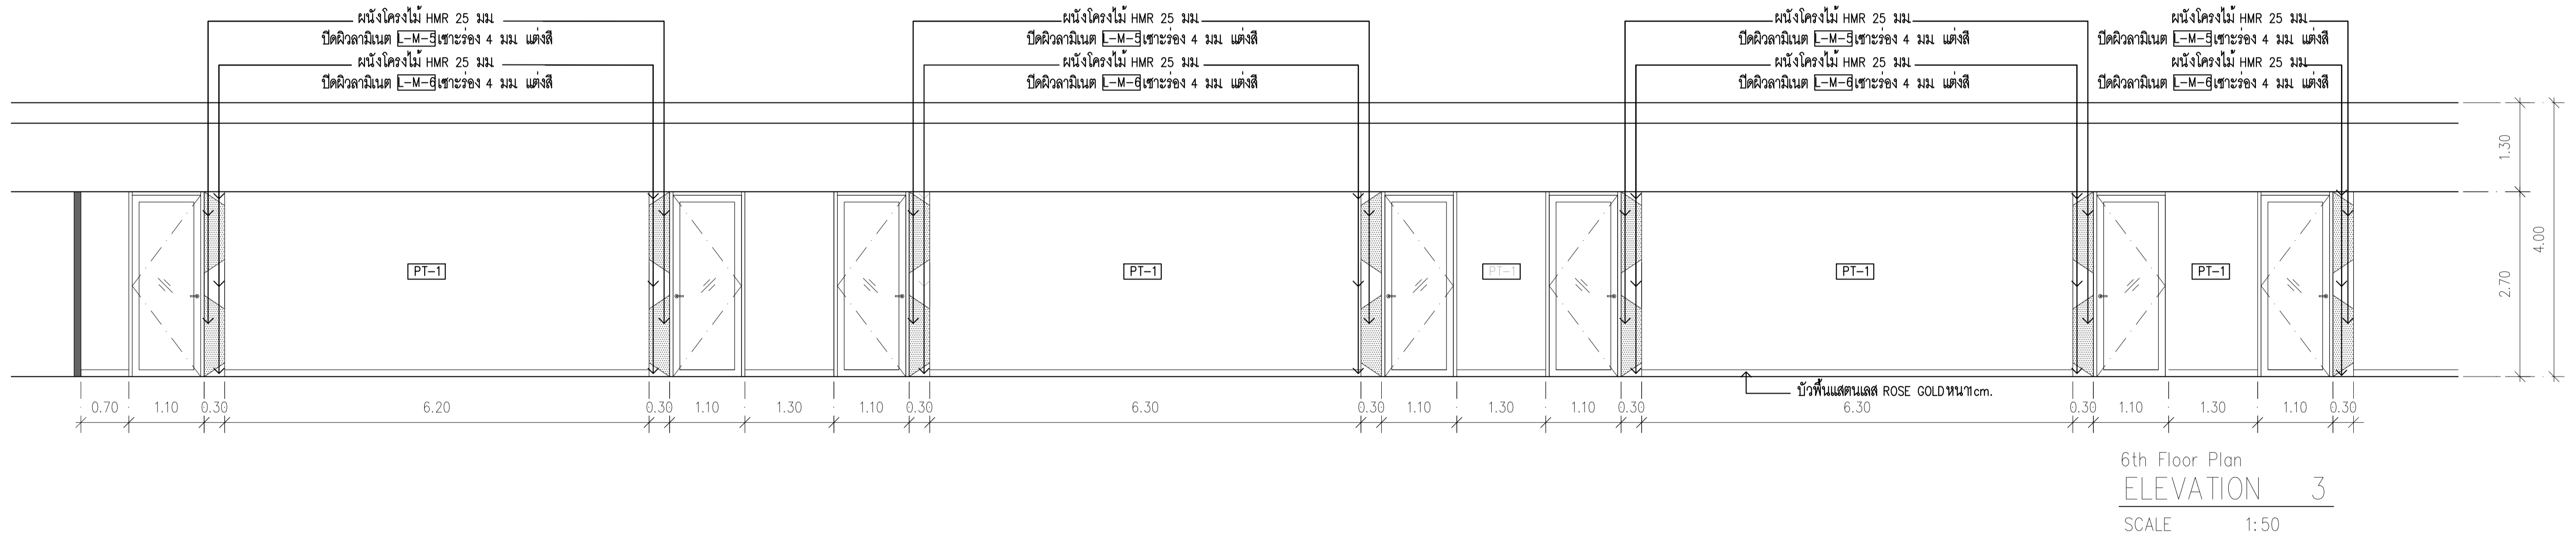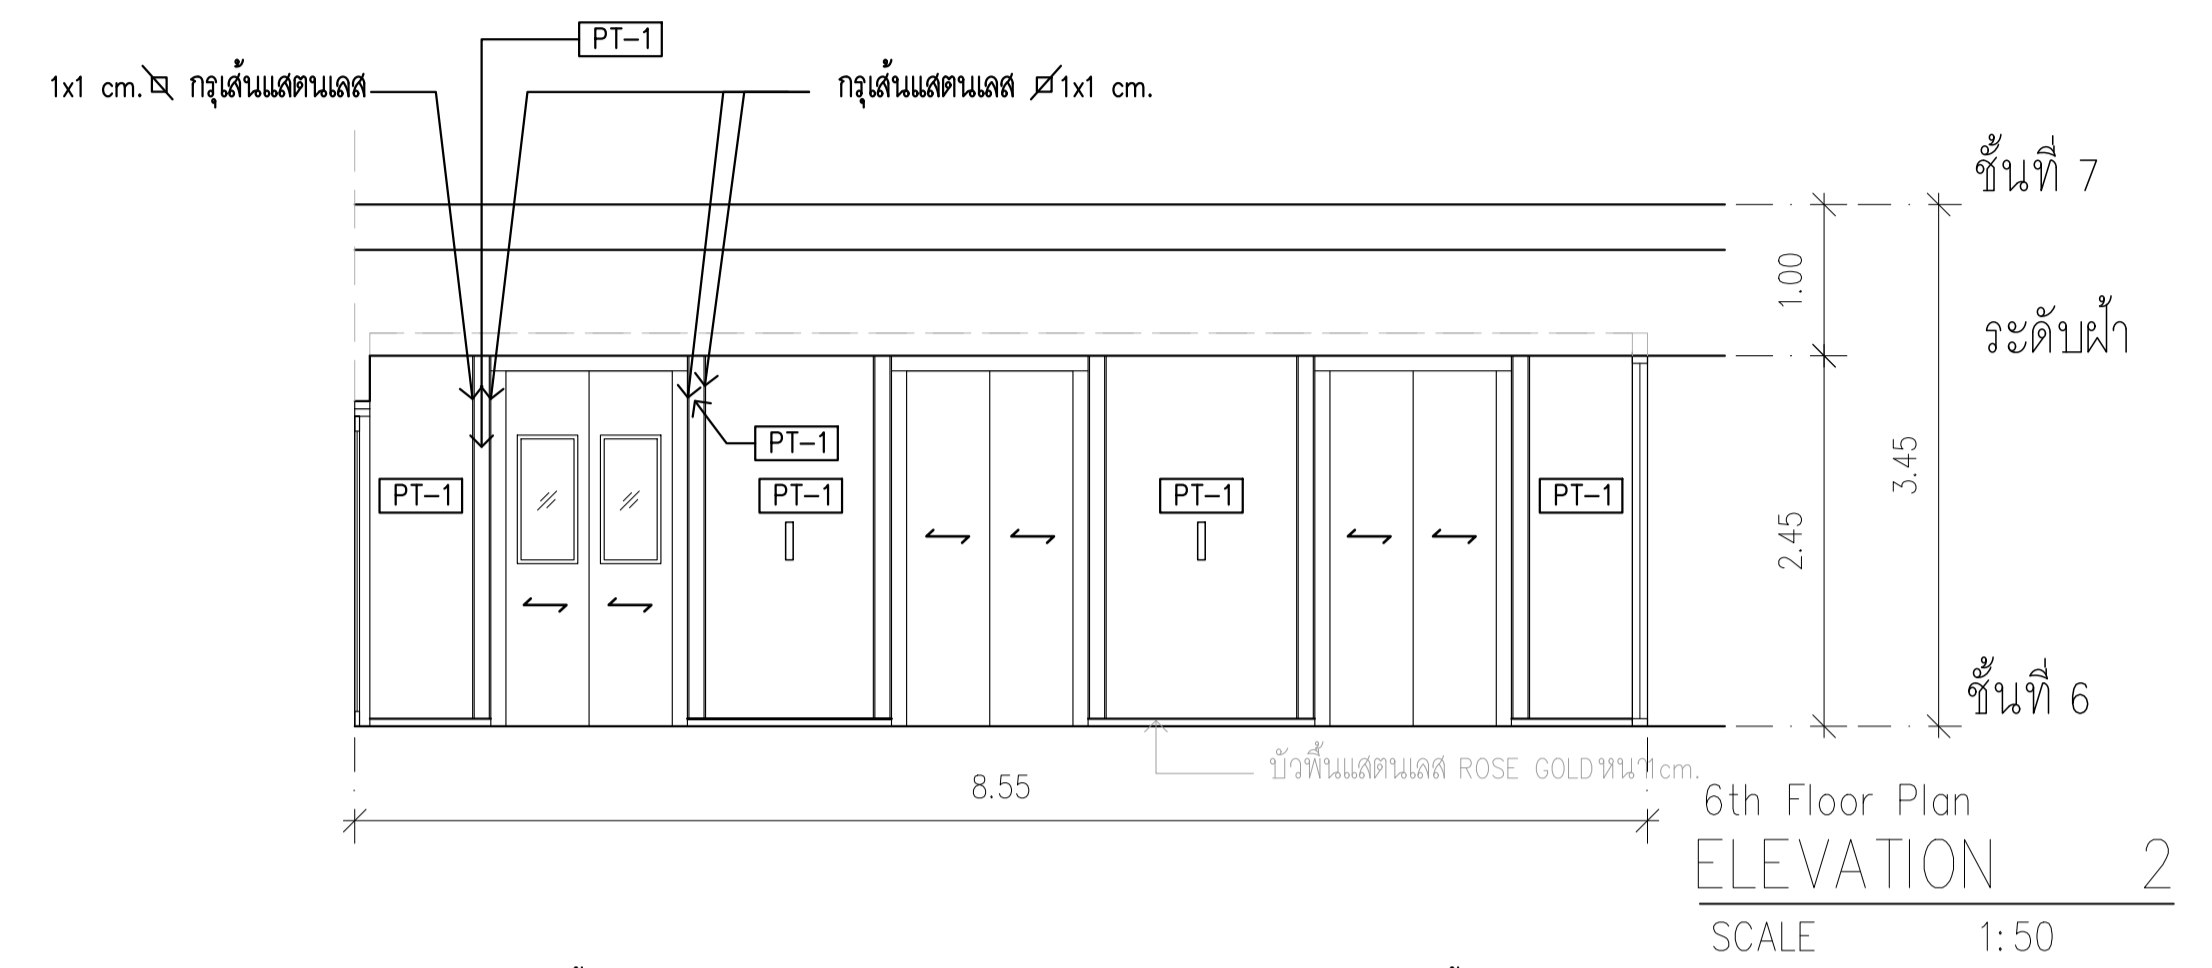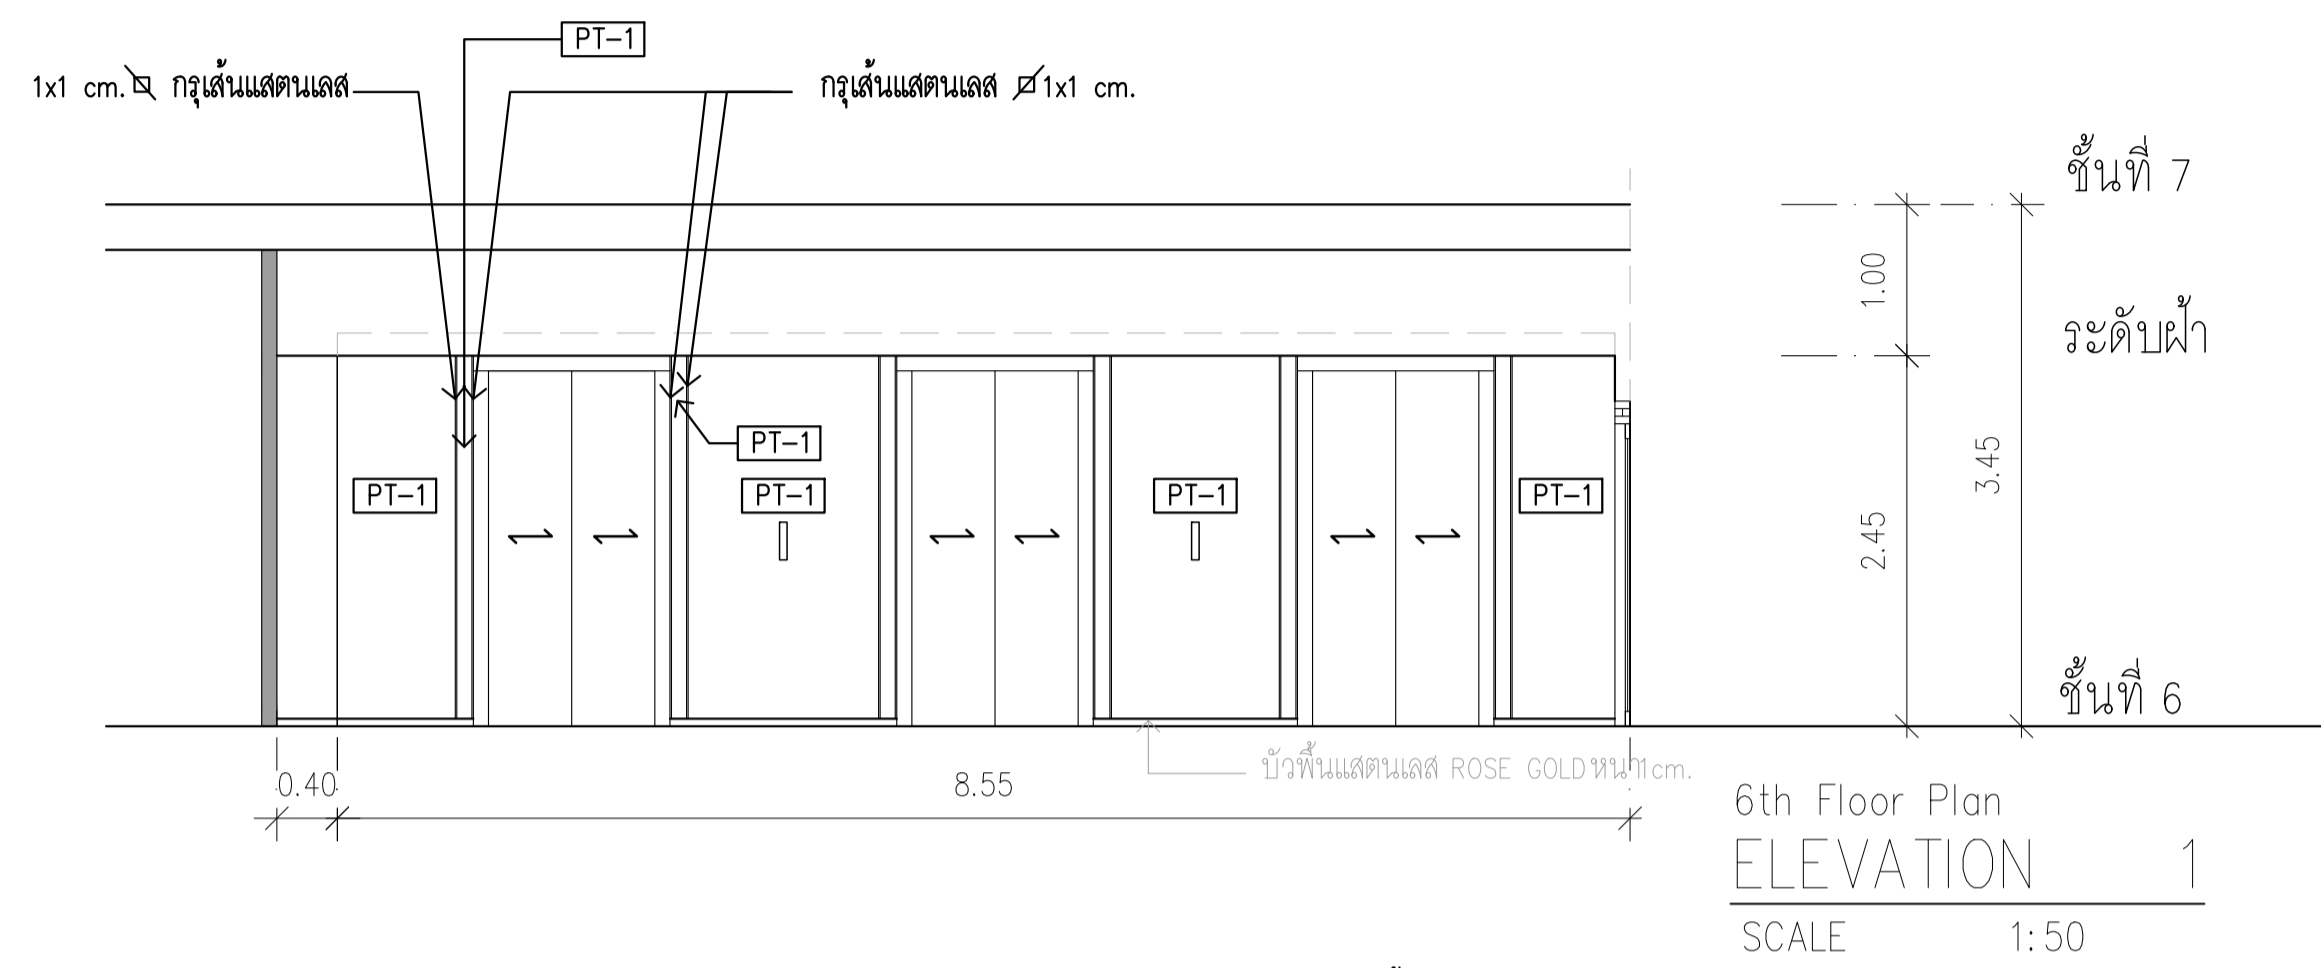


	PROJECT: อาคารพัฒนาทรัพย์สินนครินทร์ เพื่อสร้างชุมชนอย่างยั่งยืน		สถาปนิก : นววิทย์ วัฒนวิทย์ 26284	สถาปนิก : ภรพพงษ์ วงษ์เพ็ง 26284	วิศวกรโครงสร้าง : สิทธิโชค ศิริวัฒน์ สย 6090	วิศวกรตรวจสอบรายการคำนวณ : กิตติศักดิ์ พิทักษ์วงษ์ วย 2129	วิศวกรไฟฟ้า : เอกสิทธิ์ รักษาผลฤทธิยชาติ สฟท.4065	วิศวกรเครื่องกล : วรวิทย์ สมันตยาภรณ์ สท.3355	วิศวกรสิ่งแวดล้อม : วรวิทย์ สมันตยาภรณ์ สท.186	DRAWING TITLE: ELEVATION 1 - 6 6-7 th FLOOR	DWG NO: IA-13
	LOCATION: เลขที่ 114 ซอยสุขุมวิท 23 ถนนสุขุมวิท แขวงคลองจั่นเหนือ เขตวัฒนา กรุงเทพมหานคร 10110		ภาควัฒนศิลป์ สย 2456 วุฒิพงษ์ คำแสน 26324	อดิത്യ โลหะศิริรัตน์ สย 9850	วิศวกรเครื่องกล : พลวัฒน์ พรคุณานุกรณ์ สท.4494	DATE: 24/04/2566	SCALE: 1:50	IMPORTANT NOTE: THIS DRAWING ALL DIMENSIONS SHOULD BE CHECKED ON THE SITE AND SHOP DRAWING SHOULD BE PREPARED BEFORE CONSTRUCTION BY CONTRACTOR.			

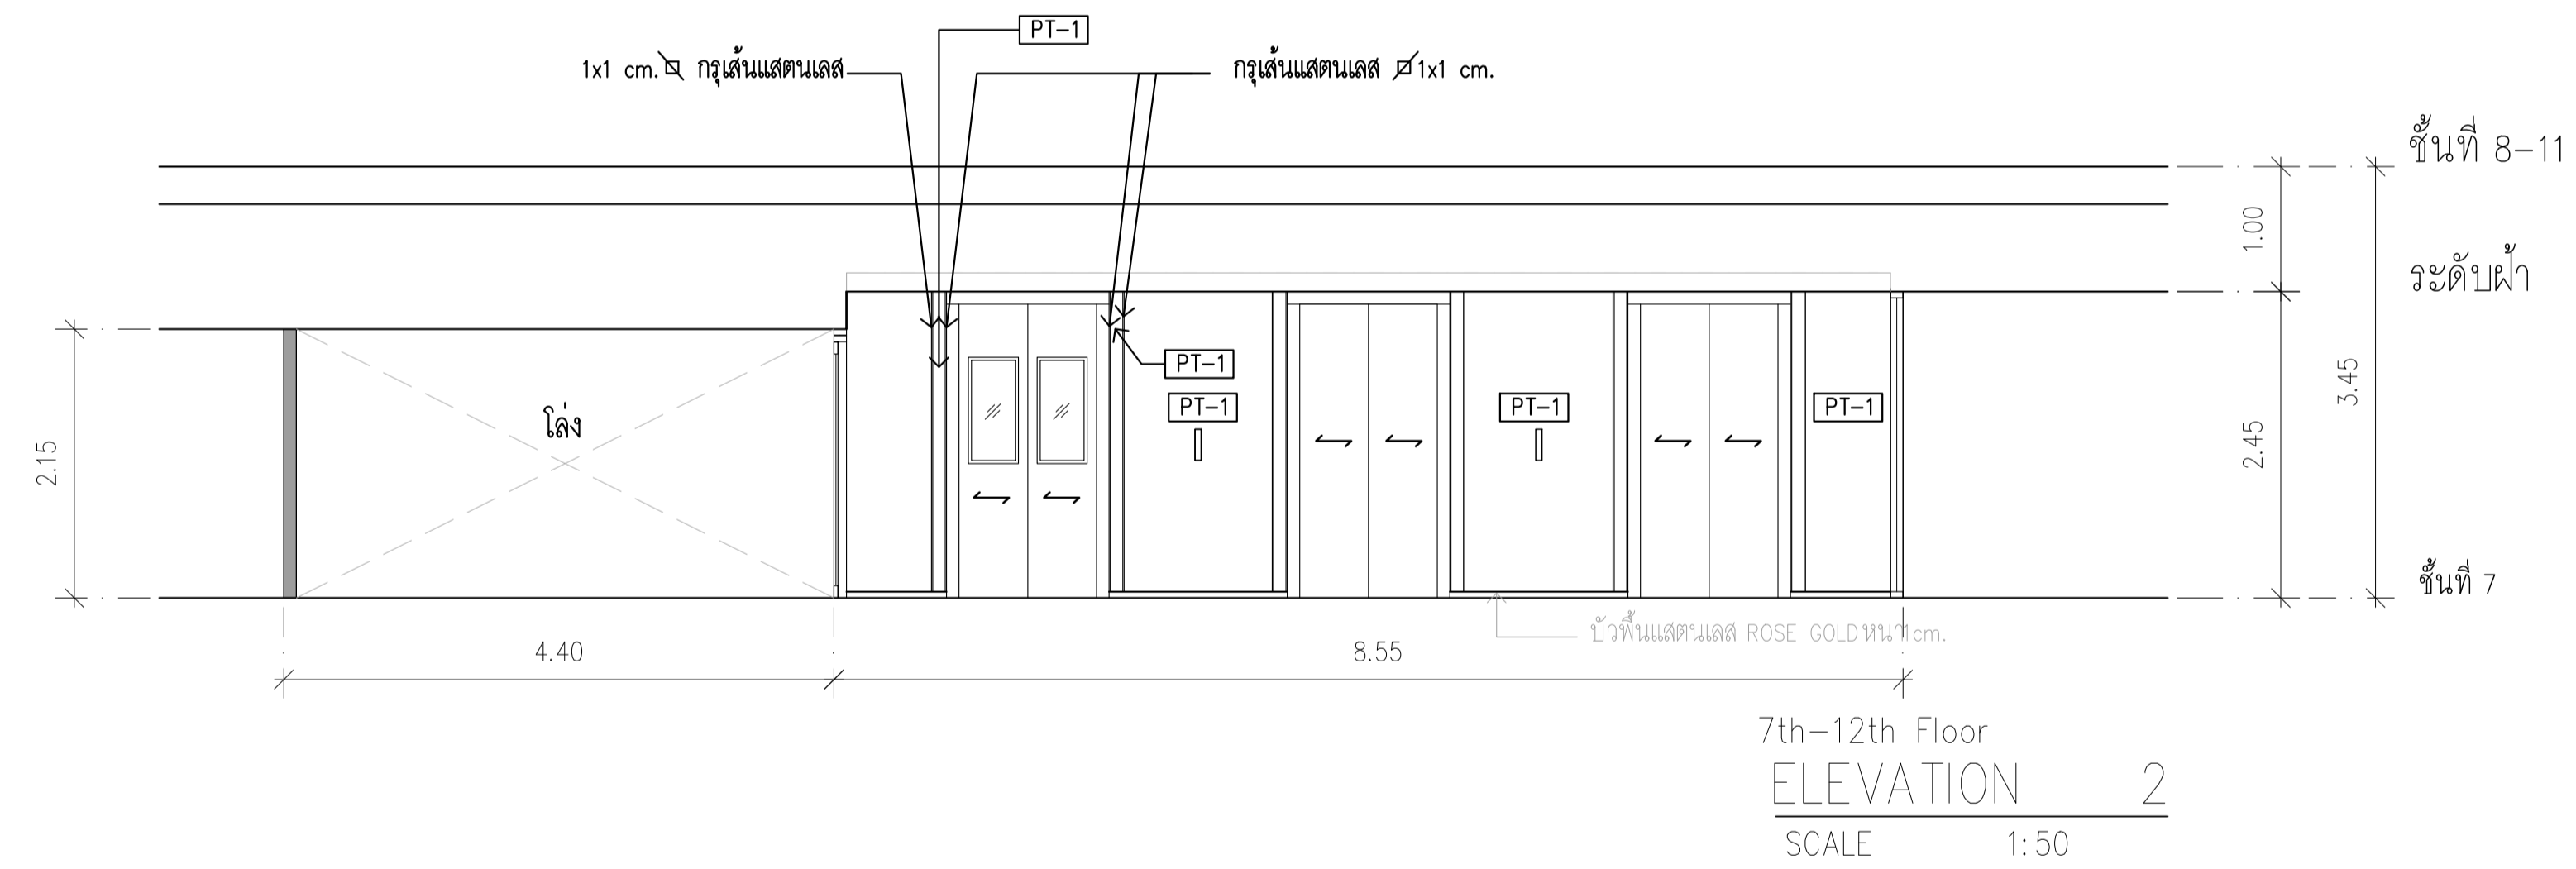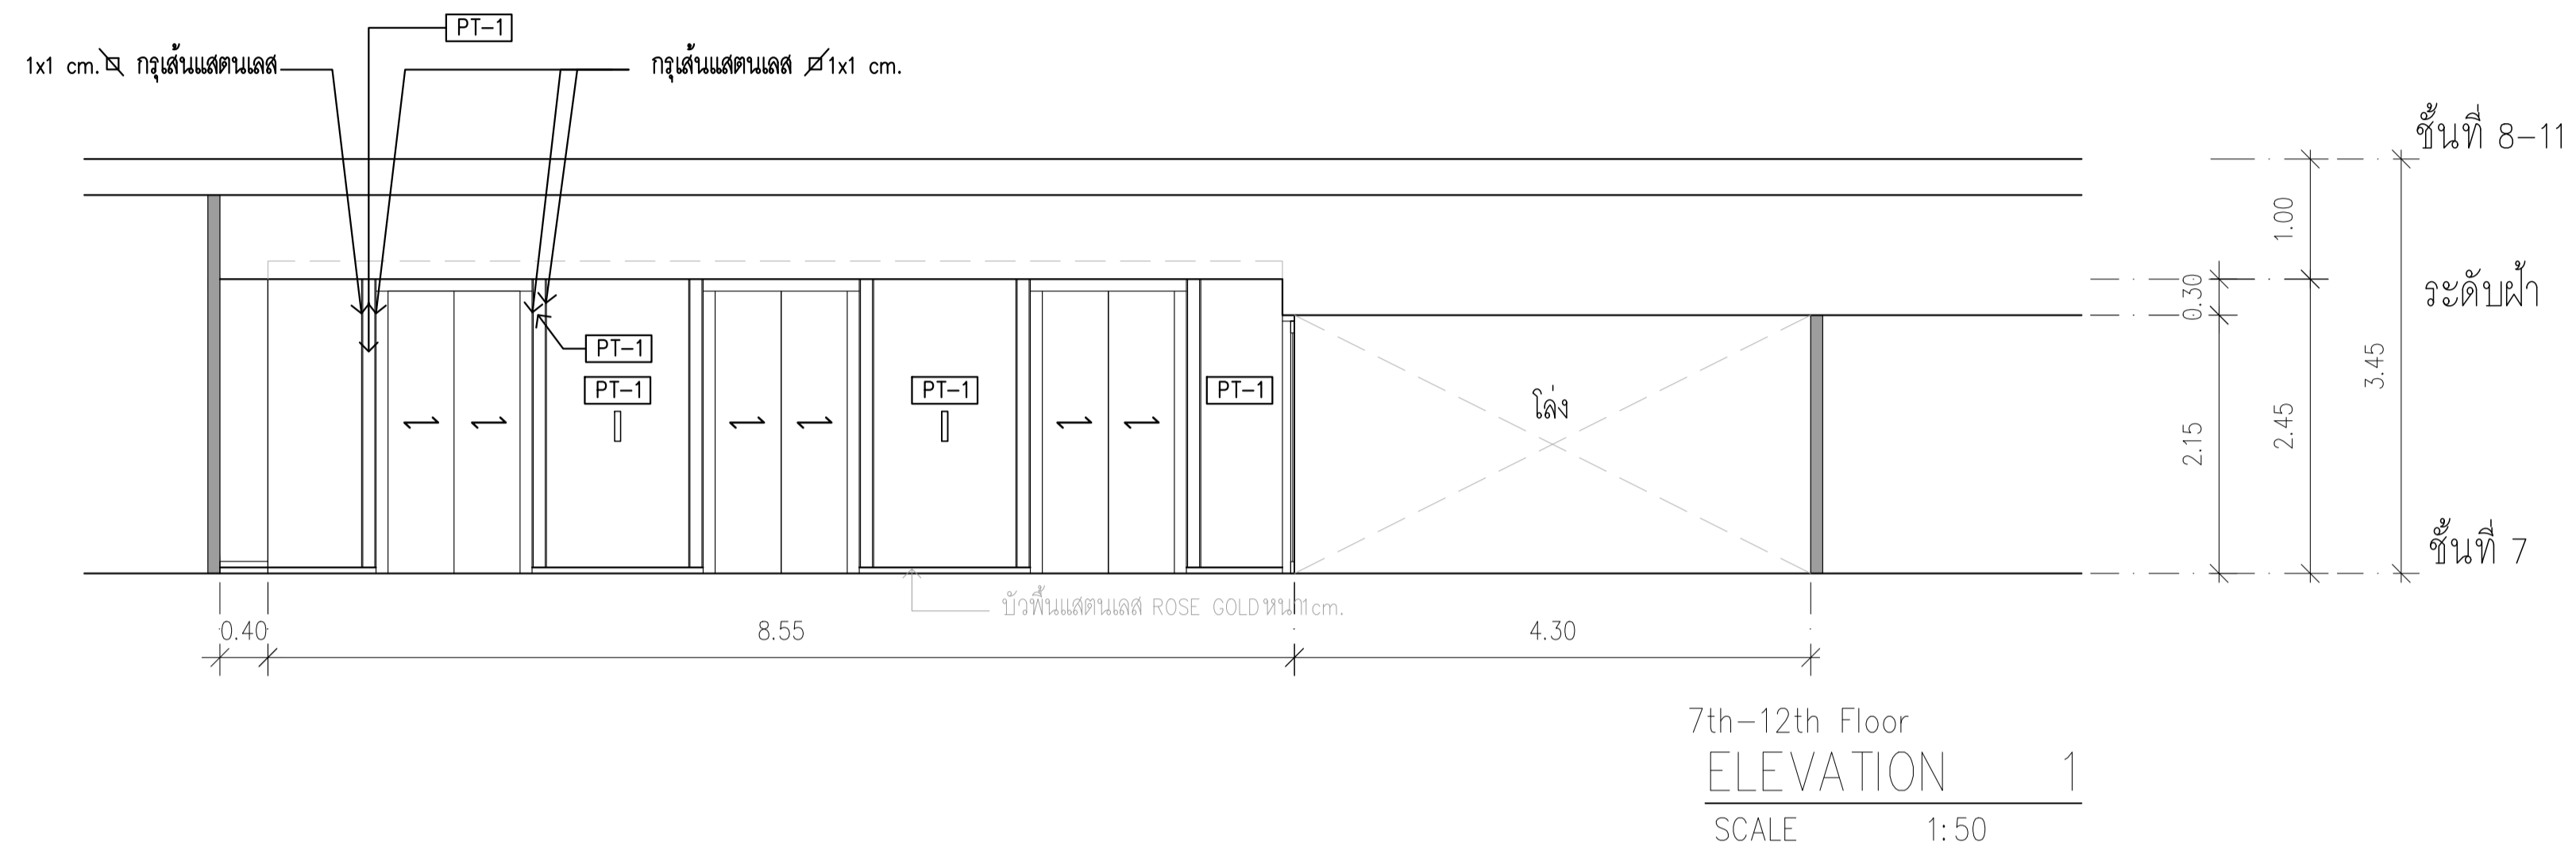


	PROJECT: อาคารพัฒนาทรัพยากรมนุษย์ เพื่อสร้างเศรษฐกิจอย่างยั่งยืน		สถาปนิก : นวาทโศภน วิชาญ 262361	สถาปนิก : ภรพรพงษ์ วงษ์แข็ง 26284	วิศวกรโครงสร้าง : สิทธิโชค ศิริวัฒน์ สย 6090	วิศวกรตรวจสอบรายการคำนวณ : ทัศนศักดิ์ พิทักษ์วงศ์ อย 2129	วิศวกรไฟฟ้า : เอกสิทธิ์ รัชชลาภณีย์ สพ 4065	วิศวกรเครื่องจักรกล : วรวิทย์ สมันตยาภรณ์ สก.3355	วิศวกรสิ่งแวดล้อม : วรวิทย์ สมันตยาภรณ์ สส.186	DRAWING TITLE: ELEVATION 1 - 6 7-11 th FLOOR	DWG NO: IA-14
	LOCATION: เลขที่ 114 ซอยสุขุมวิท 23 ถนนสุขุมวิท แขวงคลองเตยเหนือ เขตวัฒนา กรุงเทพมหานคร 10110		ภาควัฒนศิลป์ สีนธ์วิทย์ สส.2456 วุฒิพงษ์ คำแสน 26324	อดิทย โฉมขีรวิทย์ สย 9850	วิศวกรสถาปัตย์ : พลวัฒน์ พรคุณานนท์ สก.4494	DATE: 24/04/2566	SCALE: 1:50	IMPORTANT NOTE: THIS DRAWING IS THE PROPERTY OF THE ARCHITECT. ALL DIMENSIONS SHOULD BE CHECKED ON THE SITE AND SHOP DRAWING SHOULD BE PREPARED BEFORE CONSTRUCTION BY CONTRACTOR.			

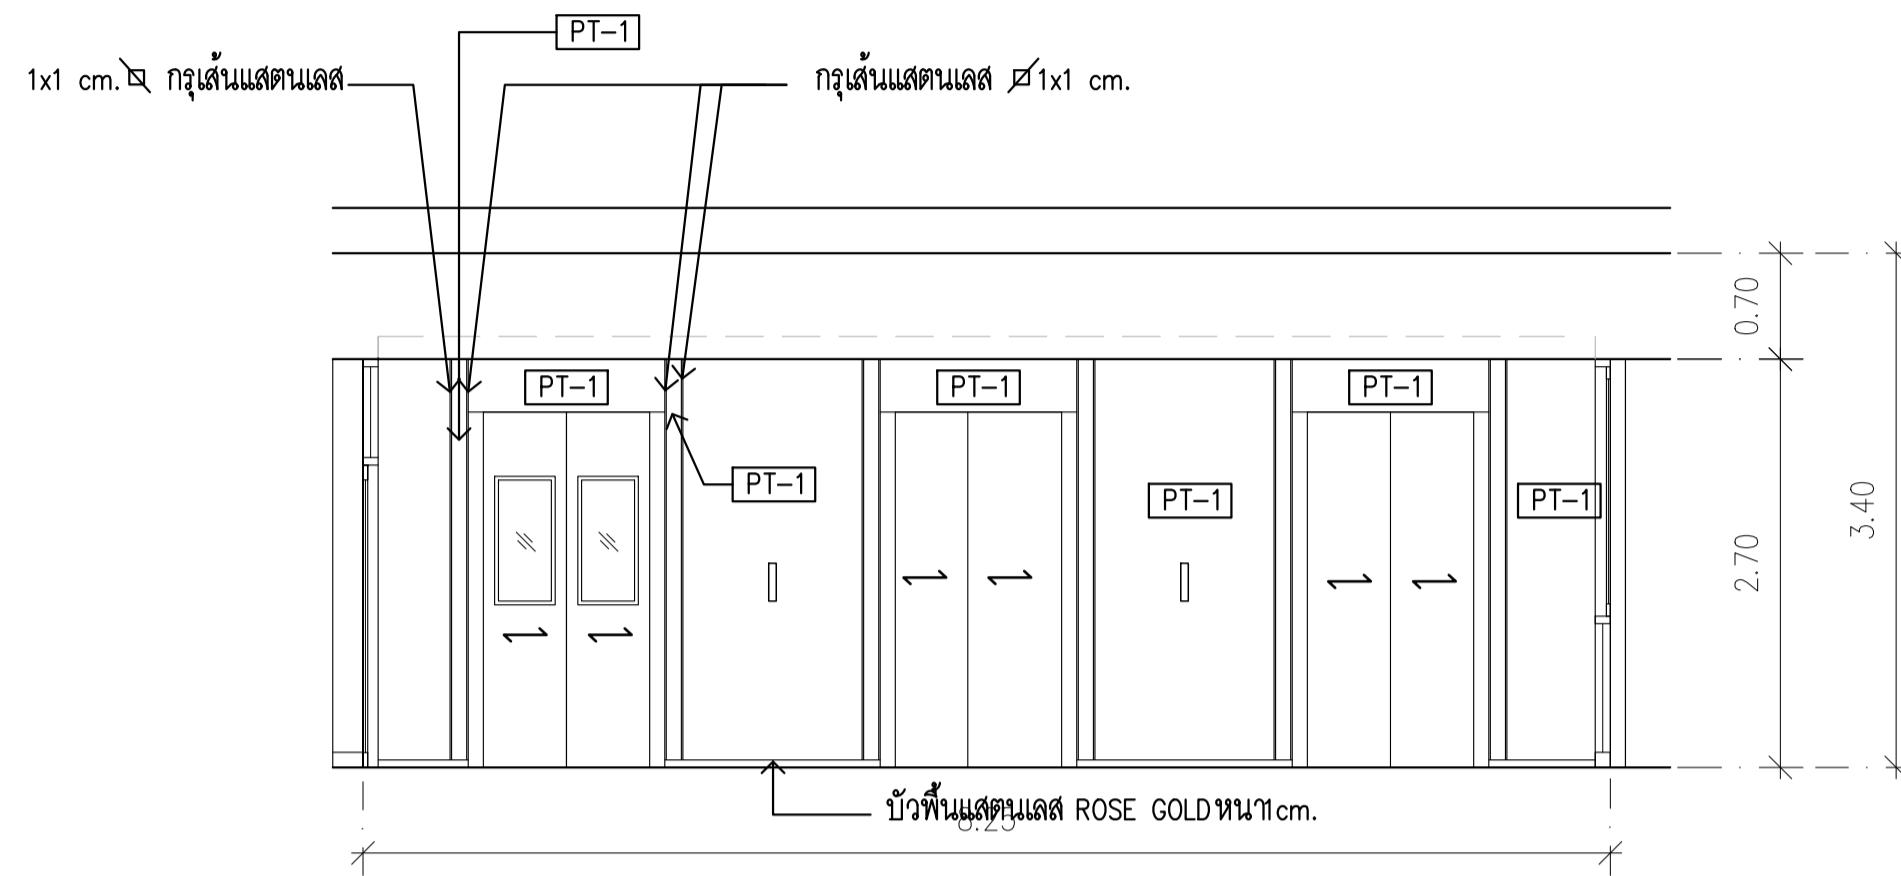


14th-22th Floor  
ELEVATION 1  
SCALE 1:50

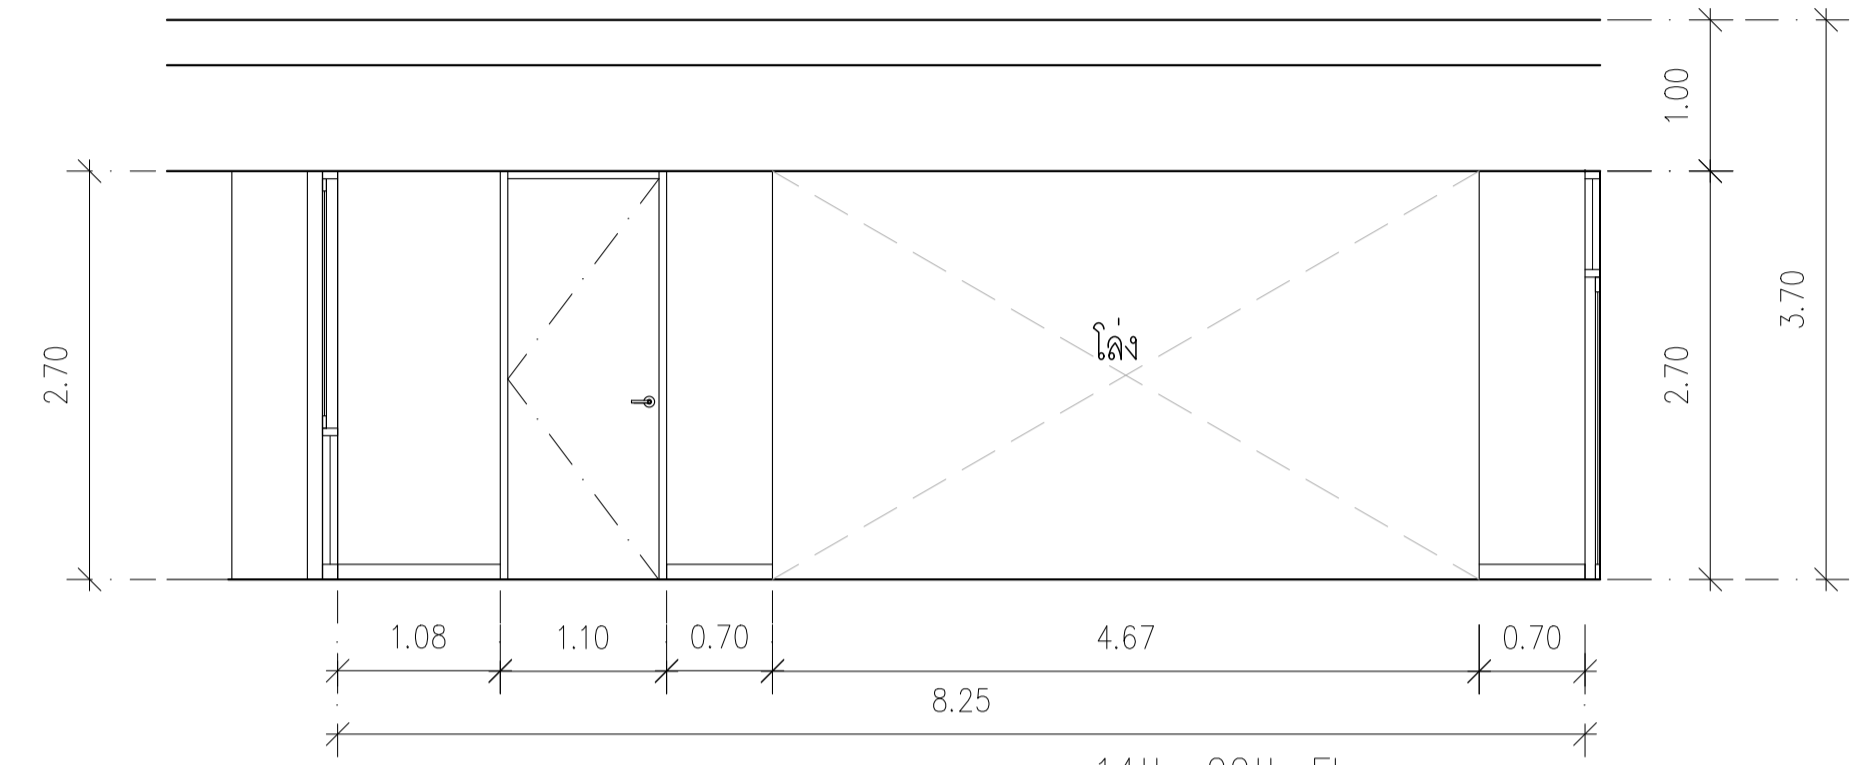


14th-22th Floor  
ELEVATION 2  
SCALE 1:50

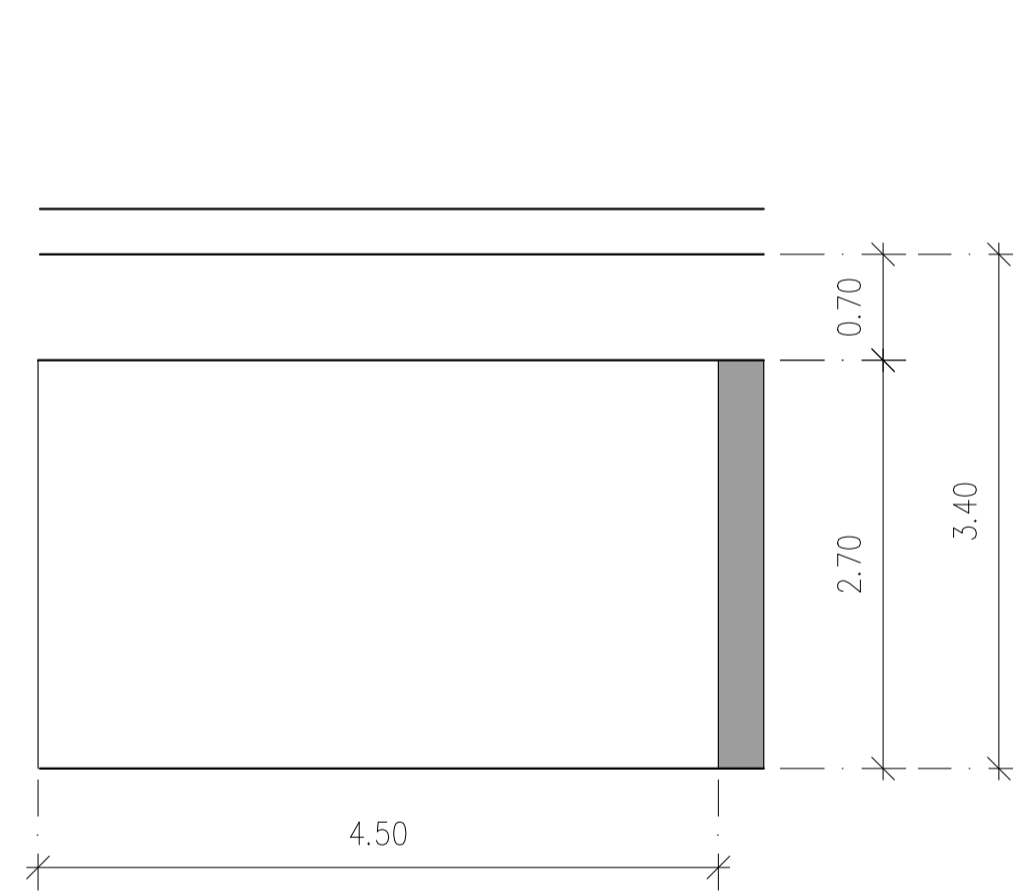

14th-22th Floor  
ELEVATION 3  
SCALE 1:50

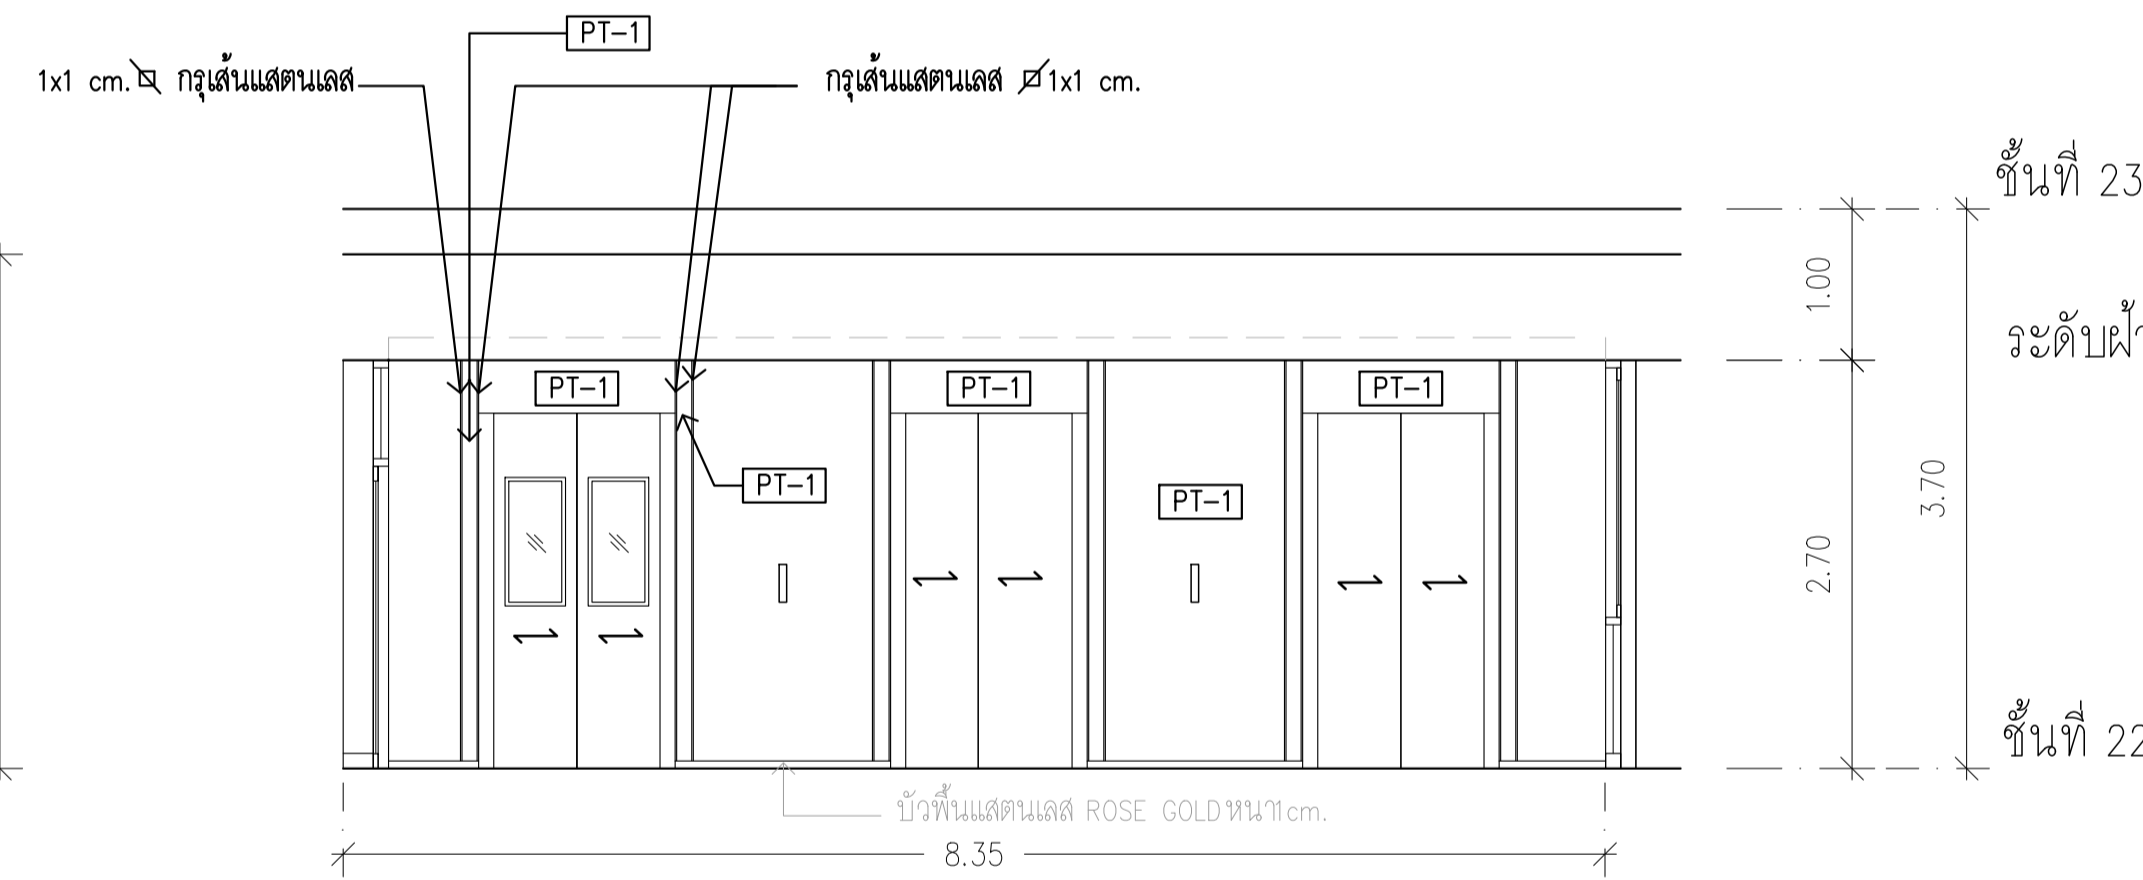

23rd Floor  
ELEVATION 4  
SCALE 1:50


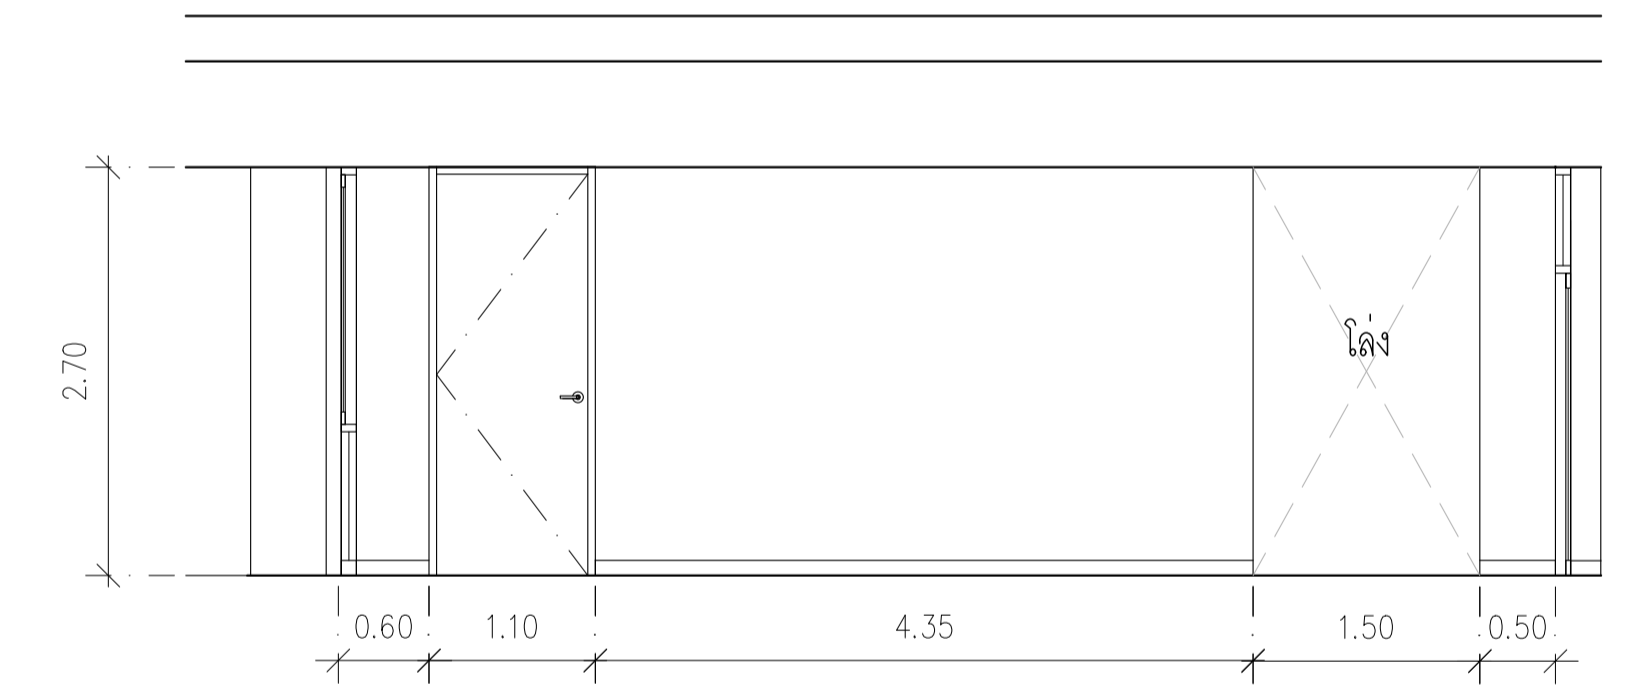


23rd Floor  
ELEVATION 5  
SCALE 1:50


 
 
 
 
 
 


 
 
 



 
 
 
 

 
 
 
 


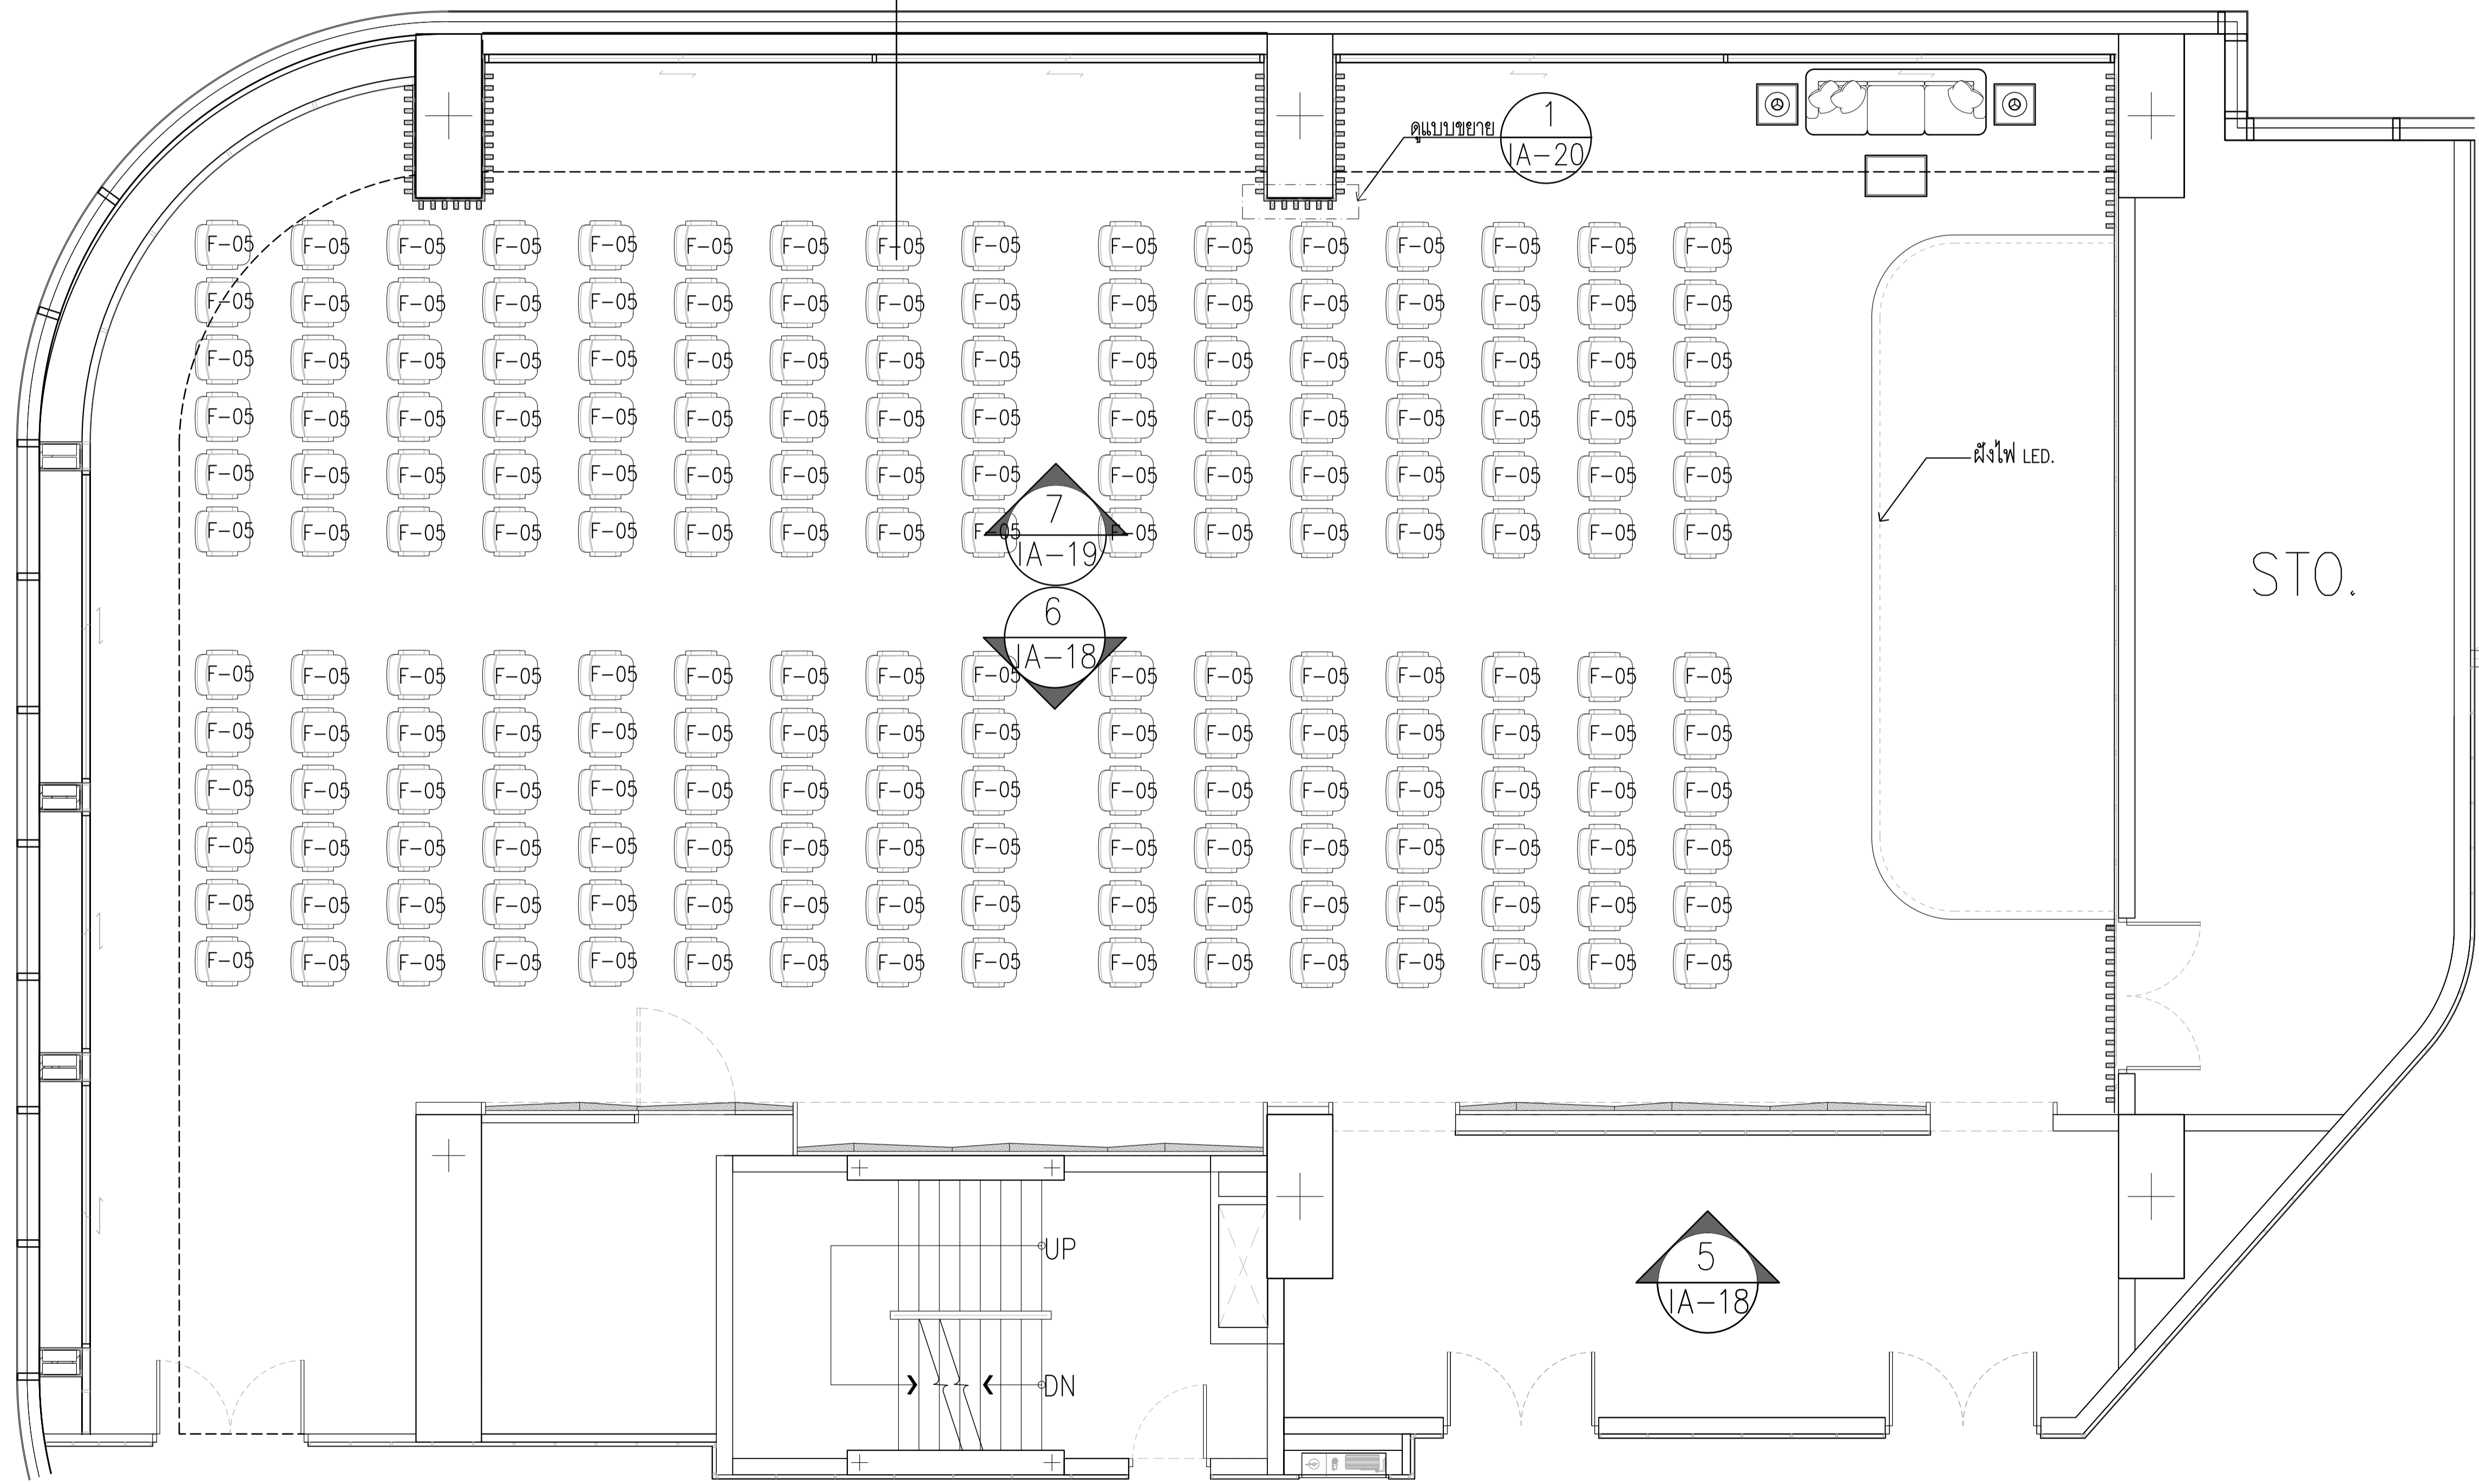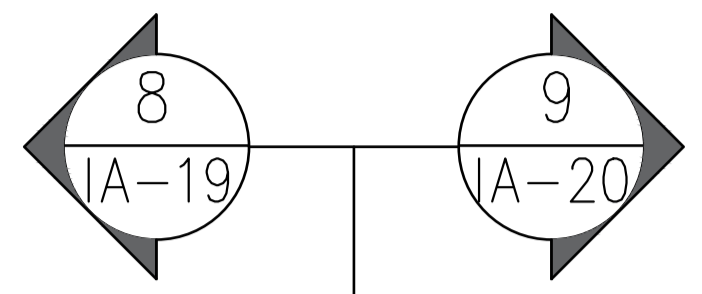




	PROJECT: อาคารพัฒนาทรัพยากรมนุษย์ เพื่อสร้างเศรษฐกิจอย่างยั่งยืน		สถาปนิก : นวาทโศภนวัฒน์ วิเศษศิริ 262361	สถาปนิก : ภรพรพงษ์ วงษ์แข็ง 26284	วิศวกรโครงสร้าง : สิทธิโชค ศิริวิวัฒน์ สย 6090	วิศวกรตรวจสอบรายการคำนวณ : กิตติศักดิ์ พิทักษ์วงศ์ อย 2129	วิศวกรไฟฟ้า : เอกสิทธิ์ รักษาผลกุลเกียรติ สพท.4065	วิศวกรเครื่องกล : วรวิทย์ สมันตยาภักกุล สก.3355	วิศวกรสิ่งแวดล้อม : วรวิทย์ สมันตยาภักกุล สส.186	DRAWING TITLE: ELEVATION 1 - 6 12A th FLOOR	DWG NO: IA-15
	LOCATION: เลขที่ 114 ซอยสุขุมวิท 23 ถนนสุขุมวิท แขวงคลองจั่นเหนือ เขตวัฒนา กรุงเทพมหานคร 10110		ภาควิชาสถาปัตย์ศิลป์ สสท.2456 วุฒิปริญญาตรี	อดิศักดิ์ โล่ห์ทวีศักดิ์ สย 9850	วิศวกร: พลวัฒน์ พรคุณานุกรณ์ สท.4494	DATE: 24/04/2566	SCALE: 1:50	IMPORTANT: NOT SCALE THIS DRAWING. ALL DIMENSIONS SHOULD BE CHECKED ON THE SITE AND SHOP DRAWING SHOULD BE PREPARED BEFORE CONSTRUCTION BY CONTRACTOR.			



2.3 รายการเฟอร์นิเจอร์ลอยตัว หมวดครุภัณฑ์งานสถาปัตยกรรมภายใน


รหัสเลขที่	รายการ / รุ่น	ขนาดไม่น้อยกว่า	ภาพประกอบ
F-05	เก้าอี้เอนนิ่งมีกระจกกรองแสง รียบพับได้ รุ่น TEC TC-01 ของ MODERNFORM หรือ รุ่น VIGO CASTOR ของ ROCKWORTH หรือ รุ่น SIGMUND ของ PRACTIKA	W60.5xD57xH85 CM	



SEMINAR  
520 SQ.M.  
190 SEATS

	LED 100W Warmwhite 220Vac
	โคมไฟดาวไลท์ฝังฝ้า LED 15W Coolwhite 220Vac
	โคมไฟดาวไลท์ฝังฝ้า LED MR16 6W Daylight 220Vac
	โคมไฟดาวไลท์ติดตั้ง LED 20W Coolwhite 220Vac
	ไฟแถบ LED 8.5W/m Daylight 220VAC
	ไฟแถบ LED 8.5W/m Daylight 220VAC
	ไฟแถบ LED 8.5W/m Warmwhite 220VAC
	ไฟลิเนียฝังฝ้า LED 2x14.4W/m Daylight 24VDC
	โคมไฟไฮเบย์ LED 100W Daylight 220Vac
	โคมไฟดาวไลท์ฝังฝ้าแบบเหลี่ยมปรับมุมได้ LED MR16 2x6W Daylight 220Vac
	ไฟได้นำ วงแหวนโดนัท LED 12W Warmwhite 24Vdc
	ไฟเสา LED T8 4x18W Warmwhite 220Vac
	โคมฝังฝ้าเรียบเสมอฝ้า LED 1x18W Daylight 220Vac
	โคมไฟติดตั้งพร้อมฝาครอบอะคริลิค LED 2x18W Daylight 220Vac
	LED 40W Daylight 220Vac 30x120
	LED 48W Daylight 220Vac 60x120
	LED 40W Daylight 220Vac 60x60
	CHANDELIER
	แอร์แขวน (Ceiling Suspended)
	แอร์สี่ทิศทาง (Cassette Type)
	แอร์ติดผนัง
	Duct Type Air Conditioner (แอร์ต่อท่อลม)
	LED PANEL 60*120 CM 50W
	CCTV
	PROJECTOR
	ACCESS POINT
	ACCESS POINT (สำหรับห้องเรียน on line เท่านั้น)
	ตู้ RACK 15U วางที่พื้น
	SPRINKLER HEAD (PENDENT TYPE) K=5.6, TEMPERATURE RETING 68°C
	EXHAUST FAN
	SMOKE DETECTOR

	PROJECT: อาคารพัฒนาศูนย์พัฒนาระบบฯ เพื่อสร้างระบบรักษาความปลอดภัย LOCATION: เลขที่ 114 ซอยสุขุมวิท 23 ถนนสุขุมวิท แขวงคลองเตยเหนือ เขตวัฒนา กรุงเทพมหานคร 10110 OWNER: มหาวิทยาลัยศรีนครินทรวิโรฒ		สถาปนิก : นวชา โพธิ์วัฒน์ วิชาญ 262361 สถาปนิก : ภาณุวัฒน์ สินธวิชัย สด.2456 สถาปนิก : วุฒิพงษ์ คำแสน ภา.ด. 26324	วิศวกรโครงสร้าง : วิศกร ใจคงสว่าง : วิชาญ 6090 วิศวกรควบคุมตรวจสอบรายการคำนวณ : วิศกรศักดิ์ พิทักษ์วงศ์ ฐย. 2129 วิศวกรไฟฟ้า : เอกสิทธิ์ รักษาผลภูมิจิตติ สท.4065 วิศวกรเครื่องกล : วรวิทย์ สมันตยาภักดิ์ สท.3355 วิศวกรสิ่งแวดล้อม : วรวิทย์ สมันตยาภักดิ์ สท.186	DRAWING TITLE: FURNITURE LAYOUT PLAN ห้องประชุมสัมมนา DWG NO: IA-16   DATE: 24/04/2566 SCALE: 1:50 <small>IMPORTANT: NOT SCALE THIS DRAWING. ALL DIMENSIONS SHOULD BE CHECKED ON THE SITE AND SHOP DRAWING SHOULD BE PREPARED BEFORE CONSTRUCTION BY CONTRACTOR.</small>
	111,899-90 12th FLOOR RATCHADA PAVILION Bldg. JUNGKEW LADPRAJ SANGKROK 10900 TEL: 0-2938-2383, FAX: 0-2513-9246 E-MAIL: info_fmgs2000@yahoo.com http://www.fmgscollect.com				

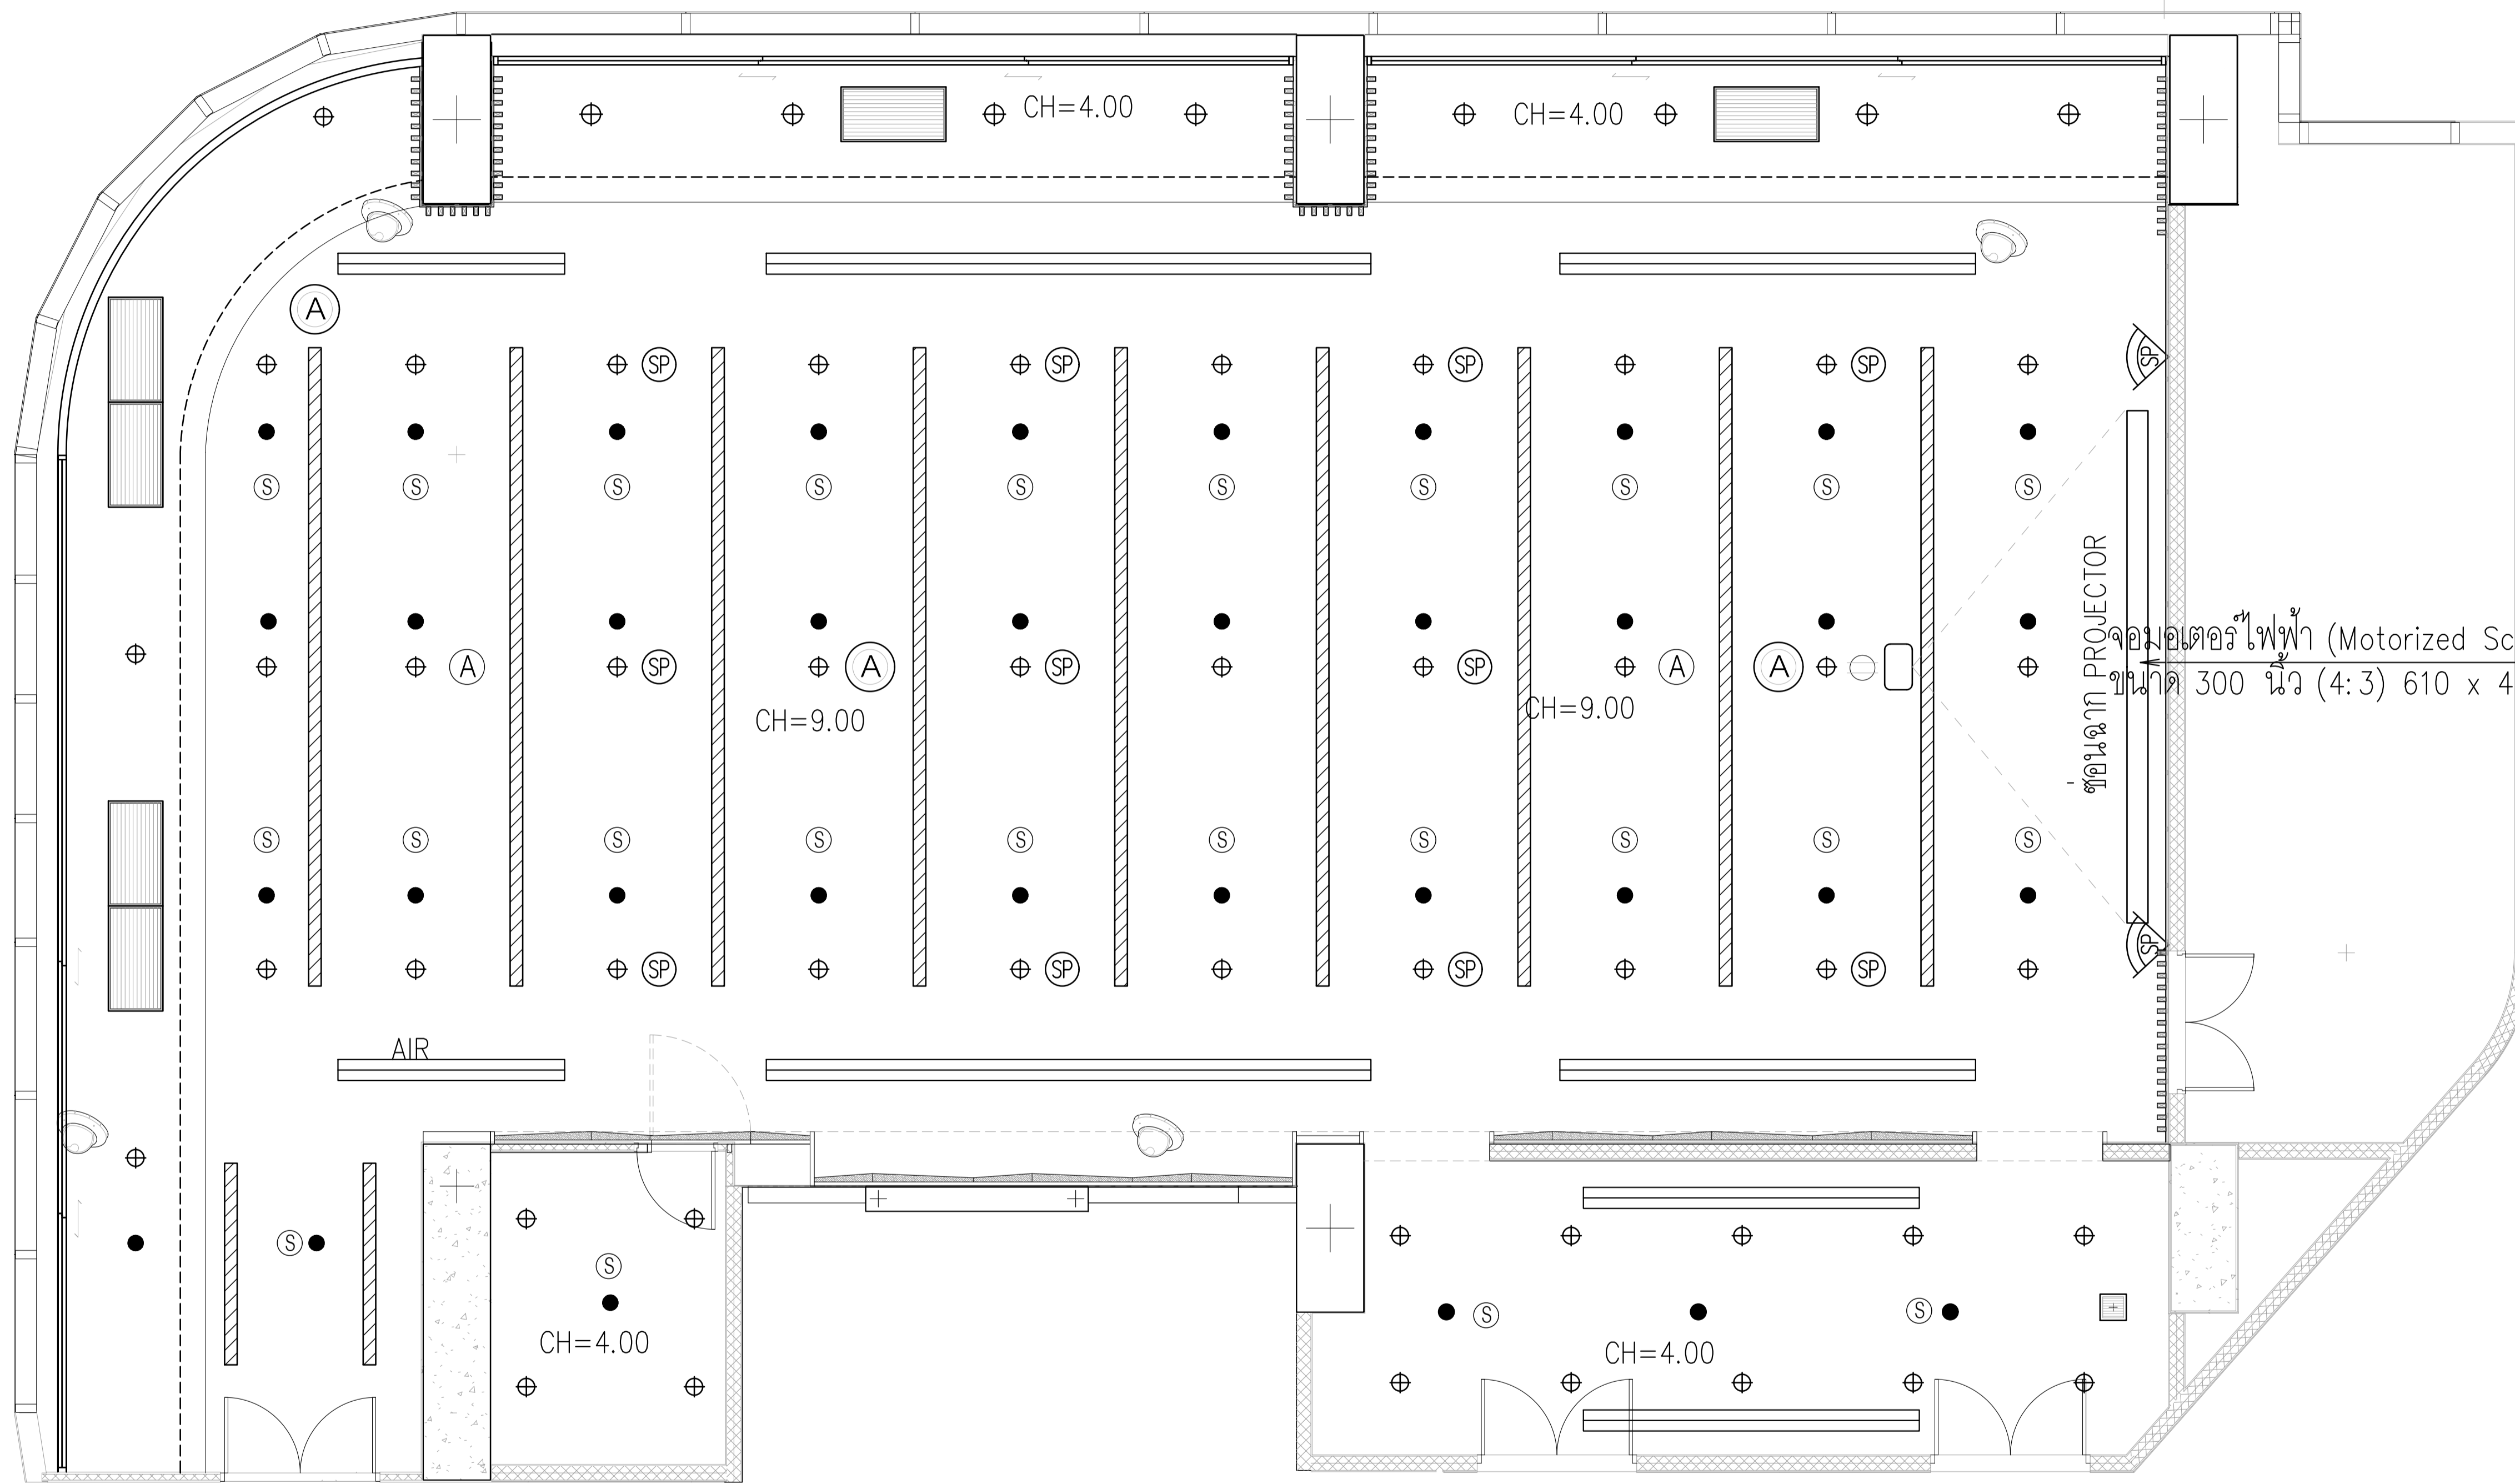



CEILING PLAN  
SEMINAR

	LED 100W Warmwhite 220Vac
	โคมไฟดาวไลท์ที่ฝังฝ้า LED 15W Coolwhite 220Vac
	โคมไฟดาวไลท์ที่ฝังฝ้า LED MR16 6W Daylight 220Vac
	โคมไฟดาวไลท์ที่ติดลอย LED 20W Coolwhite 220Vac
	ไฟแถบ LED 8.5W/m Daylight 220VAC
	ไฟแถบ LED 8.5W/m Daylight 220VAC
	ไฟแถบ LED 8.5W/m Warmwhite 220VAC
	ไฟลิเนียร์ฝังฝ้า LED 2x14.4W/m Daylight 24VDC
	โคมไฟไฮเบย์ LED 100W Daylight 220Vac
	โคมไฟดาวไลท์ที่ฝังฝ้าแบบเหลี่ยมปรับมุมได้ LED MR16 2x6W Daylight 220Vac
	ไฟได้นำ วงแหวนโดนัท LED 12W Warmwhite 24Vdc
	ไฟเสา LED T8 4x18W Warmwhite 220Vac
	โคมฝังฝ้าเรียบเสมอฝ้า LED 1x18W Daylight 220Vac
	โคมไฟติดลอยพร้อมฝาครอบอะคริลิก LED 2x18W Daylight 220Vac
	LED 40W Daylight 220Vac 30x120
	LED 48W Daylight 220Vac 60x120
	LED 40W Daylight 220Vac 60x60
	CHANDELIER
	จอมอเตอร์ไฟฟ้า (Motorized Screen) ขนาด 300 นิ้ว (4:3) 610 x 460 cmxx,000 BTU
	แอร์แขวน (Ceiling Suspended)
	แอร์สี่ทิศทาง (Cassette Type) xx000 BTU
	20FCU-1-07 xx,x00 BTU แอร์ติดผนัง
	Duct Type Air Conditioner (แอร์ต่อท่อลม)
	LED PANEL 60*120 CM 50W
	CCTV
	ตัวรับ
	PROJECTOR
	ACCESS POINT
	ACCESS POINT (สำหรับห้องเรียน on line เท่านั้น)
	ตัวรับ ระบบ NETWORK
	ตู้ RACK 15U วางที่พื้น
	SPRINKLER HEAD (PENDENT TYPE) K=5.6, TEMPERATURE RETING 68°C
	ลำโพง 4"-6" ติดฝ้าเพดาน EXHAUST FAN
	ลำโพงหลัก SMOKE DETECTOR


	PROJECT: อาคารพัฒนาทรัพยากรมนุษย์ เพื่อสร้างเศรษฐกิจอย่างยั่งยืน		สถาปนิก : นวชา โสภณวัฒน์ วิชาชีพ 2480 361	สถาปนิก : ภรพรพงษ์ วงษ์แข็ง ภาส. 26284	วิศวกรโครงสร้าง : สิทธิโชค ศิริวิวัฒน์ ทย. 6090	วิศวกรควบคุมตรวจสอบรายการคำนวณ : รัตติศักดิ์ พิทักษ์วงษ์ ทย. 2129	วิศวกรไฟฟ้า : เอกสิทธิ์ รักษาผลกุลเกียรติ สห. 4065	วิศวกรเครื่องกล : วรวิทย์ สมันตยาภรณ์ สห. 3355	วิศวกรสิ่งแวดล้อม : วรวิทย์ สมันตยาภรณ์ สห. 186	DRAWING TITLE: CEILING PLAN ห้องประชุมสัมมนา	DWG NO: IA-17
	LOCATION: เลขที่ 114 ซอยสุขุมวิท 23 ถนนสุขุมวิท แขวงคลองเตยเหนือ เขตวัฒนา กรุงเทพมหานคร 10110		ภาควิชาสถาปัตย์ฯ สสว. 2456 วุฒิปริญญาตรี ภาส. 26324	อดิทย ไลซ์วิชิตต์ ทย. 9850	วิศวกรสถาปัตย์ฯ : พลภัทร พรรคนานนท์ สห. 4494	DATE: 24/04/2566	SCALE: 1:50				

OWNER: มหาวิทยาลัยศรีนครินทรวิโรฒ  
 117,899-90 12th FLOOR RATCHADA PAVILION Bldg  
 JUNGCEM LADPRAW SANGKROK 10900  
 TEL: 0-2388-2383, FAX: 0-2513-9246  
 E-MAIL: ira\_image2000@yahoo.com  
 http://www.fmgimage.com

IMPORTANT: NOT SCALE THIS DRAWING.  
 ALL DIMENSIONS SHOULD BE CHECKED  
 ON THE SITE AND SHOP DRAWING  
 SHOULD BE PREPARED BEFORE CONSTRUCTION  
 BY CONTRACTOR.

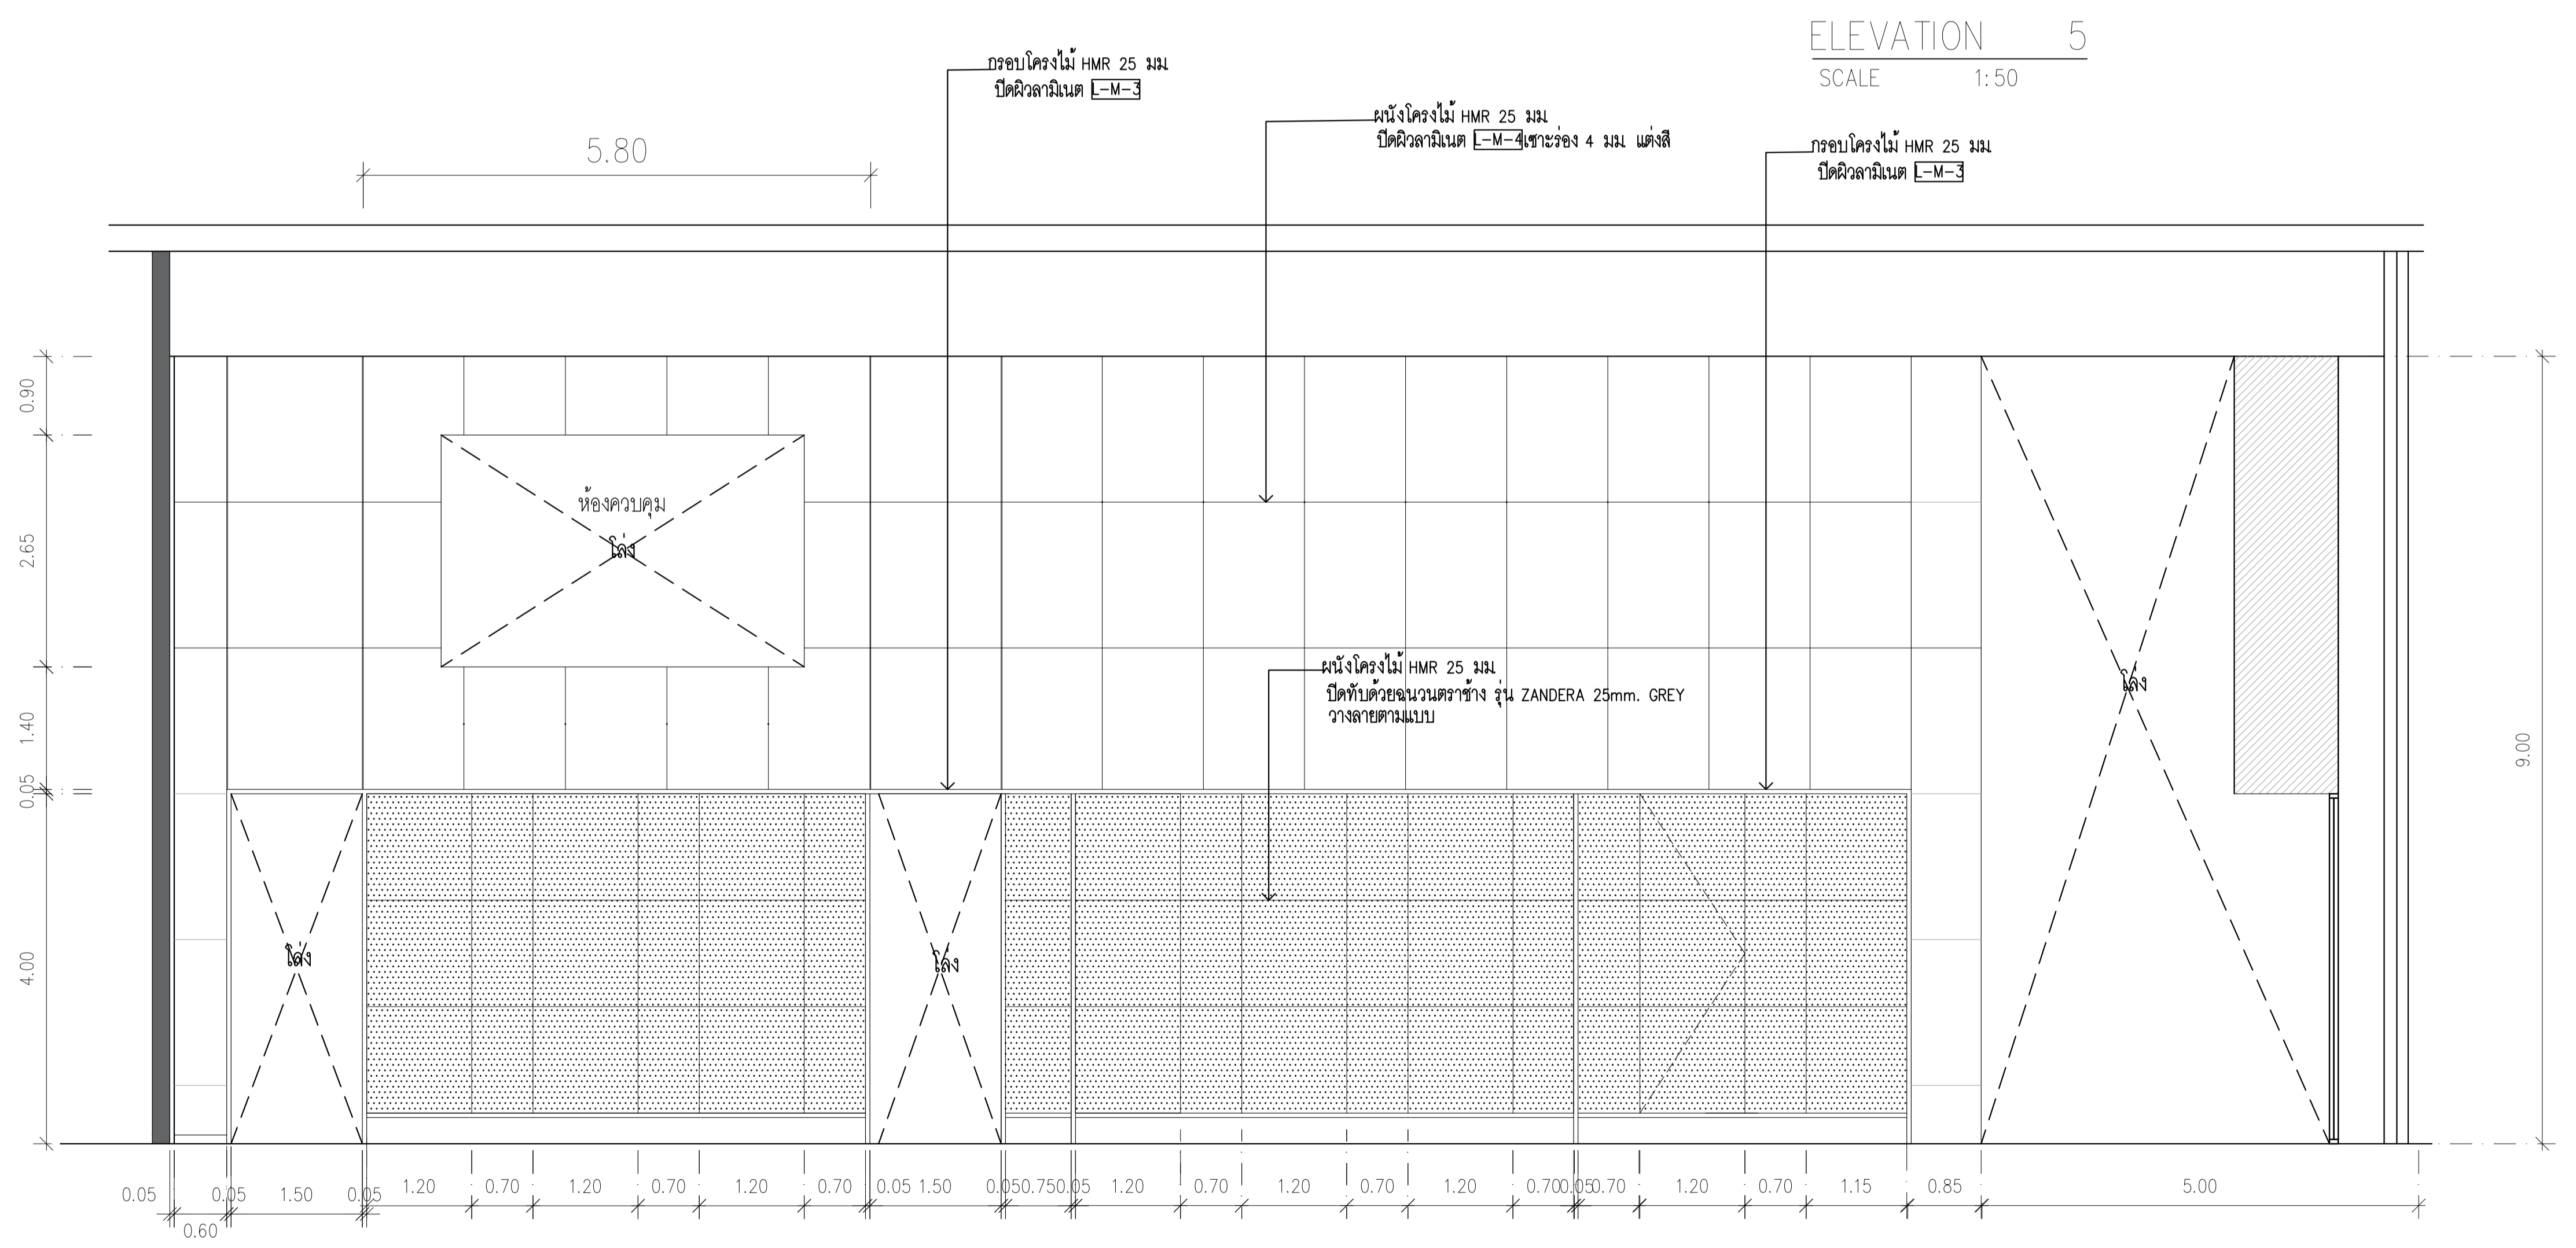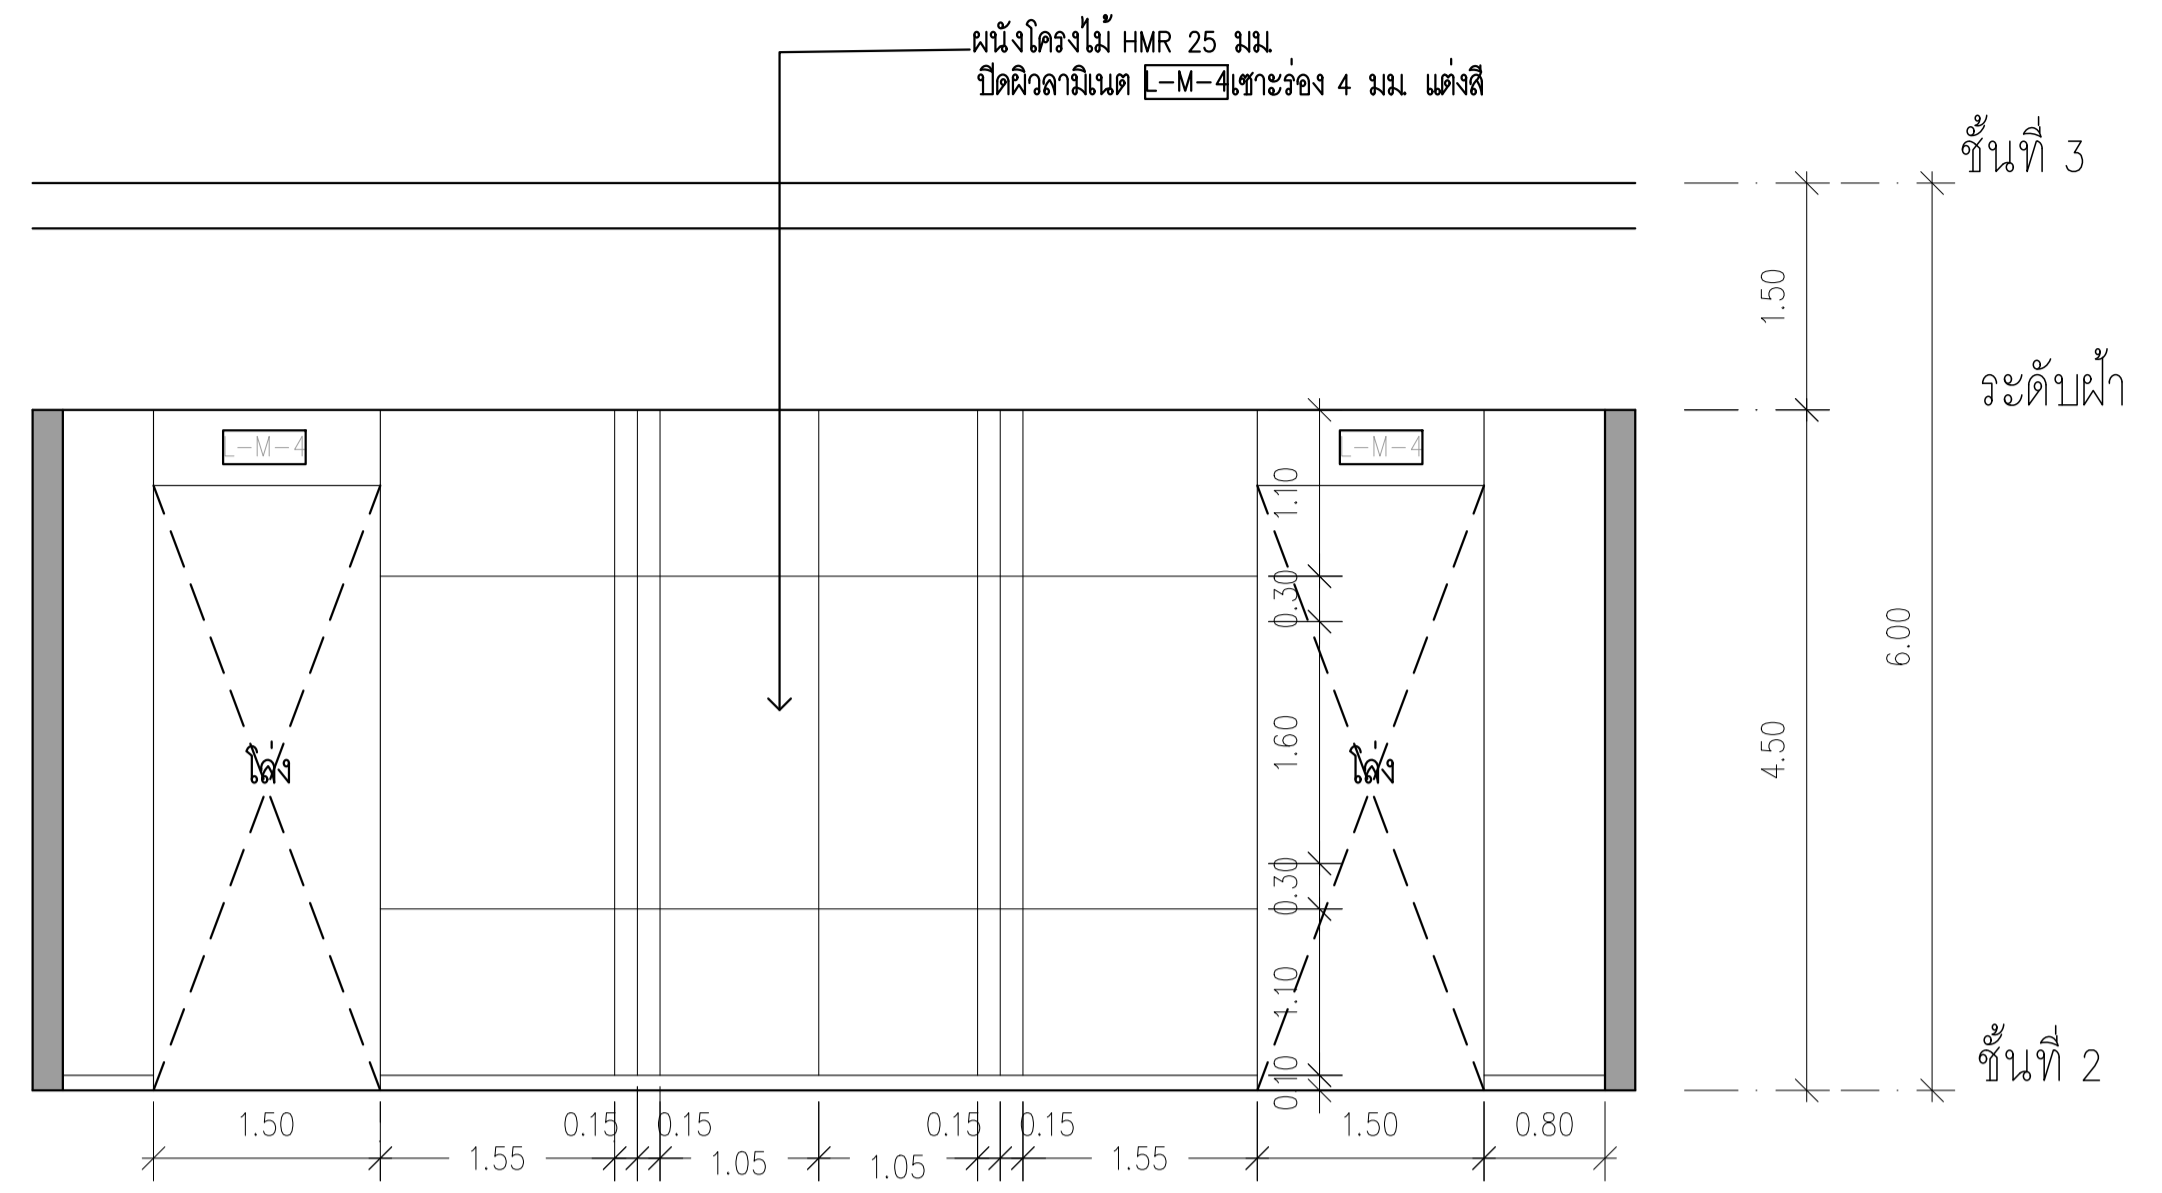

PROJECT: อาคารพัฒนาทรัพยากรมนุษย์ เพื่อสร้างเศรษฐกิจอย่างยั่งยืน  
 LOCATION: เลขที่ 114 ซอยสุขุมวิท 23 ถนนสุขุมวิท แขวงคลองเตยเหนือ เขตวัฒนา กรุงเทพมหานคร 10110  
 OWNER: มหาวิทยาลัยศรีนครินทรวิโรฒ

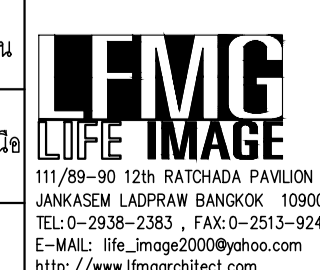

สถาปนิก : นวาท โสรวัดน์ วิชาชีพ 260361  
 สถาปนิก : ภรพจน์ วงษ์แข็ง ภาส 26284  
 ภาควัฒนน์ สิ้นสวัสดิ์ สสจ. 2456  
 117,899-90 12th RATCHADA PAVILION Bldg.  
 JUNGKEW LADPRAW BANGKOK 10900  
 TEL: 0-2938-2383, FAX: 0-2513-9246  
 E-MAIL: ife\_image2000@hotmail.com  
 http://www.fmgarchitect.com

วิศวกรโครงสร้าง : สิทธิโชค ศิริวัฒน์ สย 6090  
 วิศวกรตรวจสอบรายการคำนวณ : กิตติศักดิ์ พิทักษ์วงษ์ วย 2129  
 วิศวกรไฟฟ้า : เอกสิทธิ์ รัชกาลาภณียะติ สพท. 4065  
 วิศวกรเครื่องกล : วรวิทย์ สมันตยาภกร สส 186  
 วิศวกรสิ่งแวดล้อม : วรวิทย์ สมันตยาภกร สส 186

วิศวกรเครื่องกล : วรวิทย์ สมันตยาภกร สส 186  
 วิศวกรสิ่งแวดล้อม : วรวิทย์ สมันตยาภกร สส 186

วิศวกรเครื่องกล : วรวิทย์ สมันตยาภกร สส 186  
 วิศวกรสิ่งแวดล้อม : วรวิทย์ สมันตยาภกร สส 186


วิศวกรเครื่องกล : วรวิทย์ สมันตยาภกร สส 186  
 วิศวกรสิ่งแวดล้อม : วรวิทย์ สมันตยาภกร สส 186

วิศวกรเครื่องกล : วรวิทย์ สมันตยาภกร สส 186  
 วิศวกรสิ่งแวดล้อม : วรวิทย์ สมันตยาภกร สส 186


DRAWING TITLE: ELEVATION 5-6 SECOND FLOOR

DWG NO: IA-18  
 DATE: 24/04/2566  
 SCALE: 1:50


IMPORTANT: NOT SCALE THIS DRAWING.  
 ALL DIMENSIONS SHOULD BE CHECKED  
 ON THE SITE AND SHOP DRAWING  
 SHOULD BE PREPARED BEFORE CONSTRUCTION  
 BY CONTRACTOR.

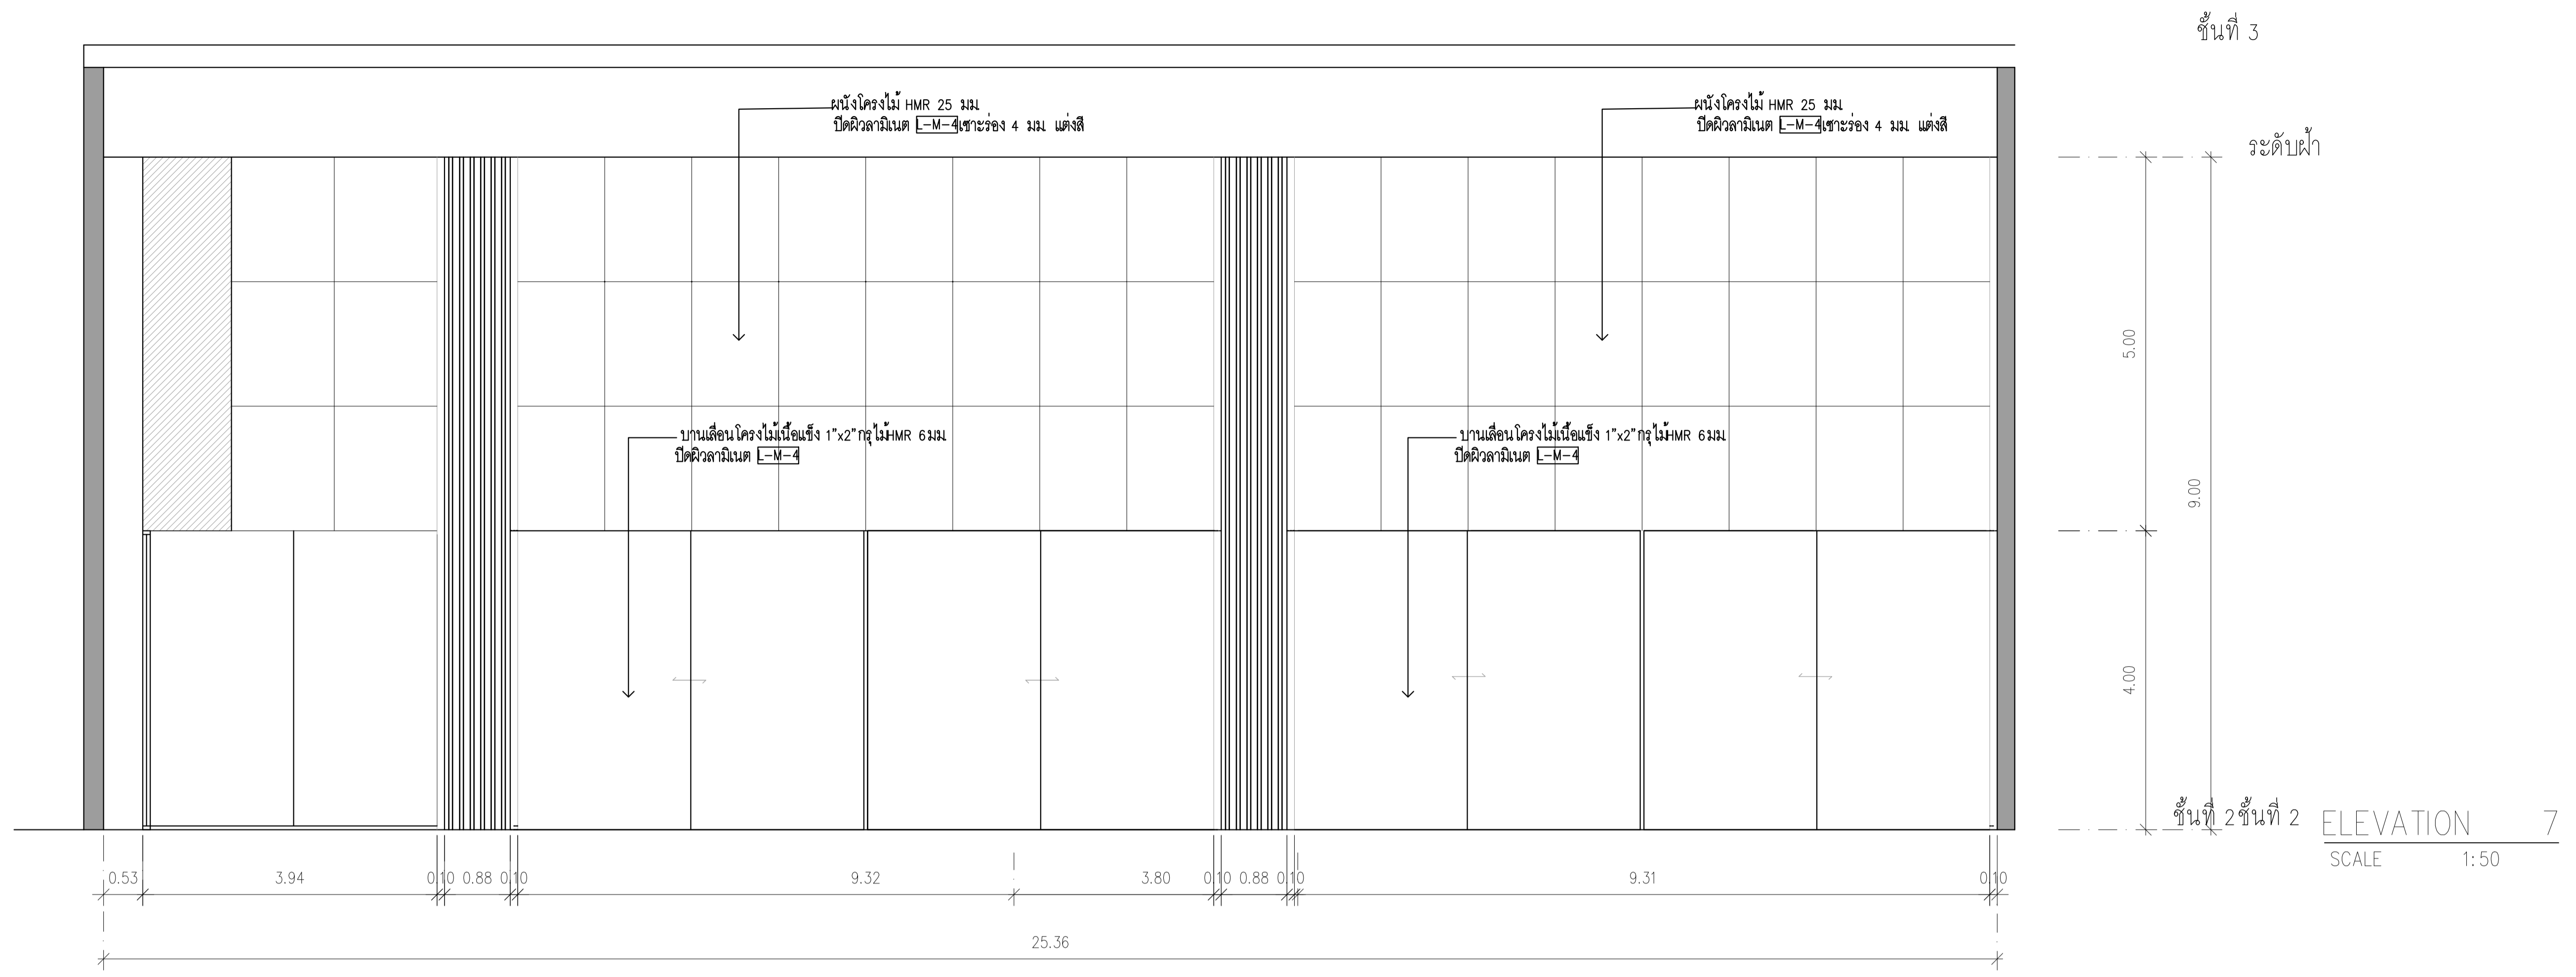

	<b>PROJECT:</b> อาคารพัฒนาทรัพย์สินนครินทร์ เพื่อสร้างชุมชนอย่างยั่งยืน		<b>สถาปนิก :</b> นวาทวิศวกรรม วิชาญ 262361	<b>สถาปนิก :</b> ภรตพงษ์ วงษ์แข็ง 26284	<b>วิศวกรโครงสร้าง :</b> สิทธิโชค ศิริวัฒน์ สย 6090	<b>วิศวกรตรวจสอบรายการคำนวณ :</b> ทัศนศักดิ์ พิทักษ์วงศ์ วย 2129	<b>วิศวกรไฟฟ้า :</b> เอกสิทธิ์ รักษาผลวุฒิยศ สพท.4065	<b>วิศวกรเครื่องกล :</b> วรวิทย์ สมันตยาภรณ์ สท.3355	<b>วิศวกรสิ่งแวดล้อม :</b> วรวิทย์ สมันตยาภรณ์ สท.186	<b>DRAWING TITLE:</b> ELEVATION 7-8 SECOND FLOOR	<b>DWG NO.:</b> IA-19
	<b>LOCATION:</b> เลขที่ 114 ซอยสุขุมวิท 23 ถนนสุขุมวิท แขวงคลองจั่นเหนือ เขตวัฒนา กรุงเทพมหานคร 10110		<b>ภาคภูมิใจในสินค้าไทย</b> ภาณุวัฒน์ สินธวิชัย สสธ.2456	<b>ผู้ผลิต/ช่างเขียน :</b> วุฒิพงษ์ คำแสน 26324	<b>ช่างเขียน :</b> อติชัย โล่ห์ศิริรัตน์ สย 9850	<b>วิศวกรเครื่องกล :</b> พลวิทย์ พงศ์อนุภา สท.4494	<b>DATE:</b> 24/04/2566	<b>SCALE:</b> 1:50	<b>IMPORTANT NOTE:</b> ALL DIMENSIONS SHOULD BE CHECKED ON THE SITE AND SHOP DRAWING SHOULD BE PREPARED BEFORE CONSTRUCTION BY CONTRACTOR.		


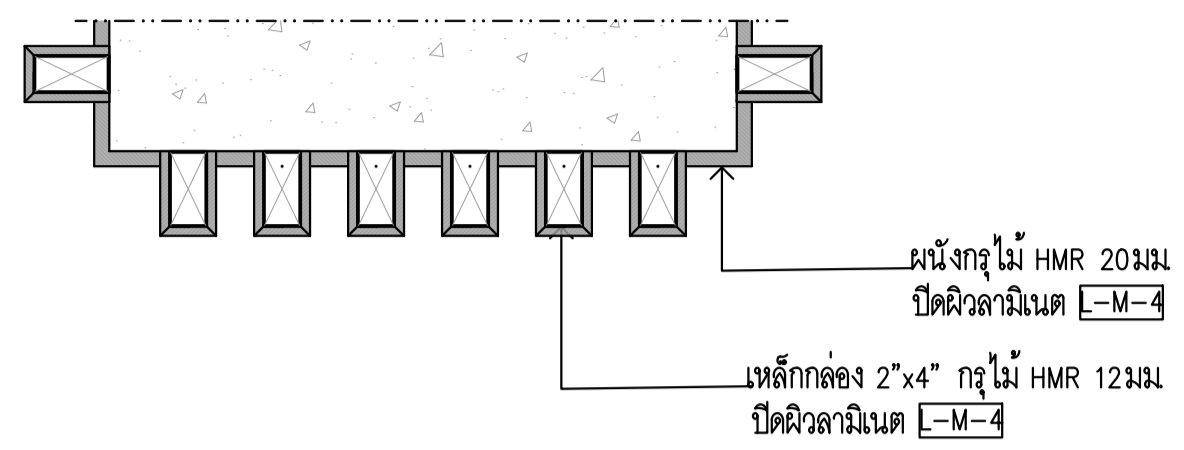


DETAIL 1  
SCALE 1 : 5

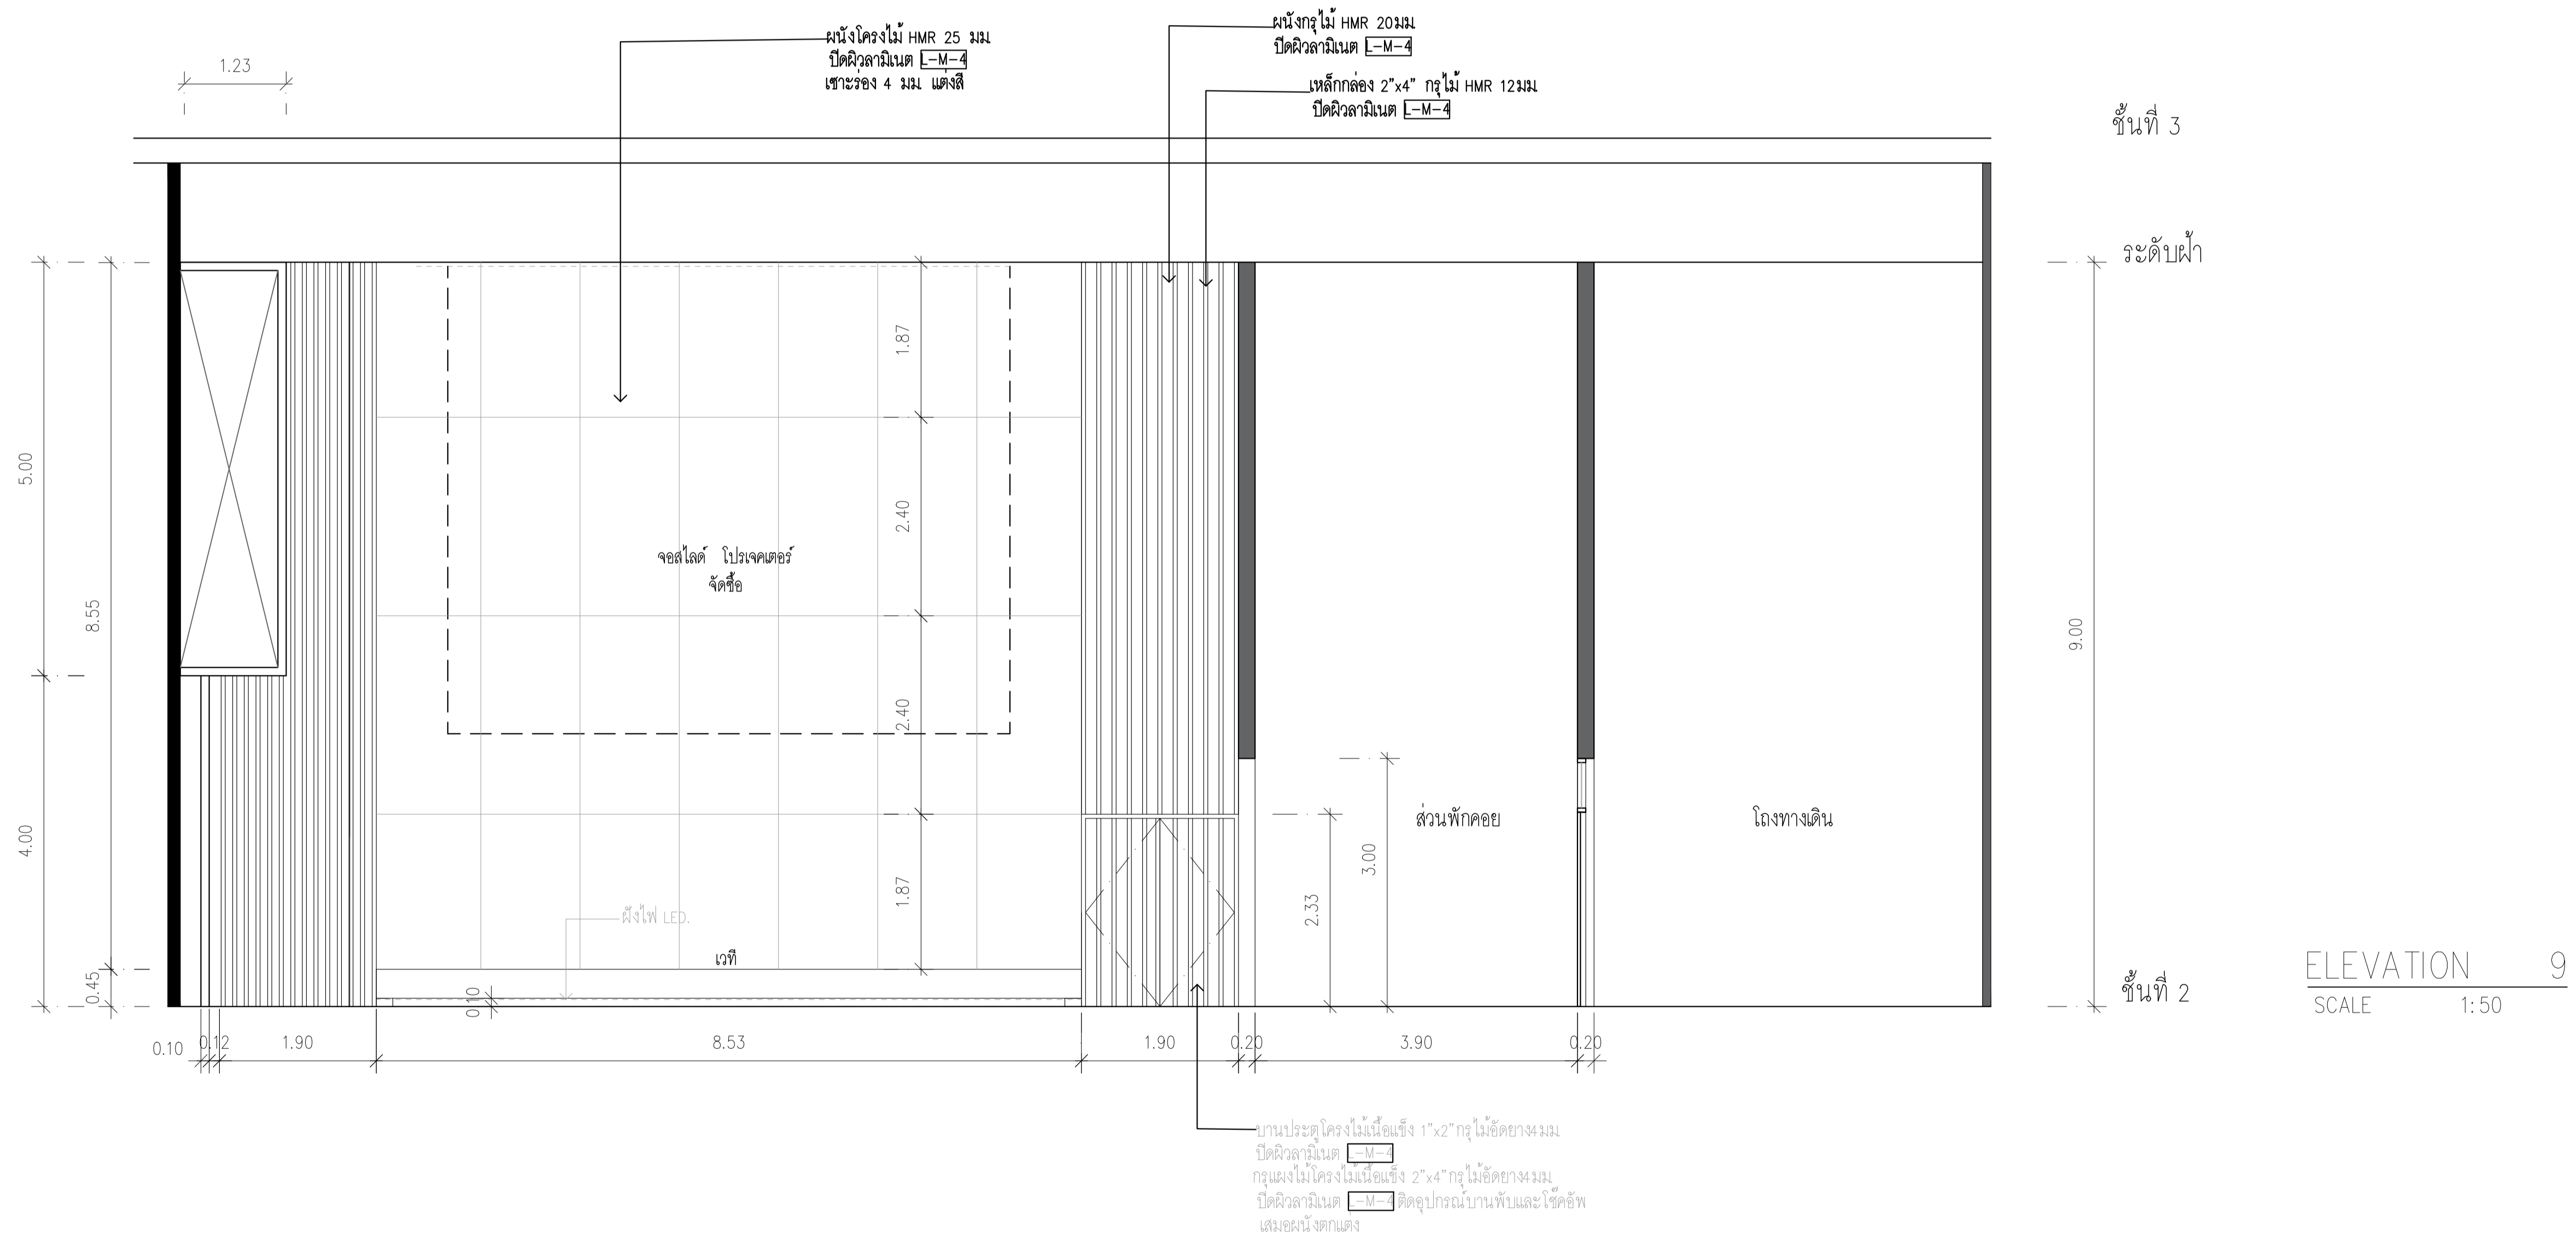

	PROJECT: อาคารพัฒนาทรัพยากรมนุษย์ เพื่อสร้างขวัญกำลังใจแก่พนักงาน		สถาปนิก : นภาพร โครว์ลีน วิษย์ 2563	สถาปนิก : ภรพรพงษ์ วงษ์แข็ง 26284	วิศวกรโครงสร้าง : สิทธิโชค ศิริวัฒน์ สย 6090	วิศวกรตรวจสอบรายการคำนวณ : กิตติศักดิ์ พิทักษ์วงษ์ 25 2129	วิศวกรไฟฟ้า : เอกสิทธิ์ รักษาผลกุลเกียรติ สท.4065	วิศวกรเครื่องกล : วรวิทย์ สมันตยากรกุล สท.3355	วิศวกรสิ่งแวดล้อม : วรวิทย์ สมันตยากรกุล สท.186	DRAWING TITLE: ELEVATION 9 ห้องประชุมสัมมนา	DWG NO: IA-20
	LOCATION: เลขที่ 114 ซอยสุขุมวิท 23 ถนนสุขุมวิท แขวงคลองเตยเหนือ เขตวัฒนา กรุงเทพมหานคร 10110		ภาควัฒนศิลป์ สสอ.2456 มูลนิธิ ด่านสน 26324	อดิทย โล่ห์ศิริรัตน์ สย 9850	วิศวกรเครื่องกล : พลวัฒน์ พรคุณานุกรม สท.4494	วิศวกรสิ่งแวดล้อม : Nob. P. A.	DATE: 24/04/2566	SCALE: 1:50	IMPORTANT NOTE: THIS DRAWING ALL DIMENSIONS SHOULD BE CHECKED ON THE SITE AND SHOP DRAWING SHOULD BE PREPARED BEFORE CONSTRUCTION BY CONTRACTOR.		



รหัสเลขที่	รายการ / รุ่น	ขนาดไม่น้อยกว่า	ภาพประกอบ
F-01	ชุดโต๊ะทำงาน รุ่น MANAGER SET ของ MODERNFORM หรือ รุ่น MU GOLD TEAK ของ ROCKWORTH หรือ รุ่น BLOOMBERG MANAGER ของ PRACTIKA	W150xD70xH72 CM	
F-02	โต๊ะเทรนนิ่งพับได้ รุ่น TABLE FLEX ของ MODERNFORM หรือ รุ่น FRONT FLOD ของ ROCKWORTH หรือ รุ่น DURHAM ของ PRACTIKA	W180xD60xH74.5 CM	
F-03	เก้าอี้สำนักงาน รุ่น HYDE MID BLACK ของ MODERNFORM หรือ รุ่น SLIM2-M ของ ROCKWORTH หรือ รุ่น FRIDER-M ของ PRACTIKA	W56.5xD58xH87 CM	
F-04	เก้าอี้เทรนนิ่งพับได้ รุ่น TEC TC-02 ของ MODERNFORM หรือ รุ่น VIGO CASTOR ของ ROCKWORTH หรือ รุ่น SIGMUND ของ PRACTIKA	W57.5xD57xH85 CM	
F-05	เก้าอี้เทรนนิ่งมีกระดานรองเข ยื่อนพับได้ รุ่น TEC TC-01 ของ MODERNFORM หรือ รุ่น VIGO CASTOR ของ ROCKWORTH หรือ รุ่น SIGMUND ของ PRACTIKA	W60.5xD57xH85 CM	

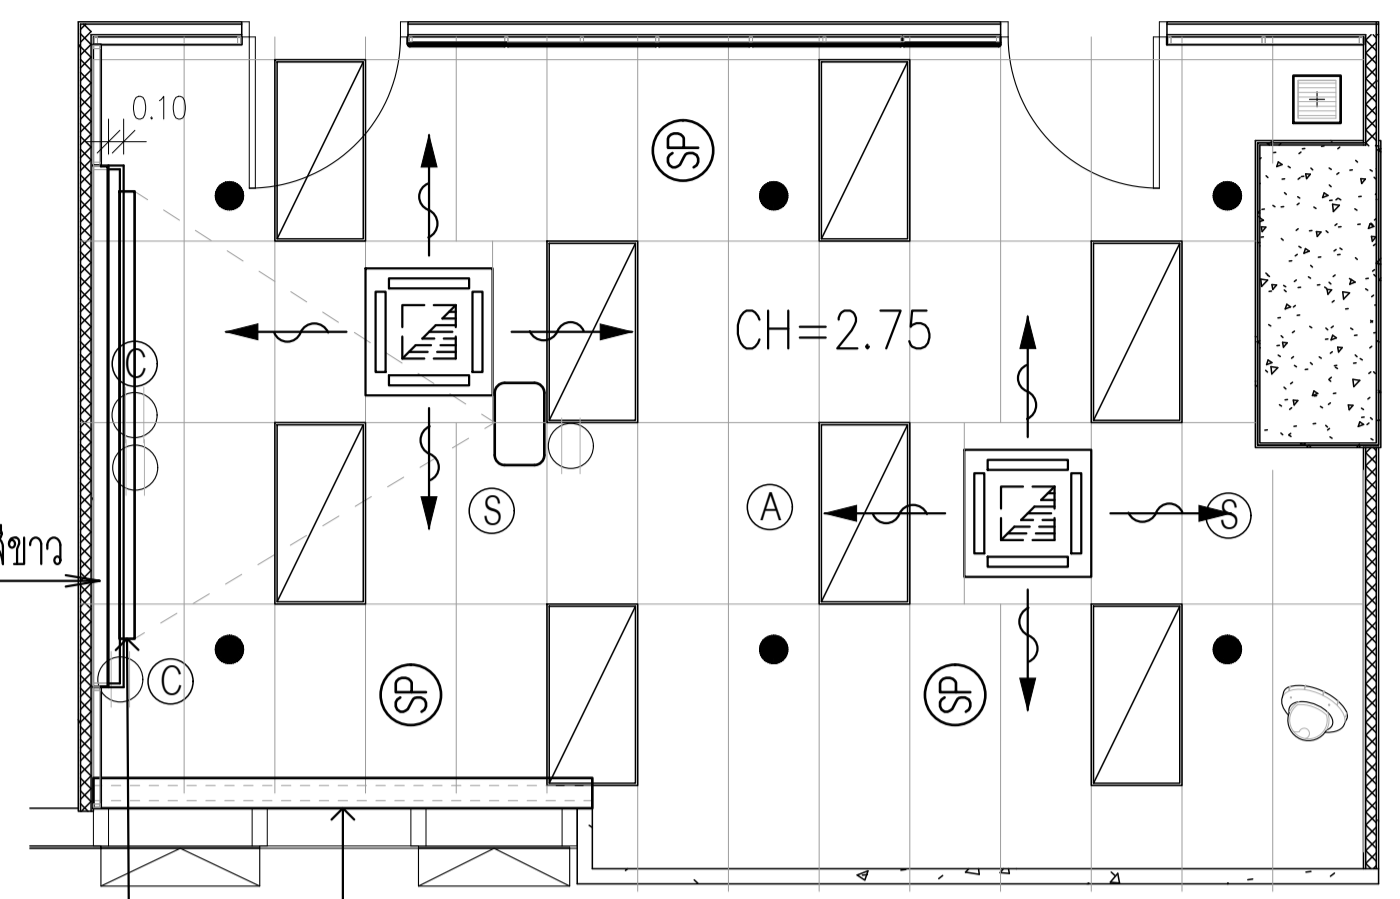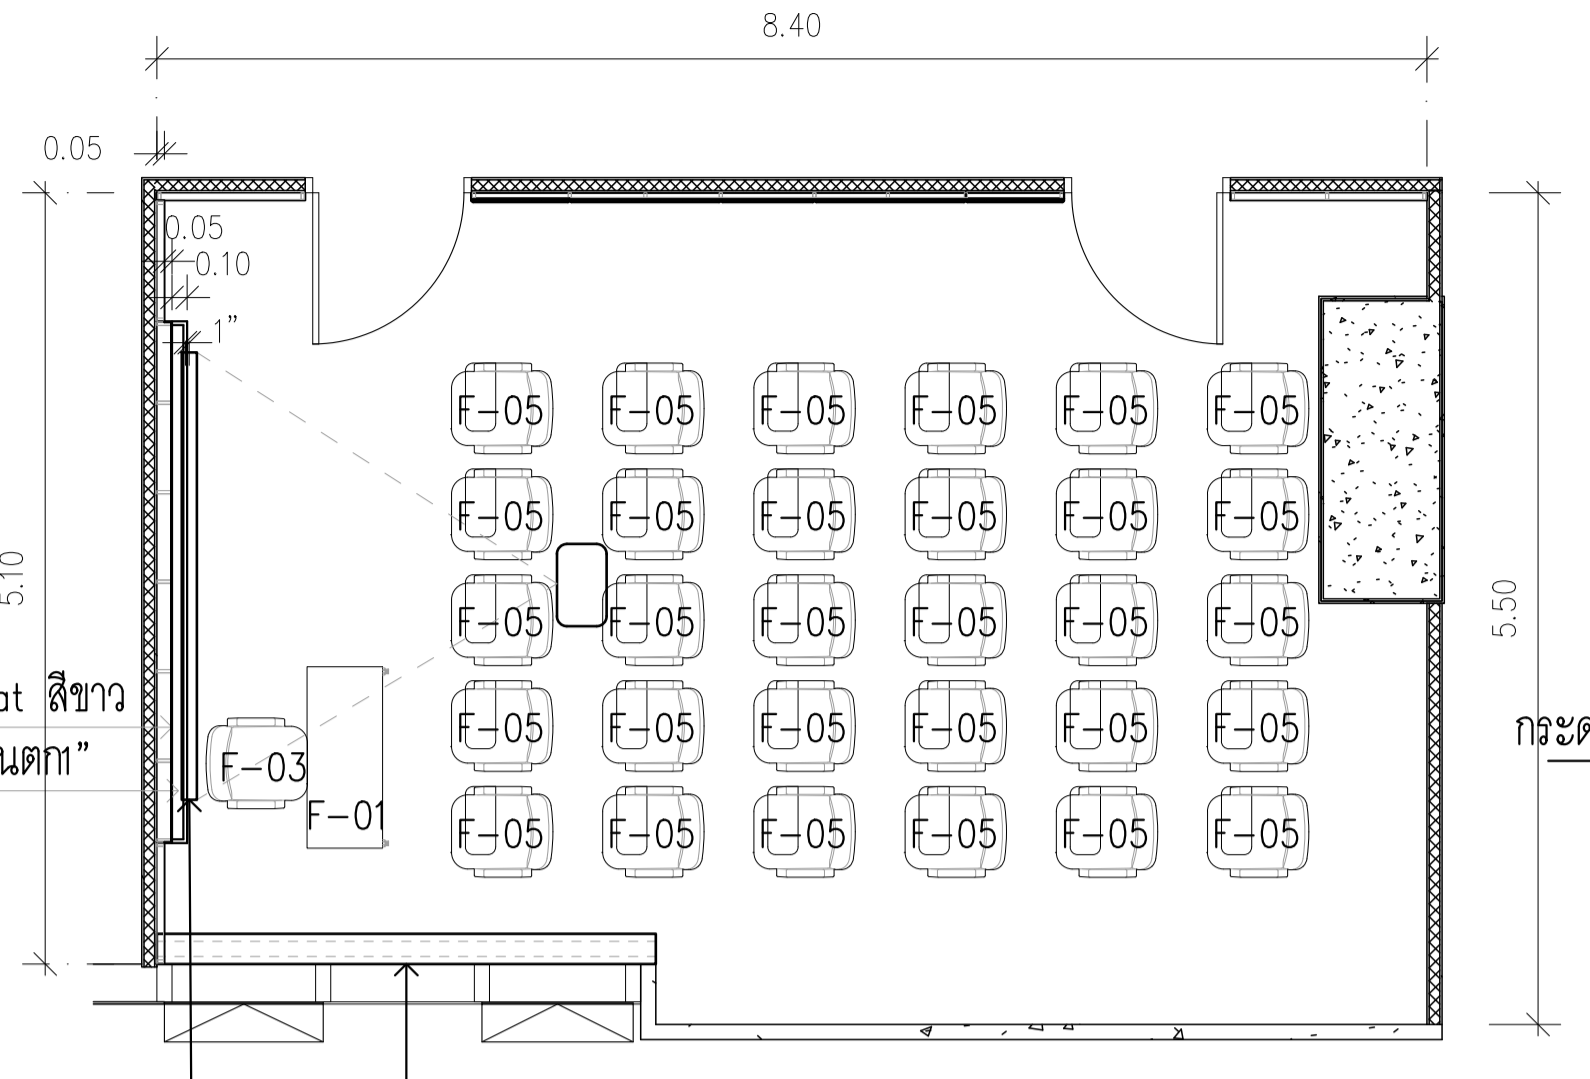


ฝ้าหลุม 0.20 ติดตั้งถ่านม้วน  
จอ ขนาด 135 นิ้ว (4:3) 275 x 206 cm  
CLASSROOM S  
50 SQ.M.  
30 SEATS  
(LECTURE CHAIR WITH TABLE)

ฝ้าหลุม 0.20 ติดตั้งถ่านม้วน  
จอ ขนาด 135 นิ้ว (4:3) 275 x 206 cm  
CEILING PLAN  
CLASSROOM S

	LED 100W Warmwhite 220Vac
	โคมไฟความถี่สูง LED 15W Coolwhite 220Vac
	โคมไฟความถี่สูง LED MR16 6W Daylight 220Vac
	โคมไฟความถี่ต่ำ LED 20W Coolwhite 220Vac
	ไฟแบบ LED 8.5W/m Daylight 220Vac
	ไฟแบบ LED 8.5W/m Warmwhite 220Vac
	ไฟเส้นยี่สิบห้า LED 2x14.4W/m Daylight 24VDC
	โคมไฟโคม LED 100W Daylight 220Vac
	โคมไฟความถี่สูงแบบเหลี่ยมปรับมุมได้ LED MR16 2x6W Daylight 220Vac
	โคมไฟหน้าวงแหวนโคม LED 12W Warmwhite 24Vdc
	โคมไฟ LED T8 4x18W Warmwhite 220Vac
	โคมไฟความถี่สูงแบบเหลี่ยมปรับมุมได้ LED MR16 2x6W Daylight 220Vac
	โคมไฟความถี่สูงแบบเหลี่ยมปรับมุมได้ LED MR16 2x6W Daylight 220Vac
	LED 40W Daylight 220Vac 30x120
	LED 48W Daylight 220Vac 60x120
	LED 40W Daylight 220Vac 60x60
	CHANDELIER
	แอร์แขวน (Ceiling Suspended)
	แอร์สี่ทิศทาง (Cassette Type)
	แอร์สี่ทิศทาง (Cassette Type)
	แอร์ติดผนัง
	Duct Type Air Conditioner (แอร์ติดผนัง)
	LED PANEL 60x120 CM 50W
	CCTV
	PROJECTOR
	ACCESS POINT
	ACCESS POINT (สำหรับห้องเรียน line เท่านั้น)
	ACCESS POINT (สำหรับห้องเรียน line เท่านั้น)
	เครือข่ายระบบ NETWORK
	ลำโพง 4"-6" ติดด้านเพดาน
	ลำโพงหลัก
	SMOKE DETECTOR

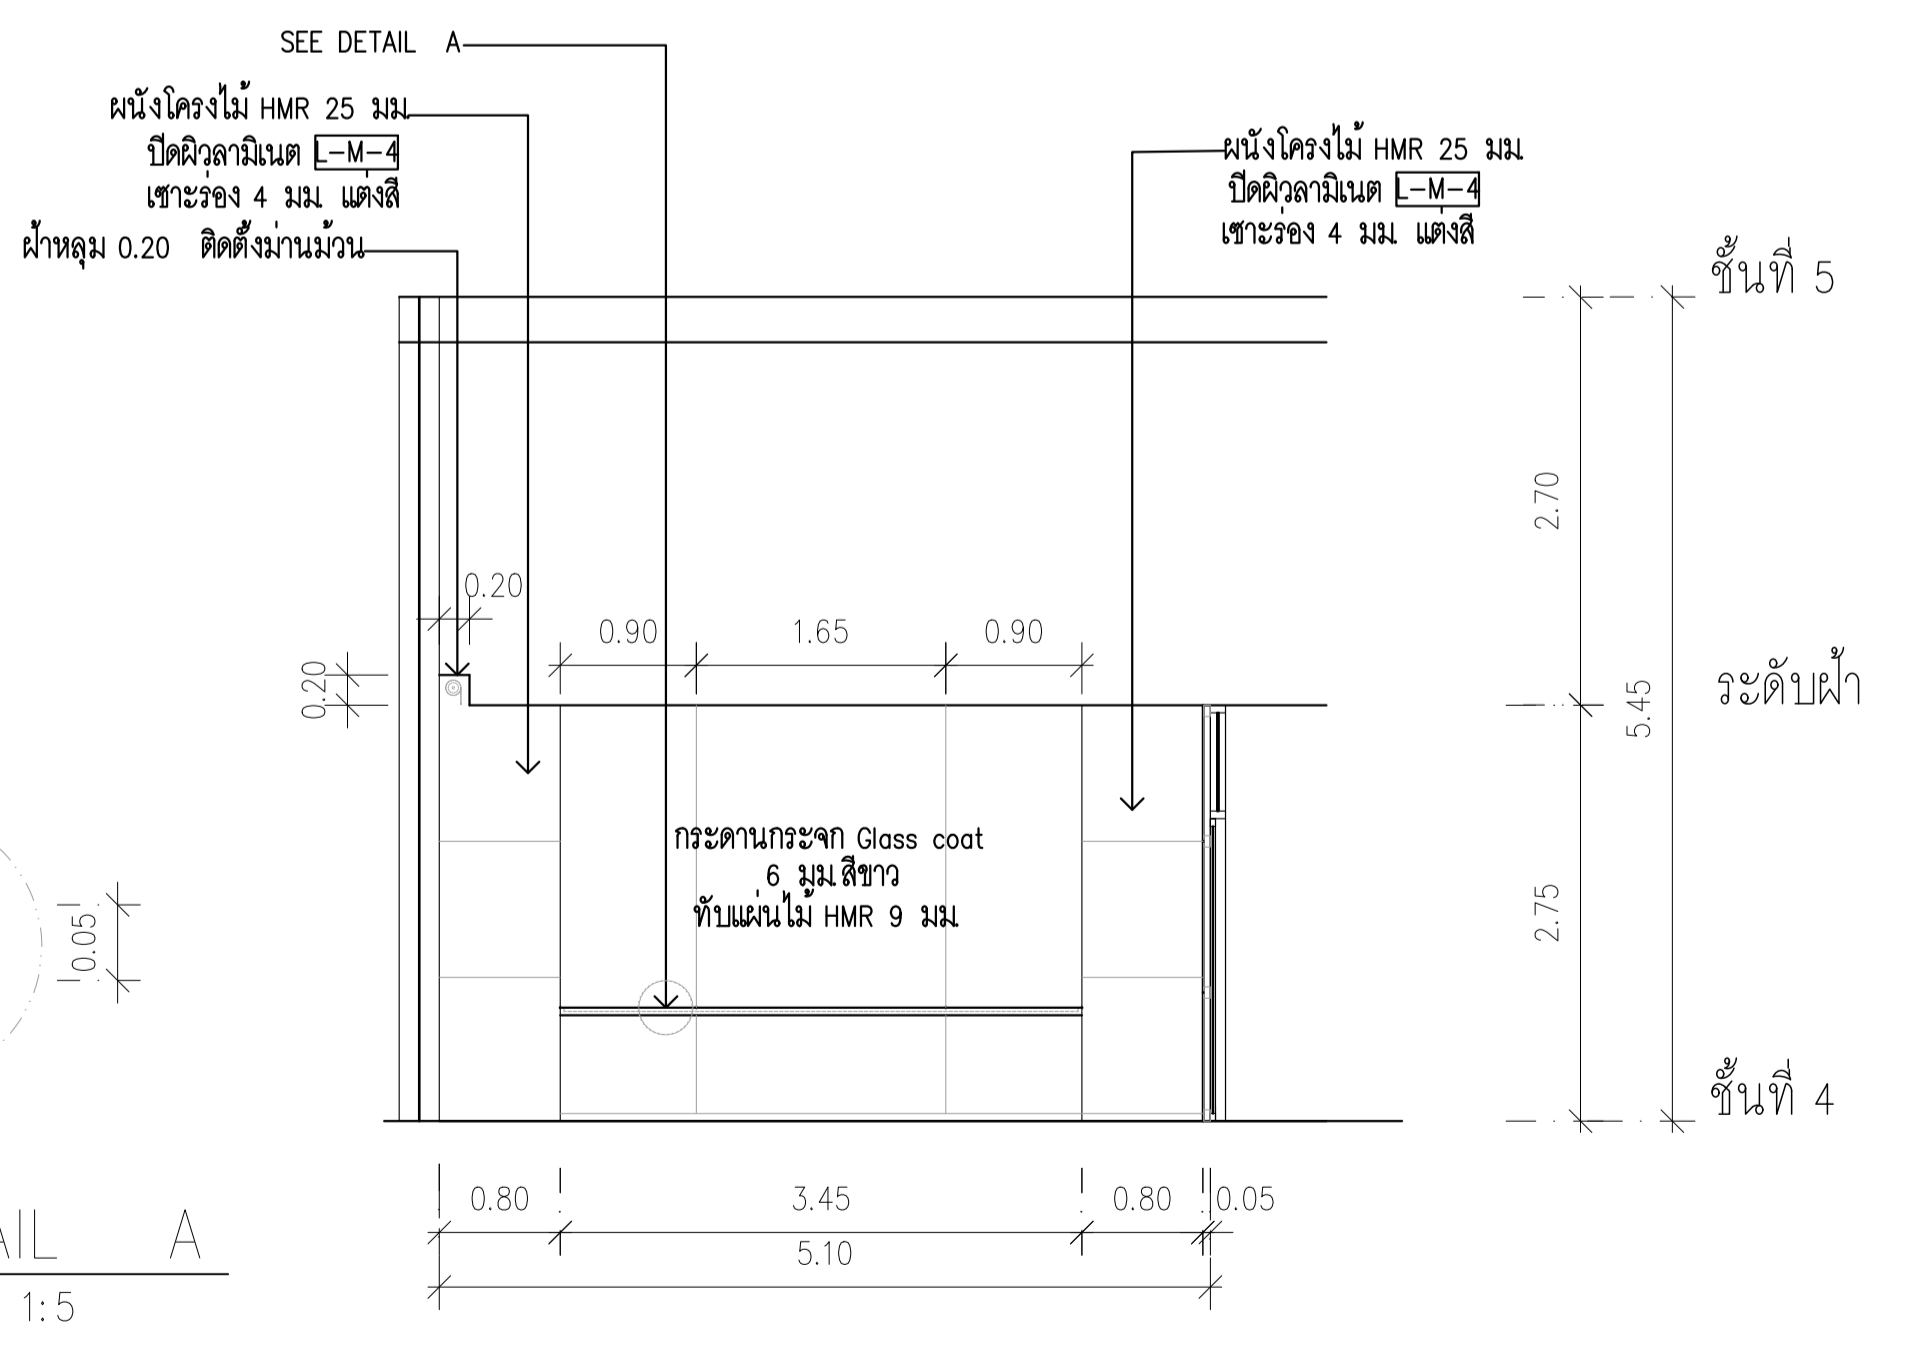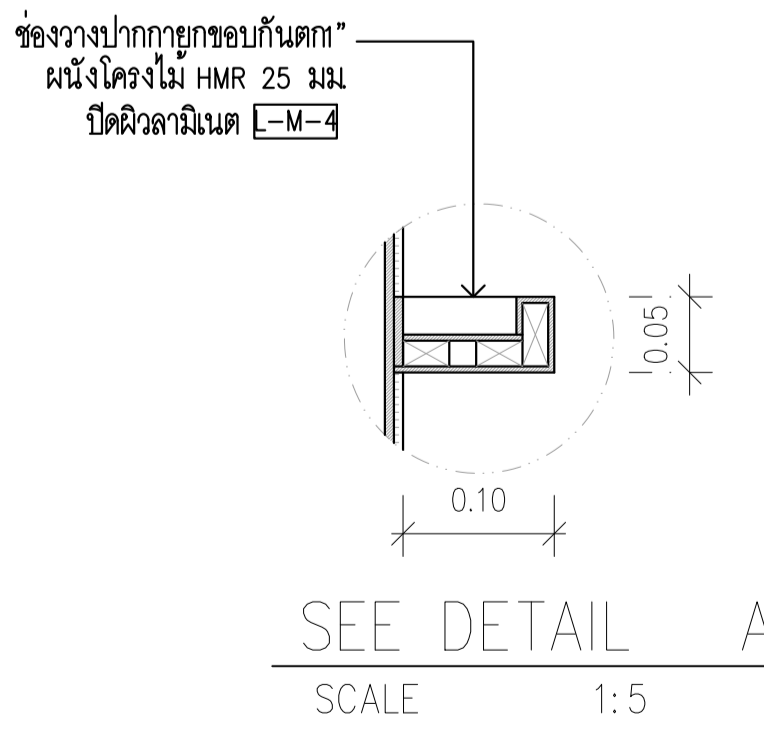


ELEVATION 1  
SCALE 1:50

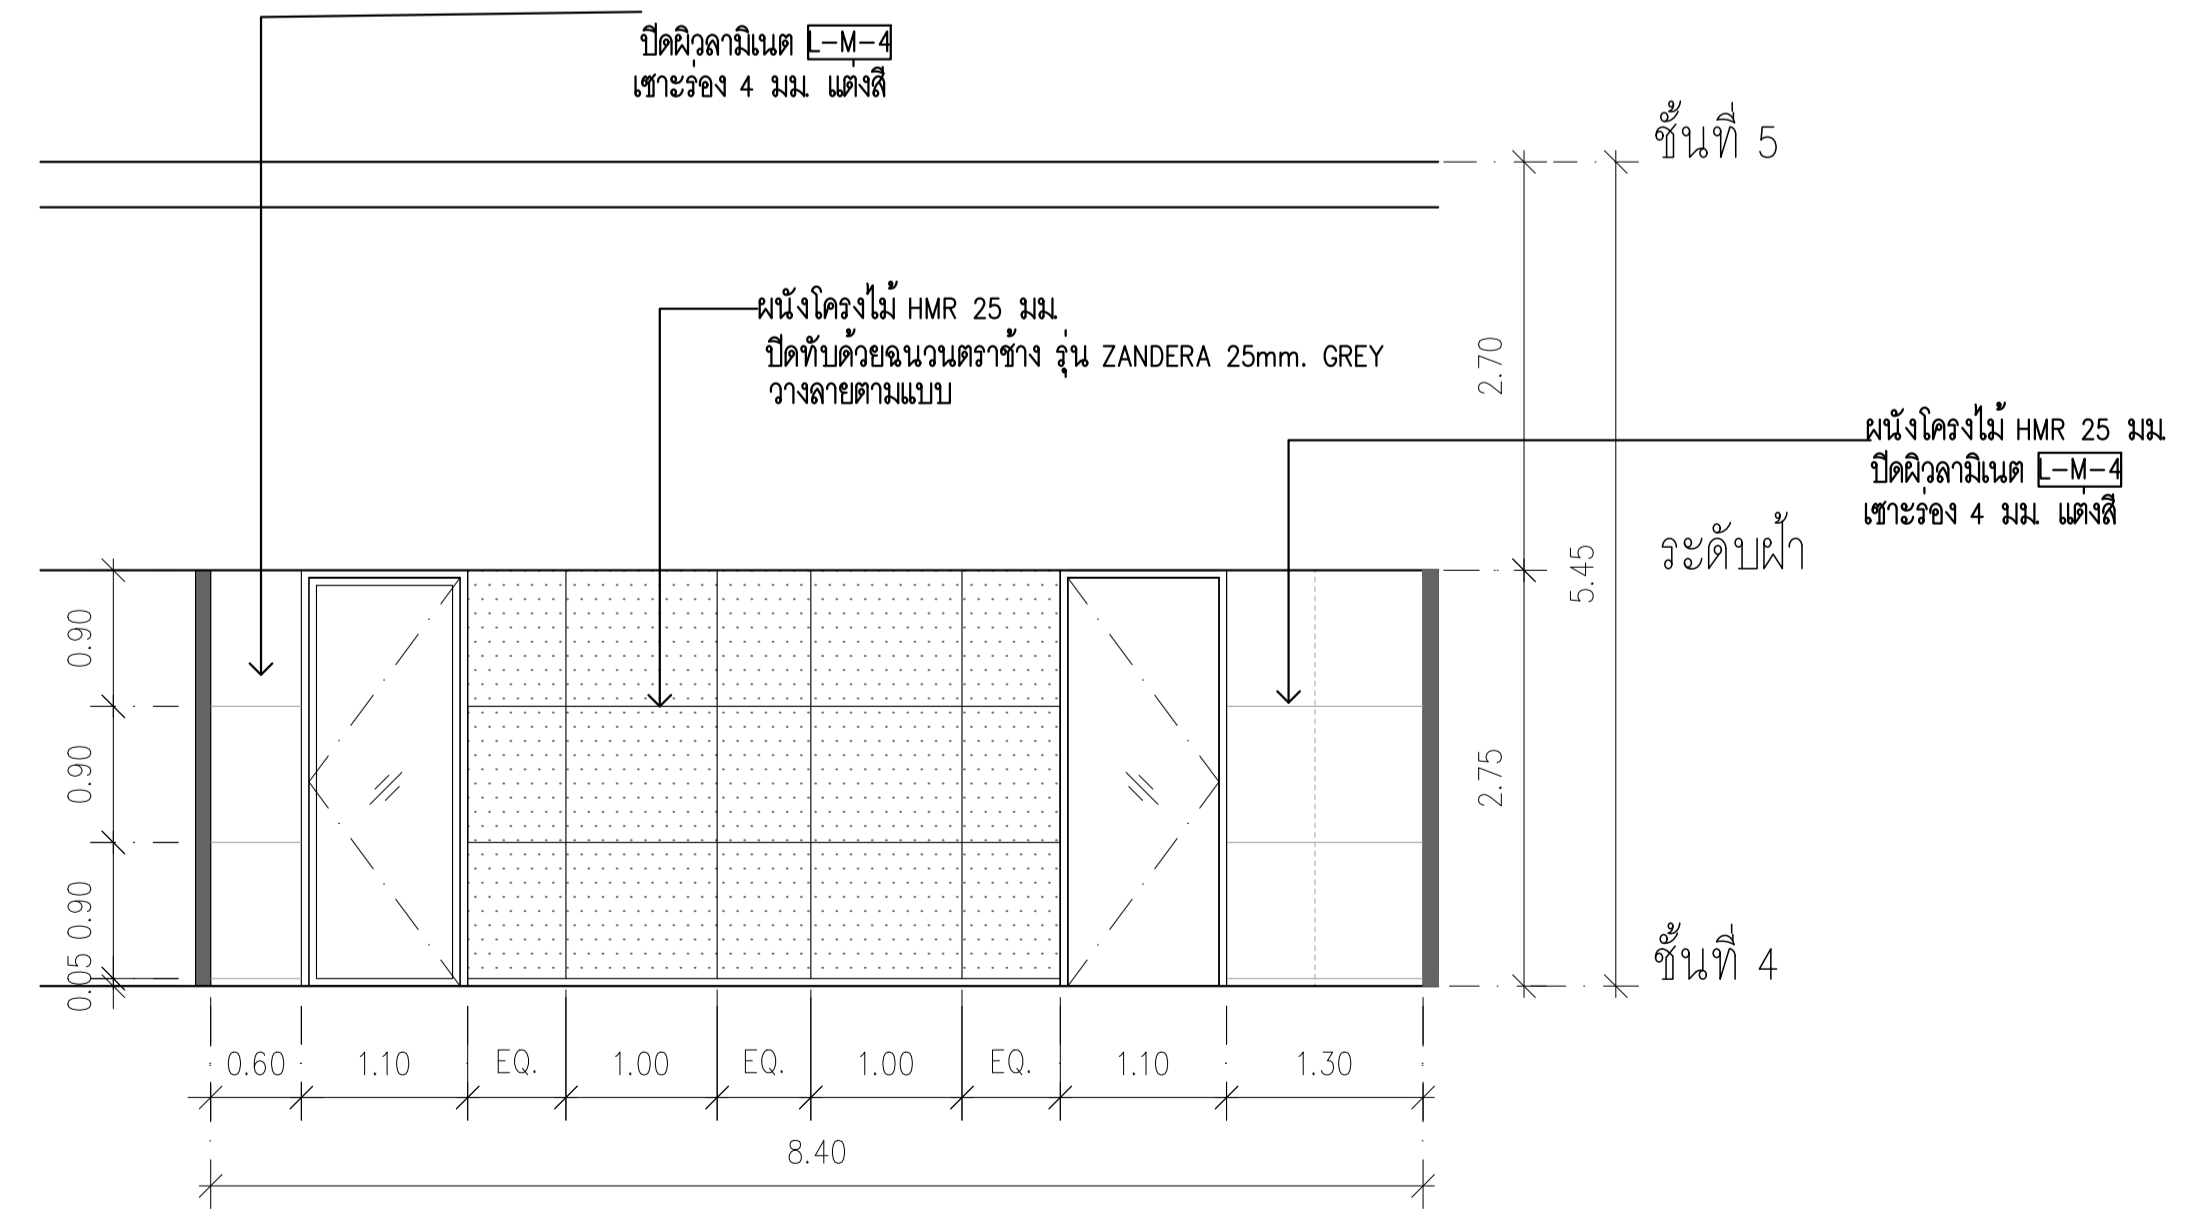

ELEVATION 2  
SCALE 1:50  
CLASSROOM S


	PROJECT: อาคารพัฒนาทรัพยากรมนุษย์ เพื่อสร้างครูยุคใหม่ LOCATION: เลขที่ 114 ซอยสุขุมวิท 23 ถนนสุขุมวิท แขวงคลองเตยเหนือ เขตวัฒนา กรุงเทพมหานคร 10110 OWNER: มหาวิทยาลัยอัสสัมชัญ		สถาปนิก : นวชา โสภณกุล สถาปนิก : ภาณุวัฒน์ สินธุวิทย์ สถาปนิก : วุฒิพงษ์ คำแสน	วิศวกรโครงสร้าง : สิทธิโชค ศิริวิวัฒน์ วิศวกรควบคุมอาคาร : กิตติศักดิ์ พิทักษ์วงษ์ วิศวกรไฟฟ้า : เอกสิทธิ์ รักษาผลกุล วิศวกรเครื่องกล : วรวิทย์ สมันตยากุล วิศวกรสิ่งแวดล้อม : วรวิทย์ สมันตยากุล	วิศวกรควบคุมอาคาร : ภาณุวัฒน์ สินธุวิทย์ วิศวกรควบคุมอาคาร : วุฒิพงษ์ คำแสน วิศวกรไฟฟ้า : สิทธิโชค ศิริวิวัฒน์ วิศวกรเครื่องกล : วรวิทย์ สมันตยากุล วิศวกรสิ่งแวดล้อม : วรวิทย์ สมันตยากุล	วิศวกรควบคุมอาคาร : ภาณุวัฒน์ สินธุวิทย์ วิศวกรควบคุมอาคาร : วุฒิพงษ์ คำแสน วิศวกรไฟฟ้า : สิทธิโชค ศิริวิวัฒน์ วิศวกรเครื่องกล : วรวิทย์ สมันตยากุล วิศวกรสิ่งแวดล้อม : วรวิทย์ สมันตยากุล	DRAWING TITLE: CLASSROOM S DWG NO: IA-21 DATE: 24/04/2566 SCALE: 1:50
	111,899-90 12th RATCHADA PAVILION Bldg JANGKAM LADPAW BANGKOK 10000 TEL: 0-2388-2383, FAX: 0-2513-9246 E-MAIL: ifm_image2000@hotmail.com http://www.ifmgroup.com		111,899-90 12th RATCHADA PAVILION Bldg JANGKAM LADPAW BANGKOK 10000 TEL: 0-2388-2383, FAX: 0-2513-9246 E-MAIL: ifm_image2000@hotmail.com http://www.ifmgroup.com	111,899-90 12th RATCHADA PAVILION Bldg JANGKAM LADPAW BANGKOK 10000 TEL: 0-2388-2383, FAX: 0-2513-9246 E-MAIL: ifm_image2000@hotmail.com http://www.ifmgroup.com	111,899-90 12th RATCHADA PAVILION Bldg JANGKAM LADPAW BANGKOK 10000 TEL: 0-2388-2383, FAX: 0-2513-9246 E-MAIL: ifm_image2000@hotmail.com http://www.ifmgroup.com		

ฝ้าหลุม 0.20 ติดตั้งม่านม้วน

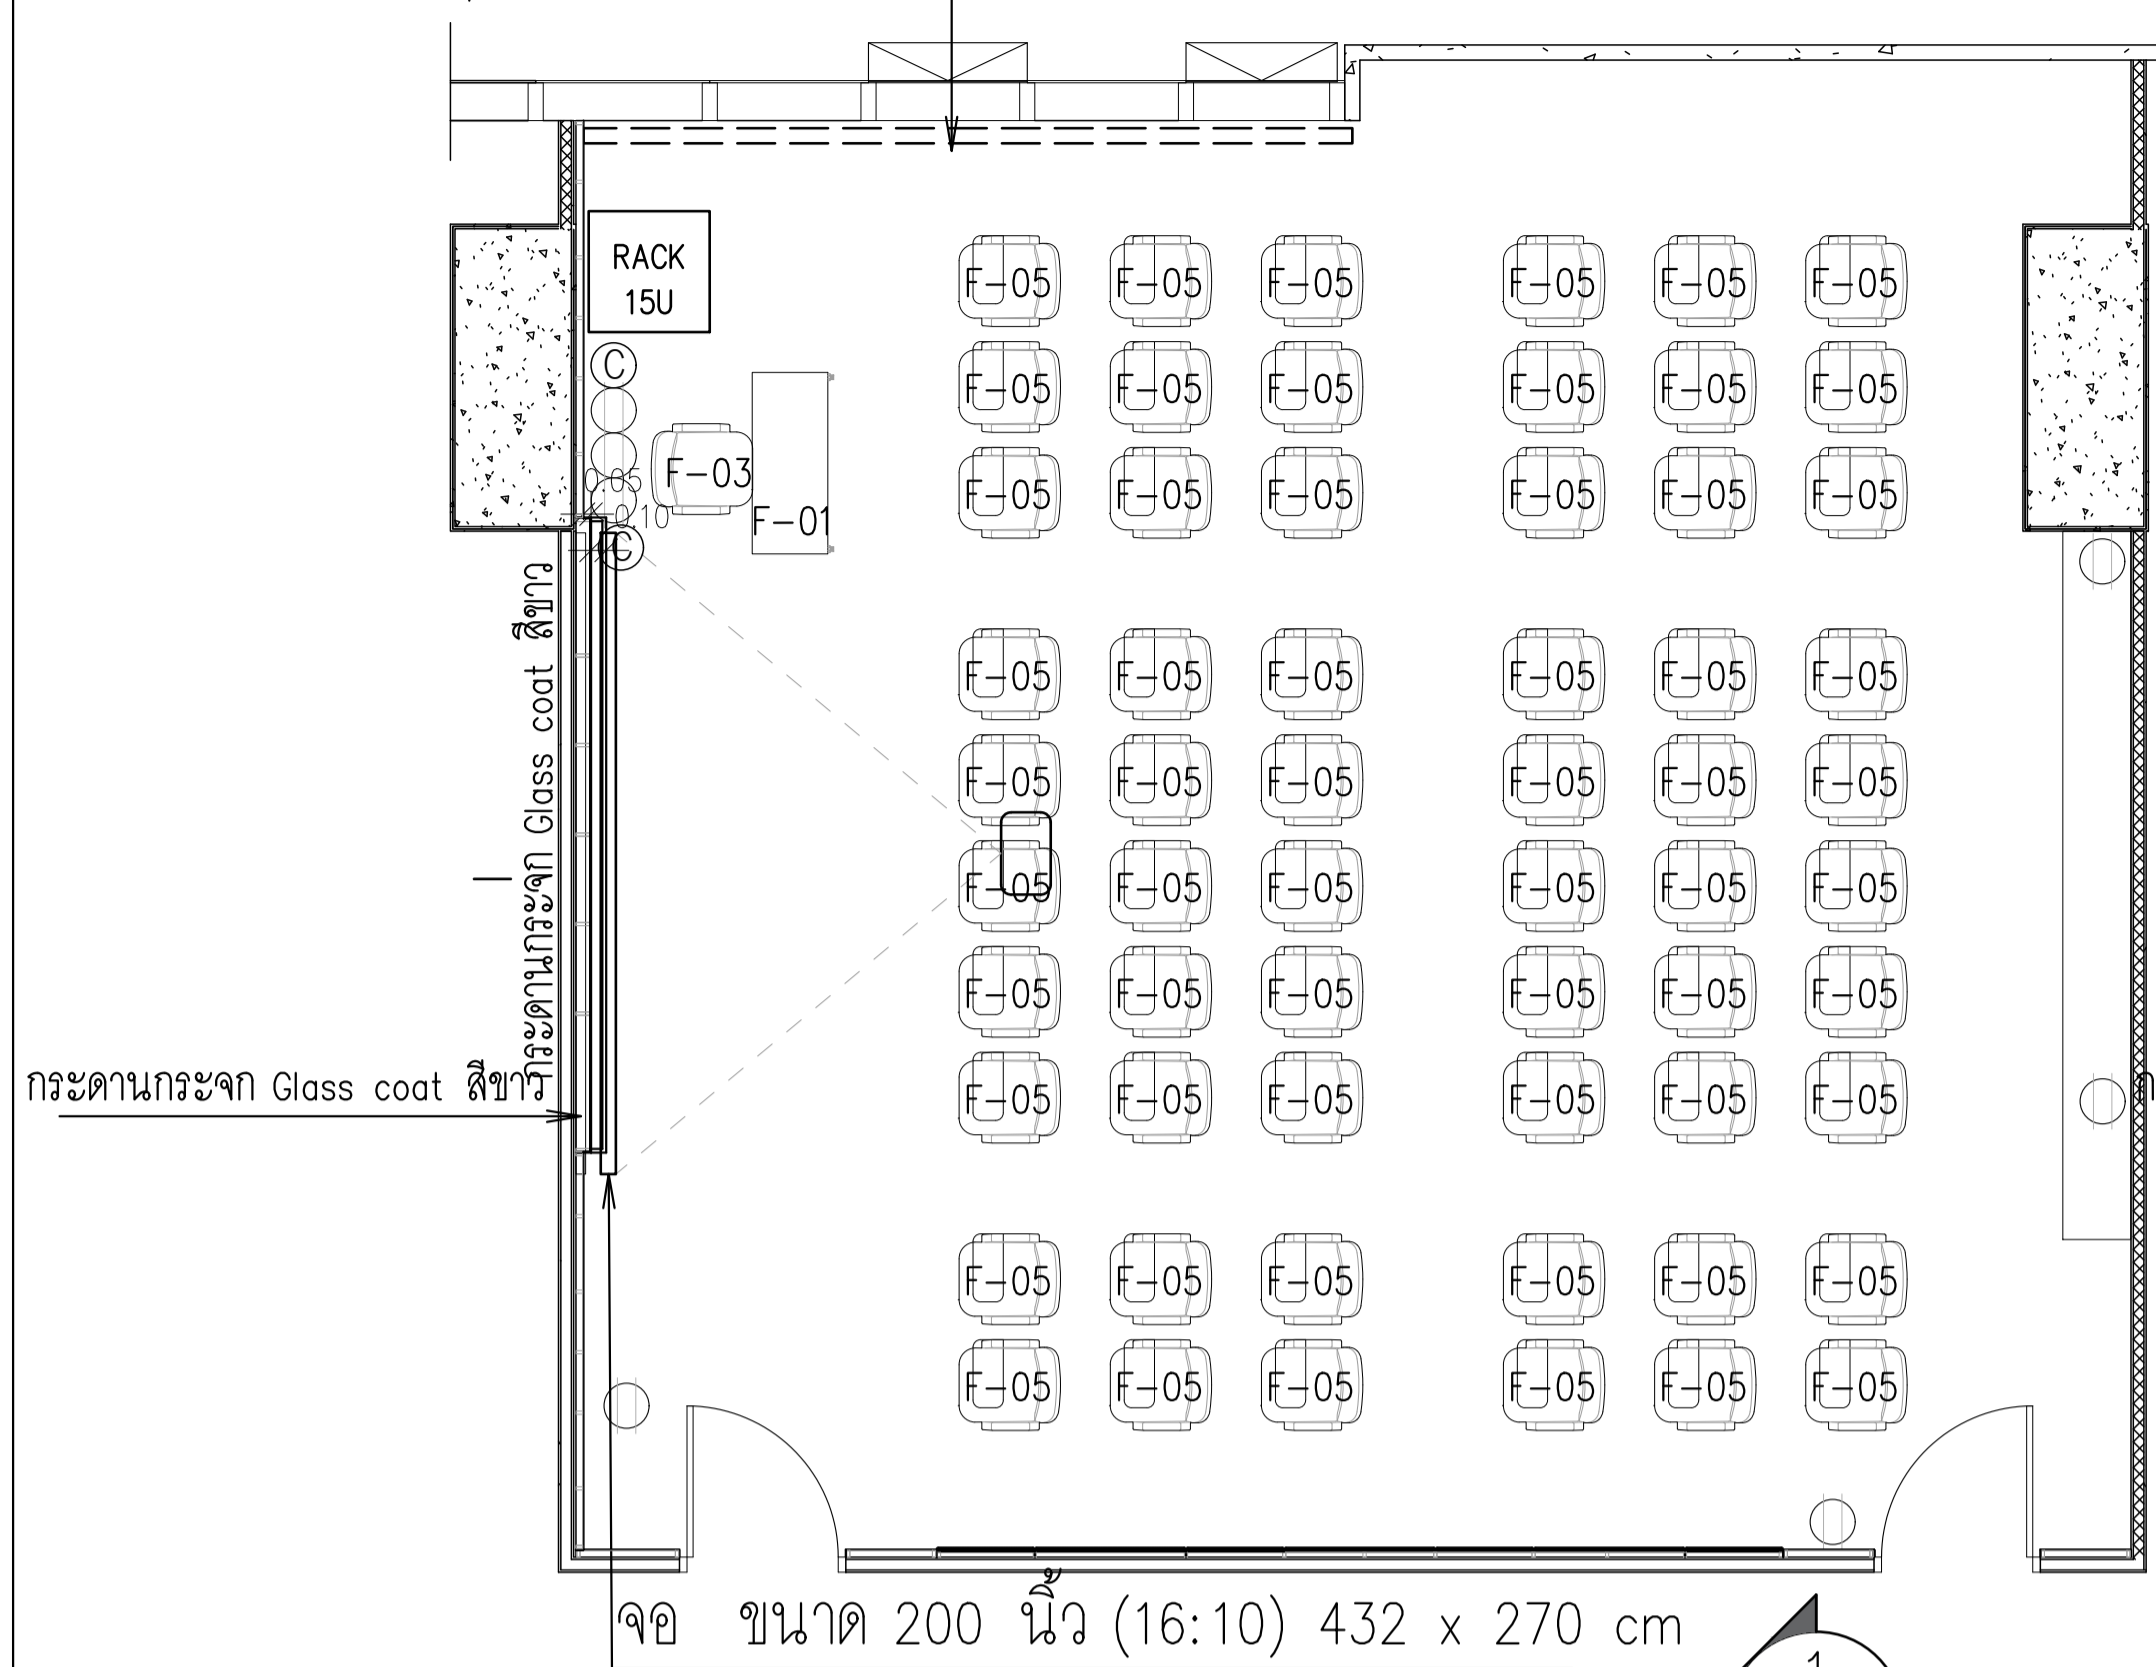


จอ ขนาด 200 นิ้ว (16:10) 432 x 270 cm

CLASSROOM M  
100 SQ.M.  
60 SEATS  
(LECTURE CHAIR WITH TABLE)

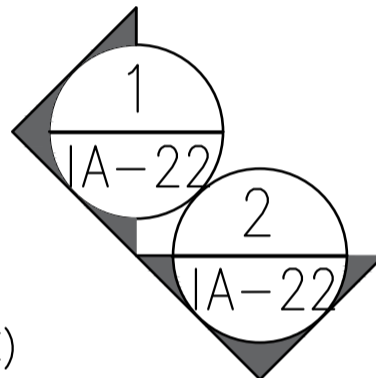


ฝ้าหลุม 0.20 ติดตั้งม่านม้วน

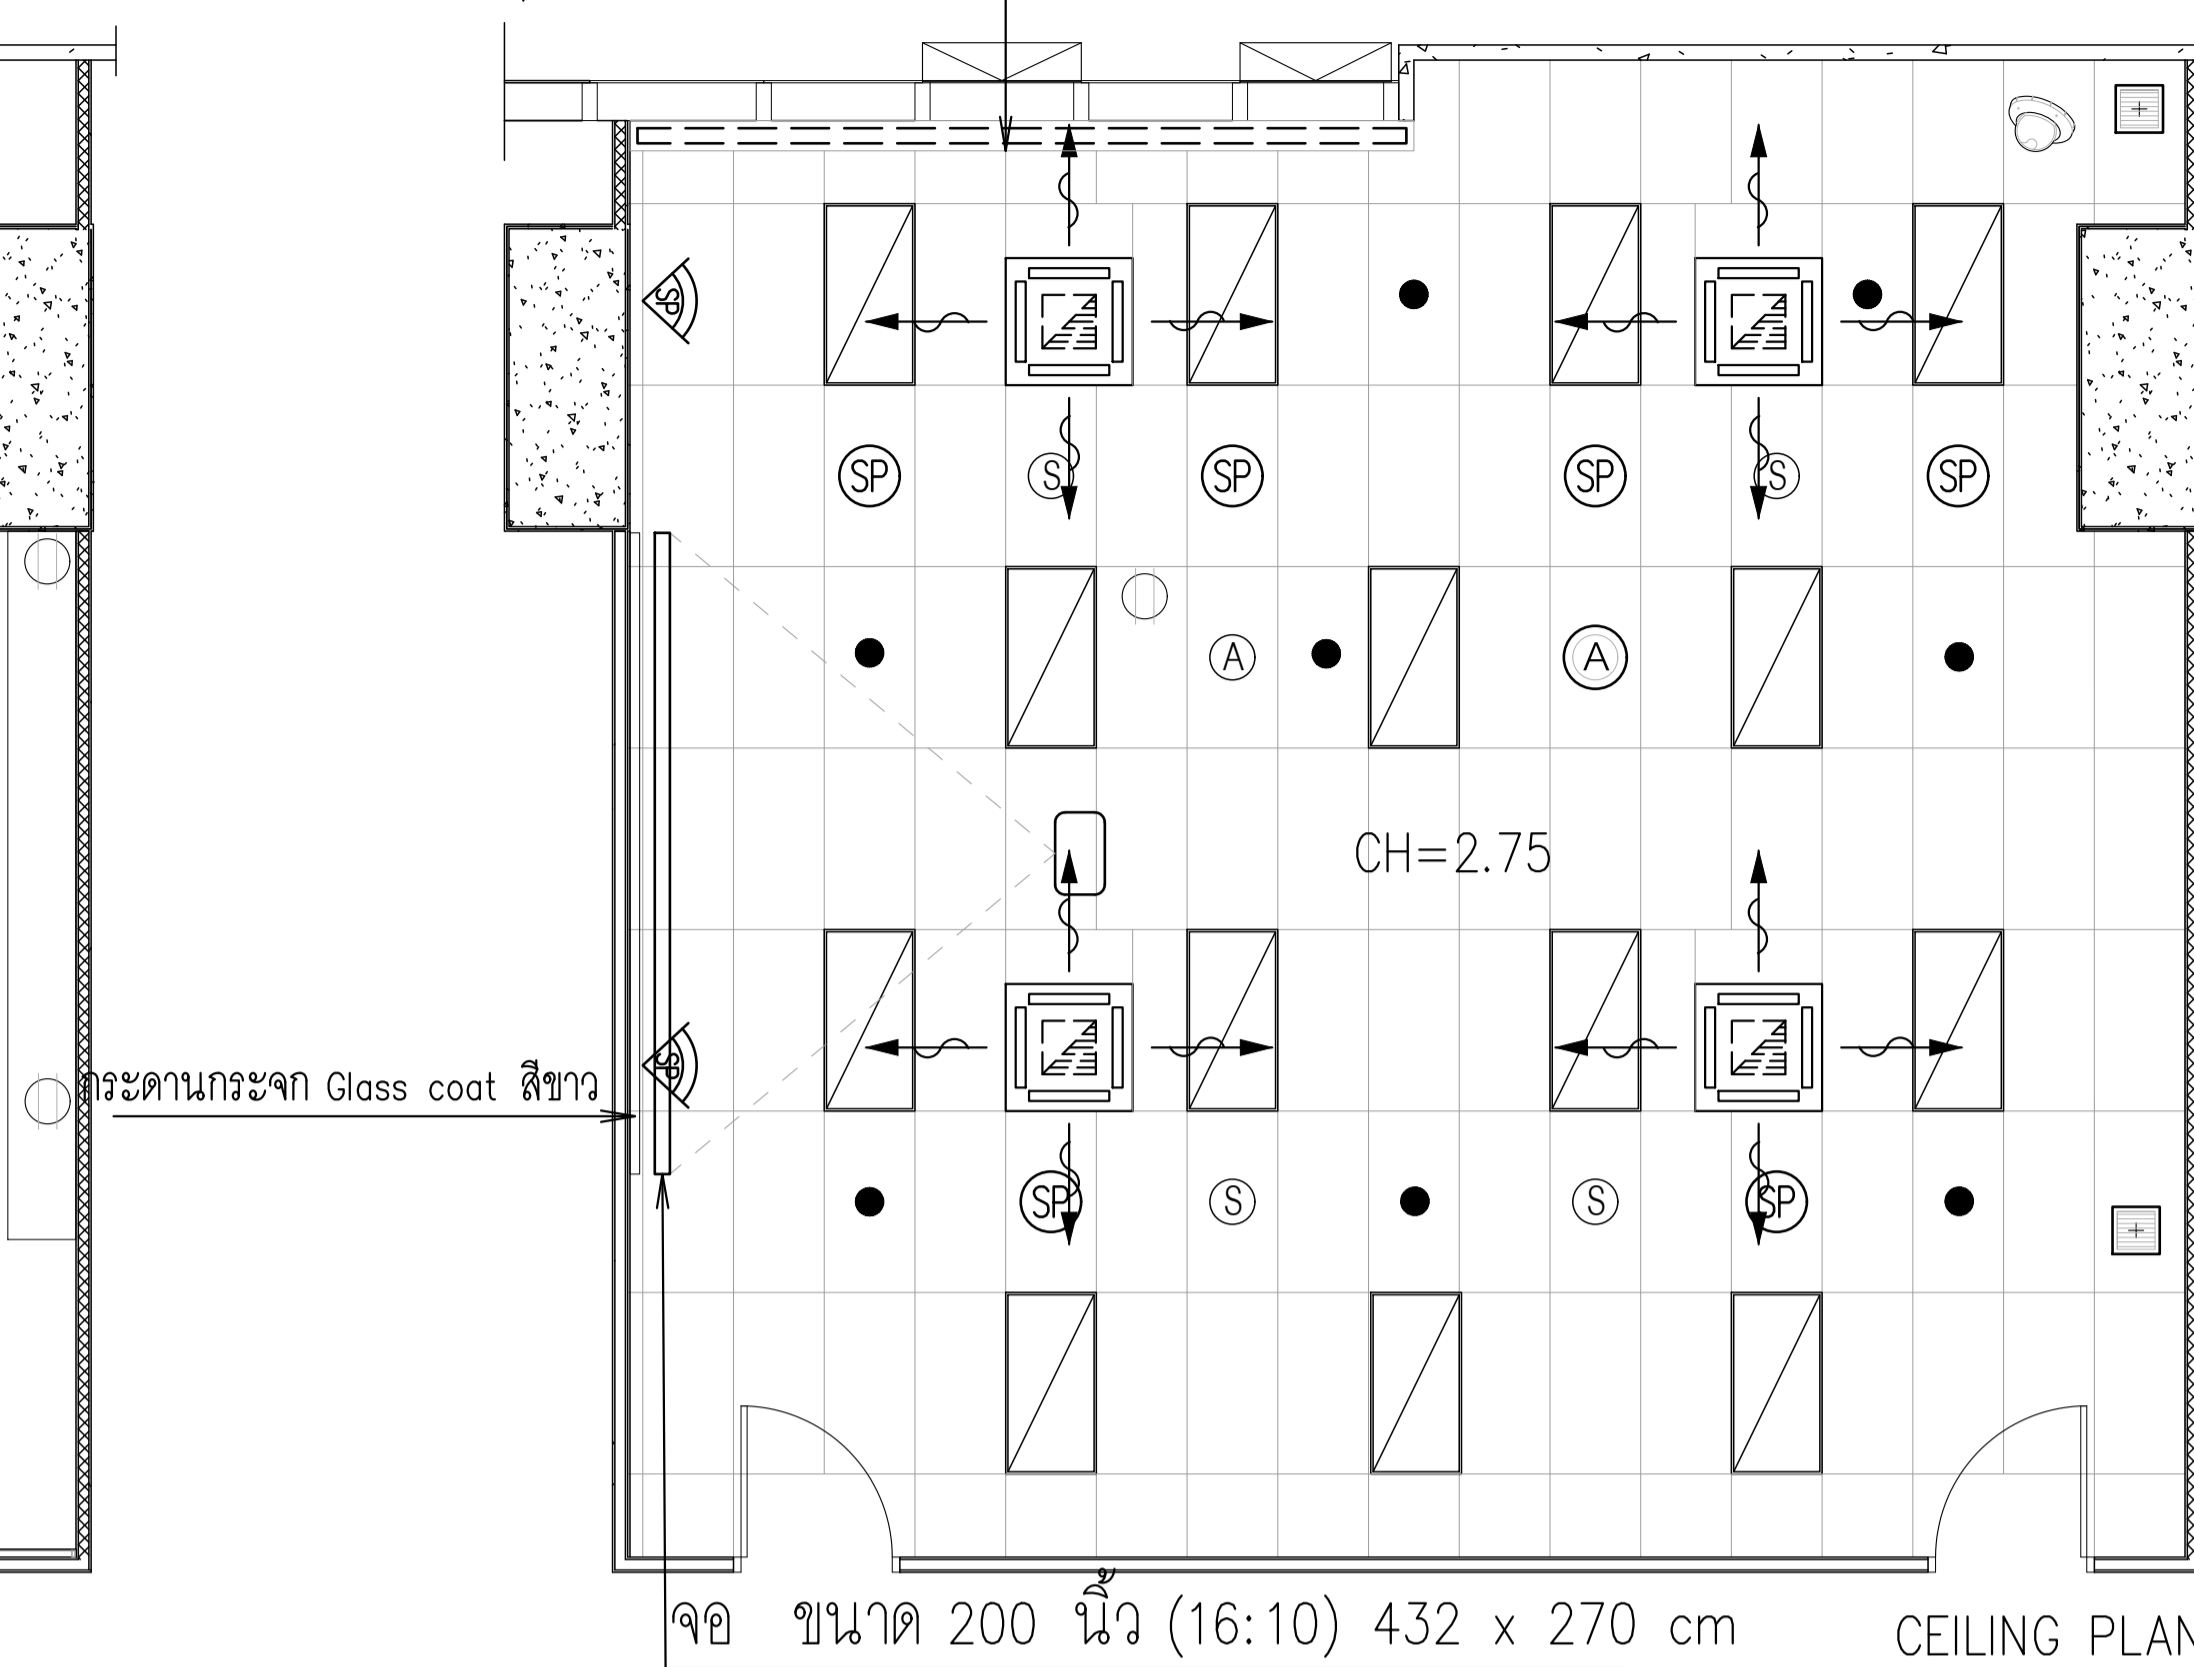

จอ ขนาด 200 นิ้ว (16:10) 432 x 270 cm


CEILING PLAN  
CLASSROOM M

ฝ้าหลุม 0.20 ติดตั้งม่านม้วน

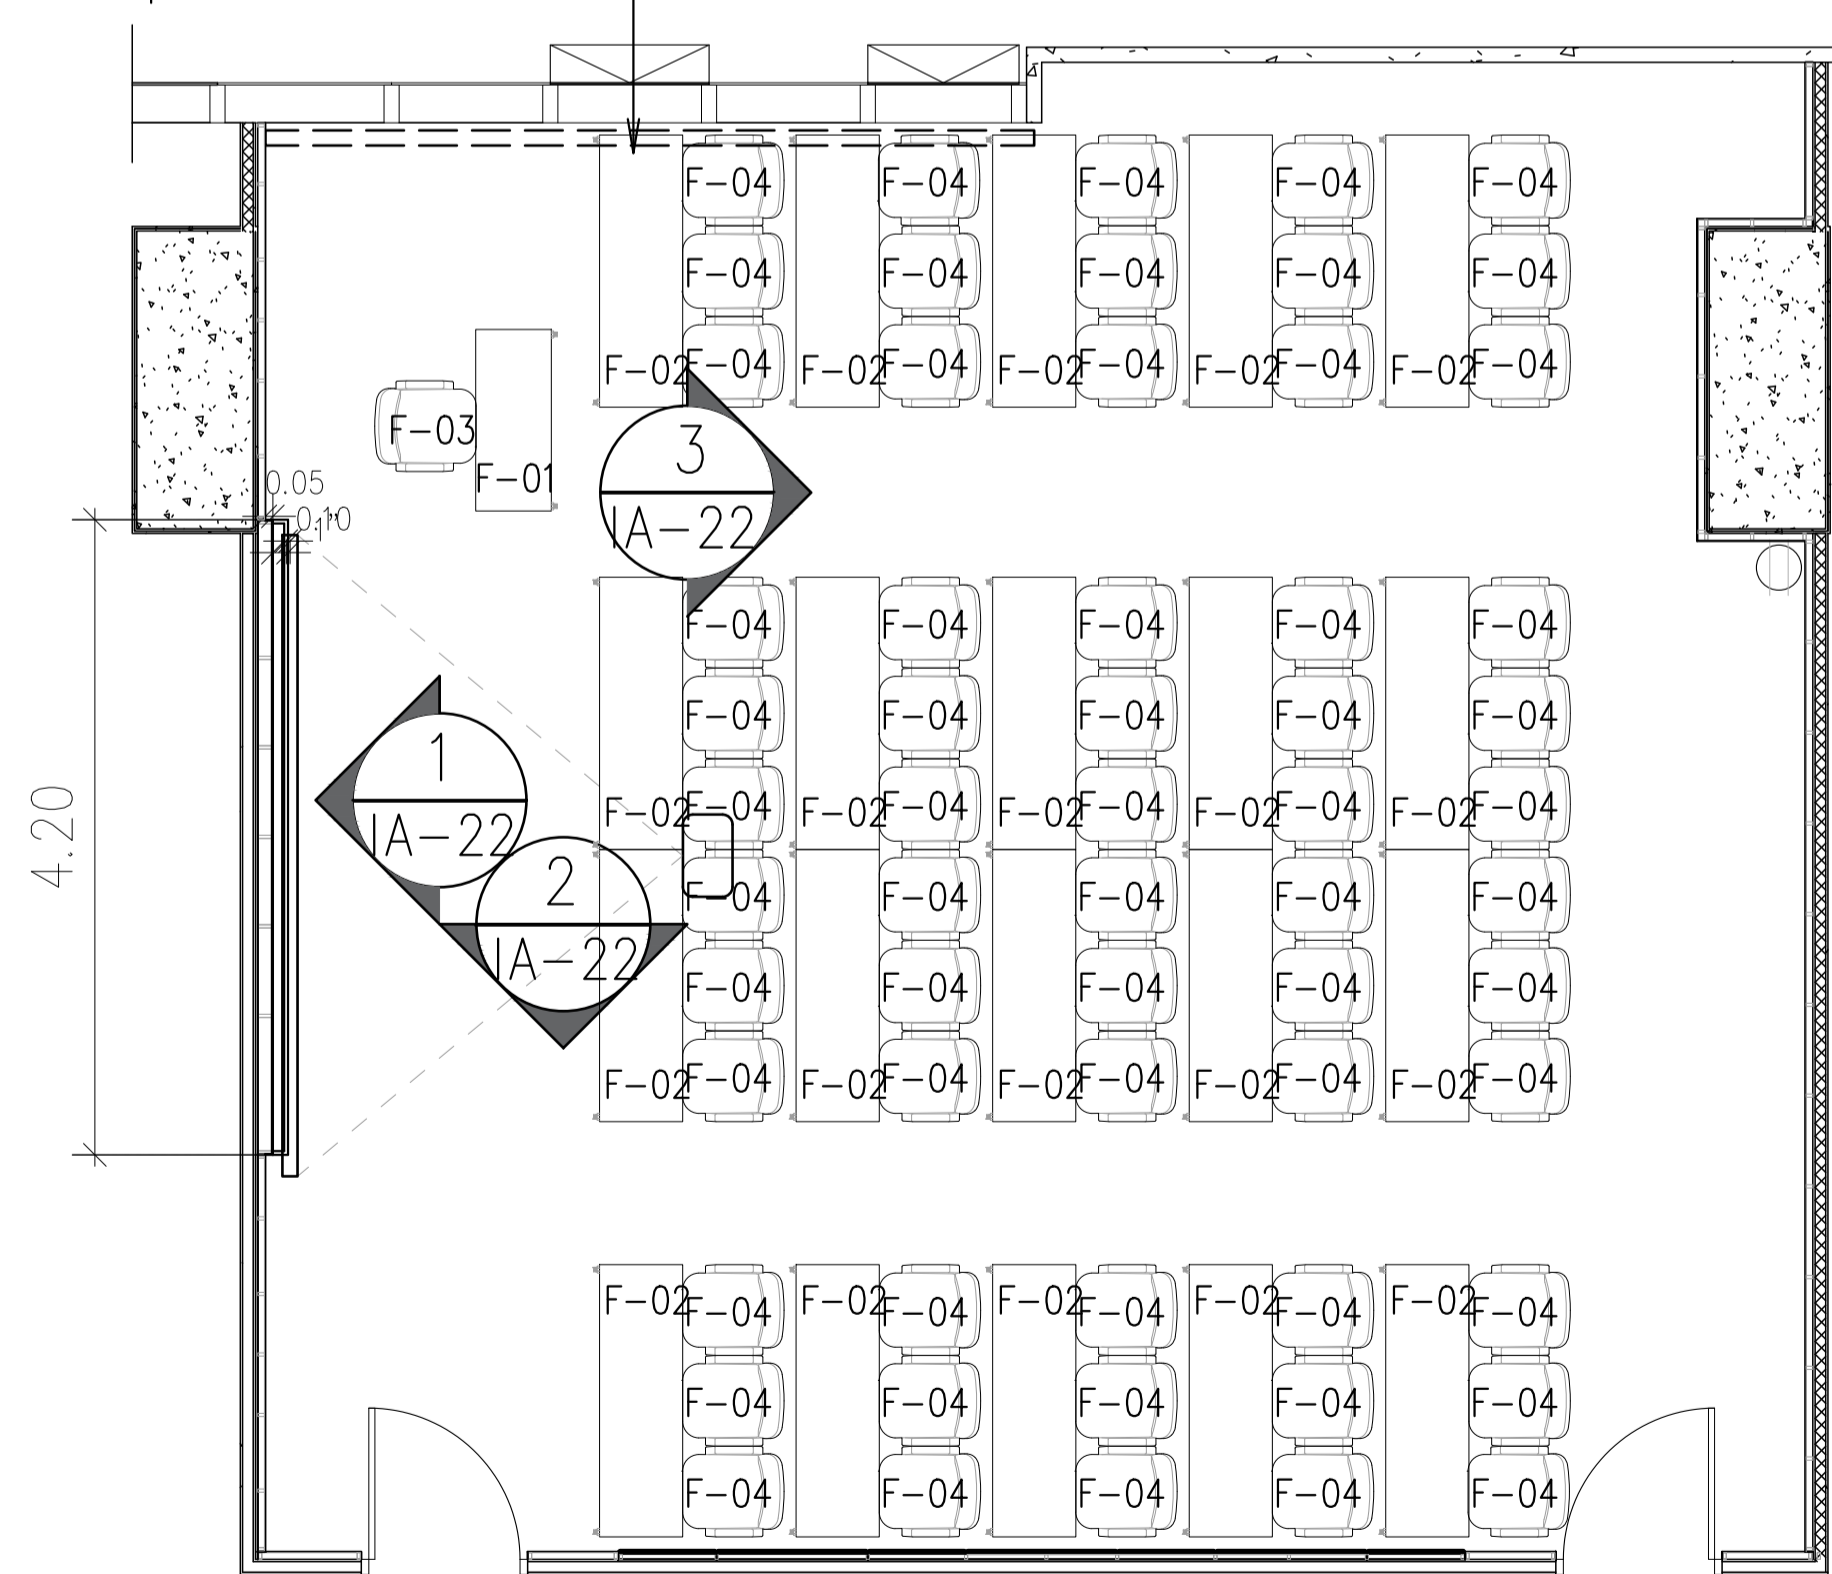


CLASSROOM M  
100 SQ.M.  
60 SEATS  
(TABLE & CHAIR)

CLASSROOM M

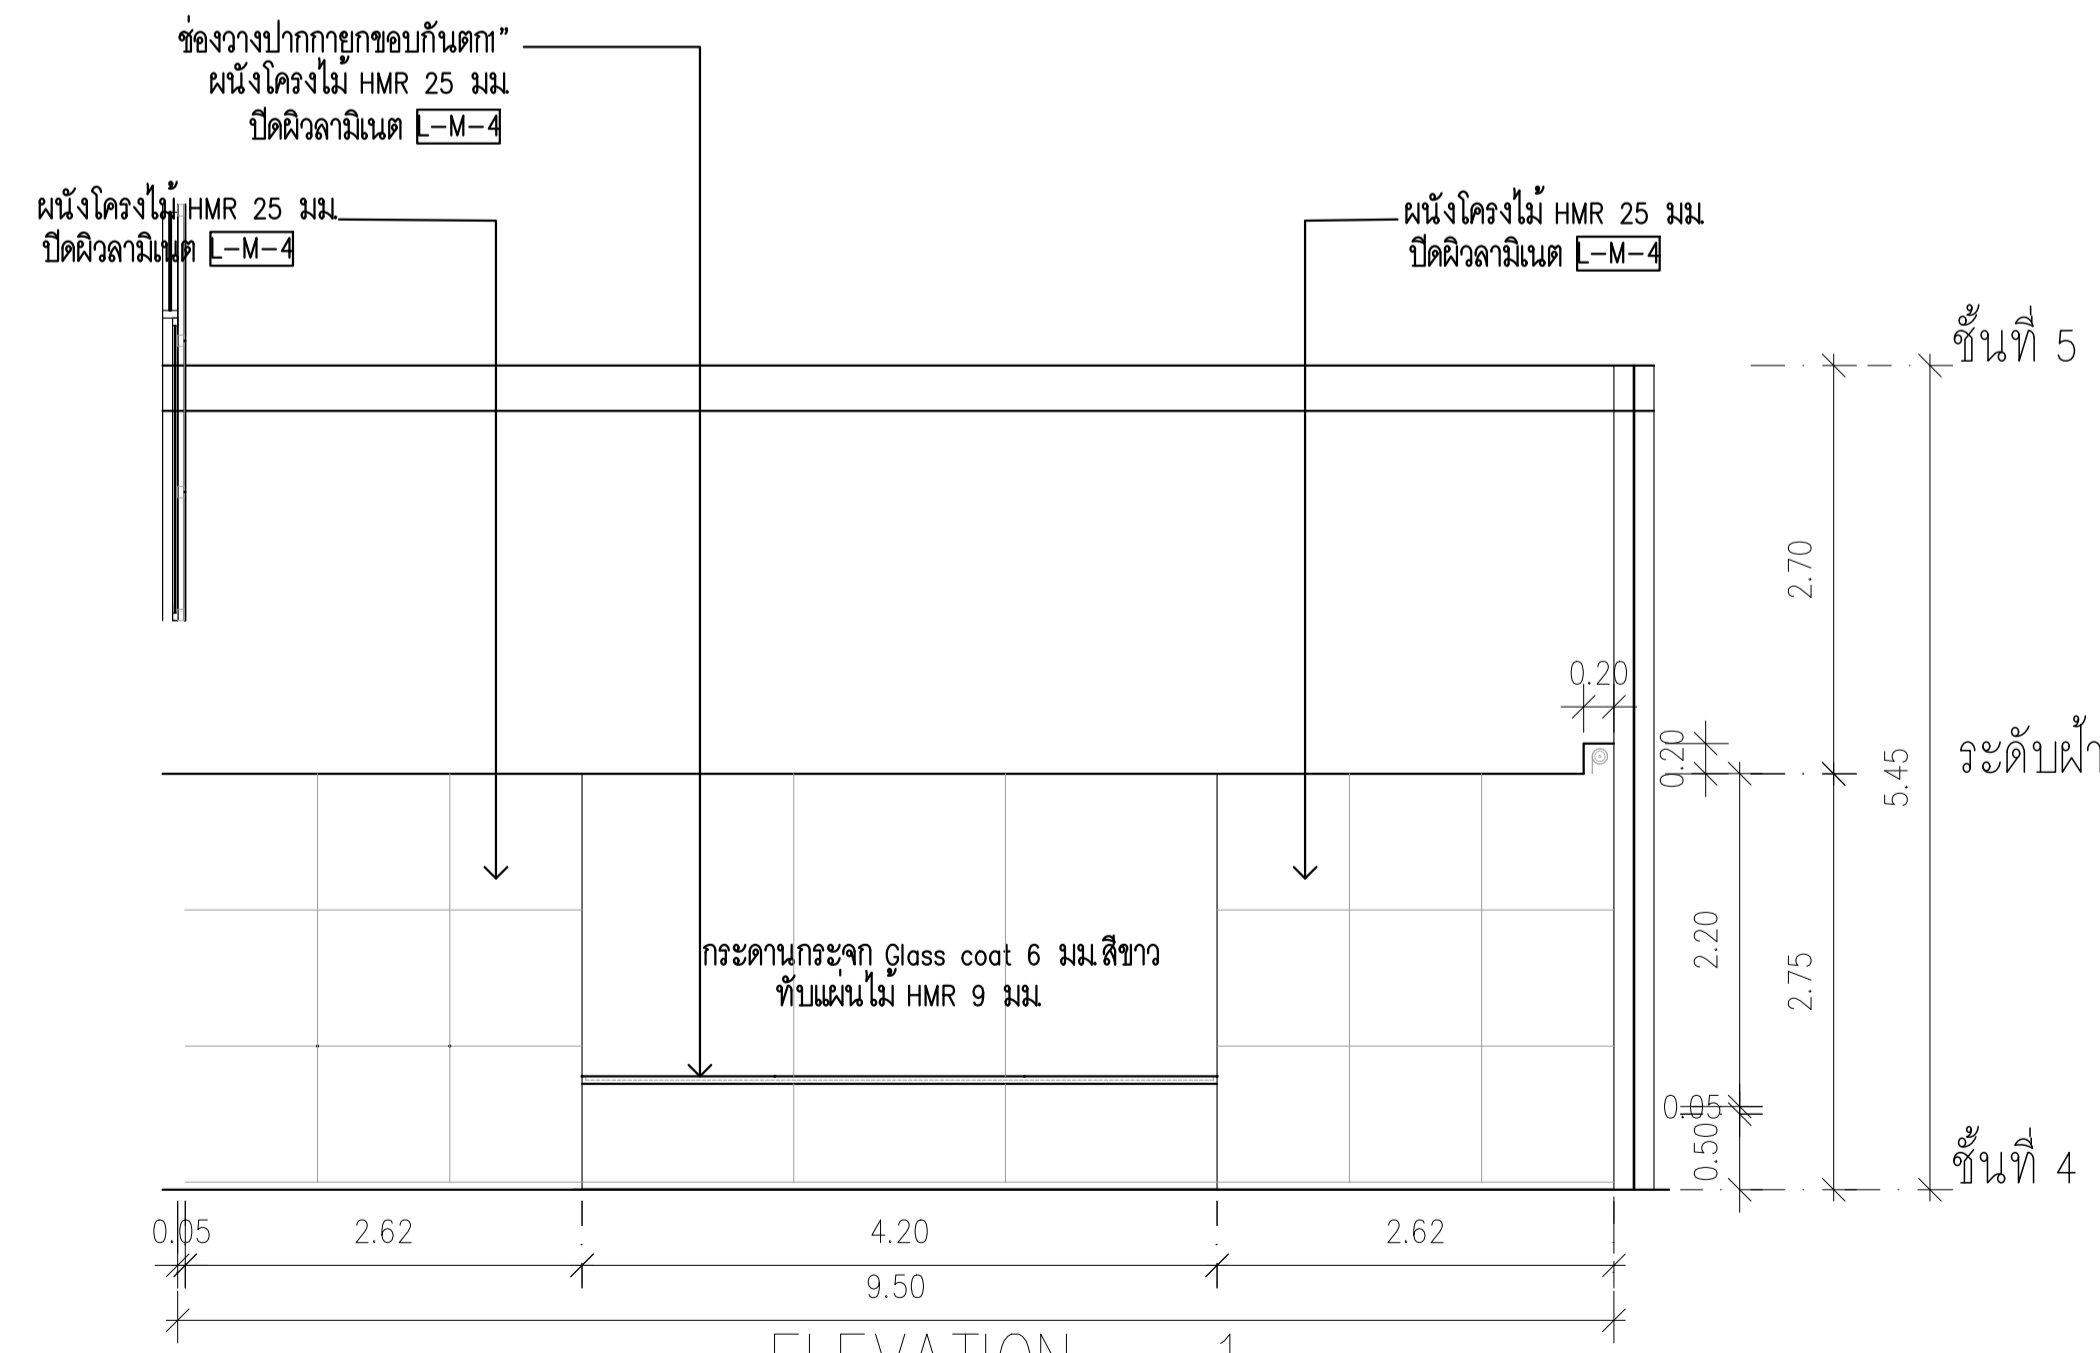

ELEVATION 1  
SCALE 1:50

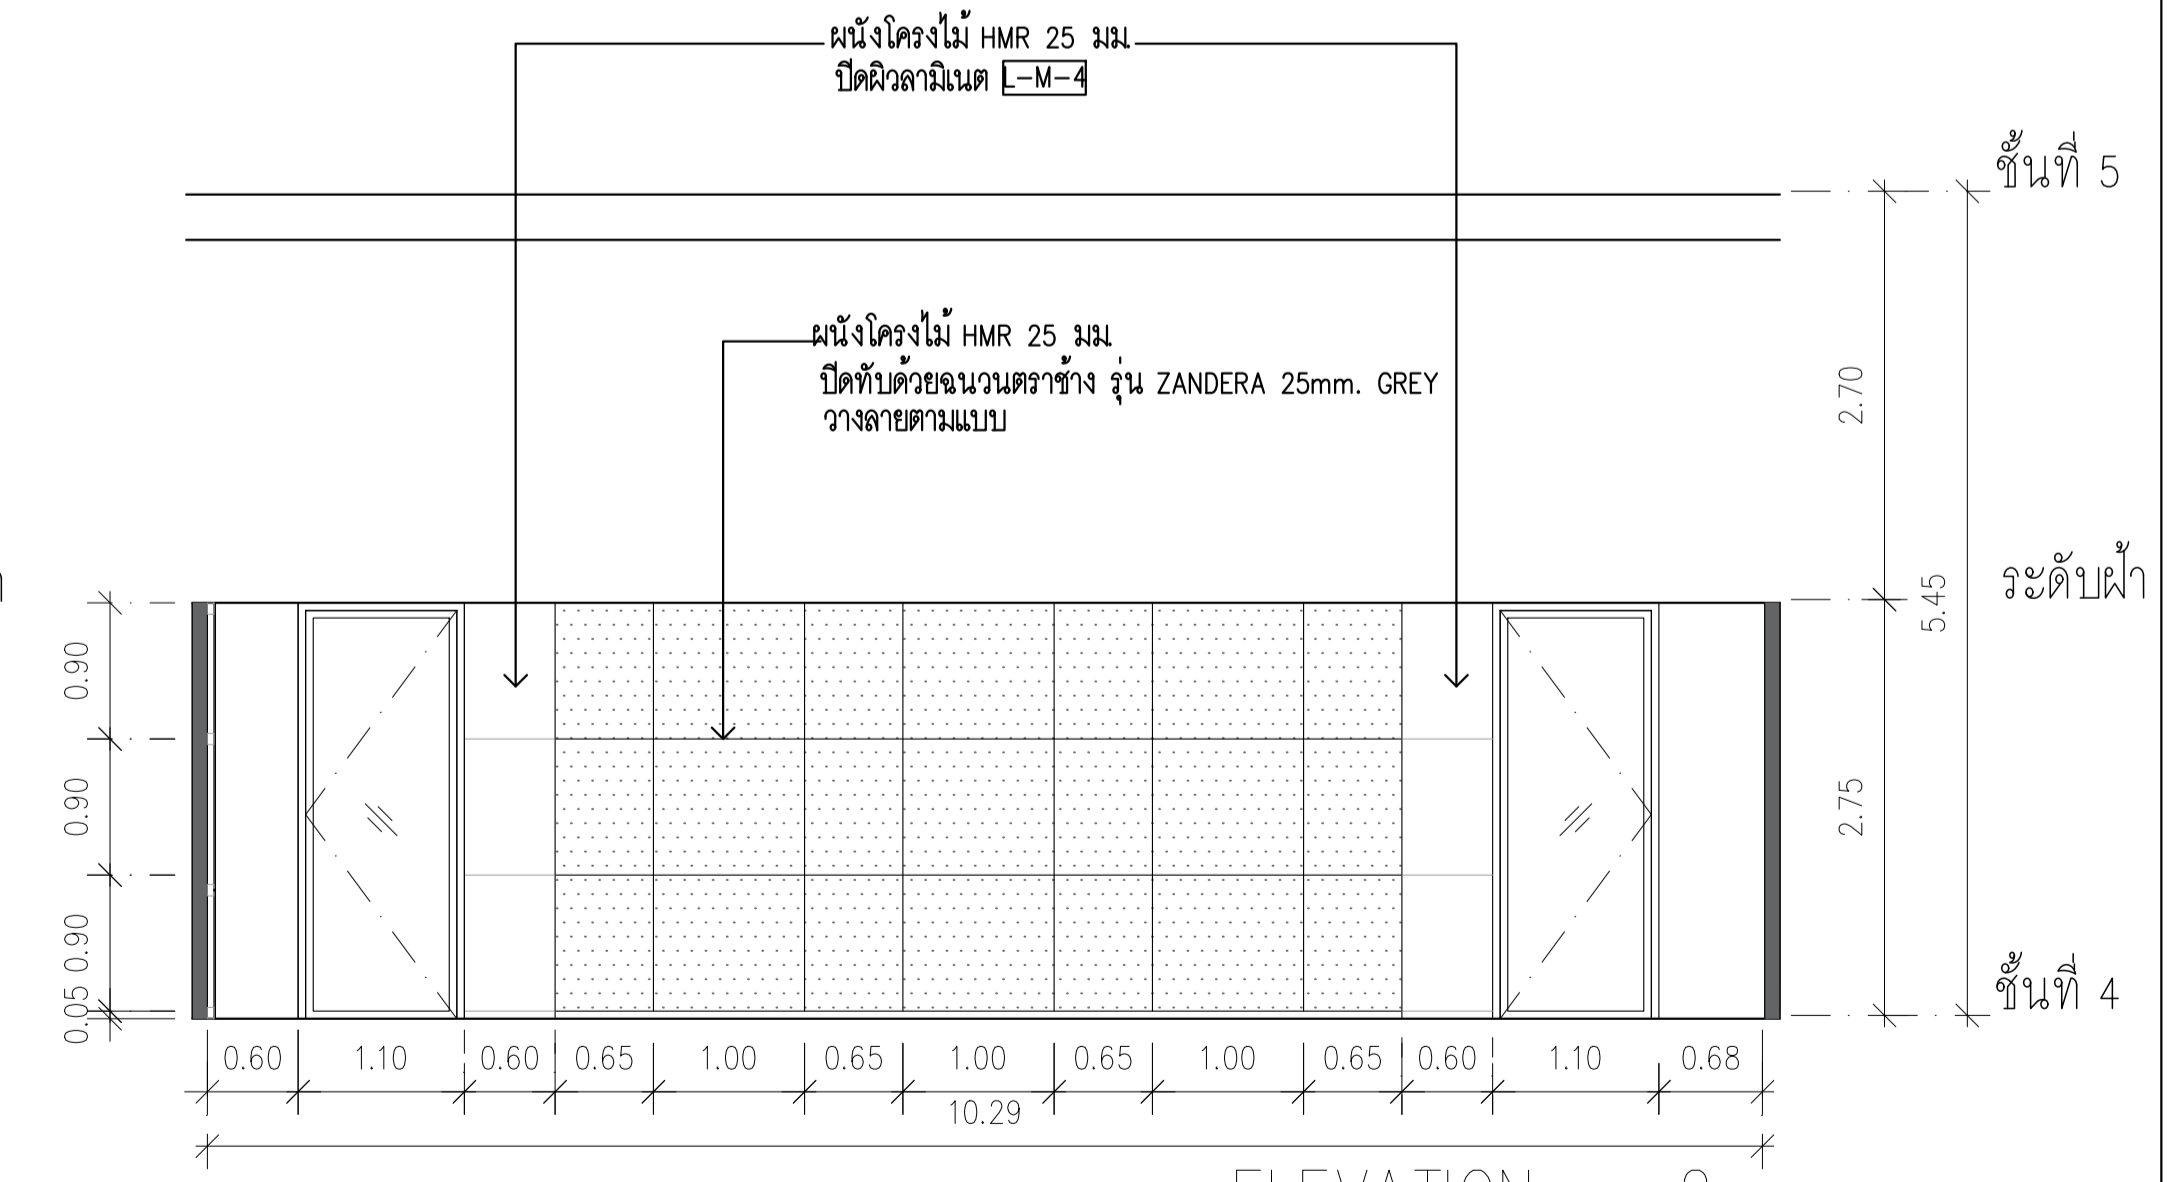


CLASSROOM M

ELEVATION 2  
SCALE 1:50

รหัสเลขที่	รายการ / รุ่น	ขนาดไม่น้อยกว่า	ภาพประกอบ
F-01	ชุดโต๊ะทำงาน รุ่น MANAGER SET ของ MODERNFORM หรือ รุ่น MU GOLD TEAK ของ ROCKWORTH หรือ รุ่น BLOOMBERG MANAGER ของ PRACTIKA	W150xD70xH72 CM	
F-02	โต๊ะเทรนนิงพับได้ รุ่น TABLE FLEX ของ MODERNFORM หรือ รุ่น FRONT FLOD ของ ROCKWORTH หรือ รุ่น DURHAM ของ PRACTIKA	W180xD60xH74.5 CM	
F-03	เก้าอี้สำนักงาน รุ่น HYDE MID BLACK ของ MODERNFORM หรือ รุ่น SLIM2-M ของ ROCKWORTH หรือ รุ่น FRIDER-M ของ PRACTIKA	W56.5xD58xH87 CM	
F-04	เก้าอี้เทรนนิงพับได้ รุ่น TEC TC-02 ของ MODERNFORM หรือ รุ่น VIGO CASTOR ของ ROCKWORTH หรือ รุ่น SIGMUND ของ PRACTIKA	W57.5xD57xH85 CM	
F-05	เก้าอี้เทรนนิงมีกระดานรองเข เรียนพับได้ รุ่น TEC TC-01 ของ MODERNFORM หรือ รุ่น VIGO CASTOR ของ ROCKWORTH หรือ รุ่น SIGMUND ของ PRACTIKA	W60.5xD57xH85 CM	

	PROJECT: อนาคตพัฒนาทรัพยากรมนุษย์ เพื่อสร้างประเทศไทยอย่างยั่งยืน LOCATION: เลขที่ 114 ซอยสุขุมวิท 23 ถนนสุขุมวิท แขวงคลองเตยเหนือ เขตวัฒนา กรุงเทพมหานคร 10110 OWNER: มหาวิทยาลัยอัสสัมชัญศรีราชา		สถาปนิก : นวชา โพธิ์วัฒน์ วิชาสถาปัตย์ 2503.361 สถาปนิก : ภรพรพงษ์ วงษ์แข็ง ภสศ. 26284 ภาควิชาสถาปัตย์ คณะสถาปัตยกรรมศาสตร์ จุฬาลงกรณ์มหาวิทยาลัย โทร. 0-2338-2383, FAX: 0-2513-9246 E-MAIL: fmc_image2000@yahoo.com http://www.fmcgroup.com	วิศวกรโครงสร้าง : สิริโชค ศิริวัฒน์ สย 6090 วิศวกรควบคุมตรวจสอบรายการคำนวณ : กิตติศักดิ์ พิทักษ์วงศ์ อย 2129 วิศวกรไฟฟ้า : เอกสิทธิ์ รัชกาลสุภาลัยยติ สทศ.4065 วิศวกรเครื่องกล : วรวิทย์ สมันตยาภรณ์ สศ.3355 วิศวกรสิ่งแวดล้อม : วรวิทย์ สมันตยาภรณ์ สศ.186	วิศวกรเครื่องกล : วรวิทย์ สมันตยาภรณ์ สศ.3355 วิศวกรสิ่งแวดล้อม : วรวิทย์ สมันตยาภรณ์ สศ.186	DRAWING TITLE: CLASSROOM M DWG NO: IA-22 DATE: 24/04/2566 SCALE: 1:50
	IMPORTANT: NOT SCALE THIS DRAWING. ALL DIMENSIONS SHOULD BE CHECKED ON THE SITE AND SHOP DRAWING SHOULD BE PREPARED BEFORE CONSTRUCTION BY CONTRACTOR.					

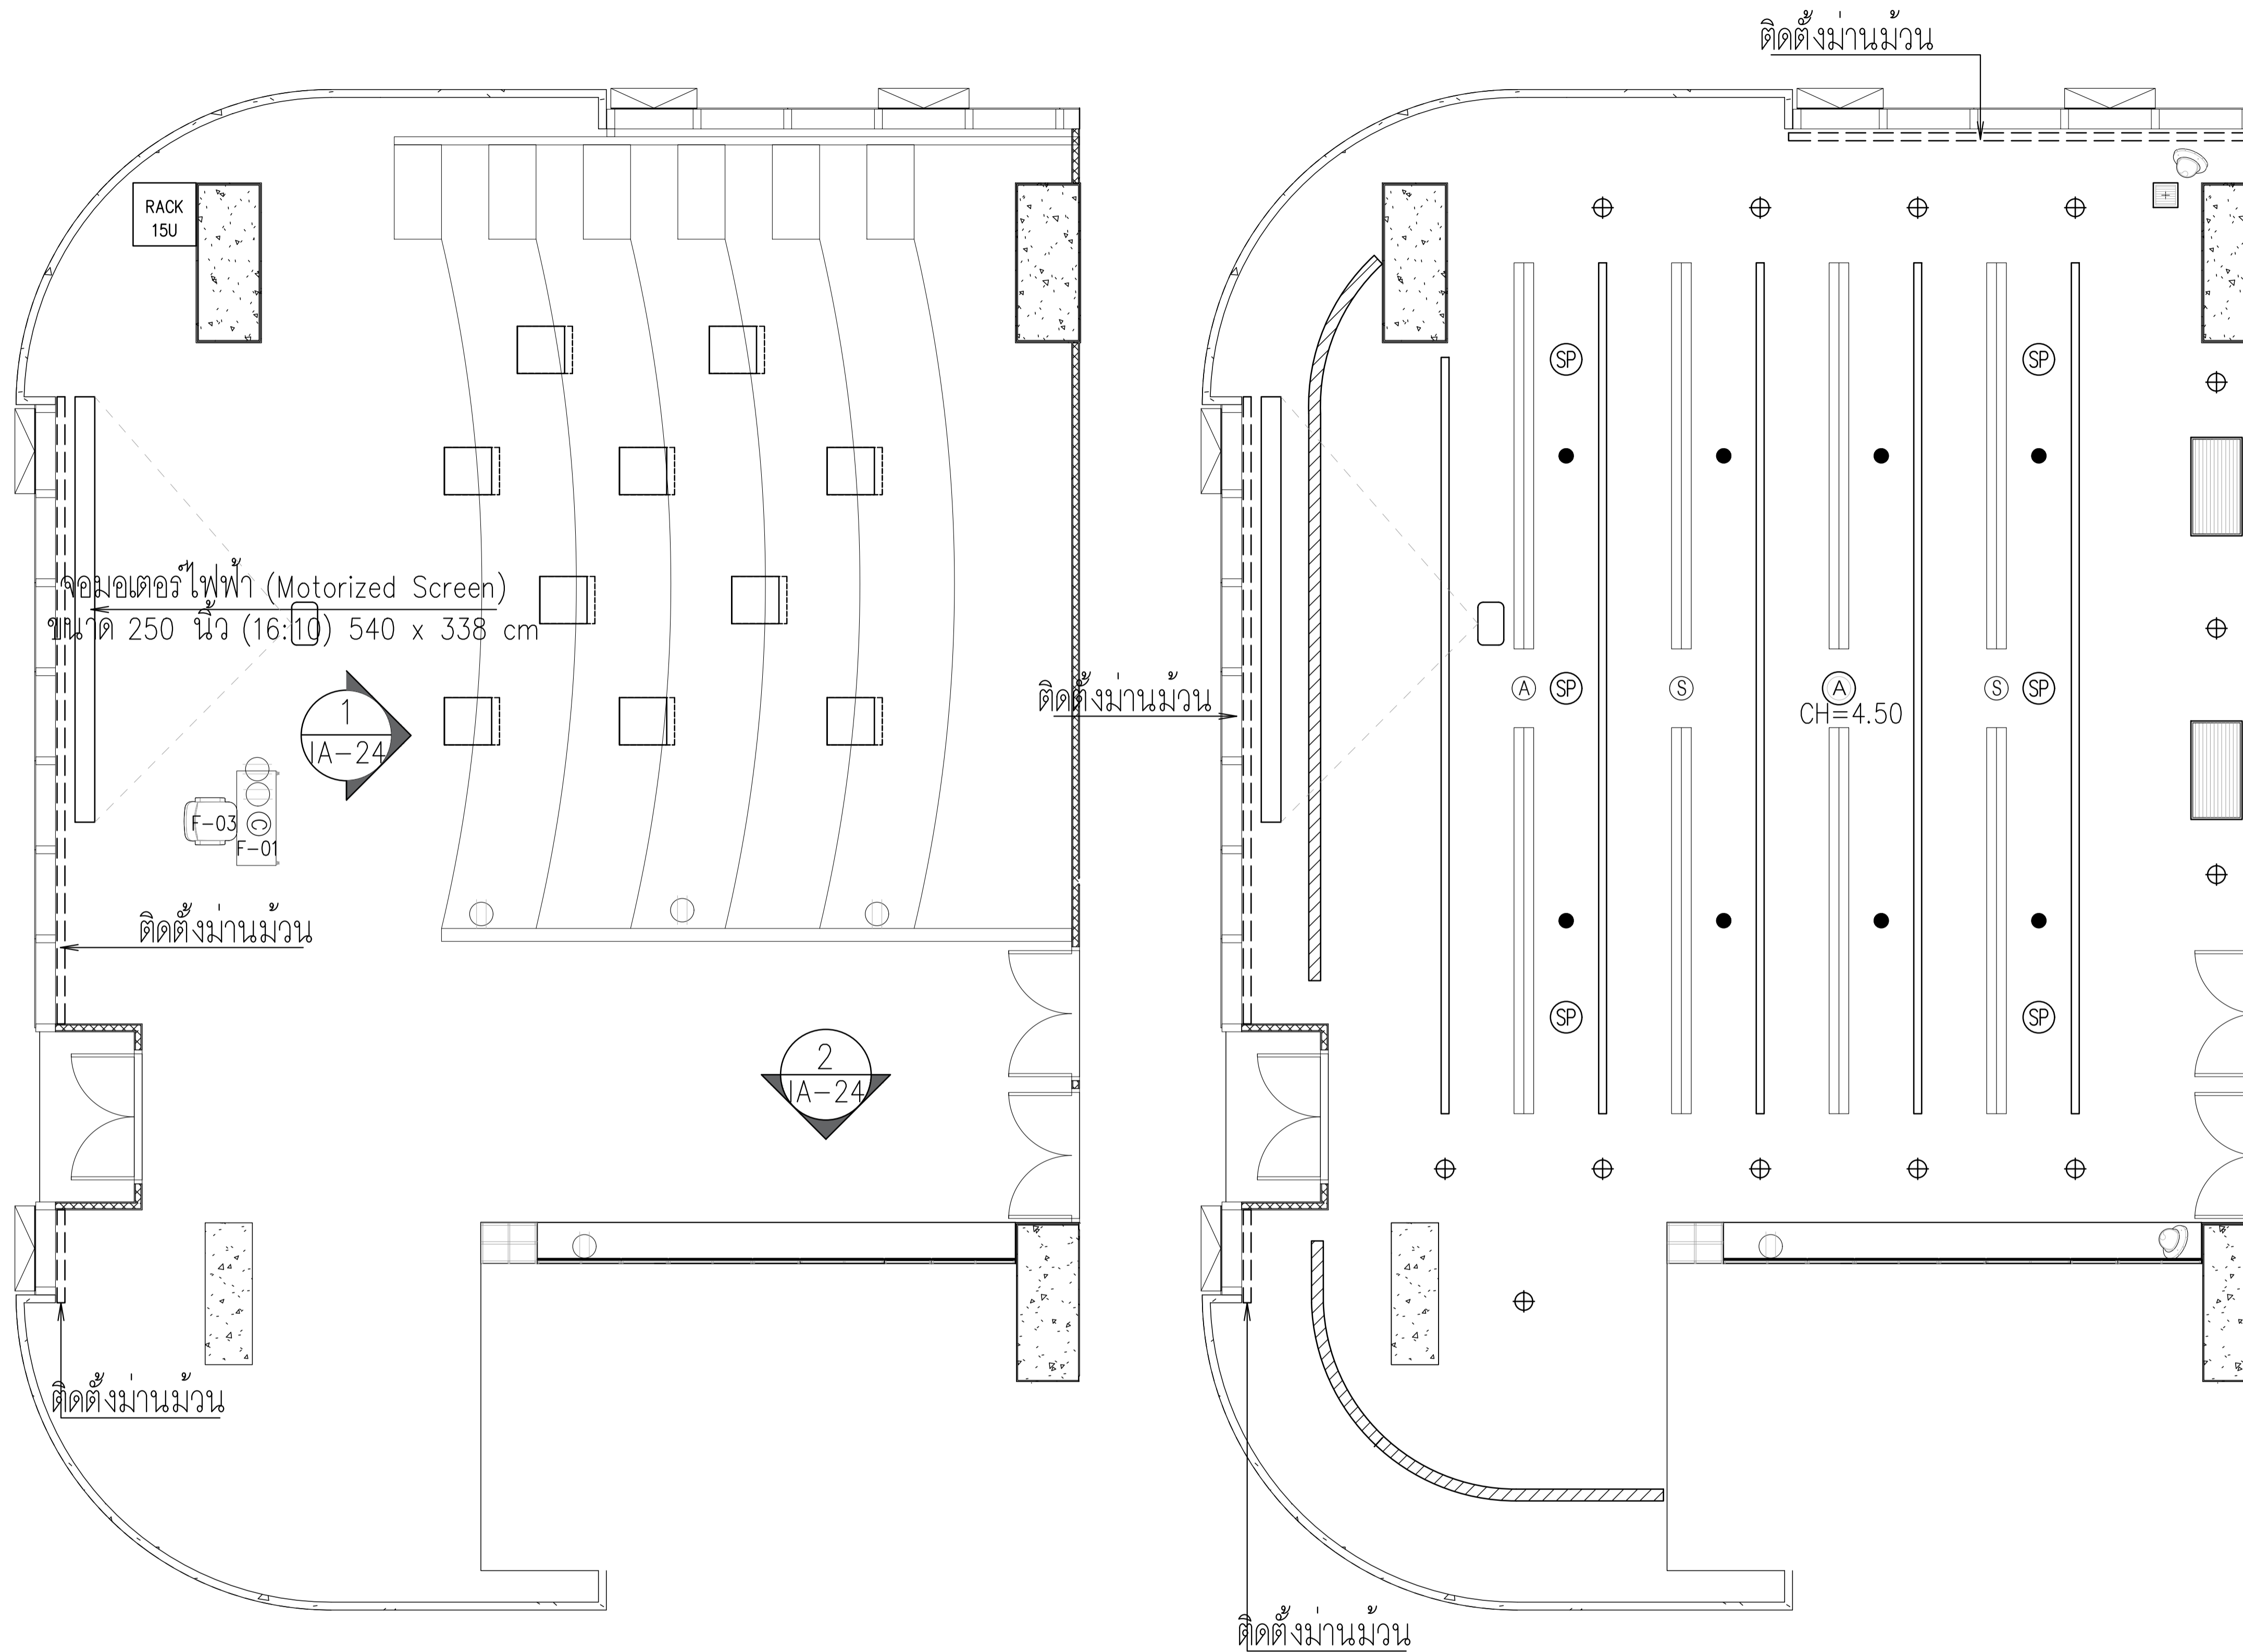

2.3 รายการเฟอร์นิเจอร์ลอยตัว หมวดครุภัณฑ์งานสถาปัตยกรรมภายใน


รหัสเลขที่	รายการ / รุ่น	ขนาดไม่น้อยกว่า	ภาพประกอบ
F-01	ชุดโต๊ะทำงาน รุ่น MANAGER SET ของ MODERNFORM หรือ รุ่น MU GOLD TEAK ของ ROCKWORTH หรือ รุ่น BLOOMBERG MANAGER ของ PRACTIKA จำนวน 1 ชุด	W150xD70xH72 CM	
F-02	โต๊ะเทรนนั่งพับได้ รุ่น TABLE FLEX ของ MODERNFORM หรือ รุ่น FRONT FLOD ของ ROCKWORTH หรือ รุ่น DURHAM ของ PRACTIKA จำนวน - ชุด	W180xD60xH74.5 CM	
F-03	เก้าอี้สำนักงาน รุ่น HYDE MID BLACK ของ MODERNFORM หรือ รุ่น SLIM2-M ของ ROCKWORTH หรือ รุ่น FRIDER-M ของ PRACTIKA จำนวน 1 ชุด	W56.5xD58xH87 CM	
F-04	เก้าอี้เทรนนั่งพับได้ รุ่น TEC TC-02 ของ MODERNFORM หรือ รุ่น VIGO CASTOR ของ ROCKWORTH หรือ รุ่น SIGMUND ของ PRACTIKA จำนวน - ชุด	W57.5xD57xH85 CM	
F-05	เก้าอี้เทรนนั่งมีกระดาษรองข เรียนพับได้ รุ่น TEC TC-01 ของ MODERNFORM หรือ รุ่น VIGO CASTOR ของ ROCKWORTH หรือ รุ่น SIGMUND ของ PRACTIKA จำนวน - ชุด	W60.5xD57xH85 CM	

CLASSROOM L +  
199 SQ.M.

CEILING PLAN  
CLASSROOM L+


	PROJECT: อาคารพัฒนาทรัพยากรมนุษย์ เพื่อสร้างเศรษฐกิจอย่างยั่งยืน		สถาปนิก :	สถาปนิก :	วิศวกรโครงสร้าง :	วิศวกรตรวจสอบรายการคำนวณ :	วิศวกรไฟฟ้า :	วิศวกรเครื่องกล :	วิศวกรสิ่งแวดล้อม :	DRAWING TITLE:	DWG NO:
	LOCATION: เลขที่ 114 ซอยสุขุมวิท 23 ถนนสุขุมวิท แขวงคลองเตยเหนือ เขตวัฒนา กรุงเทพมหานคร 10110		สถาปนิก : นวกาโชติวัฒน์ วิชาญ 260361	สถาปนิก : ภรตพงษ์ วงษ์แข็ง 26284	วิศวกรโครงสร้าง : สิทธิโชค ศิริวัฒน์ 85 6090	วิศวกรตรวจสอบรายการคำนวณ : กิตติศักดิ์ พิทักษ์วงศ์ 2129	วิศวกรไฟฟ้า : เอกสิทธิ์ รัชชลาภณีย์เขตี 4065	วิศวกรเครื่องกล : วราภิช สมันตยาภักดิ์ 3355	วิศวกรสิ่งแวดล้อม : วราภิช สมันตยาภักดิ์ 3355	DRAWING TITLE: CLASSROOM L	DWG NO: IA-23
OWNER: มหาวิทยาลัยศรีนครินทรวิโรฒ	สถาปนิก : ภาณุวัฒน์ สินธุวิทย์ 2456	สถาปนิก : วุฒิพงษ์ คำแสน 26324	วิศวกรโครงสร้าง : อดิษฐ์ โล่ห์วีระรัตน์ 9850	วิศวกรตรวจสอบรายการคำนวณ : กิตติศักดิ์ พิทักษ์วงศ์ 2129	วิศวกรไฟฟ้า : เอกสิทธิ์ รัชชลาภณีย์เขตี 4065	วิศวกรเครื่องกล : วราภิช สมันตยาภักดิ์ 3355	วิศวกรสิ่งแวดล้อม : วราภิช สมันตยาภักดิ์ 3355	DRAWING TITLE: CLASSROOM L	DWG NO: IA-23		

	LED 100W Warmwhite 220Vac
	โคมไฟดาวไลท์ที่ฝังฝ้า LED 15W Coolwhite 220Vac
	โคมไฟดาวไลท์ที่ฝังฝ้า LED MR16 6W Daylight 220Vac
	โคมไฟดาวไลท์ที่ติดลอย LED 20W Coolwhite 220Vac
	ไฟแถบ LED 8.5W/m Daylight 220VAC
	ไฟแถบ LED 8.5W/m Daylight 220VAC
	ไฟแถบ LED 8.5W/m Warmwhite 220VAC
	ไฟลิเนียร์ฝังฝ้า LED 2x14.4W/m Daylight 24VDC
	โคมไฟไฮเบย์ LED 100W Daylight 220Vac
	โคมไฟดาวไลท์ที่ฝังฝ้าแบบเหลี่ยมปรับมุมได้ LED MR16 2x6W Daylight 220Vac
	ไฟได้นำ วงแหวนไดนาโม LED 12W Warmwhite 24Vdc
	ไฟเสา LED T8 4x18W Warmwhite 220Vac
	โคมฝังฝ้าเรียบเสมอฝ้า LED 1x18W Daylight 220Vac
	โคมไฟติดลอยพร้อมฝาครอบอะคริลิก LED 2x18W Daylight 220Vac
	LED 40W Daylight 220Vac 30x120
	LED 48W Daylight 220Vac 60x120
	LED 40W Daylight 220Vac 60x60
	CHANDELIER
	แอร์แขวน (Ceiling Suspended)
	แอร์สี่ทิศทาง (Cassette Type)
	แอร์ติดผนัง
	Duct Type Air Conditioner (แอร์ต่อท่อลม)
	LED PANEL 60*120 CM 50W
	CCTV
	PROJECTOR
	ACCESS POINT
	ตู้ RACK 15U วางที่พื้น
	SPRINKLER HEAD (PENDENT TYPE) K=5.6, TEMPERATURE RETING 68°C
	EXHAUST FAN
	SMOKE DETECTOR

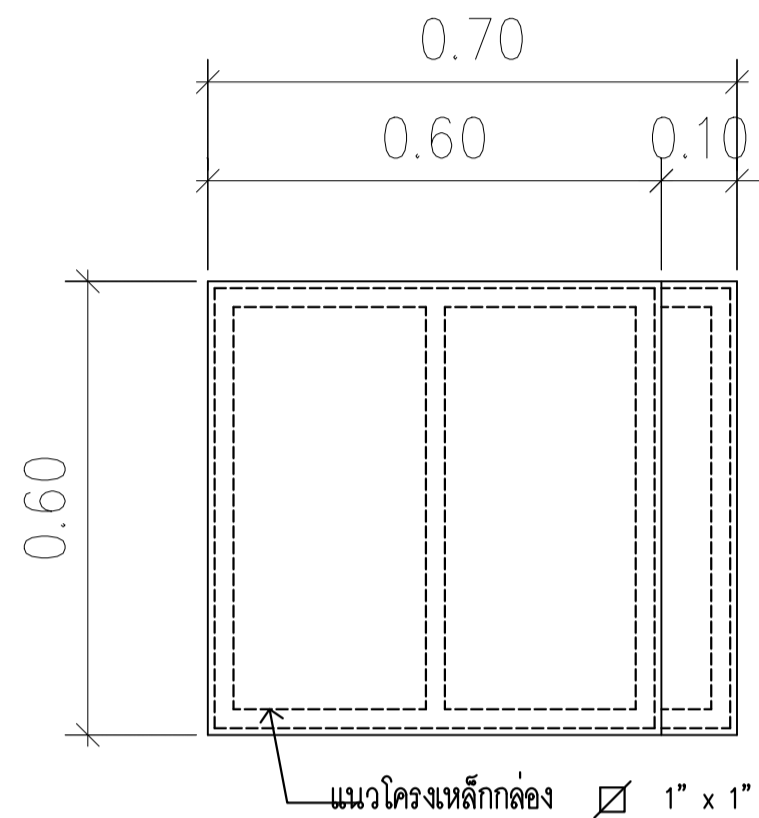


F - 1 SIDE TABLE  
( เฟอร์นิเจอร์ลอยตัว )  
- โครงเหล็กกล่อง 1" x 1"  
- กุ๊ไม้ HMR 9 มม  
- ปิดผิวลามิเนต L-M-4


F - 1 SIDE TABLE  
PLAN  
SCALE 1:5

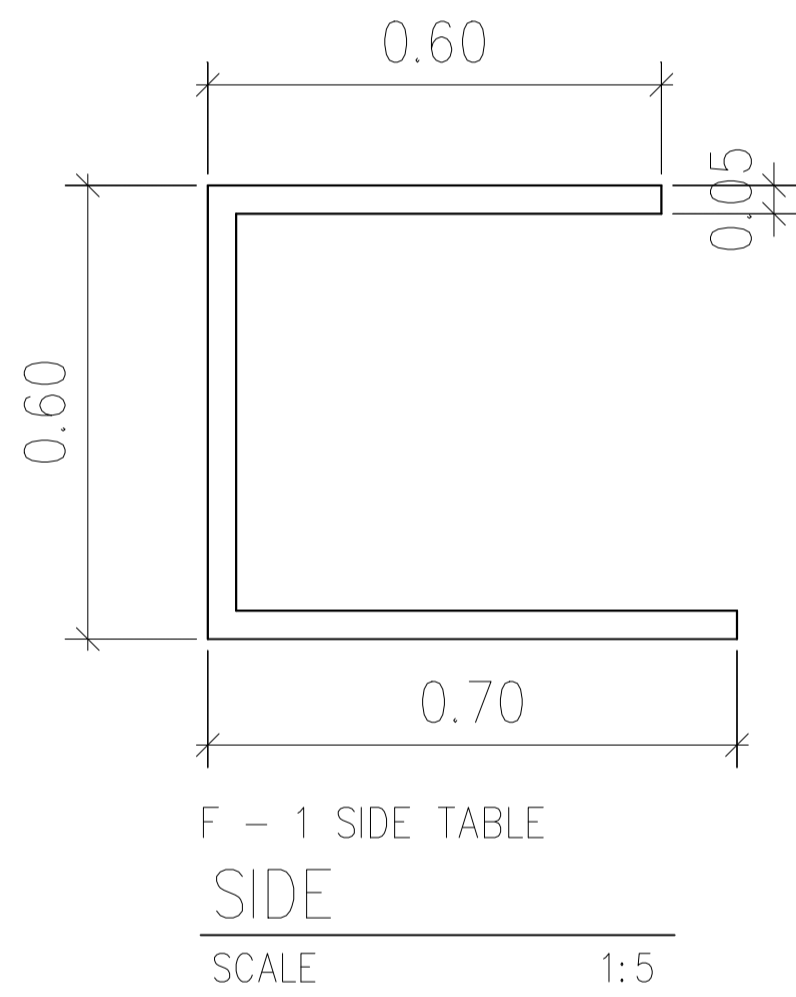


F - 1 SIDE TABLE  
SIDE  
SCALE 1:5

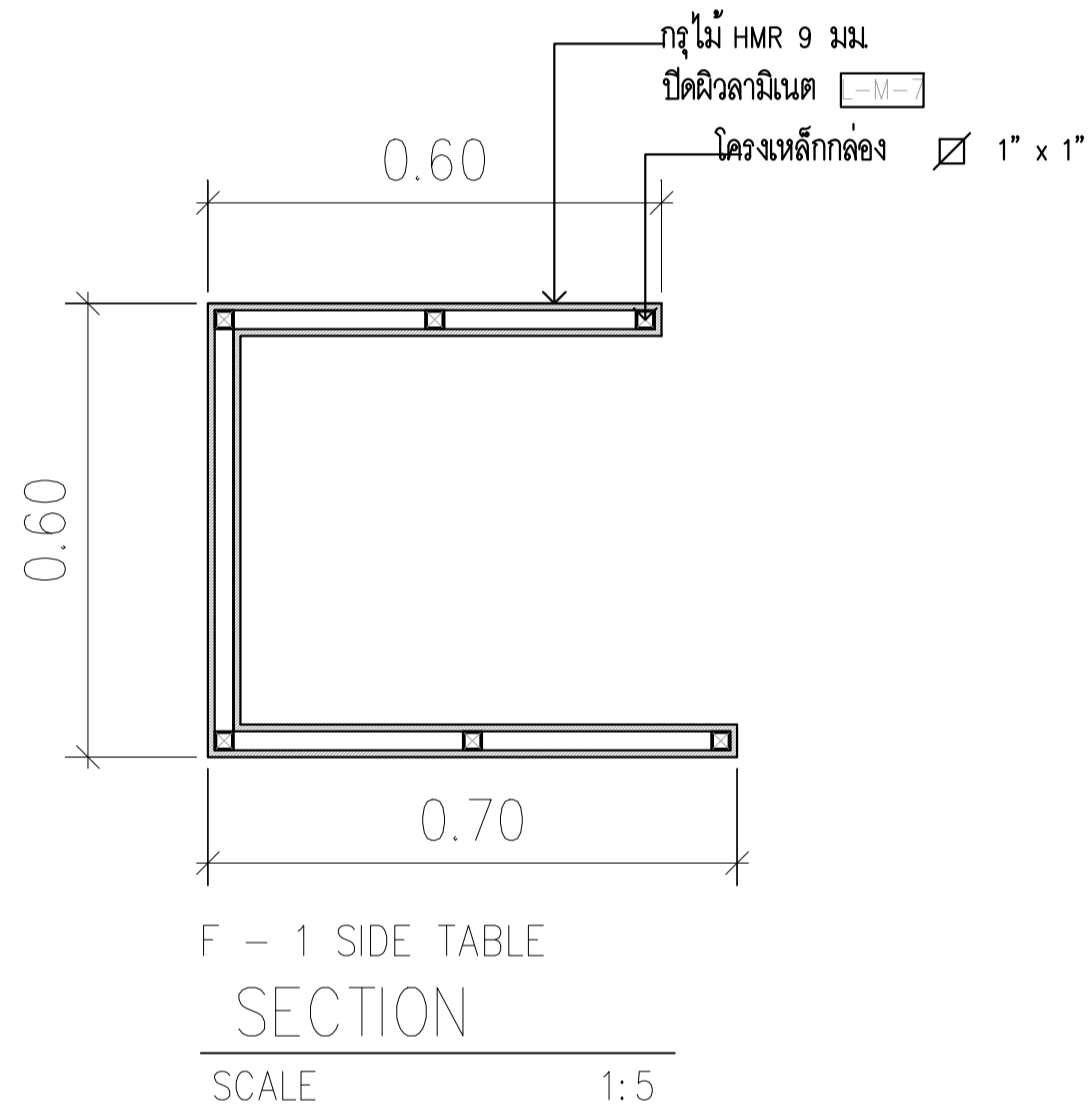


F - 1 SIDE TABLE  
SECTION  
SCALE 1:5

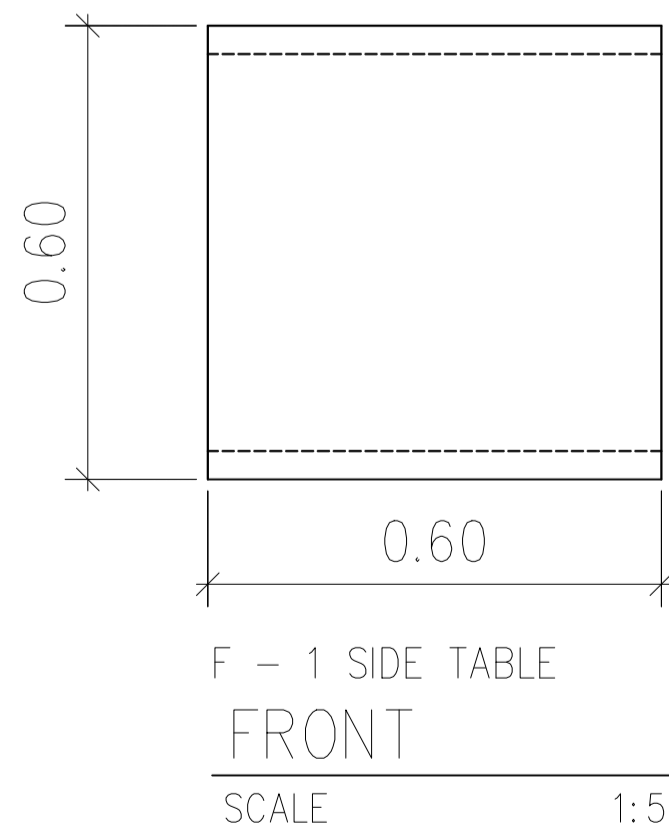


F - 1 SIDE TABLE  
FRONT  
SCALE 1:5

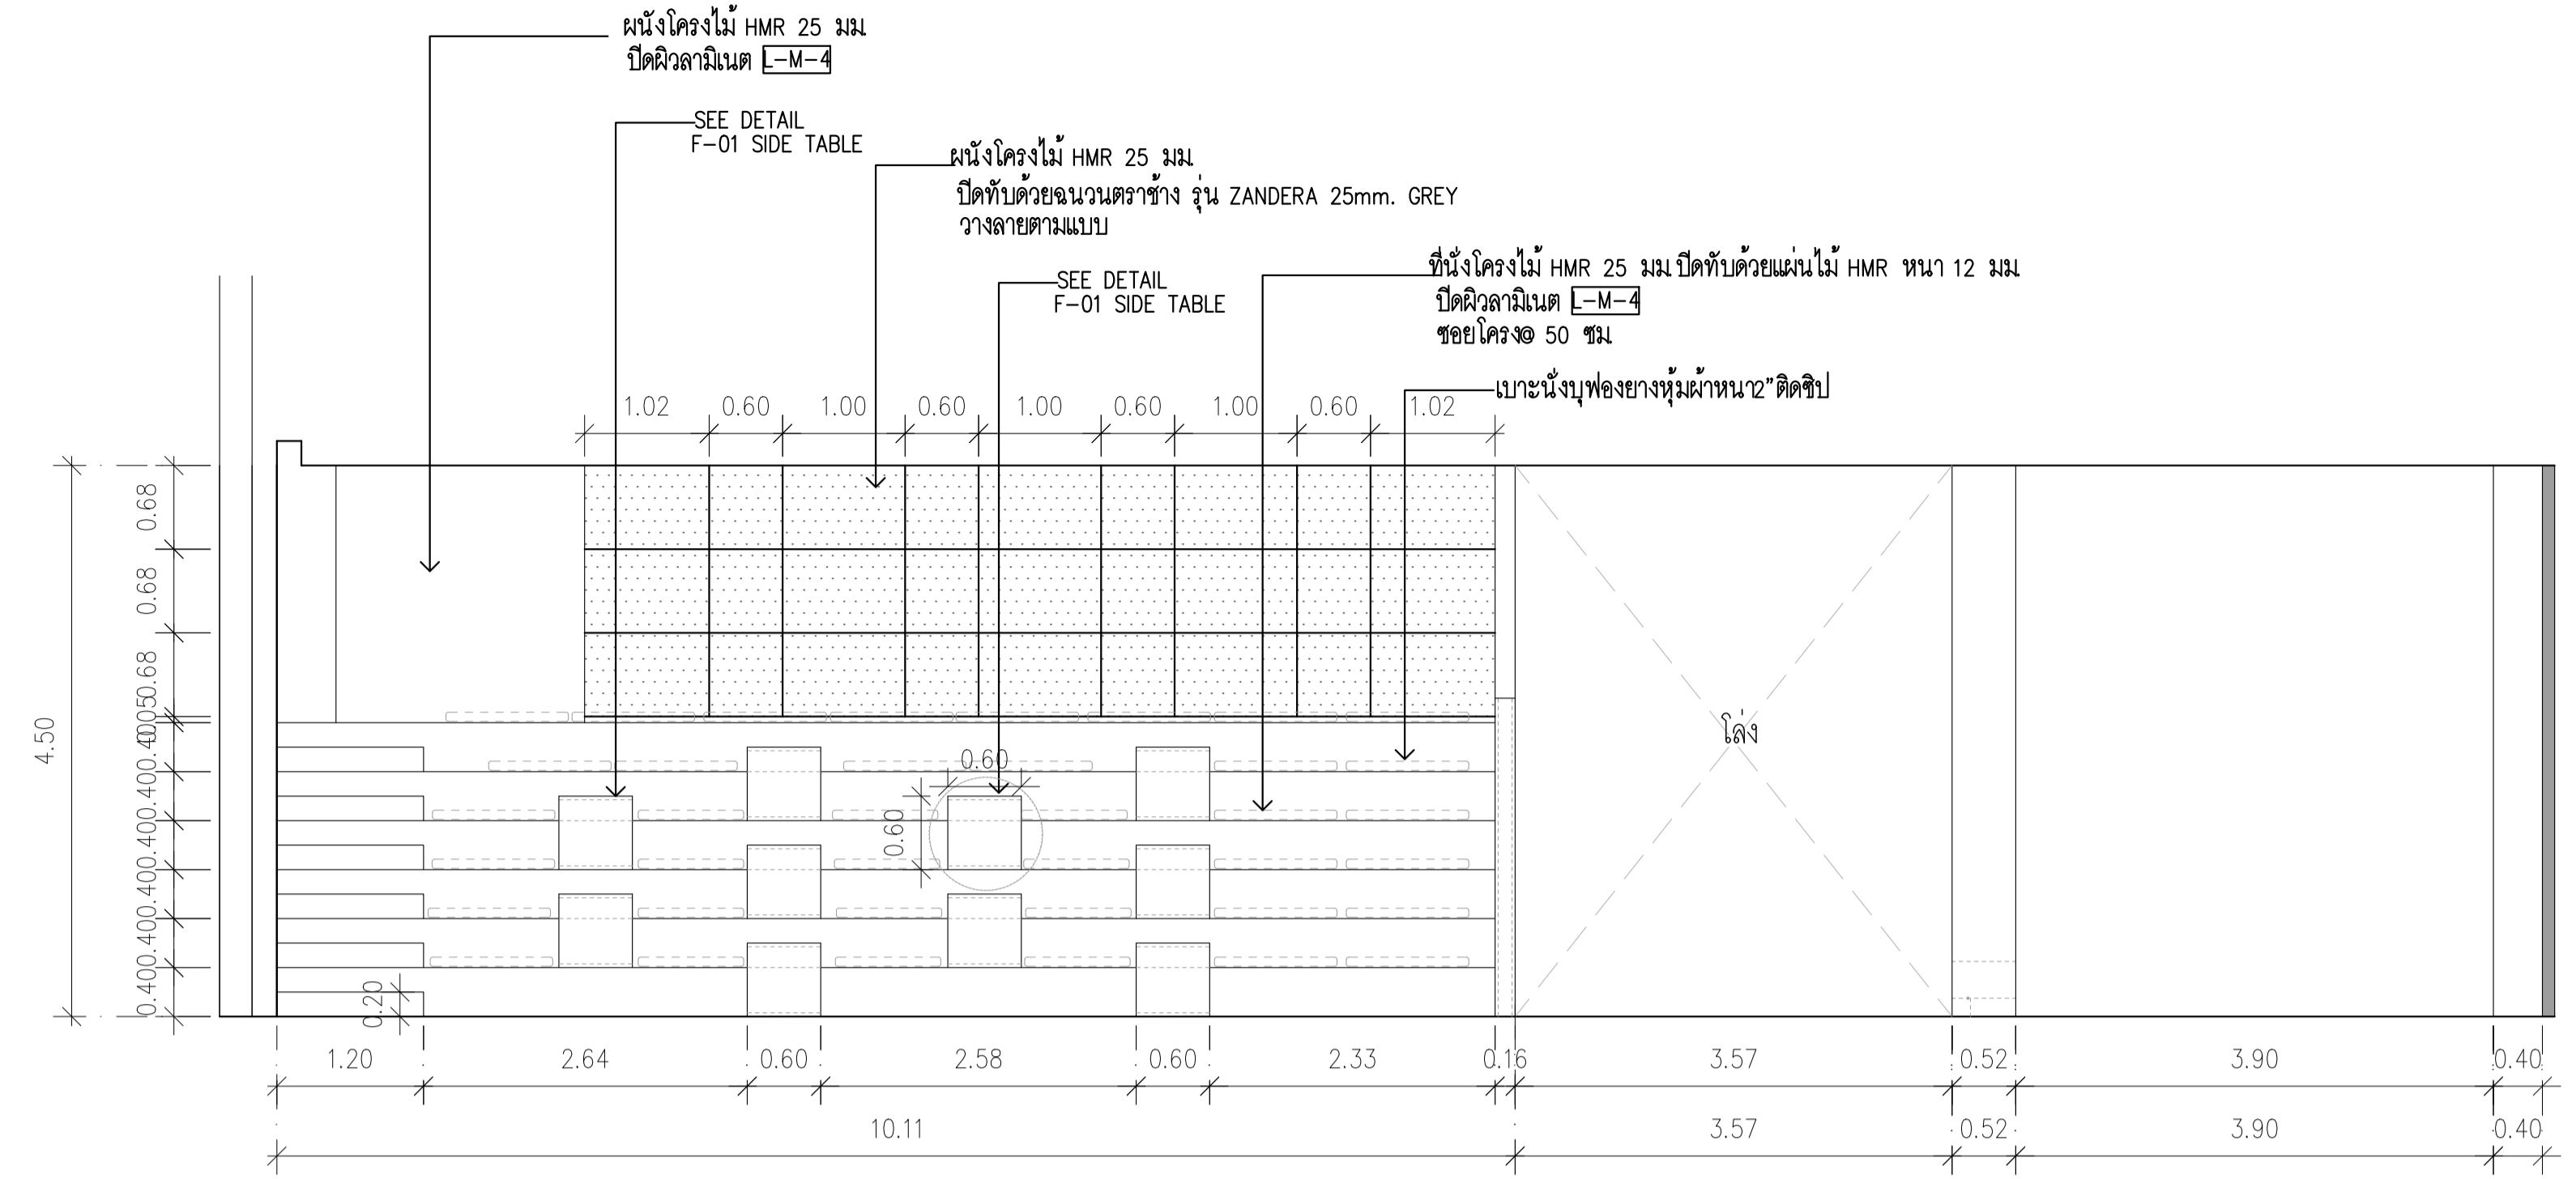

ELEVATION 1  
SCALE 1:50

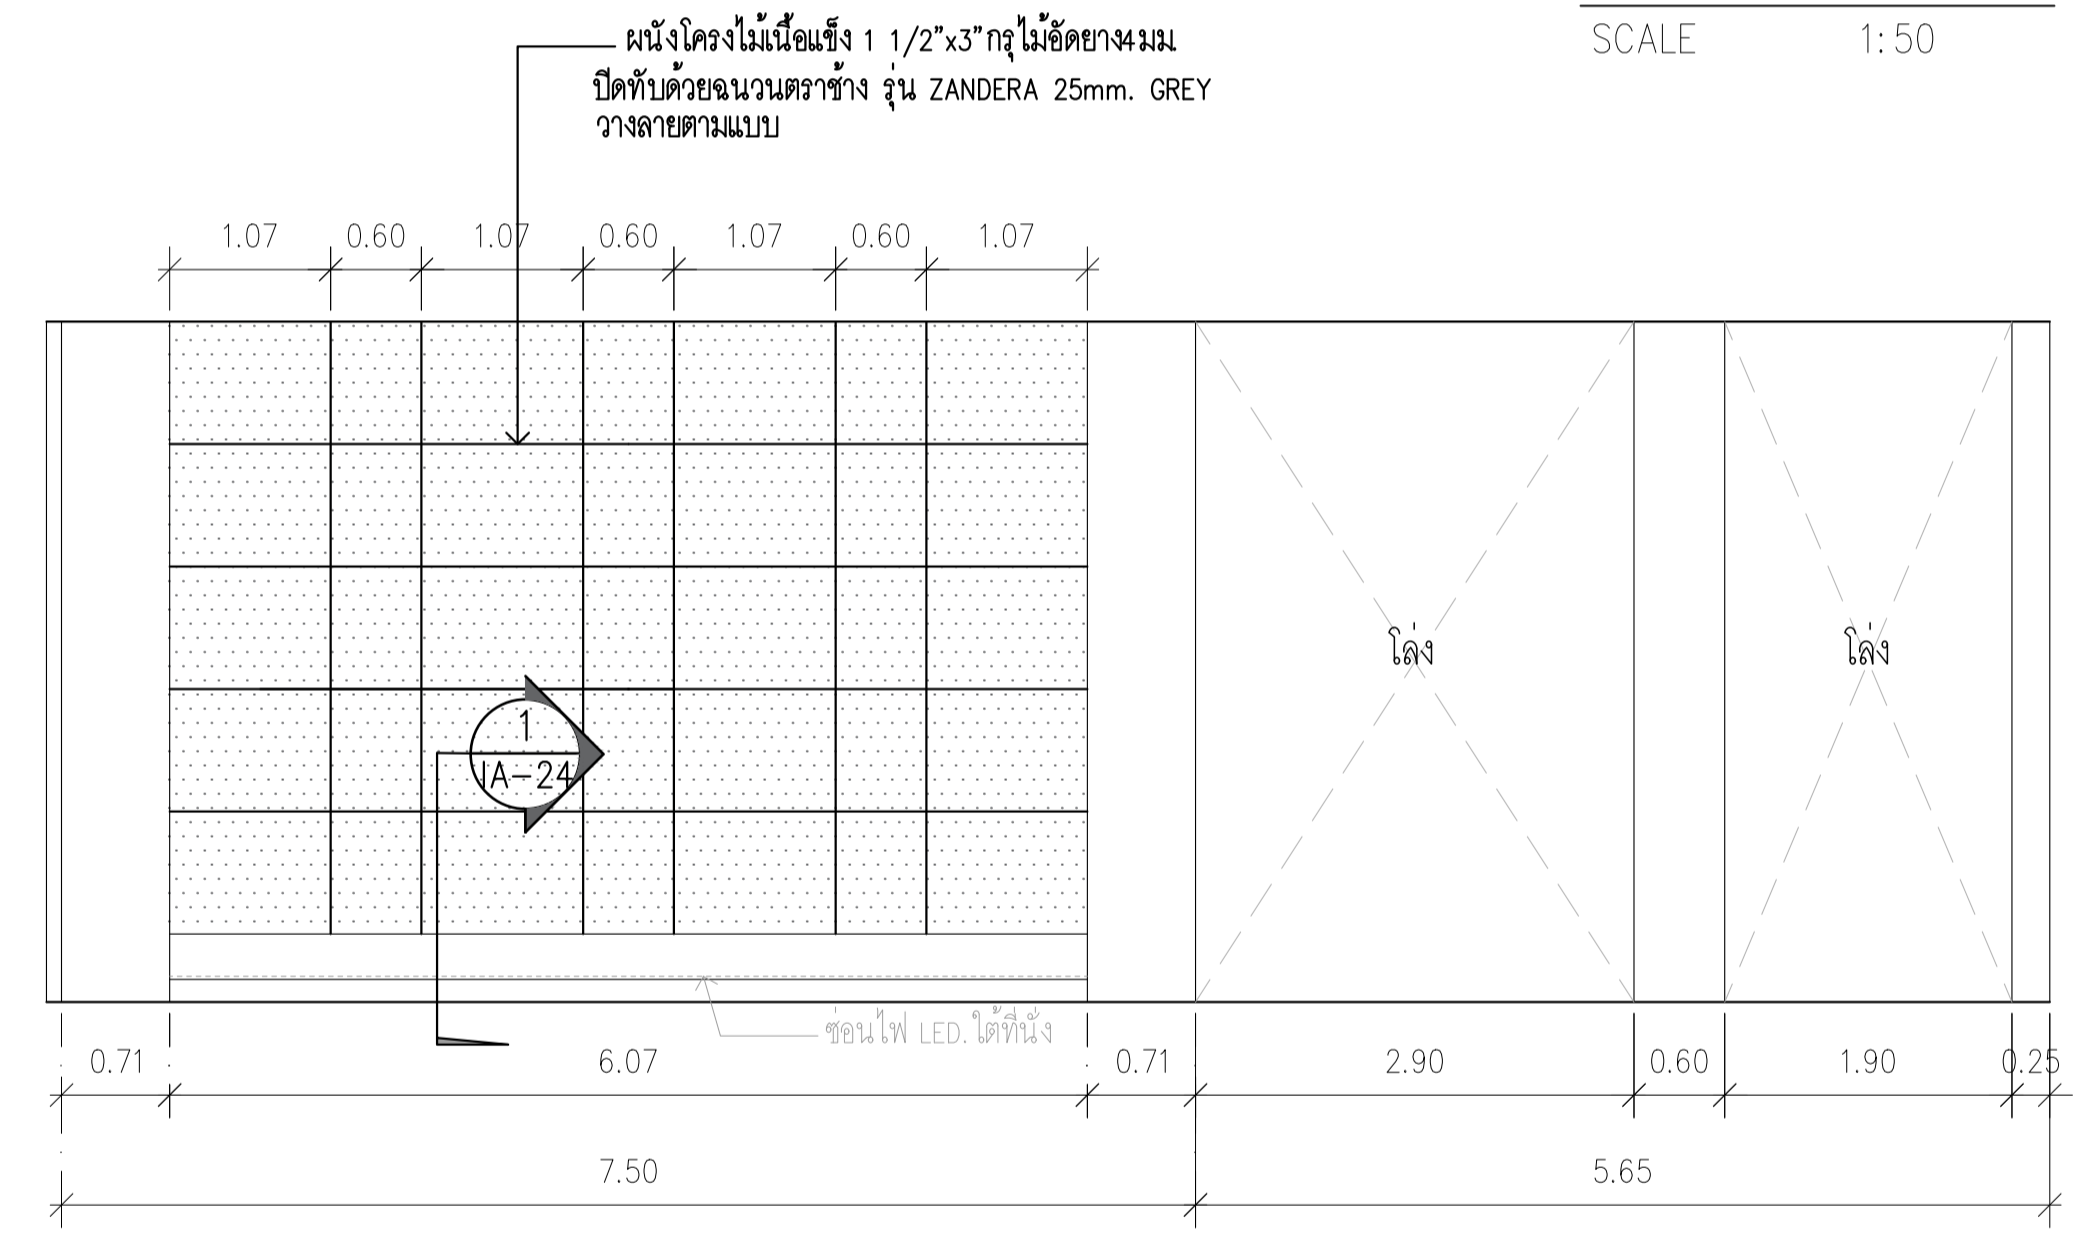

ELEVATION 2  
SCALE 1:50

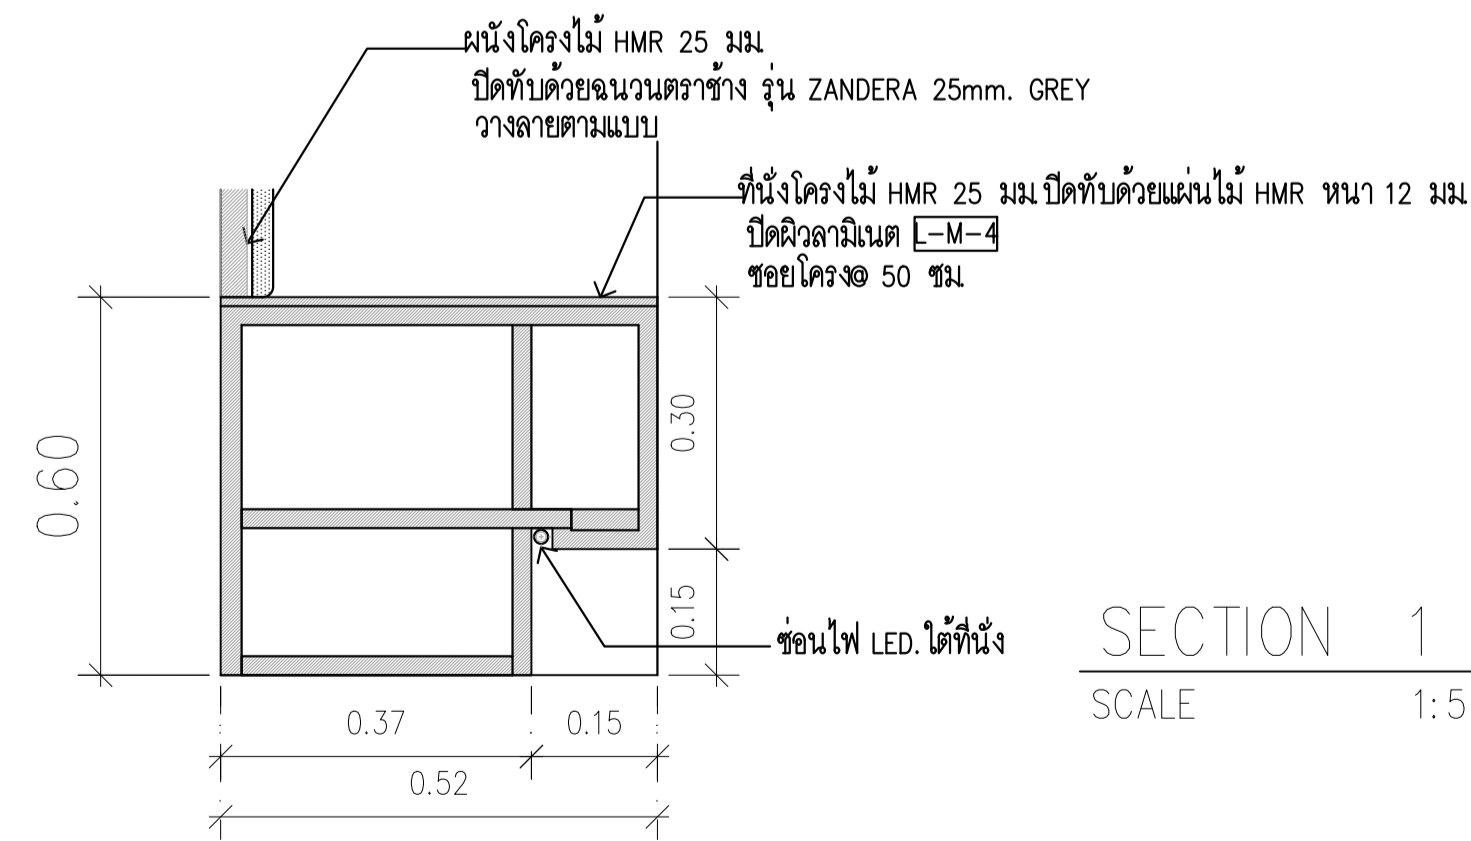

SECTION 1  
SCALE 1:5

	PROJECT: อาคารพัฒนาทรัพยากรมนุษย์ เพื่อสร้างครูยุคอาเซียน LOCATION: เลขที่ 114 ซอยสุขุมวิท 23 ถนนสุขุมวิท แขวงคลองจั่นเหนือ เขตวัฒนา กรุงเทพมหานคร 10110 OWNER: มหาวิทยาลัยศรีนครินทรวิโรฒ		สถาปนิก : นวชา โพธิ์วัฒน์ วิชาชีพ 2503.361 ภาณุวัฒน์ สินธุวิชต์ สด.2456	สถาปนิก : ภรพรพงษ์ วงษ์แข็ง ภส.26284 วุฒินงค์ คำสน ภส.26324	วิศวกรโครงสร้าง : สิทธิโชค ศิริวัฒน์ สย.6090 อติชัย โล่ห์วิชิตต์ สย.9850	วิศวกรตรวจสอบรายการคำนวณ : บดินทร์ พิทักษ์วงศ์ อย.2129 กิตติศักดิ์	วิศวกรไฟฟ้า : เอกสิทธิ์ รักษาผลกุลชัยสิทธิ์ สท.4065 พลภัทร พชรคุณานุภาพ สท.4494	วิศวกรเครื่องกล : วรวิทย์ สมันตยาภรณ์กุล สท.3355 พลภัทร พชรคุณานุภาพ สท.4494	วิศวกรสิ่งแวดล้อม : วรวิทย์ สมันตยาภรณ์กุล สท.186	DRAWING TITLE: ELEVATION 1-2 CLASSROOM L	DWG NO: IA-24   DATE: 24/04/2566 SCALE: 1:50
	PROJECT: อาคารพัฒนาทรัพยากรมนุษย์ เพื่อสร้างครูยุคอาเซียน LOCATION: เลขที่ 114 ซอยสุขุมวิท 23 ถนนสุขุมวิท แขวงคลองจั่นเหนือ เขตวัฒนา กรุงเทพมหานคร 10110 OWNER: มหาวิทยาลัยศรีนครินทรวิโรฒ		สถาปนิก : นวชา โพธิ์วัฒน์ วิชาชีพ 2503.361 ภาณุวัฒน์ สินธุวิชต์ สด.2456	สถาปนิก : ภรพรพงษ์ วงษ์แข็ง ภส.26284 วุฒินงค์ คำสน ภส.26324	วิศวกรโครงสร้าง : สิทธิโชค ศิริวัฒน์ สย.6090 อติชัย โล่ห์วิชิตต์ สย.9850	วิศวกรตรวจสอบรายการคำนวณ : บดินทร์ พิทักษ์วงศ์ อย.2129 กิตติศักดิ์	วิศวกรไฟฟ้า : เอกสิทธิ์ รักษาผลกุลชัยสิทธิ์ สท.4065 พลภัทร พชรคุณานุภาพ สท.4494	วิศวกรเครื่องกล : วรวิทย์ สมันตยาภรณ์กุล สท.3355 พลภัทร พชรคุณานุภาพ สท.4494	วิศวกรสิ่งแวดล้อม : วรวิทย์ สมันตยาภรณ์กุล สท.186	DRAWING TITLE: ELEVATION 1-2 CLASSROOM L	DWG NO: IA-24   DATE: 24/04/2566 SCALE: 1:50